



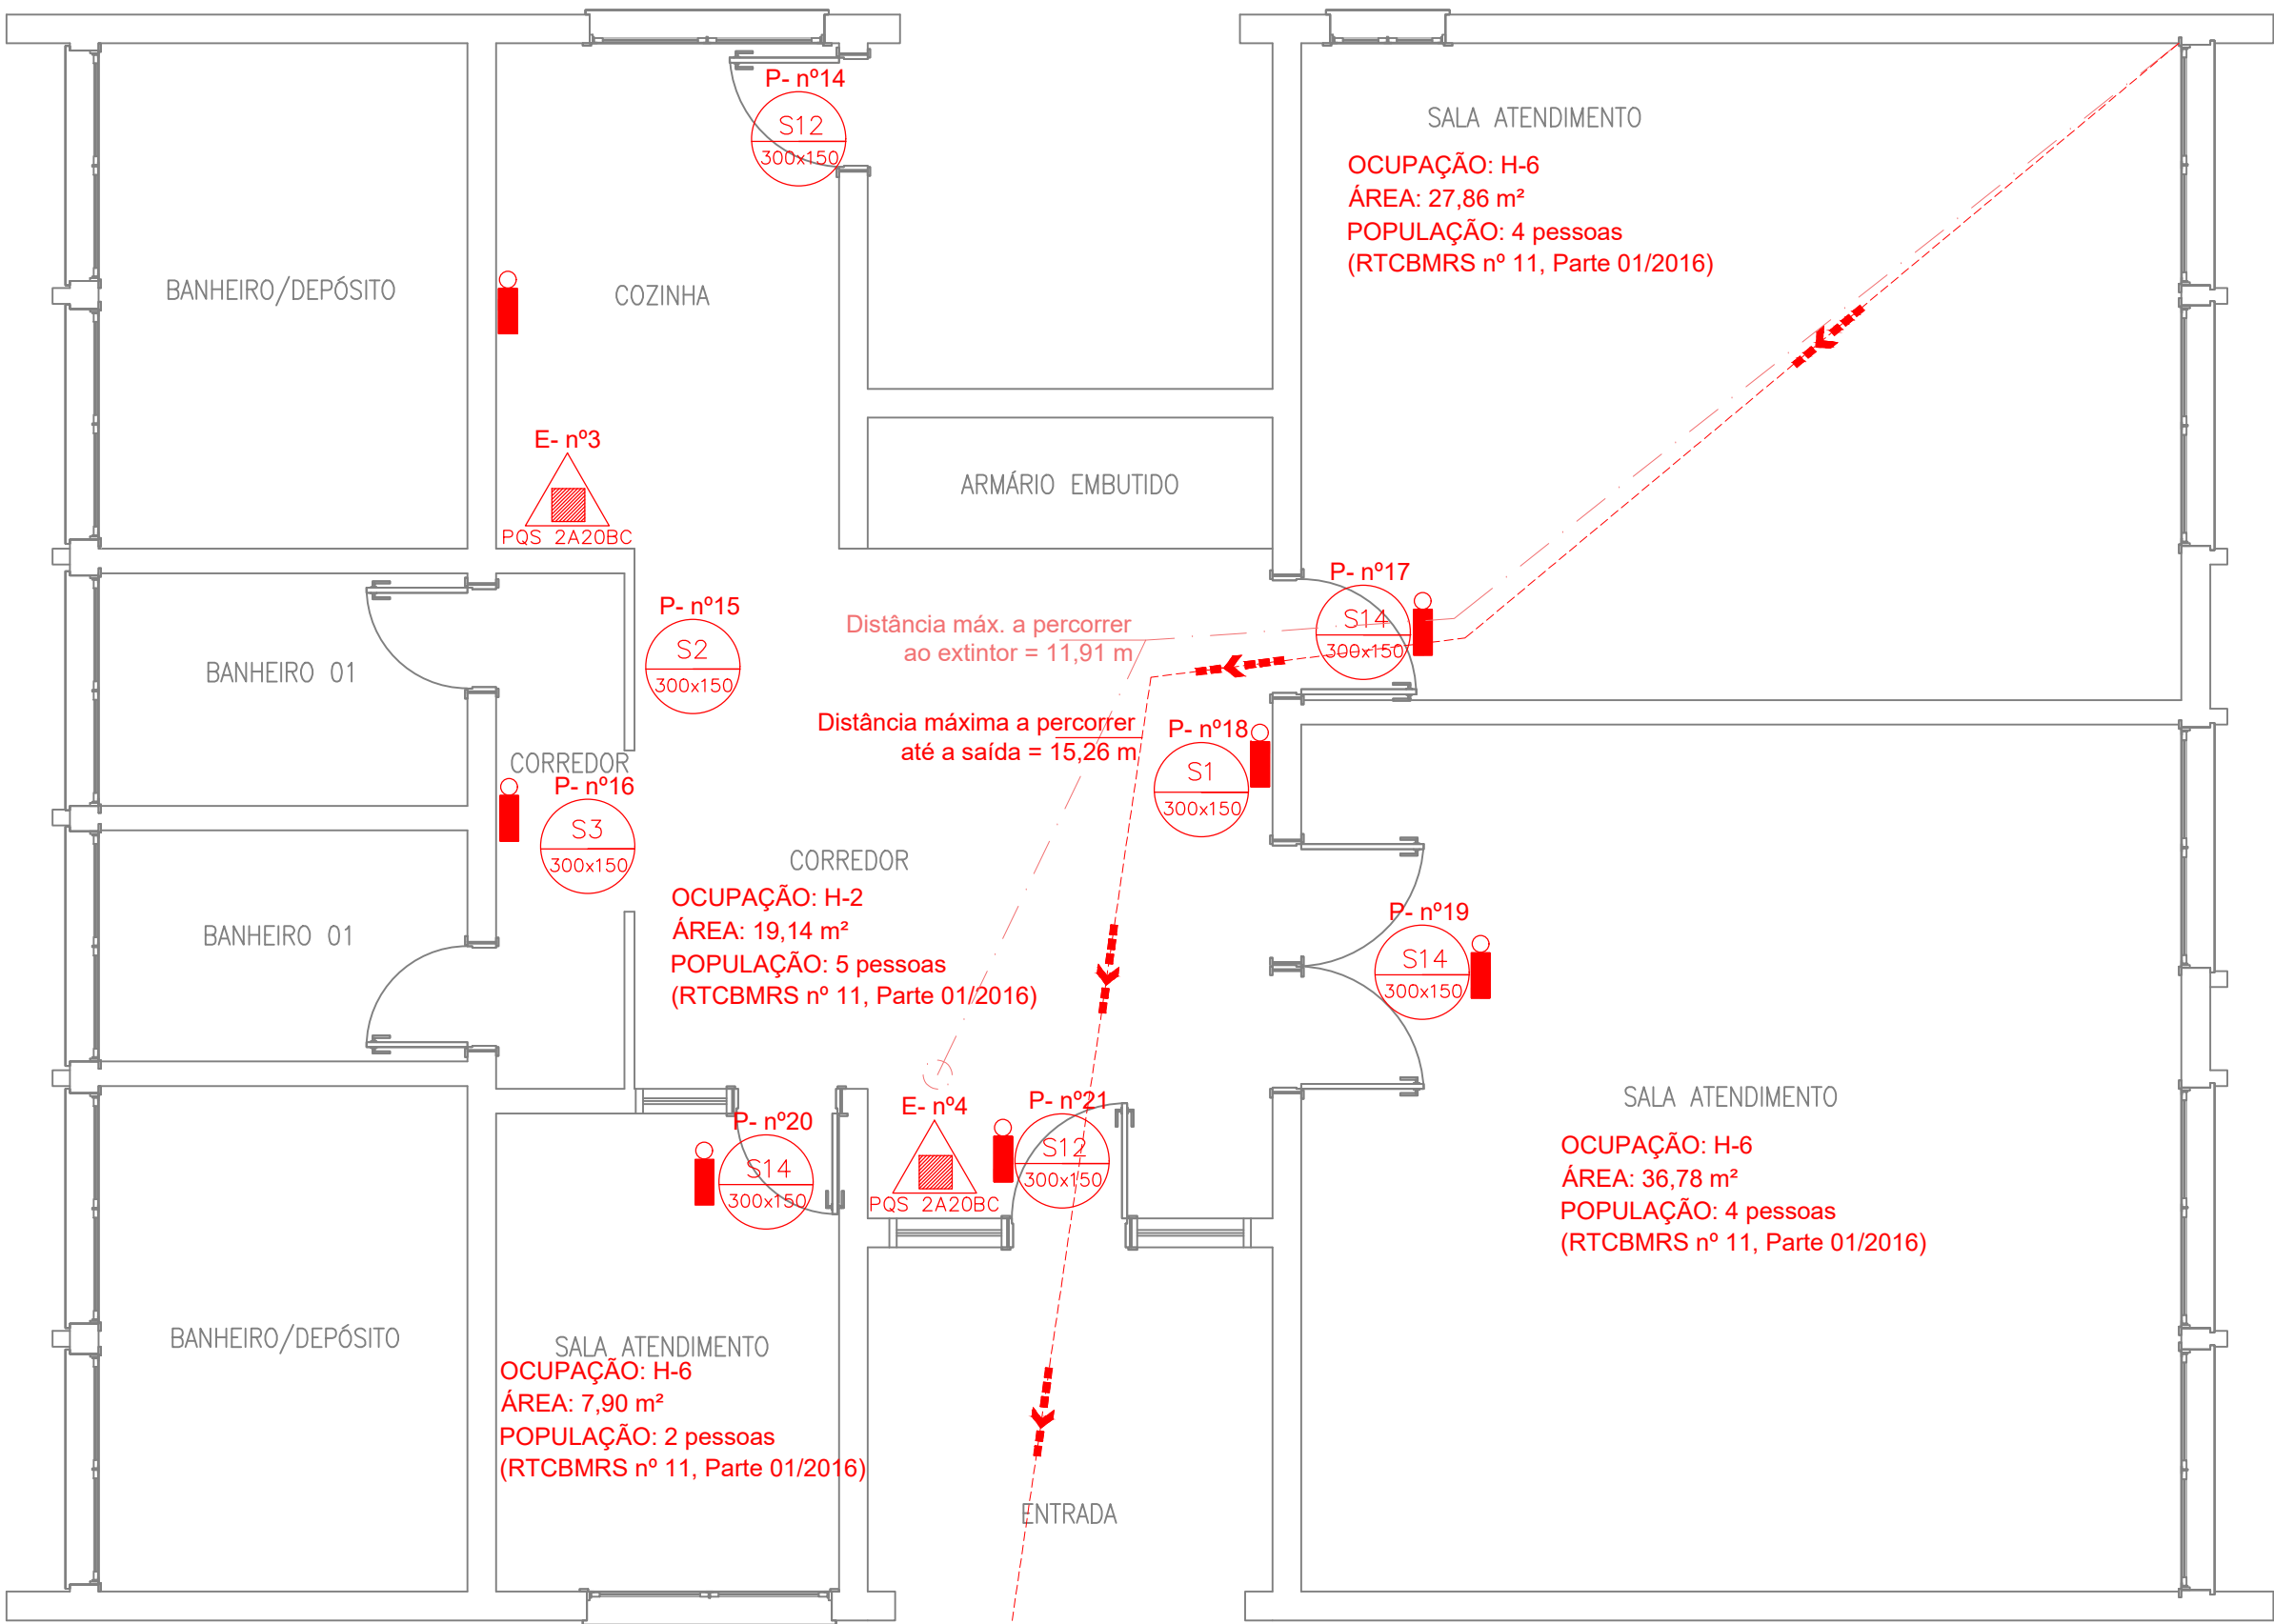

PLANTA BAIXA (PRÉDIO 02) Ocupação: H-2 e H-6
esc 1:50 Área total: 160,50 m²
População total: 15 pessoas
(RTCBMRS nº 11, Parte 01/2016)

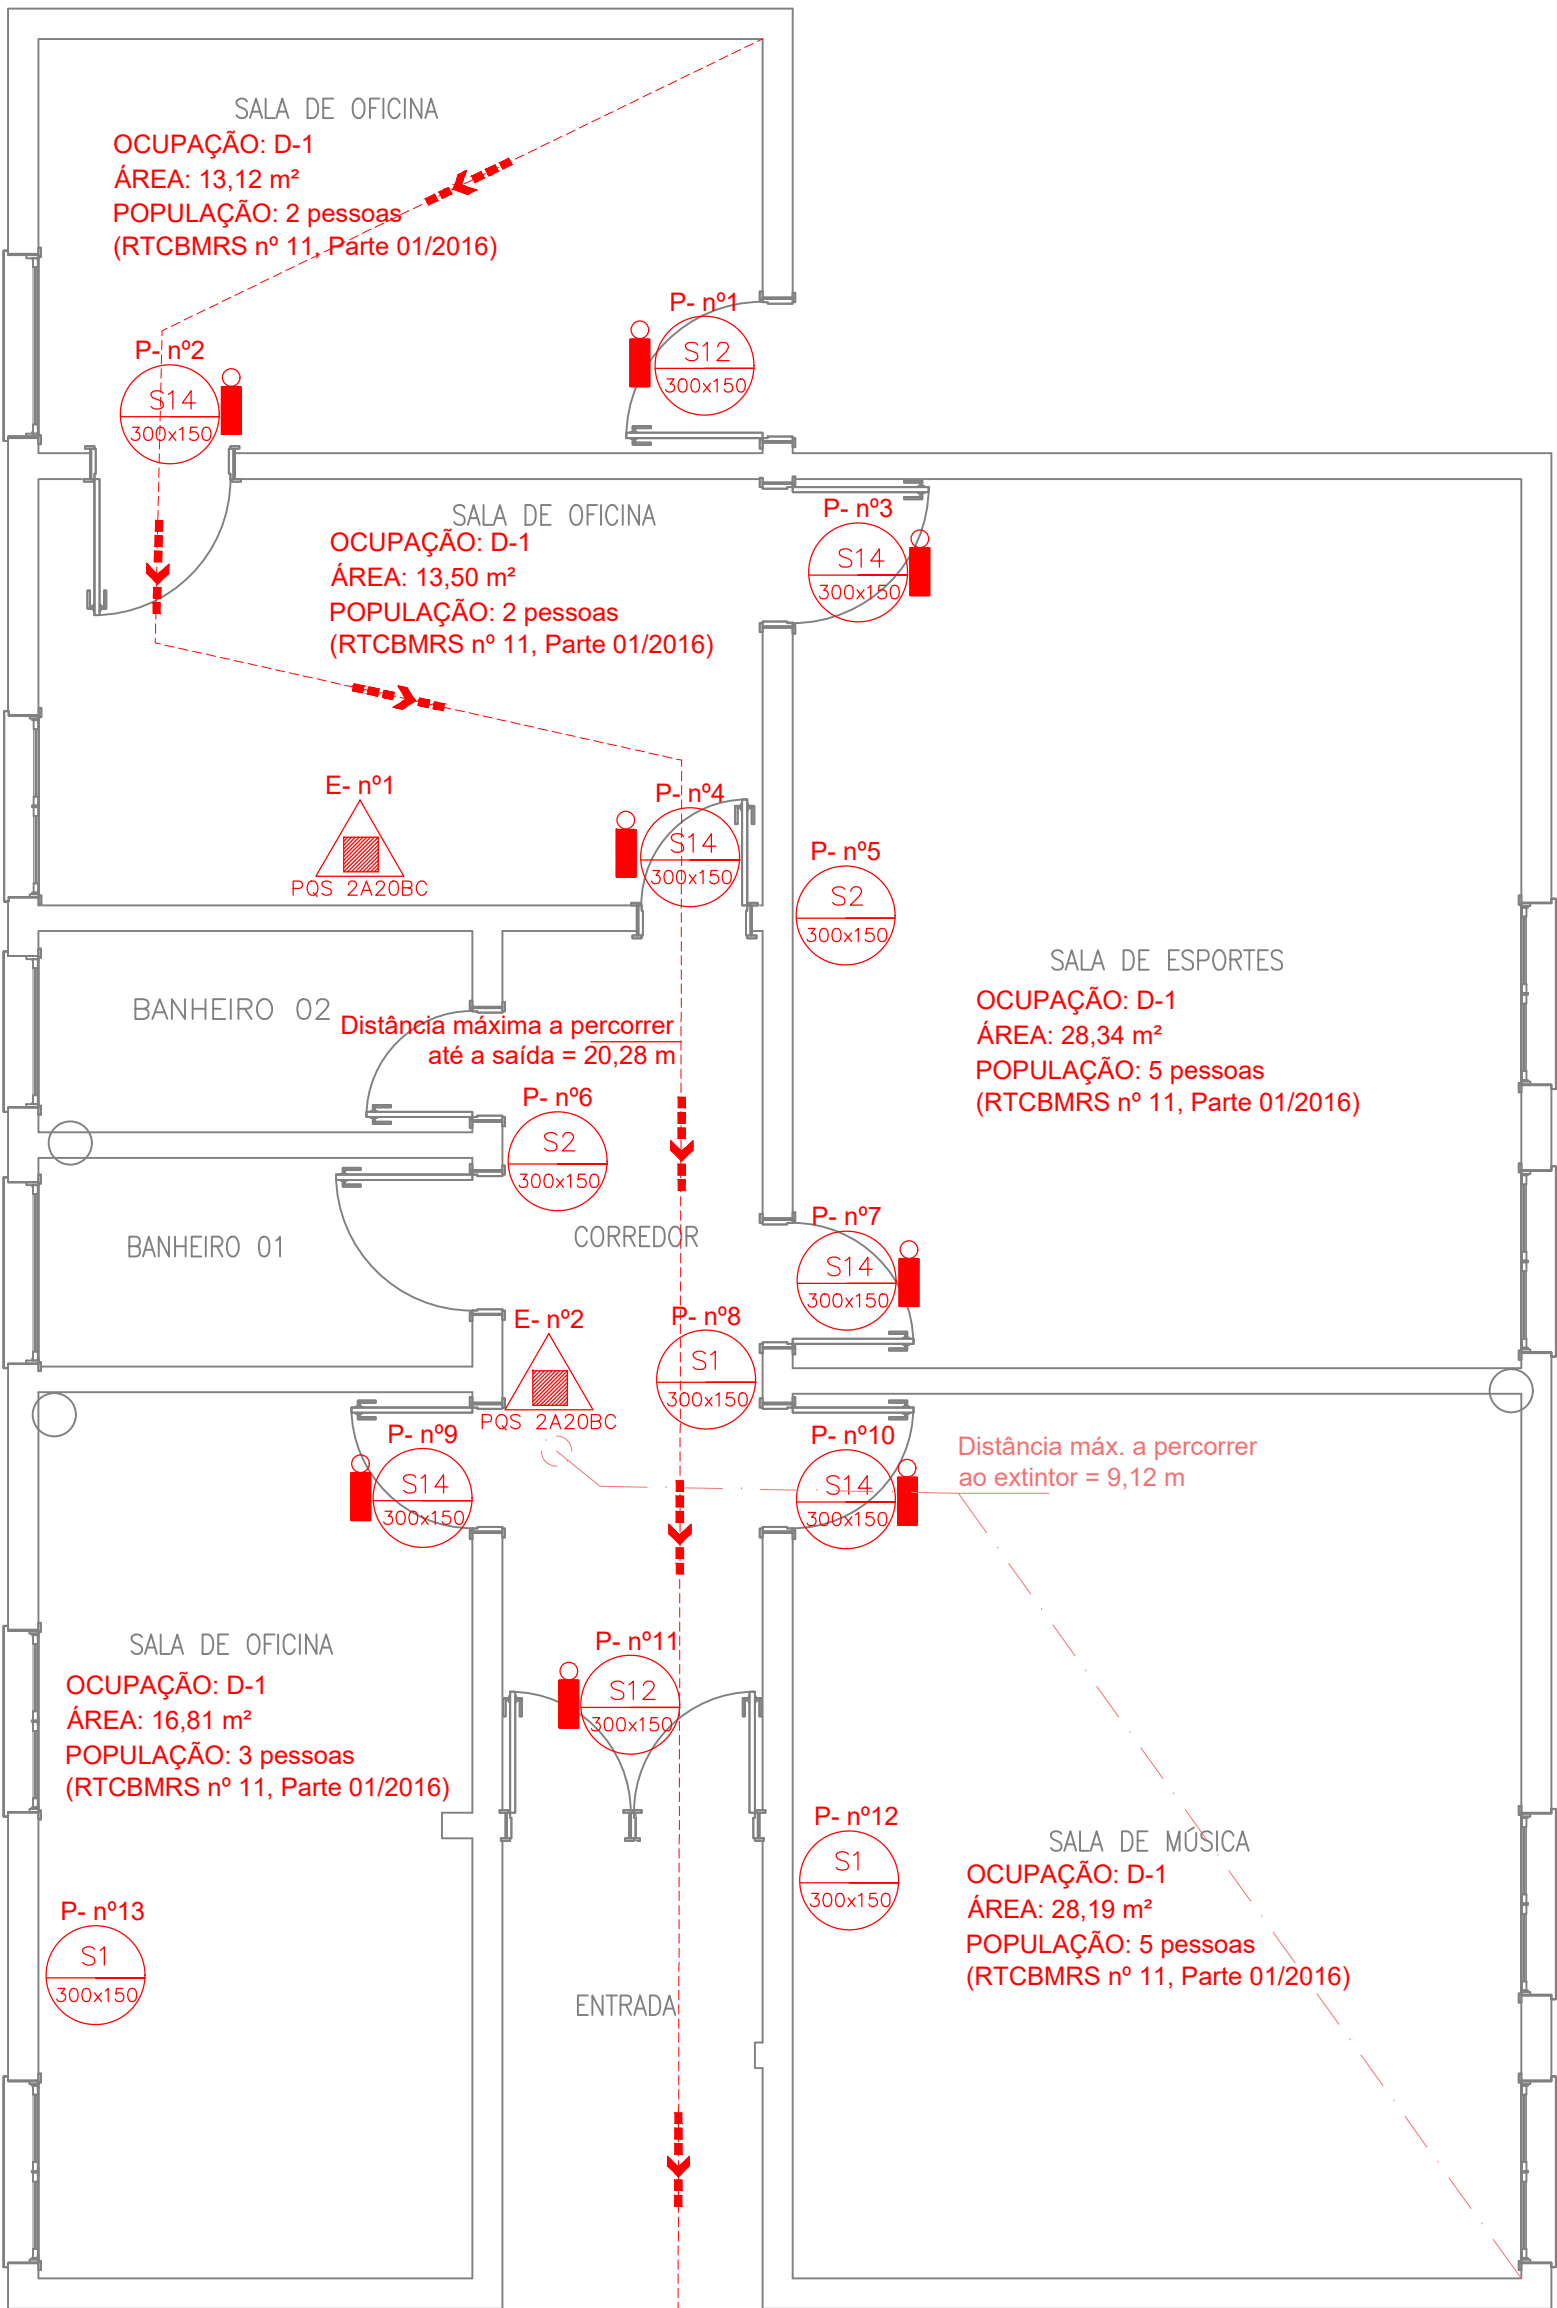

PLANTA BAIXA (PRÉDIO 01) Ocupação: D-1
esc 1:50 Área total: 126,30 m²
População total: 17 pessoas
(RTCBMRS nº 11, Parte 01/2016)


Lista de materiais	
4 Extintores com carga de 4kg do tipo ABC 15 luminárias de emergência	
	4 placas E5 - Extintor de Incêndio
	4 placas N2 - Extintor Pó ABC (2A20BC)
	4 placas P1 - Proibido Fumar
	4 placas S12 (30cmX15cm) - Saída de emergência principal
	9 placas S14 (30cmX15cm) - Saída de emergência intermediária
	1 placas S3 (30cmX15cm) - em frente
	3 placas S2 (30cmX15cm) - esquerda
	4 placas S1 (30cmX15cm) - direita

LEGENDA

	EXTINTOR PORTÁTIL DE PÓ QUÍMICO SECO TIPO BC		BARRA ANTIFRANCO
	EXTINTOR PORTÁTIL DE PÓ QUÍMICO SECO TIPO ABC		PONTO DE SISTEMA DE HIDRANTE SIMPLES
	EXTINTOR PORTÁTIL DE GAS CARBÔNICO		RESERVA TÉCNICA DE INCÊNDIO
	PLACA INDICATIVA DO SENTIDO DA SAÍDA DE EMERGÊNCIA (Direita)		REGISTRO DE RECALQUE (PASSO) SIMPLES S/ VÁLVULA DE RETENÇÃO DO SISTEMA DE HIDRANTES
	PLACA INDICATIVA DO SENTIDO DA SAÍDA DE EMERGÊNCIA (Esquerda)		ACIONADOR MANUAL DO SISTEMA DE DETECÇÃO E ALARME DE INCÊNDIO
	PLACA INDICATIVA DO SENTIDO DA SAÍDA DE EMERGÊNCIA (Para Frente)		AVISADOR SONORO TIPO SIRENE DO SISTEMA DE DETECÇÃO E ALARME DE INCÊNDIO
	PLACA INDICATIVA DO SENTIDO DA ESCADA DE EMERGÊNCIA (Descer à esquerda)		CENTRAL DE ALARME DE INCÊNDIO
	PLACA INDICATIVA DO SENTIDO DA ESCADA DE EMERGÊNCIA (Descer à direita)		PORTA CORTA-FUMO COM 60 ou 90 MINUTOS DE RESISTÊNCIA AO FOGO
	PLACA INDICATIVA DO SENTIDO DA ESCADA DE EMERGÊNCIA (Subir à esquerda)		DISTÂNCIA MÁXIMA A PERCORRER ATÉ A SAÍDA
	PLACA INDICATIVA DO SENTIDO DA ESCADA DE EMERGÊNCIA (Subir à direita)		PAREDE RESISTENTE AO FOGO - TEMPO REQUERIDO DE RESISTÊNCIA AO FOGO (TRRF)
	PLACA INDICATIVA DA SAÍDA DE EMERGÊNCIA		LUMINÁRIA DE EMERGÊNCIA
	PLACA INDICATIVA DA SAÍDA DE EMERGÊNCIA INTERMEDIÁRIA		ACESSO DE VATURAS
	PLACA INDICATIVA DO NÚMERO DO PAVIMENTO		

SOBRE CORRIMÕES E GUARDA-CORPOS:

- Os corredores, passagens, vestíbulos, balcões, terraços, varandas, patamares, escadas e rampas das saídas de emergência deverão ser protegidos em ambos os lados por paredes ou guarda-corpos contínuos, sempre que houver qualquer desnível maior de 0,55 m.
- A altura das guardas, medida internamente, deverá ser, no mínimo, de 1,05 m ao longo dos patamares, escadas, corredores, mezaninos e outros, podendo ser reduzida para até 0,92 m nas escadas internas, quando medida verticalmente do topo da guarda a uma linha que una as pontas dos báculos ou quinas dos degraus.
- A altura das guardas em escadas externas, de seus patamares, de balcões e assestelhados, deverá ser de, no mínimo, 1,30 m, medidos conforme especificado no item 2.
- Os corrimãos deverão ser adotados em ambos os lados das escadas ou rampas, devendo estar situados entre 0,80 m e 0,92 m acima do nível do piso, sendo que, em escadas essa medida será tomada verticalmente, da forma especificada no item 2.
- Os corrimãos deverão ser projetados de forma a poderem ser agarrados com facilidade e confortavelmente, permitindo um contínuo deslocamento da mão ao longo de toda a sua extensão, sem encontrar quaisquer obstruções, arestas ou soluções de continuidade. No caso de seção circular, seu diâmetro varia entre 38 mm e 65 mm.
- Os corrimãos deverão estar afastados 40 mm, no mínimo, das paredes ou guardas às quais forem fixados e terão largura máxima de 65 mm.

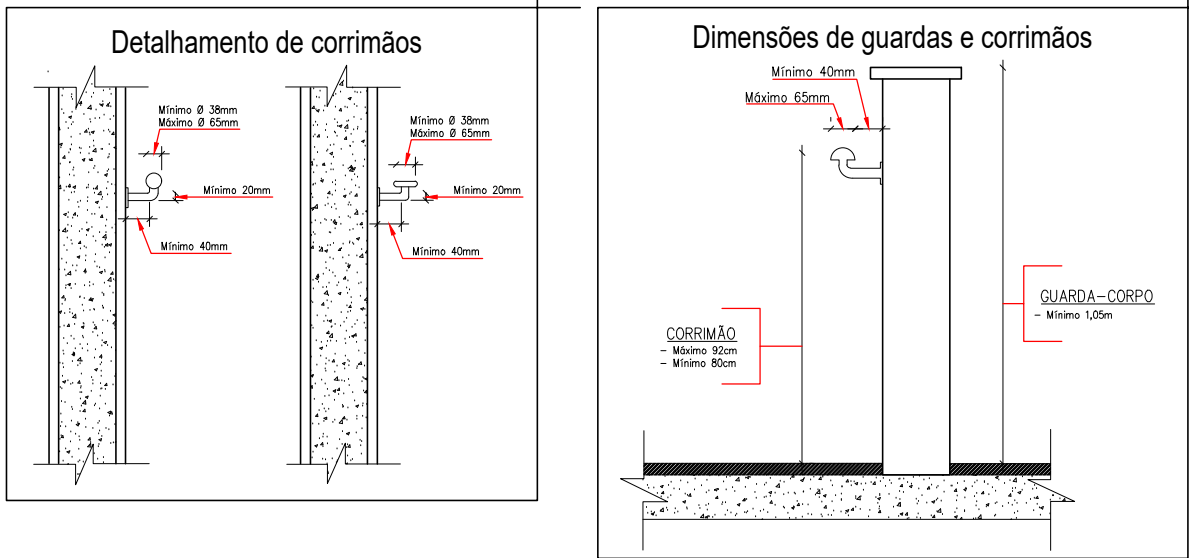

OBS.: As ocupações são determinadas de acordo com as atividades realizadas em cada ambiente.

Ocupação principal:
H-2 (CNAE 8800-6/00 - Serviços de assistência social sem alojamento)
Ocupações adicionais:
D-1 (CNAE 9430-8/00 - Atividades de associações de defesa de direitos sociais)



PREFEITURA MUNICIPAL DE RIO PARDO

SECRETARIA MUNICIPAL DE OBRAS E SANEAMENTO

CRAS Rio Pardo - Rua Zero Hora - Jardim Boa Vista - Rio Pardo

Documento assinado digitalmente
LEONARDO AZEVEDO MASSULO
Data: 24/07/2025 15:55:39-0300
Verifique em <https://validar.it.gov.br>

Proprietário: Município de Rio Pardo
Resp. Técnico: Leonardo Azevedo Massulo
Projeto: Engenheiro Civil - CREA RS 229.280

Conteúdo: Plano Simplificado de Prevenção e Proteção Contra Incêndio (PsPCI)
Planta Baixa_Prédio 1 e 2

Lote: 027
Quadra: 189
Área: 286,80m²
Escala: 1/50
Data: Julho / 2025

Prancha:
01/01

PREFEITURA MUNICIPAL DE RIO PARDO	
SEC. OBRAS E SERVIÇOS URBANOS	
APROVADO	
PROC. Nº 7-474/25	DATA 16/05/25
ÁREA 286,80m ²	Q-189 L-027
ASS. CLAUDINEI T. ROCHA Eng. Civil - CREA 60.346	



PREFEITURA MUNICIPAL DE RIO PARDO
SECRETARIA MUNICIPAL DE OBRAS E SANEAMENTO

CRAS Rio Pardo - Rua Zero Hora - Jardim Boa Vista - Rio Pardo

Proprietário:

Município de Rio Pardo
Rogério Luiz Monteiro
Prefeito

Resp. Técnico
Projeto:

Leonardo Azevedo Massulo
Engenheiro Civil - CREA RS 229.280

Documento assinado digitalmente



LEONARDO AZEVEDO MASSULO

Data: 24/07/2025 15:55:39-0300

Verifique em <https://validar.itd.gov.br>

Conteúdo:

Plano Simplificado de Prevenção e Proteção Contra Incêndio (PsPCI)
Planta Baixa_Prédio 1 e 2

Prancha:

01/01

Lote:

027

Quadra:

189

Área:

286,80m²

Escala:

1/50

Data:

Julho / 2025