


Setor de intervenção 2 -
Sanitários e Rampa externa

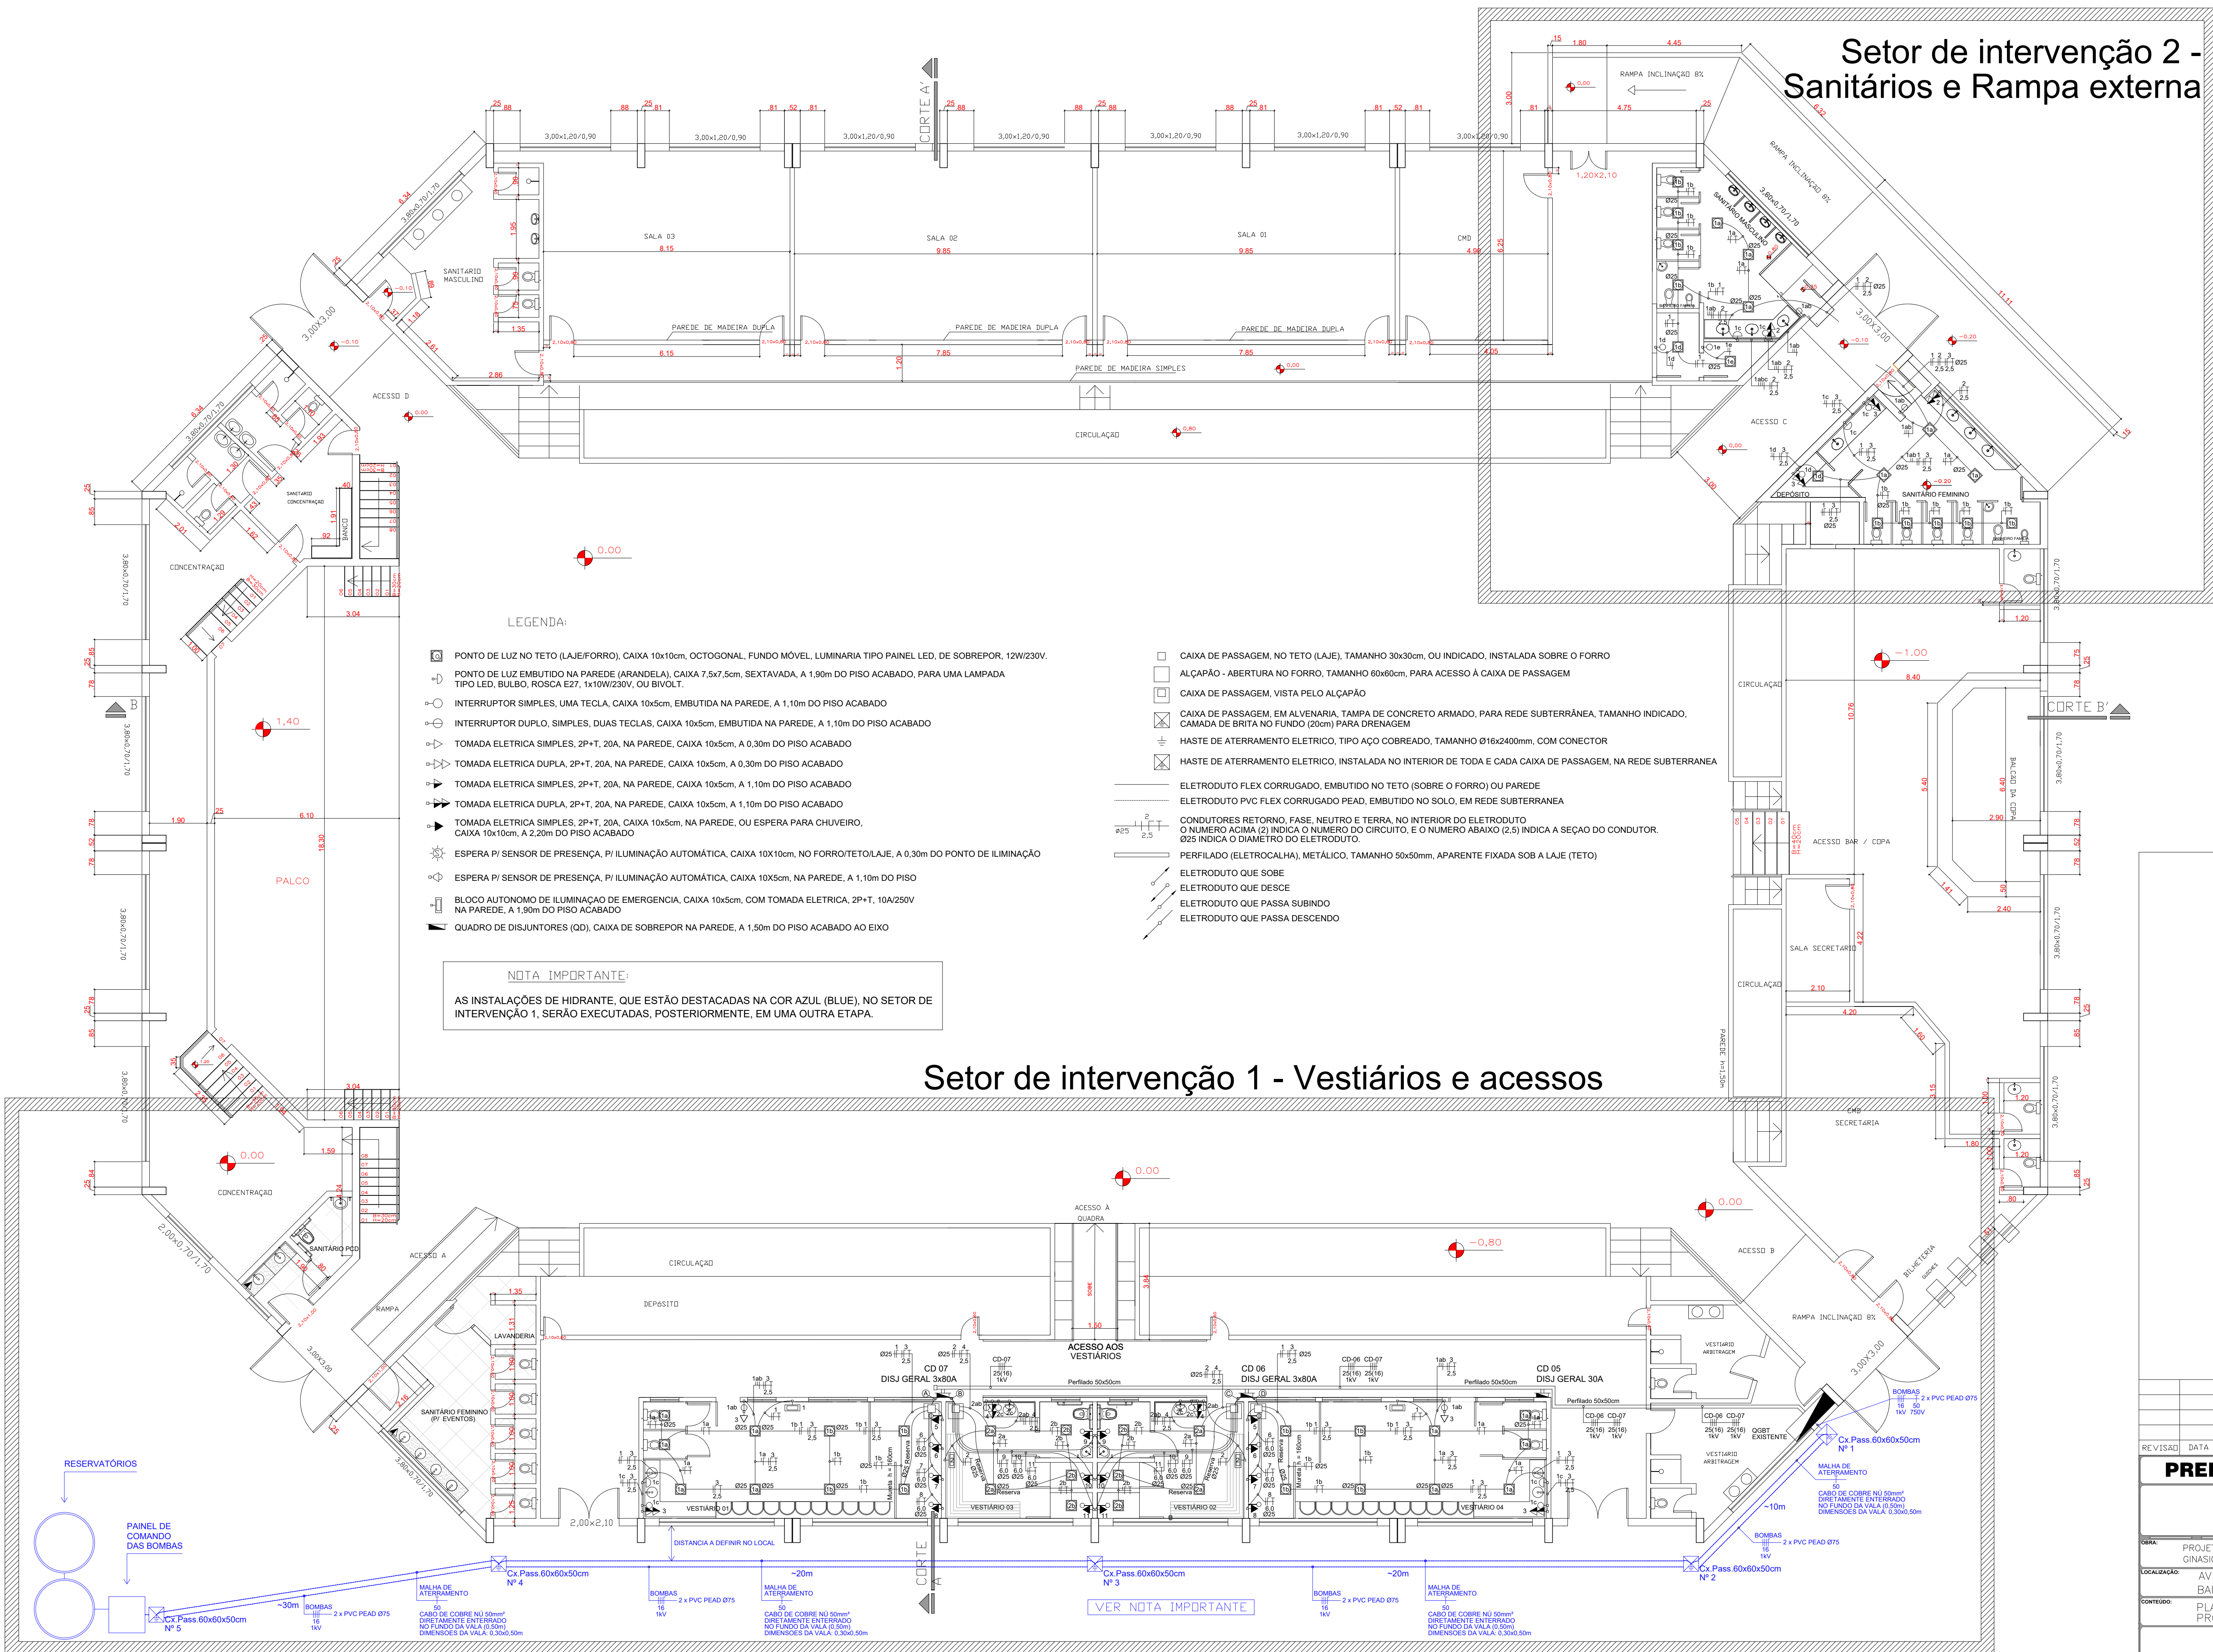

TUBULAÇÕES:

- A 1 3 5 6 7 8 PVC FLEX CORRUGADO 4xØ32
2.5 6.0 6.0 6.0 6.0
- B 2 4 9 10 11 PVC FLEX CORRUGADO 4xØ32
2.5 6.0 6.0 6.0 6.0
- C 2 4 9 10 11 PVC FLEX CORRUGADO 4xØ32
2.5 6.0 6.0 6.0 6.0
- D 1 3 5 6 7 8 PVC FLEX CORRUGADO 4xØ32
2.5 6.0 6.0 6.0 6.0

Setor de intervenção 1 - Vestiários e acessos

PLANTA BAIXA NÍVEL 4.0
ESCALA 1/100

REVISÃO	DATA	ALTERAÇÃO	RESPONSÁVEL
PREFEITURA MUNICIPAL DE GRAMADO			
ADMINISTRAÇÃO: NESTOR TISSOT e LUIA BARBACOVJ SECRETARIA DE GOVERNANÇA E DESENVOLVIMENTO INTEGRADO GERMÃO JUNGES			
OBRÁ:	PROJETO ELÉTRICO DE REFORMA DE VESTIÁRIOS E SANITÁRIOS GINÁSIO MUNICIPAL DE ESPORTES PERINÃO	ÁREA TOTAL DO PROJETO:	PRANCHAS:
LOCALIZAÇÃO:	AV. BORGES DE MEDEIROS, 3940 BAIRRO CENTRO	GRAMADO - RS	EL-01
CONTEÚDO:	PLANTA BAIXA NÍVEL 4.0 – REFORMA ELÉTRICA PROJETO DE INSTALAÇÕES ELÉTRICAS	ARQUIVO:	L:\Projetos\Gramado\Unidade Francisco Perinão\Centro Municipal Esportes (casas)\Reforma_0203\Reforma_Elétrica
PROJETO:	Eng. Paulo Borges da Costa - CREA RS66186	OBSERVAÇÕES:	ESCALA:
PROPRIETÁRIO:	Prefeitura Municipal de Gramado	INDICADA	DATA:
		DESENHO:	NOVEMBRO/2023
			PAULOCOSTA