




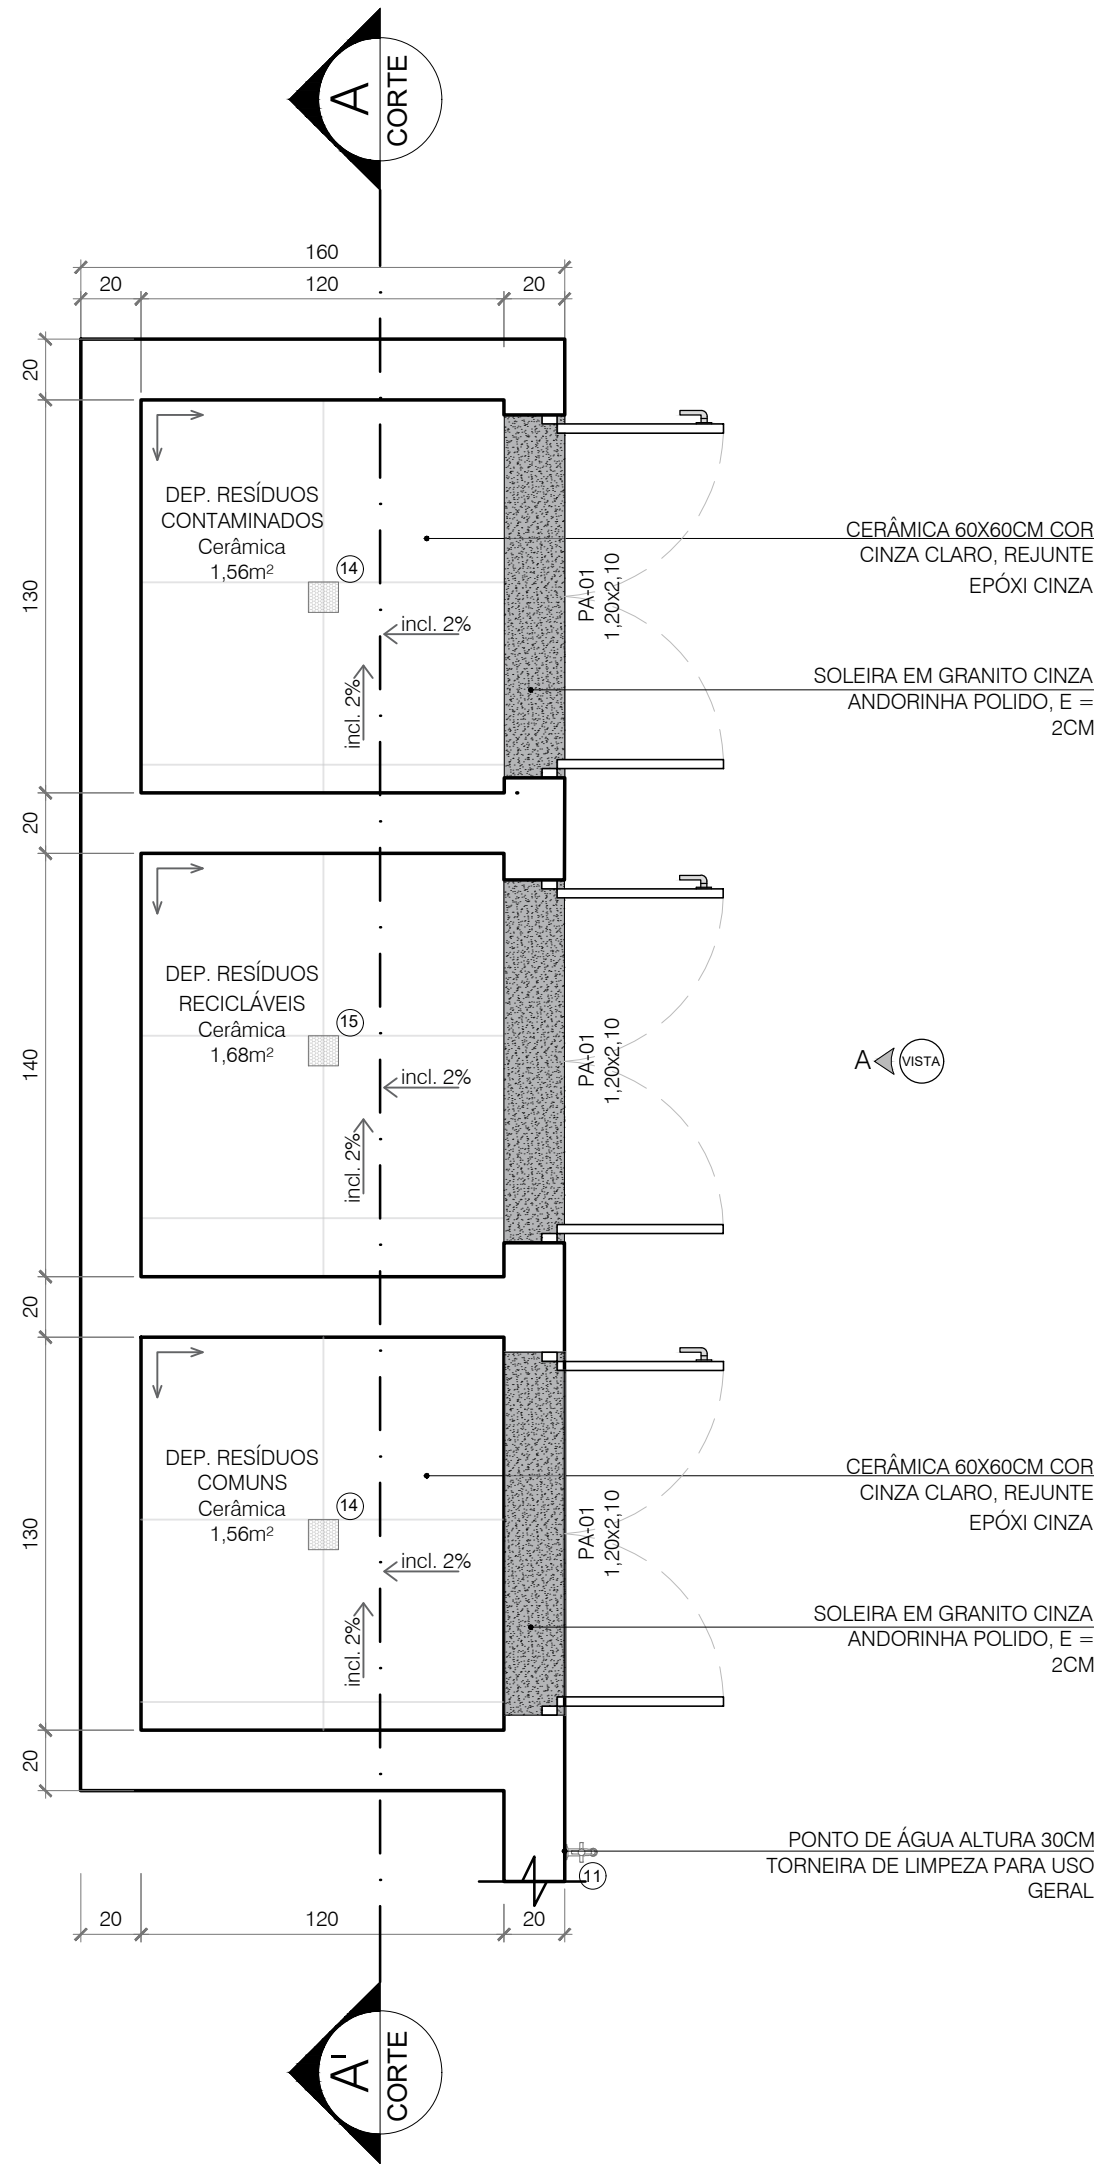

1 PLANTA BAIXA RESÍDUOS
Esc.: 1/25

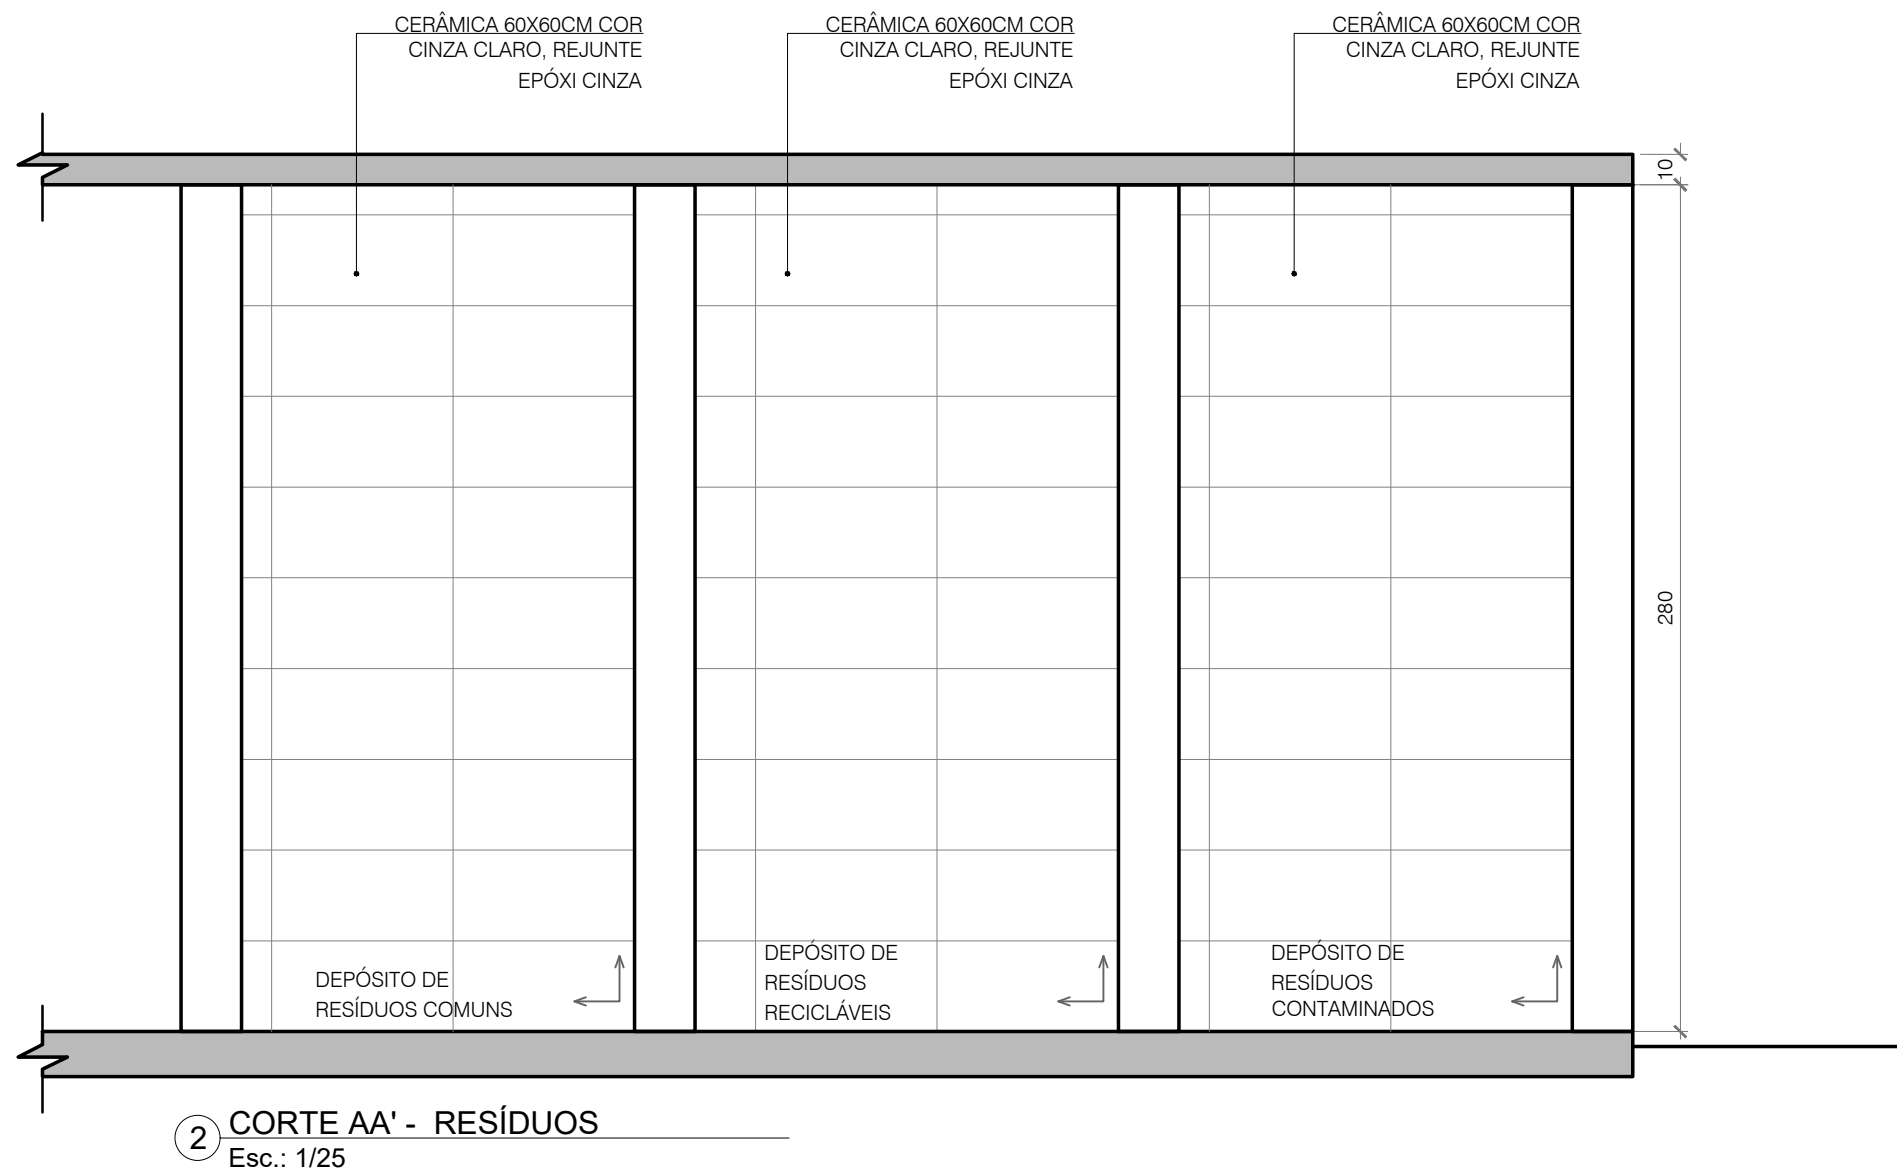

2 CORTE AA' - RESÍDUOS
Esc.: 1/25

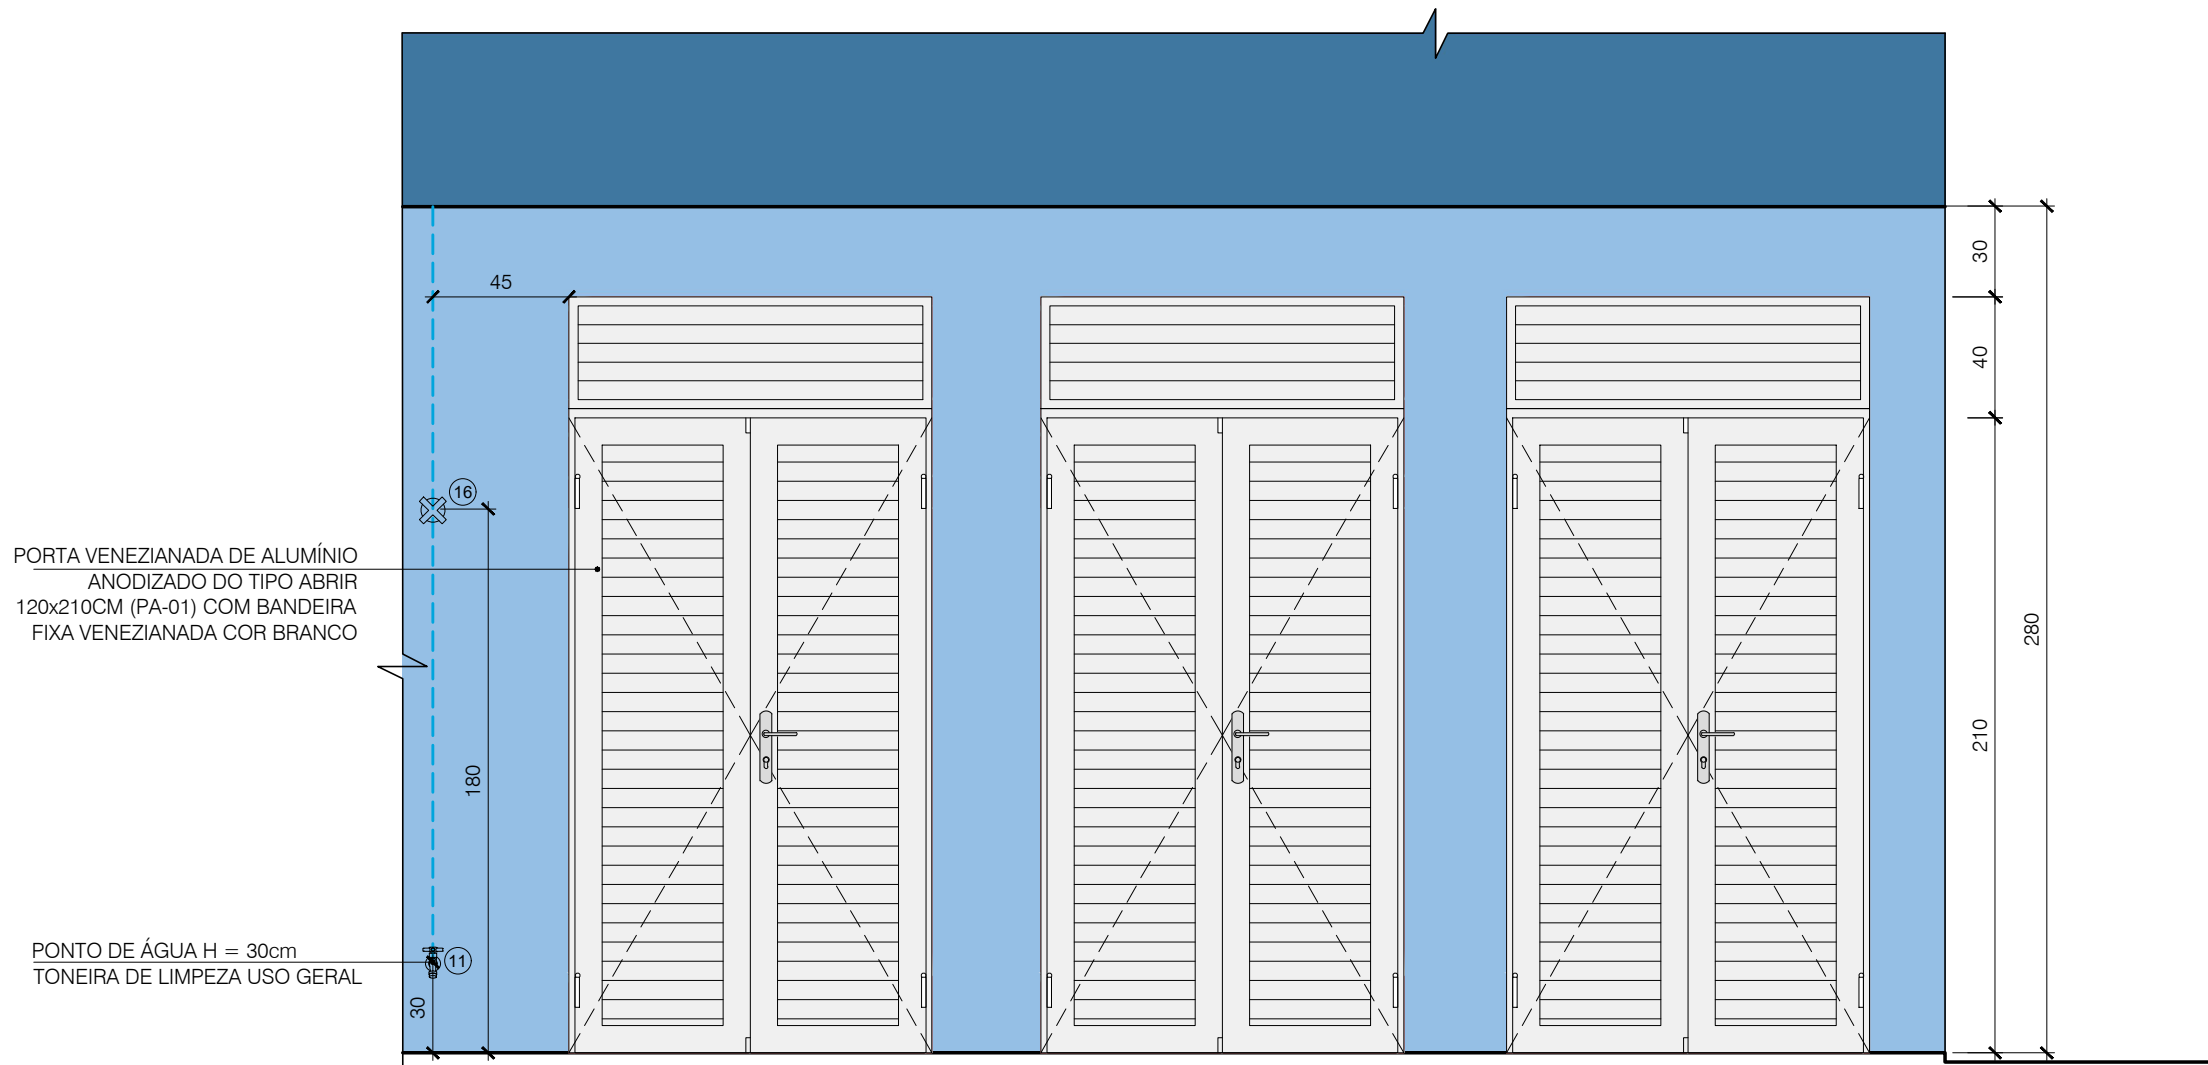

3 VISTA A - RESÍDUOS
Esc.: 1/25

LEGENDA DE LOUÇAS, METAIS E ACESSÓRIOS SANITÁRIOS	
11	TORNEIRA METÁLICA CROMADA PARA TANQUE / JARDIM, CANO LONGO, DE PAREDE, 1/2 " OU 3/4 "
14	RALO SECO EM PVC, QUADRADO, 100 X 100 X 53 mm, SAÍDA 40 MM, COM TAMPA GRELHA ESCAMOTEÁVEL INOX
15	RALO COM FECHO HÍDRICO E TAMPA METÁLICA ESCAMOTEADA
16	REGISTRO GAVETA COM ACABAMENTO E CANOPLA CROMADOS, SIMPLES, BITOLA 1"

PREFEITURA MUNICIPAL DE SÃO LEOPOLDO
SECRETARIA GERAL DE GOVERNO



LEONARDO HOFF SECRETÁRIO		HELIOMAR FRANCO PREFEITO			
OBRA: UBS VILA ELZA					
Endereço: Rua Ten. Carlos Lemos Bastos, 376 - Bairro Arroio da Manteiga - São Leopoldo/RS					
PROJETO			DIRETORIA DE EDIFICAÇÕES E PROJETOS		
SUZANE PÓRTO ARQUITETA - CAU A272371-9			CLADIR SCHNEIDER ENG. CIVIL - CREA/RS 82.909-D DIRETOR		
CONTEÚDO: DETALHAMENTO RESÍDUOS				PRANCHA:	
ÁREAS: 468,88m²		DATA: FEVEREIRO/2025 ESCALA: 1/25		DIMENSÕES DA PRANCHA: 695 x 420mm	
				A-11	

A-11