




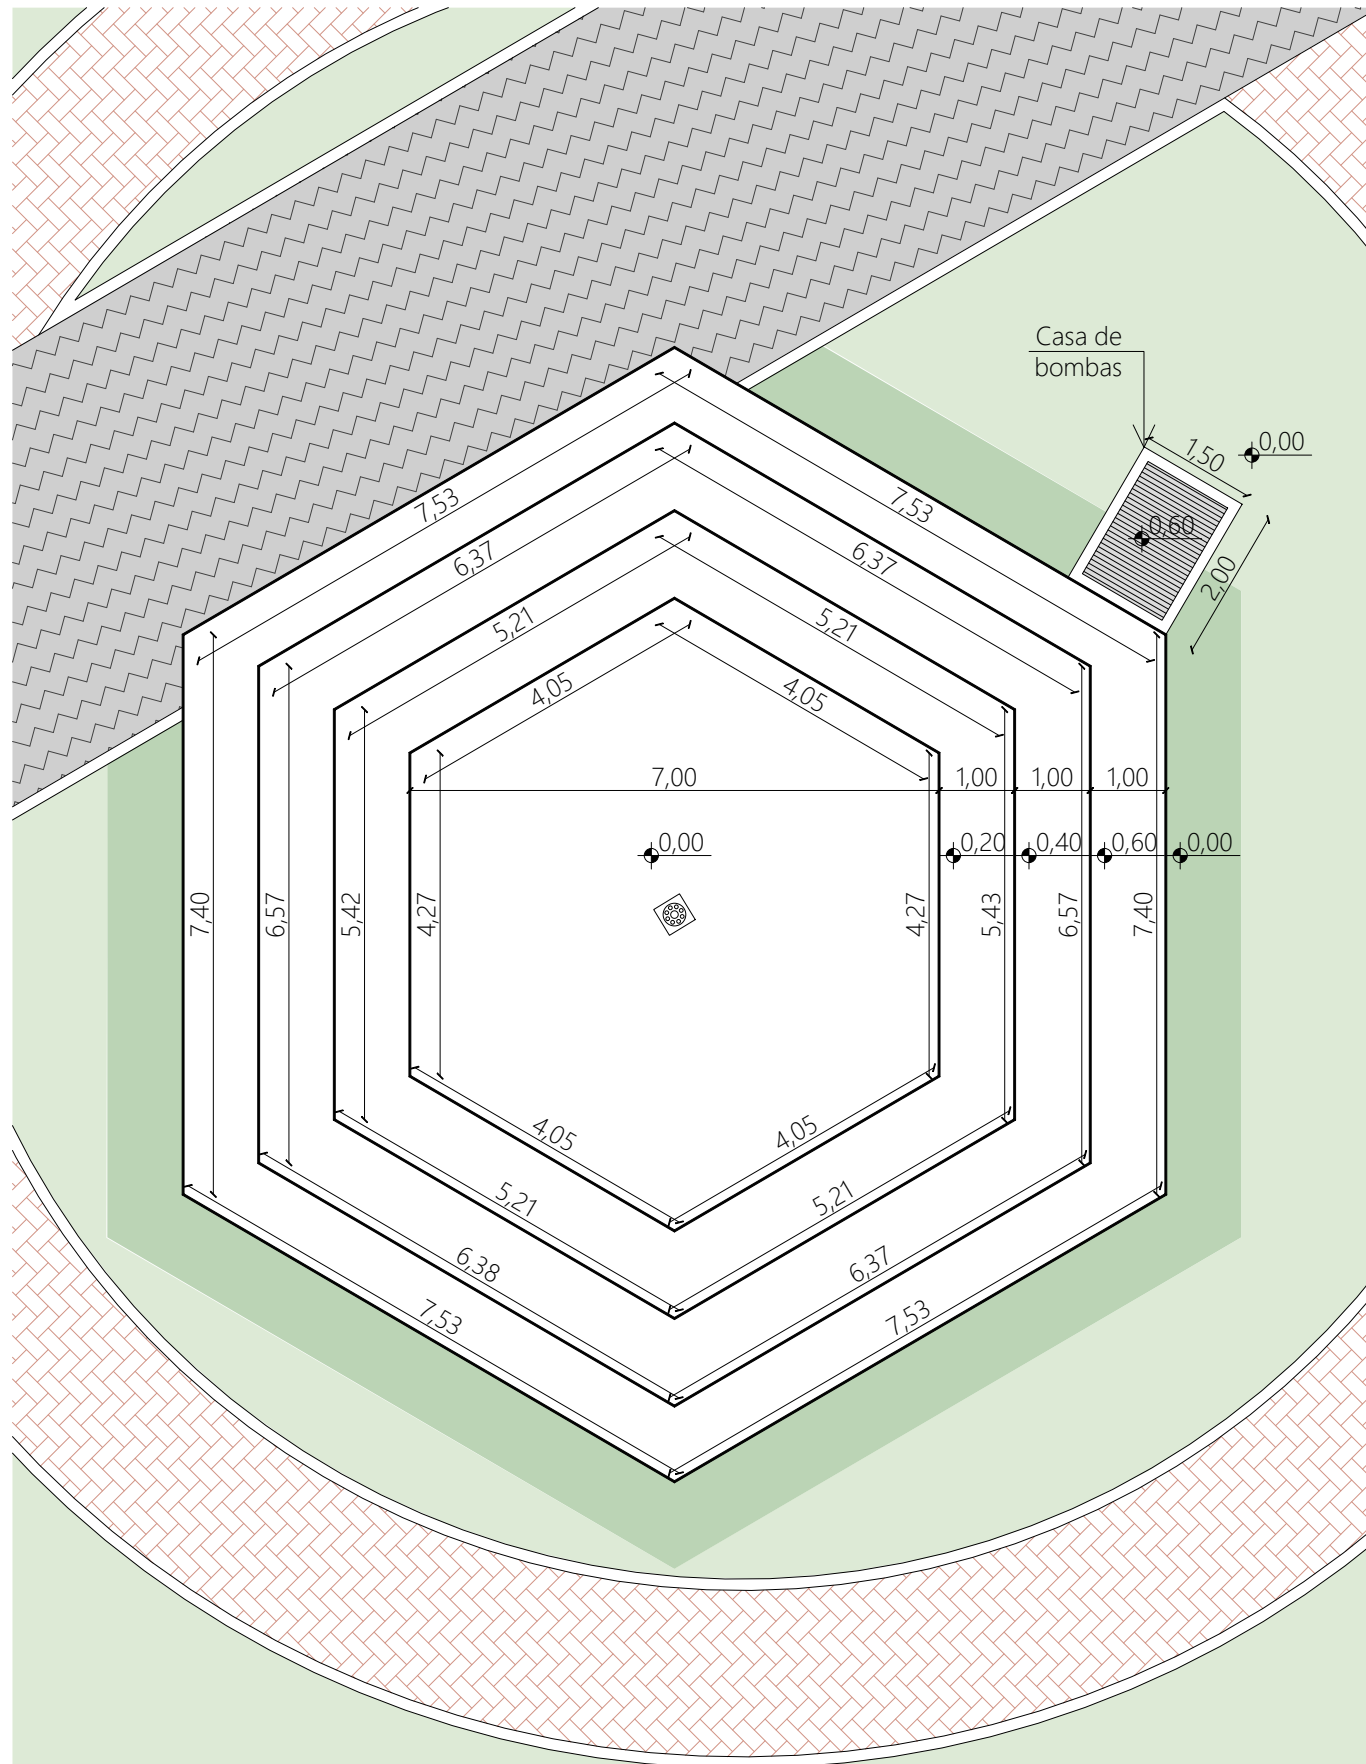


PLANTA BAIXA
ESCALA 1:100

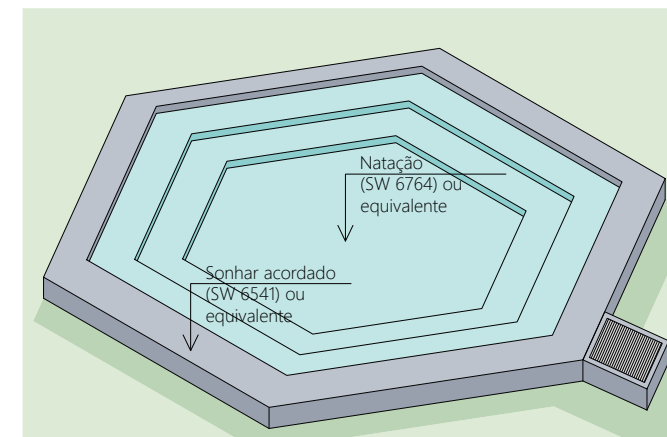

ESQUEMA DE CORES
SEM ESCALA

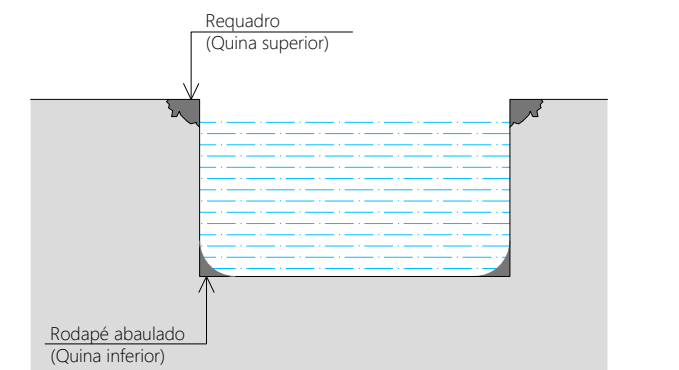

DETALHE TÍPICO ENCHIMENTOS
SEM ESCALA

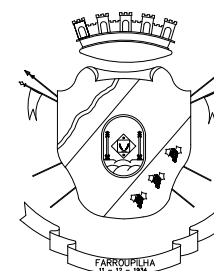

SECRETARIA MUNICIPAL
DE URBANISMO E MEIO
AMBIENTE

PROJETO:
IMPERMEABILIZAÇÃO E ILUMINAÇÃO DO CHAFARIZ

ENDEREÇO:
PRAÇA DA EMANCIPAÇÃO, CENTRO, FARROUPILHA/RS
CONTRATANTE: RESPONSÁVEL TÉCNICO:

MUNICÍPIO DE FARROUPILHA
CNPJ: 89.848.949/0001-50
ENG. CIVIL - MATEUS BONETTI UTZIG
CREA RS SC1720109


DESCRIÇÃO: PLANTA BAIXA
ESQUEMA DE CORES
DETALHE TÍPICO ENCHIMENTOS

ETAPA: VERSÃO:
PROJETO 000
DATA: SETEMBRO_2024
ESCALA:

INDICADA
DESENHO:

MBU
PRANCHA:


01/01

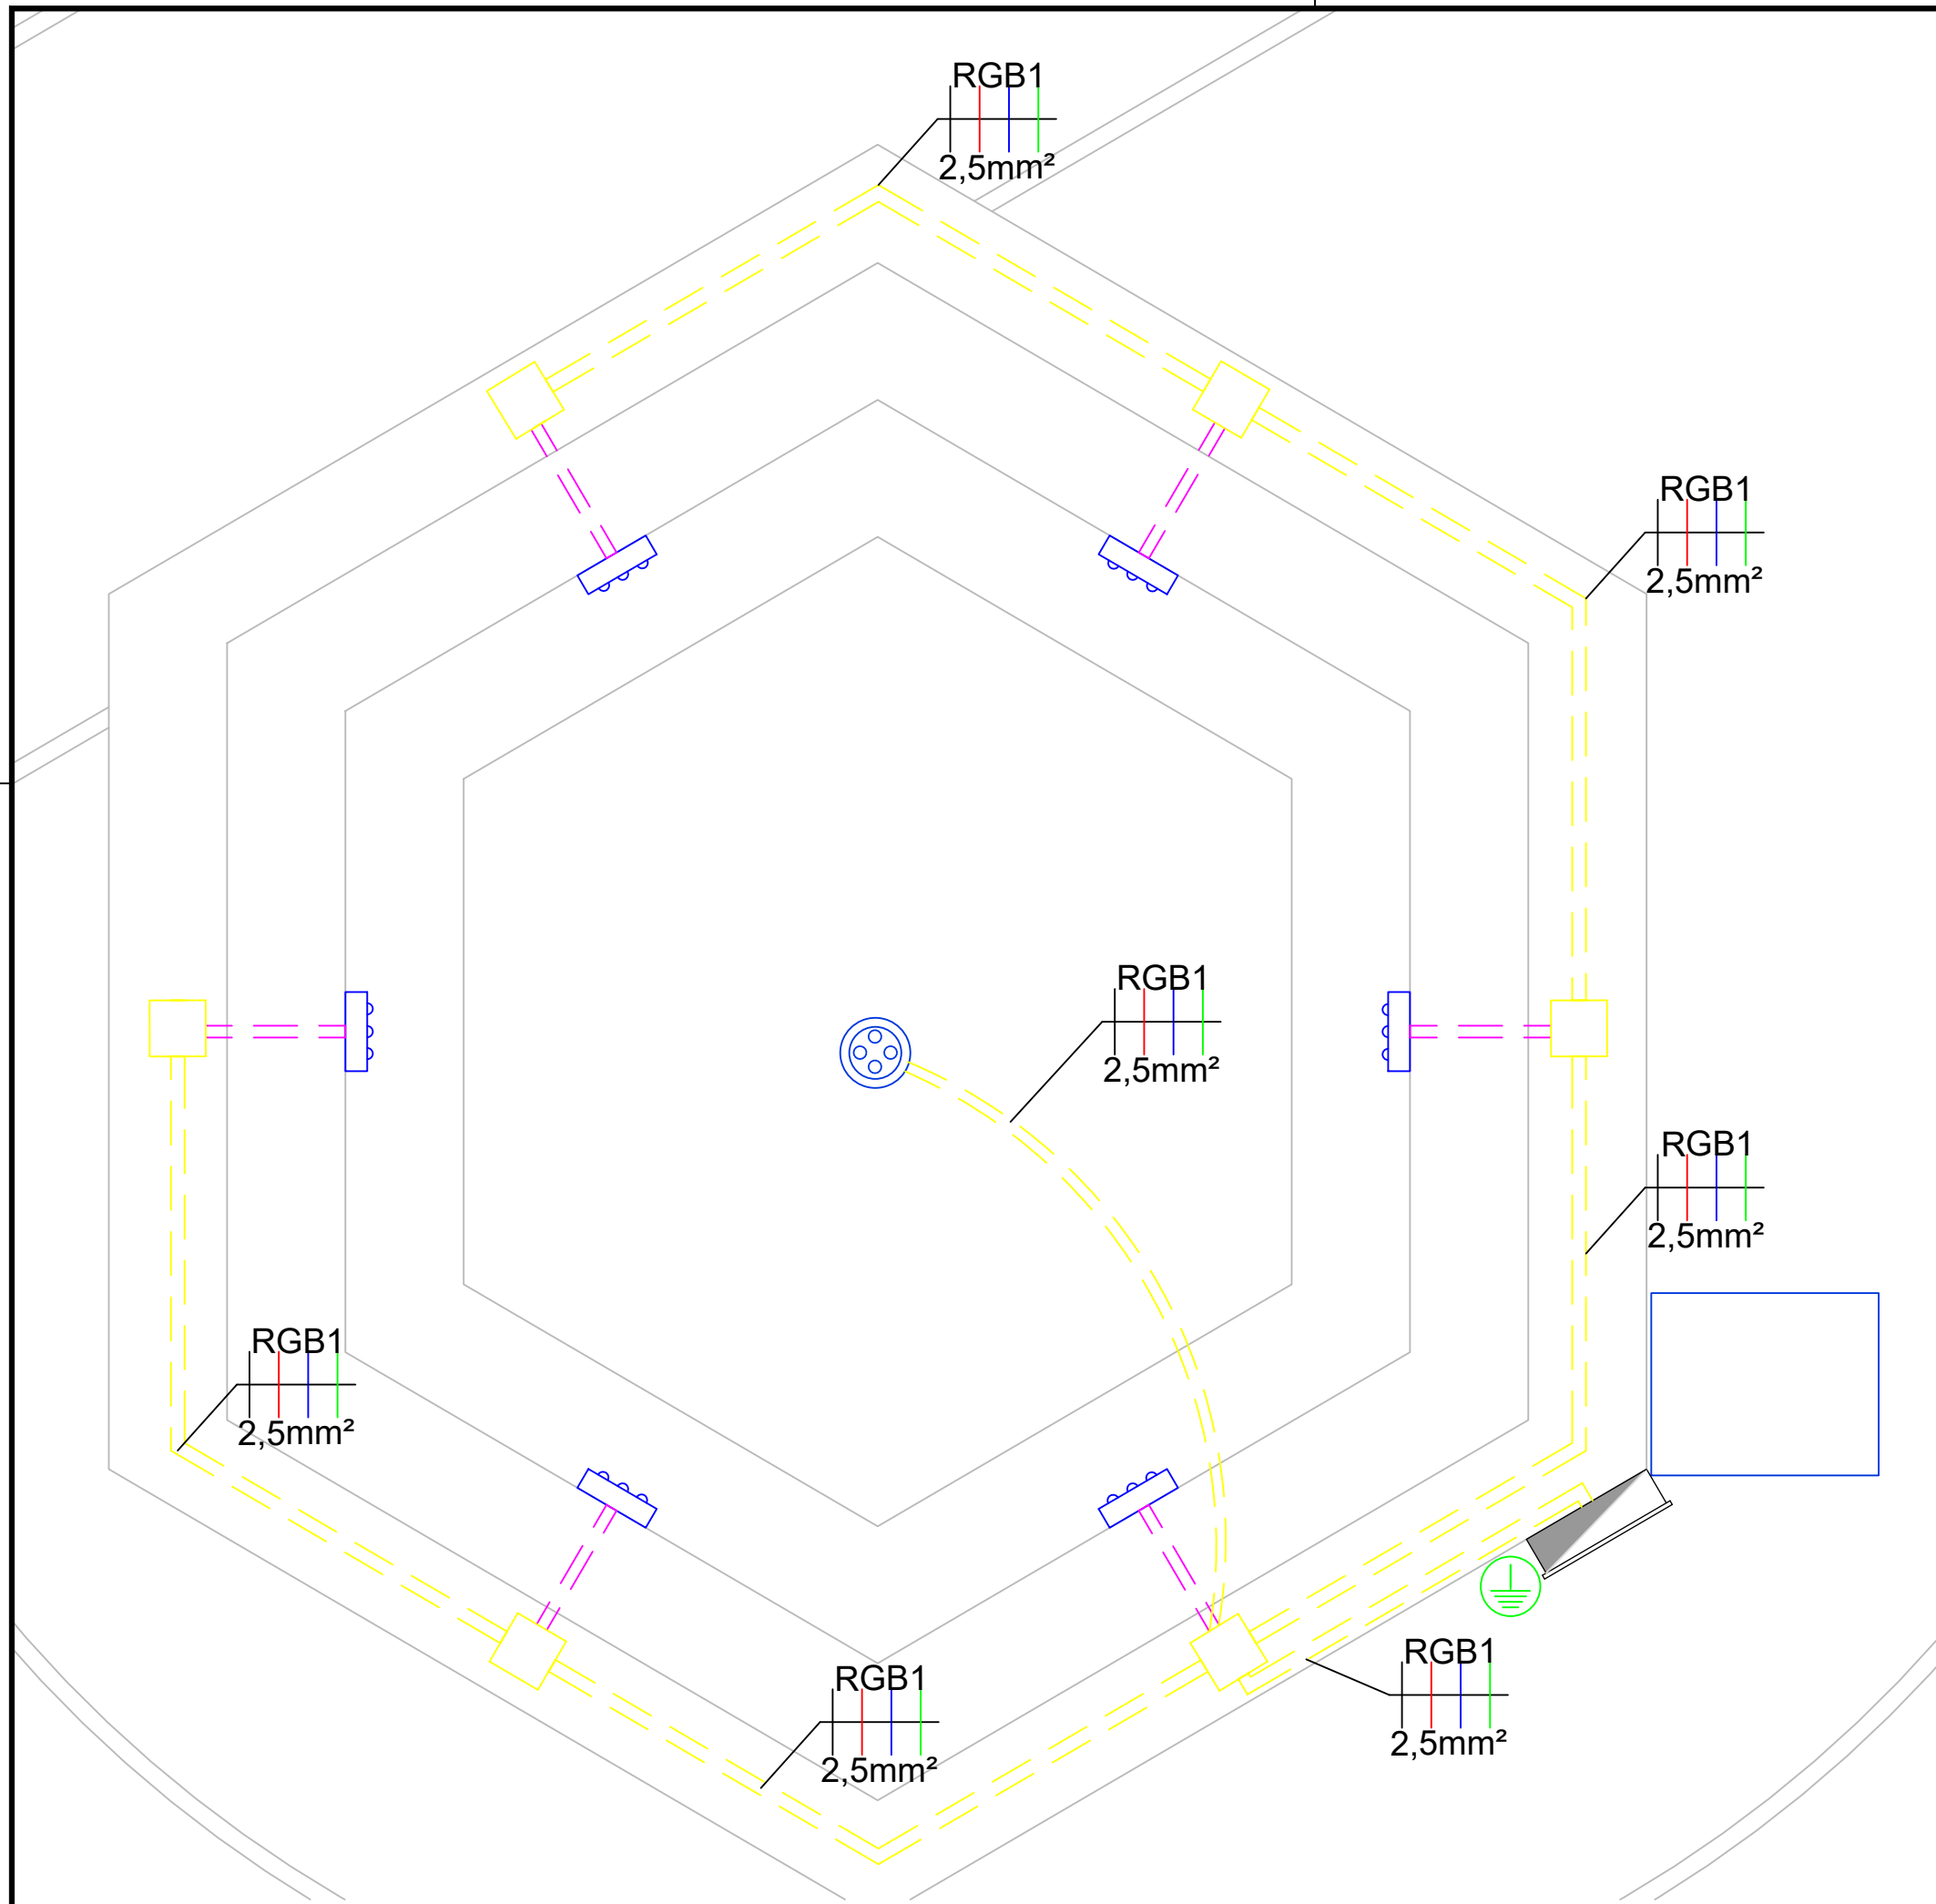


Legenda	
	Quadro de comando metálico IP66 400X300X200mm
	Cabo branco Ø2,5mm²
	Cabo vermelho Ø2,5mm²
	Cabo azul Ø2,5mm²
	Cabo verde Ø2,5mm²
	Iluminação LED RGB 18W IP68 iluminação vertical
	Iluminação LED RGB 18W IP68 iluminação horizontal
	Caixa de passagem 10x10x10cm
	Caixa de inspeção do aterramento

Legenda de condutos	
	A instalar cano PVC Ø1/2" (Rígido)
	A instalar eletroduto PVC Ø3/4" (Flexível corrugado)


DETALHE UNIFILAR ELÉTRICO

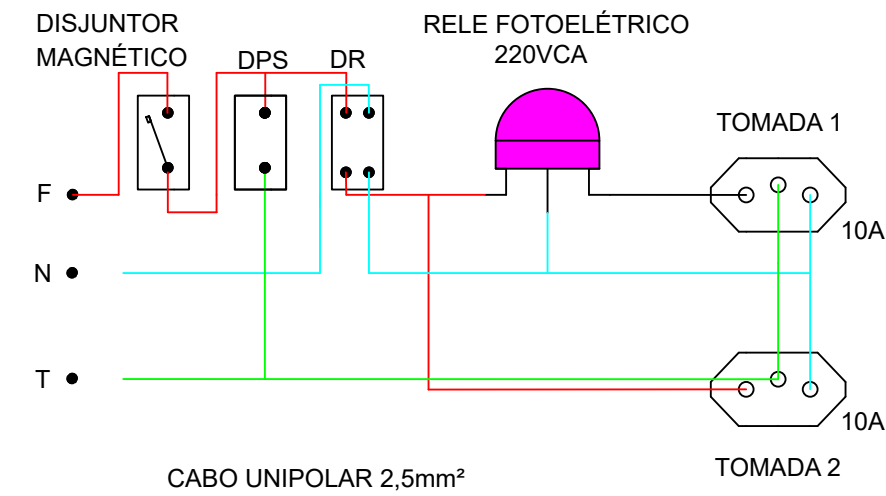


DETALHE DE ATERRAMENTO

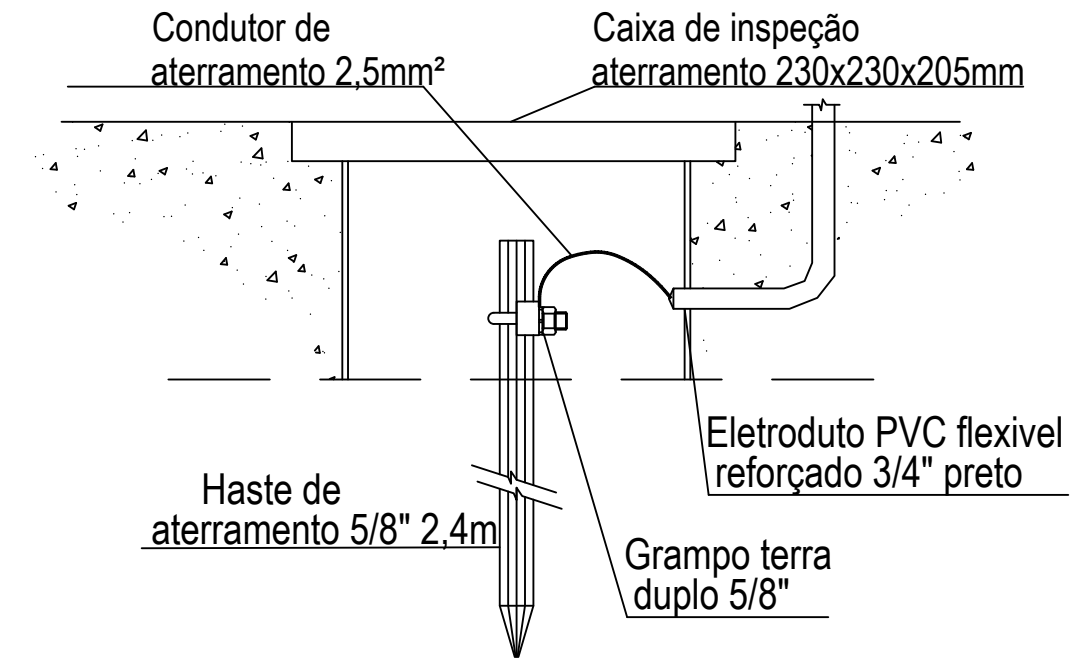


DETALHE QUADRO DE COMANDO

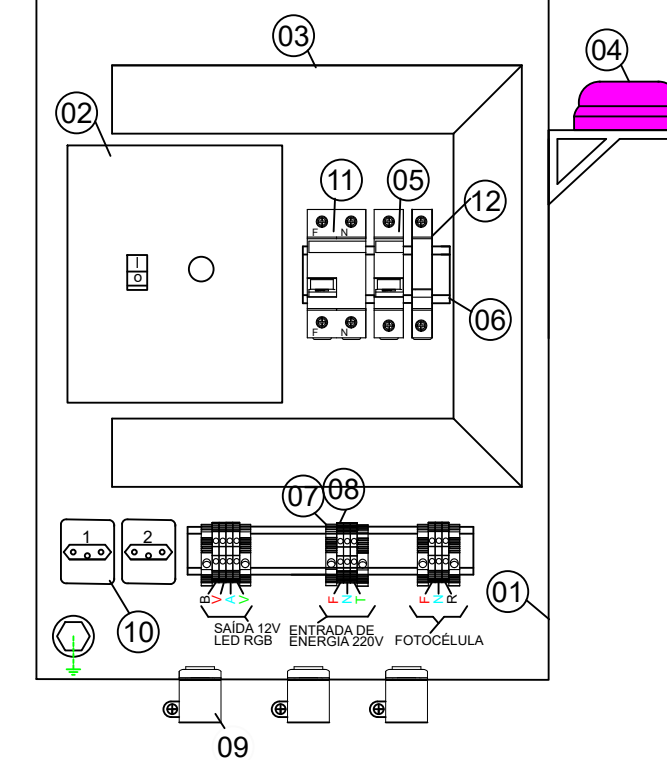


DETALHE DE INSTALAÇÃO

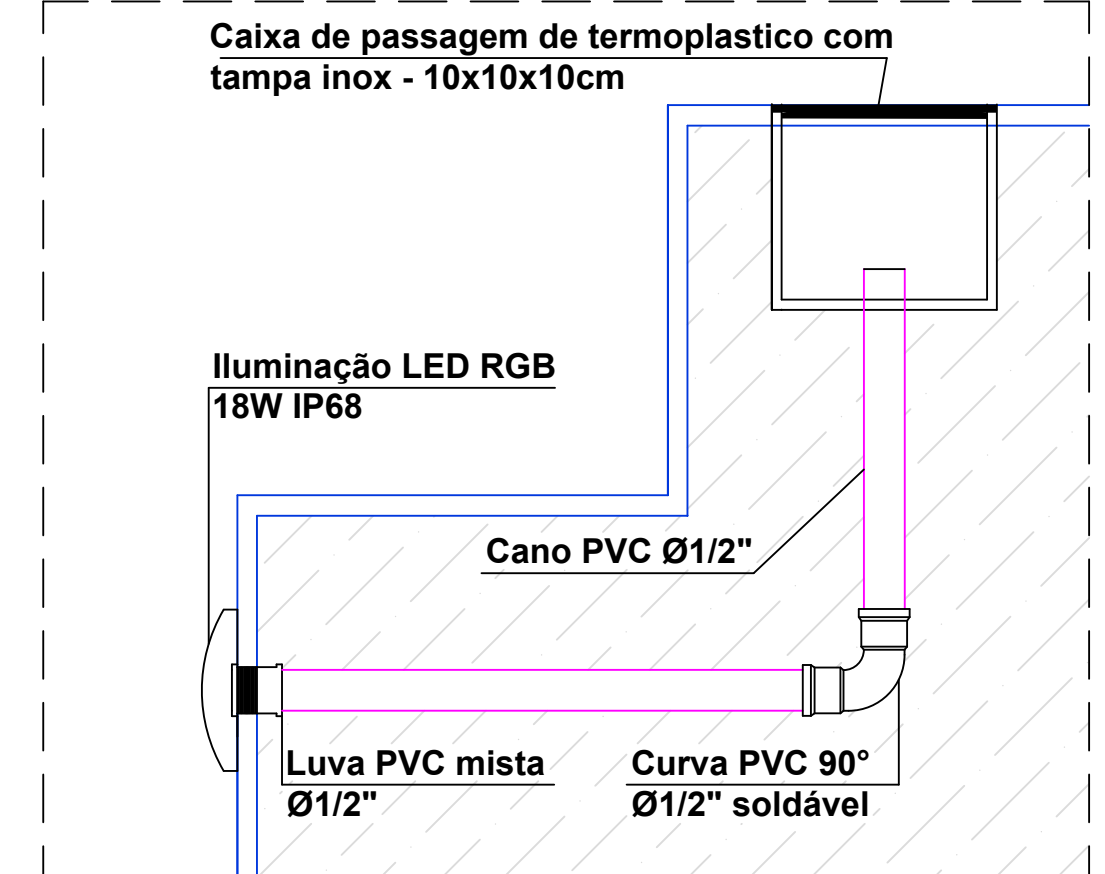

DETALHE CAIXA DE PASSAGEM

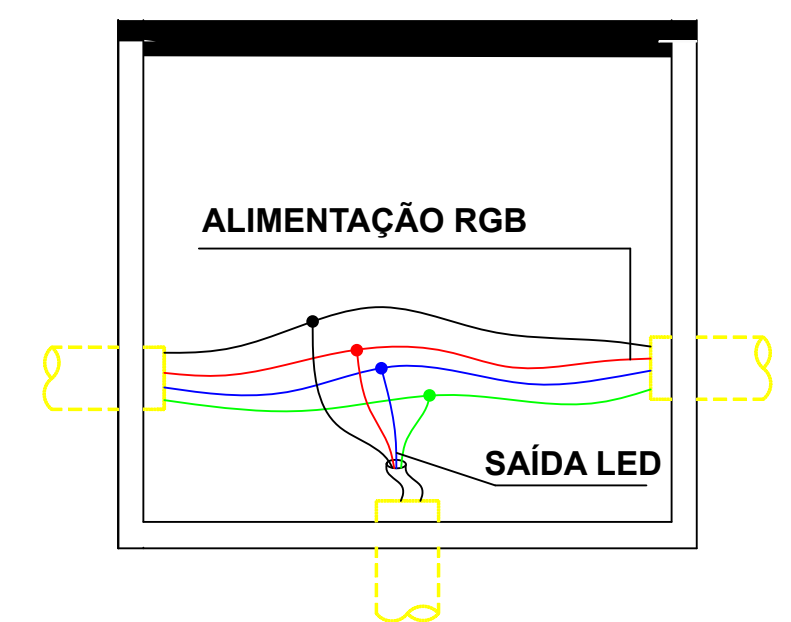

COD	QTDE	UN.	DESCRIÇÃO
01	01	PÇ	QUADRO METÁLICO 400X300X200 (AxLxP) OUTDOOR, IP 66, PINTURA EPOXI CINZA RAL 7032, PLACA INTERNA PINTURA LARANJA, COM PONTO DE ATERRAMENTO NA PORTA E NA PLACA, VEDAÇÃO DE BORRACHA, SEM FLANGE, FECHADURA LINGUETA MIOLO TRIANGULO
02	01	PÇ	CENTRAL RGB COM FONTE DE ALIMENTAÇÃO INTERNA - 150 WATTS - SAÍDA 12 VOLTS
03	01	M	CANALETA PARA PAINEL PVC CINZA RECORTE ABERTO 50X50mm COM TAMPA
04	01	PÇ	RELE FOTOELÉTRICO 220 VOLTS 1000 WATTS COM BASE
05	01	PÇ	DISJUNTOR ELETROMAGNÉTICO MONOFÁSICO 16A, CURVA C, NORMA DIN, FIXAÇÃO EM TRILHO DIN.
06	0,5	M	TRILHO DIN 35X7,5 METÁLICO, PERFURADO, ZINCADO
07	06	PÇ	POSTE FINAL PARA BORNE SAK, FIXAÇÃO POR PARAFUSO
08	10	PÇ	BORNE SAK 2,5mm² CINZA, FIXAÇÃO EM TRILHO DIN, FIXAÇÃO DOS CABOS POR PARAFUSO
09	03	PÇ	CONECTOR BOX RETO 3/4"
10	02	PÇ	TOMADA MONOFÁSICA 10A
11	01	PÇ	DISPOSITIVO DE CONTROLE DE DIFERENCIAL RESIDUAL 25A 30KA
12	01	PÇ	DISPOSITIVO PROTETOR SURTO DPS 275V 20ka

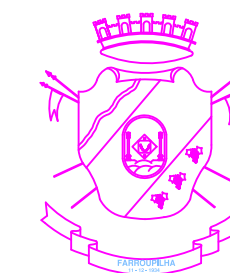

PROJETO: ILUMINAÇÃO DO CHAFARIZ DA PRAÇA DA EMANCIPAÇÃO

ENDEREÇO: CENTRO, FARROUPILHA

CONTRATANTE:

RESPONSÁVEL TÉCNICO:

PROJETO 001

AGOSTO_2024

SEM ESCALA

MUNICÍPIO DE FARROUPILHA
CNPJ: 89.848.949/0001-50

TÉCNICO ELETROTÉCNICO CFT 02425586075

LUCAS WERNER

DESCRIÇÃO: INSTALAÇÃO DA NOVA ILUMINAÇÃO DO CHAFARIZ DA PRAÇA DA EMANCIPAÇÃO.

01/01