


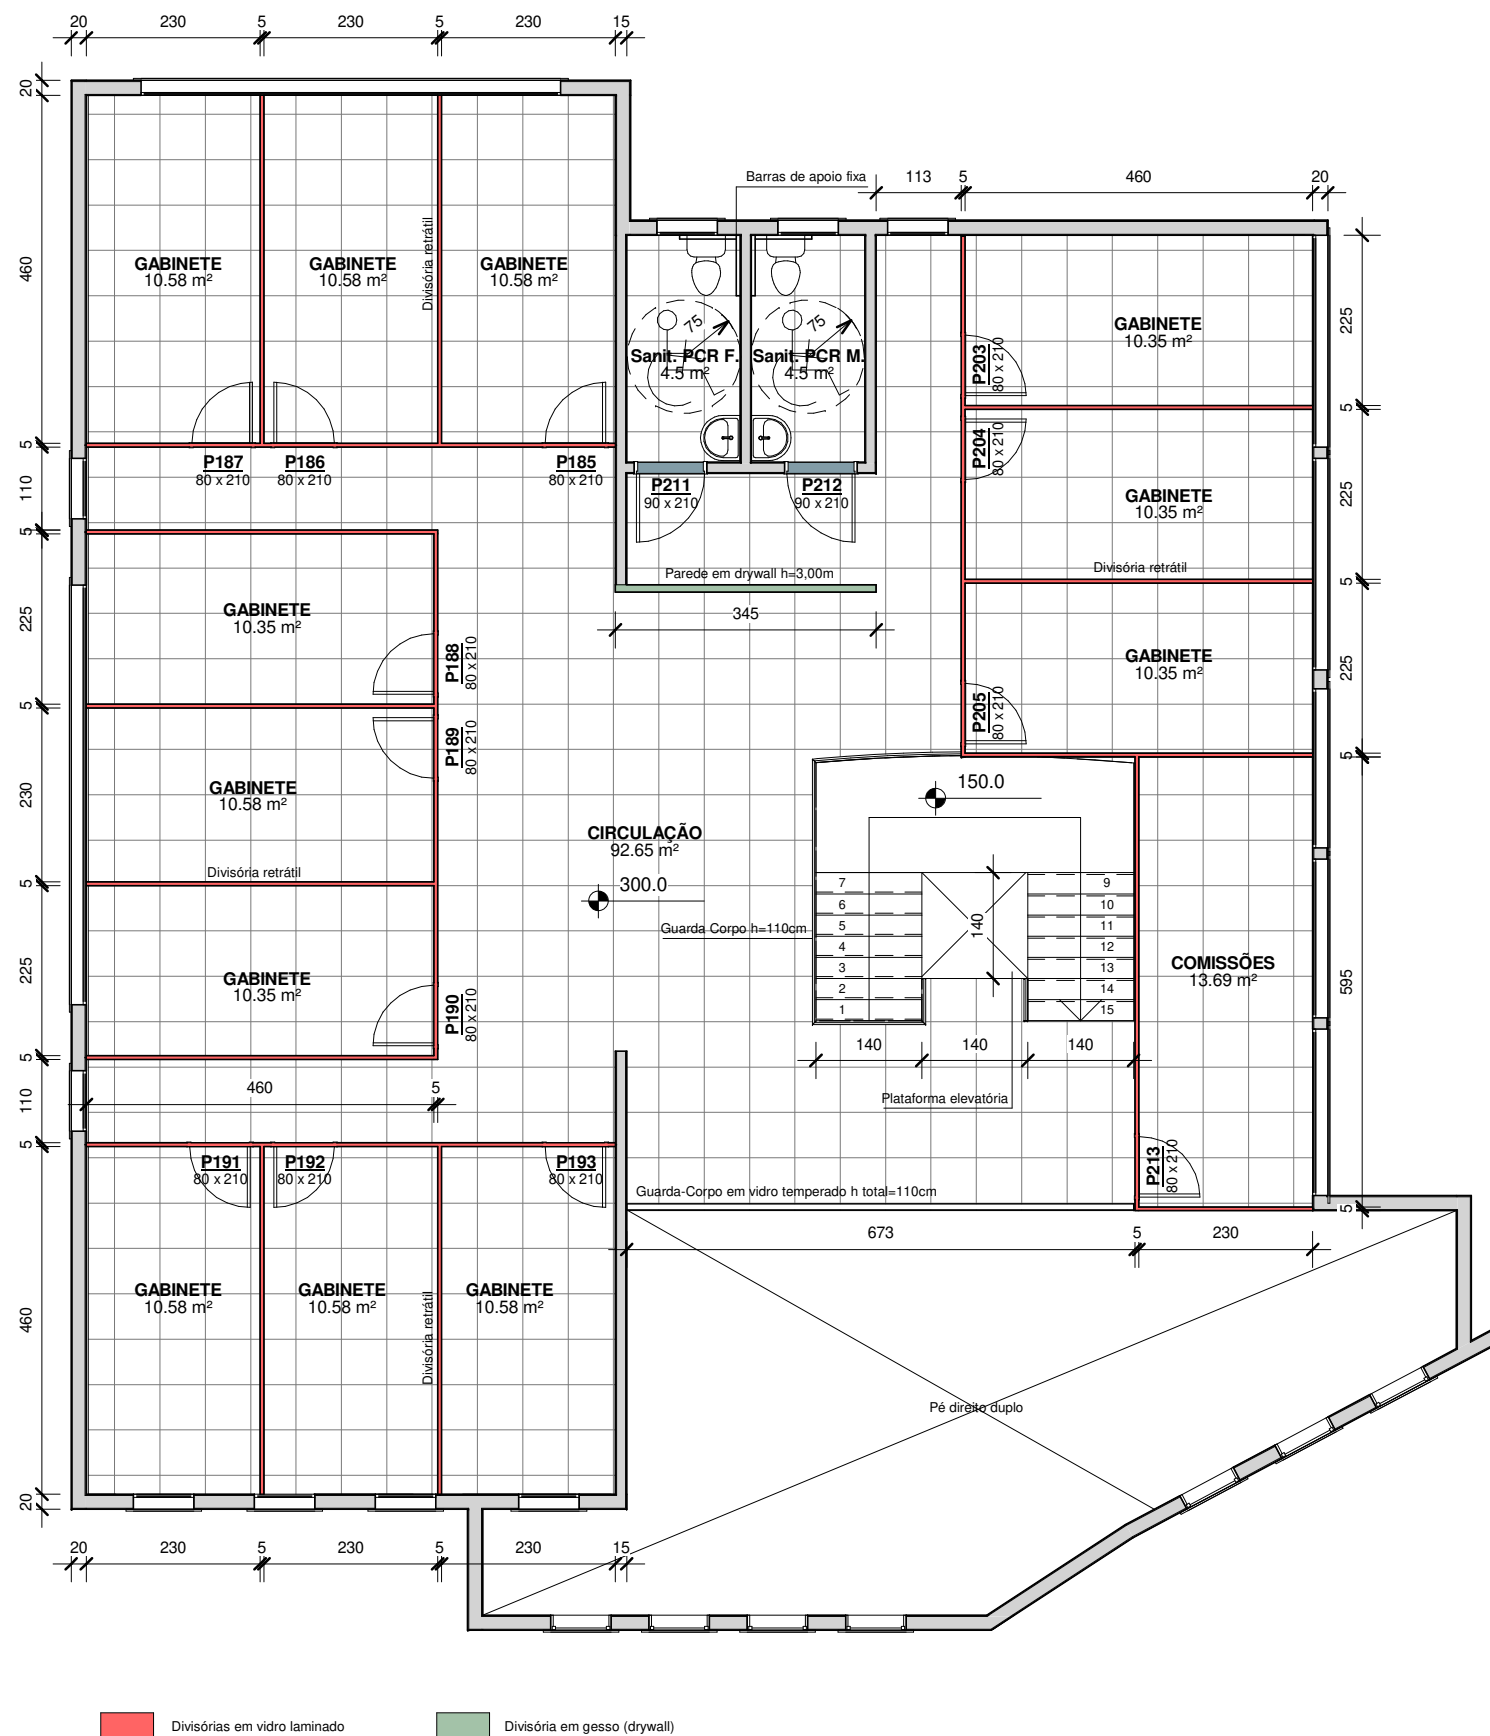

1 Planta Baixa Pavimento Superior

1 : 100

Obra: Acabamentos 2º pavimento CMVP

Endereço: Av. Konrad Adenauer, 1610, Bairro Erica

Cadastro: Lote 13, Quadra 55 e Setor 05

Proprietário: Câmara Municipal de Vereadores
CNPJ 90.163.445/0001-85

Arq. Responsável: Eduarda Viana
CAU A257779-8

Desenho: Eduarda

Data: 03/2024

Escala: 1 : 100

Prancha nº:

01

Prancha: Planta Baixa


Área Total: 314.32 m²

55 99656 1673

@eduardavnaarq

eduardaa_vna@hotmail.com

EDUARDA VIANA
ARQUITETURA

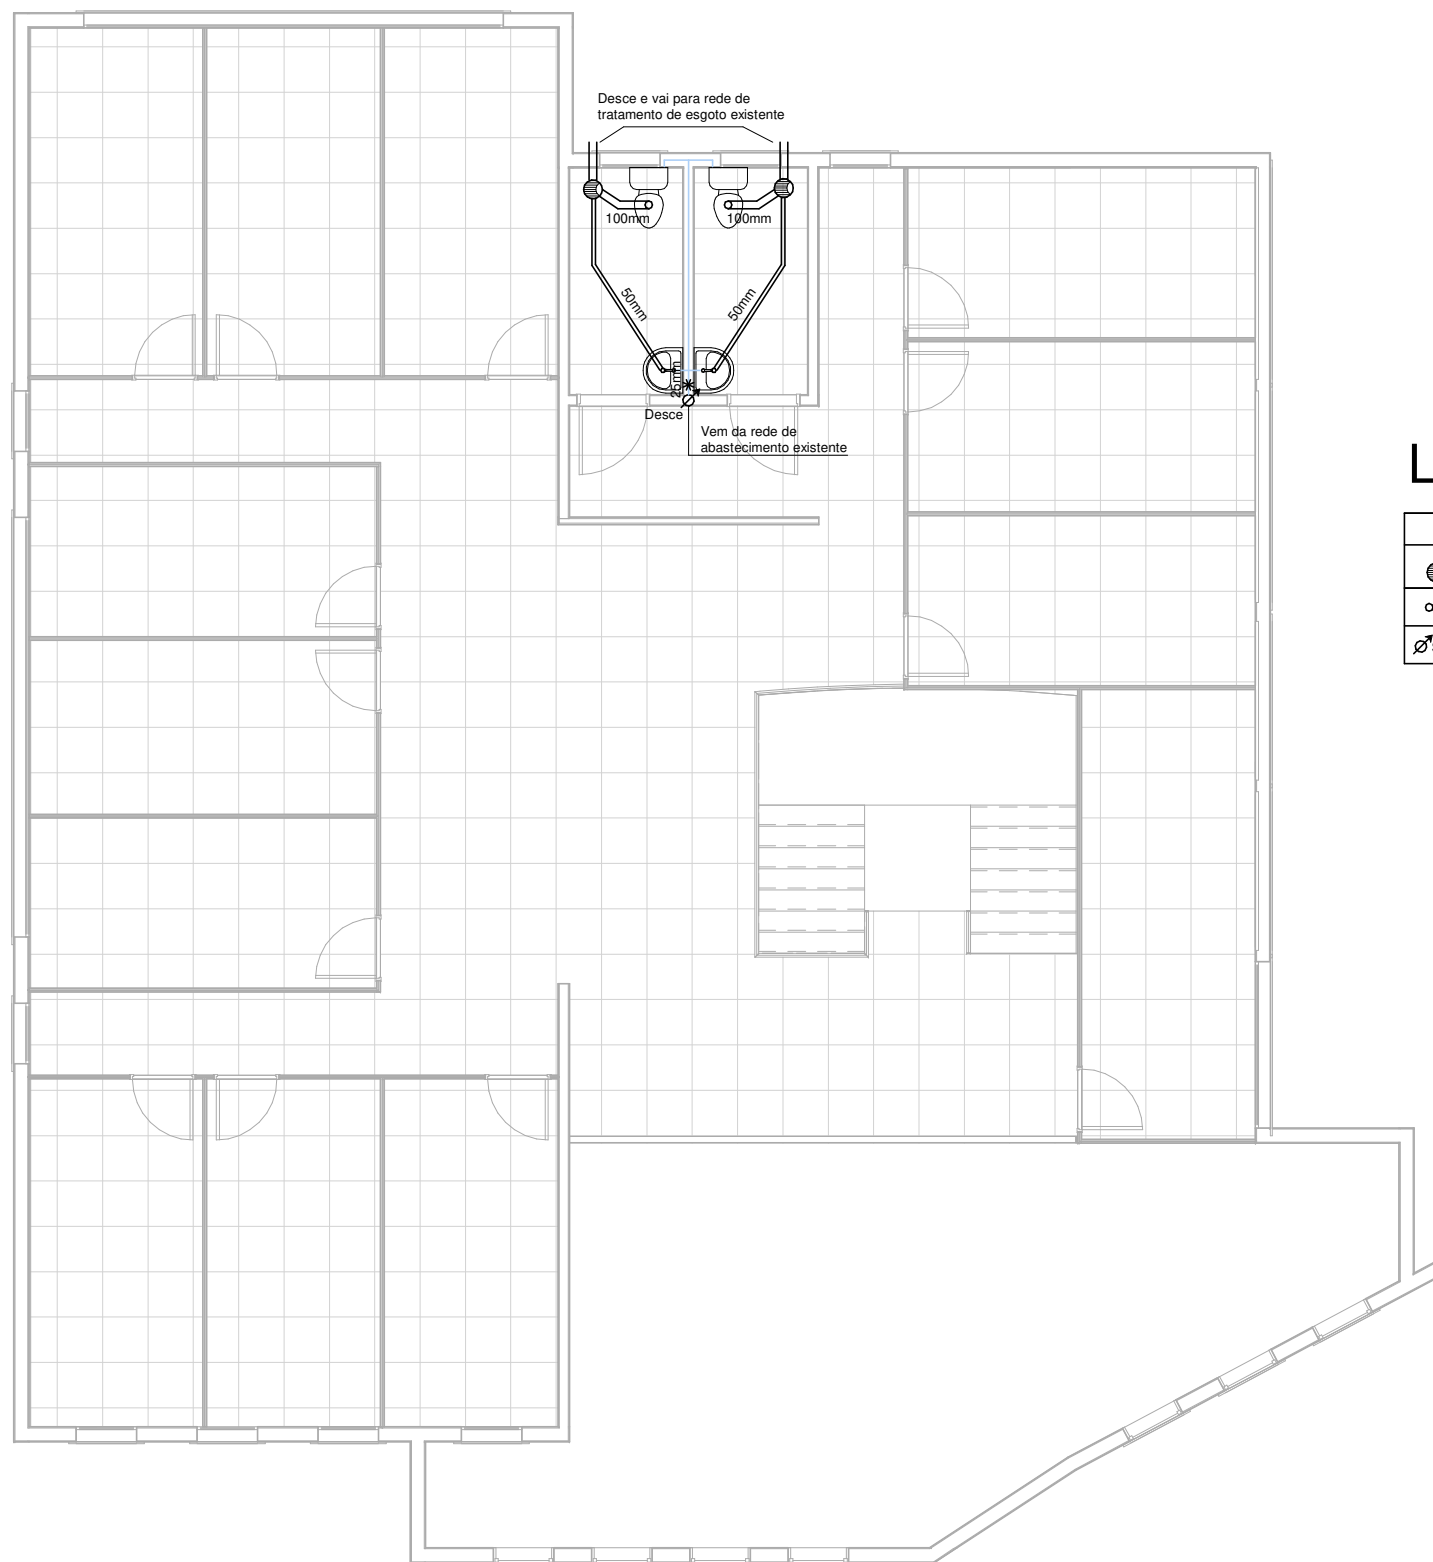

Legenda:

*	Registro
●	Ralo
○T.V	Tubo de Ventilação
↗ Sobe	Símbolo de Direção

1 Pontos Hidráulicos
1 : 100

Obra: Acabamentos 2º pavimento CMVP

Endereço: Av. Konrad Adenauer, 1610, Bairro Erica

Cadastro: Lote 13, Quadra 55 e Setor 05

Proprietário: Câmara Municipal de Vereadores
CNPJ 90.163.445/0001-85

Arq. Responsável: Eduarda Viana
CAU A257779-8

Desenho: Eduarda

Data: 03/2024

Escala: 1 : 100

Prancha nº:

Prancha: Pontos hidráulicos

Área Total: 314.32 m²


03


EDUARDA VIANA
ARQUITETURA

 55 99656 1673

 @eduardavnaarq

 eduardaa_vna@hotmail.com

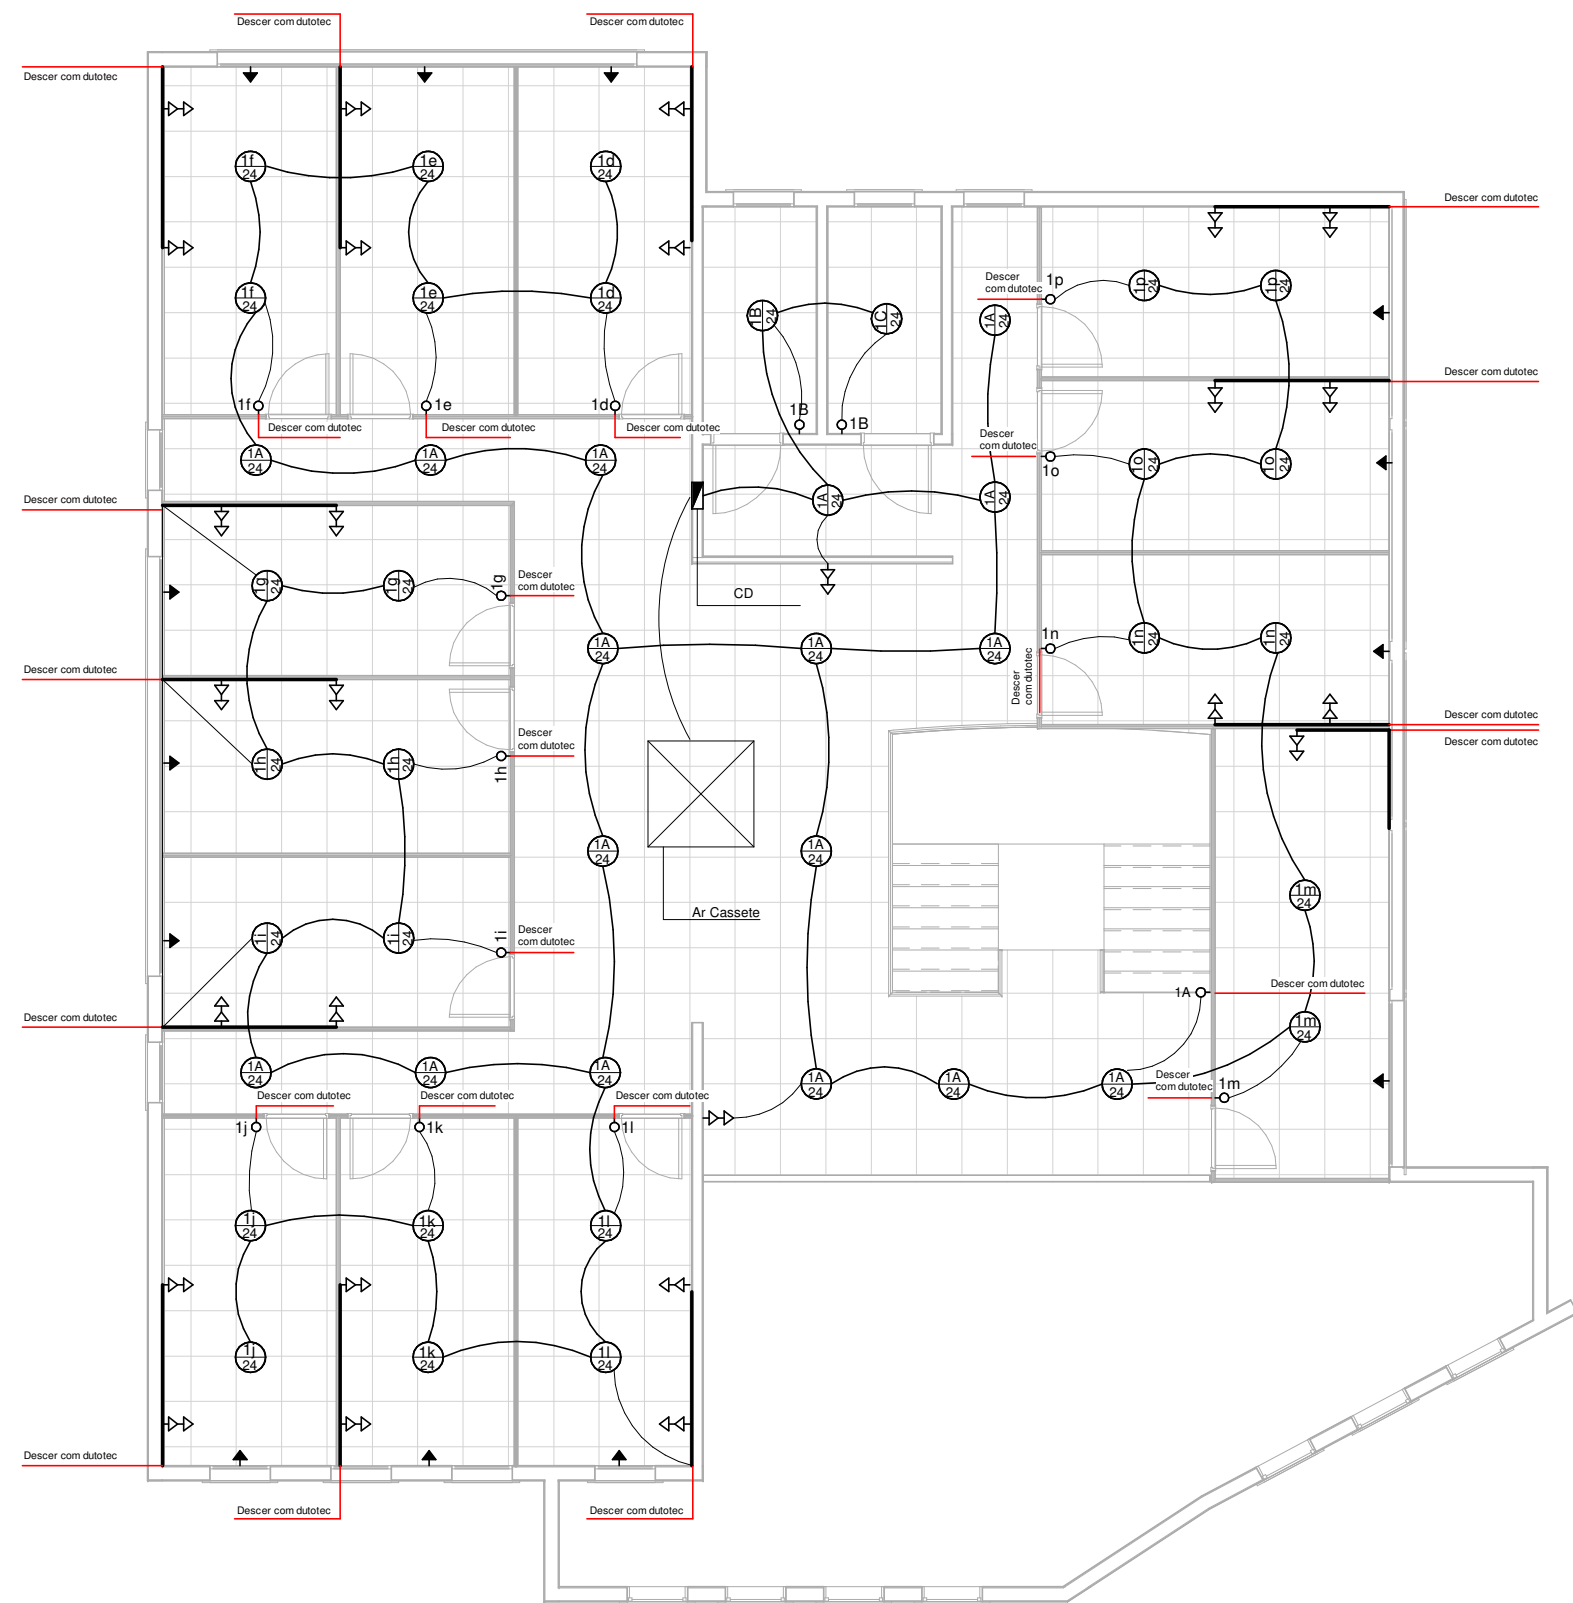

Legenda:

■	Centro de Distribuição
○	Interruptor 1 Seção
⊙	Lâmpada
→	Tomada Alta
↳	Tomada Baixa

OBS:
- ANALISAR ANTES DA EXECUÇÃO A MELHOR POSIÇÃO PARA OS ARES CONDICIONADOS
- TRABALHA COM 1 DISJUNTOR PARA CADA AR CONDICIONADO

Obra: Acabamentos 2º pavimento CMVP

Endereço: Av. Konrad Adenauer, 1610, Bairro Erica Cadastro: Lote 13, Quadra 55 e Setor 05

Proprietário: Câmara Municipal de Vereadores
CNPJ 90.163.445/0001-85

Arq. Responsável: Eduarda Viana
CAU A257779-8

Desenho: Eduarda Data: 03/2024

Prancha: Pontos elétricos

Escala: 1 : 100

Área Total: 314.32 m²

Prancha nº:

04

55 99656 1673

@eduardavnaarq

eduardaa_vna@hotmail.com

1 Pontos elétricos
1 : 100

