


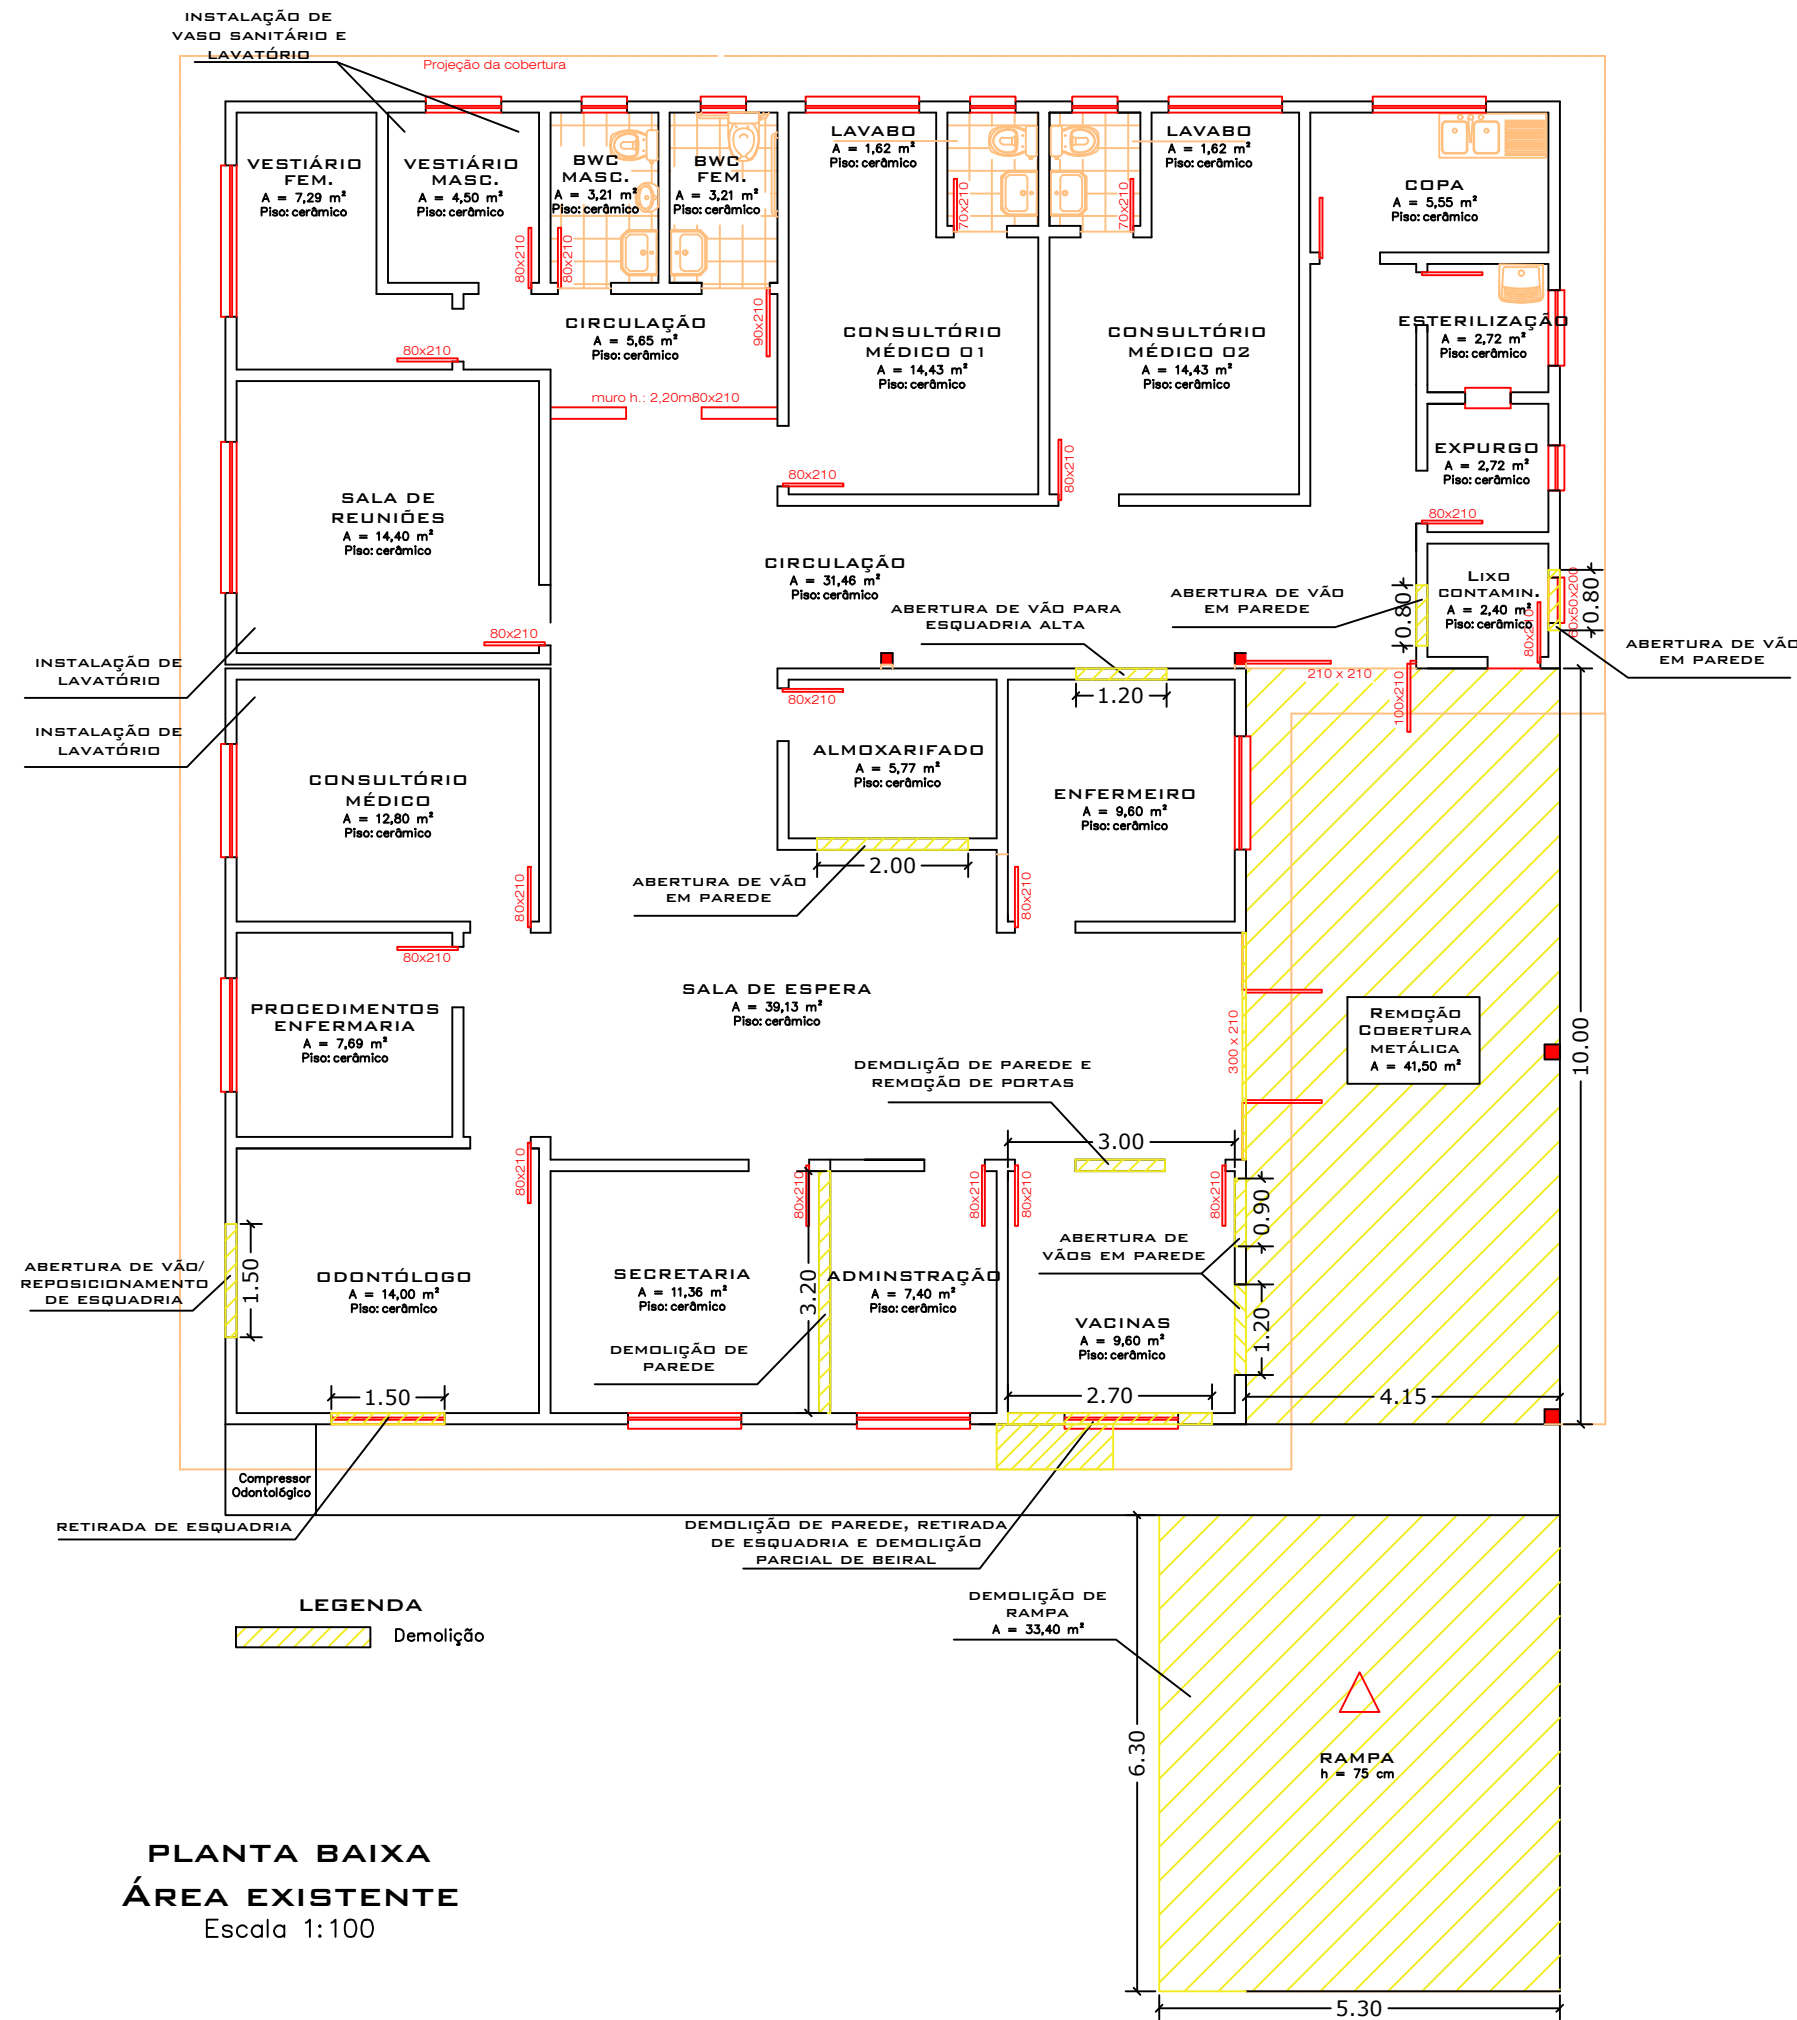
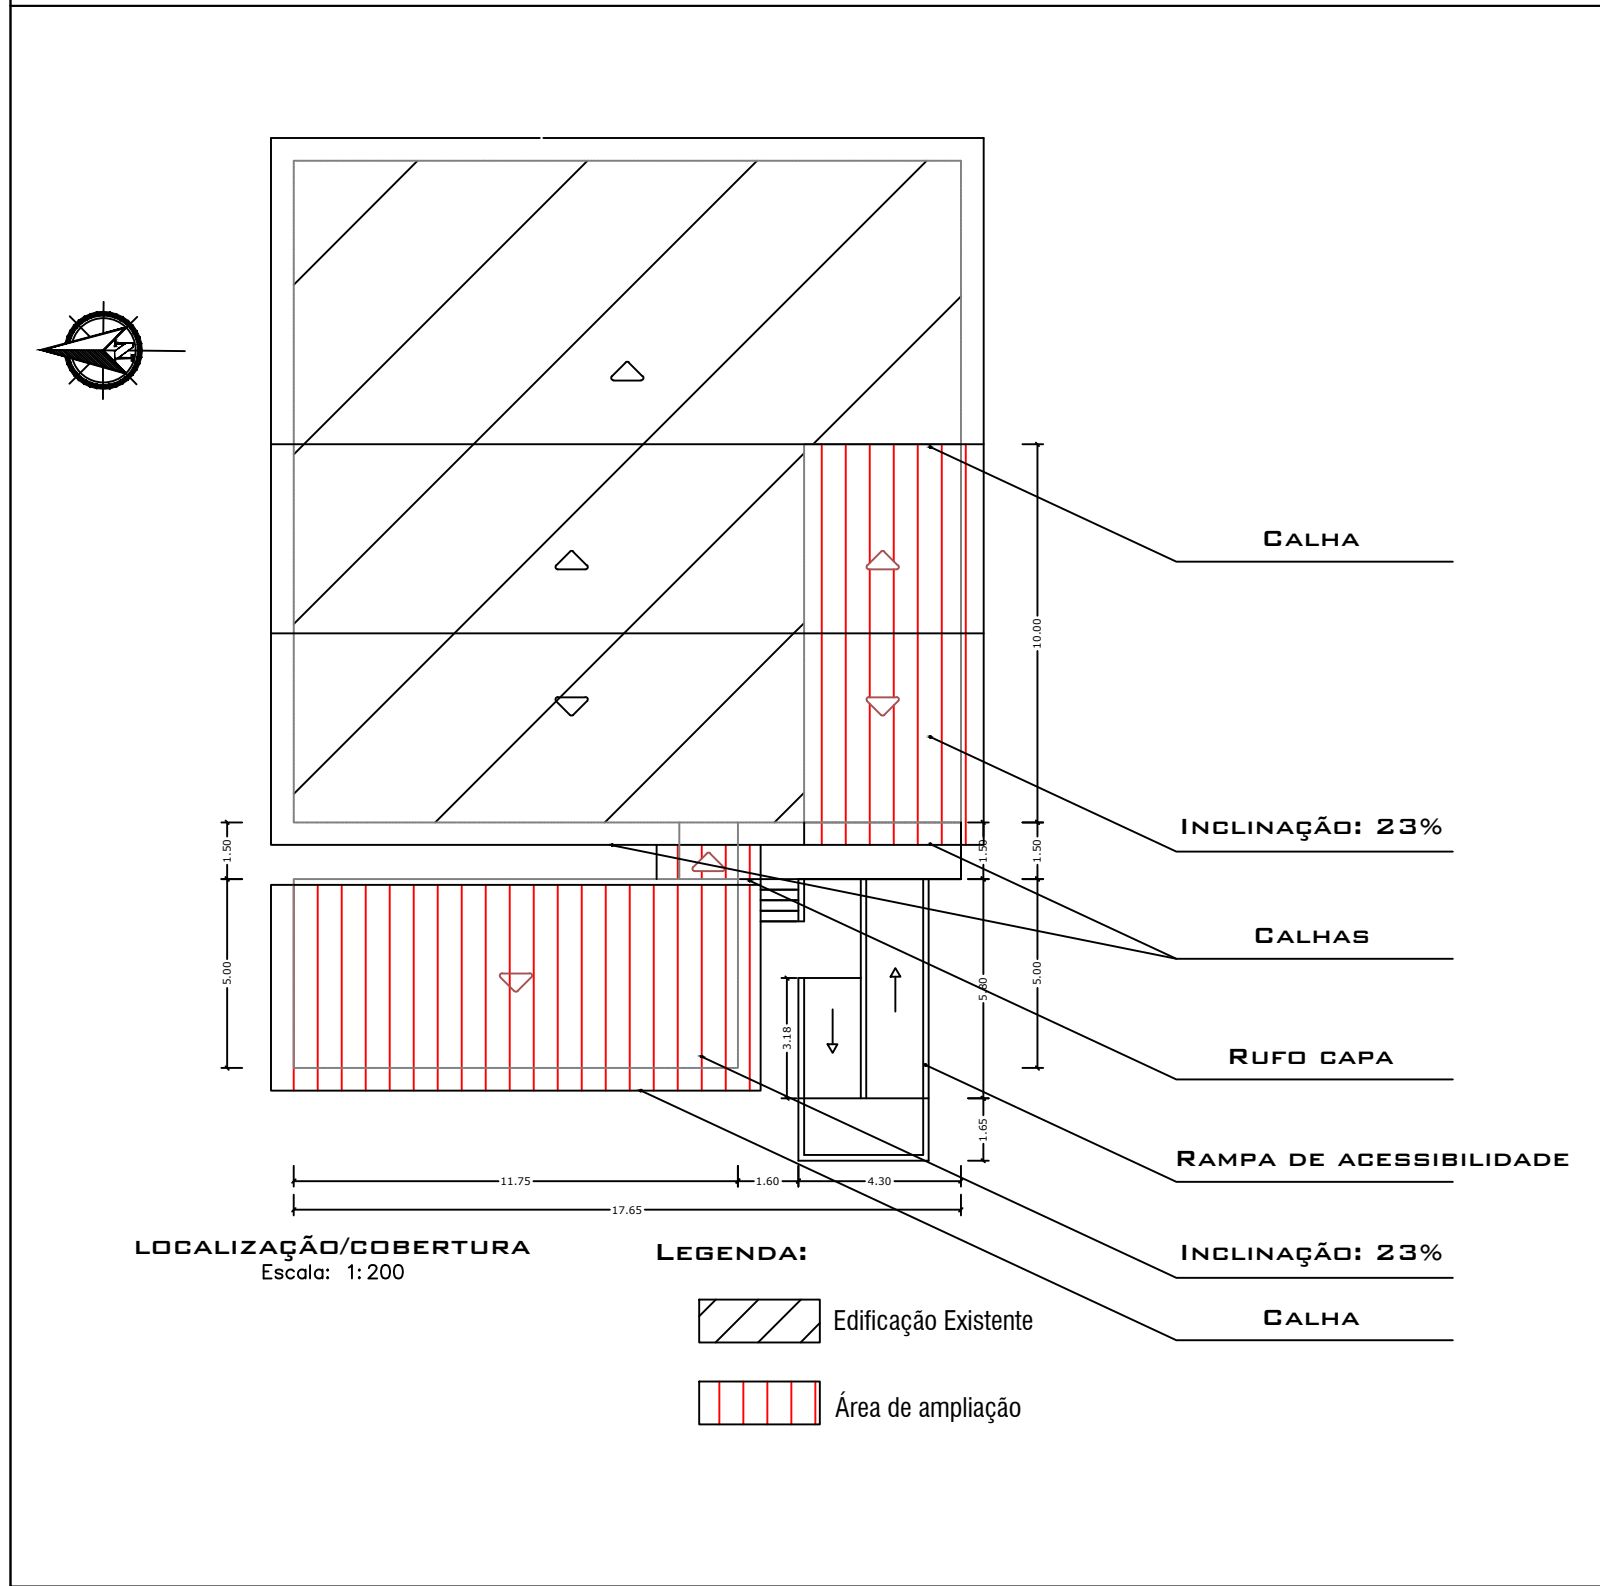


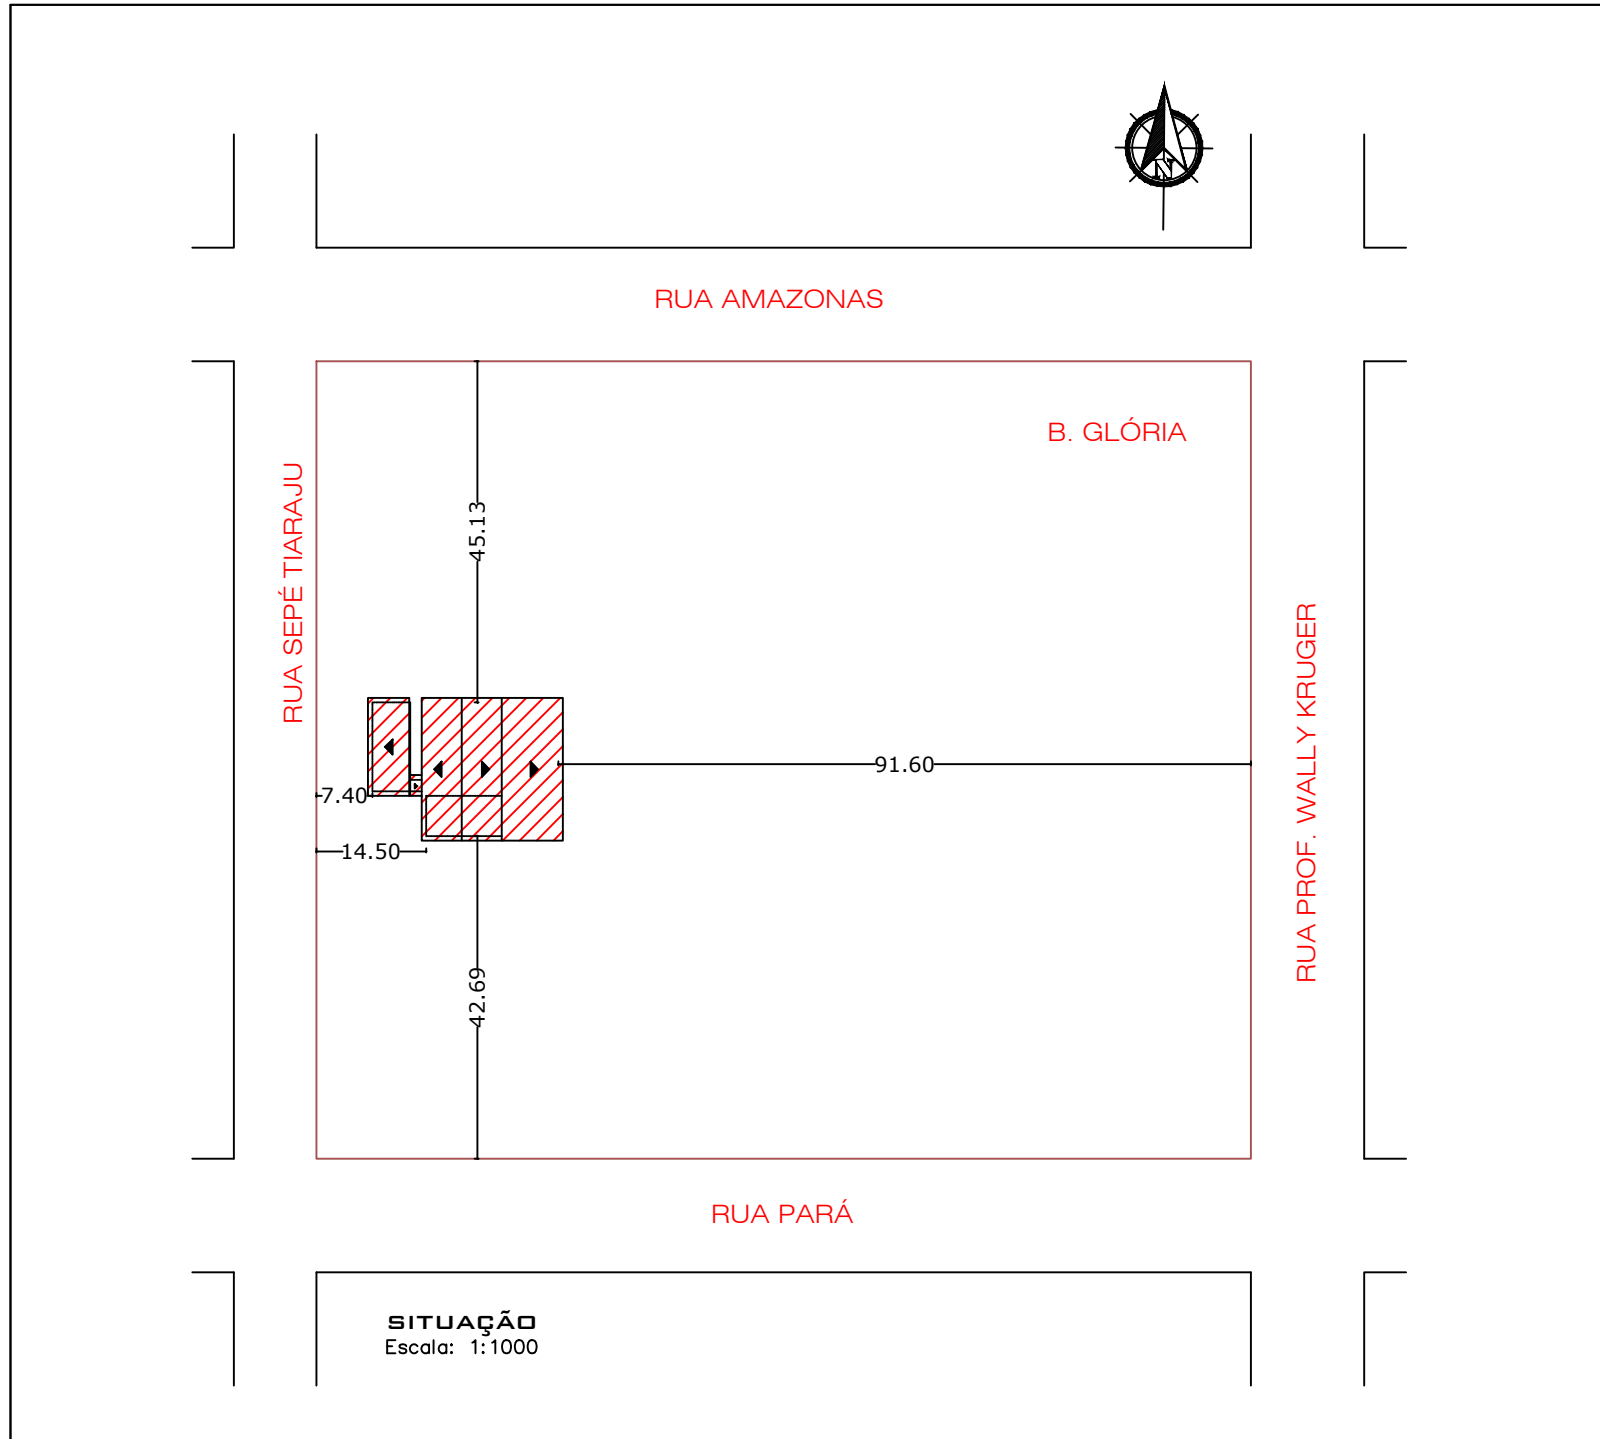


	MUNICÍPIO DE JUIZ DE FORA				
	SECRETARIA MUNICIPAL DE SAÚDE				
	RUA BENJAMIN CONSTANT, 429 - CENTRO - JUIZ/RS - CEP:98700-000				
	PREFEITO	_____			
	ANDREI COSSETIN SCZMANSKI				
	SECRETARIO MUNICIPAL SMS	_____			
	MÁRCIO JÚNIOR STRASSBURGER				
	RESPONSÁVEL TÉCNICO	_____			
	RICARDO HEISLER ENG. CIVIL CREA/RS 223388				
OBRA					
REFORMA E AMPLIAÇÃO ESF GLÓRIA					
ENDEREÇO					
RUA Sepé Tiarajú - BAIRRO Glória					
PRANCHA		Nº 01 /10			
PLANTAS DE SITUAÇÃO E LOCALIZAÇÃO PLANTA BAIXA EDIFICAÇÃO EXISTENTE					
DATA	ESCALA	ÁREA TOTAL	Ampliação: 102,58 m²	DESENHO	REVISÃO
MARÇO/2026	INDICADA	123,00 m²	Reforma: 20,42 m²	_____	_____

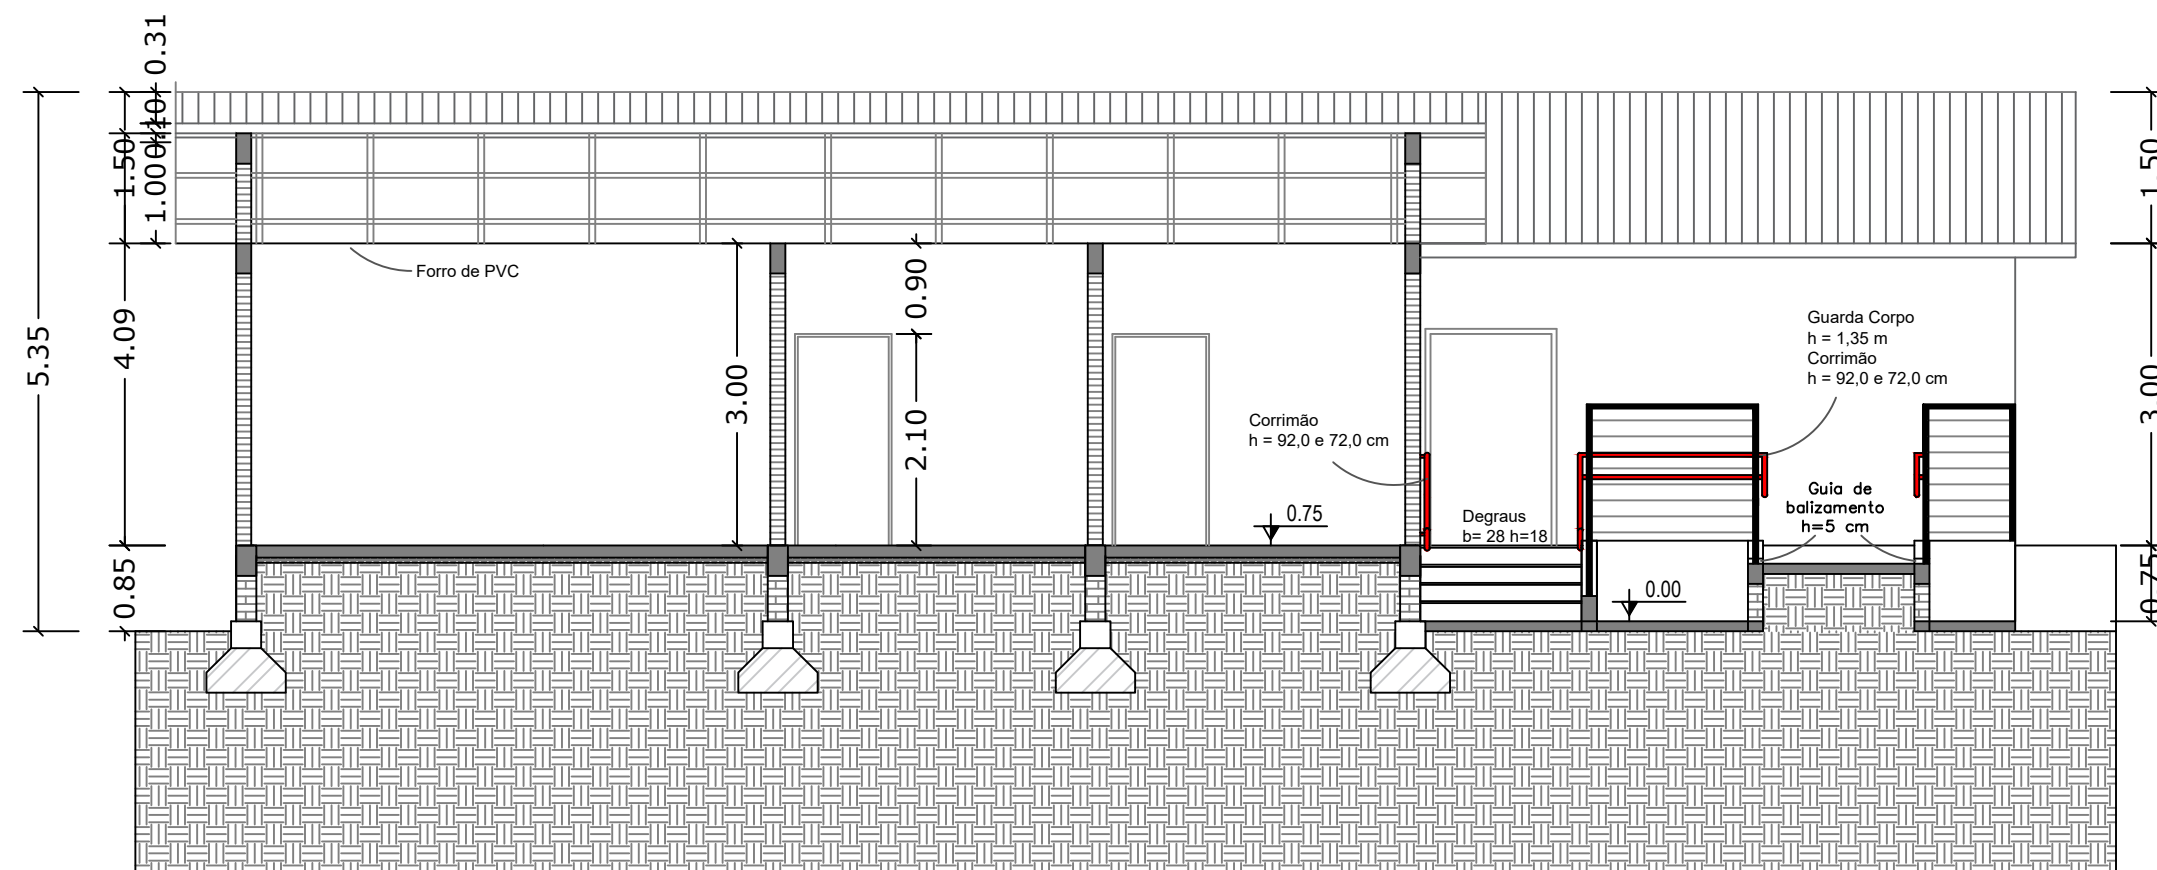


CORTE AA
Escala 1:75

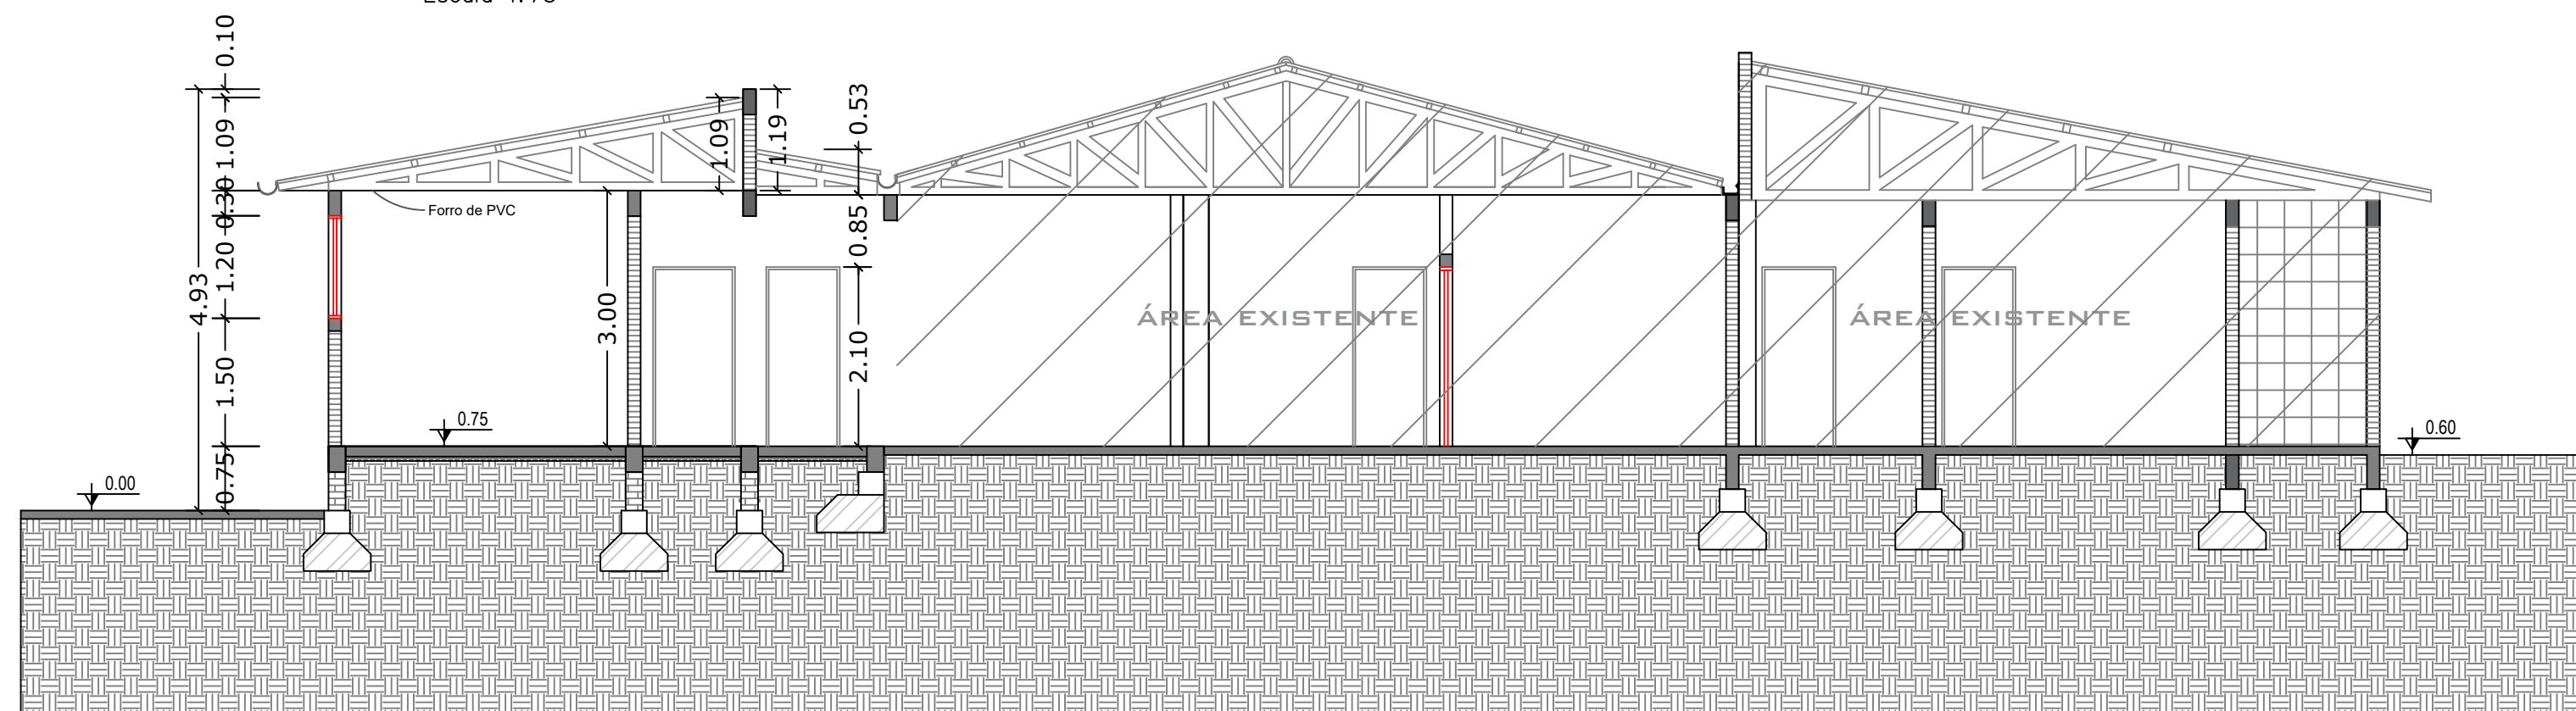


CORTE BB
Escala 1:75

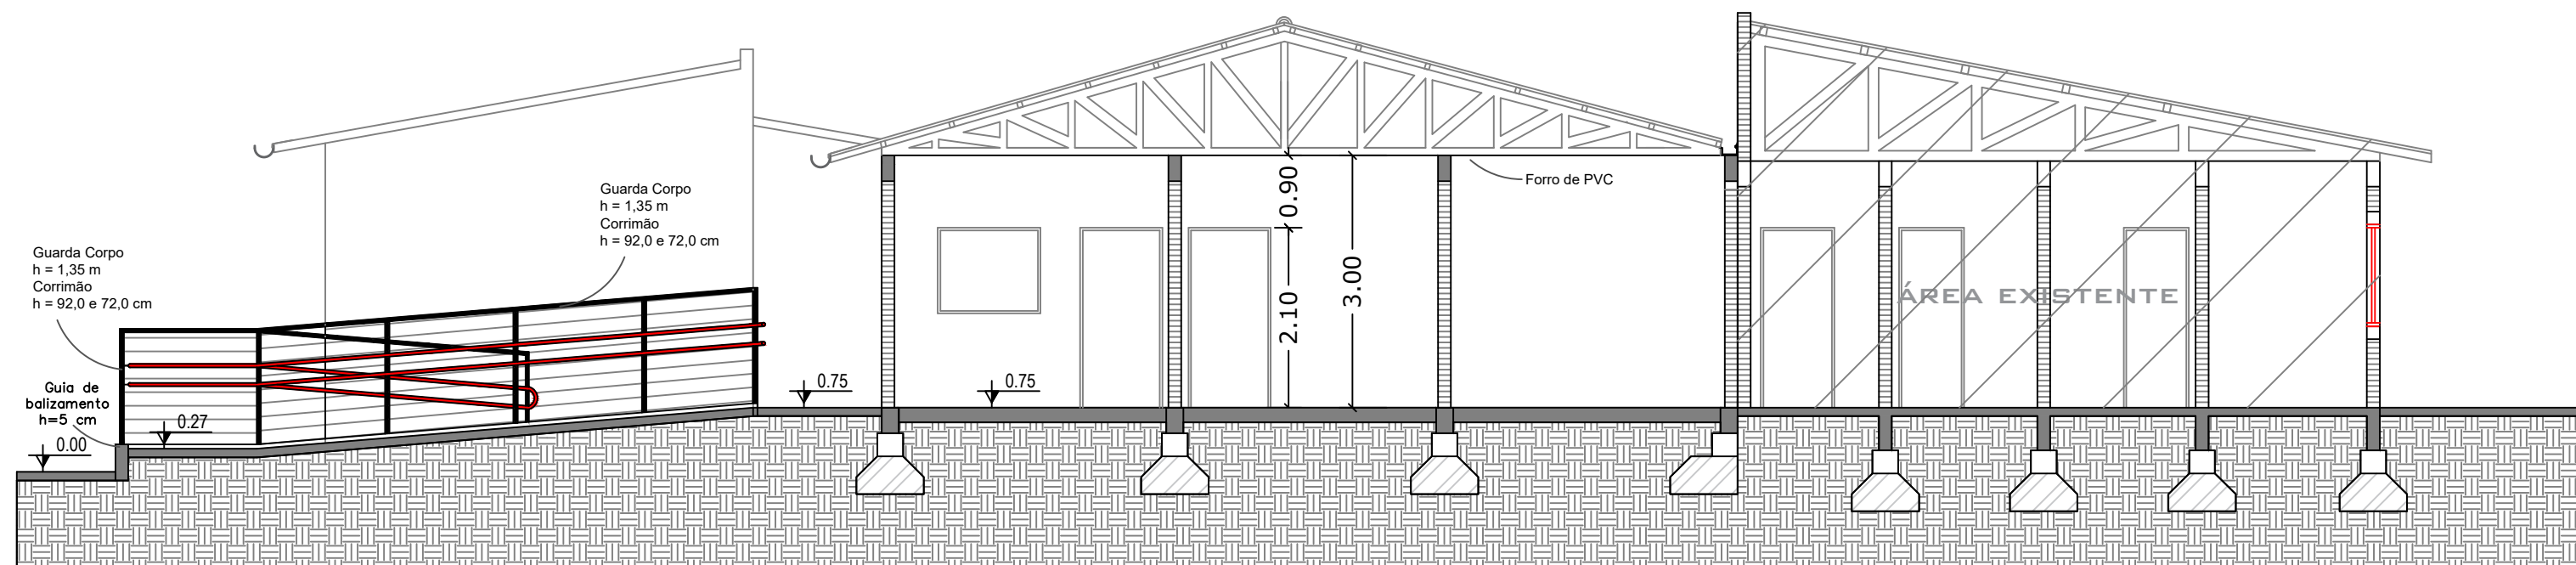


CORTE CC
Escala 1:75

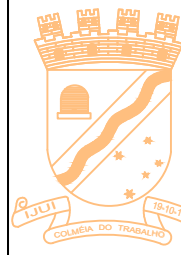	MUNICÍPIO DE IUJUI SECRETARIA MUNICIPAL DE SAÚDE	
	RUA BENJAMIN CONSTANT, 429 - CENTRO - IUJUI/RS - CEP:98700-000	
	PREFEITO	ANDREI COSSETIN SCZMANSKI
	SECRETÁRIO MUNICIPAL SMS	MÁRCIO JÚNIOR STRASSBURGER
RESPONSÁVEL TÉCNICO		RICARDO HEISLER ENG. CIVIL CREA/RS 223388
OBRA REFORMA E AMPLIAÇÃO ESF GLÓRIA		
ENDEREÇO RUA Sepé Tiarajú - BAIRRO Glória		
PRANCHA CORTES		Nº 03 /10
DATA MARÇO/2026	ESCALA INDICADA	ÁREA TOTAL 123,00 m² Ampliação: 102,58 m² Reforma: 20,42 m²
DESENHO		REVISÃO

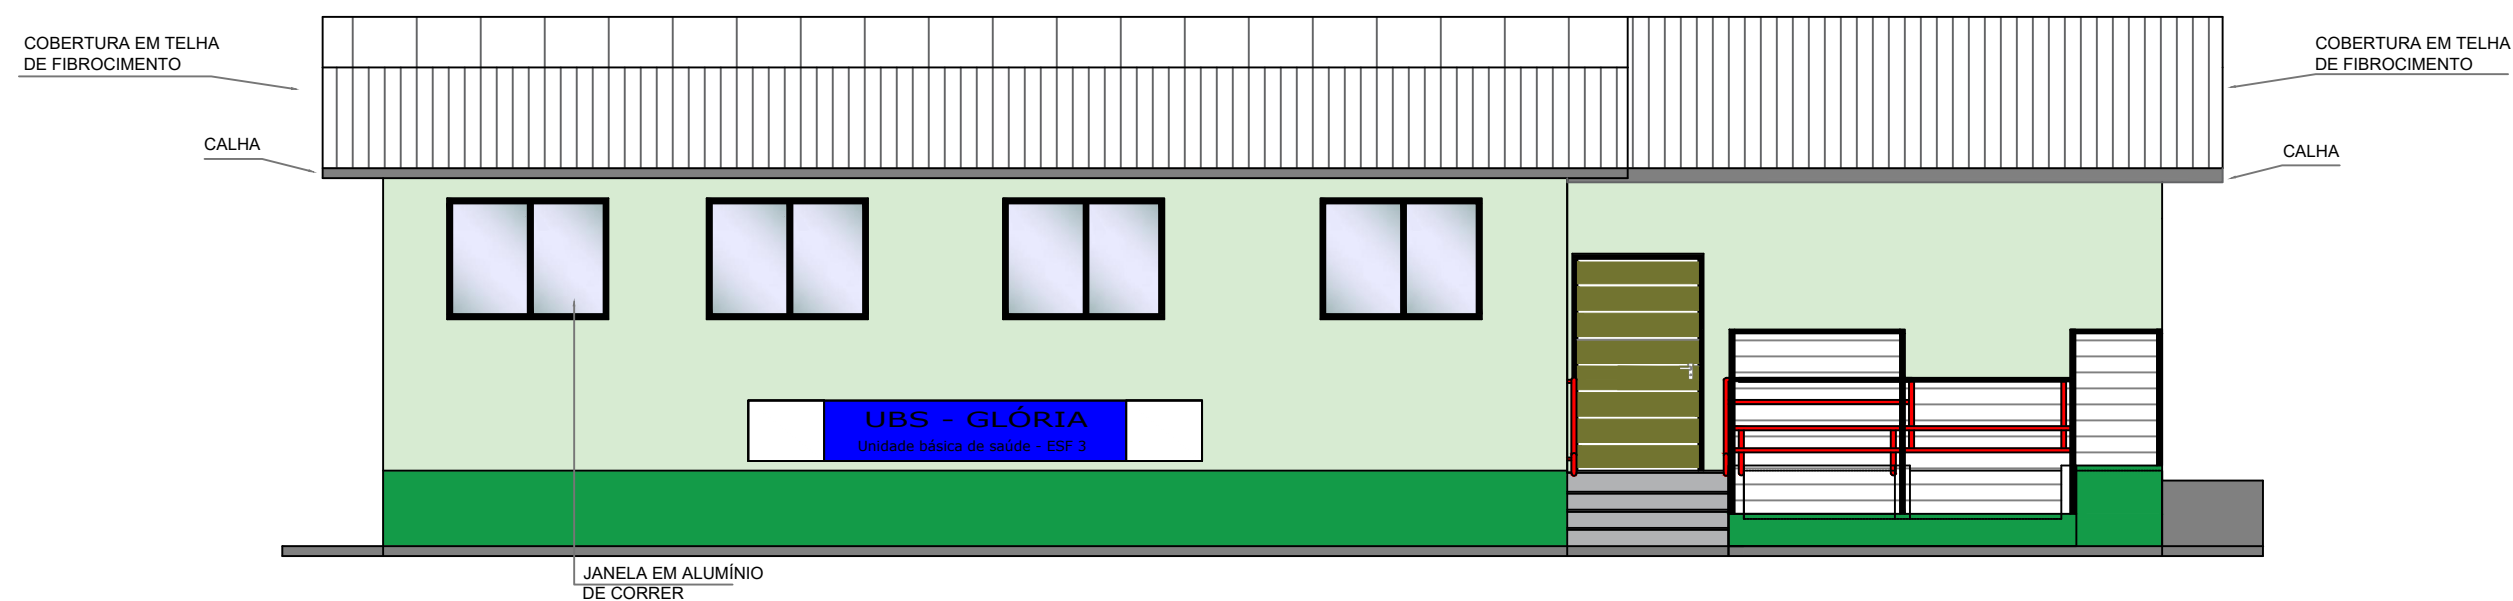


FACHADA FRONTAL -
FACE OESTE
Escala 1:75

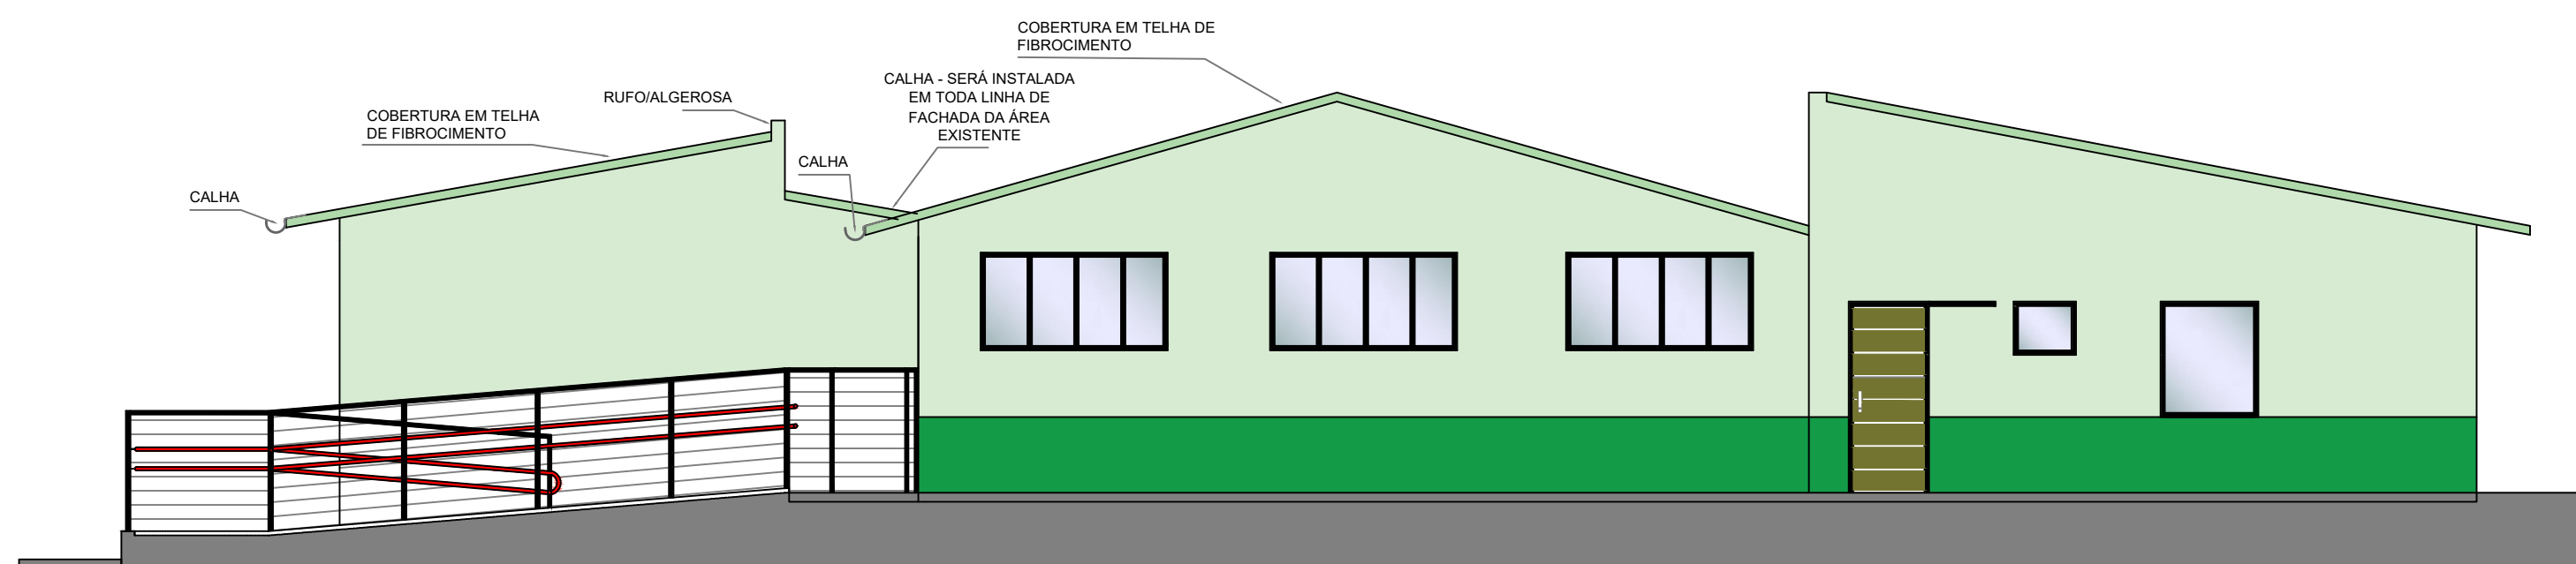


FACHADA LATERAL -
FACE SUL
Escala 1:75

	MUNICÍPIO DE IJUÍ SECRETARIA MUNICIPAL DE SAÚDE RUA BENJAMIN CONSTANT, 429 - CENTRO - IJUÍ/RS - CEP:98700-000			
	PREFEITO ANDREI COSSETIN SCZMANSKI			
	SECRETÁRIO MUNICIPAL SMS MÁRCIO JÚNIOR STRASSBURGER			
	RESPONSÁVEL TÉCNICO RICARDO HEISLER ENG. CIVIL CREA/RS 223388			
OBRA REFORMA E AMPLIAÇÃO ESF GLÓRIA				
ENDEREÇO RUA Sepé Tiarajú - BAIRRO Glória				
PRANCHA FACHADAS				Nº 04 /10
DATA MARÇO/2026	ESCALA INDICADA	ÁREA TOTAL 123,00 m²	Ampliação: 102,58 m² Reforma: 20,42 m²	DESENHO REVISÃO

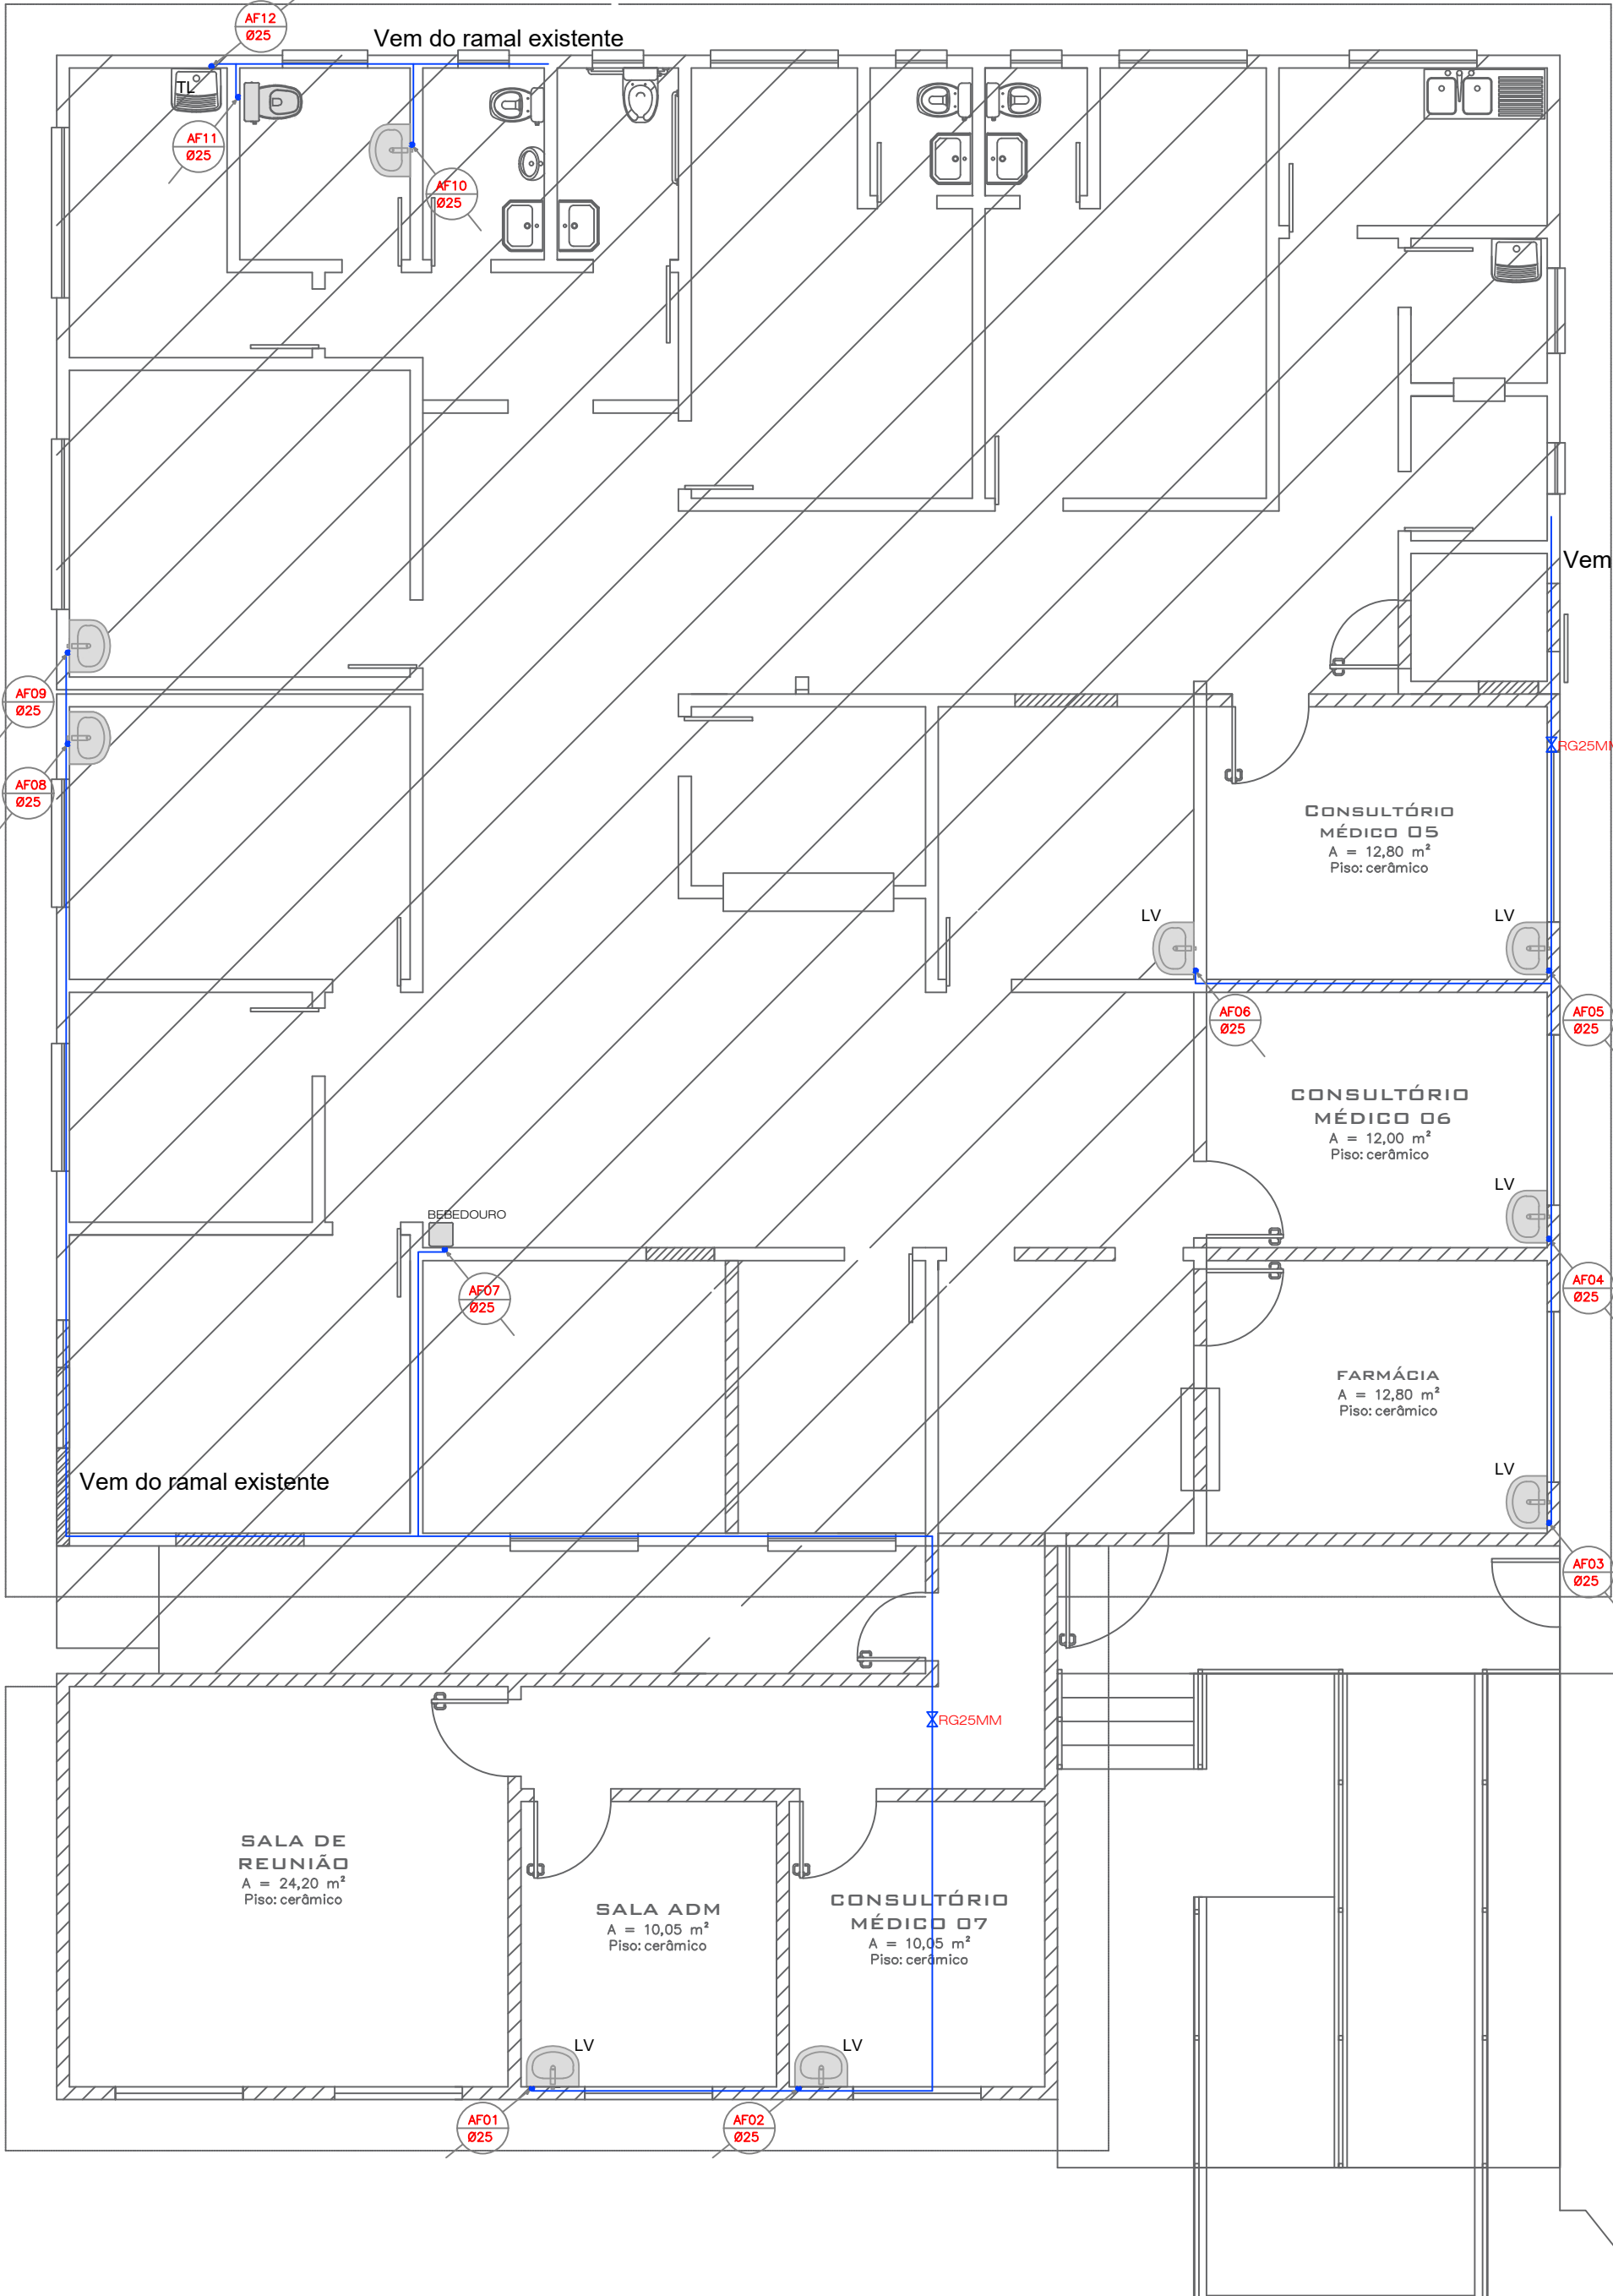

PLANTA BAIXA HIDRÁULICA 01
Escala 1:75

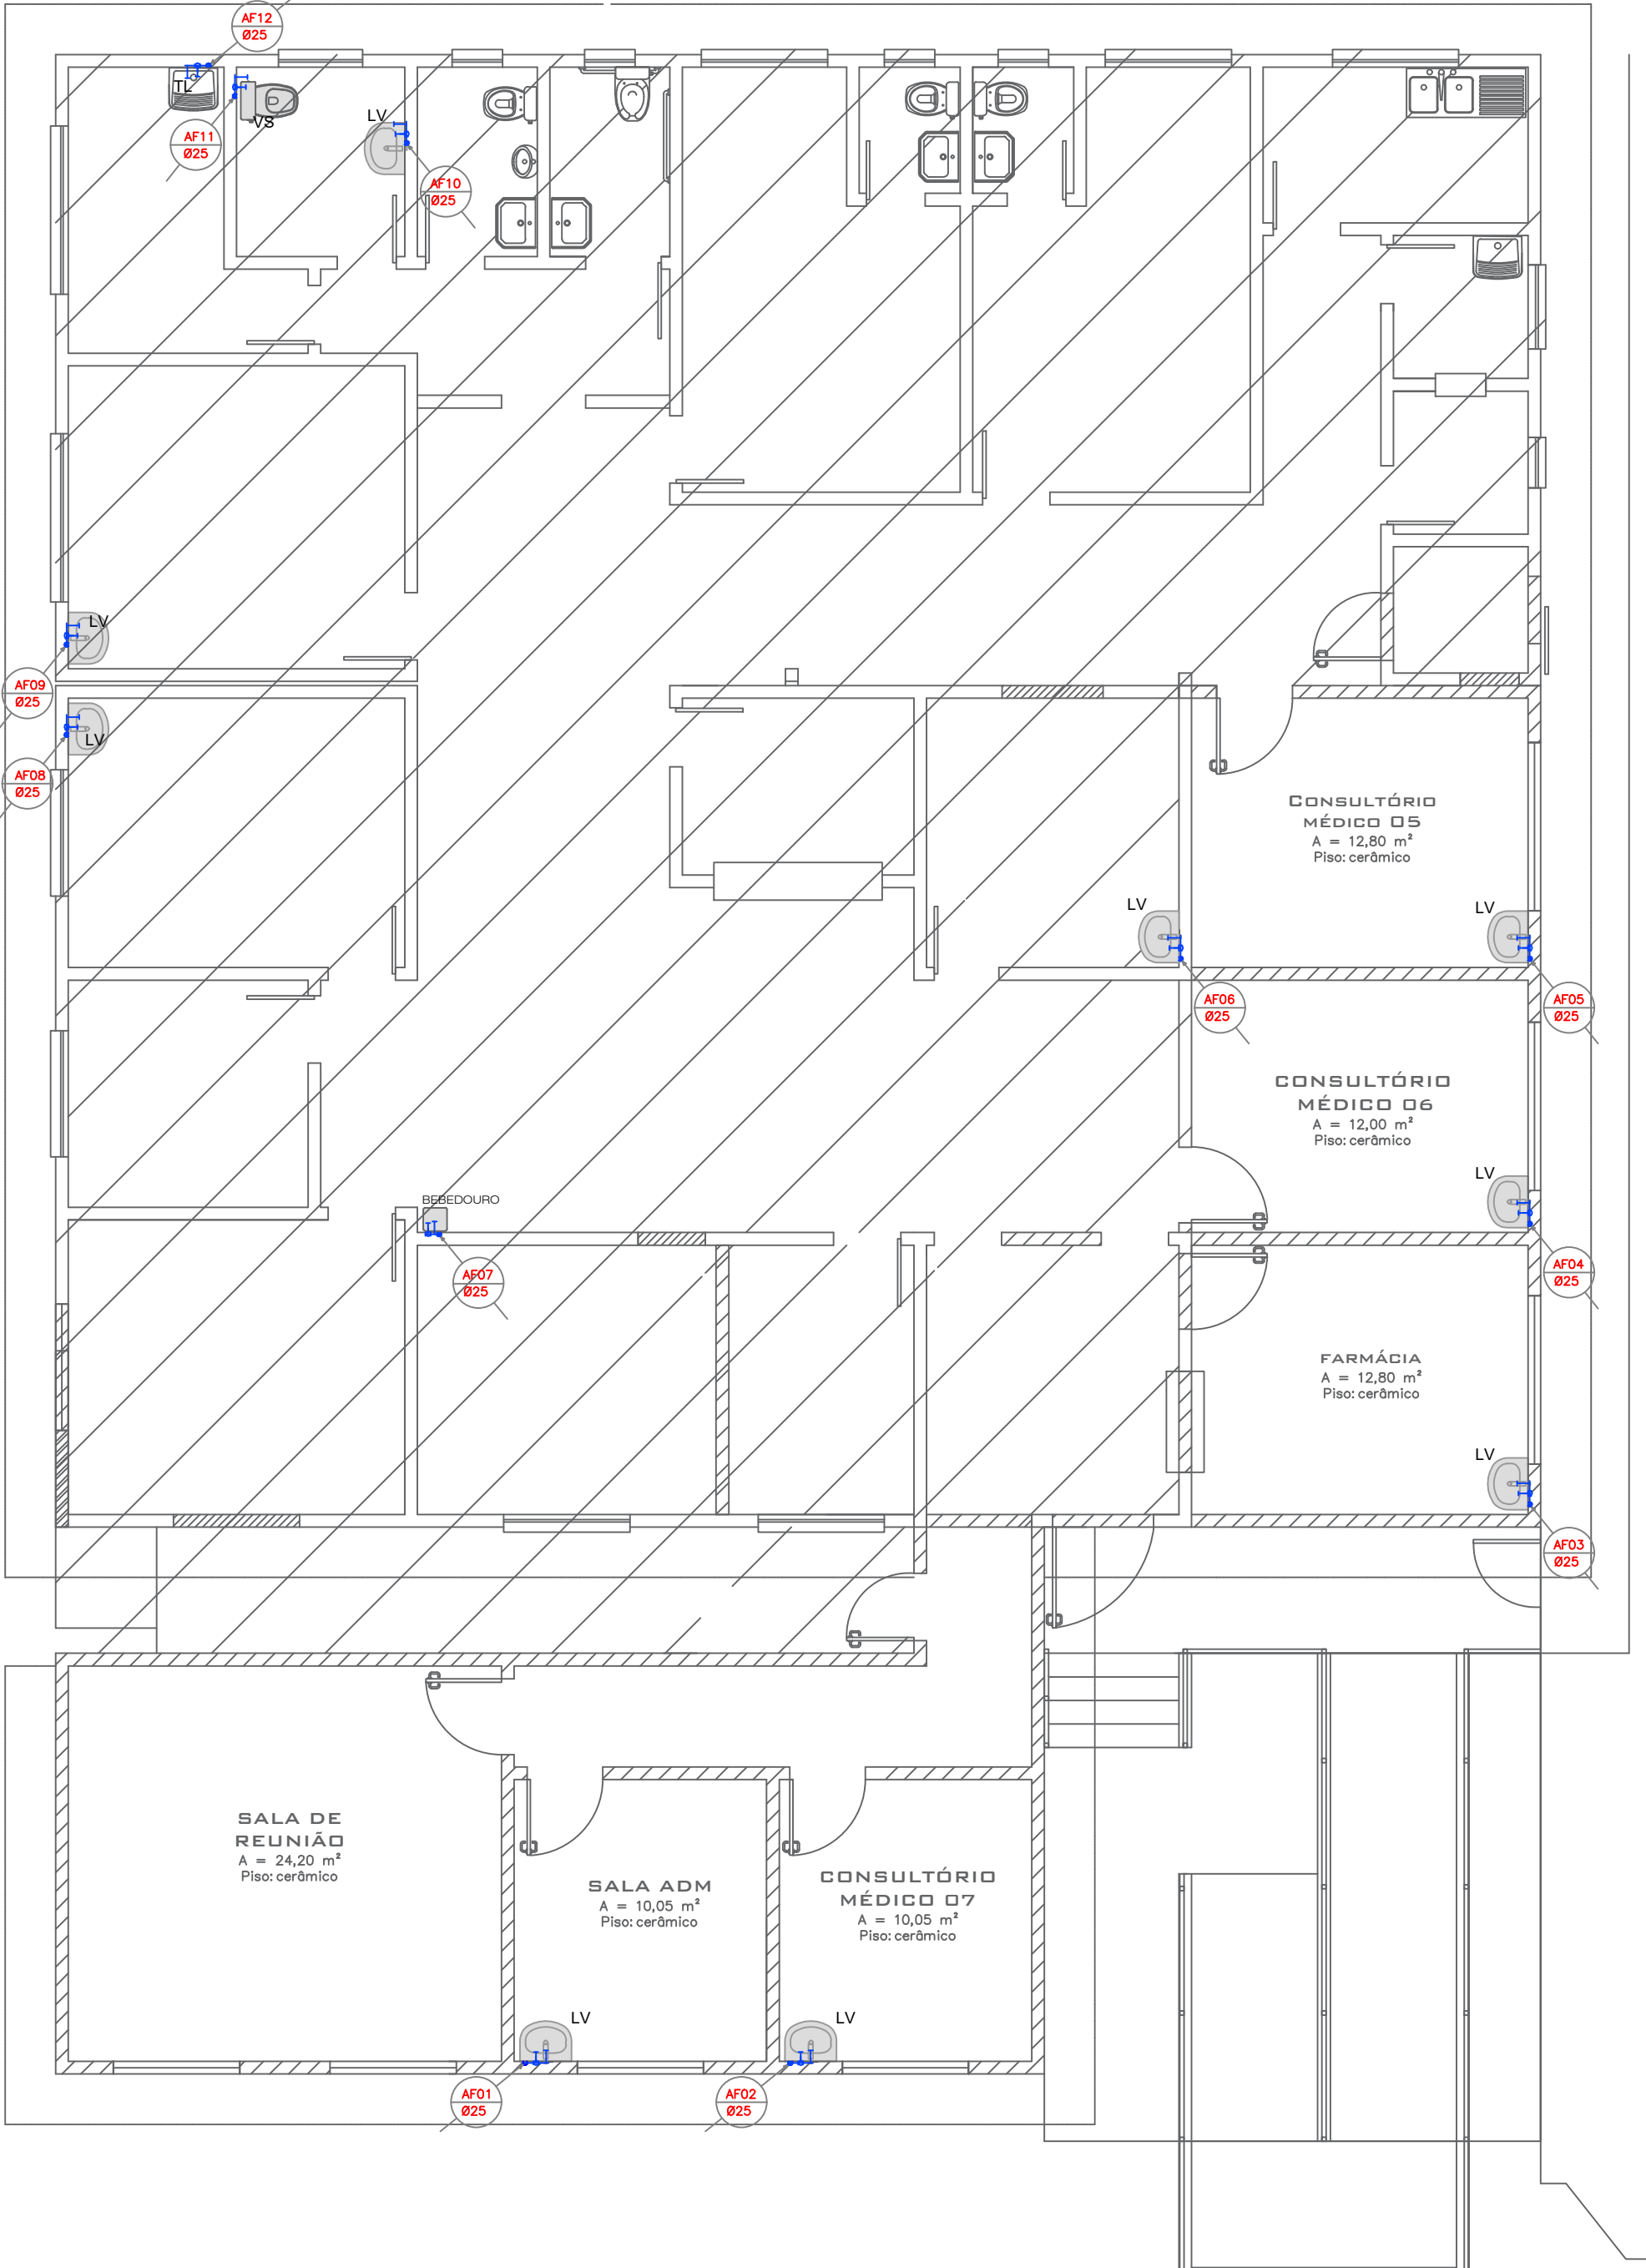


PLANTA BAIXA HIDRÁULICA 02
Escala 1:75


LEGENDA:	
	COLUNA DE ÁGUA FRIA
	RAMAL DE ENTRADA
	REGISTRO GAVETA
	CANALIZ. ÁGUA FRIA


LEGENDA DAS INDICAÇÕES:	
VS	VASO SANITÁRIO
LV	LAVATÓRIO
PIA	PIA
TJ	TORNEIRA DE JARDIM
CO	CADEIRA ODONTOLÓGICA
EX	EXPURGO
ML	MÁQUINA DE LAVAR
TL	TANQUE DE LAVAR

ALTURA DOS PONTOS DE UTILIZAÇÃO:	
VASO SANITÁRIO	20cm
LAVATÓRIO	60cm
PIA	110cm
TORNEIRA DE JARDIM	60cm
CADEIRA ODONTOLÓGICA	PISO
EXPURGO	60cm
MÁQUINA DE LAVAR	90cm
TANQUE DE LAVAR	115cm
REGISTRO DE GAVETA	180cm

	MUNICÍPIO DE JUIZ DE FORA SECRETARIA MUNICIPAL DE SAÚDE RUA BENJAMIN CONSTANT, 429 - CENTRO - JUIZ DE FORA - CE: 36.070-000				
	PREFEITO ANDRÉ COSETIN SZYMANSKI				
	SECRETÁRIO MUNICIPAL SMS MARCIO JUNIOR STRASSBURGER				
	RESPONSÁVEL TÉCNICO RICARDO HESLER ENG. CIVIL CREA, RS 21.338				
PROJETO: REFORMA E AMPLIAÇÃO ESF GLÓRIA					
ENDEREÇO: RUA Sepé Tiarajó - BAIRRO Glória					
PRONOME: PLANTA BAIXA HIDRÁULICA 01 PLANTA BAIXA HIDRÁULICA 02					
DATA: MARÇO/2026	ESCALA: INDICADA	ÁREA TOTAL: 123,00 m² Reforma: 20,42 m²	AMPLIAÇÃO: 102,58 m²	DESENHO: —	REVISÃO: —

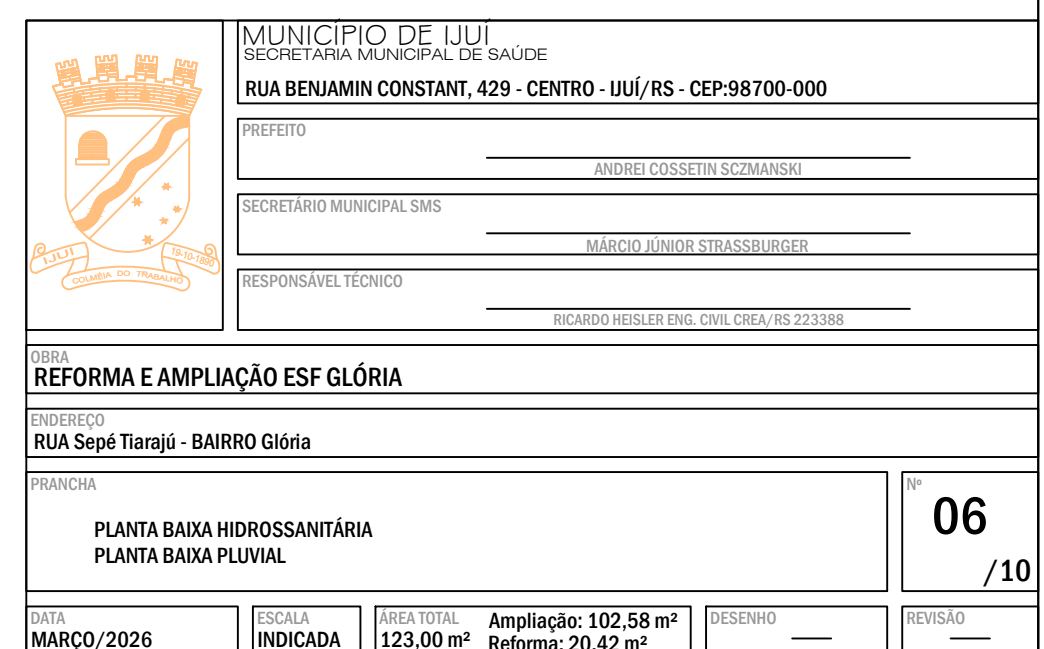

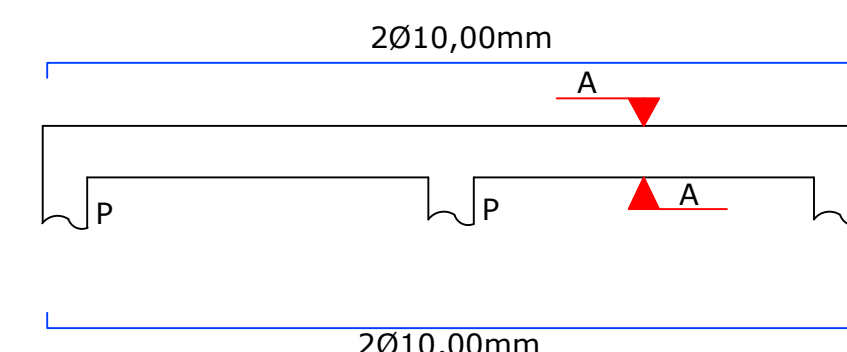


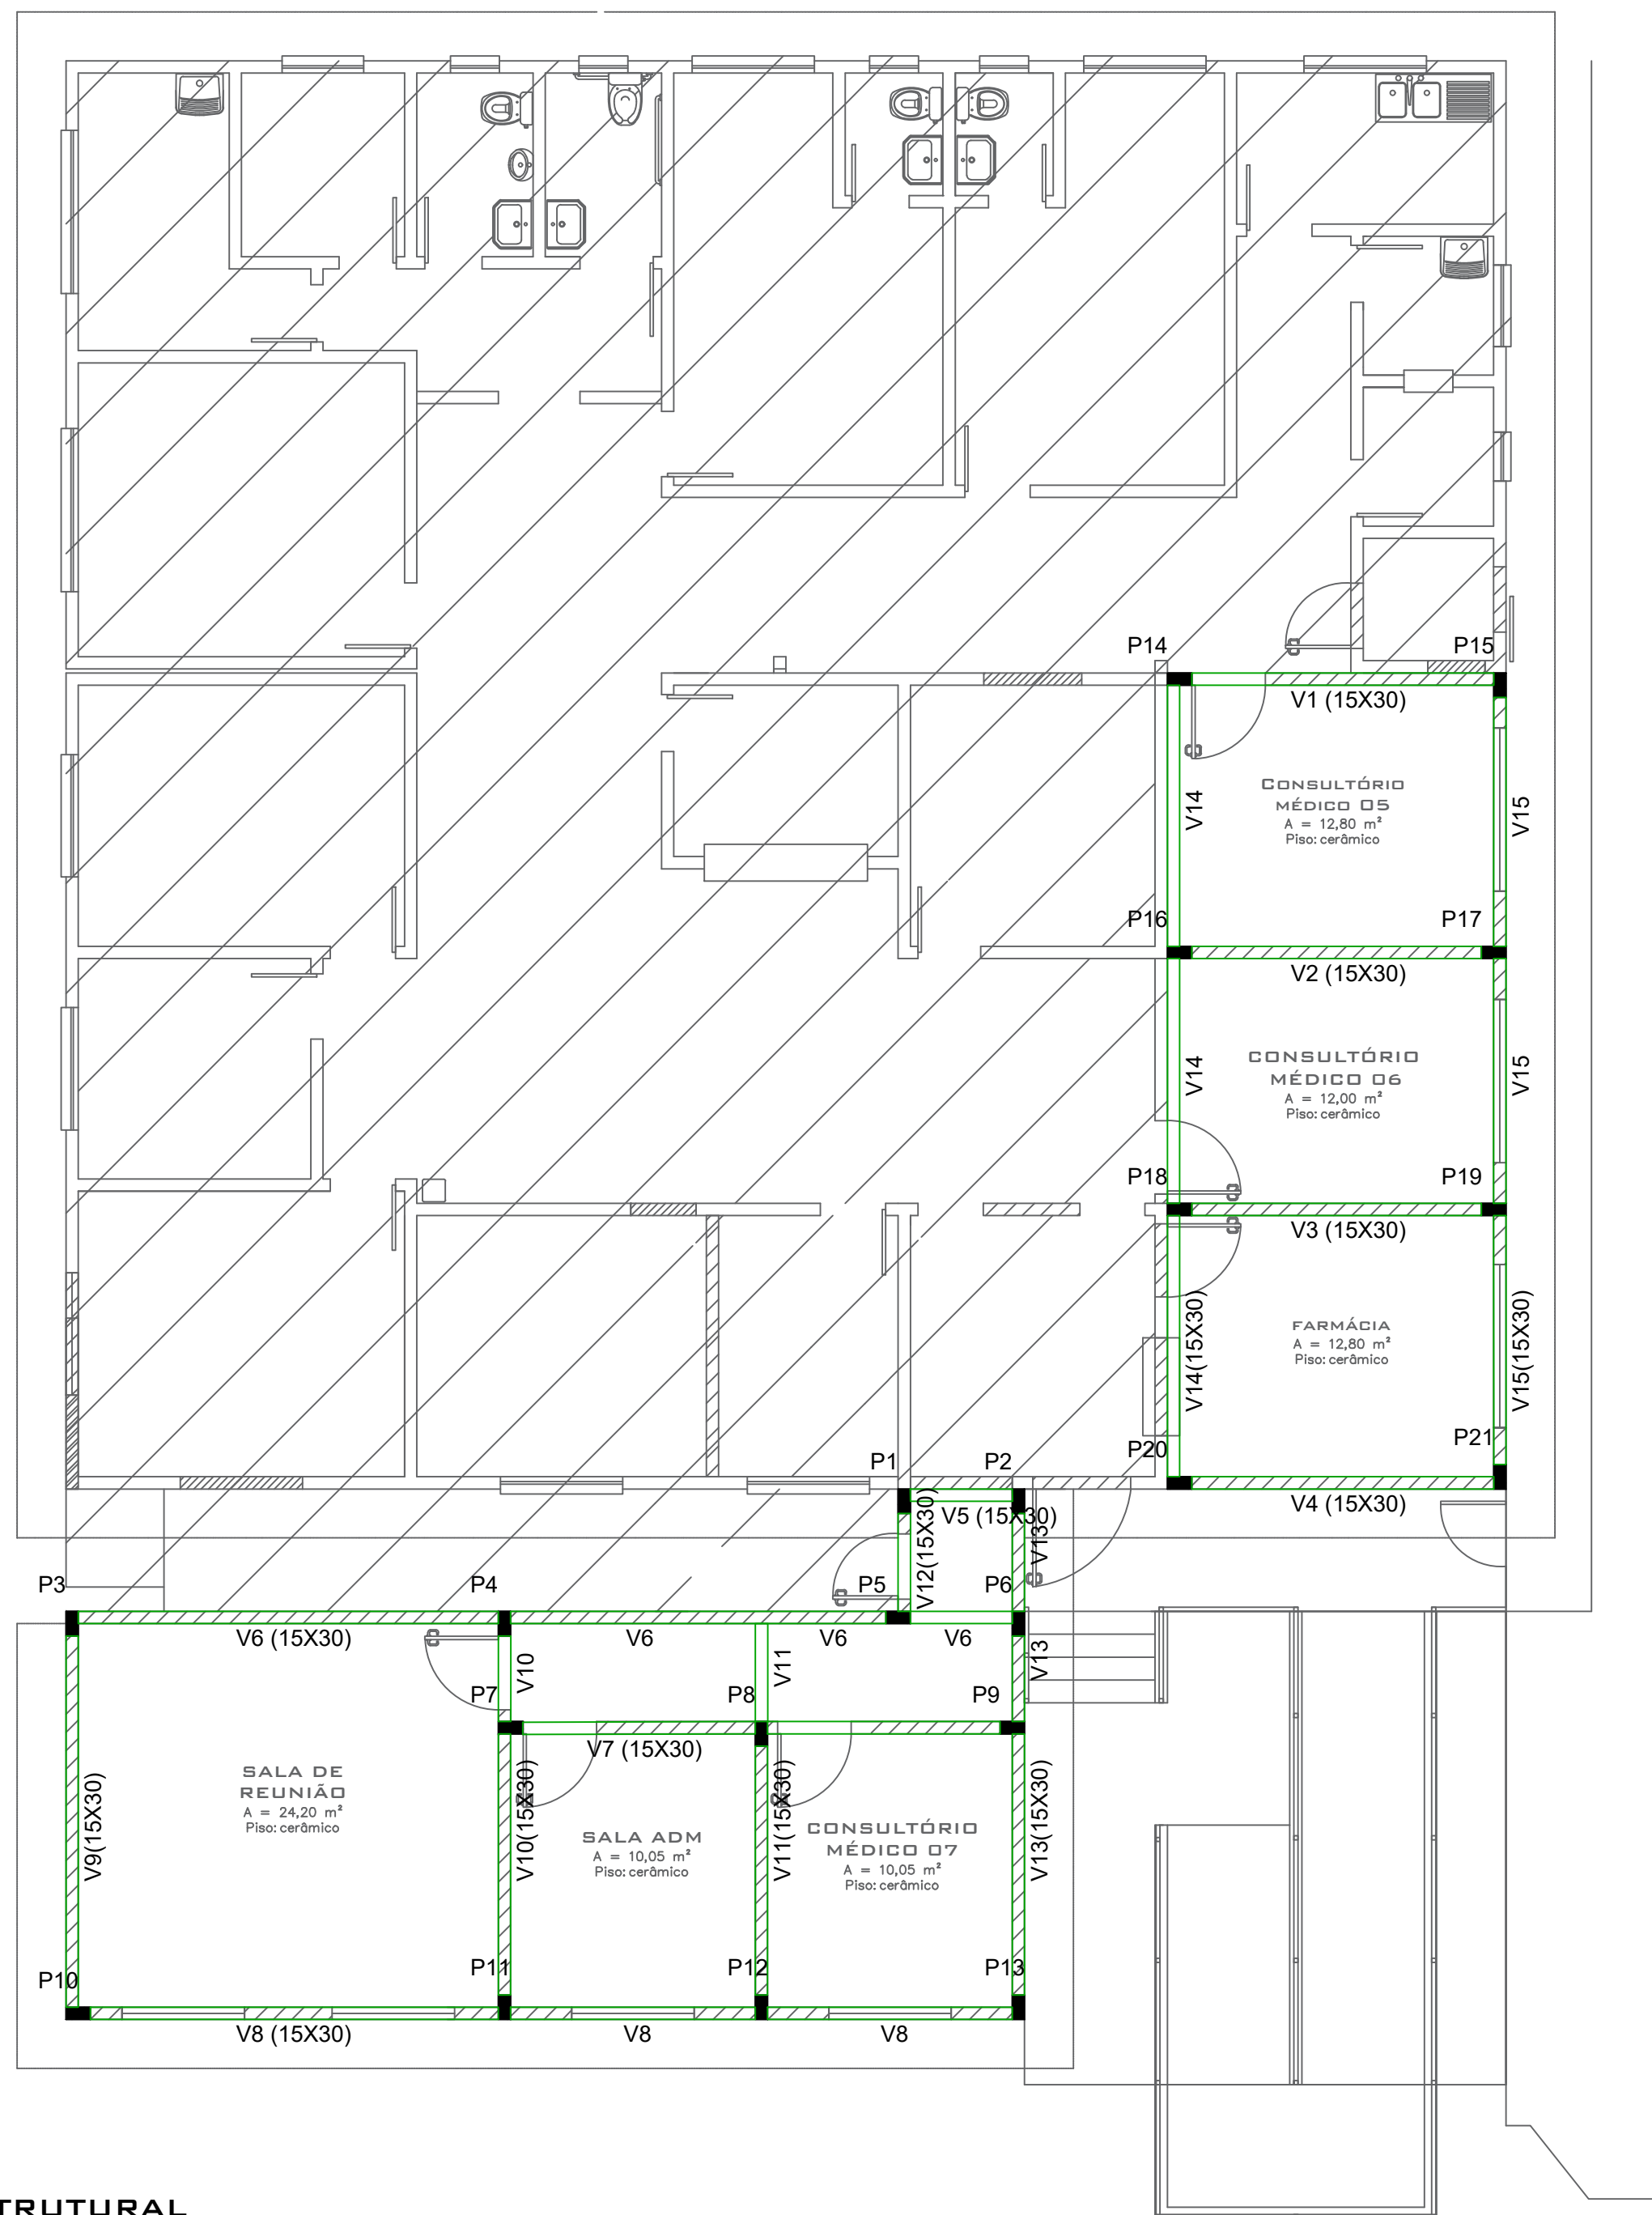

ESTRUTURAL
PLANTA DE FORMAS - SUPERESTRUTURA
Escala 1: 75

PILARES


P1=P2=P3=P4=P5
=P6=P7=P8=P9=P10
=P11=P12=P13=P14=P15
=P16=P17=P18=P19=P20=P21

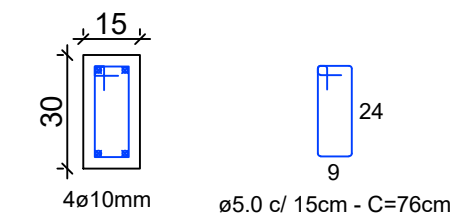


PILARES
Escala: sem escala

VIGAS AÉREAS


V1=V2=V3=V4=V5=V6=V7=V8=V9=
V10=V11=V12=V13=V14=V15

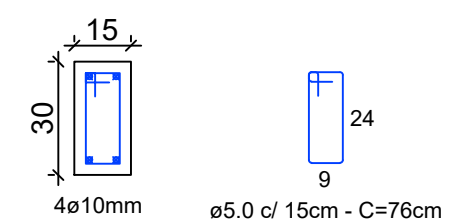

VIGAS AÉREAS
Escala: sem escala

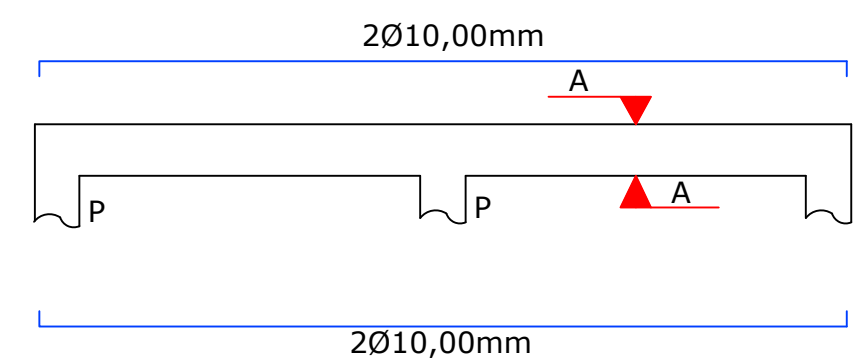


	MUNICÍPIO DE IJUÍ SECRETARIA MUNICIPAL DE SAÚDE RUA BENJAMIN CONSTANT, 429 - CENTRO - IJUÍ/RS - CEP:98700-000	
	PREFEITO	ANDREI COSSETIN SCZMANSKI
	SECRETÁRIO MUNICIPAL SMS	MÁRCIO JÚNIOR STRASSBURGER
	RESPONSÁVEL TÉCNICO	RICARDO HEISLER ENG. CIVIL CREA/RS 223388
OBRA REFORMA E AMPLIAÇÃO ESF GLÓRIA		
ENDEREÇO RUA Sepé Tiarajú - BAIRRO Glória		
PRANCHA PLANTA BAIXA ESTRUTURAS 02		Nº 08 /10
DATA MARÇO/2026	ESCALA INDICADA	ÁREA TOTAL 123,00 m² Ampliação: 102,58 m² Reforma: 20,42 m²
DESENHO		REVISÃO

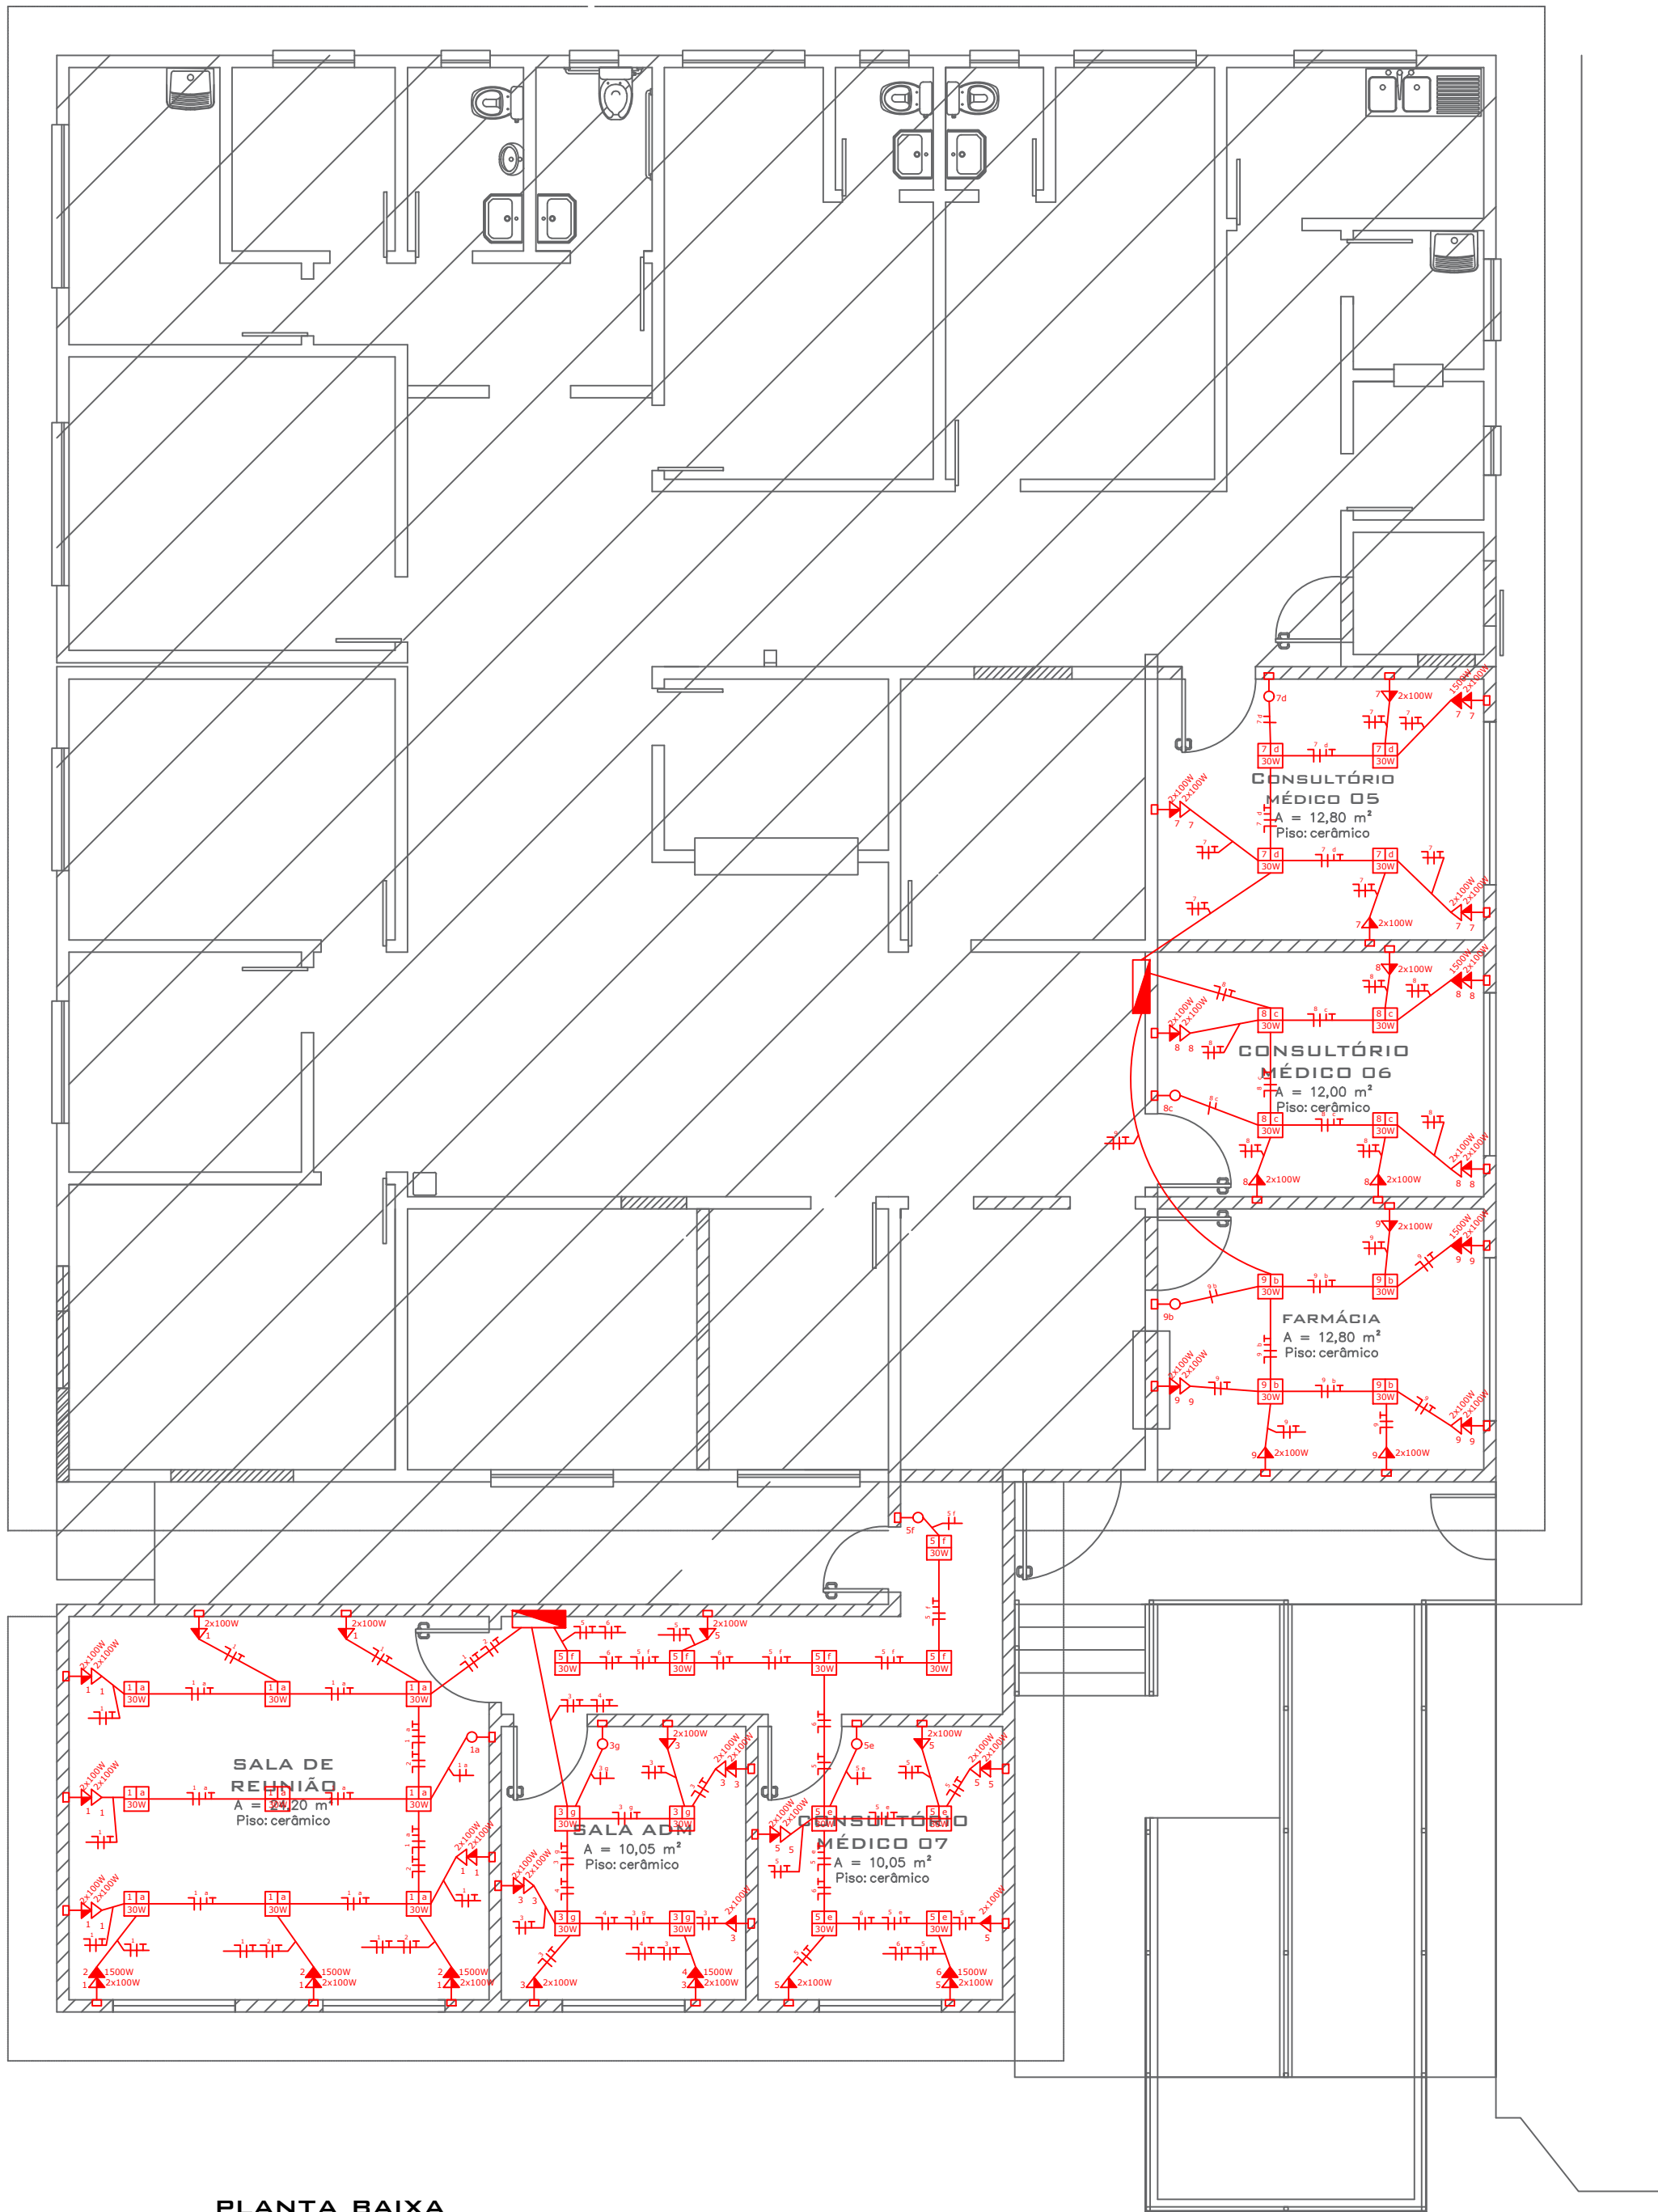


PLANTA BAIXA
INSTALAÇÕES ELÉTRICAS
Escala 1:75

LEGENDA			
	Condutores Neutro, Fase, Retorno e Proteção, respectivamente. Do circuito 3 e retorno "a".		Ponto de tomada média com 2 tomadas simples de 100W cada, pertencentes ao circuito 3.
	Ponto de iluminação de LED no teto pertencente ao circuito 3, com retorno "a" de 30W.		Ponto de tomada alta com 1 tomadas simples de 1500W cada, pertencentes ao circuito 1.
	Quadro de Distribuição de Energia de Embutir para 18 Disjuntores com barramentos de cobre.		Ponto de tomada baixa com 2 tomadas simples de 100W cada, pertencentes ao circuito 3.
	Quadro de medição, instalado em mureta frontal		Eletroduto de PVC corrugado, anti-chamas, de coloração laranja...
	Interruptor simples pertencente ao circuito 3 com retorno "a", de embutir.	OBS	Eletroduto não cotados são todos de 1".

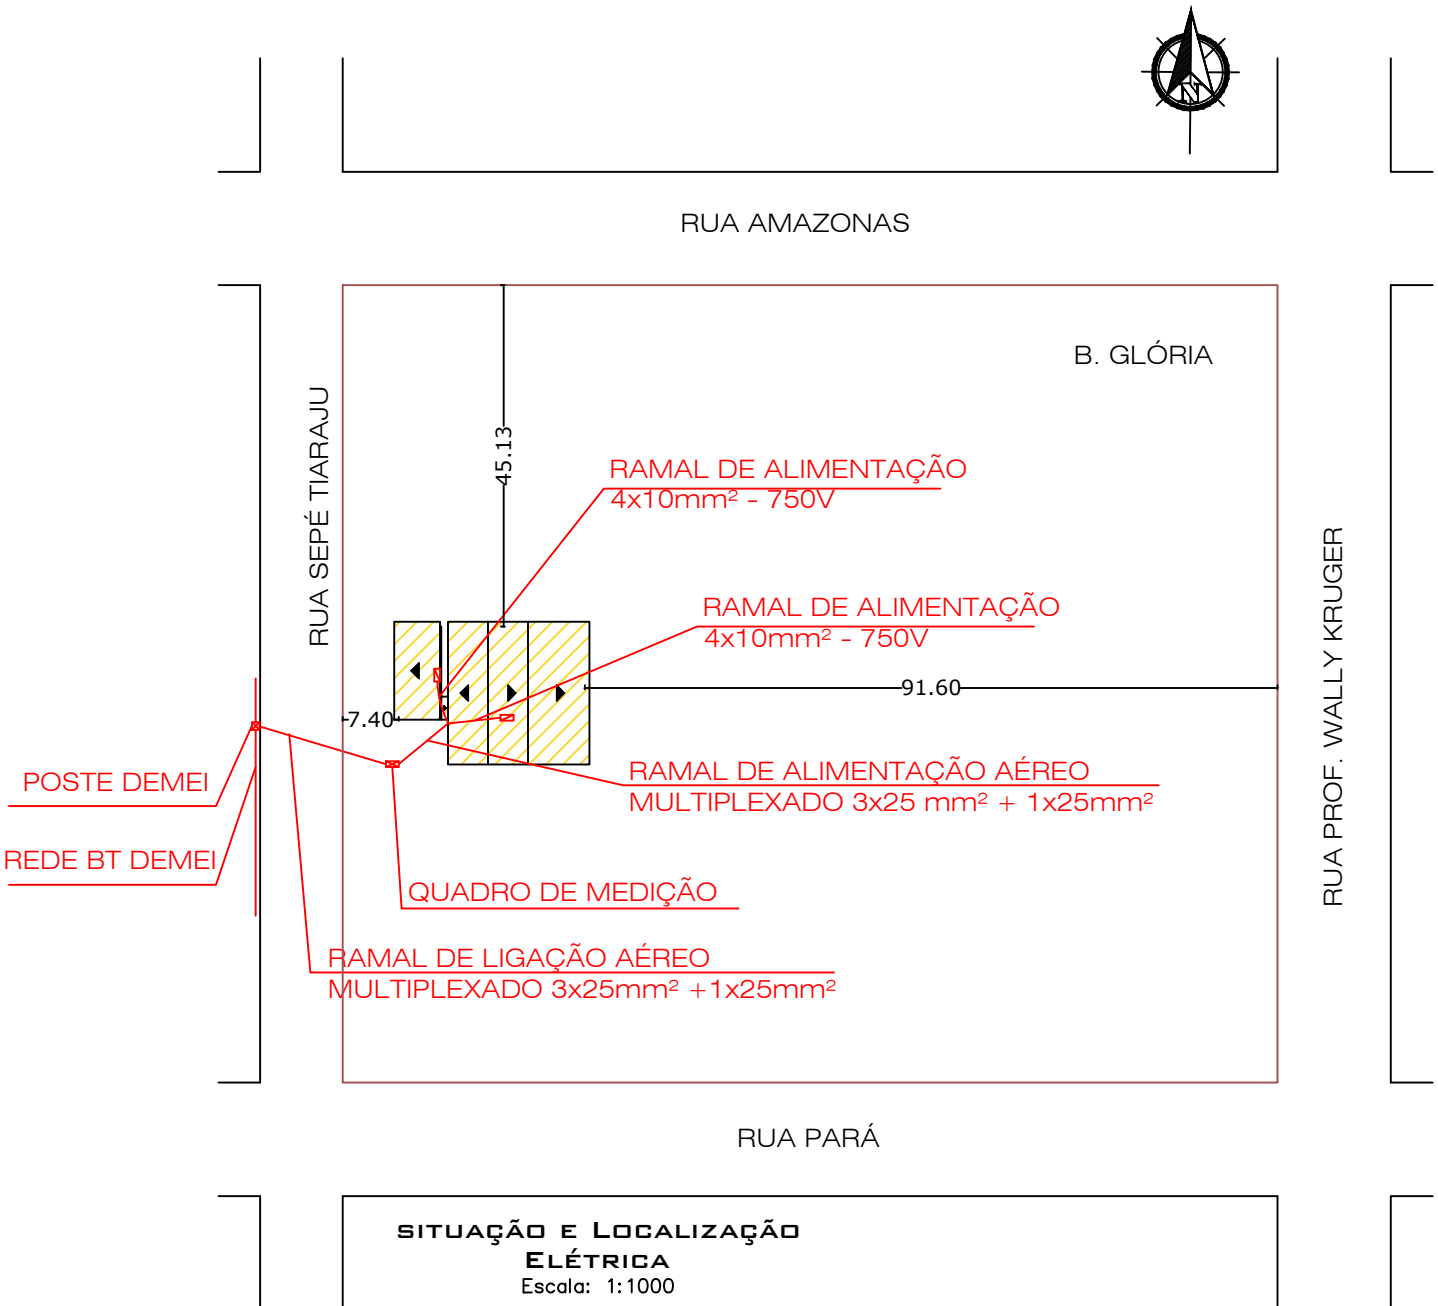

SITUAÇÃO E LOCALIZAÇÃO
ELÉTRICA
Escala: 1:1000

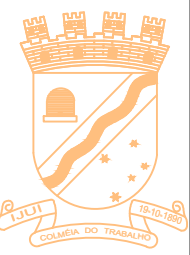

MUNICÍPIO DE IJUÍ
SECRETARIA MUNICIPAL DE SAÚDE
RUA BENJAMIN CONSTANT, 429 - CENTRO - IJUÍ/RS - CEP:98700-000

PREFEITO
ANDREI COSSETIN SCZMANSKI

SECRETÁRIO MUNICIPAL SMS
MÁRCIO JÚNIOR STRASSBURGER

RESPONSÁVEL TÉCNICO
SAUL VIONE WINIK ENG. ELETRICISTA CREA/RS 216541

OBRA
REFORMA E AMPLIAÇÃO ESF GLÓRIA

ENDEREÇO
RUA Sepé Tiaraçu - BAIRRO Glória

PRANCHA
PLANTA ELÉTRICA 01
PLANTA SITUAÇÃO E LOCALIZAÇÃO ELÉTRICA

09
/10

DATA
MARÇO/2026

ESCALA
INDICADA

ÁREA TOTAL
123,00 m²

Ampliação: 102,58 m²
Reforma: 20,42 m²



DESENHO
—

REVISÃO
—


CD	Circuito	Iluminação (W)			Tomada (W)	Potência (W)	Corrente (A)	Disjuntor (A)	Condutor (mm²)	FASE			Descrição
		30	100	1500						A	B	C	
01	1	9	26			2870	13,05	20	2,5	X			Iluminação e Tomada
	2			3		4500	20,45	25	4,0		X		Climatizador
	3	4	16			1720	7,82	20	2,5			X	Iluminação e Tomada
	4			1		1500	6,82	20	2,5		X		Climatizador
	5	9	18			2070	9,41	20	2,5	X			Iluminação e Tomada
	6			1		1500	6,82	20	2,5	X			Climatizador
02	7	4	14			3020	13,73	20	4,0			X	Iluminação e Tomada
	8	4	16			3220	14,64	20	4,0	X			Iluminação e Tomada
	9	4	16			3220	14,64	20	4,0		X		Iluminação e Tomada
03	10			3		4500	20,45	25	2,5	X			Climatizador
	11	19	26			3170	14,41	20	2,5			X	Iluminação e Tomada
	12			3		4500	20,45	25	4,0		X		Climatizador
	13	25	25			3250	14,77	20	2,5			X	Iluminação e Tomada
	14			3		4500	20,45	25	2,5	X			Climatizador
	15			3		4500	20,45	25	2,5		X		Climatizador
	16			3		4500	20,45	25	2,5			X	Climatizador
TOTAL						52540							

CÁLCULO DE DEMANDA			
DESCRIÇÃO	POTÊNCIA (W)	FATOR DE DEMANDA	DEMANDA (VA)
ILUMINAÇÃO E TOMADAS	18040	0,4	7216
CLIAMITADOR	34500	1	34500
TOTAL			41716
* CONSIDERADO FATOR DE DEMANDA UNITÁRIA PARA OS CLIMATIZADORES POR SE TRATAR DE UM POSTO DE SAÚDE ONDE TODA A CARGA SERÁ UTILIZADA AO MESMO TEMPO			



Dimensionamento da entrada aérea cabos com isolamento para 750V															
FORNECIMENTO	CARGA INSTALADA C (kW)	DEMANDA CALCULADA D (kVA)	TIPO DE MEDIÇÃO	PROTEÇÃO	CONDUTOR (mm²) (cabos com isolamento 750V)				ELETRODUTO Diâmetro Nominal			LIMITE DE POTÊNCIA			
				DISJUNTOR TERMO-MAGNETICO (A)	RAMAL DE LIGAÇÃO	RAMAL DE ENTRADA (Fases)	Aterramento (Neutro)	Proteção (Terra)	RAMAL DE ENTRADA			Aterramento Proteção	MAIOR MOTOR OU SOLDA A MOTOR (CV)		
									ALUMÍNIO Aéreo – Cabo Multiplexado	COBRE ISOLADO (750V)					
TIPO					Fase(s)	N	PE	pol.	pol.	pol.	FN	FFN	FFF		
C4	52,54	41,716	DIRETA	70	Q-25	25	16	16	1 1/4 "	1 1/4 "	1"	5	10	25	

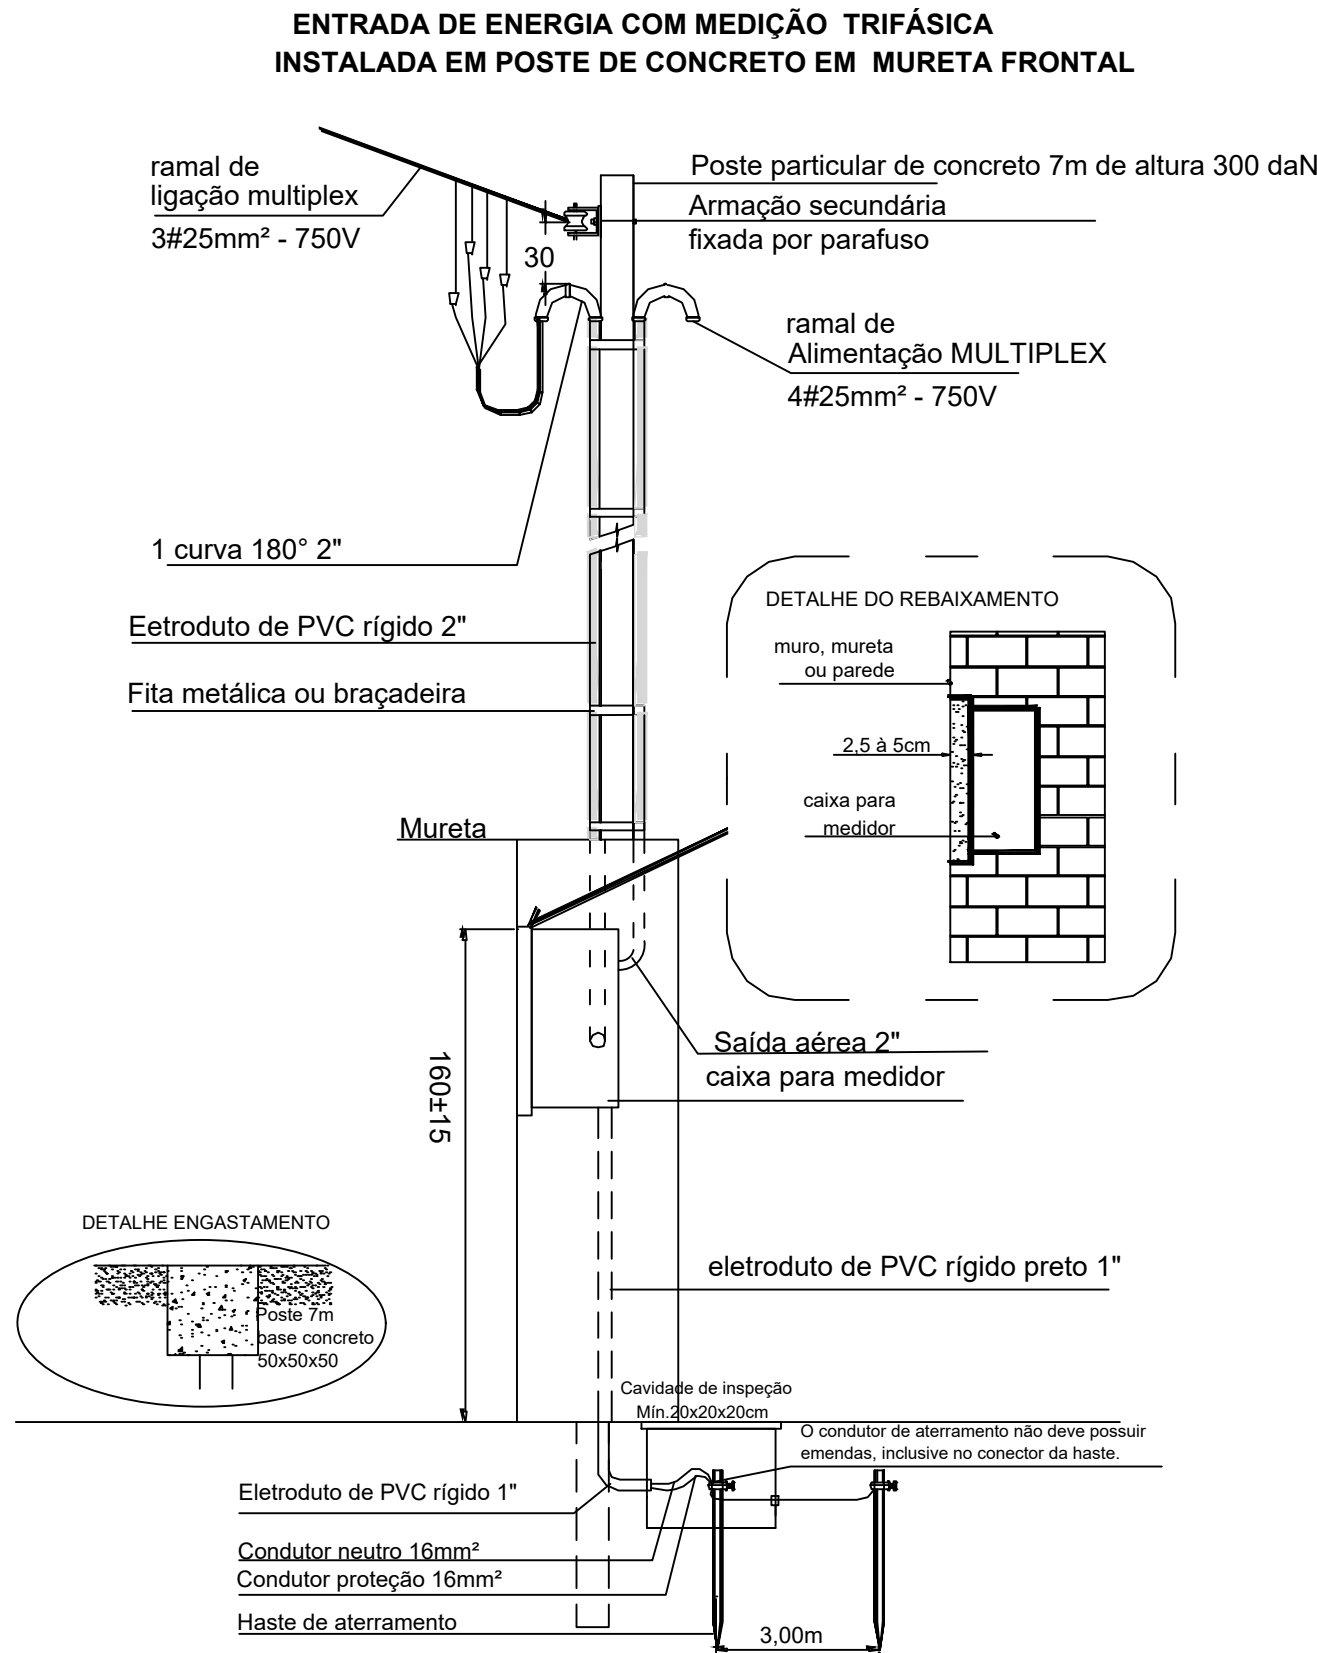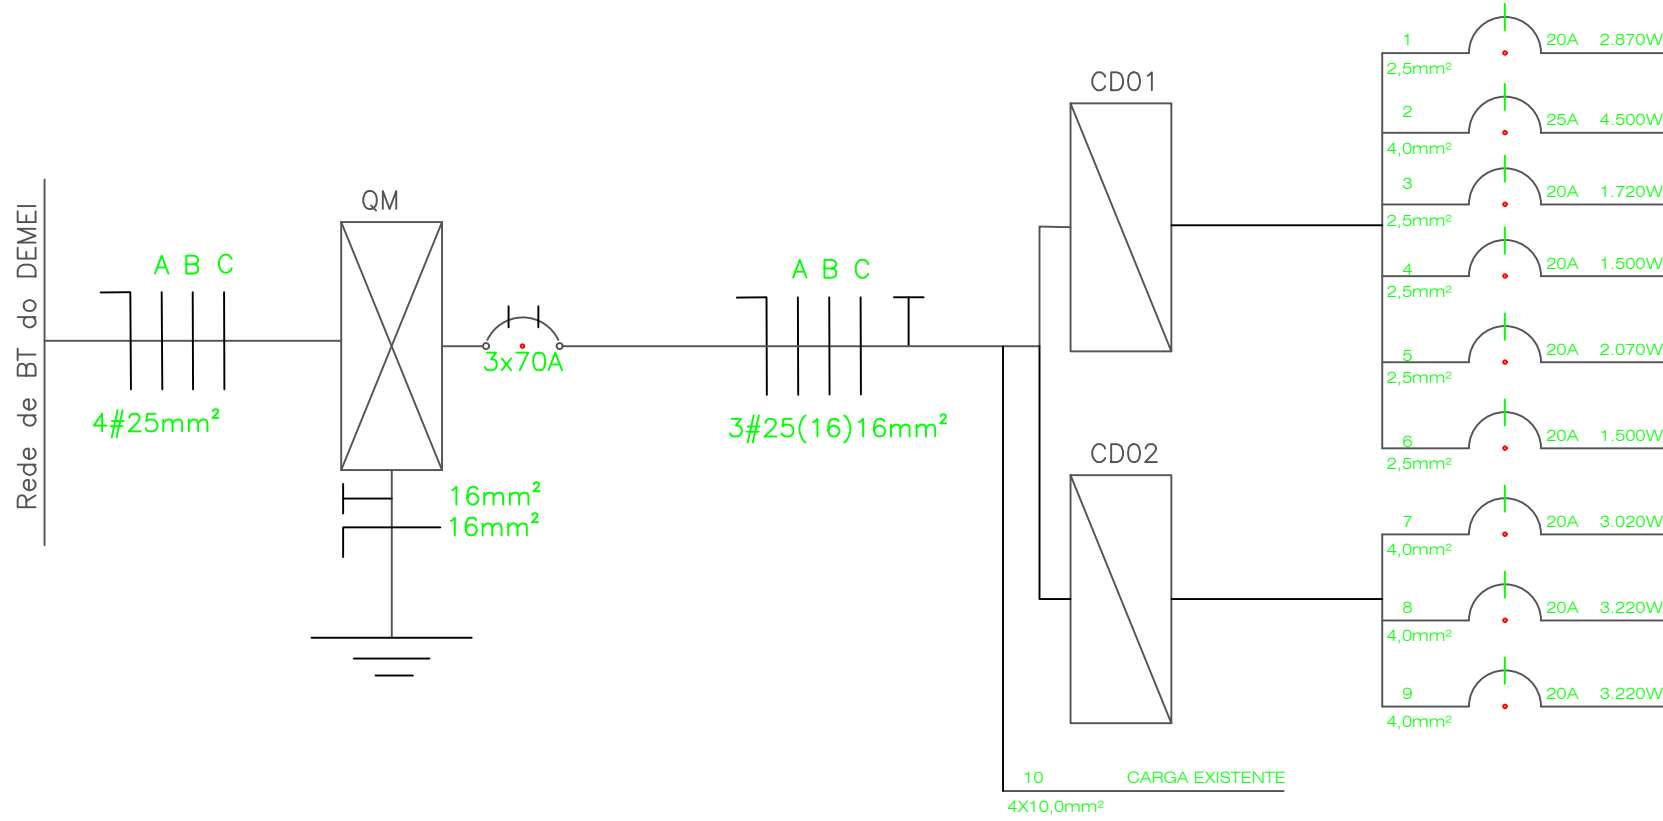

CAIXAS PARA UNIDADES CONSUMIDORAS INDIVIDUAIS MONTAGEM DA CAIXA PARA MEDIDOR BIFÁSICO

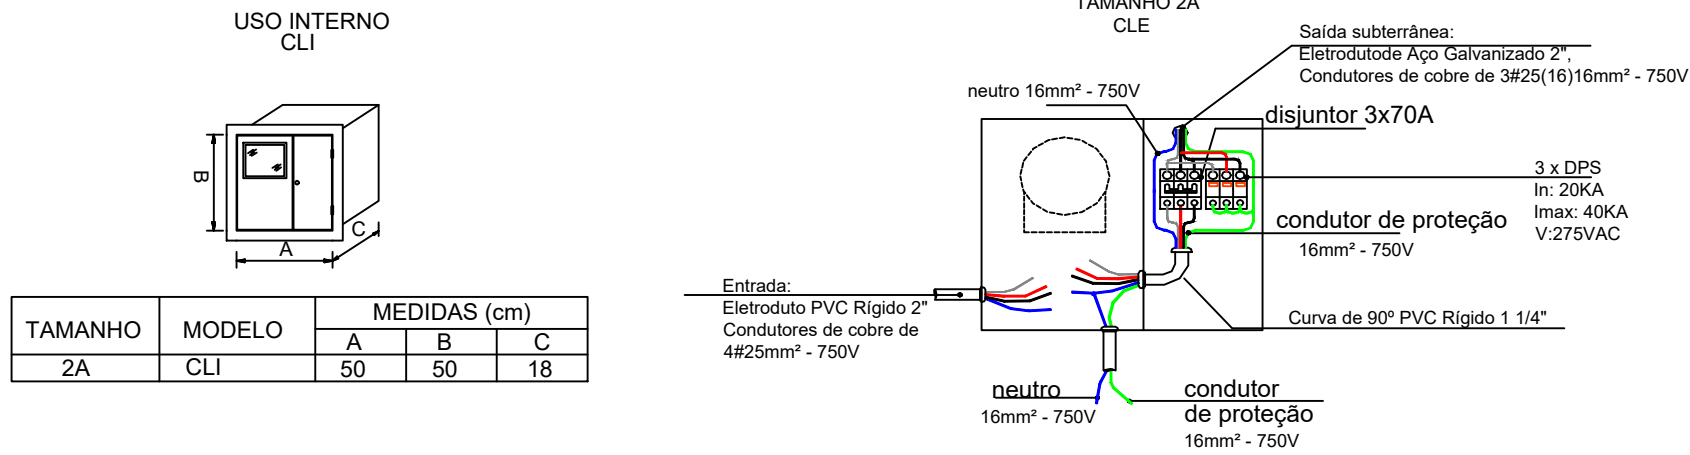

	MUNICÍPIO DE IJUÍ SECRETARIA MUNICIPAL DE SAÚDE RUA BENJAMIN CONSTANT, 429 - CENTRO - IJUÍ/RS - CEP:98700-000				
	PREFEITO	ANDREI COSSETIN SCZMANSKI			
	SECRETÁRIO MUNICIPAL SMS	MÁRCIO JÚNIOR STRASSBURGER			
	RESPONSÁVEL TÉCNICO	SAUL VIONE WINIK ENG. ELETRICISTA CREA/RS 210541			
OBRA REFORMA E AMPLIAÇÃO ESF GLÓRIA					
ENDEREÇO RUA Sepé Tiarajú - BAIRRO Glória					
PRANCHA QUADRO DE CARGA QUADRO DE DEMANDA DIAGRAMA UNIFILAR DETALHES PADRÃO DE ENTRADA DE ENERGIA			10 /10		
DATA MARÇO/2026	ESCALA INDICADA	ÁREA TOTAL 123,00 m² Ampliação: 102,58 m² Reforma: 20,42 m²			
DESENHO		REVISÃO			

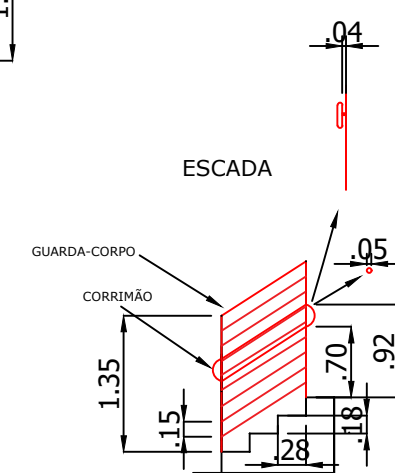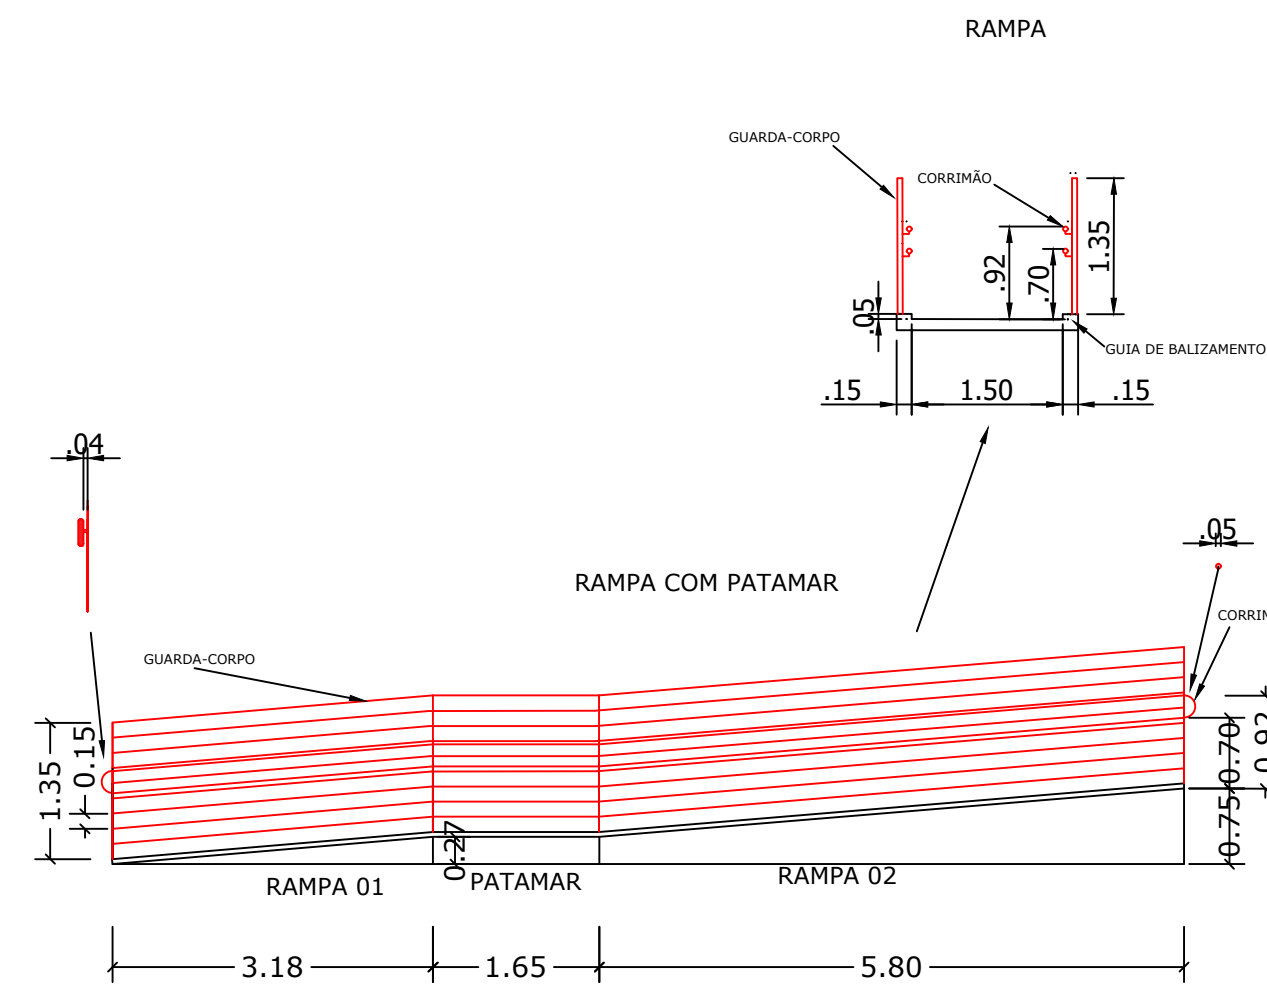

Decreto nº 51.803, de 10 de Setembro de 2014			
Grupo	Ocupação/Usq	Divisão	Descrição
H	Serviços de saúde e institucionais	H-6	Clínica e consultório médico e odontológico
CLASSIFICAÇÃO DAS EDIFICAÇÕES QUANTO AO GRAU DE RISCO DE INCÊNDIO (TABELA 3)		CLASSIFICAÇÃO DAS EDIFICAÇÕES QUANTO À ALTURA (TABELA 2)	
RISCO	CARGA DE INCÊNDIO MJ/m²	TIPO	ALTURA
Baixo	300 MJ/m²	I	Térrea
MEDIDAS DE SEGURANÇA CONTRA INCÊNDIO			
Saídas de Emergência		X	
Iluminação de Emergência		X	
Sinalização de Emergência		X	
Extintores		X	
Brigada de Incêndio ³		X	
NOTAS ESPECÍFICAS			
3 – A formação, composição e aplicação da Brigada de Incêndio será definida em RTCBMRS.			

FONTE: RT CBMRS Nº 12 - 2021

CÓDIGO	SÍMBOLO
1	
2	

	MUNICÍPIO DE SÃO JOSÉ DO RIO PRETO SECRETARIA MUNICIPAL DE SAÚDE RUA BENJAMIN CONSTANT, 429 - CENTRO - UUI/R - CEP-98700-000	
	PREFETO _____	_____ ANDRÉI COSSÉTIN SCHMANSKI
	SECRETÁRIO MUNICIPAL SMS _____	_____ MARCIO EDUARDO STRASSBURGER
	RESPONSÁVEL TÉCNICO _____	_____ RICARDO HEISLER ENG. CIVIL, CREA/RS 223388