


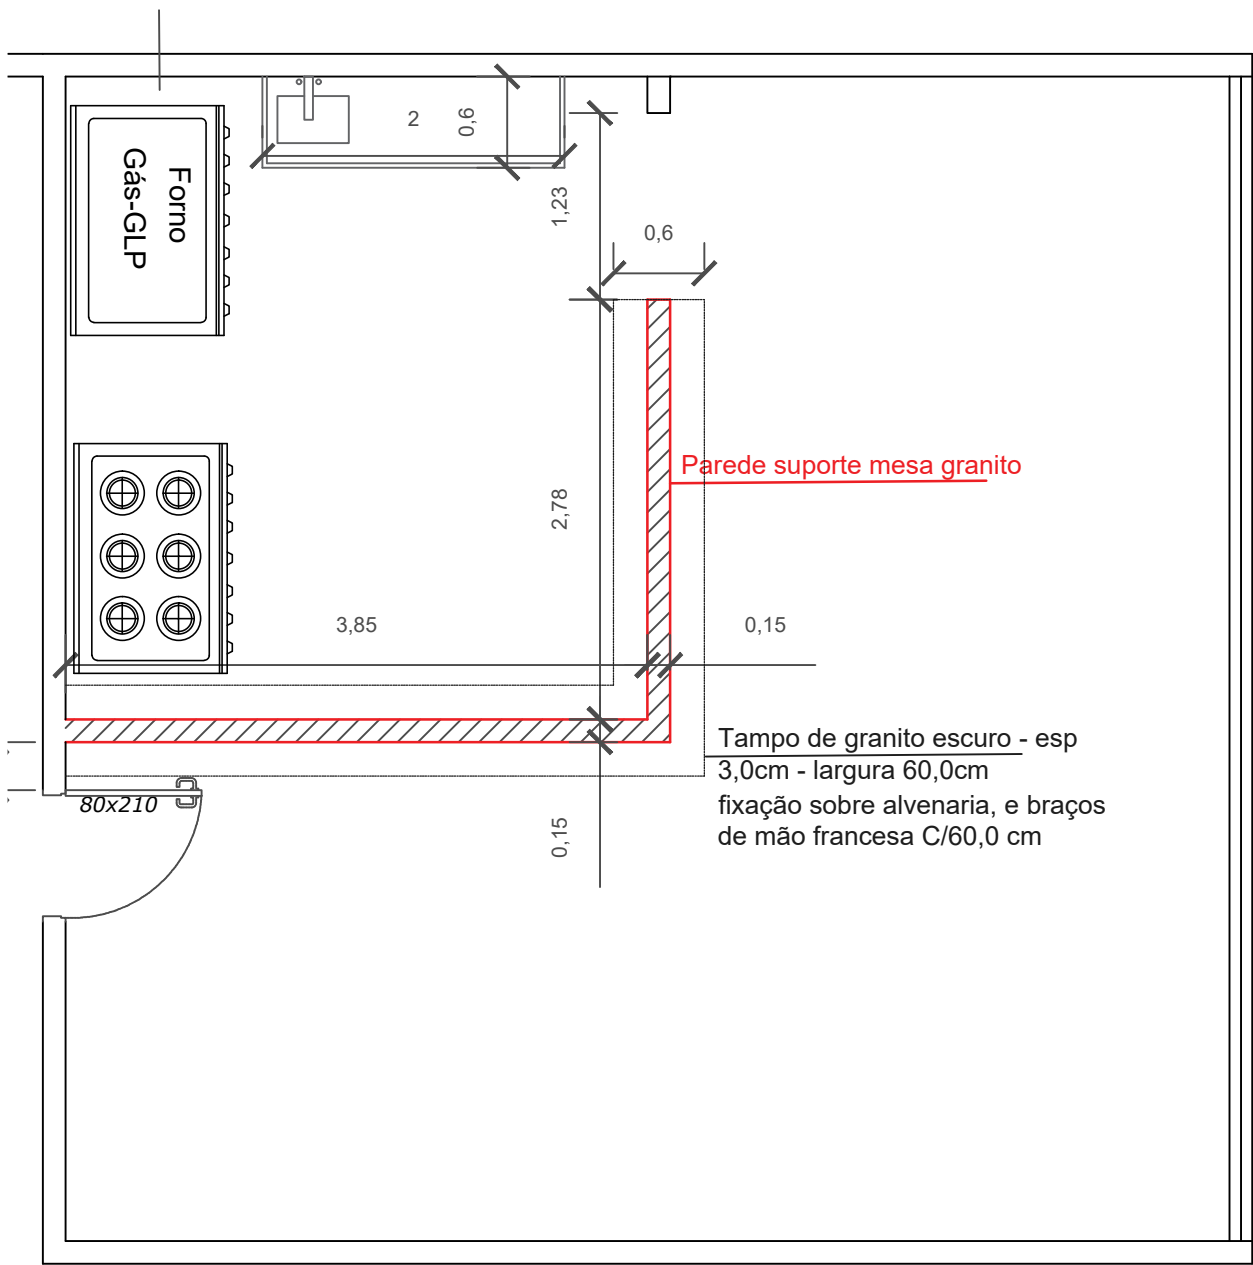

PLANTA BAIXA
Escala: 1/50



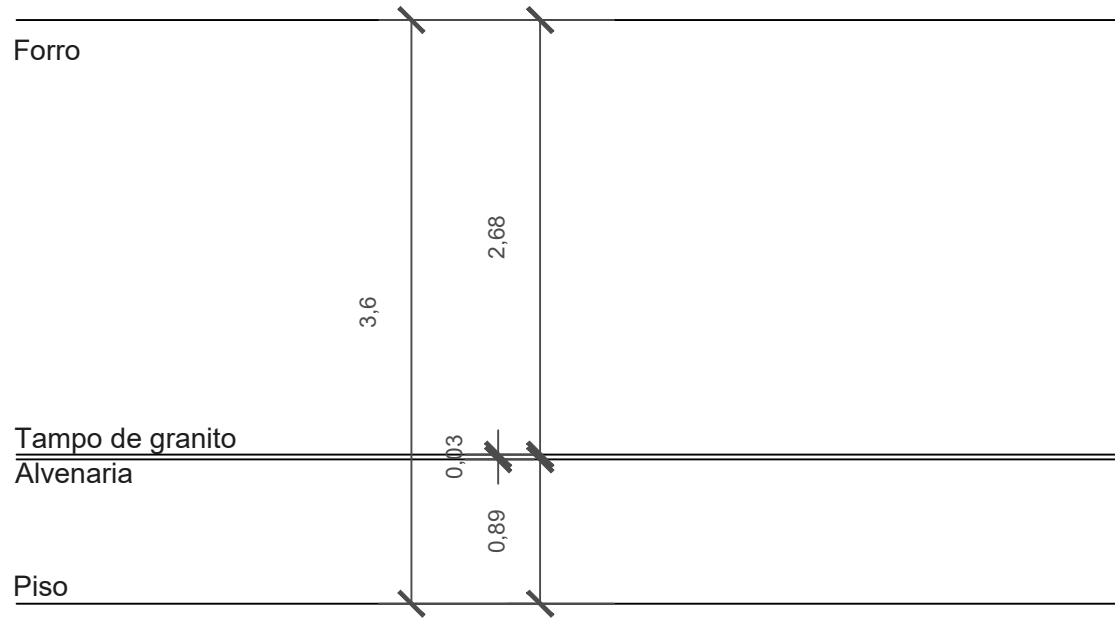


DIAGRAMA DE ALTURAS
Escala: sem escala

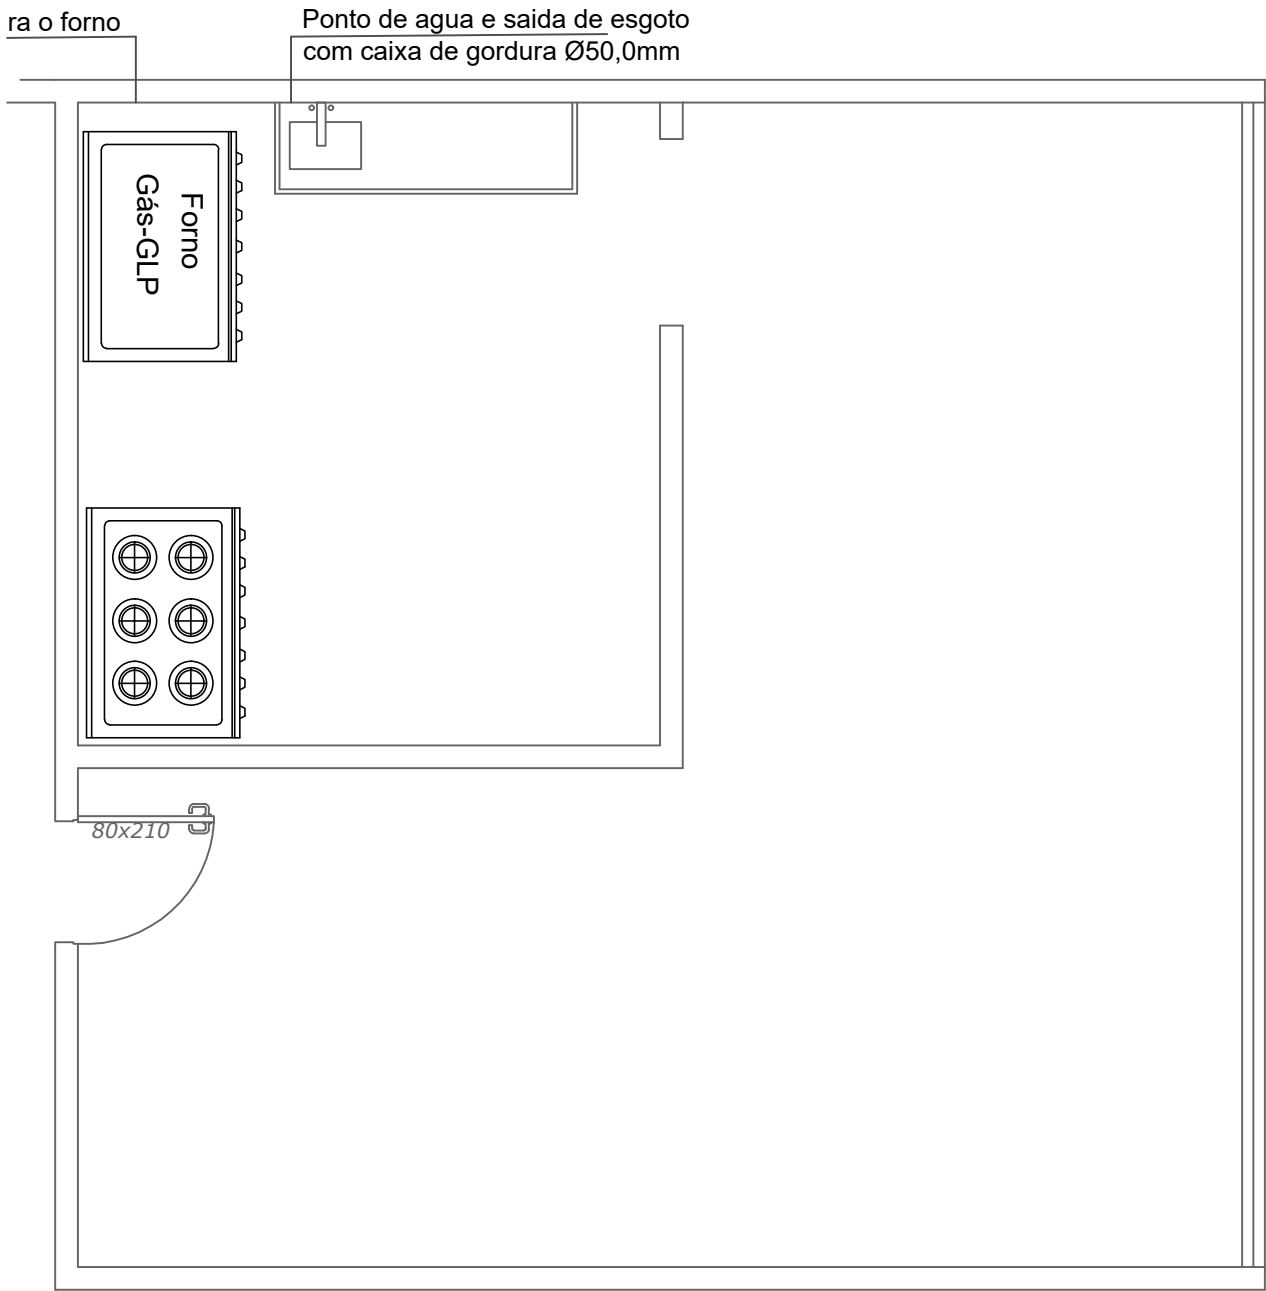

PLANTA HIDROSANITÁRIA
Escala: 1/50

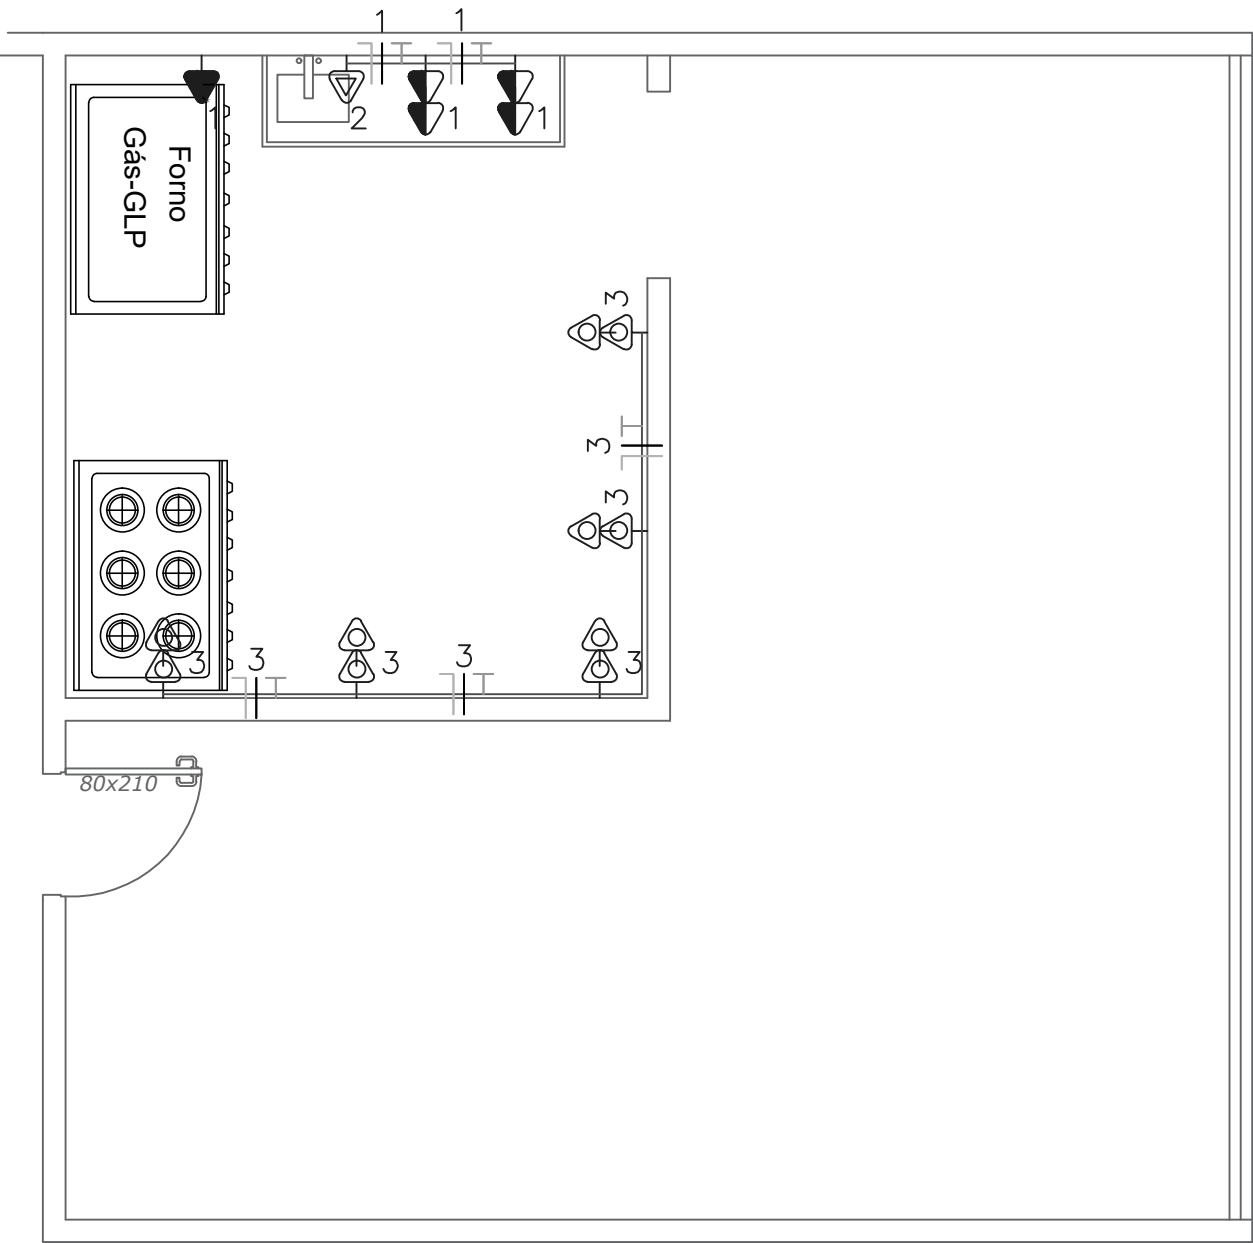

PLANTA ELETRICA
Escala: 1/50

CD – existente																				
Circ.	Descrição	Iluminação		Tomadas				T. eletricl		Ar Cond.	Pot. W	Pot. V.A	Demanda (%)	Fat. Pot.	Corr. A	Fases	Prot. A	Cond. mm2	Fases ABC	Obs.
		2x32W	64W	100W	150W	300W	600W	5400W	1876W											
1	Circuito 1						4				2.400	2.280	100%	0.95	12.5	1	16A	2.5	–	Obs.:
2	Circuito 2							1			5.400	5.400	100%	1.00	29.45	1	32A	6.0	–	Obs.:
3	Circuito 3				8						1.200	1.264	100%	0.95	6.90	1	16A	2.5	–	Obs.:

LEGENDA:

	- Tomada 130cm
	- Tomada 260cm
	- Tomada torneira eletrica 120cm
	- Tomada para Ar Condicionado Split 18000 Btu's
	- Eletroduto no Teto
	- Eletroduto no Lógica
	- Neutro, Fase, Retorno, Terra

MUNICÍPIO DE IJUÍ

RUA Benjamin Constante, CENTRO DE IJUÍ / FONE 3331 - 6100

DADOS DO PROJETO:
Projeto: Reforma interna e deposito de gás GLP
Obra: Depósito de gás e reforma interande cozinha
Local:
Av 21 de Abril, B. Thomé de Souza, Ijuí-RS

Alisson Pizoni
Sec. de Cultura e Turismo

Anderson Cristiano Rolim
Me. Engenharia Civil - CREA RS/201.123

Escala Indicada

Área Indicada

Data maio/2026

Prancha 01/02

Visto Fisc.