



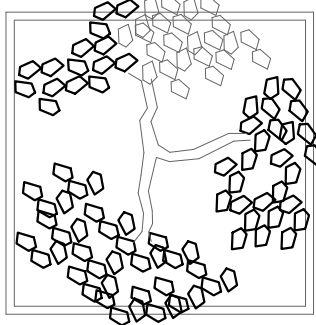

PLANTA BAIXA SISTEMA DE ESGOTO
Escala: 1/50

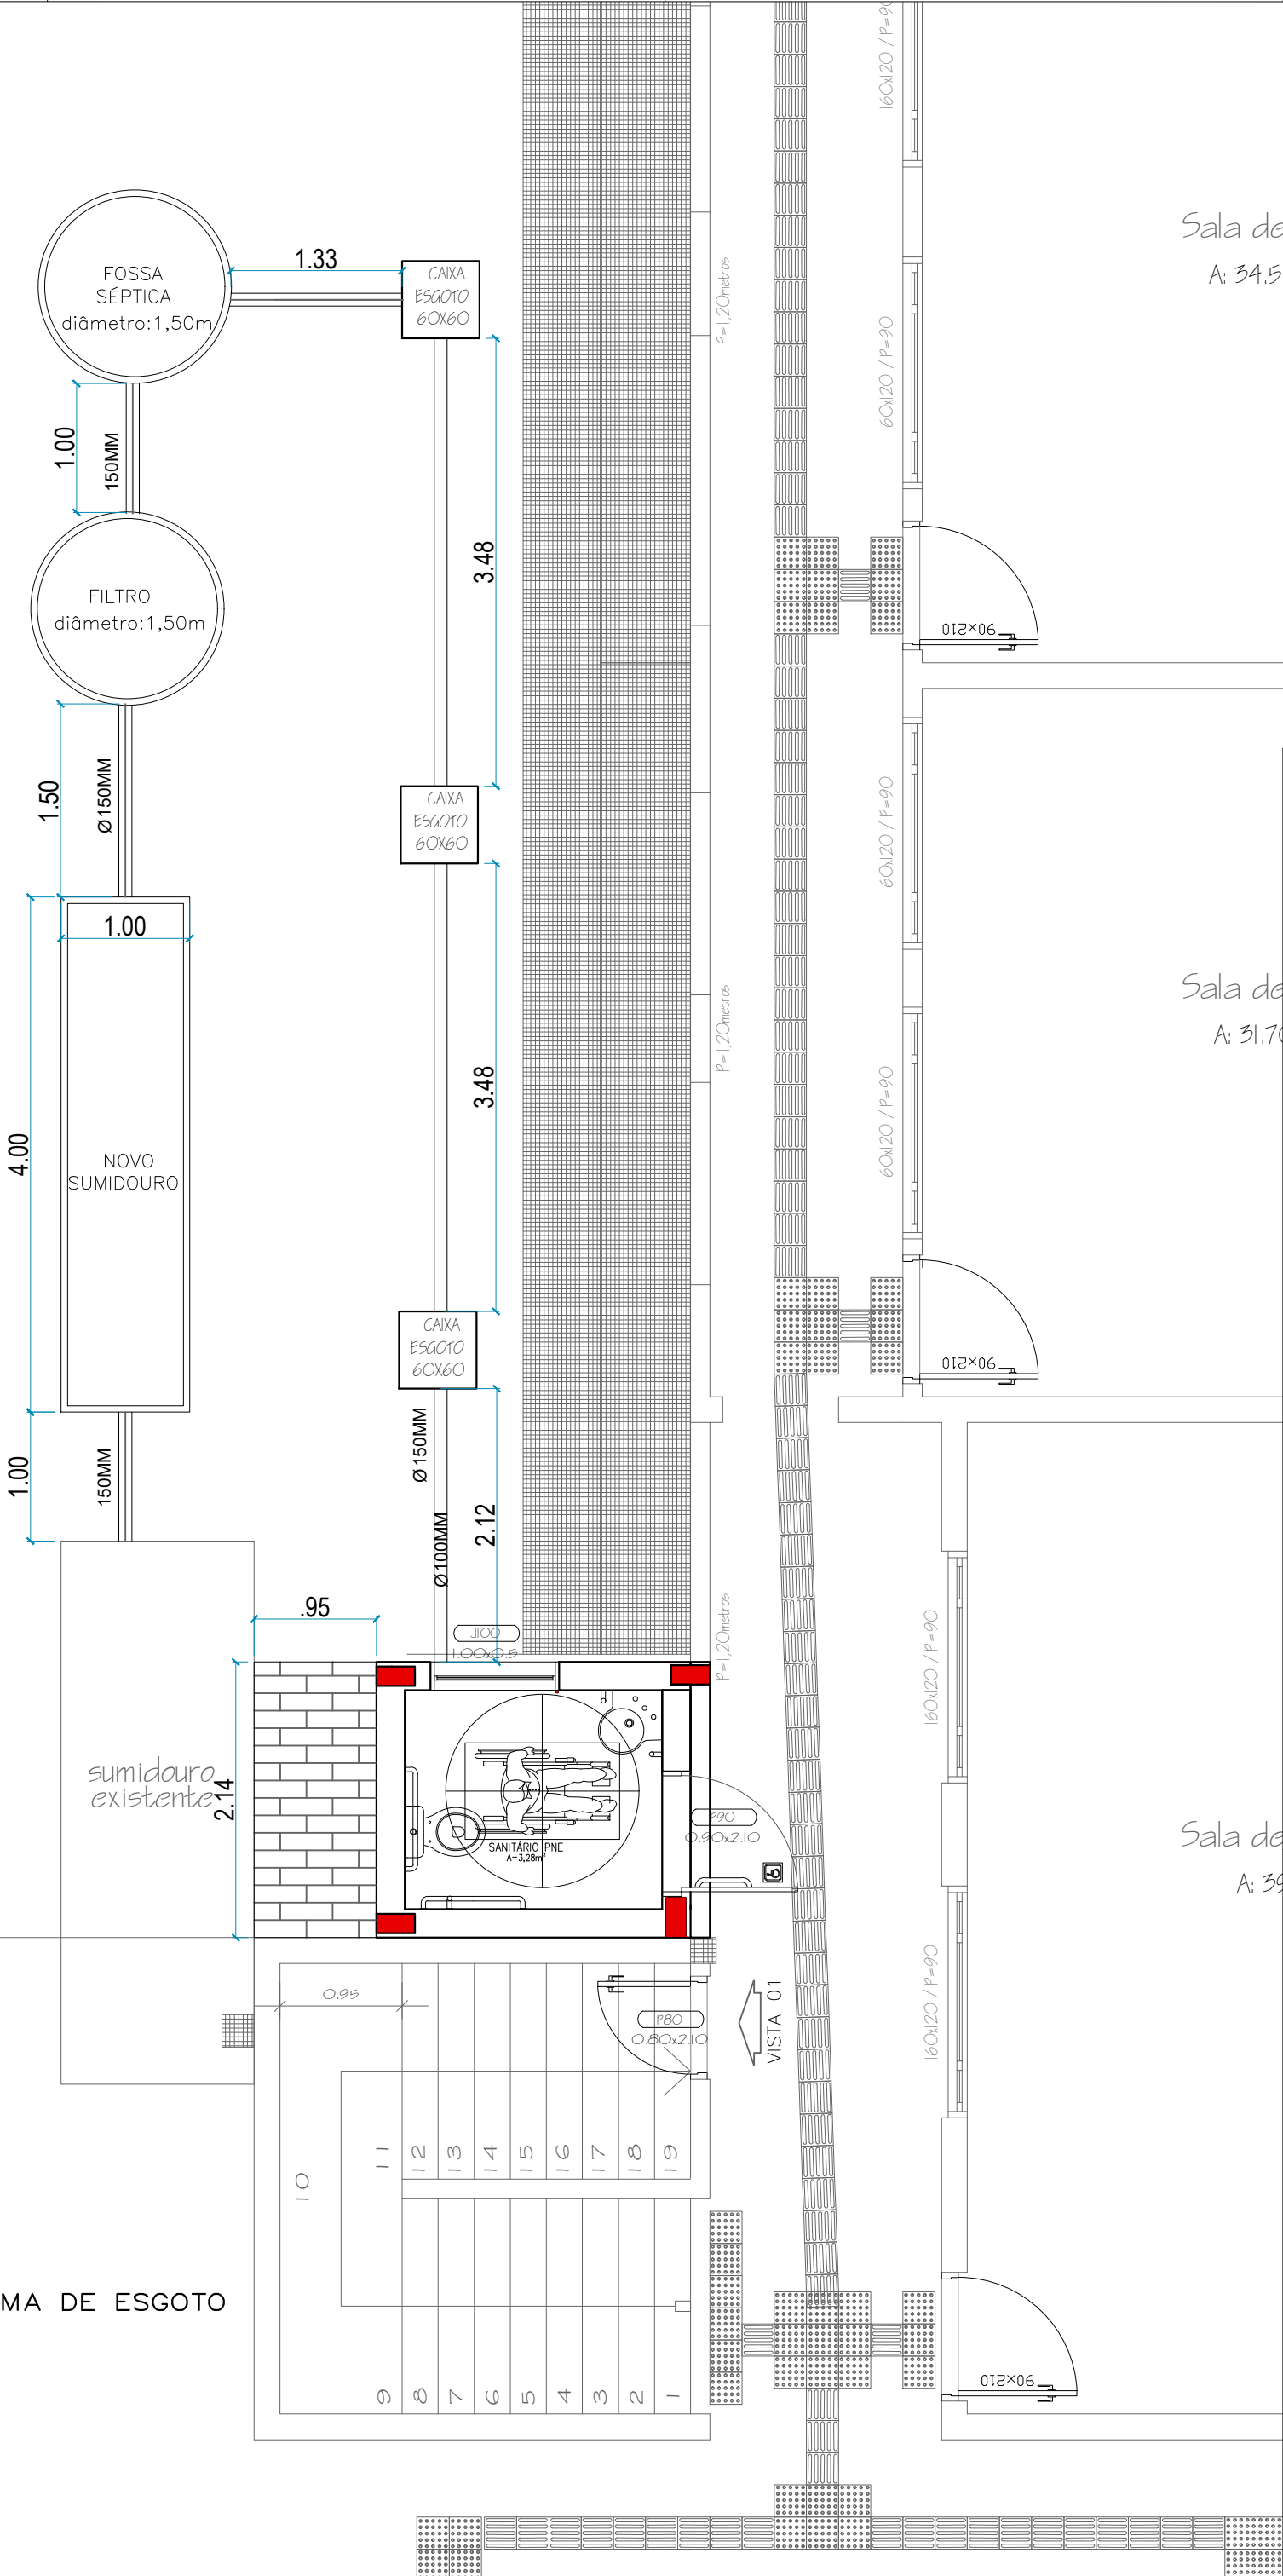

SECRETARIA DE MEIO AMBIENTE E DESENVOLVIMENTO URBANO

PROPRIETÁRIO: PREFEITURA MUNICIPAL

DE

CAPÃO DA CANOA
GESTÃO 2025/2028

OBRA: BANHEIRO ACESSÍVEL

LOCAL: EMEF MARIO CURTINOVE
AVENIDA PARAGUAÇU, 370, PRAIA DO BARCO

TÍTULO: DETALHAMENTO ESGOTO SANITÁRIO

PROJETO: PROJETO ARQUITETÔNICO

ESCALA:

ÁREA:

FRANCHA: 03 / 05

PROJETO EQUIPE TÉCNICA SEC. PLANEJAMENTO:

AGENOR DEBIASI
ENGENHEIRO AGRÔNOMO
CREA-RS 238432/RS-1

CEZAR DA SILVA
ARQUITETO E URBANISTA
CREA-RS 17031-7

CARILLA VOLPATTO
ARQUITETA E URBANISTA
CREA-RS 320360-2

FILIPPE BREHM MARQUES
ENGENHEIRO CIVIL
CREA-RS 171.458-0

JONATAS L. DARIVA
ENGENHEIRO CIVIL
CREA-RS 183791-0

JEAN V. AMARAL
ARQUITETO E URBANISTA
CREA-RS 171522-6

JOSÉ HENRIQUE G. VIESSIRI
ENGENHEIRO CIVIL
CREA-RS 281.493-0

JOEL M. OZIMBOSKI
ENGENHEIRO CIVIL
CREA-RS 241.264-0

MARCOS MARTINOTTO
ENGENHEIRO ELÉTRICISTA
CREA-RS 341.254-0

RUDI NEI COSTA DOS SANTOS JR.
ENGENHEIRO CIVIL
CREA-RS 63.289-0

DESENHO:

DATA: DEZEMBRO/2025

ART OU RRT PROJETO:

CAD FILE: BANHEIRO.dwg

Av. Paraguassu, 1881 - Centro