



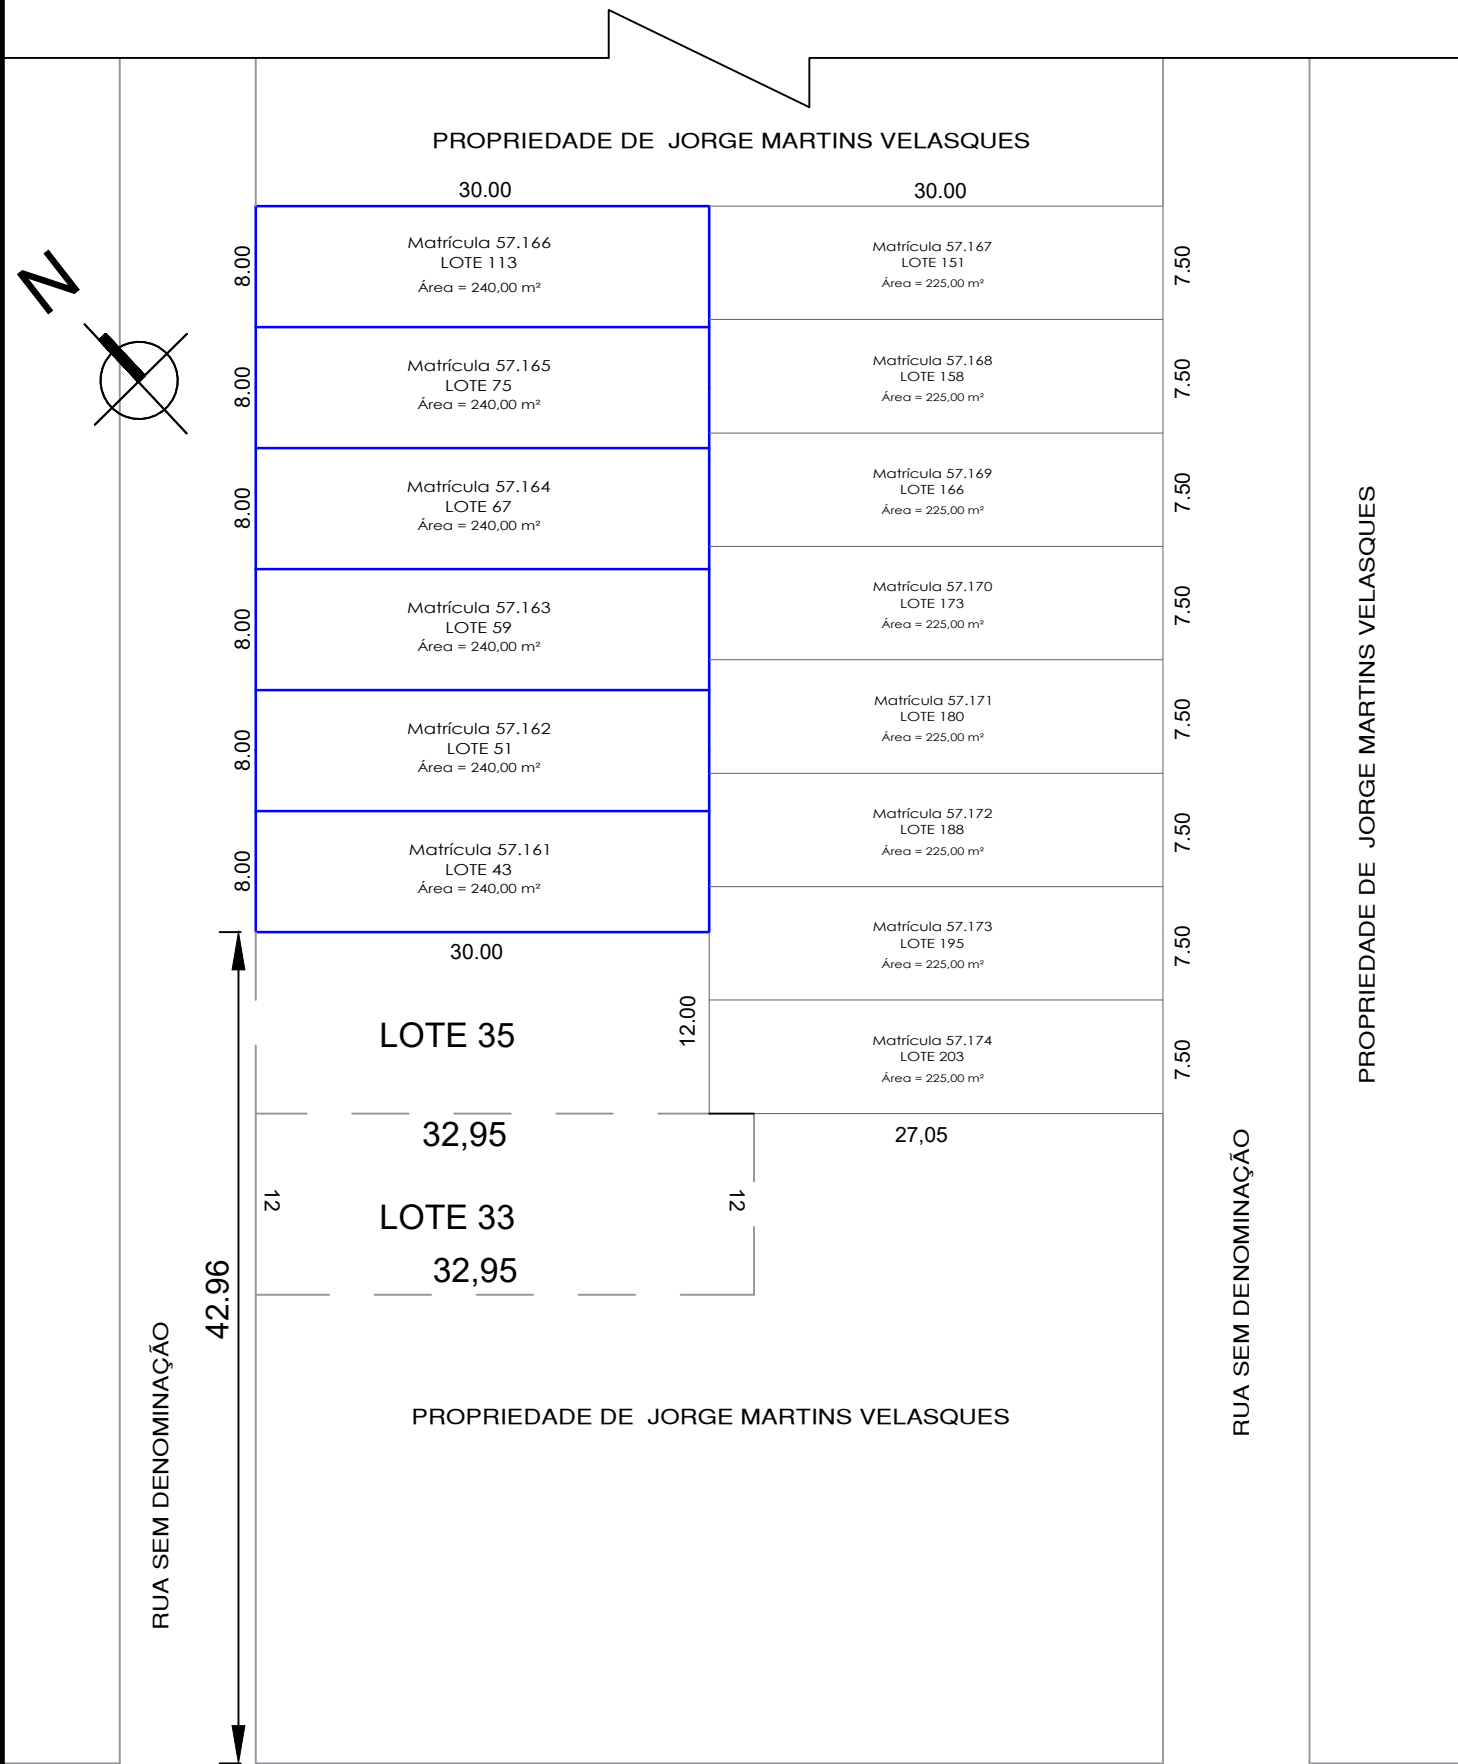


PLANTA DE SITUAÇÃO
Escala 1/500

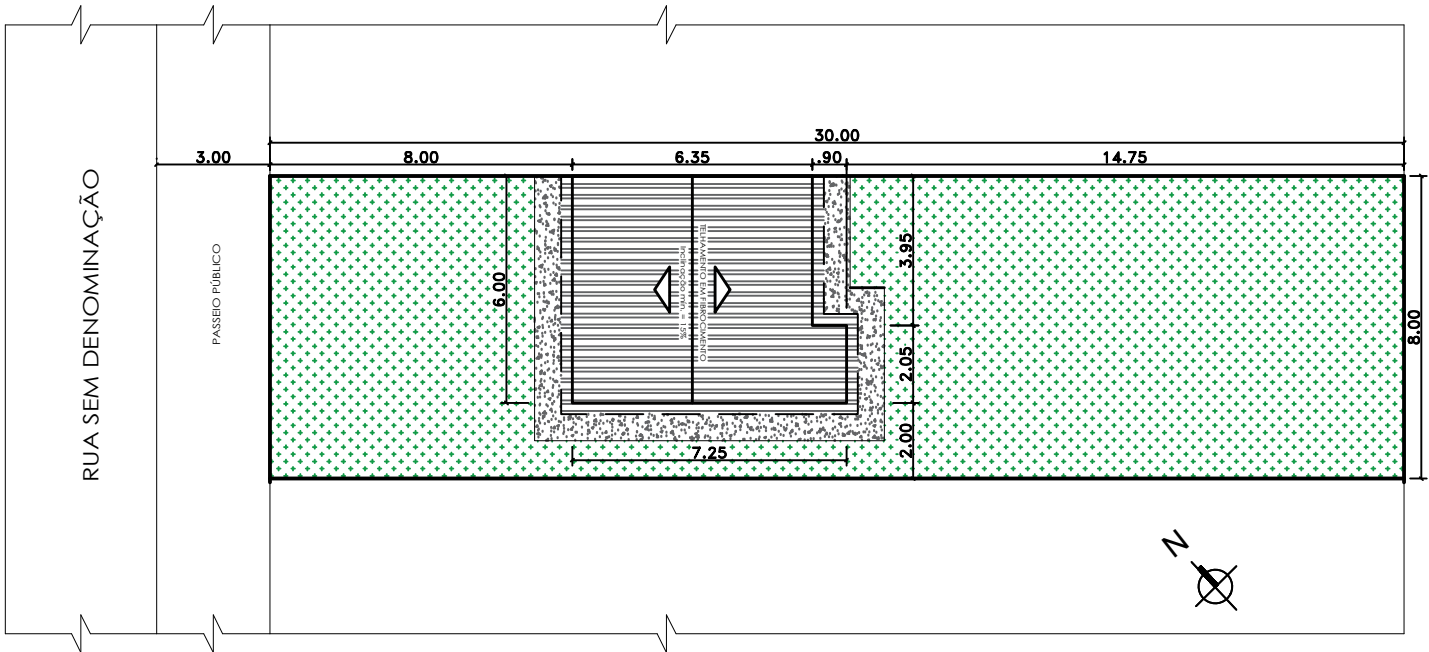


PLANTA DE LOCALIZAÇÃO
Escala 1/200

 Estado do Rio Grande do Sul Prefeitura Municipal de Itacurubi	PROJETO ARQUITETÔNICO: PLANTA DE SITUAÇÃO E LOCALIZAÇÃO		
	OBRA: UNIDADES HABITACIONAIS		
	ENDEREÇO: RUA SEM DENOMINAÇÃO, VILA JORGE	ART Nº: 13590141	
	DATA: JULHO 2025	ÁREA TOTAL: 39,95 m² / 239,70 m²	ESCALAS: Indicadas
	RESPONSÁVEL TÉCNICO:		PRANCHA: 01/08
SEPLAM Secretaria Municipal de Planejamento e do Meio-Ambiente		Carolina Franco Budel Engenheira Civil - CREA RS 243252	Gelso Soares Prefeito Municipal de Itacurubi

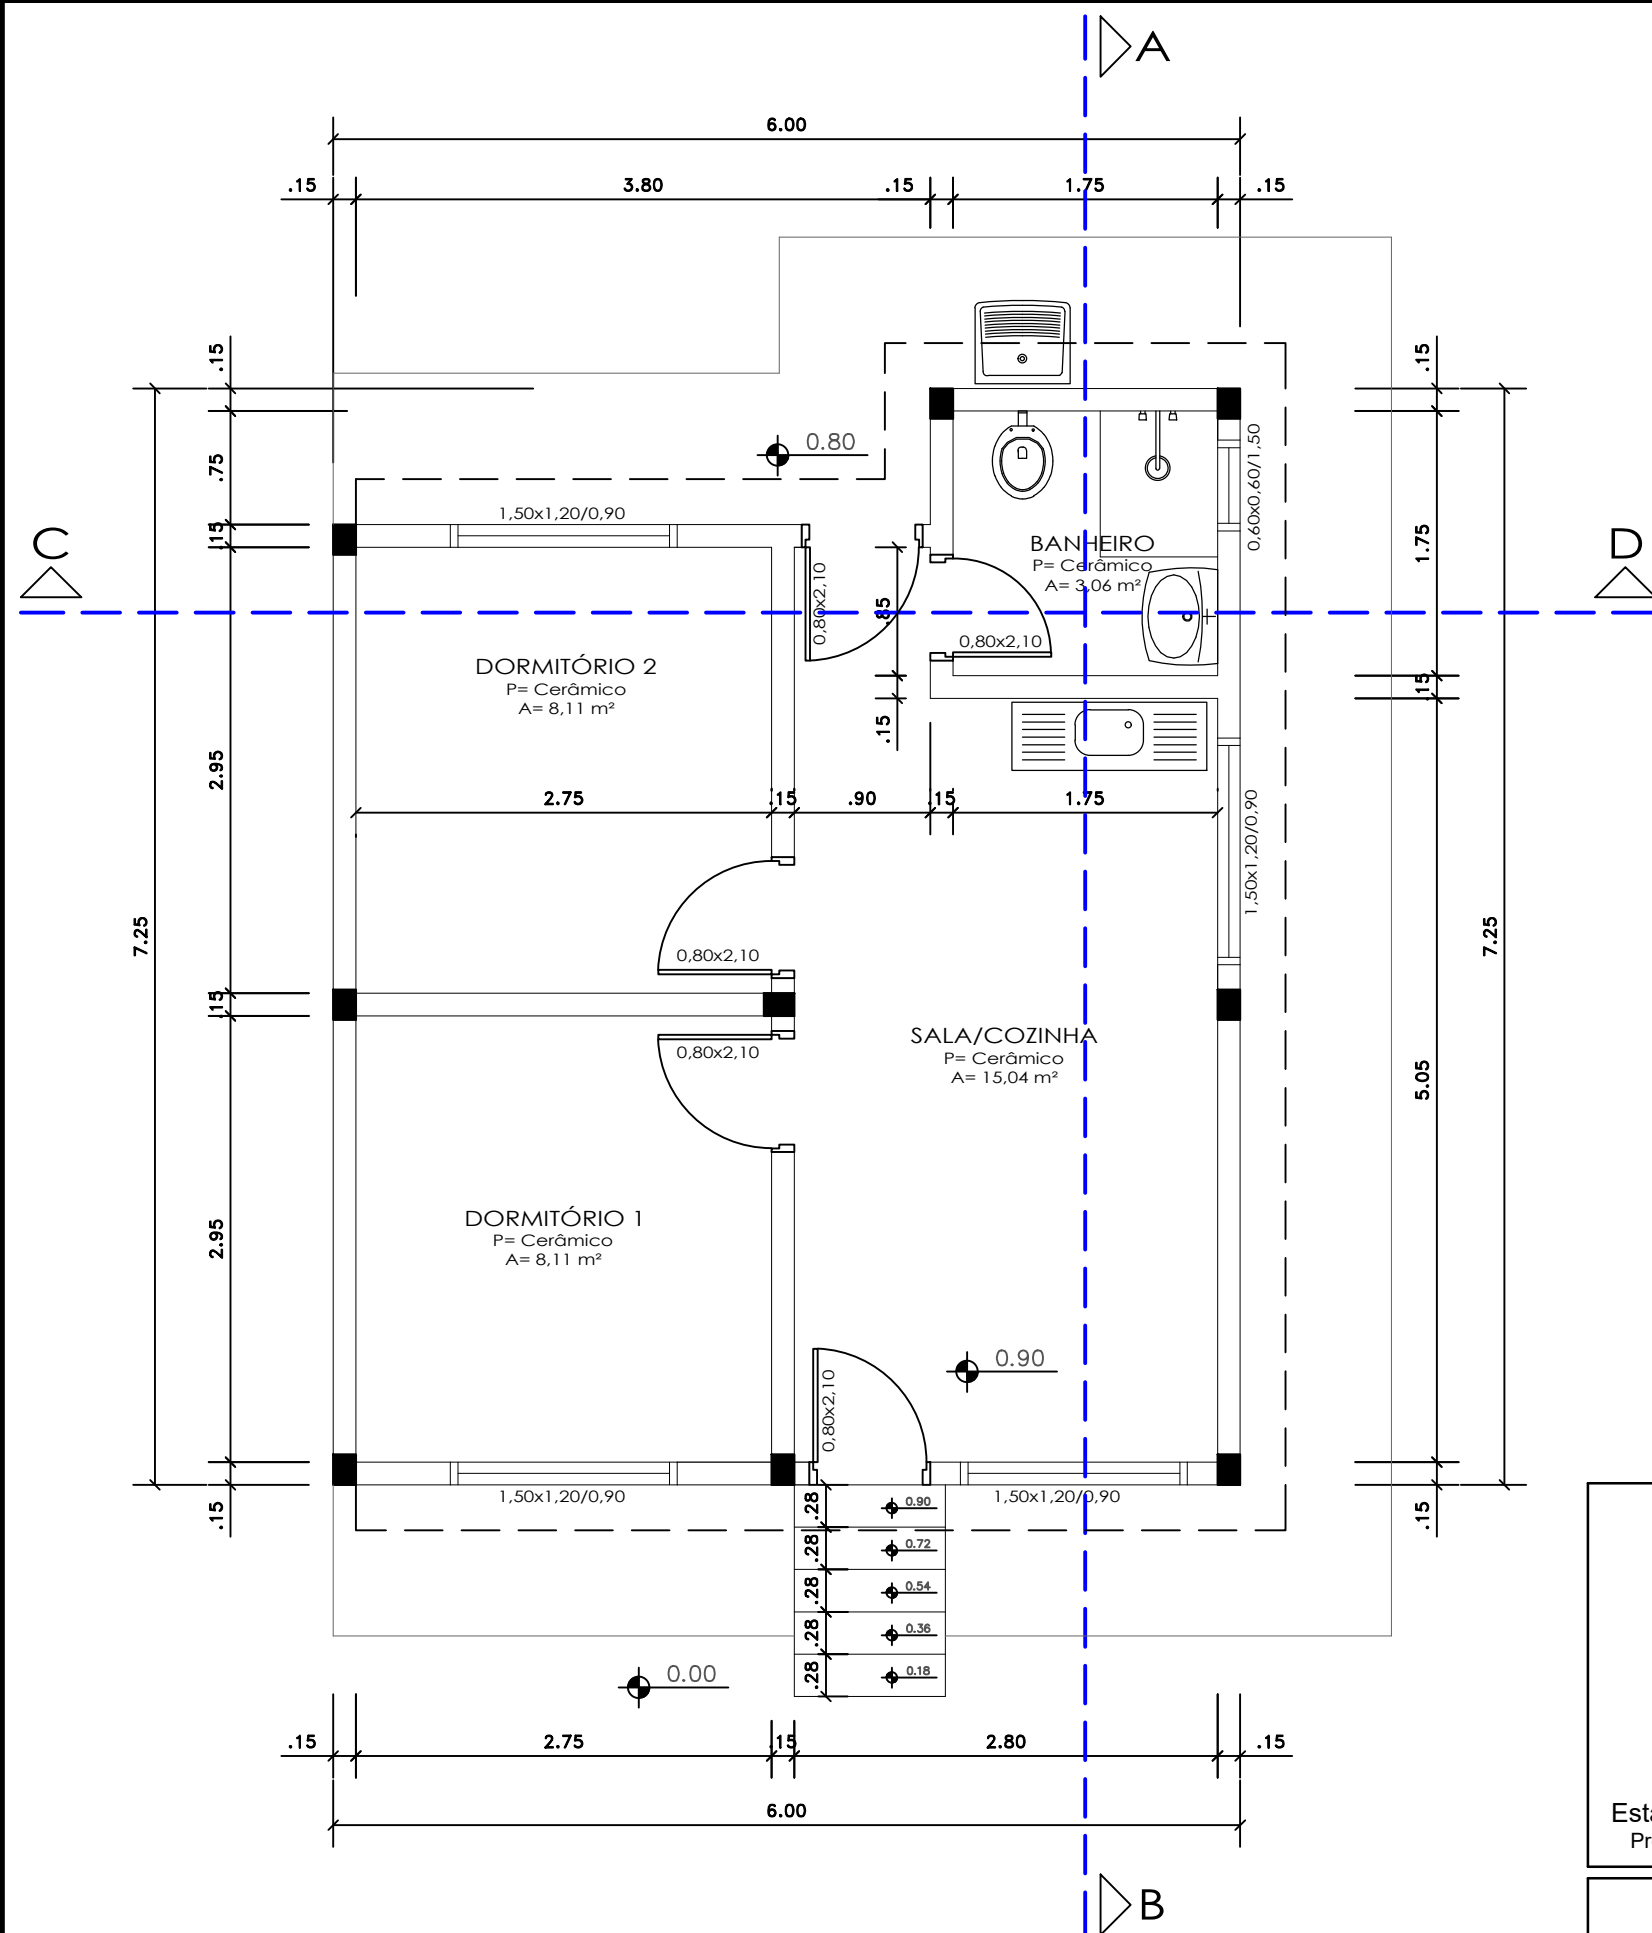


PLANTA BAIXA TÉCNICA - CASA POPULAR
ÁREA = 39,95 m²
Escala 1/50

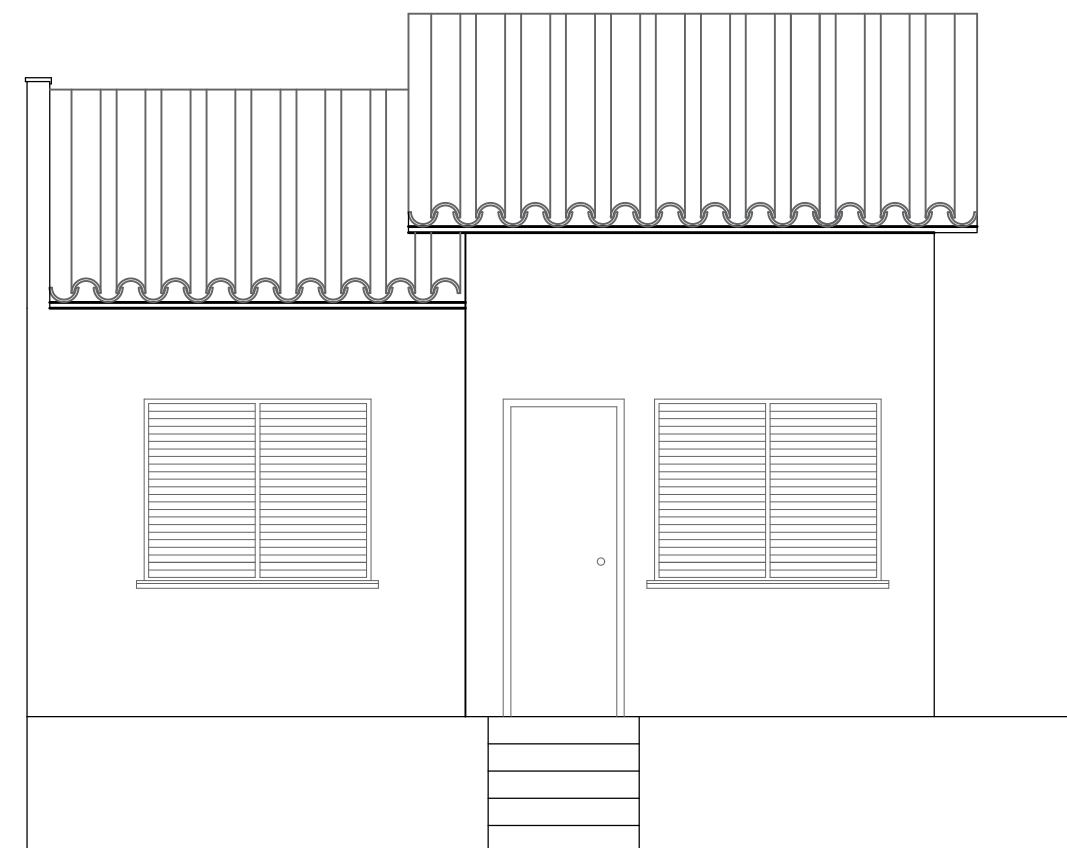


FACHADA - CASA POPULAR
Escala 1/50

 Estado do Rio Grande do Sul Prefeitura Municipal de Itacurubi	PROJETO ARQUITETÔNICO: PLANTA BAIXA TÉCNICA		
	OBRA: UNIDADES HABITACIONAIS		
	ENDEREÇO: RUA SEM DENOMINAÇÃO, VILA JORGE	ART Nº: 13590141	
	DATA: JULHO 2025	ÁREA TOTAL: 39,95 m² / 239,70 m²	ESCALAS: Indicadas
SEPLAM Secretaria Municipal de Planejamento e do Meio-Ambiente	RESPONSÁVEL TÉCNICO: Carolina Franco Budel Engenheira Civil - CREA RS 243252		PRANCHA: Gelso Soares Prefeito Municipal de Itacurubi
			02/08

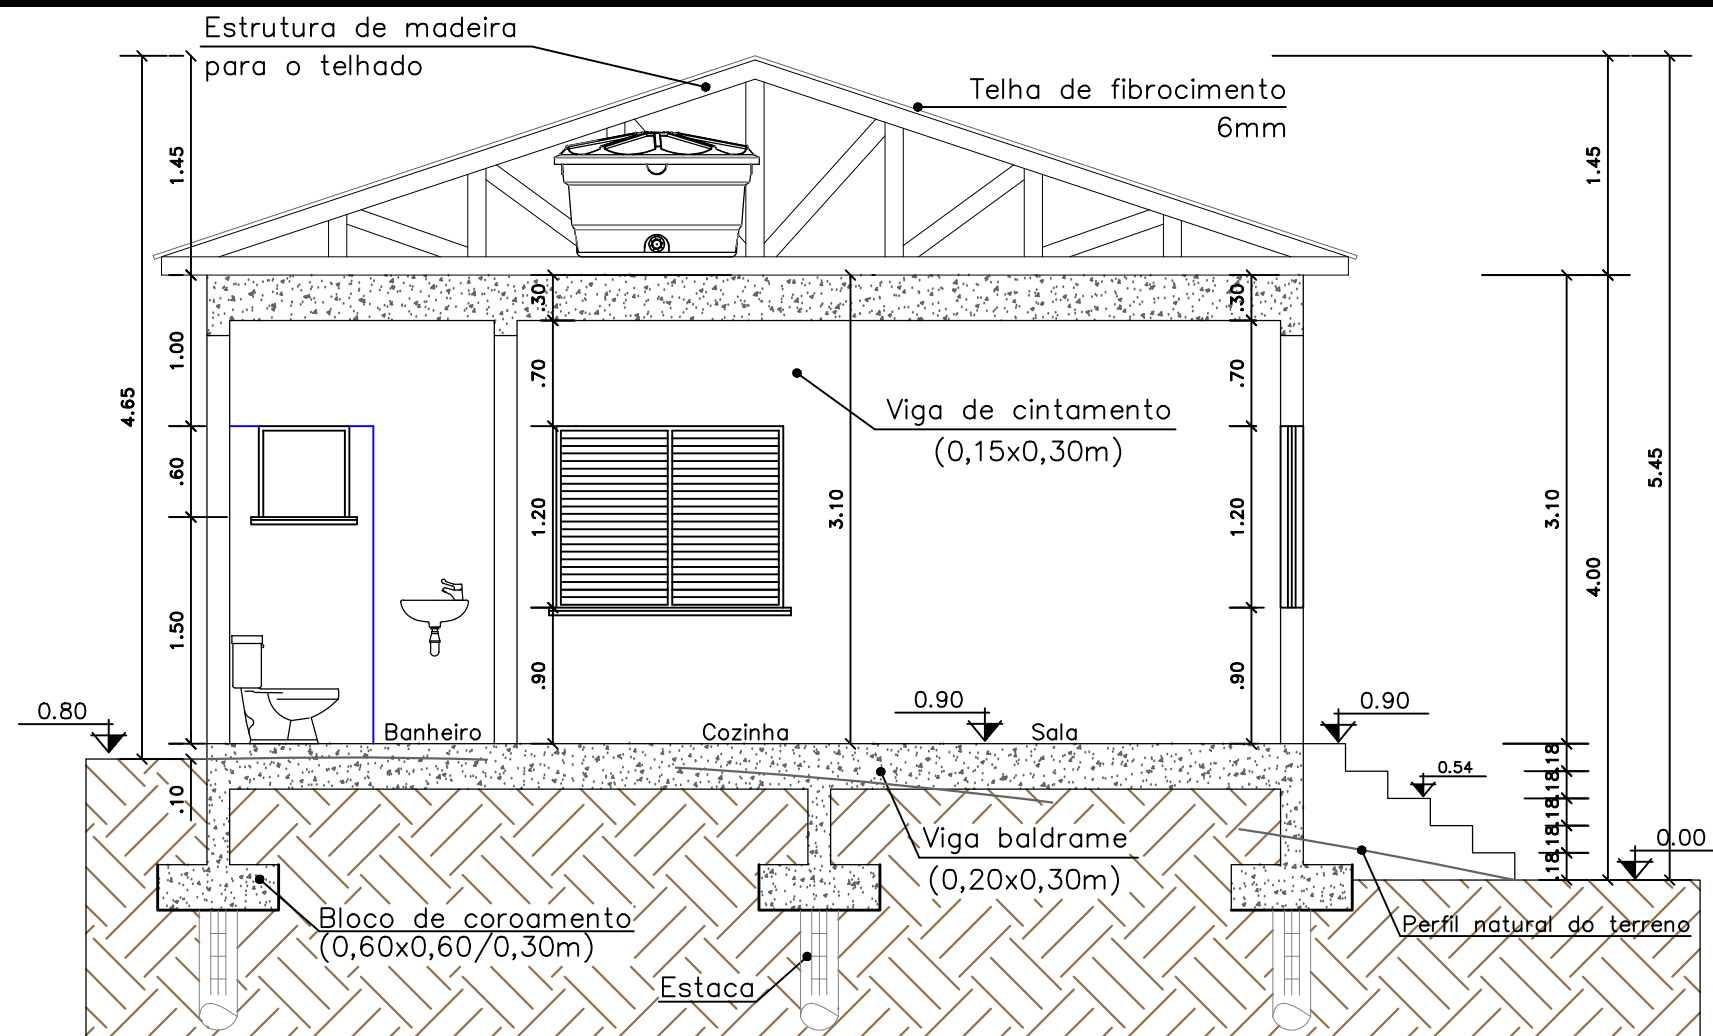

CORTE AB
Escala 1/50

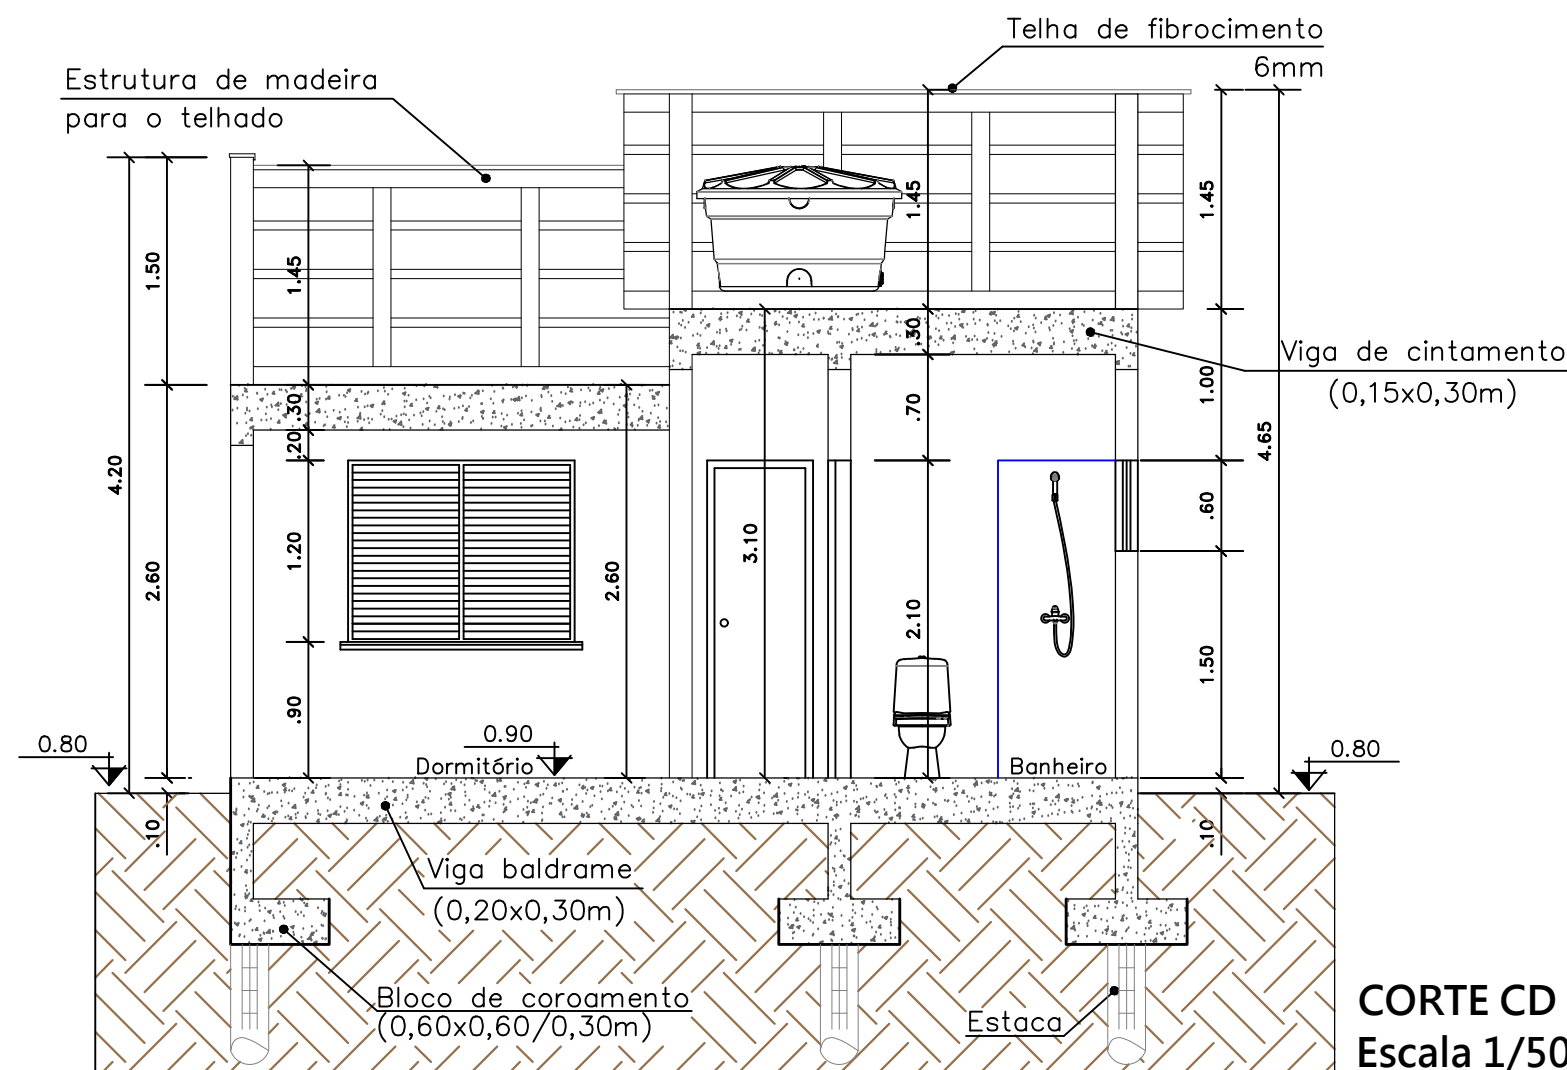

CORTE CD
Escala 1/50



Estado do Rio Grande do Sul
Prefeitura Municipal de Itacurubi

SEPLAM

Secretaria Municipal de
Planejamento e do Meio-Ambiente

PROJETO ARQUITETÔNICO:
CORTE AB E CORTE CD

OBRA:
UNIDADES HABITACIONAIS

ENDEREÇO:
RUA SEM DENOMINAÇÃO, VILA JORGE

ART Nº:
13590141

DATA:
JULHO 2025

ÁREA TOTAL:
39,95 m² / 239,70 m²

ESCALAS:
Indicadas


RESPONSÁVEL TÉCNICO:

Carolina Franco Budel
Engenheira Civil - CREA RS 243252


Gelso Soares
Prefeito Municipal de Itacurubi

PRANCHA:


03/08

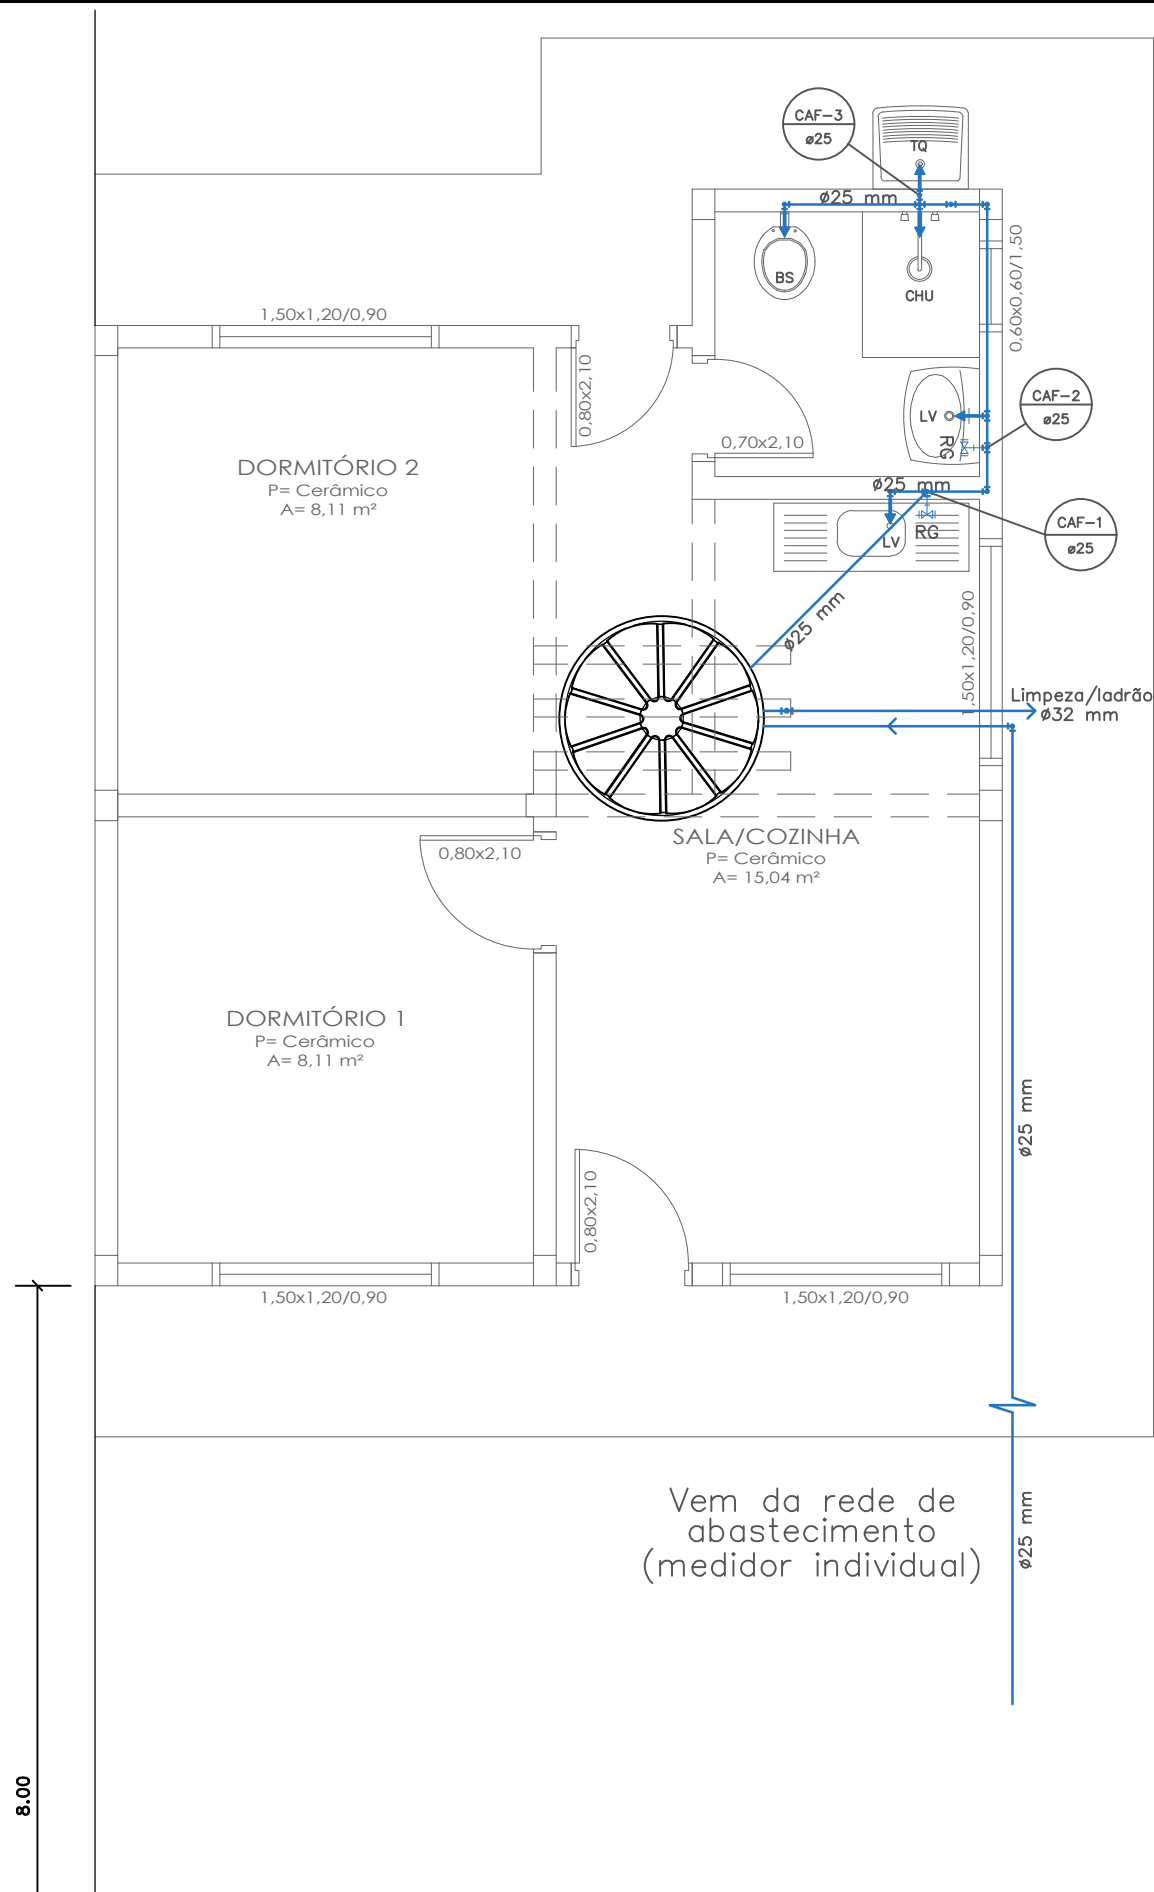

ÁGUA FRIA - PLANTA BAIXA TÉCNICA
ÁREA = 39,95 m²
Escala 1/50

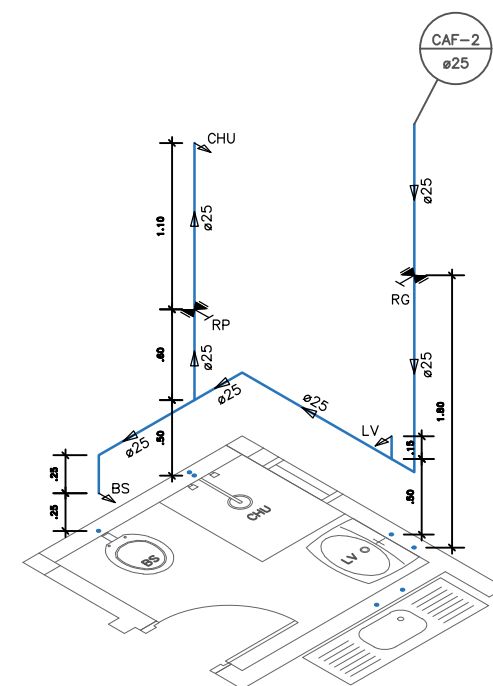


ISOMÉTRICO - BANHEIRO
Escala 1/50

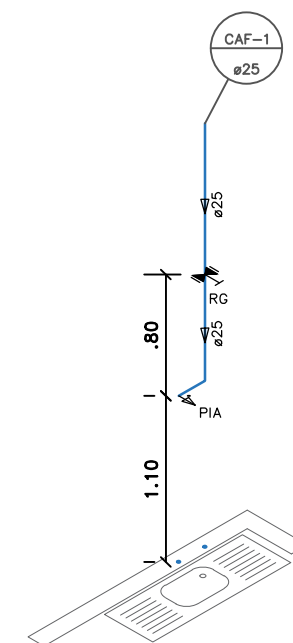

ISOMÉTRICO - COZINHA
Escala 1/50


 Estado do Rio Grande do Sul Prefeitura Municipal de Itacurubi	PROJETO HIDROSSANITÁRIO: ÁGUA FRIA - PLANTA BAIXA TÉCNICA E ISOMÉTRICOS		
	OBRA: UNIDADES HABITACIONAIS		
	ENDEREÇO: RUA SEM DENOMINAÇÃO, VILA JORGE	ART Nº: 13590141	
	DATA: JULHO 2025	ÁREA TOTAL: 39,95 m² / 239,70 m²	ESCALAS: Indicadas
	RESPONSÁVEL TÉCNICO: Carolina Franco Budel Engenheira Civil - CREA RS 243252	 Gelso Soares Prefeito Municipal de Itacurubi	PRANCHA: 04/08

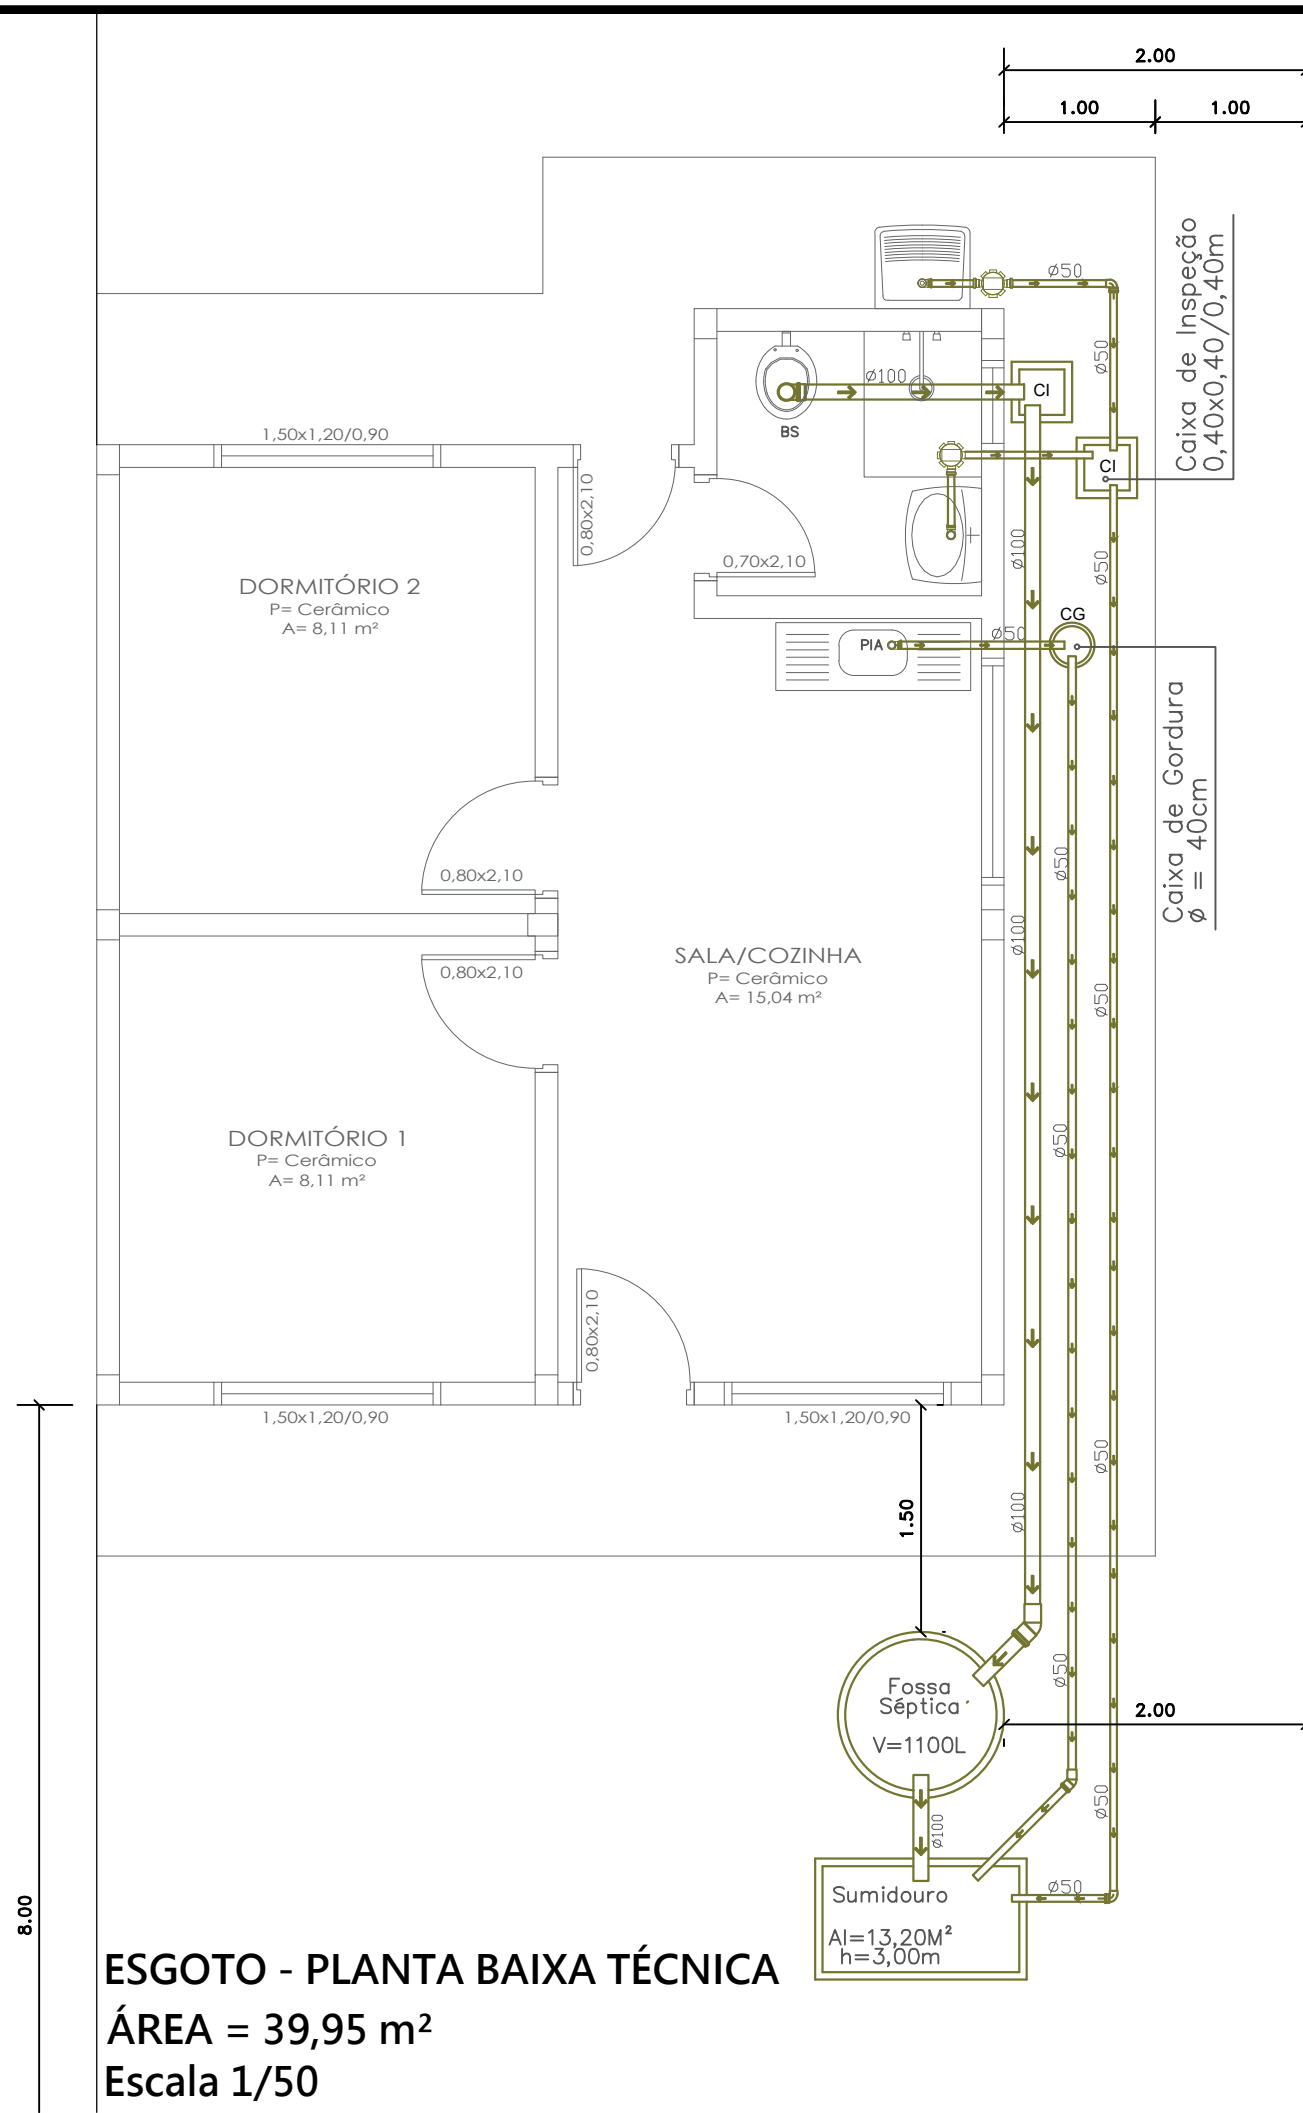

NOTAS/OBSERVAÇÕES:

- 1) O sistema de tratamento de efluentes será pré fabricado em polietileno, com volume mínimo conforme o indicado;
- 2) O sumidouro deverá ser preenchido com pedra lascão/rachão e fechado com lona;
- 3) Todos os ralos deverão ter a caixa sifonada, com saída conforme indicado em projeto;
- 4) Para os lavatórios, deverá ser feita curva no sifão, criando dessa forma um fecho hidrico;

 Estado do Rio Grande do Sul Prefeitura Municipal de Itacurubi	PROJETO HIDROSSANITÁRIO: ESGOTO - PLANTA BAIXA TÉCNICA		
	OBRA: UNIDADES HABITACIONAIS		
	ENDEREÇO: RUA SEM DENOMINAÇÃO, VILA JORGE	ART Nº: 13590141	
	DATA: JULHO 2025	ÁREA TOTAL: 39,95 m² / 239,70 m²	ESCALAS: Indicadas
	RESPONSÁVEL TÉCNICO: Carolina Franco Budel Engenheira Civil - CREA RS 243252		PRANCHA: Gelso Soares Prefeito Municipal de Itacurubi
SEPLAM Secretaria Municipal de Planejamento e do Meio-Ambiente		05/08	

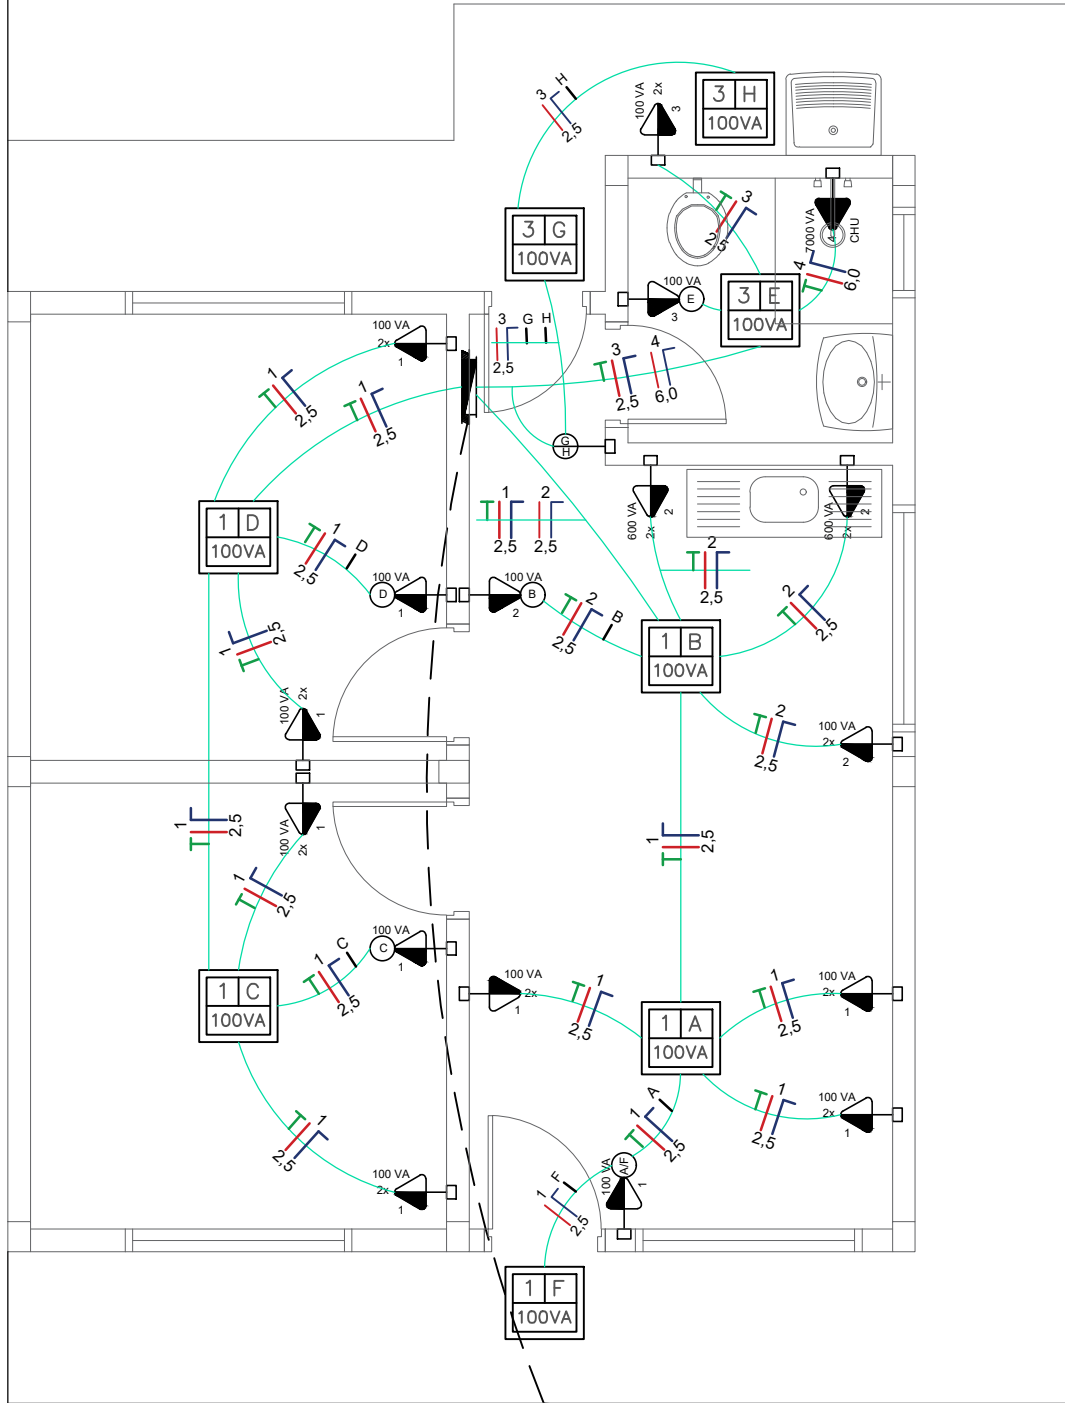

ELÉTRICO - PLANTA BAIXA TÉCNICA
ÁREA = 39,95 m²
Escala 1/50

1 A

100 VA

Ponto de luz no teto, com indicação de circuito (1), comando (a) e potência (100 VA)

100 VA

1

Tomada de luz a meio altura (1100 mm do piso acabado), com indicação de potência (100VA) e circuito (1)

100 VA

1

Tomada de luz a meio altura (1300 mm do piso acabado), com indicação de potência (100VA) e circuito (1), e interruptor simples – 1 tecla

100 VA

2x

1

Tomada de luz a meio altura, dupla, baixo (1300 mm do piso acabado), dupla com indicação de potência (100VA) e circuito (1)

Quadro geral de luz e força embutido, instalado a meia altura

Ø1"

Eletroduto de PVC flexível, corrugado, e médio, embutido na parede ou teto, com indicação de diâmetro (Ø1")

3

A

2,5

Condutor neutro, fase, proteção e comando, respectivamente, com indicação de circuito (3), seção (2,5mm²), e comando (a), instalado em eletroduto embutido em laje, parede ou piso.

OBSERVAÇÃO:

Tomadas sem especificação de potência são de 100 VA.

Eletrodutos sem especificação de diâmetro, são de Ø1"

Nº circuito	Finalidade	Iluminação	Tomadas			Potência Ativa	Potência Aparente	Corrente Nominal	Proteção	
		100VA	100VA	600VA	1800VA	P= SxFP (W)	S= P/FP (W)	I= S/V (A)	Tipo	Corrente Nominal
1	Sala e Dormitórios Iluminação e Tomadas	5	17	—	—	1760	2200	10,00	Disjuntor	16
2	Cozinha Tomadas	—	3	4	—	2160	2700	12,27	Disjuntor	16
3	Cozinha, banheiro e lavanderia Iluminação e Tomadas	4	3	—	—	560	700	3,18	Disjuntor	10
4	Chuveiro	—	—	—	1	1920	2400	10,91	Disjuntor	16
6400W										

Estado do Rio Grande do Sul
Prefeitura Municipal de Itacurubi

SEPLAM

Secretaria Municipal de
Planejamento e do Meio-Ambiente

PROJETO ELÉTRICO:
PLANTA BAIXA TÉCNICA E QUADRO DE CARGAS

OBRA:
UNIDADES HABITACIONAIS

ENDEREÇO:
RUA SEM DENOMINAÇÃO, VILA JORGE

ART Nº:
13590141

DATA:
JULHO 2025

ÁREA TOTAL:
39,95 m² / 239,70 m²

ESCALAS:
Indicadas



RESPONSÁVEL TÉCNICO:

Carolina Franco Budel
Engenheira Civil - CREA RS 243252


Gelso Soares
Prefeito Municipal de Itacurubi

PRANCHA:

06/08

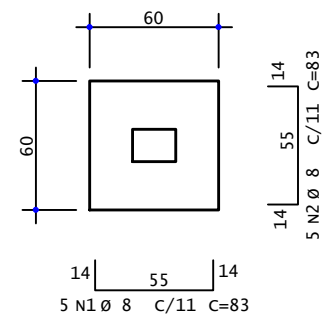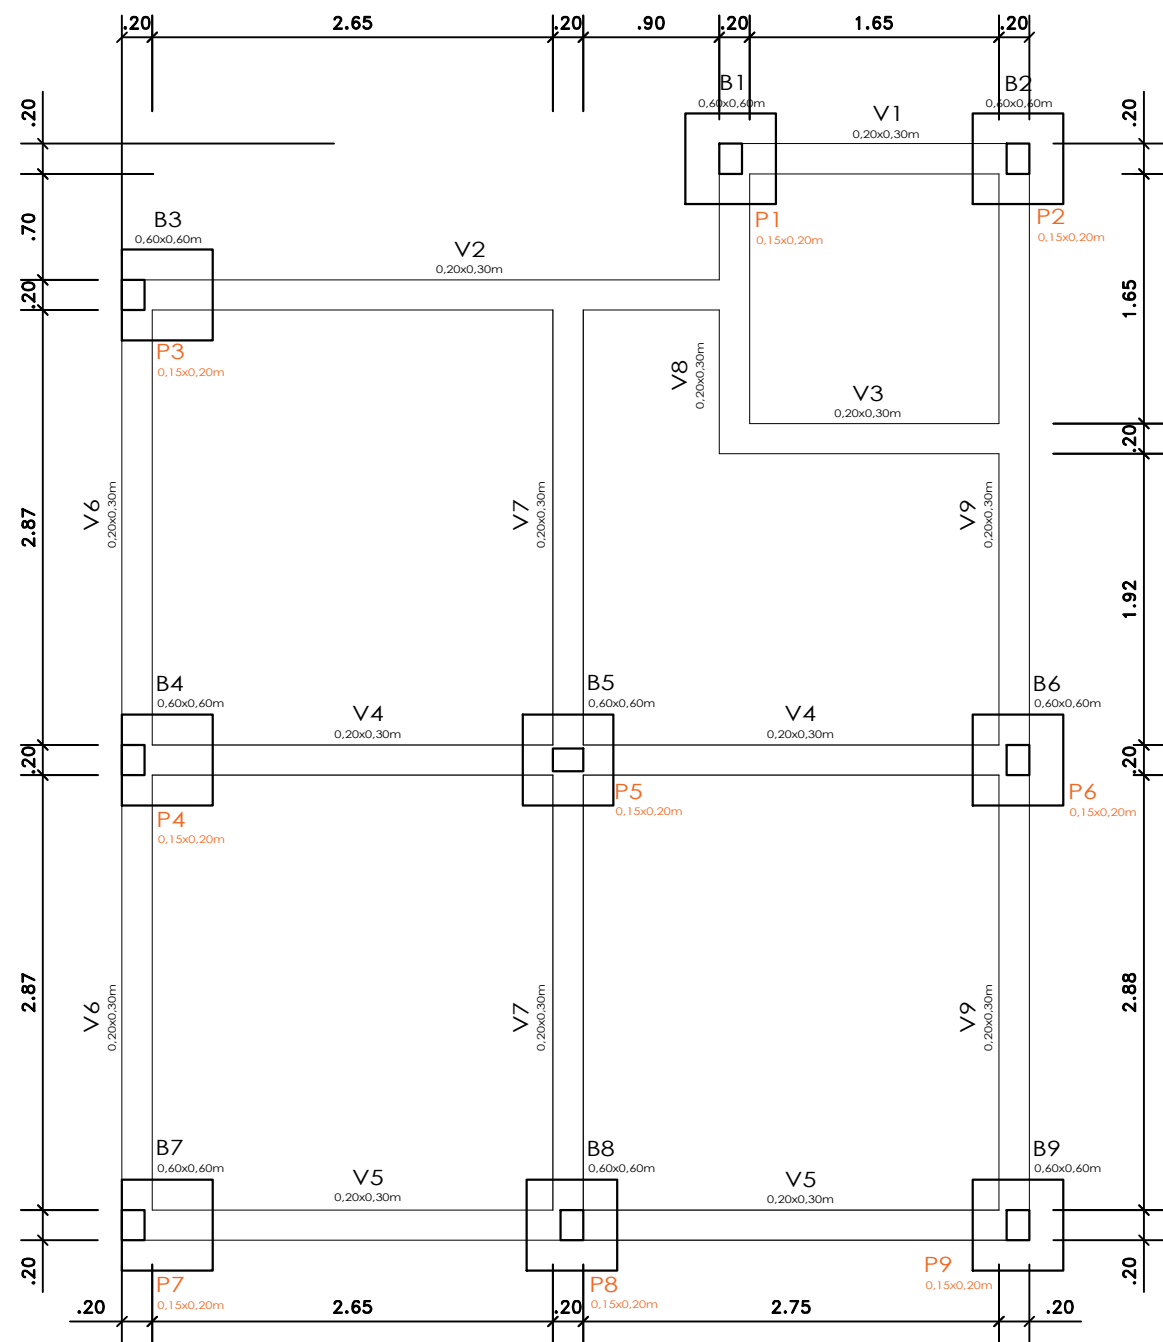


AÇO	POS	BIT (mm)	QUANT	COMPRIMENTO UNIT (cm)	TOTAL (cm)
BLOCOS 1 a 9					
50A	1	8	5	83	415
50A	2	8	5	83	415
TOTAL POR BLOCO				830	CM
TOTAL DOS 9 BLOCOS				7470	CM

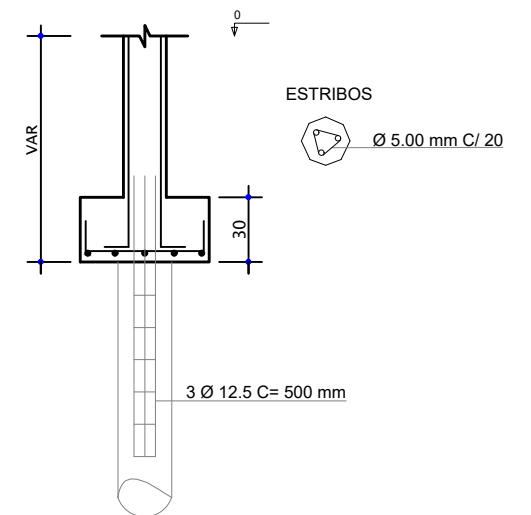


ESTACAS ESCAVADAS
3Ø12,50mm
4 metros de comprimento

BLOCOS DE COROAMENTO (B1 A B9)
0,60x0,60/0,30m
Ø8mm

LOCAÇÃO - BLOCOS DE COROAMENTO E VIGAS BALDRAMES

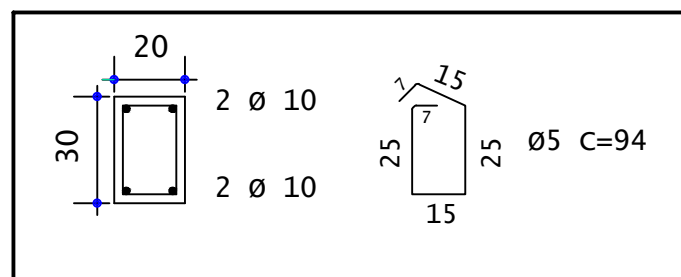


VIGAS BALDRAMES (V1 A V9)
0,20x0,30m
4Ø10mm
Estribos de 5mm a cada 15cm

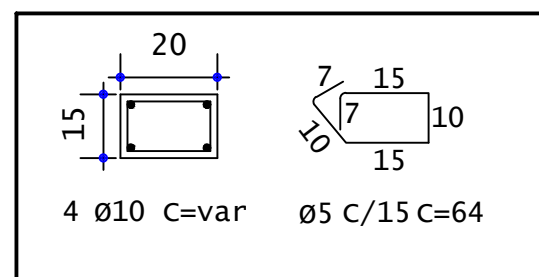


PILARES (P1 A V9)
0,15x0,20m
4Ø10mm
Estribos de 5mm a cada 15cm

 Estado do Rio Grande do Sul Prefeitura Municipal de Itacurubi	PROJETO ESTRUTURAL: FÔRMAS - BALDRAMES E DETALHAMENTOS SAPATAS, PILARES E VIGAS		
	OBRA: UNIDADES HABITACIONAIS		
	ENDEREÇO: RUA SEM DENOMINAÇÃO, VILA JORGE	ART Nº: 13590141	
	DATA: JULHO 2025	ÁREA TOTAL: 39,95 m² / 239,70 m²	ESCALAS: Indicadas
	RESPONSÁVEL TÉCNICO: Carolina Franco Budel Engenheira Civil - CREA RS 243252	 Gelso Soares Prefeito Municipal de Itacurubi	PRANCHA: 07/08

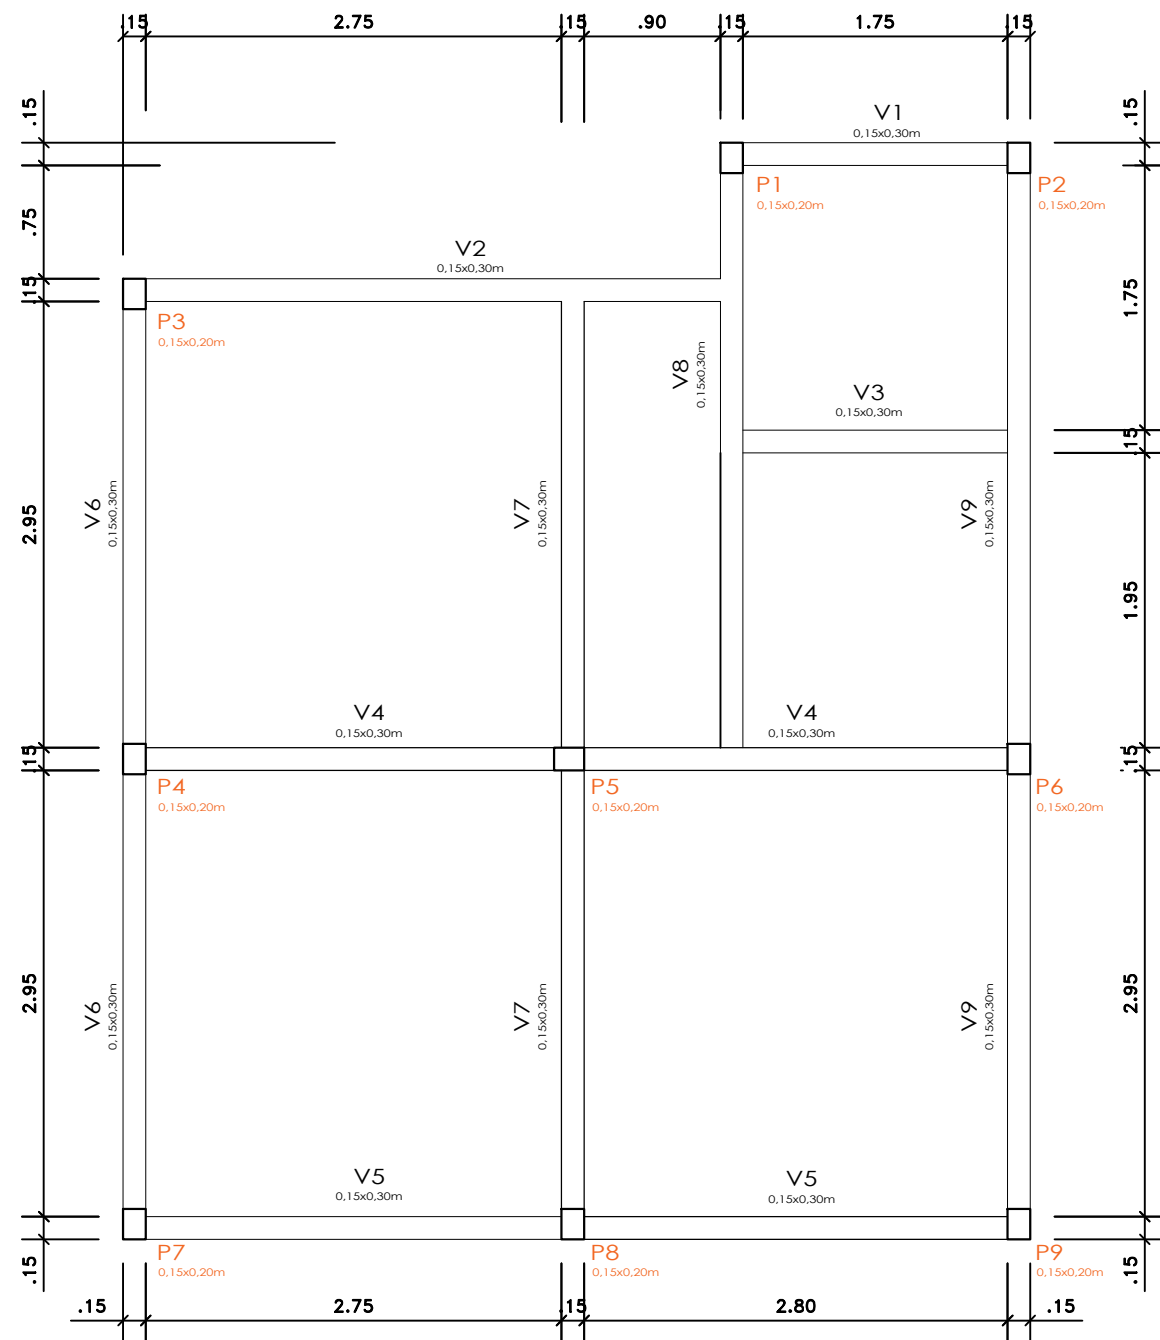

FÔRMAS - VIGAS DE CINTAMENTO
Escala 1/50

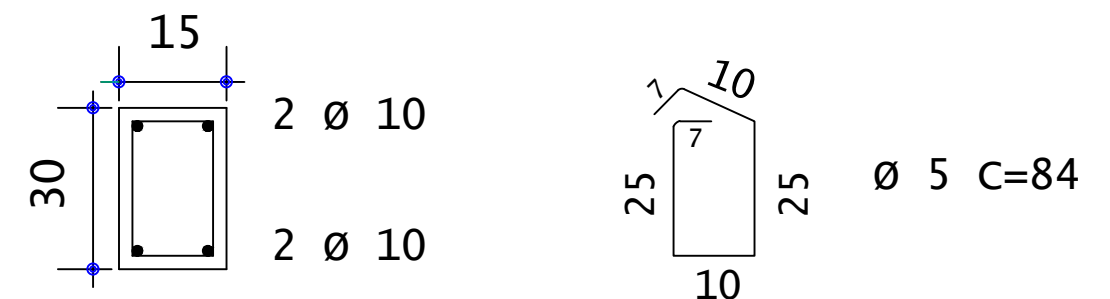

VIGAS DE CINTAMENTO (V1 A V9)
0,15x0,30m
4Ø10mm
Estribos de 5mm a cada 15cm



Estado do Rio Grande do Sul
Prefeitura Municipal de Itacurubi

SEPLAM

Secretaria Municipal de
Planejamento e do Meio-Ambiente

PROJETO ESTRUTURAL: FÔRMAS E DETALHAMENTO - VIGAS DE CINTAMENTO			
OBRA: UNIDADES HABITACIONAIS			
ENDEREÇO: RUA SEM DENOMINAÇÃO, VILA JORGE		ART Nº: 13590141	
DATA: JULHO 2025	ÁREA TOTAL: 39,95 m² / 239,70 m²	ESCALAS: Indicadas	
RESPONSÁVEL TÉCNICO:		PRANCHA:	
Carolina Franco Budel Engenheira Civil - CREA RS 243252		Gelso Soares Prefeito Municipal de Itacurubi	
		08/08	