



A: 1.122,68 m²

Objeto n°

Assinado de forma digital por
LEONIDAS LAZZARI
JUNIOR:80748295020
Dados: 2025.08.27 09:23:54
-03'00'



SINALIZAÇÃO VISUAL CONFORME RTCBMRS N° 12/2021

S2

INDICATIVO FOTOLUMINESCENTE

ROTA DE FUGA

S3

INDICATIVO FOTOLUMINESCENTE

ROTA DE FUGA

S1

INDICATIVO FOTOLUMINESCENTE

ROTA DE FUGA

S9

INDICATIVO FOTOLUMINESCENTE

ROTA DE FUGA

S12

INDICATIVO FOTOLUMINESCENTE

ROTA DE FUGA

S8

INDICATIVO FOTOLUMINESCENTE

ROTA DE FUGA

S10

INDICATIVO FOTOLUMINESCENTE

ROTA DE FUGA

S14

INDICATIVO FOTOLUMINESCENTE

ROTA DE FUGA

LEGENDA CONFORME NBR 14.100

EXTINTOR PORTÁTIL

EXTINTOR SOBRE RODAS

PTO ILUMINAÇÃO DE EMERGÊNCIA

HIDRANTE 1 SAÍDA

DISPOSITIVO DE RECARGA

MOTOROMBA DE INCÊNDIO

VÁLVULA DE RETENÇÃO

CENTRAL DE DETECÇÃO E ALARME

AVISADOR SONORO E VISUAL

CENTRAL PREDIAL DE GLP

PORTA CORTA FOGO

ELEMENTO CORTA-FOGO

SAÍDA FINAL DA

ILUMINAÇÃO DE BALIZAMENTO

EXTINTOR PORTÁTIL

EXTINTOR SOBRE RODAS

ILUMINAÇÃO DE EMERGÊNCIA

HIDRANTE 2 SAÍDAS

GERADOR DE ENERGIA

TUBULAÇÃO DE REDE

CALDEIRAS E VASOS DE PRESSÃO

ACIONADOR MANUAL

DETECTOR DE FUMAÇA PONTUAL

PORTICO DO ACESSO

CORRIMAÕ

GUARDA-CORPO

PROJEÇÃO FLUXO DA

PORTA DE SAÍDA COM

LEONIDAS LAZZARI
JUNIOR:807482950
20

Assinado de forma digital por
LEONIDAS LAZZARI
Dados: 2025.08.27 09:23:17
-03'00'

Obra: PPCI - PROJETO DE PREVENÇÃO E PROTEÇÃO CONTRA INCÊNDIO
Local: VILA TAMANDUÁ, Nº: S/N, BAIRRO: INTERIOR, SEGREDO - RS

Proprietário:
Responsável técnico:

CLAUDIO ANTONIO
TREVISA N° 2284465072
PREFEITURA MUNICIPAL DE SEGREDO

JERÔNIMO VILMAR MACIEL

Prancha:
02
ÁREA: 1.122,68 m²


Projeto:
PLANTA DE SITUAÇÃO E LOCALIZAÇÃO

Desenho:
RODRIGO

Data:
JUNHO/2023

Escala:
1/100

Projeto n°

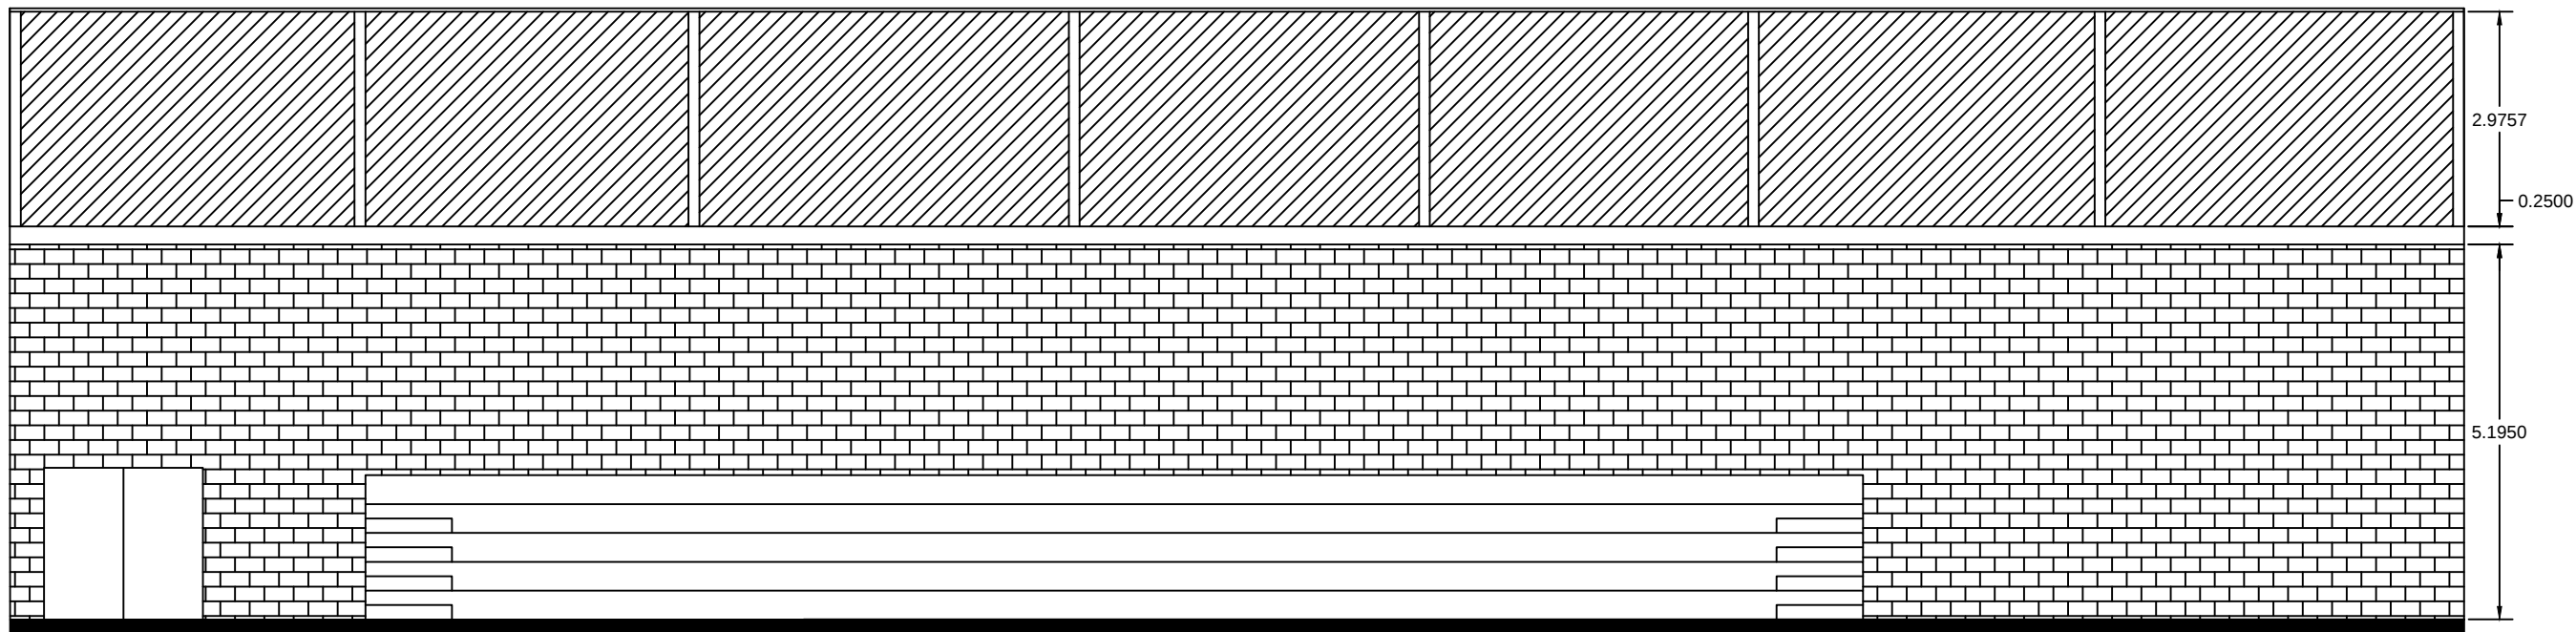

CORTE A-A

LEONIDAS LAZZARI
JUNIOR:80748295020

Assinado de forma digital por LEONIDAS LAZZARI JUNIOR:80748295020
Dados: 2025.08.27 09:22:53 -03'00'

Obra: PPCI - PROJETO DE PREVENÇÃO E PROTEÇÃO CONTRA INCÊNDIO
Local: VILA TAMANDUA, Nº: S/N, BAIRRO: INTERIOR, SEGREDO - RS

Proprietário: PREFEITURA MUNICIPAL DE SEGREDO

Responsável técnico: JERÔNIMO VILMAR MACIEL

Prancha:

03

ÁREA: 1.122,68 m²


Projeto:
CORTE A-A

Desenho: RODRIGO

Data: JUNHO/2023

Escala: 1/100

Projeto nº

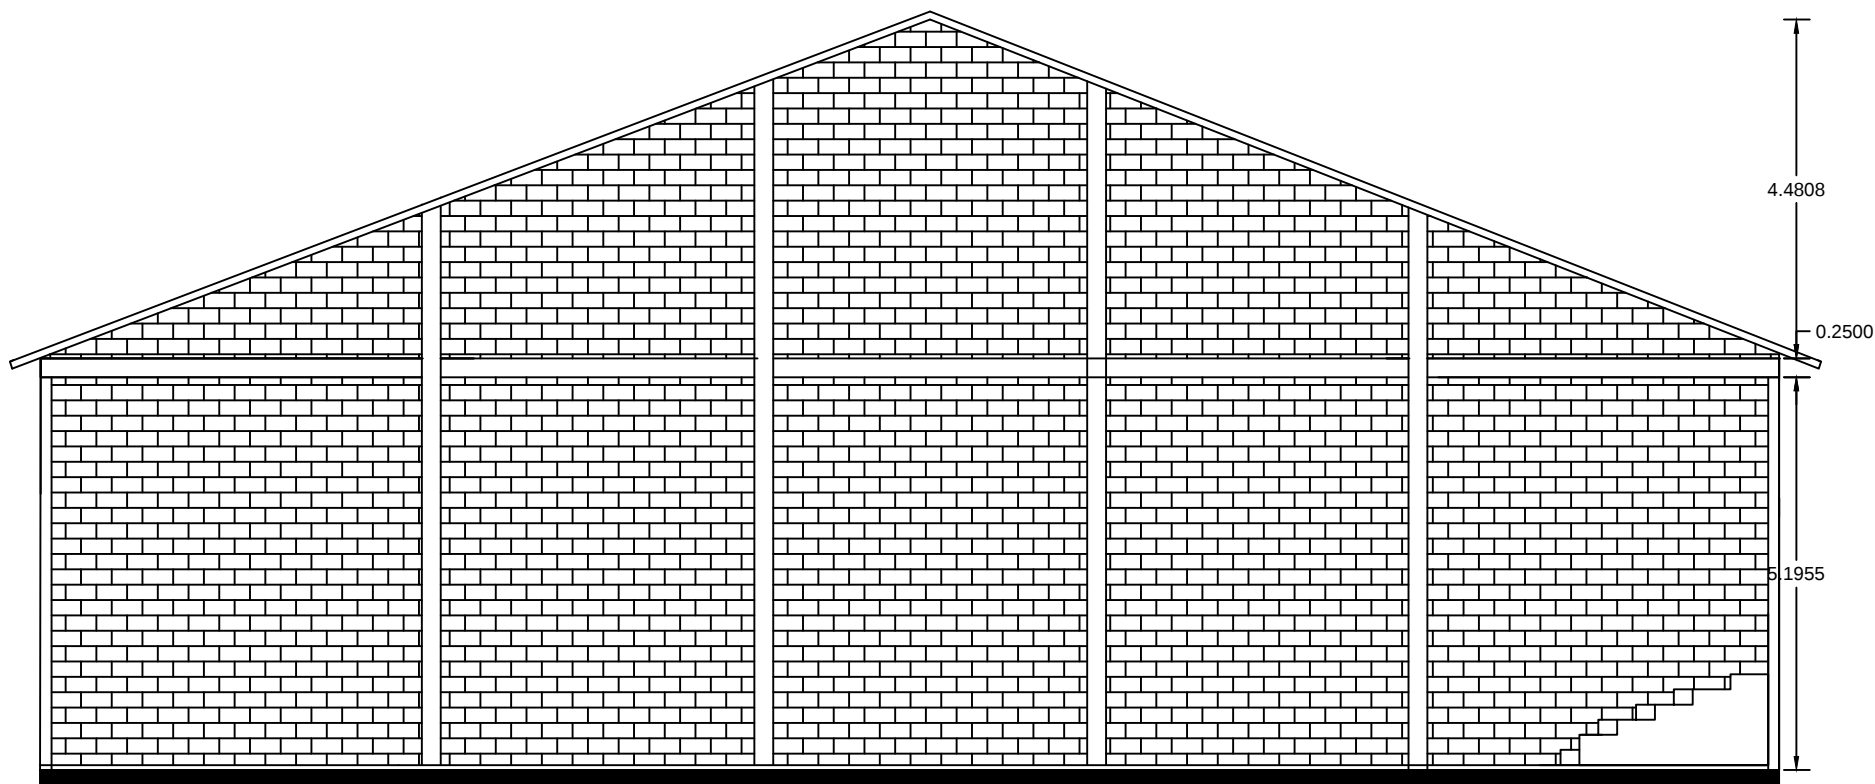

CORTE B-B

LEONIDAS LAZZARI
JUNIOR:80748295020

Assinado de forma digital por LEONIDAS LAZZARI JUNIOR:80748295020
Dados: 2025.08.27 09:23:02 -03'00'

Obra: PPCI - PROJETO DE PREVENÇÃO E PROTEÇÃO CONTRA INCÊNDIO
Local: VILA TAMANDUA, Nº: S/N, BAIRRO: INTERIOR, SEGREDO - RS

Proprietário: CLAUDIO ANTONIO TREVISAN:228444650
PREFEITURA MUNICIPAL DE SEGREDO

Responsável técnico: JERÔNIMO VILMAR MACIEL

Prancha:

04

ÁREA: 1.122,68 m²


Projeto:
CORTE B-B

Desenho: RODRIGO

Data: JUNHO/2023

Escala: 1/100

Projeto nº

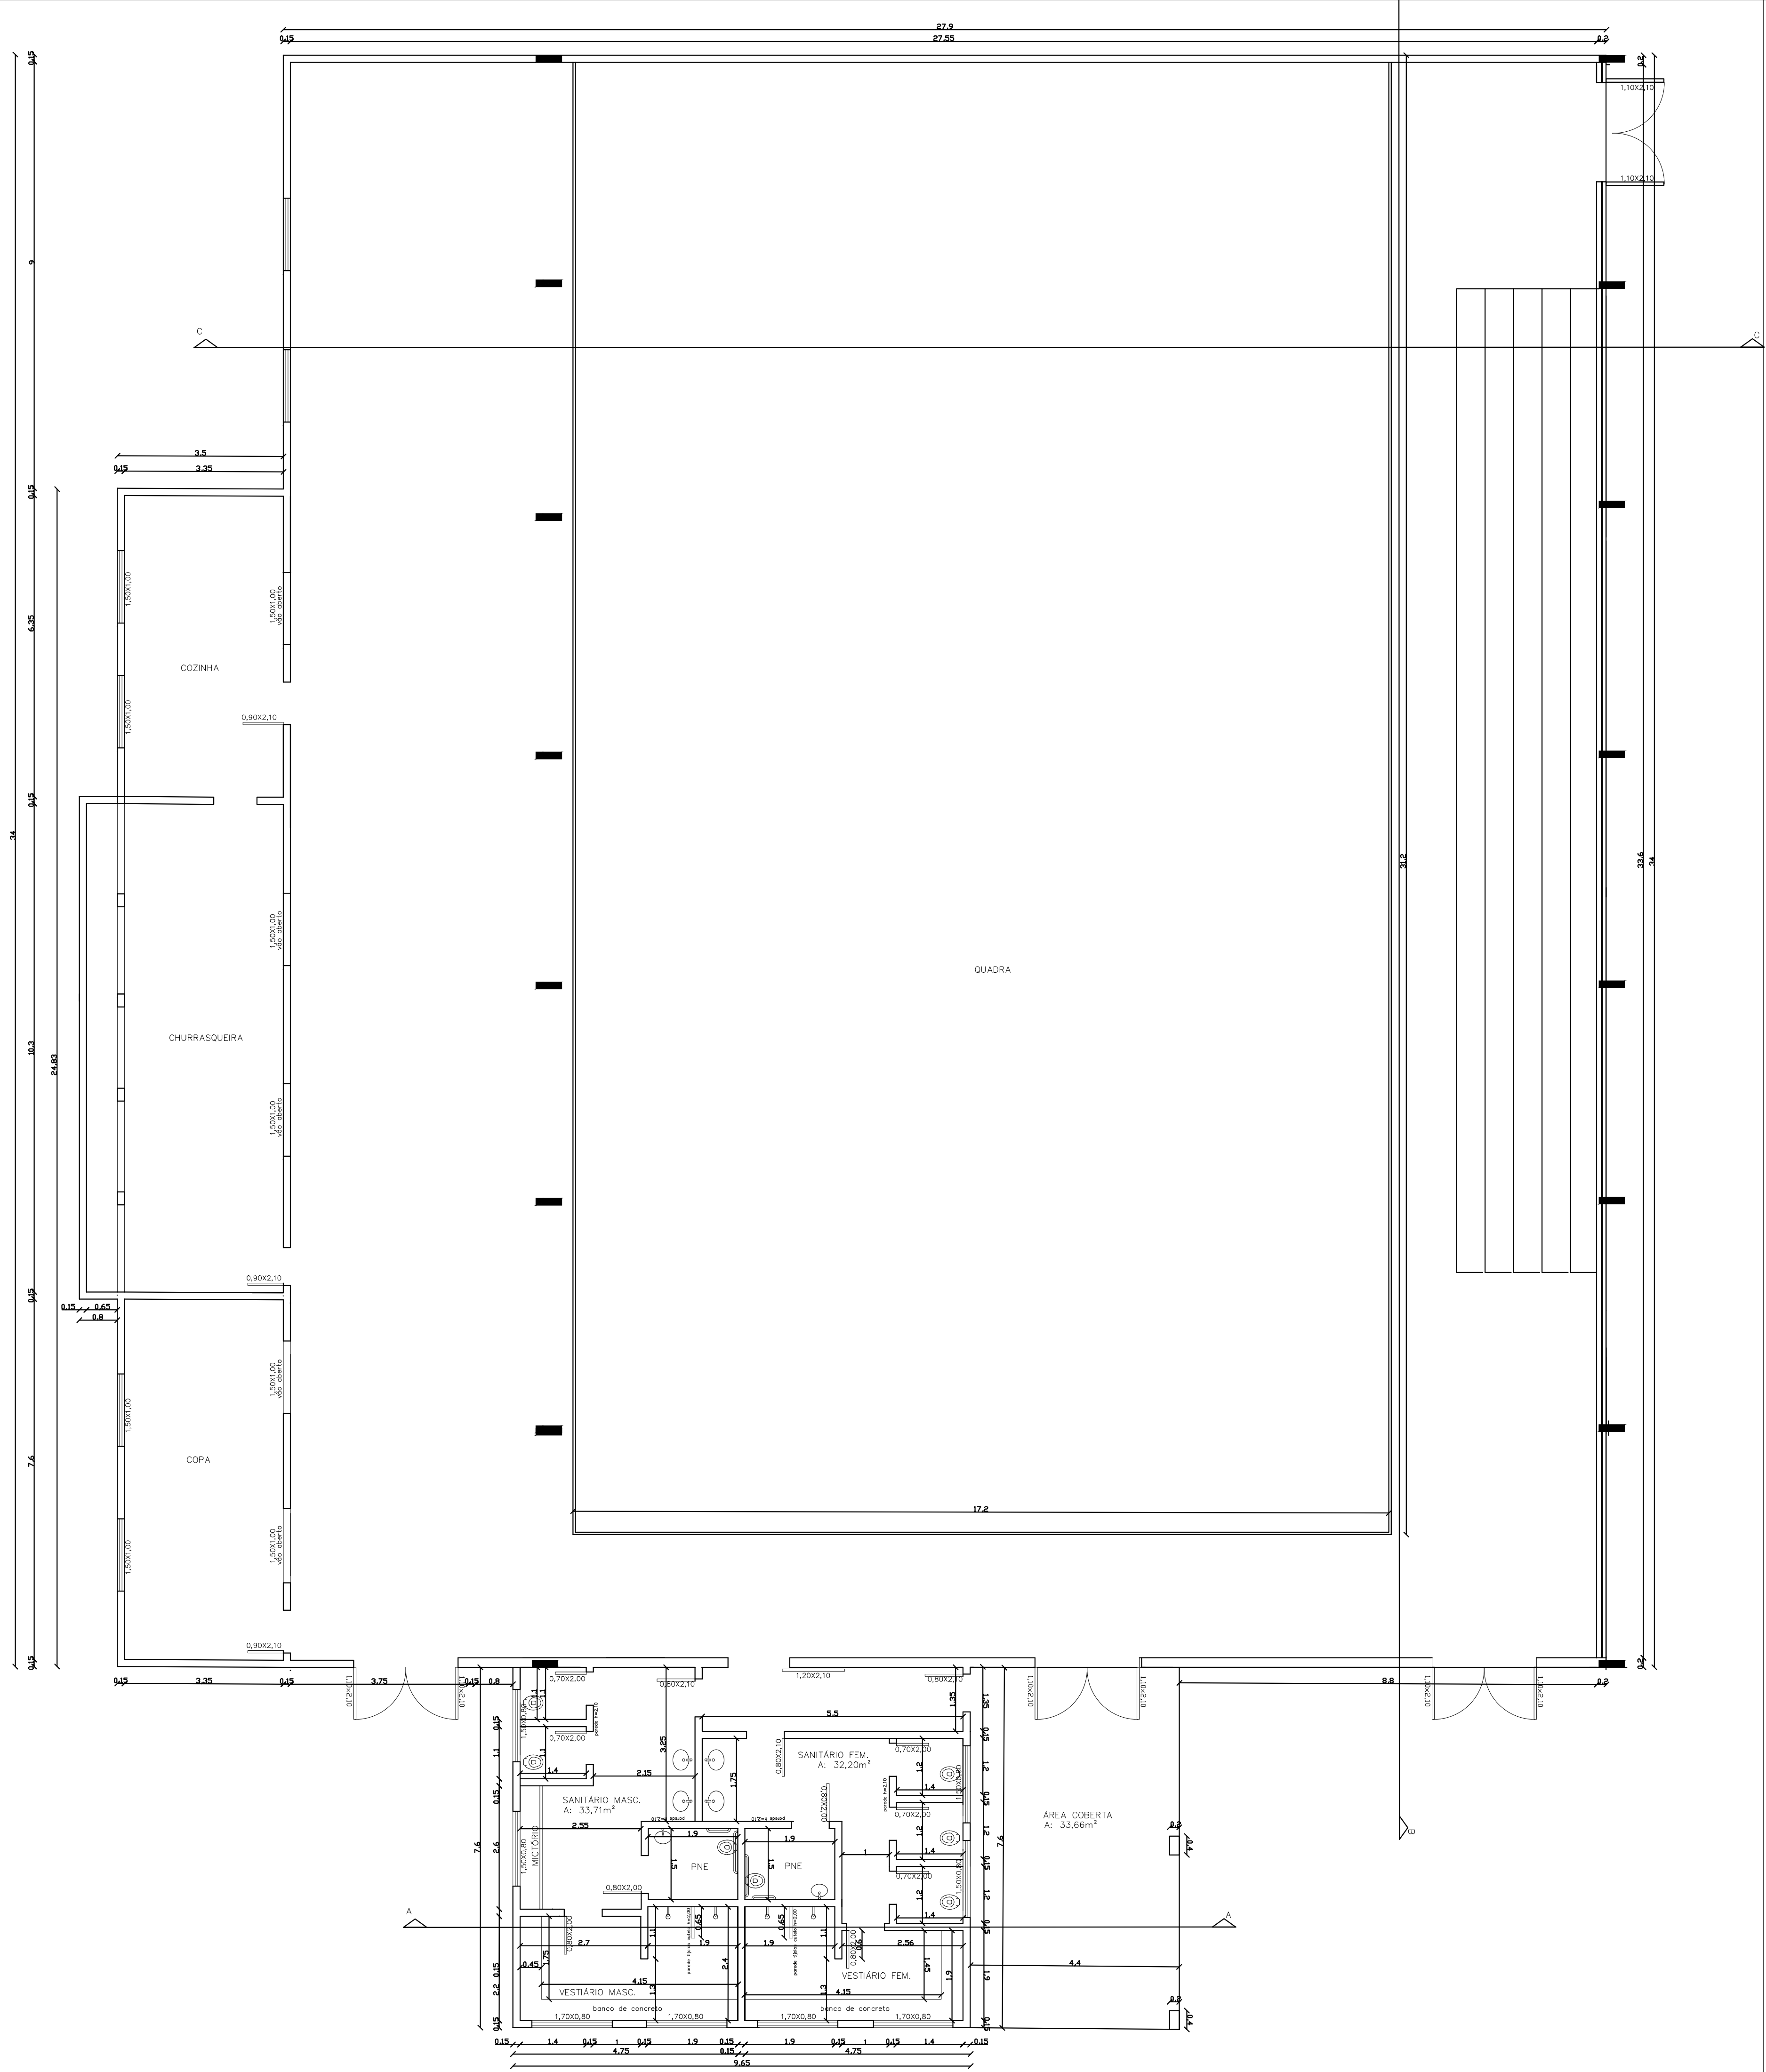

LEONIDAS
LAZZARI
JUNIOR:80748295
020

Assinado de forma digital
por LEONIDAS LAZZARI
JUNIOR:80748295020
Data: 2023.08.27
09:22:39 -03'00'

PREFEITURA MUNICIPAL DE
SEGREDO - RS

VILA TAMANDUÁ, SEGREDO/RS


ÁREA GINÁSIO:953,36m²
ÁREA AMPLIAÇÃO: 169,32m²
ÁREA TOTAL: 1.122,68m²

PLANTA BAIXA
ESC: 1/75


PRANCHA

2

abril/2023

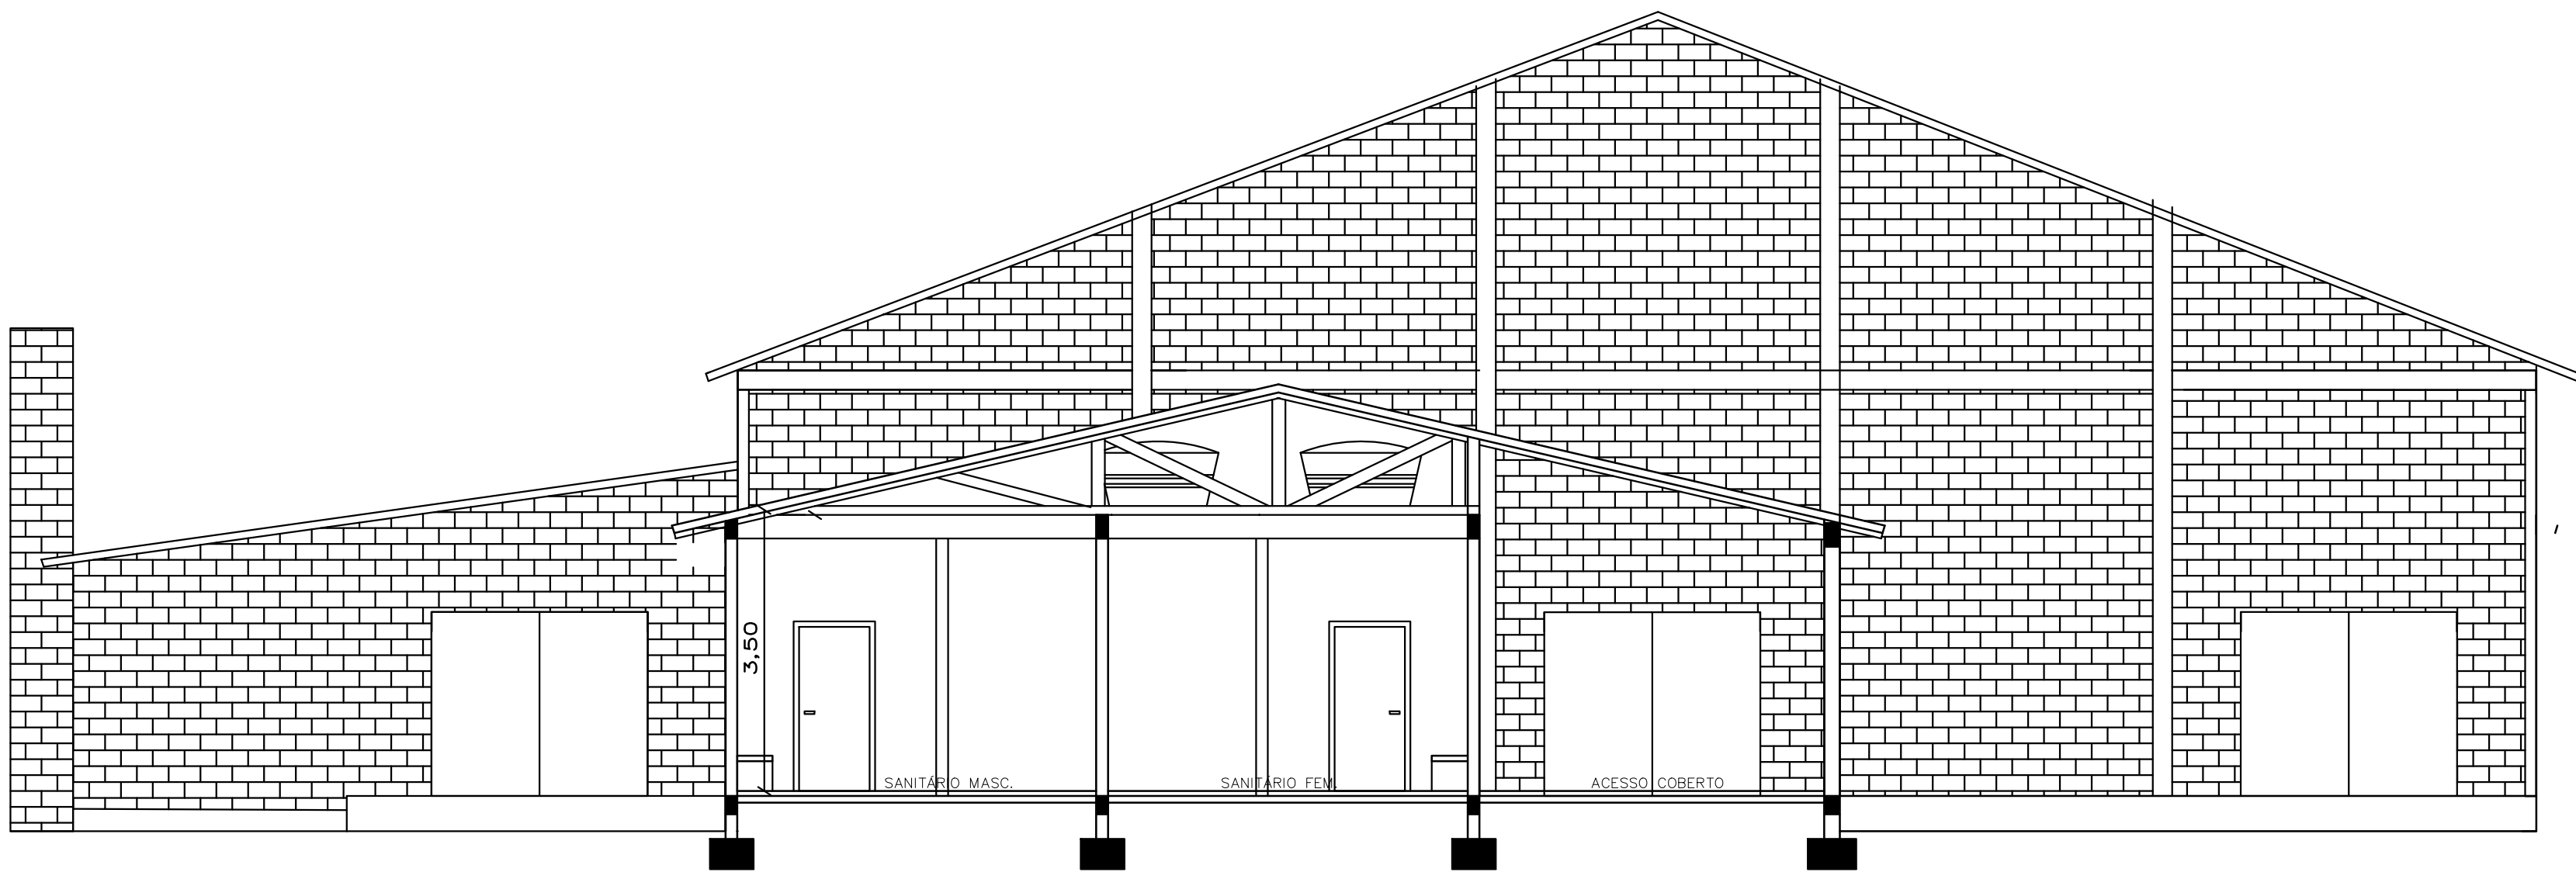

CORTE A—A

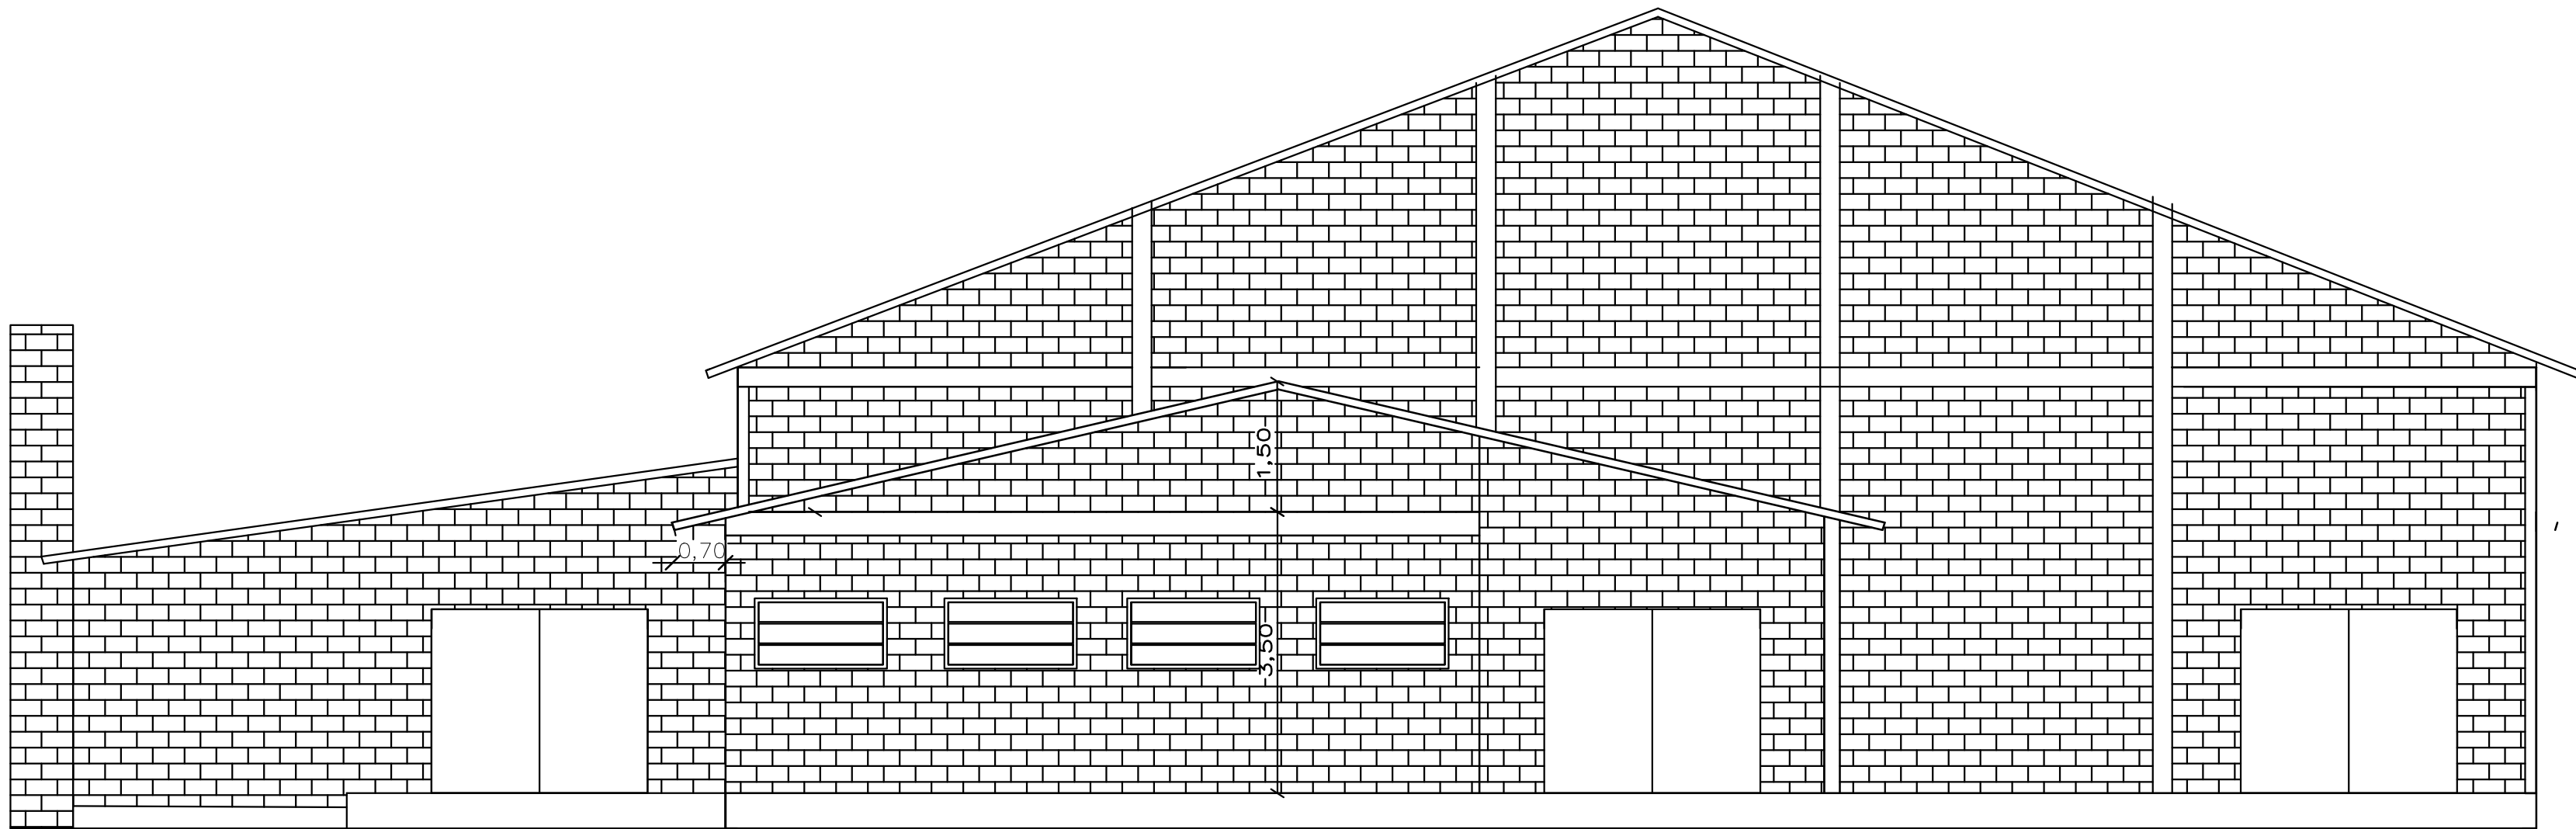

FACHADA FRONTAL

LEONIDAS LAZZARI
JUNIOR:807482950
20

Assinado de forma digital por
LEONIDAS LAZZARI
JUNIOR:80748295020
Dados: 2025.08.27 09:22:27
+03'00'

PREFEITURA MUNICIPAL DE
SEGREDO - RS

VILA TAMANDUÁ, SEGREDO/RS


ÁREA GINÁSIO:953,36m²
ÁREA AMPLIAÇÃO: 169,32m²
ÁREA TOTAL: 1.122,68m²

FACHADA E CORTE
ESC: 1/75

PRANCHA


3

abril/2023

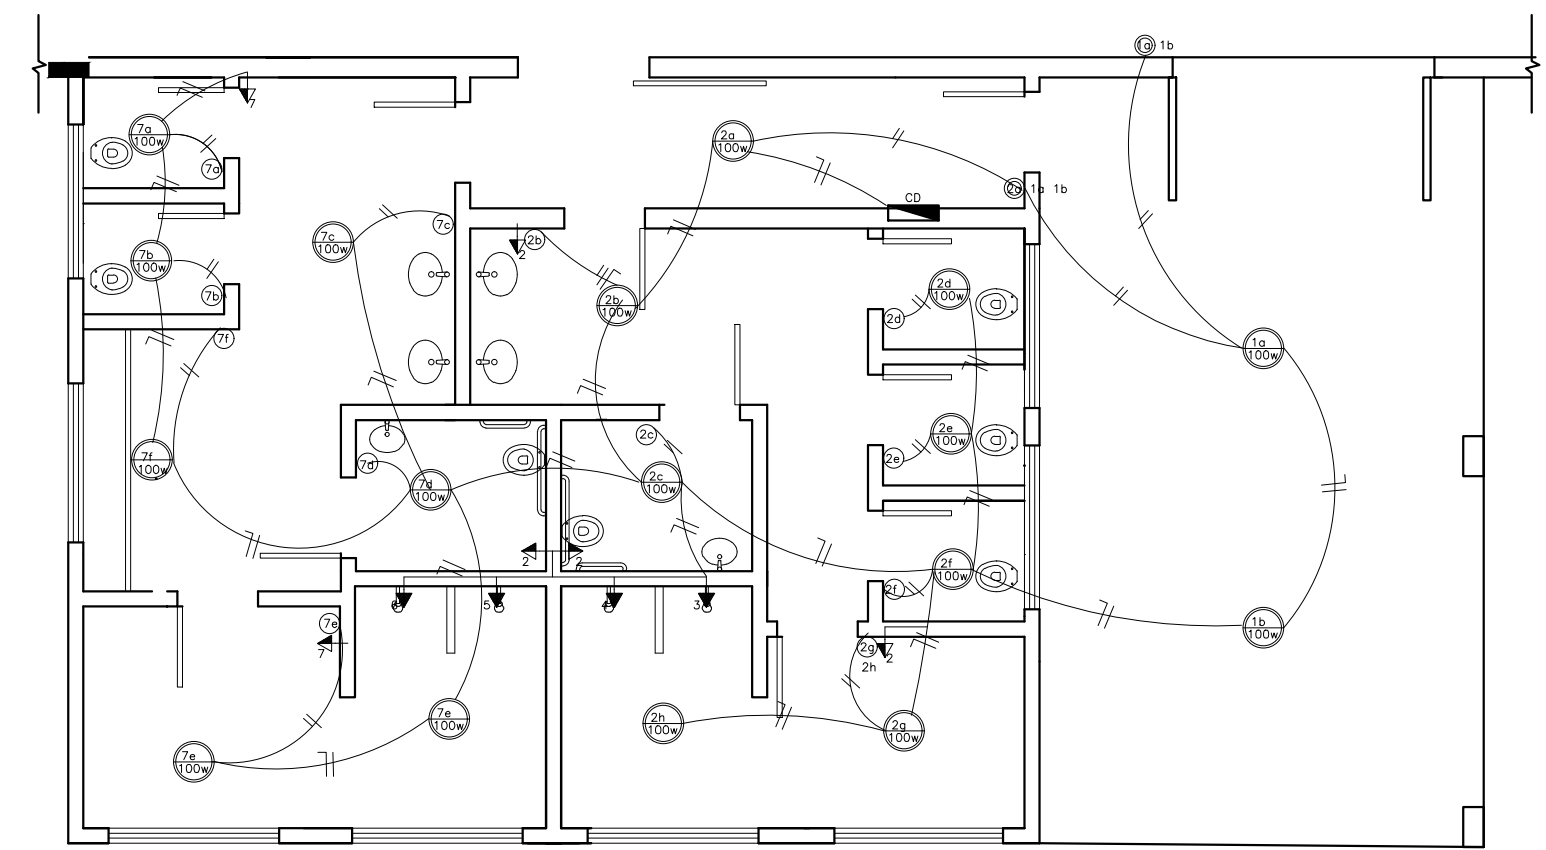

Legenda elétrico	
	Interruptor simples 1 tecla - 1,10m do piso
	Interruptor 2 teclas - 1,10m do piso
	Luminária no teto
	CD Centro de distribuição - embutir a 1,50m do piso
	Tomada universal 2P+T a 2,20m do piso
	Tomada universal 2P+T a 1,10m do piso

Quadro de Cargas			
Circuito	Descrição	Seção (mm ²)	Disj (A)
1	Acesso	2.5	20.0
2	Banheiro/vestiário fem.	2.5	20.0
3	Chuveiro	6.0	30.0
4	Chuveiro	6.0	30.0
5	Chuveiro	6.0	30.0
6	Chuveiro	6.0	30.0
7	Banheiro/vestiário masc.	2.5	20.0

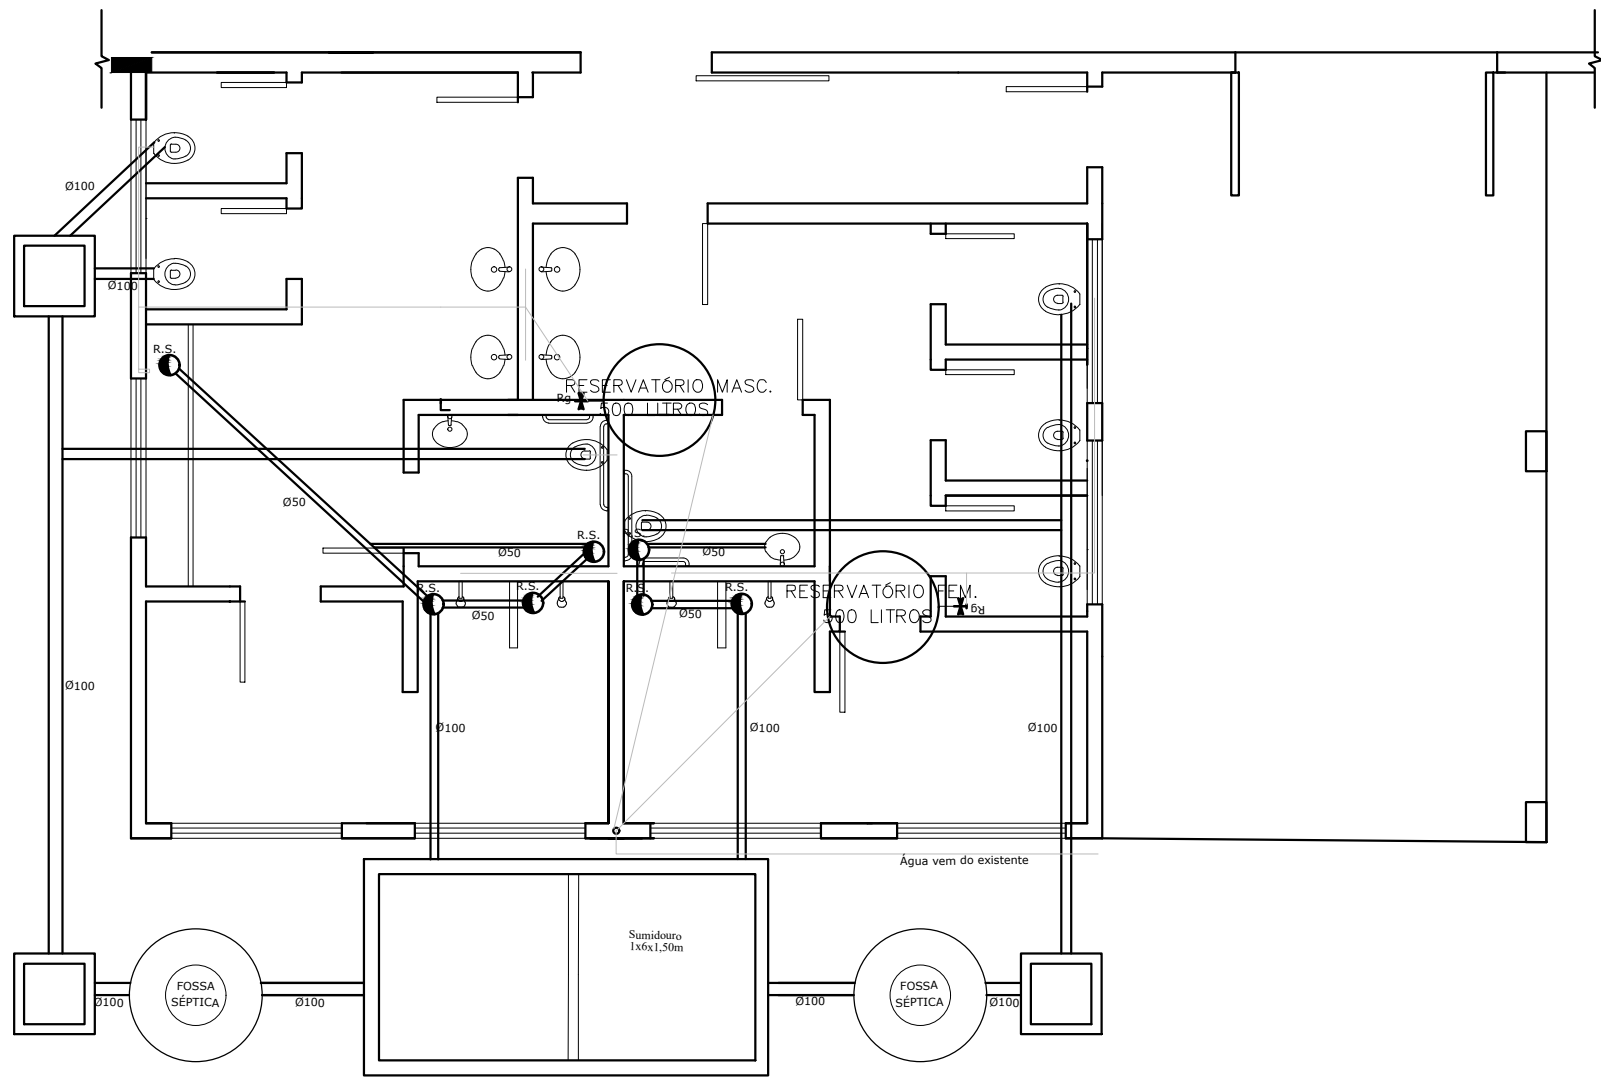

LEONIDAS LAZZARI
JUNIOR:807482950
20

Assinado de forma digital
por LEONIDAS LAZZARI
JUNIOR:80748295020
Dados: 2025.08.27
09:22:14 -03'00'

PREFEITURA MUNICIPAL DE
SEGREDO - RS

VILA TAMANDUÁ, SEGREDO/RS


ÁREA GINÁSIO:953,36m²
ÁREA AMPLIAÇÃO: 169,32m²
ÁREA TOTAL: 1.122,68m²

ELÉTRICO E HIDROSSANITÁRIO
ESC: 1/75


PRANCHA

4

abril/2023

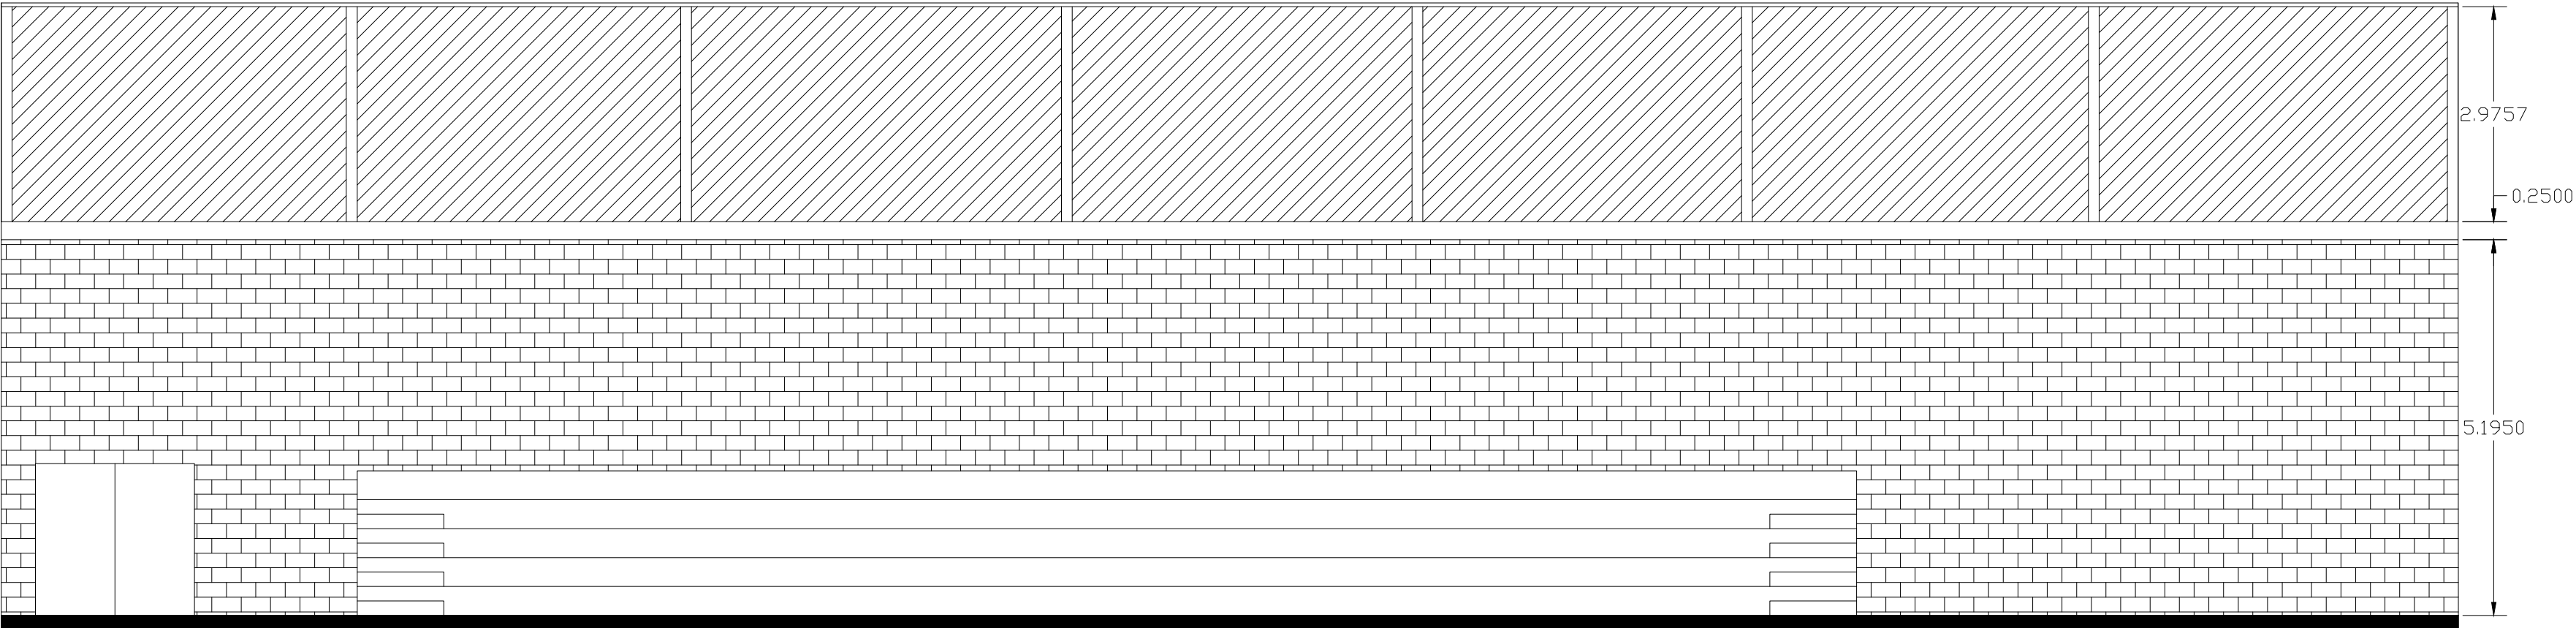

CORTE B-B

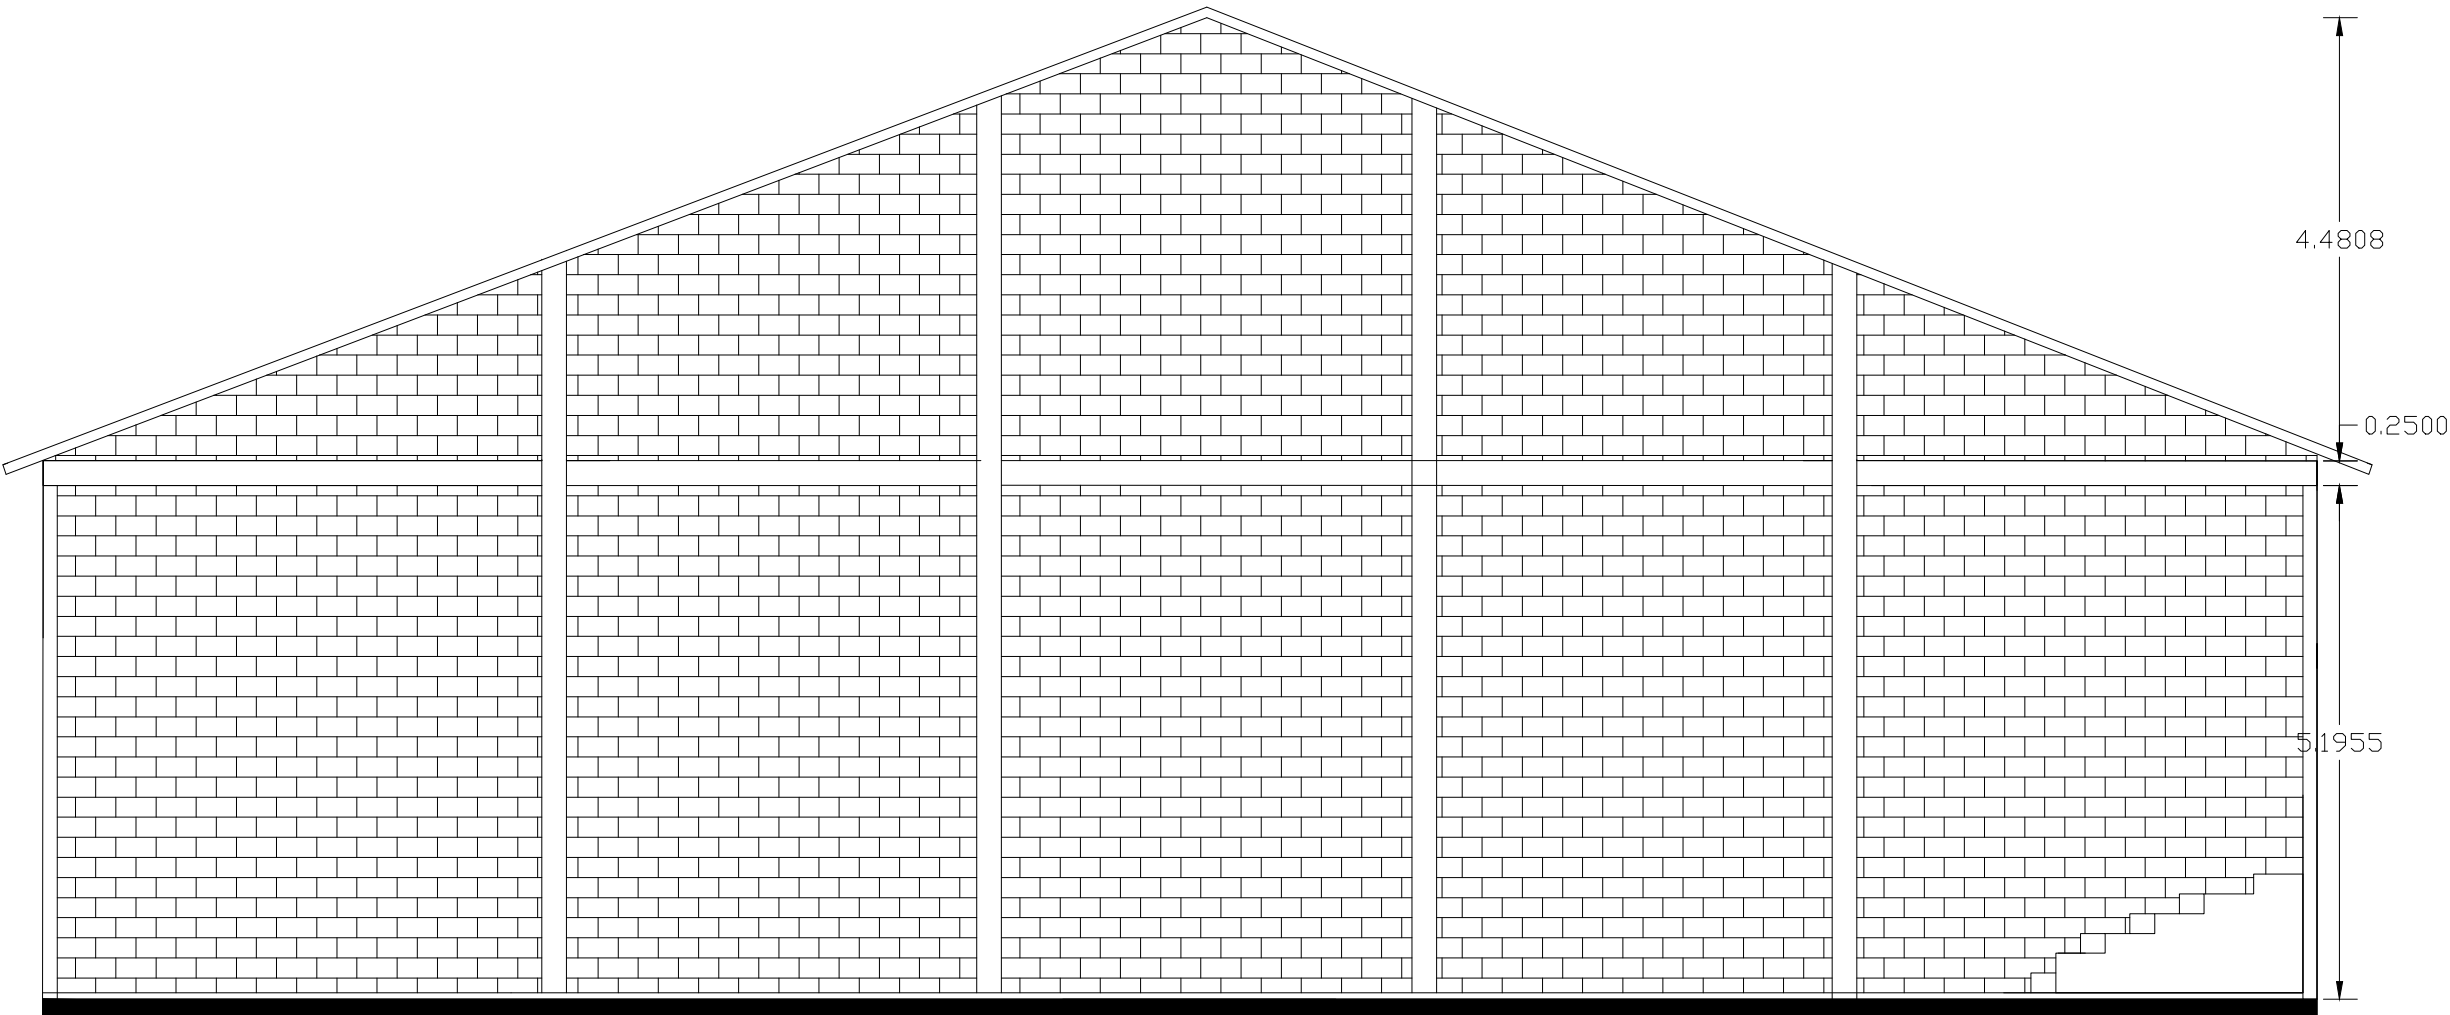

CORTE C-C

LEONIDAS
LAZZARI
JUNIOR:80748295
020

Assinado de forma digital
por LEONIDAS LAZZARI
JUNIOR:80748295020
Data: 2023.08.27
09:22:00 -03'00'

PREFEITURA MUNICIPAL DE
SEGREDO - RS

VILA TAMANDUÁ, SEGREDO/RS


ÁREA GINÁSIO: 953,36m²
ÁREA AMPLIAÇÃO: 169,32m²
ÁREA TOTAL: 1.122,68m²

CORTES
ESC: 1/75

PRANCHA

5

abril/2023

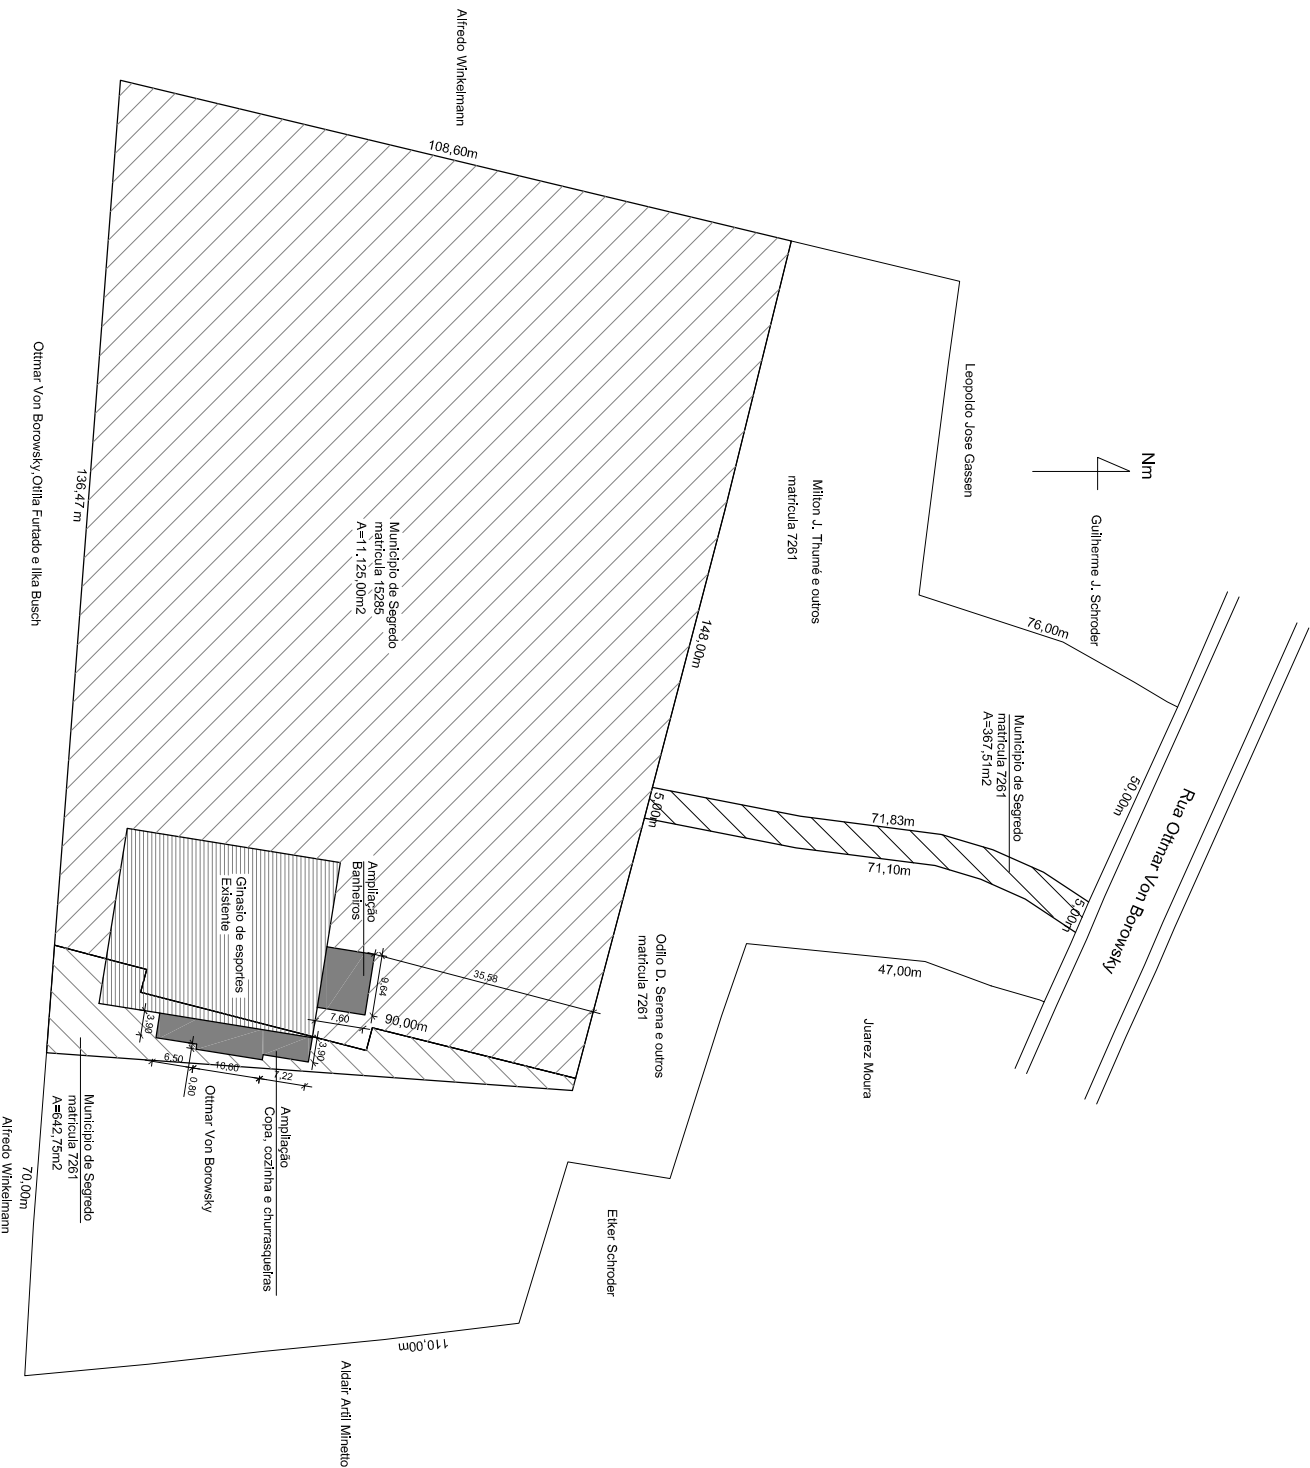

LEONIDAS LAZZARI Assinado de forma digital
por LEONIDAS LAZZARI
Data: 2025.08.27 09:21:42
20
-0330'

ÁREA GINÁSIO:953,36m²
ÁREA AMPLIAÇÃO: 169,32m²
ÁREA TOTAL: 1.122,68m

PREFEITURA MUNICIPAL DE SEGREDO - RS	
RUA PRIMEIROS DE MAIO, 10 - SEGredo/RS - FONE: (51) 3745-1001	
VILA TAMANDUA - SEGREDO - RS	
SITUAÇÃO E LOCALIZAÇÃO	
1	
1:500	
ABRIL/2025	
169,32m²	
169,32m²	