


LEGENDA

- Tubulação de Ventilação
- Tubulação de Esgoto
- Caixa de Gordura
- Caixa de Inspeção
- Coluna de Ventilação
- Fossa Séptica
- Filtro Anaeróbio
- Poço Sumidouro
- Caixa/Ralo Sifonado
- Caixa de Passagem

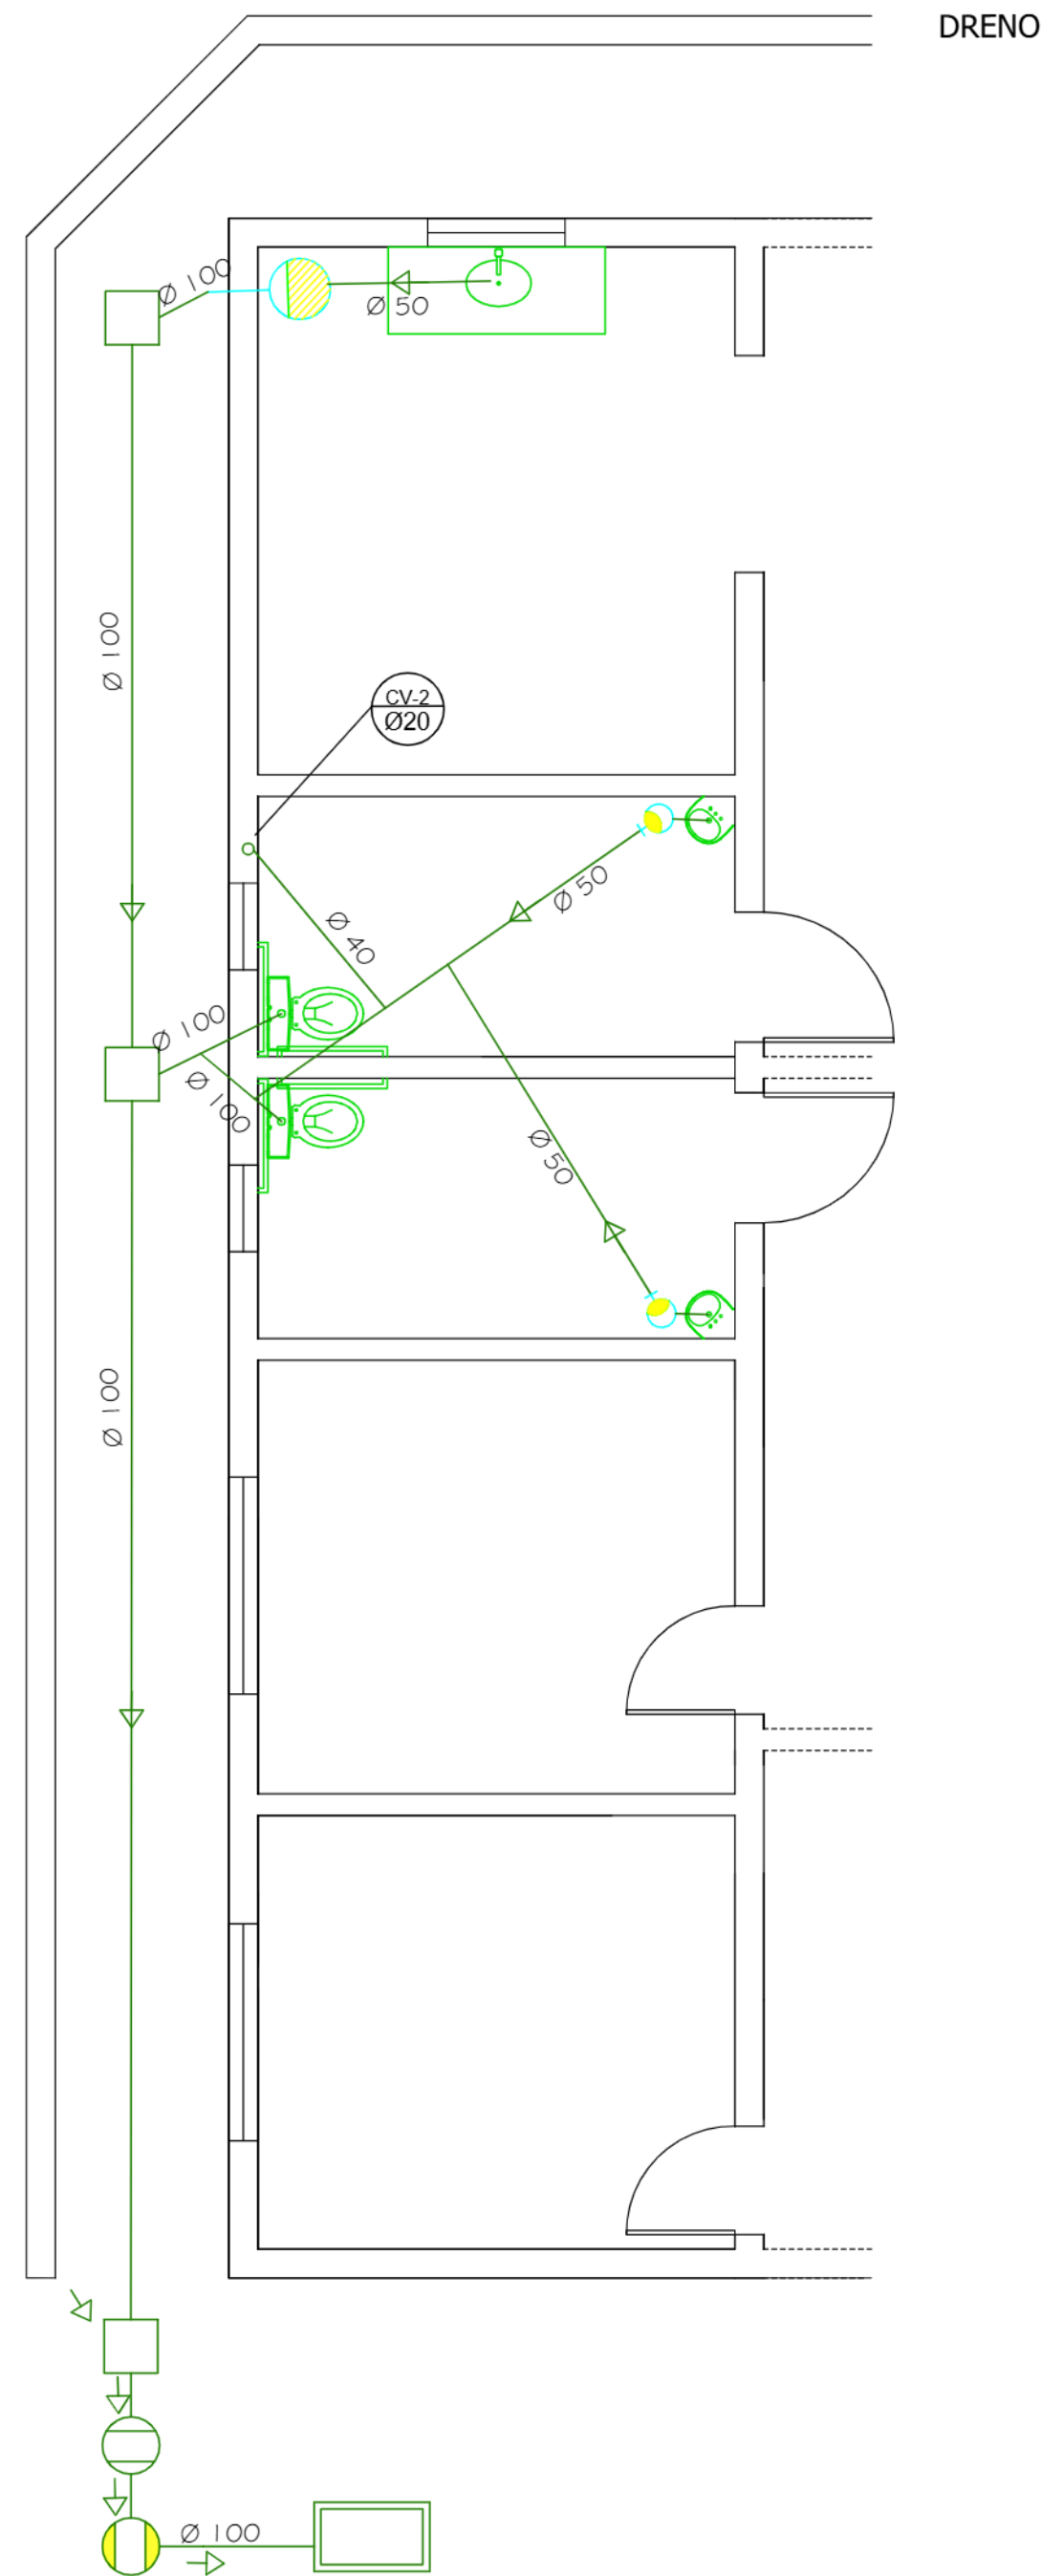


Planta Baixa Instalações de Esgoto
Escala 1:50

LEGENDA


- Reservatório de Água
- Registro de globo ou gaveta
- Coluna de Água Fria
- Hidrometro
- Tubulação de água fria

OBS: NOS TUBOS DE QUEDA SERÃO INSTALADOS REGISTROS GAVETA

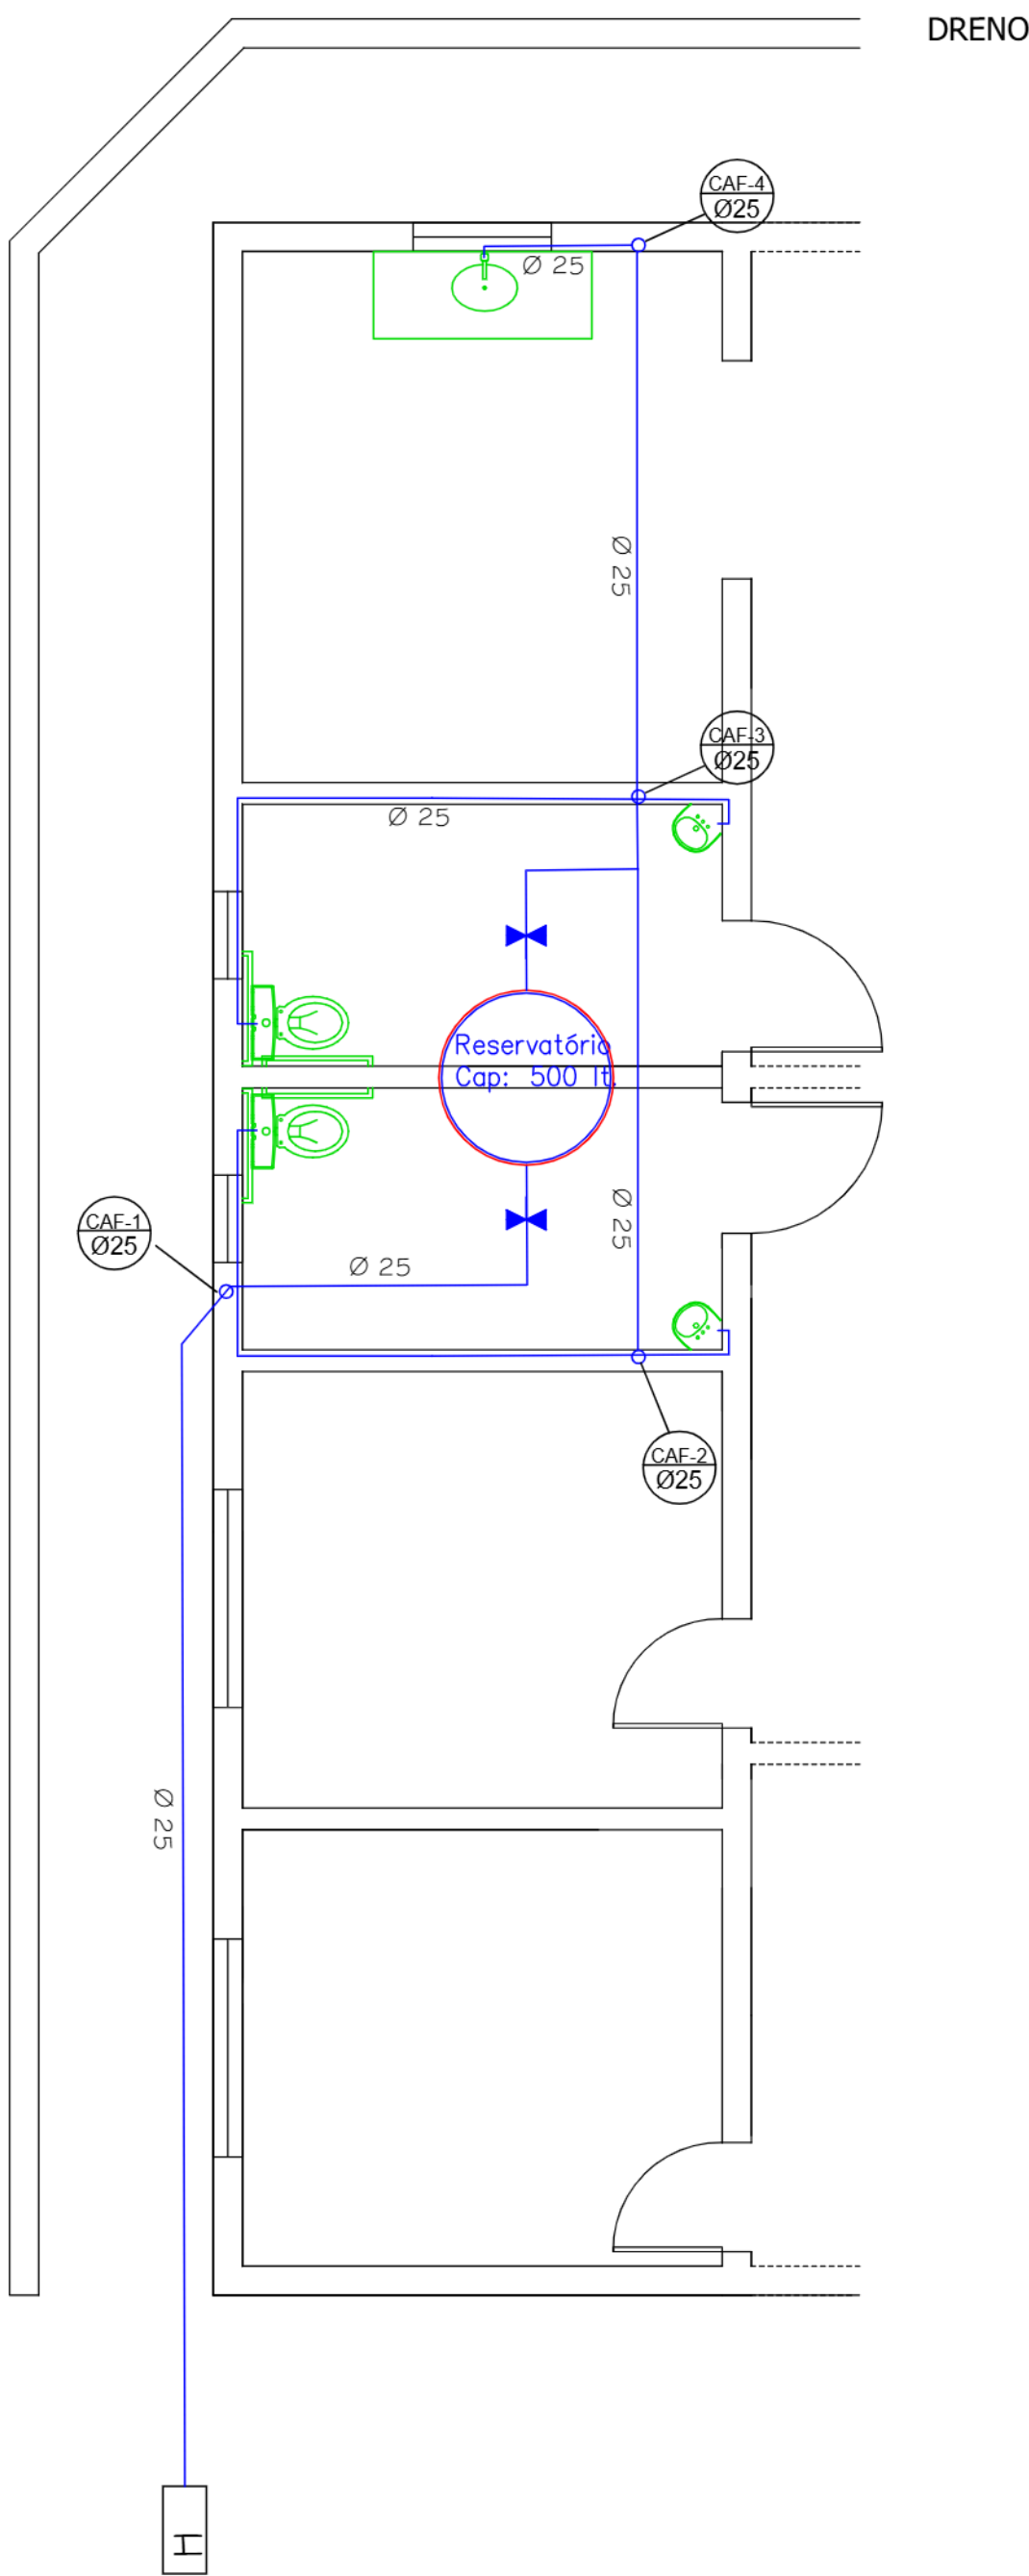

Planta Baixa Instalações de Água fria
Escala 1:50

DRENO

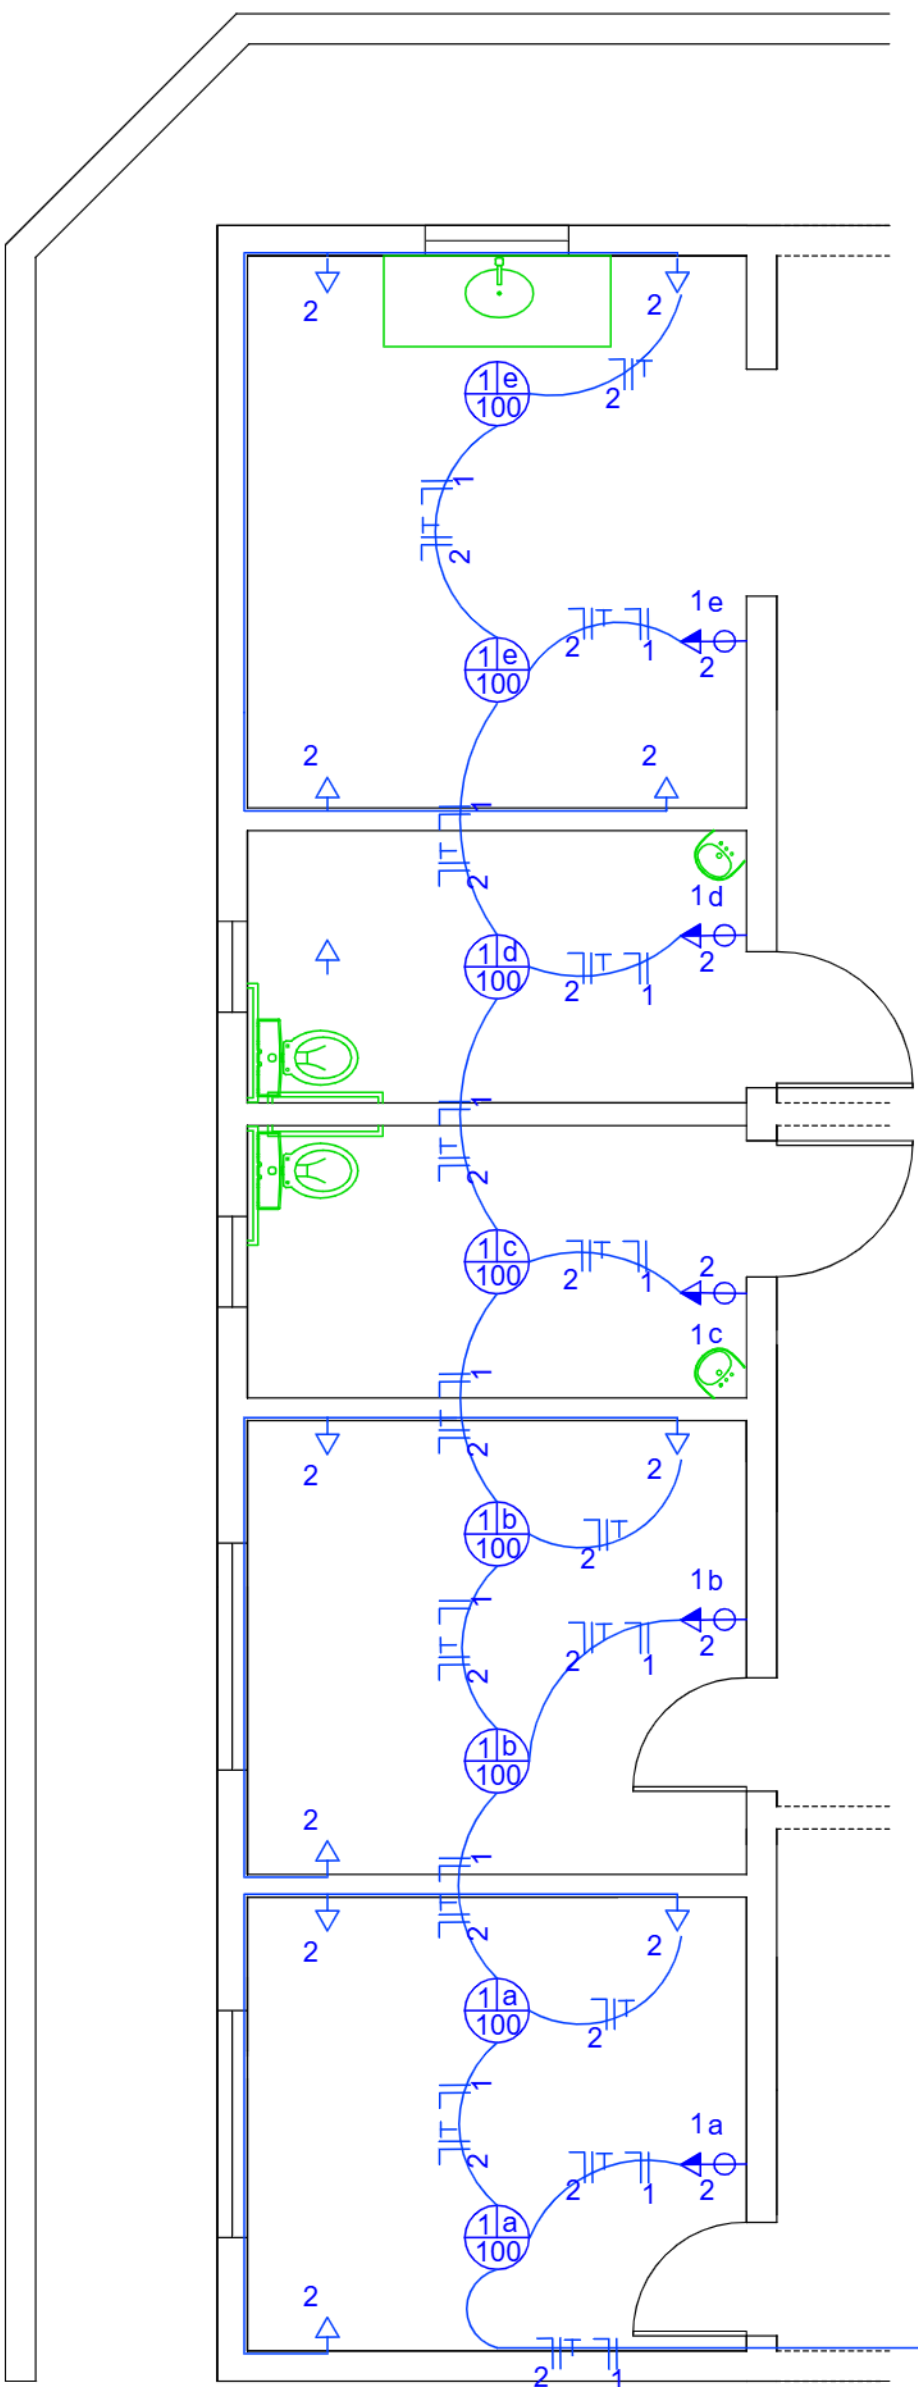

LEGENDA

- Eletroduto para rede de logica/Tv
- Fiação Aérea
- Fiação no Solo
- Fiação no Teto/Farede
- Quadro de distribuição - embutir a 1,50m do piso
- Centro de Lógica - embutir a 1,50m do piso
- Luminária de teto
- Luminária de Parede
- Ponto antena de TV
- Ponto para telefone/internet
- Tomada para luminária de emergenciai 2P+T a 2,25m do piso
- Tomada universal 2P+T a 0,30m do piso
- Tomada universal 2P+T a 1,10m do piso
- Tomada universal 2P+T a 1,80m do piso
- Interruptor simples 1 tecla a 1,10m do piso
- Interruptor duplo 2 teclas a 1,10m do piso
- Interruptor triplo 3 teclas a 1,10m do piso
- Interruptor Three way
- Quadro de medição
- Tomada e interruptor conjugados
- Condutor fase-neutro-retorno-terra

Vem do Q.D. geral eletroduto rigidado 1" - 33,0m

Planta Baixa Instalações Elétricas
Escala 1:50

Nome: Bruno Luciano Radtke
CPF: ***203.420-**

Assinado com certificado digital avançado

PREFEITURA MUNICIPAL DE CERRO BRANCO

Prefeito Municipal Bruno Luciano Radtke

Bruno Luciano Radtke

ENGENHEIRO CIVIL KURT MARTIN WEISSENSTEIN - CREA/RS 123.302
Registro Nacional CONFEA 220189433-7

HIDROSSANITÁRIO/ELÉTRICO



OBRA	CRAS	DATA	JUNHO 2026	DESENHISTA	KMW
LOCAL	CERRO BRANCO/RS	ESCALA	CONSTA	PRANCHAS	03