




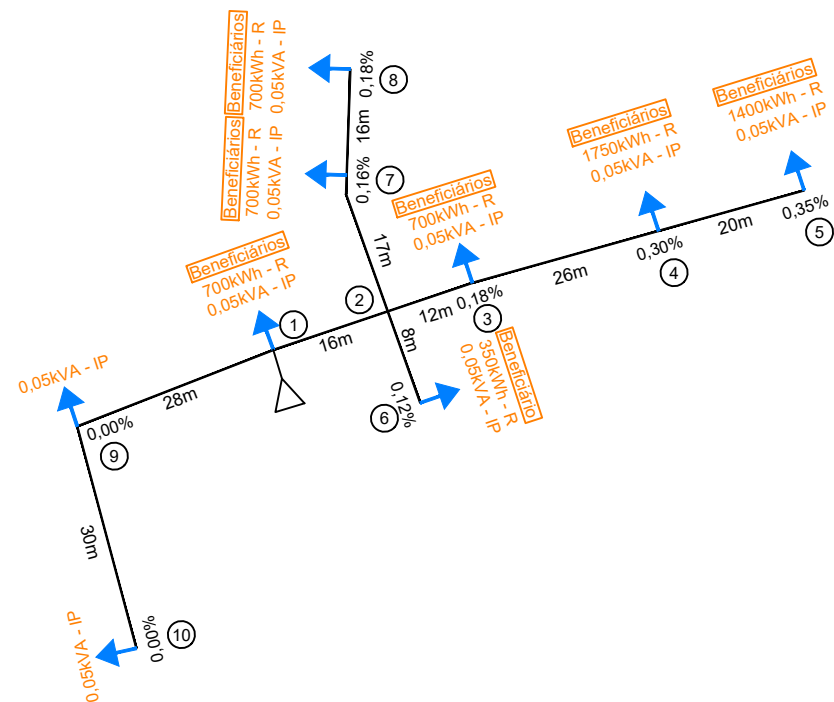

TRS01-3-45kVA
Situação Projetada 01
Transformador no poste 04
Período noturno
D=13,79kVA - 30% da capacidade de carga do transformador

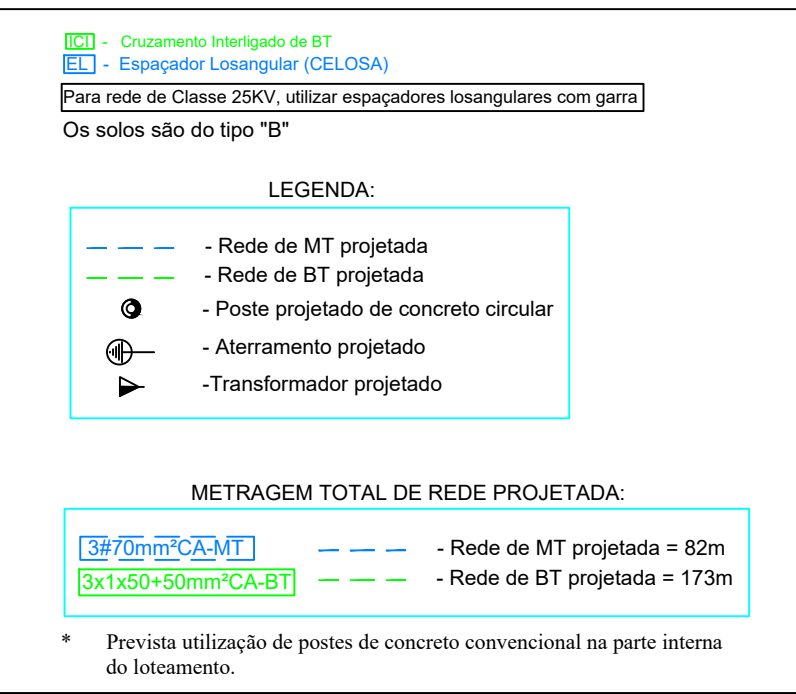

Detalhe e informações da iluminação pública

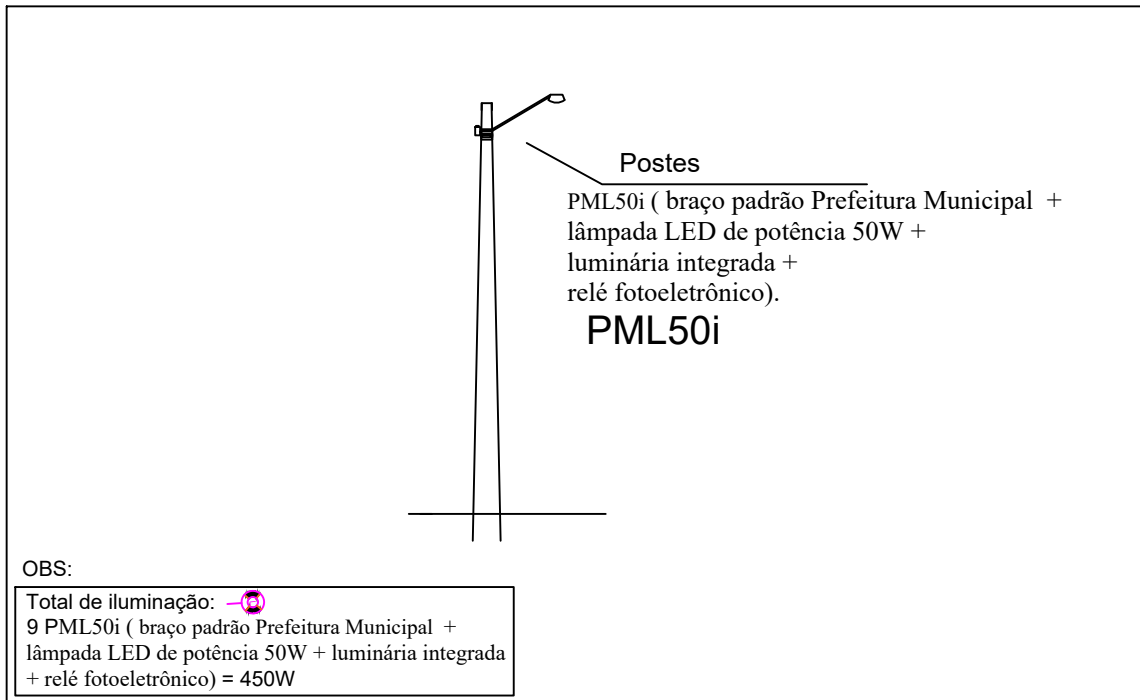

ENERGITEL - Engenharia Elétrica Edifício Ilhéus - Avenida Brasil Oeste nº 239 - Sala 502 - Centro CEP:99025-001 Passo Fundo/RS - Fone: (54) 99971-0904 www.energitel.eng.br / tiago@energitel.eng.br		Energitel ENGENHARIA ELETRICA	
Título da Obra: Loteamento Marianos - Três Palmeiras		Atividade: 1407875380	
Especificação: Planta Baixa, Unifilares, Localização, Tabela de Gps e estruturas e Detalhe Iluminação Pública		Projeto: Pablo Toniazzo	
Requerente: PREFEITURA MUNICIPAL DE TRÊS PALMEIRAS CNPJ: 92.399.112/0001-85		Descrição do Tipo de Projeto: Projeto: Elétrico	
Local: Rua Alfredo Mariano - Bairro Nossa Sra. Aparecida		Prancha: P01	
Município: Três Palmeiras - RS		Escala: 1:1000	
Resp. Técnico: Eng. Eletricista Tiago Noronha Annes		Folha: 01/01	
117.051 CREA-RS		Data: 01/12/2023	
		A1	