


RUA 20 DE SET.

RUA 1º DE MAIO

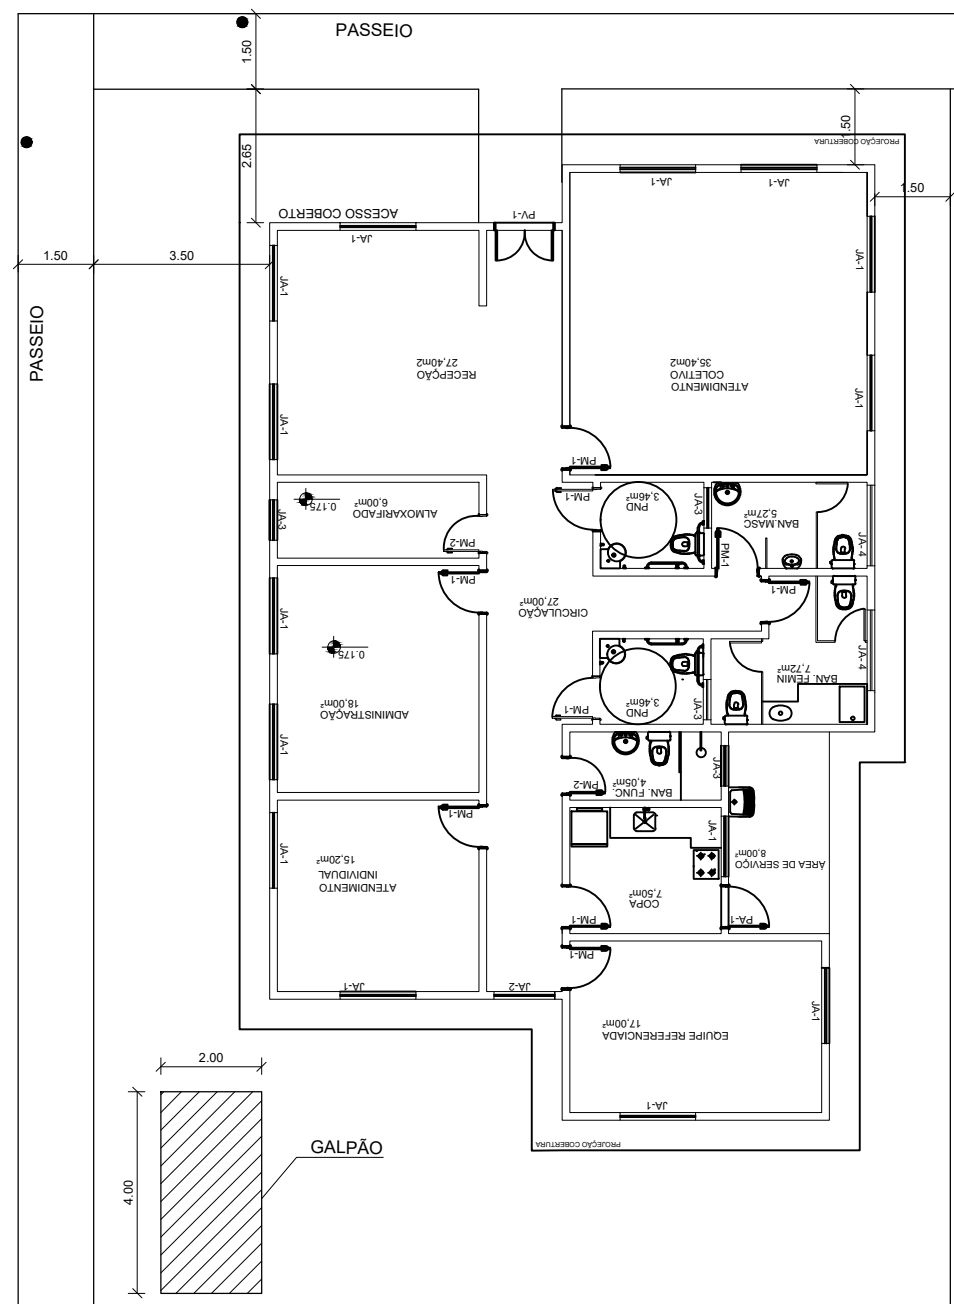

PREFEITURA MUNICIPAL DE SÃO JOSÉ DAS MISSÕES

CRAS - SÃO JOSÉ DAS MISSÕES

PLANTA DE SITUAÇÃO


Documento assinado digitalmente
TAINAN WEBER SCOLARI
Data: 11/07/2024 13:34:46-0300
Verifique em <https://validar.iti.gov.br>

Documento assinado digitalmente
GILMAR WEBER TOLFO
Data: 11/07/2024 14:06:37-0300
Verifique em <https://validar.iti.gov.br>

TAINAN WEBER SCOLARI
Eng. Civil CREA RS229902

GILMAR WEBER TOLFO
PREFEITO MUNICIPAL

Rua 1 de maio São José das Missões/RS	Escala Indicada	Área 199,88m²	Data MAR/2024	Prancha 01/13
--	--------------------	------------------	------------------	------------------

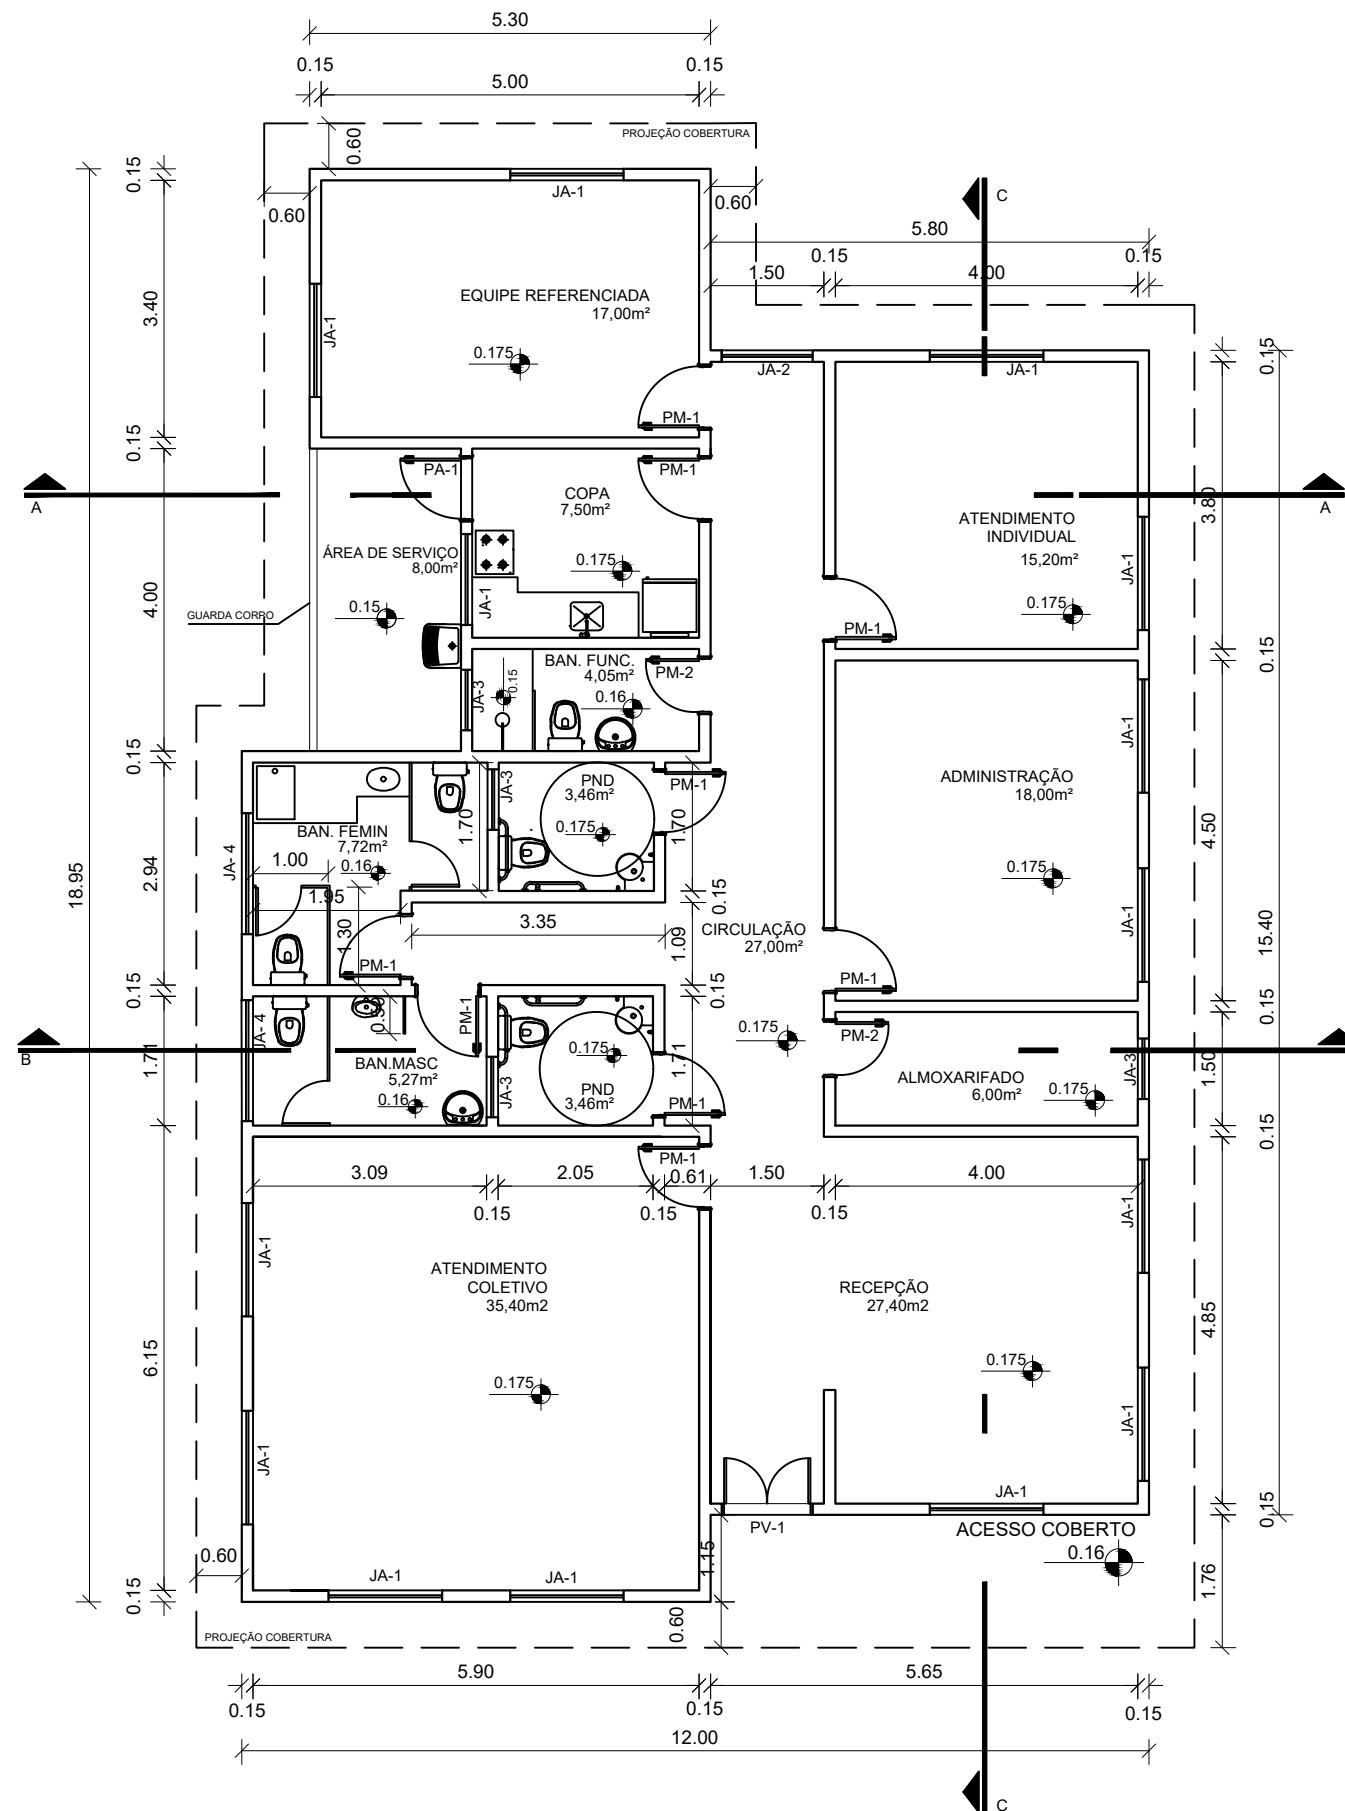

PLANTA BAIXA
ESCALA 1:100

QUADRO DE ABERTURAS					
QUANTIDADE	MATERIAL	PEITORIL(m)	ALTURA(m)	LARGURA(m)	ABERTURA
1	PORTA DE VIDRO		2,10	1,20	PV-1
9	PORTA DE MADEIRA		2,10	0,80	PM-1
2	PORTA DE MADEIRA		2,10	0,70	PM-2
14	JANELA DE ALUMÍNIO	0,90	1,20	1,50	JA-1
1	JANELA DE ALUMÍNIO	0,90	1,20	1,20	JA-2
3	JANELA DE ALUMÍNIO	1,70	0,40	0,80	JA-3
2	JANELA DE ALUMÍNIO	1,70	0,40	1,60	JA-4
1	PORTA DE ALUMÍNIO		2,10	0,80	PA-1



PREFEITURA MUNICIPAL DE SÃO JOSÉ DAS MISSÕES

CRAS - SÃO JOSÉ DAS MISSÕES

PLANTA BAIXA

Documento assinado digitalmente
gov.br TAINAN WEBER SCOLARI
Data: 11/07/2024 13:36:02-0300
Verifique em <https://validar.it.gov.br>

TAINAN WEBER SCOLARI
Eng. Civil CREA RS229902

Documento assinado digitalmente
gov.br GILMAR WEBER TOLFO
Data: 11/07/2024 14:06:37-0300
Verifique em <https://validar.it.gov.br>

GILMAR WEBER TOLFO
PREFEITO MUNICIPAL


Rua 1 de maio
São José das Missões/RS

Escala
Indicada

Área
199,88m²

Data
MAR/2024

Prancha
02/13

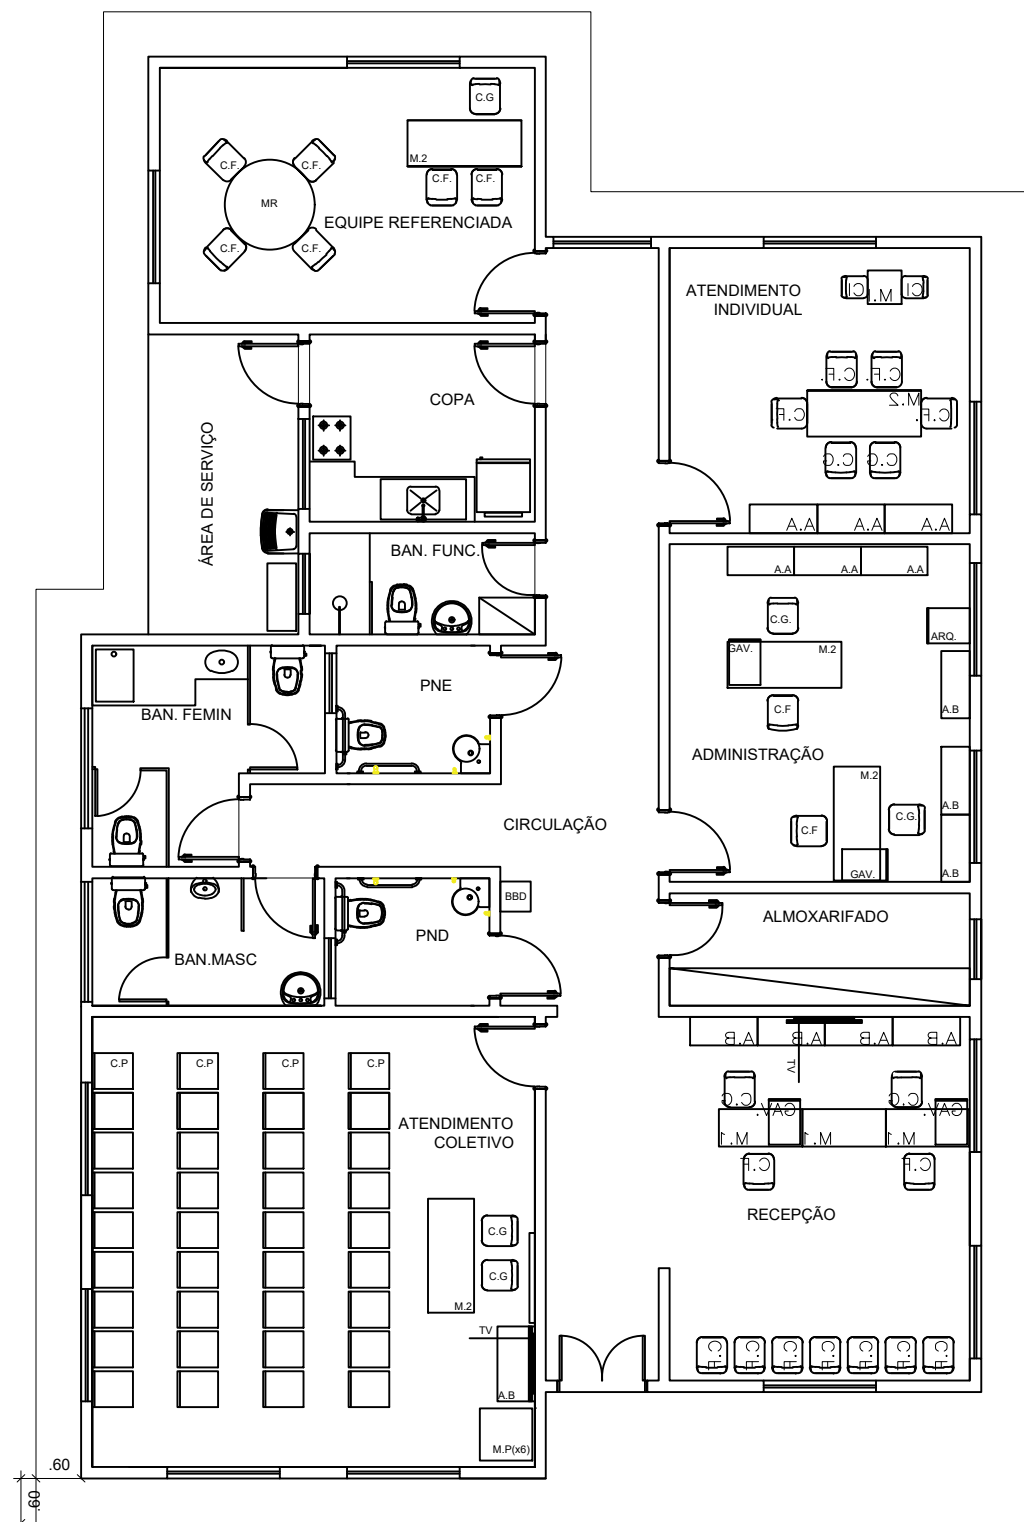

LAYOUT
ESCALA 1:100

LEGENDA MOBILIÁRIO	
ABERTURA	ESPECIFICAÇÃO
A.A	ARMÁRIO ALTO
A.B	ARMÁRIO BAIXO
AÇ	ARMÁRIO DE AÇO
C.G	CADEIRA GIRATÓRIA
C.F	CADEIRA FIXA
C.P	CADEIRA DE PLÁSTICO
C.I	CADEIRA INFANTIL
M.R	MESA REDONDA
M.1	MESA 1,00mX0,60m
M.2	MESA 1,50mX0,60m
M.P	MESA DE PLÁSTICO 0,7mX0,7m
M.I	MESA INFANTIL
BBD	BEBEDOURO
GAV.	GAVETEIRO
ARQ.	ARQUIVO
AR	AR CONDICIONADO
	GELADEIRA
	FOGÃO
	PURIFICADOR DE ÁGUA
	VENTILADOR DE TETO
TV	TELEVISOR
QB	QUADRO BRANCO



PREFEITURA MUNICIPAL DE SÃO JOSÉ DAS MISSÕES

CRAS - SÃO JOSÉ DAS MISSÕES

LAYOUT

Documento assinado digitalmente
TAINAN WEBER SCOLARI
Data: 07/05/2024 16:33:57-0300
Verifique em <https://validar.iti.gov.br>

TAINAN WEBER SCOLARI
Eng. Civil CREA RS229902

Documento assinado digitalmente
GILMAR WEBER TOLFO
Data: 15/05/2024 11:12:38-0300
Verifique em <https://validar.iti.gov.br>

GILMAR WEBER TOLFO
PREFEITO MUNICIPAL


Rua 1 de maio
São José das Missões/RS

Escala
Indicada


Área
199,88m²

Data
MAR/2024


Prancha
03/13

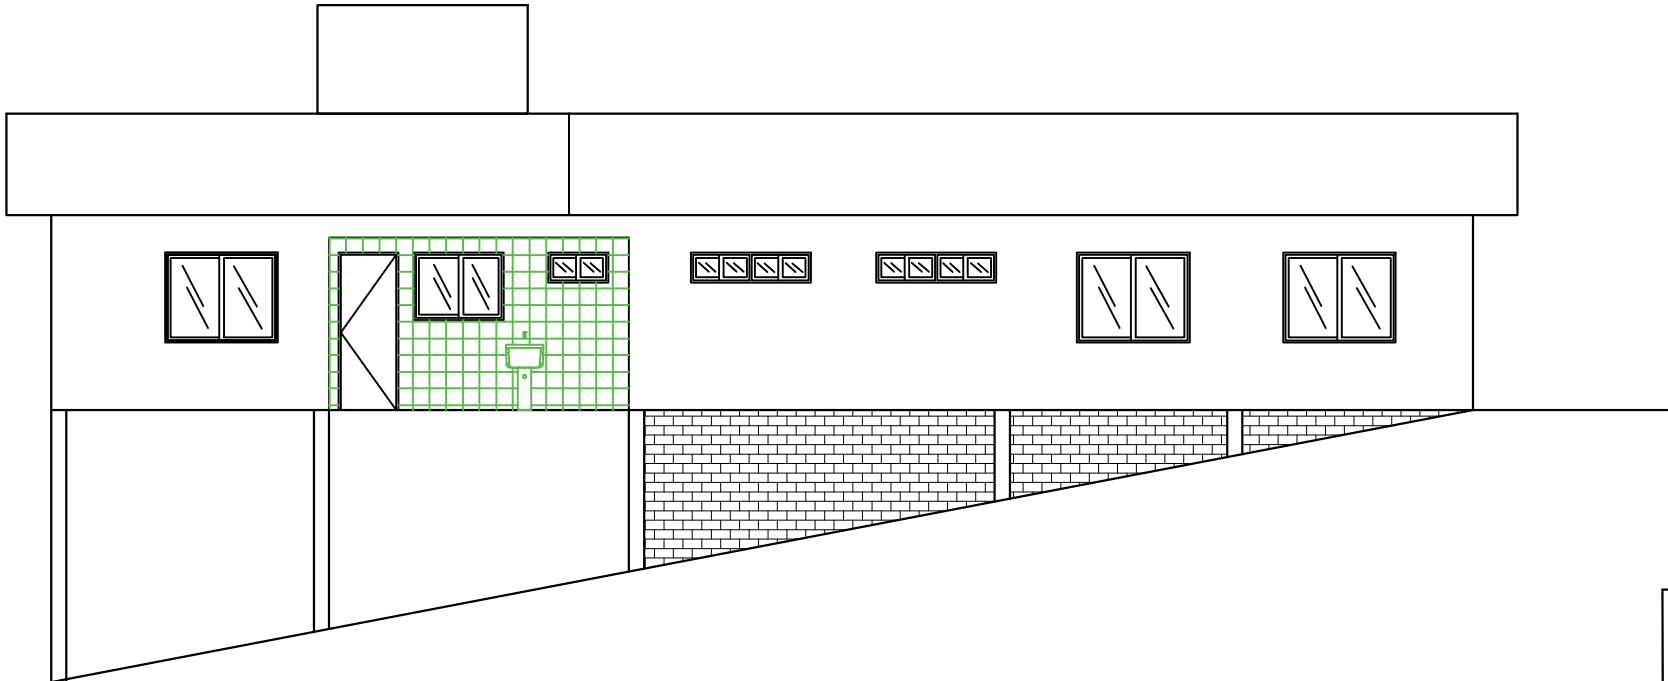


FACHADA LATERAL ESQUERDA
ESCALA 1:100

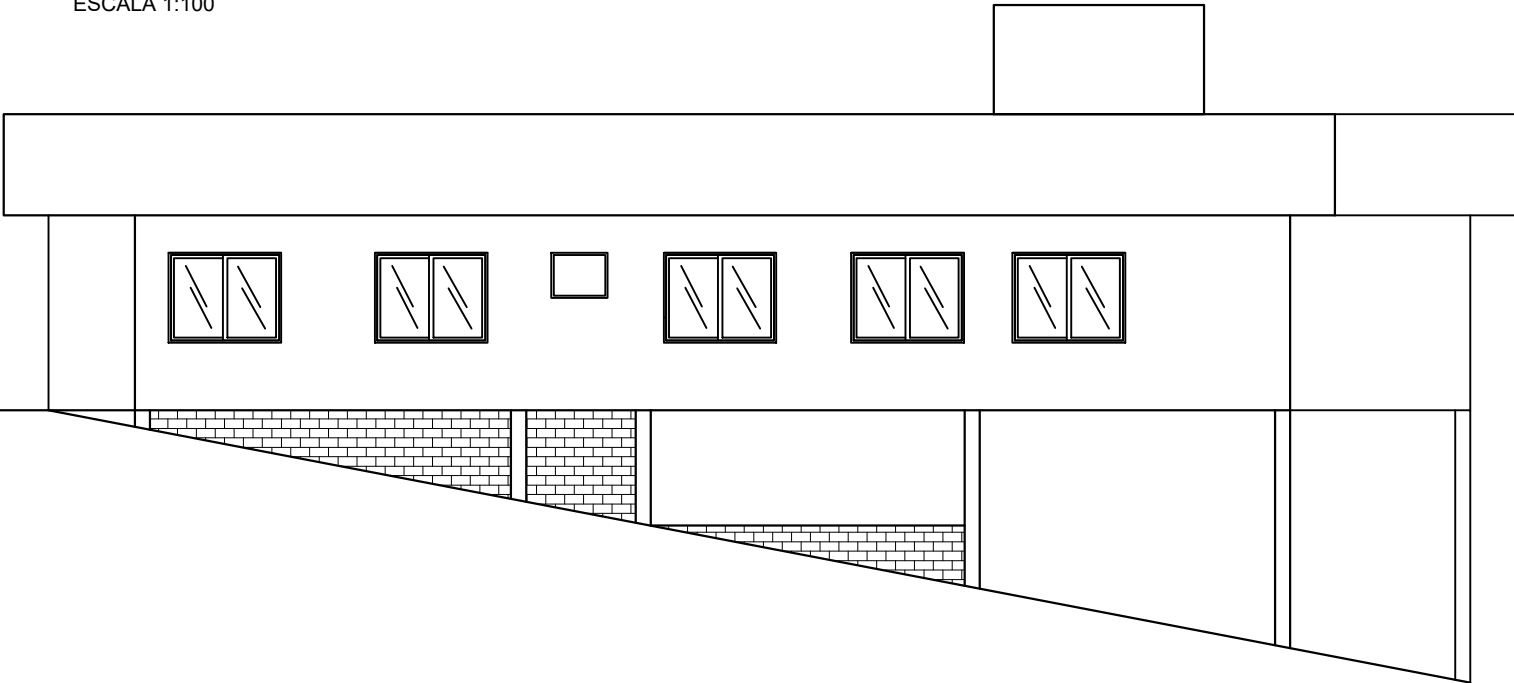

FACHADA LATERAL DIREITA
ESCALA 1:100

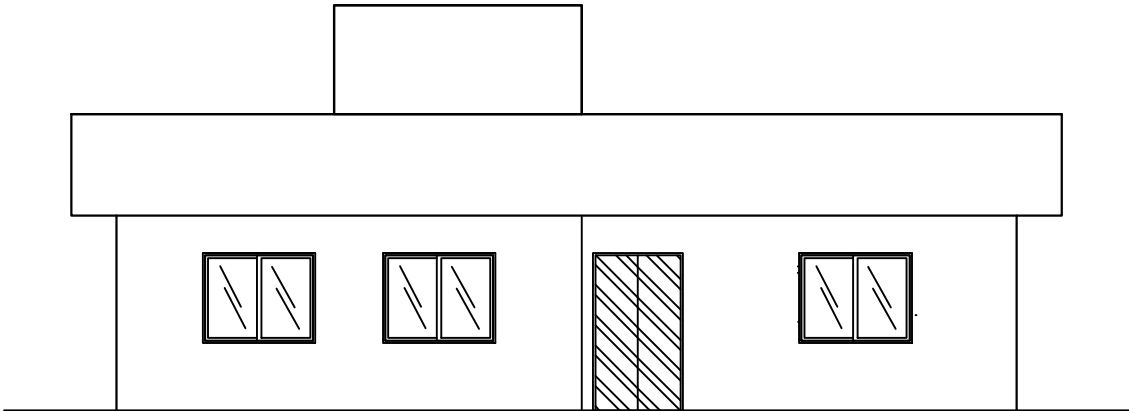

FACHADA FRONTAL
ESCALA 1:100

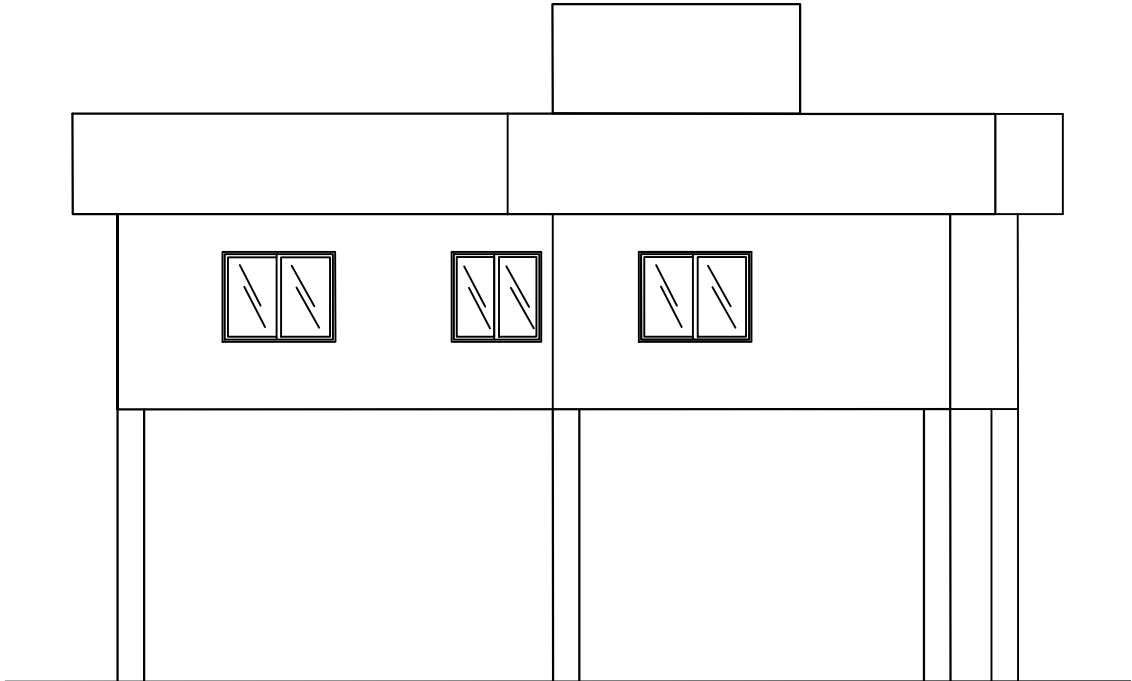

FACHADA POSTERIOR
ESCALA 1:100



PREFEITURA MUNICIPAL DE SÃO JOSÉ DAS MISSÕES

CRAS - SÃO JOSÉ DAS MISSÕES

FACHADAS


Documento assinado digitalmente
gov.br TAINAN WEBER SCOLARI
Data: 07/05/2024 16:33:57-0300
Verifique em <https://validar.iti.gov.br>

TAINAN WEBER SCOLARI
Eng. Civil CREA RS229902


Documento assinado digitalmente
gov.br GILMAR WEBER TOLFO
Data: 15/05/2024 11:12:38-0300
Verifique em <https://validar.iti.gov.br>

GILMAR WEBER TOLFO
PREFEITO MUNICIPAL


Rua 1 de maio São José das Missões/RS	Escala Indicada	Área 199,88m²	Data MAR/2024	Prancha 04/13
--	--------------------	------------------	------------------	------------------

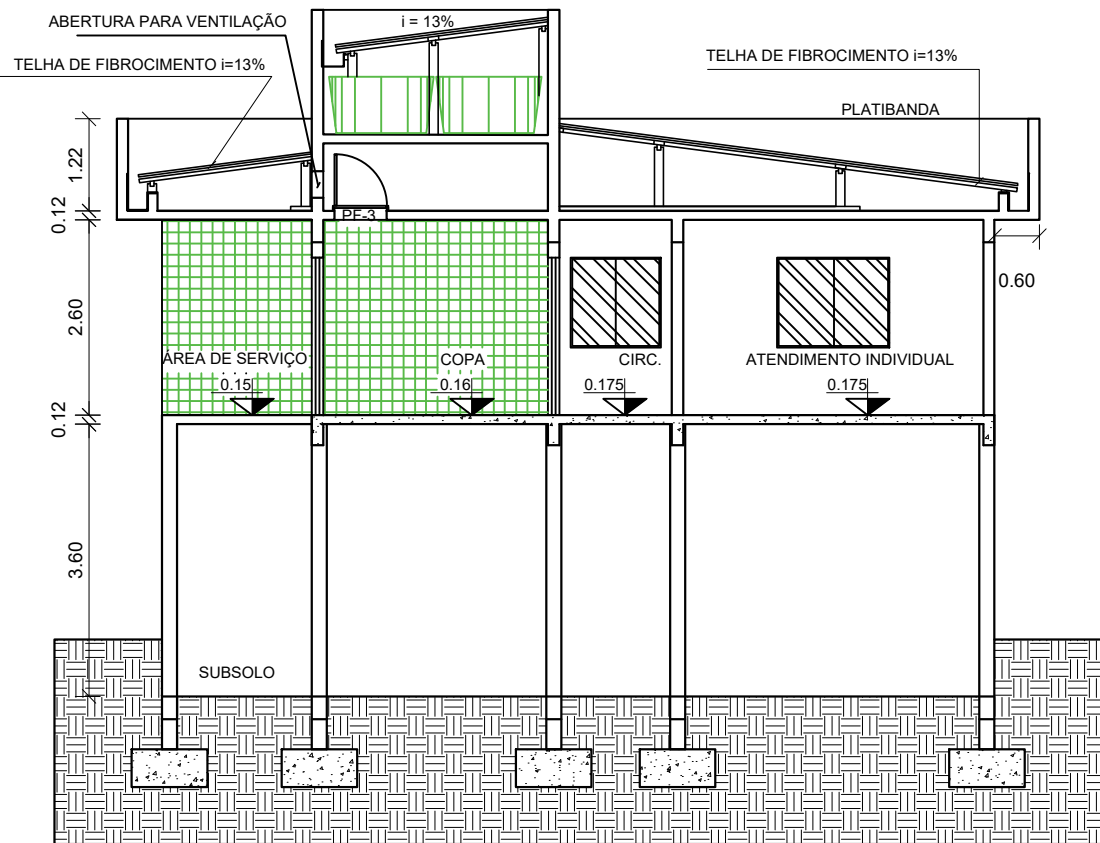

CORTE A-A
ESCALA 1:100

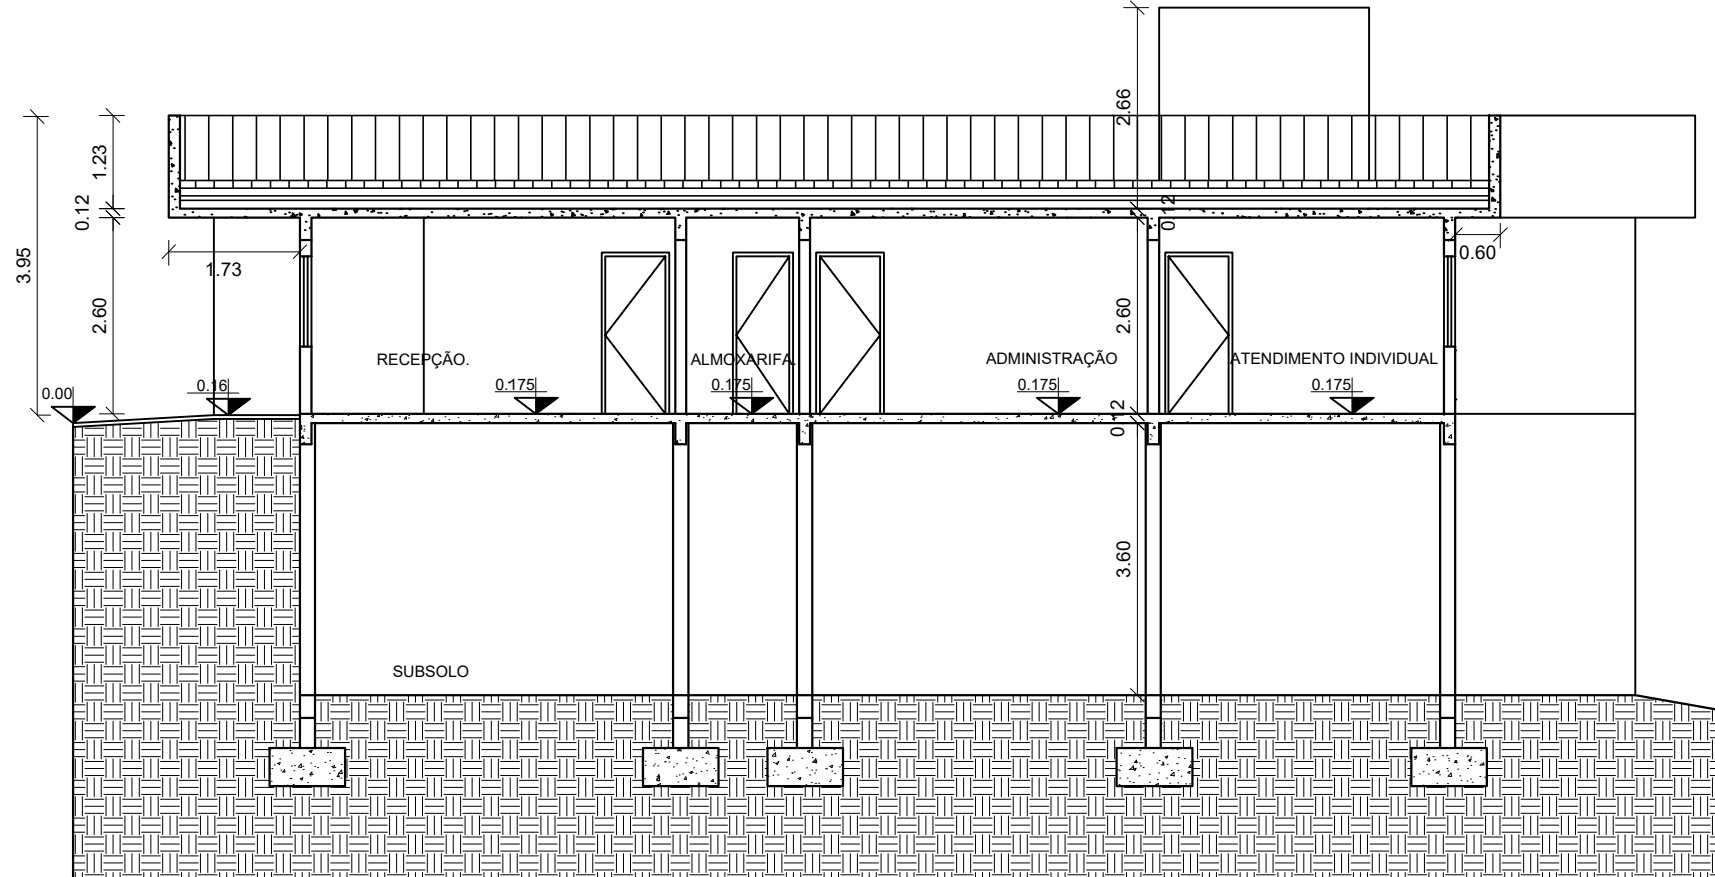

CORTE C-C
ESCALA 1:100

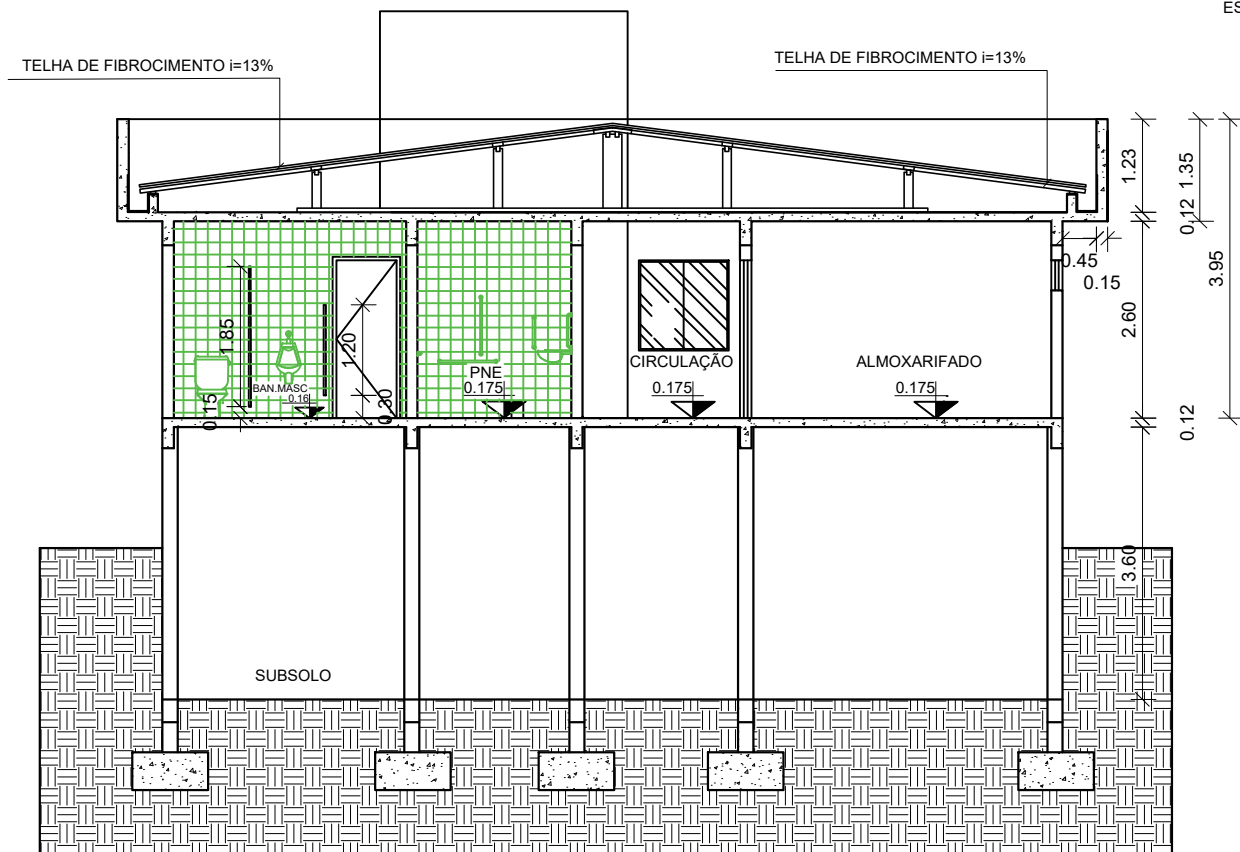

CORTE B-B
ESCALA 1:100



PREFEITURA MUNICIPAL DE SÃO JOSÉ DAS MISSÕES

CRAS - SÃO JOSÉ DAS MISSÕES

CORTES

Documento assinado digitalmente
gov.br TAINAN WEBER SCOLARI
Data: 18/07/2024 13:20:12-0300
Verifique em <https://validar.iti.gov.br>

TAINAN WEBER SCOLARI
Eng. Civil CREA RS229902

Documento assinado digitalmente
gov.br GILMAR WEBER TOLFO
Data: 18/07/2024 13:37:26-0300
Verifique em <https://validar.iti.gov.br>

GILMAR WEBER TOLFO
PREFEITO MUNICIPAL


Rua 1 de maio
São José das Missões/RS

Escala
Indicada

Área
199,88m²

Data
MAR/2024

Prancha
05/13

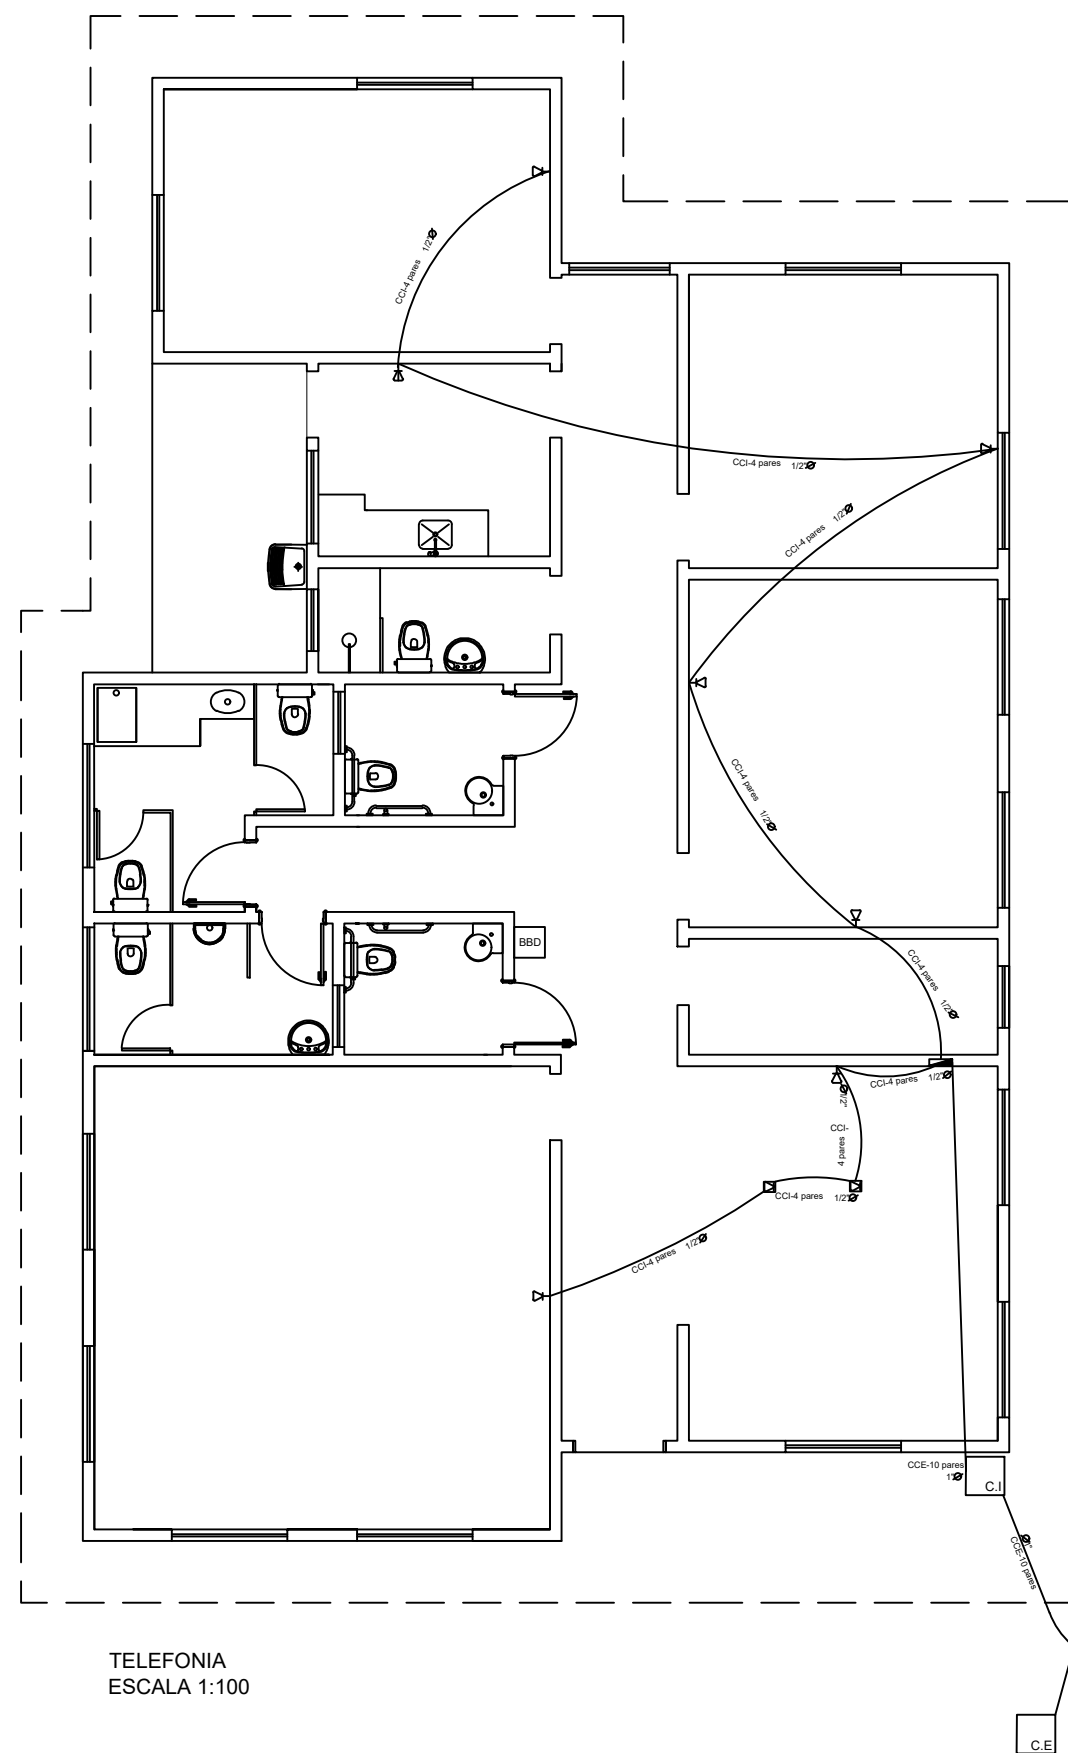

SIMBOLOGIA	
	PONTO DE TELEFONE A 0,30 M
	PONTO DE TELEFONE A 0,30 M
	PONTO DE TELEFONE A 0,30 M
	QUADRO DE DISTRIBUIÇÃO
	QUADRO DE PASSAGEM
	CAIXA DE PASSAGEM
	CAIXA DE ENTRADA
	ELETRODUTO PELO PISO



PREFEITURA MUNICIPAL DE SÃO JOSÉ DAS MISSÕES

CRAS - SÃO JOSÉ DAS MISSÕES

TELEFONE

Documento assinado digitalmente
gov.br TAINAN WEBER SCOLARI
Data: 07/05/2024 16:44:35-0300
Verifique em <https://validar.iti.gov.br>

TAINAN WEBER SCOLARI
Eng. Civil CREA RS229902

Documento assinado digitalmente
gov.br GILMAR WEBER TOLFO
Data: 15/05/2024 11:19:48-0300
Verifique em <https://validar.iti.gov.br>

GILMAR WEBER TOLFO
PREFEITO MUNICIPAL


Rua 1 de maio
São José das Missões/RS

Escala
Indicada


Área
199,88m²

Data
MAR/2024

Prancha
06/13

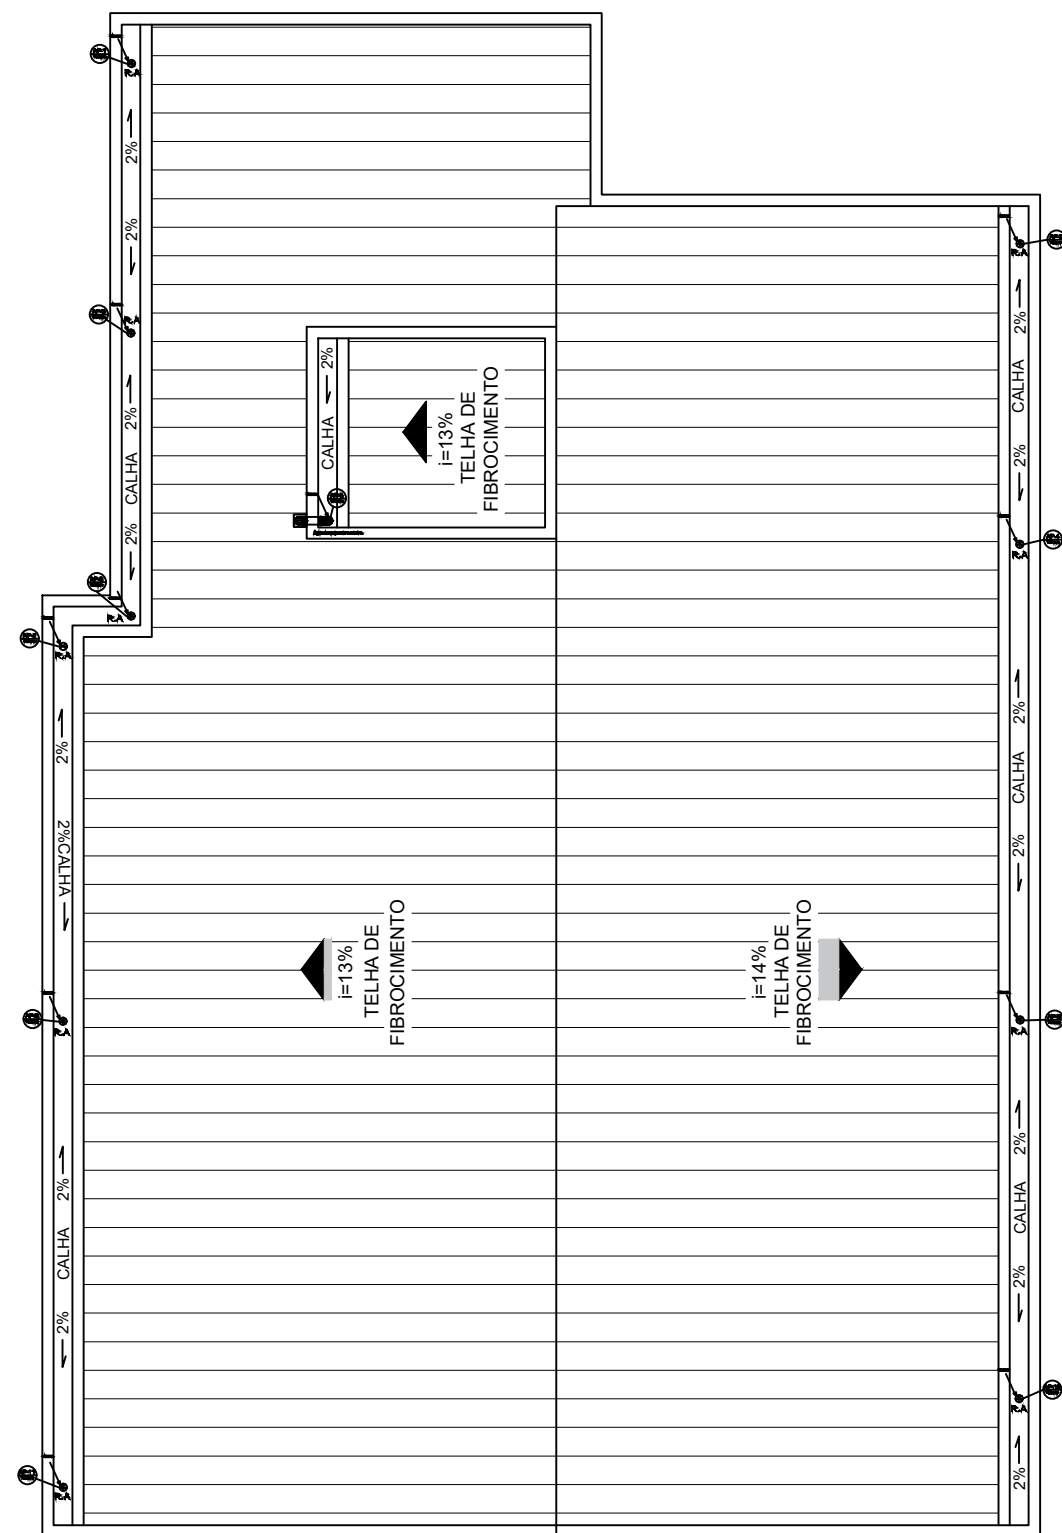

PLANTA BAIXA PLUVIAL
ESCALA 1:100

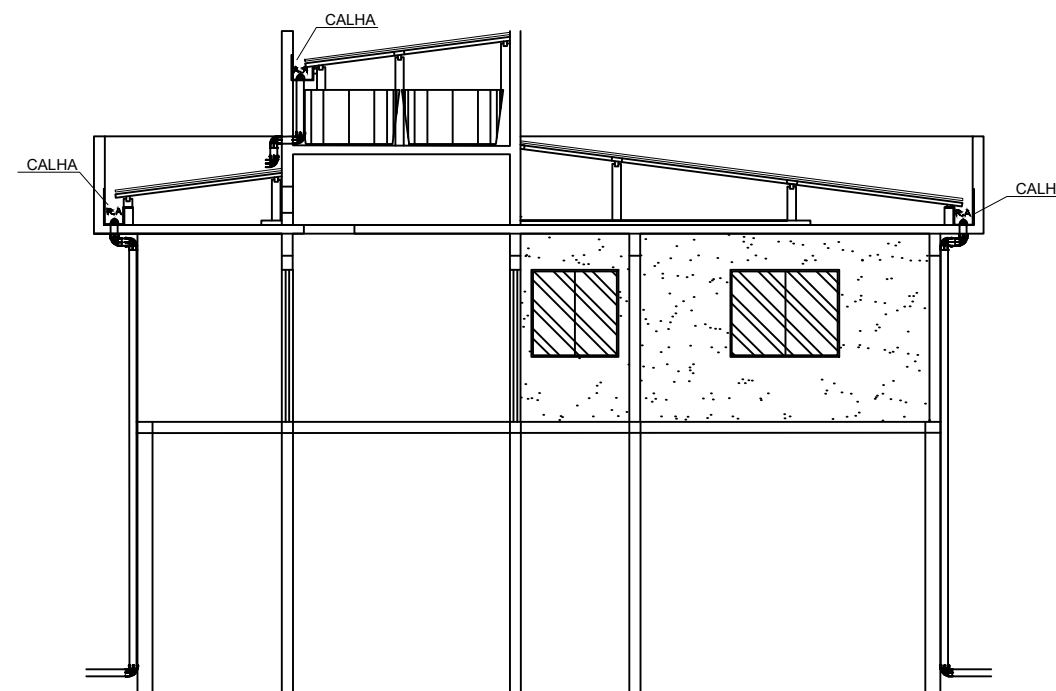

CORTE - DETALHAMENTOS PLUVIAL
ESCALA 1:100



PREFEITURA MUNICIPAL DE SÃO JOSÉ DAS MISSÕES

CRAS - SÃO JOSÉ DAS MISSÕES

PLUVIAL E COBERTURA

Documento assinado digitalmente
gov.br TAINAN WEBER SCOLARI
Data: 07/05/2024 16:44:35-0300
Verifique em <https://validar.iti.gov.br>

TAINAN WEBER SCOLARI
Eng. Civil CREA RS229902

Documento assinado digitalmente
gov.br GILMAR WEBER TOLFO
Data: 15/05/2024 11:19:48-0300
Verifique em <https://validar.iti.gov.br>

GILMAR WEBER TOLFO
PREFEITO MUNICIPAL


Rua 1 de maio
São José das Missões/RS

Escala
Indicada


Área
199,88m²

Data
MAR/2024

Prancha
07/13

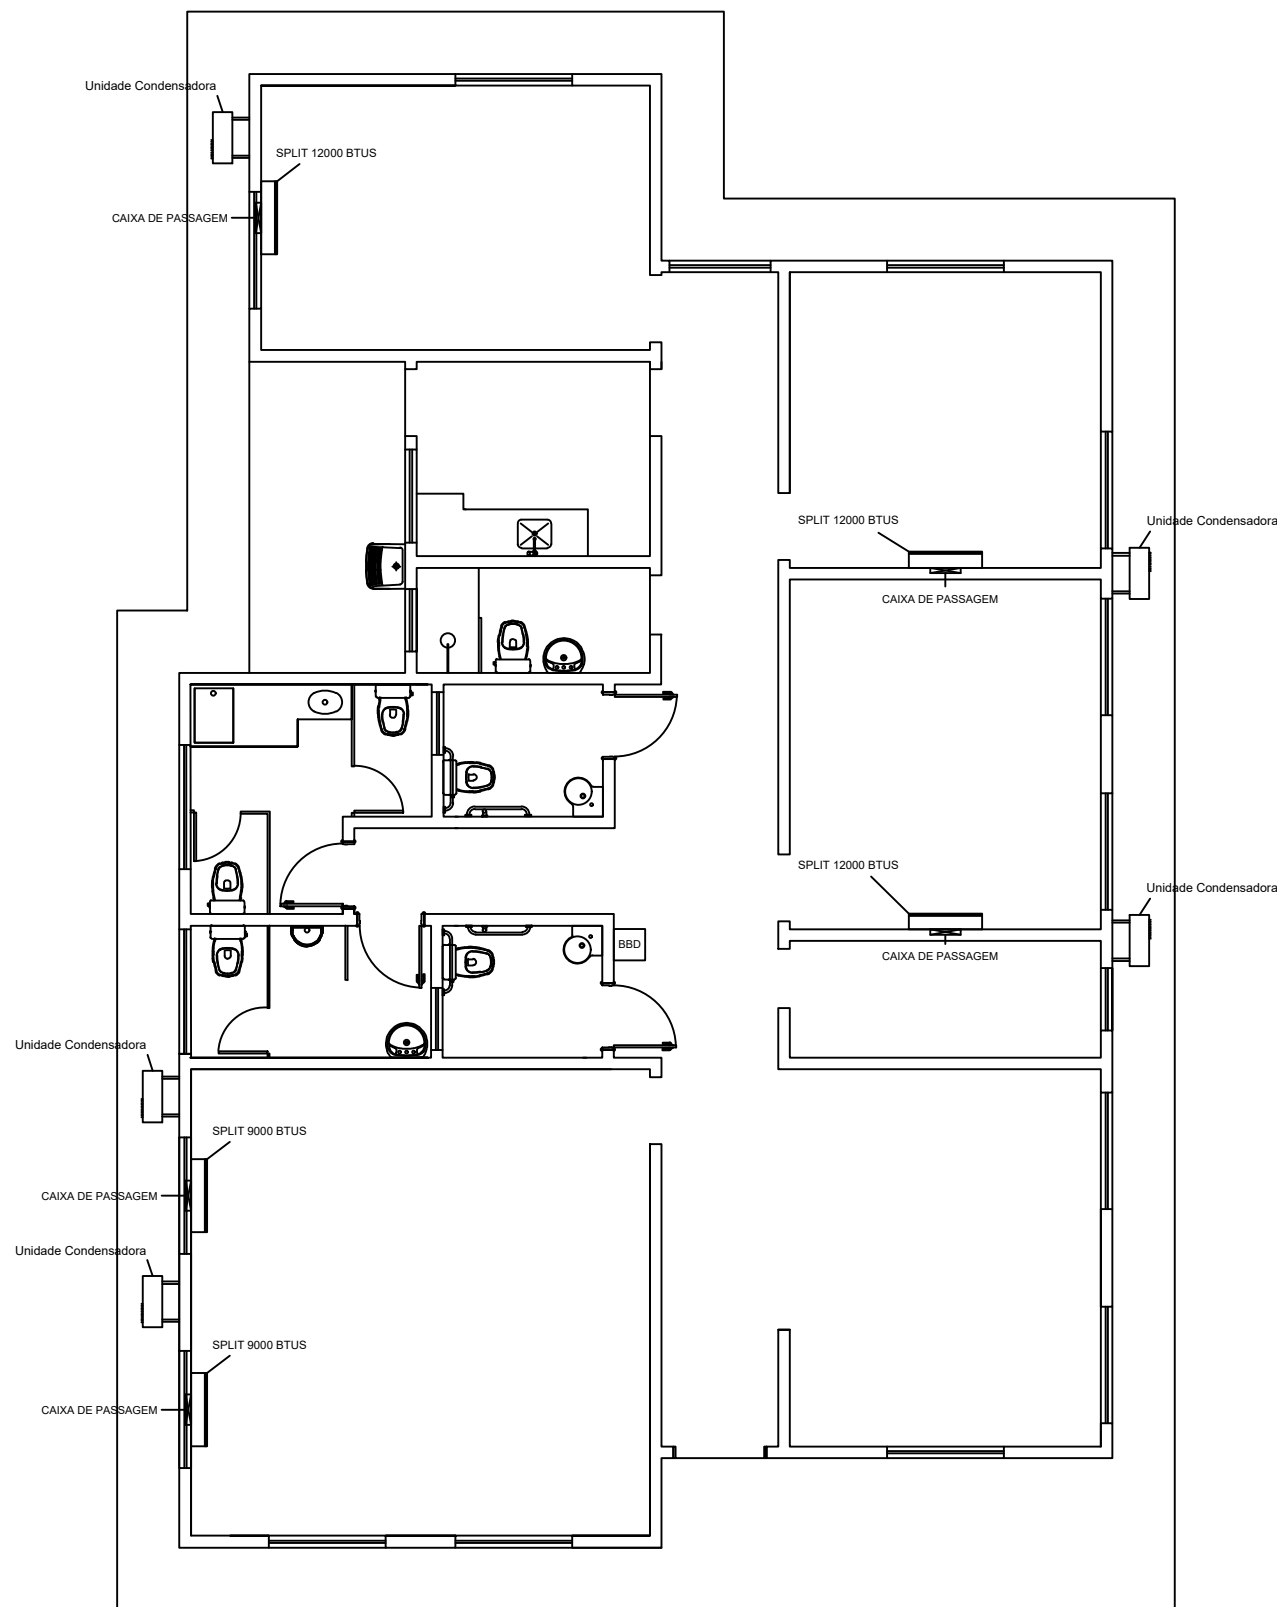

AR-CONDICIONADO
ESCALA 1:100

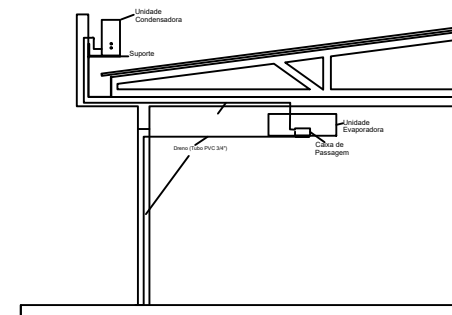

DETALHAMENTO AR-CONDICIONADO



PREFEITURA MUNICIPAL DE SÃO JOSÉ DAS MISSÕES

CRAS - SÃO JOSÉ DAS MISSÕES

AR CONDICIONADO

Documento assinado digitalmente
gov.br TAINAN WEBER SCOLARI
Data: 07/05/2024 16:44:35-0300
Verifique em <https://validar.iti.gov.br>

TAINAN WEBER SCOLARI
Eng. Civil CREA RS229902

Documento assinado digitalmente
gov.br GILMAR WEBER TOLFO
Data: 15/05/2024 11:19:48-0300
Verifique em <https://validar.iti.gov.br>

GILMAR WEBER TOLFO
PREFEITO MUNICIPAL


Rua 1 de maio
São José das Missões/RS

Escala
Indicada

Área
199,88m²

Data
MAR/2024


Prancha
08/13

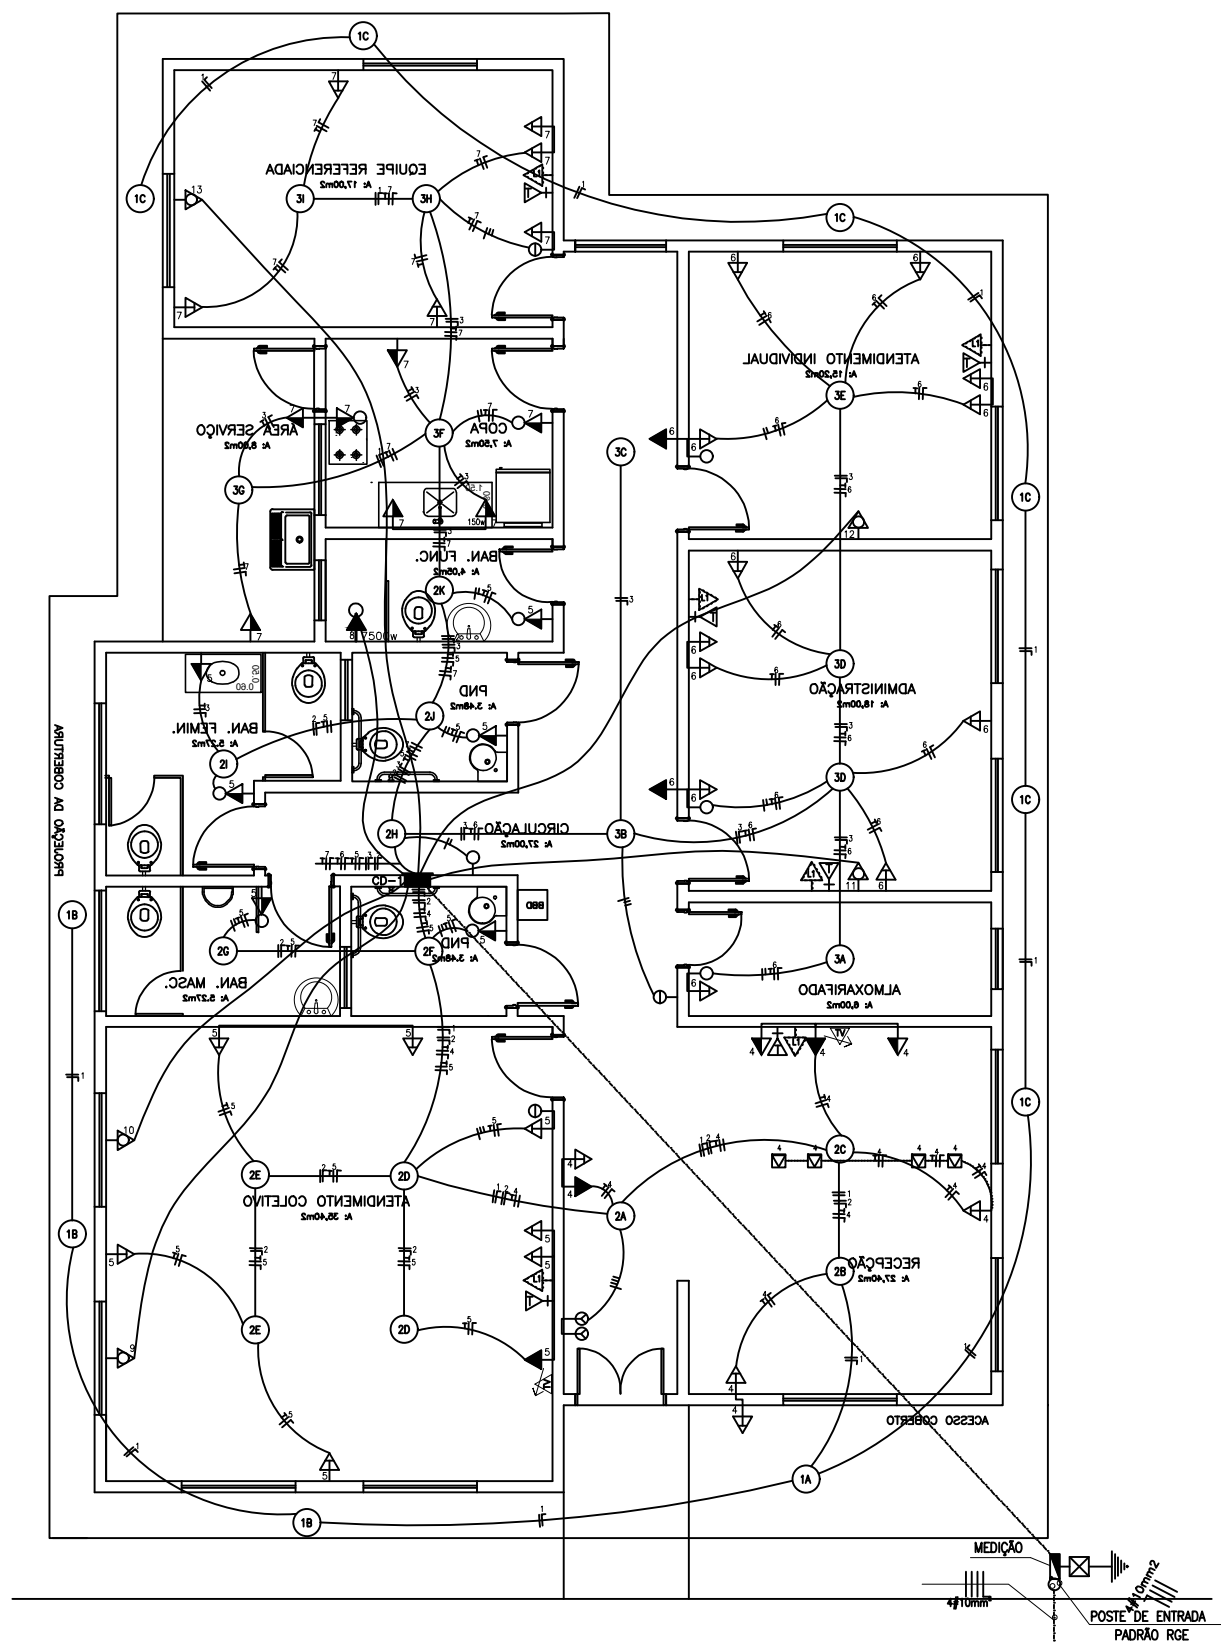

INSTALAÇÕES ELÉTRICAS
ESCALA 1:100

QUADRO DE CARGAS – IT(Iluminação e Tomadas)																	Total	Disjunt.	Cond.	Fase
CD	Circ. n.º	Utilização	HP	Iluminação			Tomadas										Watts	A	mm2	RST
CD-01	01	LÂMPADAS: EXTERNAS	746W	12W	13W	150W	160W	100W	150W	7500W	400W	750W	1300W	1500W	2700W	3500W	600	15	2,5	R
	02	LÂMPADAS: RECEPTÃO/A.COLETIVO/BAN./PND		06	07												1060	15	2,5	R
	03	LÂMPADAS: ADM./CIRC./INDIVIDUAL/COPA/A.S./E.REFERENC.			10												1000	15	2,5	R
	04	TOMADAS: RECEPTÃO						12									1200	15	2,5	T
	05	TOMADAS: A.COLETIVO/PND/BAN.						13									1300	15	2,5	T
	06	TOMADAS: ADM./A.INDIVIDUAL/CIRC.						14									1400	15	2,5	R
	07	TOMADAS: COPA/A.SERVICO/E. REFERENC.						12	01								1350	15	2,5	R
	08	CHUVEIRO BANHO								01							7500	32	6,0	S
	09	AR CONDICIONADO-ATENDIMENTO COLETIVO						01									1600	25	4,0	S
	10	AR CONDICIONADO-ATENDIMENTO COLETIVO						01									1600	25	4,0	S
	11	AR CONDICIONADO-ADMINISTRAÇÃO						01									1600	25	4,0	R
	12	AR CONDICIONADO-ATENDIMENTO INDIVIDUAL						01									1600	25	4,0	R
	13	AR CONDICIONADO- EQUIPE REFERENCIAL						01									1600	25	4,0	R
TOTAL																	23.410			

LEGENDA:

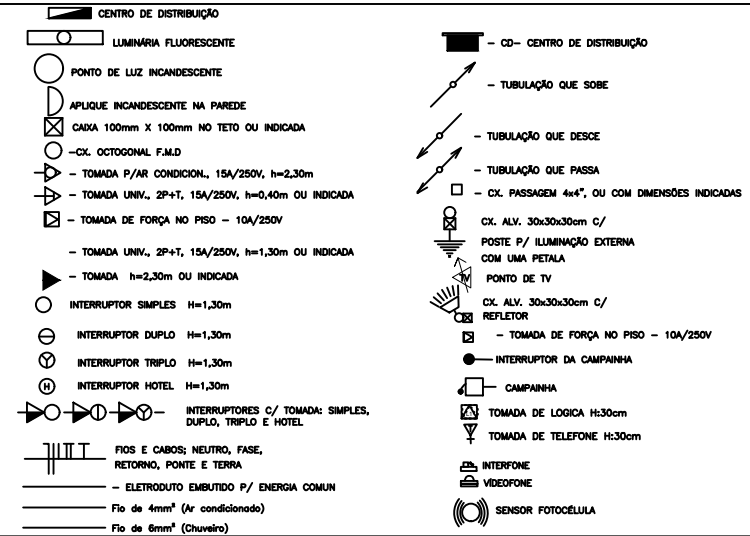

PREFEITURA MUNICIPAL
DE SÃO JOSÉ DAS MISSÕES

CRAS - SÃO JOSÉ DAS MISSÕES

ELÉTRICO



Documento assinado digitalmente

TAINAN WEBER SCOLARI

Data: 07/05/2024 16:44:35-0300

Verifique em <https://validar.iti.gov.br>

TAINAN WEBER SCOLARI
Eng. Civil CREA RS229902



Documento assinado digitalmente

GILMAR WEBER TOLFO

Data: 15/05/2024 11:19:48-0300

Verifique em <https://validar.iti.gov.br>

GILMAR WEBER TOLFO
PREFEITO MUNICIPAL


Rua 1 de maio
São José das Missões/RS

Escala
Indicada


Área
199,88m²

Data
MAR/2024

Prancha
09/13

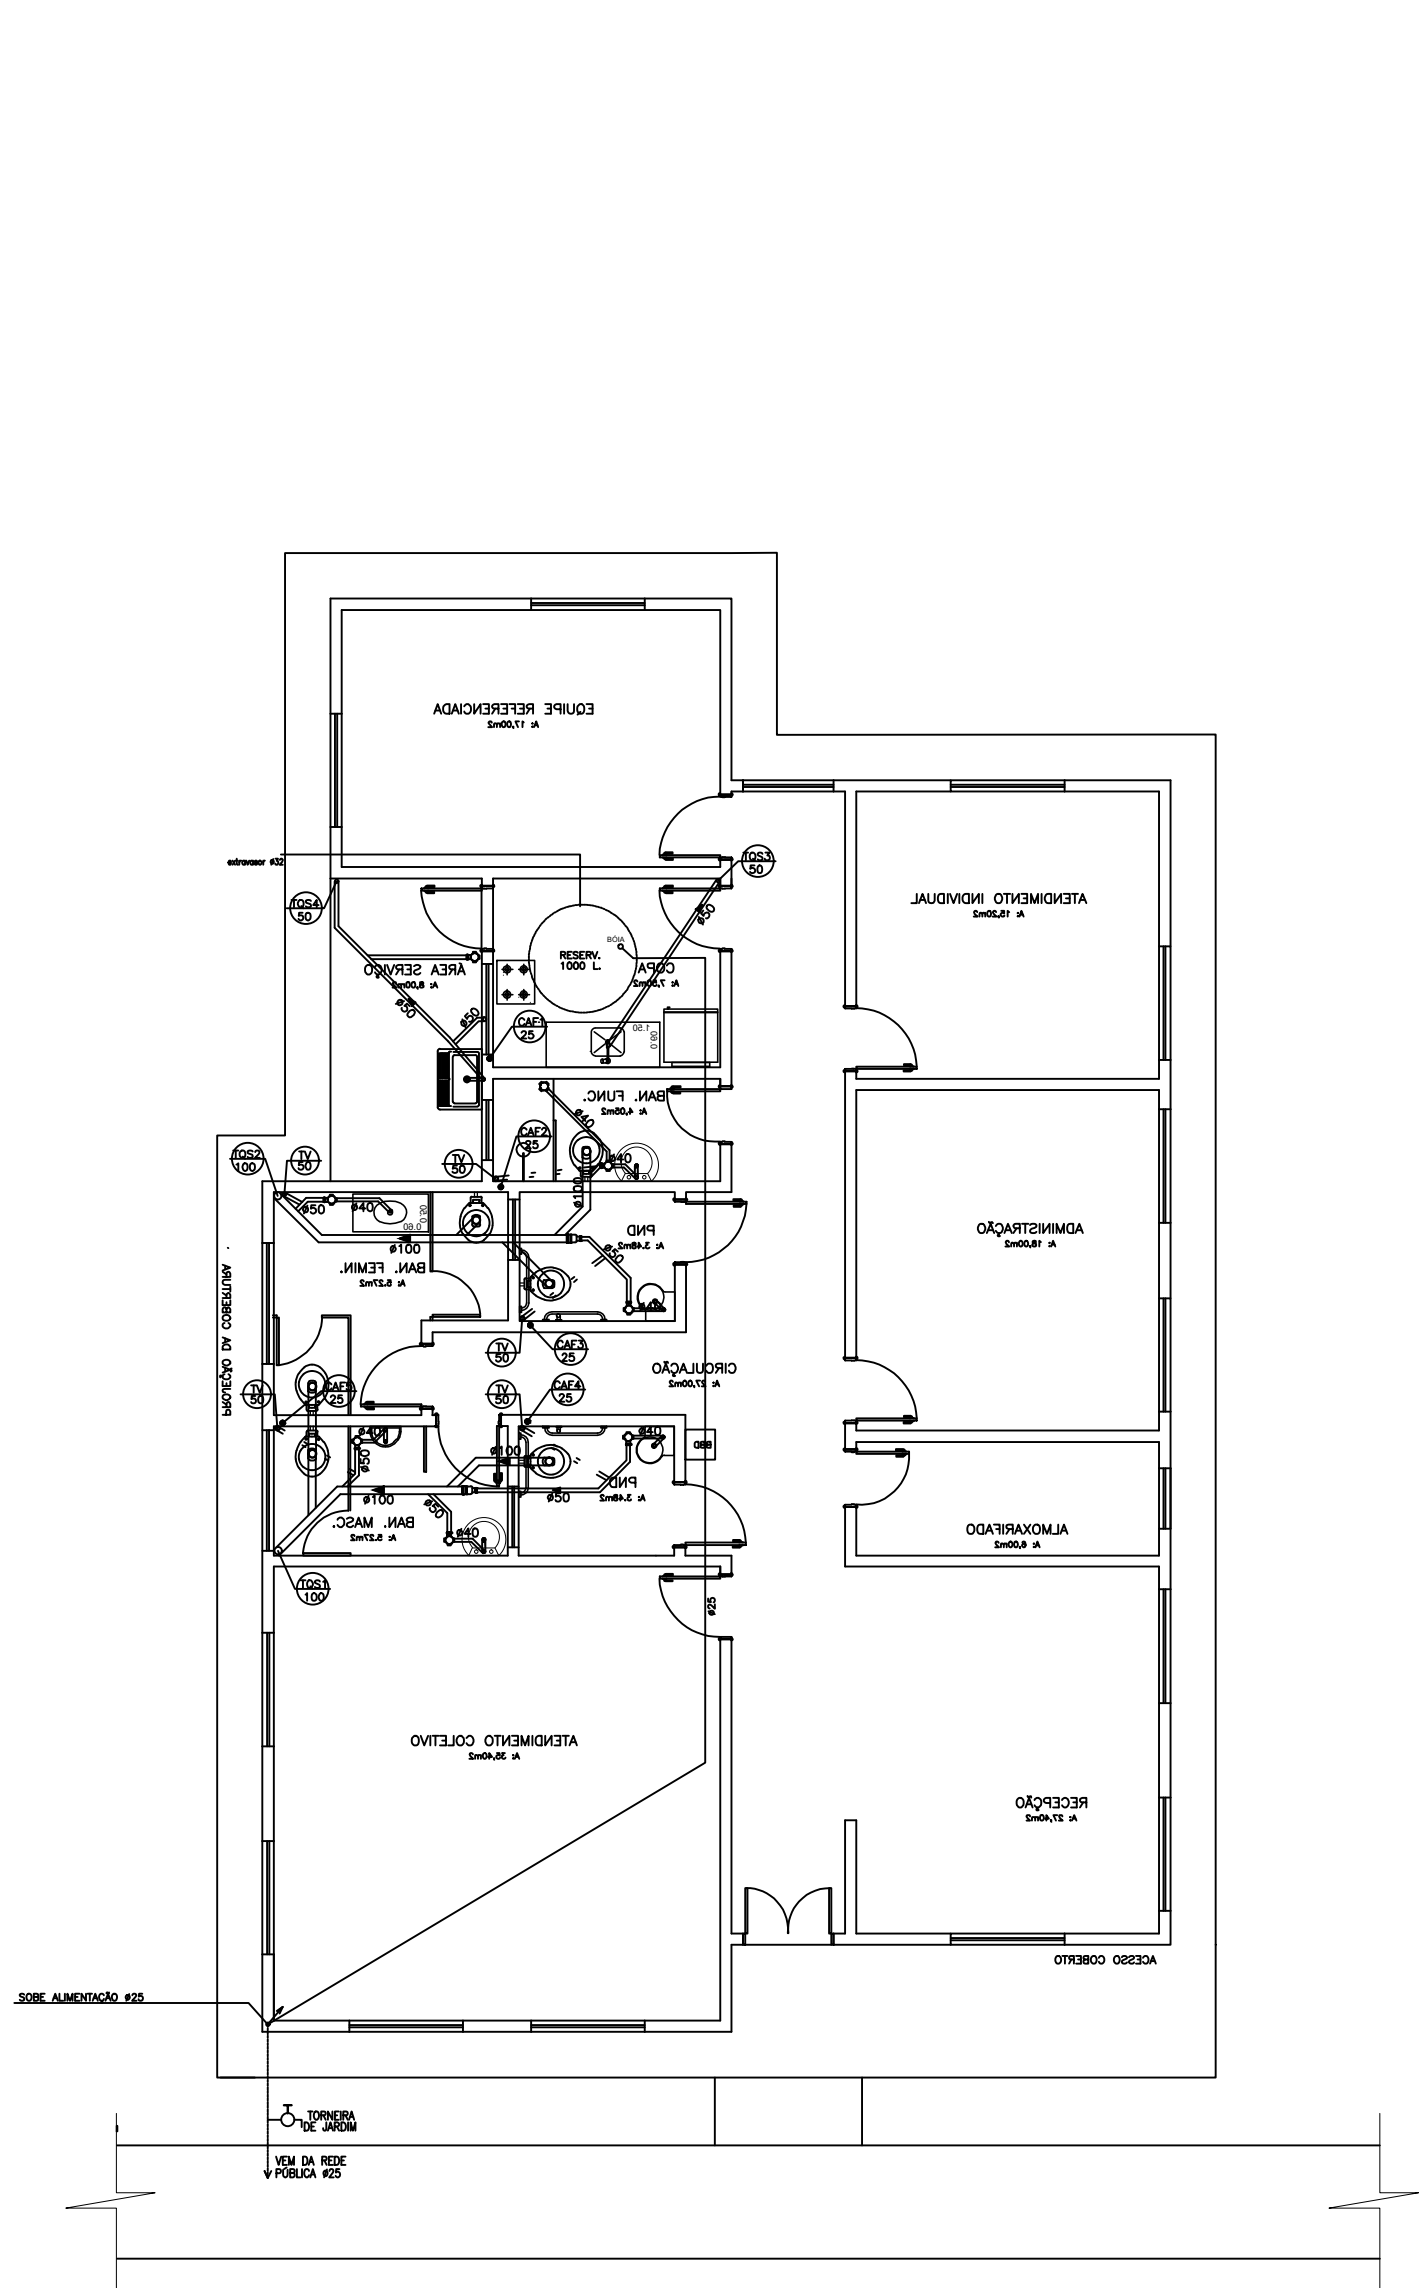

INSTALAÇÕES HIDROSSANITÁRIAS
ESCALA 1:100

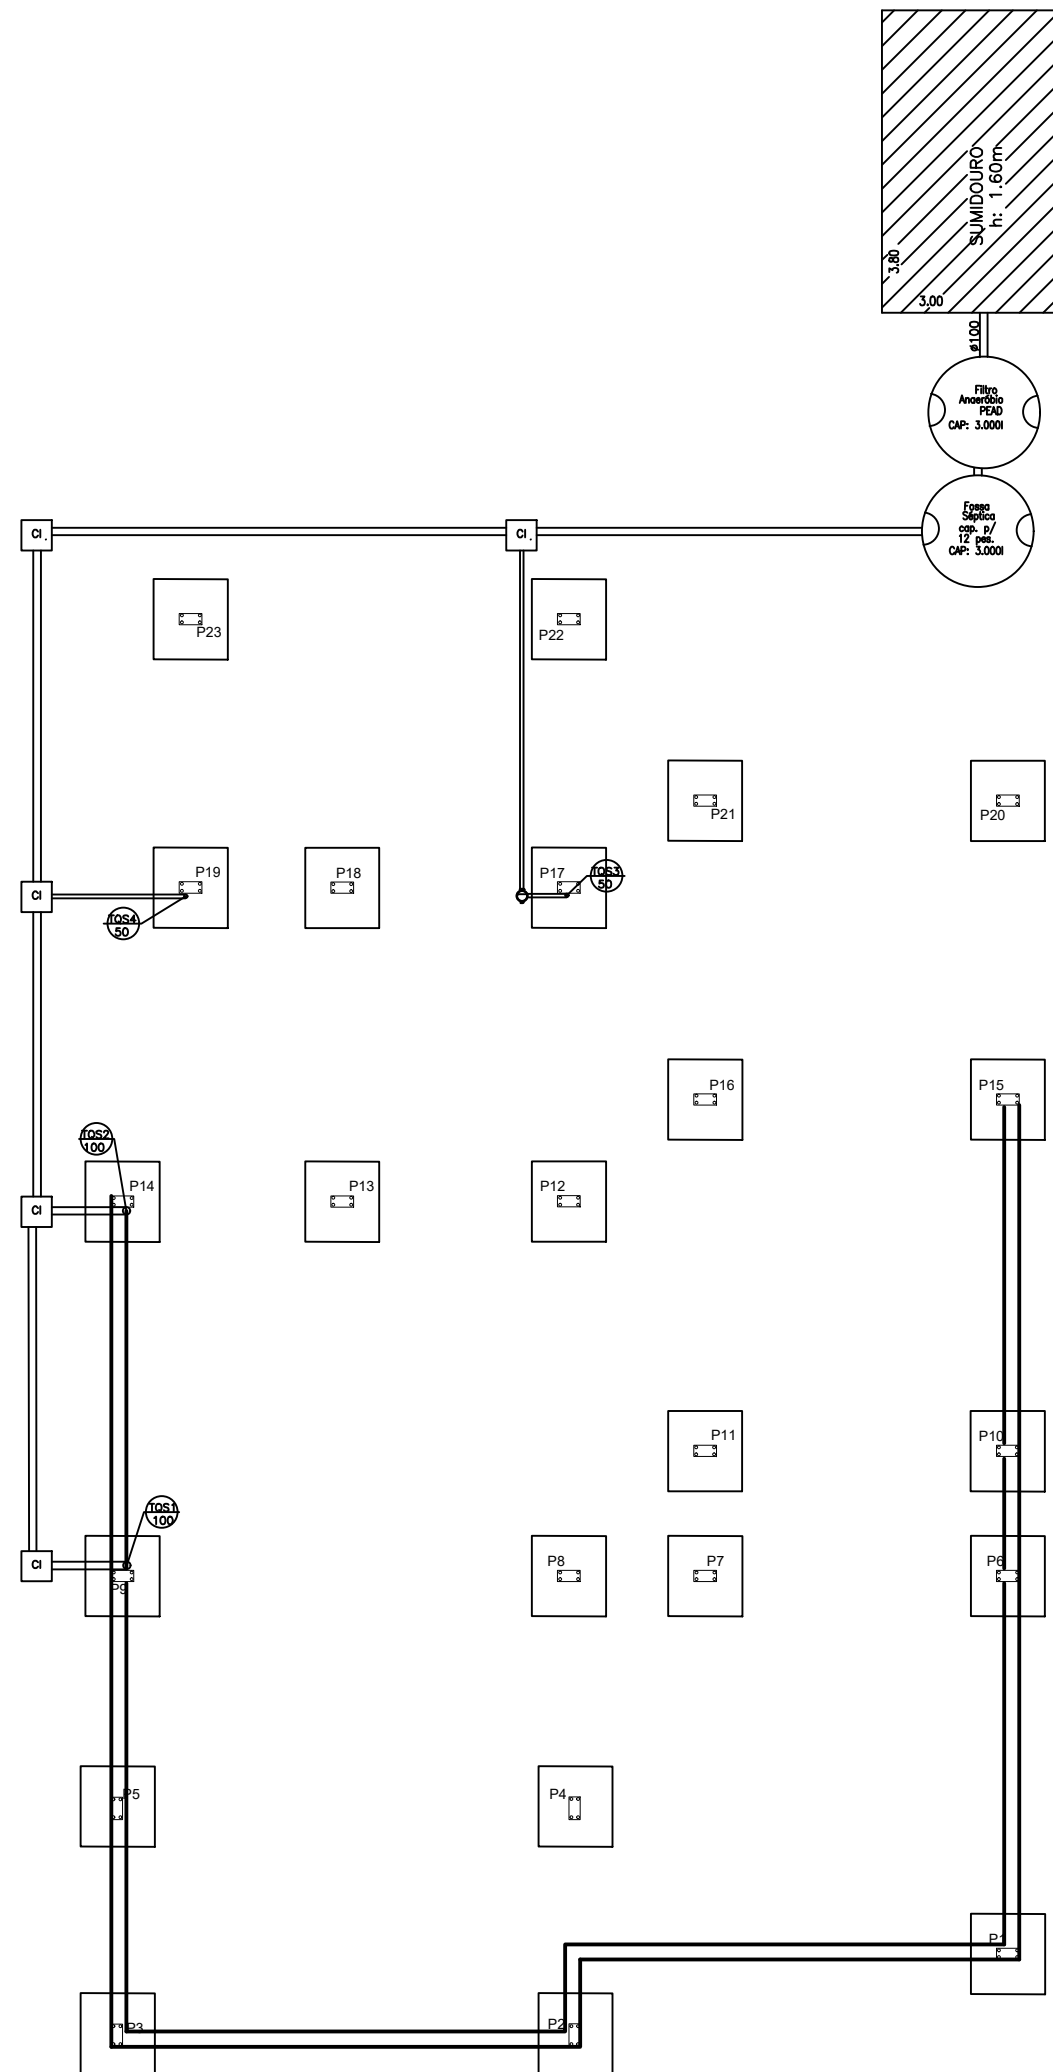


TRATAMENTO DE ESGOTO
ESCALA 1:100


LEGENDA:

	CANALIZAÇÃO DE ÁGUA FRIA		CAIXA DE INSPEÇÃO
	TUBO DE QUEDA SANITÁRIO		RALO ABACAXI
	TUBO DE VENTILAÇÃO		TORNEIRA
	CAIXA DE GORDURA		CANALIZAÇÃO ÁGUA FRIA (SUBTERRÂNEA)
	CAIXA SIFONADA		CANALIZAÇÃO ÁGUA FRIA (100mm)
	RALO SIFONADO		CANALIZAÇÃO ESGOTO (100mm)
			CANALIZAÇÃO ESGOTO PLUVIAL (100mm)

OBS.: AS DIMENSÕES DAS CANALIZAÇÕES ESTÃO ESPECIFICADAS EM MILÍMETROS

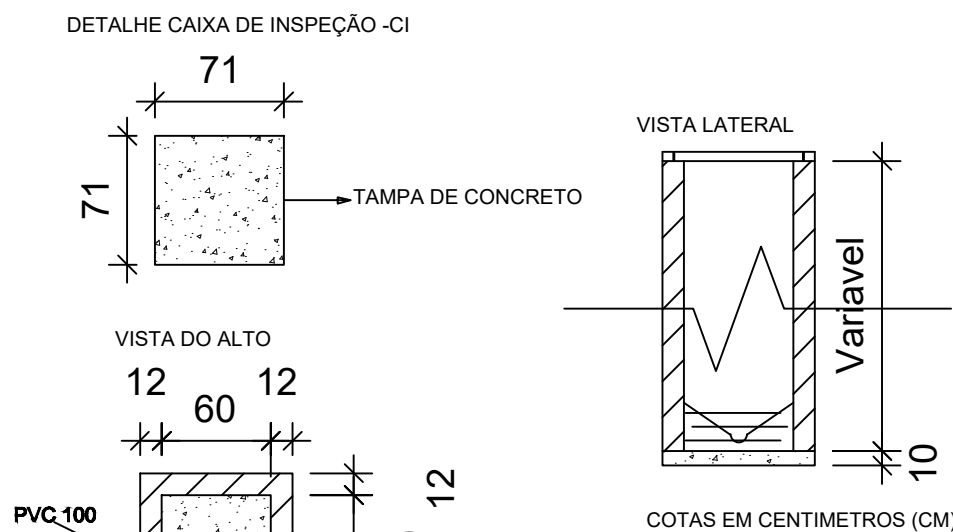

PREFEITURA MUNICIPAL DE SÃO JOSÉ DAS MISSÕES				
CRAS - SÃO JOSÉ DAS MISSÕES				
HIDROSSANITÁRIO				
Documento assinado digitalmente				
TAINAN WEBER SCOLARI Data: 07/05/2024 16:44:35-0300 Verifique em https://validar.iti.gov.br		GILMAR WEBER TOLFO Data: 15/05/2024 11:13:48-0300 Verifique em https://validar.iti.gov.br		
TAINAN WEBER SCOLARI Eng. Civil CREA RS229902		GILMAR WEBER TOLFO PREFEITO MUNICIPAL		
Rua 1 de maio São José das Missões/RS	Escala Indicada	Área 199,88m²	Data MAR/2024	Prancha 10/13

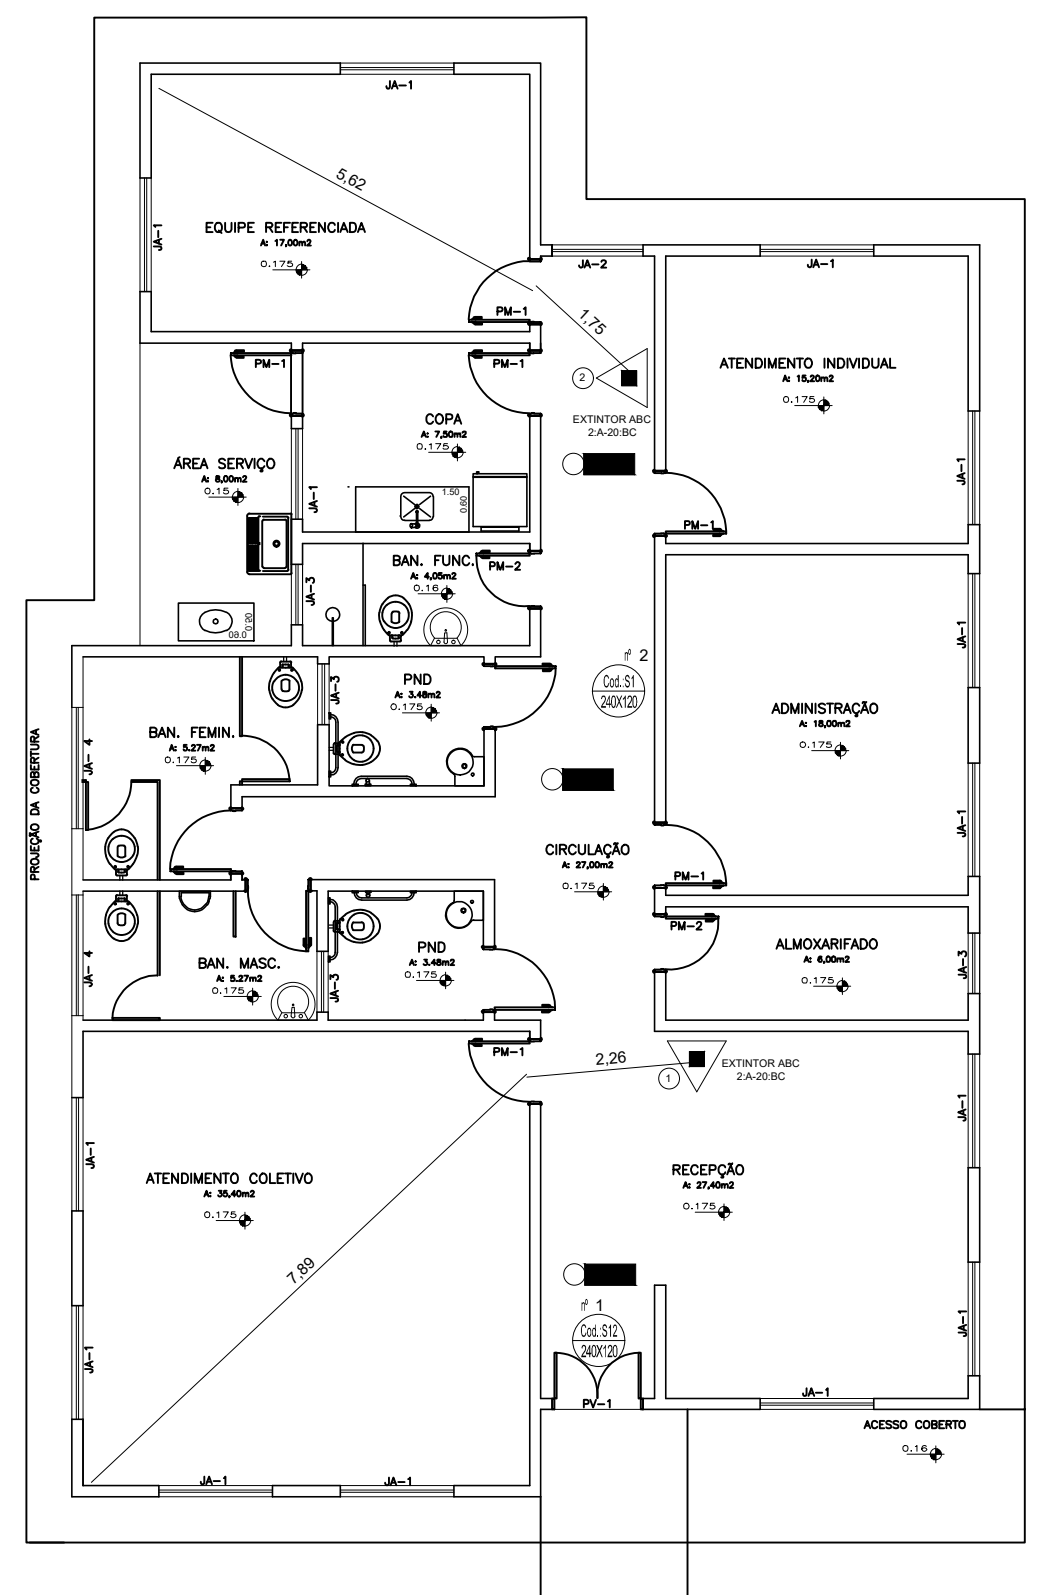

PASSEIO

PLANTA BAIXA PPCI
ESCALA 1:100

RTCBMRS Nº 05 PARTE 08 - SÍMBOLOS GRÁFICOS

EXTINTORES		Extintor de incêndio - Água Pressurizada - AP (2A)	SIST. HIDRANTE		Hidrante tipo duplo
		Extintor de incêndio - Pó Químico Seco BC - PQS (20BC)			Mangotinho
		Extintor de incêndio - Pó Químico Seco ABC - PQS (2A20BC)			Registro de recalque com válvula de retenção
		Extintor de incêndio - Gás Carbônico - CO2 (10 BC)			Bomba de incêndio
EXTINTORES		Extintor carreta - Água Pressurizada - AP (2A)	SIST. CHUVEIROS AUTO.		Reserva técnica de incêndio - RTI
		Extintor carreta - Pó Químico Seco BC - PQS (20BC)			Botoeira liga/desliga eletrobomba de incêndio
		Extintor carreta - Gás Carbônico - CO2 (10 BC)			Hidrante urbano de coluna
		Avisador sonoro tipo sirene			Ponto (Bico de Sprinkler)
SIST. ALARME / DETECÇÃO		Central de alarme e detecção	SAÍDA		Área protegida pelo sistema de chuveiros automáticos
		Acionador			Registro de recalque para sistema de chuveiros automáticos
		Baterias de acumuladores para sistema de detecção e alarme			Bomba para sistema de chuveiros automáticos
		Detecção de fumaça			Reserva para sistema de chuveiros automáticos
SIST. LUMINAÇÃO		Detecção de calor linear	ROTA DE FUGA		Rota de fuga - direção a seguir
		Detecção de chamas linear			Rota de fuga - saída final
		Detecção de gás linear			Barras anti pânico
		Luminária de iluminação de emergência tipo aclaramento			PCF 60
VASOS E TANQUES		Luminária de iluminação de emergência tipo balizamento	VELOS		PCF 90
		Baterias de acumuladores para sist. de iluminação de emergência			PCF 120
		Central do sistema de iluminação de emergência			Elemento corta fogo
		Vaso sobre pressão			Elemento de compartimentação horizontal / vertical
SIST. LUMINAÇÃO		Central predial de GLP	VELOS		Parede de comum
		Grupo motorizador			Parede leve

RESOLUÇÃO TÉCNICA CBMRS Nº 12 - SINALIZAÇÃO DE EMERGÊNCIA

Sinalização de orientação e salvamento		
Símbolo	Código	Descrição
	S1	Orientação do sentido da saída de emergência, direita
	S2	Orientação do sentido da saída de emergência, esquerda
	S3	Indicar o sentido da rota de fuga para frente;
	S4	Indicar o sentido da rota de fuga na diagonal, rampas a subir
	S5	Indicar o sentido da rota de fuga na diagonal, rampas a descer
	S6	Indicar o sentido da rota de fuga na diagonal, rampas a descer
	S7	Indicar o sentido da rota de fuga na diagonal, rampas a descer
	S8	Orientação do sentido da escada de emergência, a descer
	S9	Orientação do sentido da escada de emergência, a descer
	S10	Orientação do sentido da escada de emergência, a subir
	S11	Orientação do sentido da escada de emergência, a subir
	S12	Saída de emergência



PREFEITURA MUNICIPAL DE SÃO JOSÉ DAS MISSÕES

CRAS - SÃO JOSÉ DAS MISSÕES

PPCI

Documento assinado digitalmente
gov.br TAINAN WEBER SCOLARI
Data: 07/05/2024 16:46:33-0300
Verifique em <https://validar.iti.gov.br>

Documento assinado digitalmente
gov.br GILMAR WEBER TOLFO
Data: 15/05/2024 11:28:49-0300
Verifique em <https://validar.iti.gov.br>

TAINAN WEBER SCOLARI
Eng. Civil CREA RS229902

GILMAR WEBER TOLFO
PREFEITO MUNICIPAL


Rua 1 de maio
São José das Missões/RS

Escala
Indicada

Área
199,88m²

Data
MAR/2024

Prancha
11/13

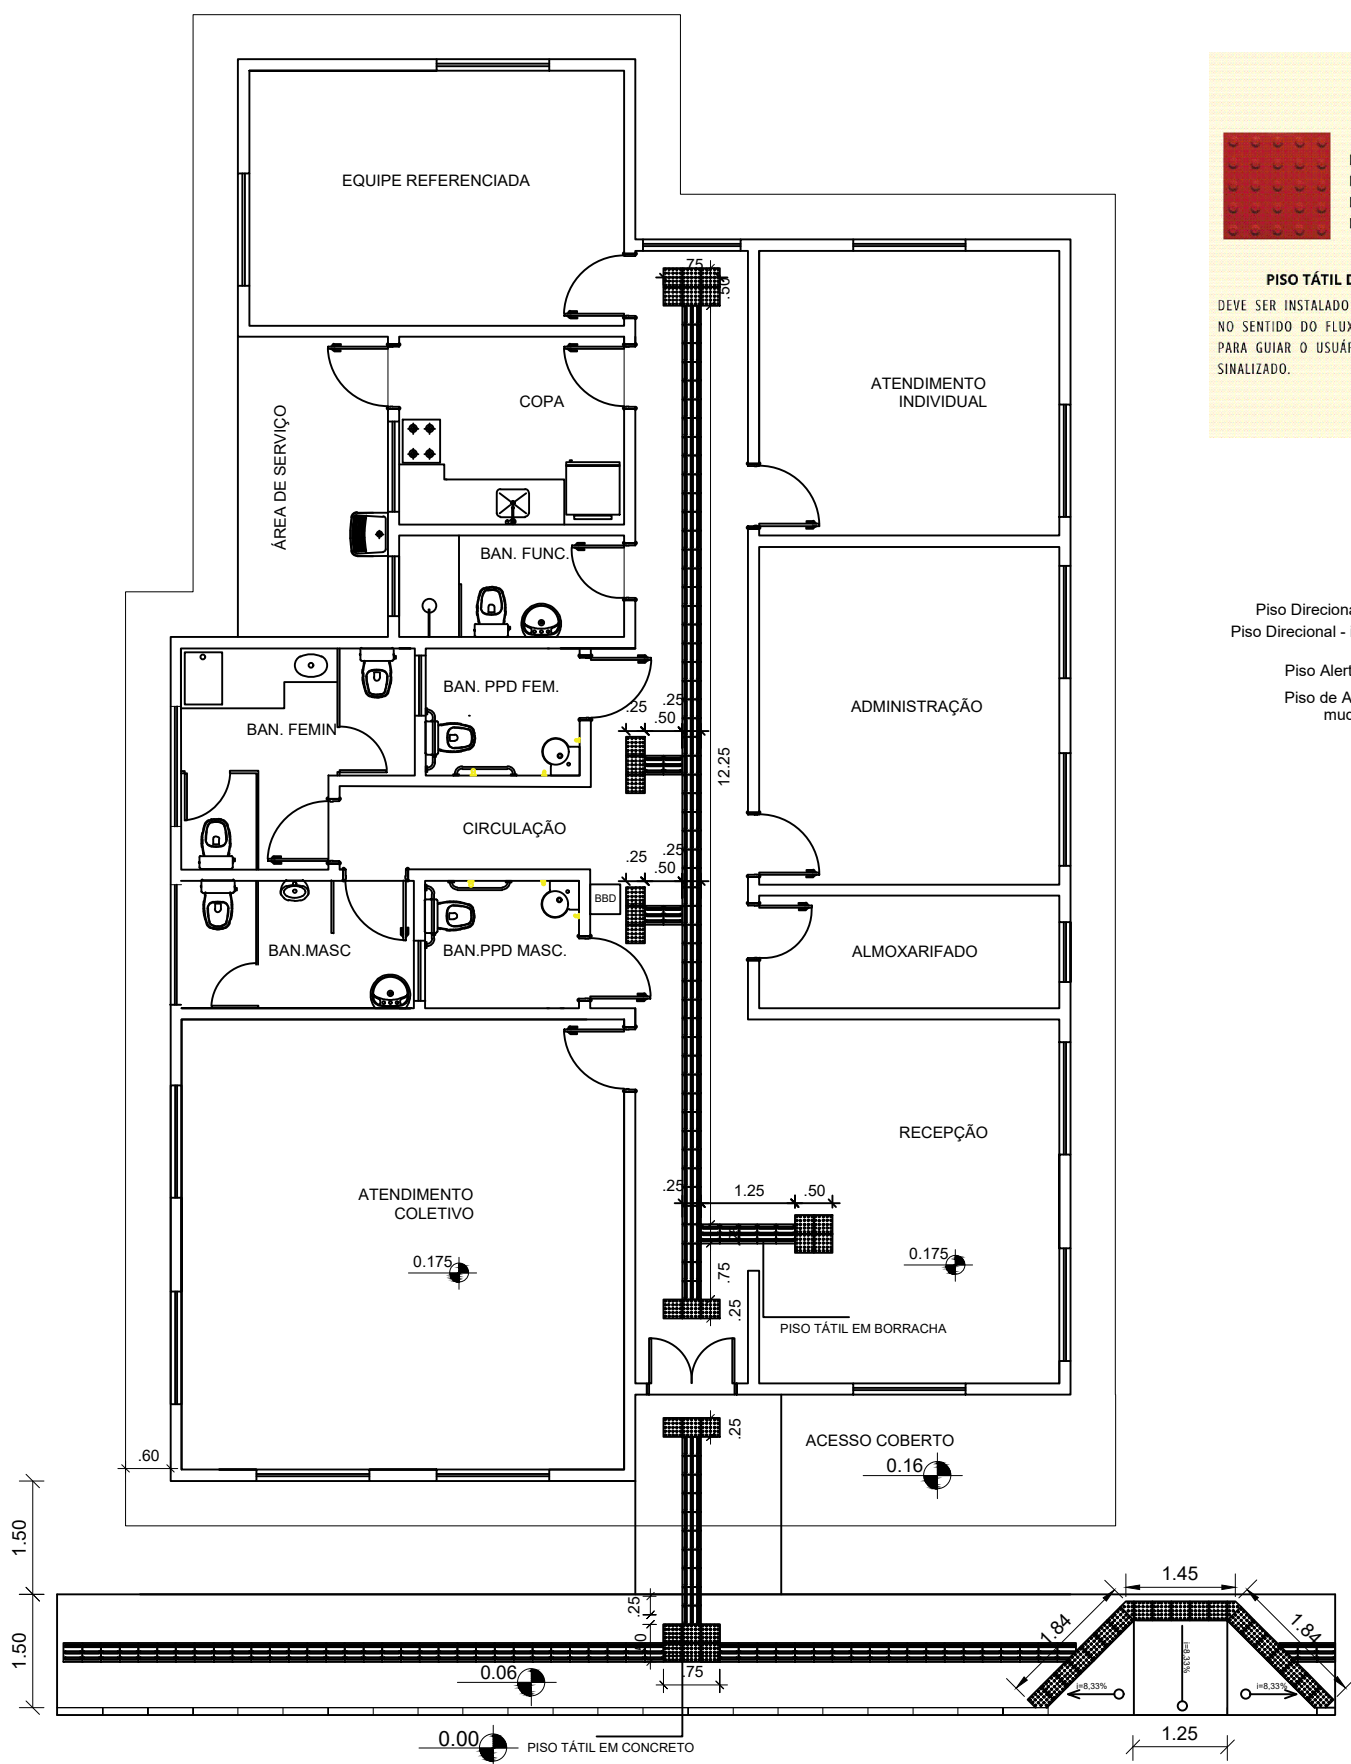

ACESSIBILIDADE
ESCALA 1:100

PISO TÁTIL

PISO TÁTIL ALERTA

DEVE SER INSTALADO ONDE HOUVER OBSTÁCULO, MUDANÇA DE DIREÇÃO OU A SINALIZAÇÃO DE EQUIPAMENTO PÚBLICO.

PISO TÁTIL DIRECIONAL

DEVE SER INSTALADO COM OS FRISOS NO SENTIDO DO FLUXO, POIS SERVE PARA GUIAR O USUÁRIO NO CAMINHO SINALIZADO.

- LEGENDA:

Piso Direcional - 0,25 x 0,25m

Piso Direcional - indicando a rota.

Piso Alerta - 0,25 x 0,25m

Piso de Alerta - indicando: mudança de direção

PREFEITURA MUNICIPAL DE SÃO JOSÉ DAS MISSÕES

CRAS - SÃO JOSÉ DAS MISSÕES

ACESSIBILIDADE


Documento assinado digitalmente
TAINAN WEBER SCOLARI
Data: 07/05/2024 16:46:33-0300
Verifique em <https://validar.iti.gov.br>

Documento assinado digitalmente
GILMAR WEBER TOLFO
Data: 15/05/2024 11:28:49-0300
Verifique em <https://validar.iti.gov.br>


TAINAN WEBER SCOLARI
Eng. Civil CREA RS229902

GILMAR WEBER TOLFO
PREFEITO MUNICIPAL


Rua 1 de maio São José das Missões/RS	Escala Indicada	Área 199,88m²	Data MAR/2024	Prancha 12/13
--	--------------------	------------------	------------------	------------------

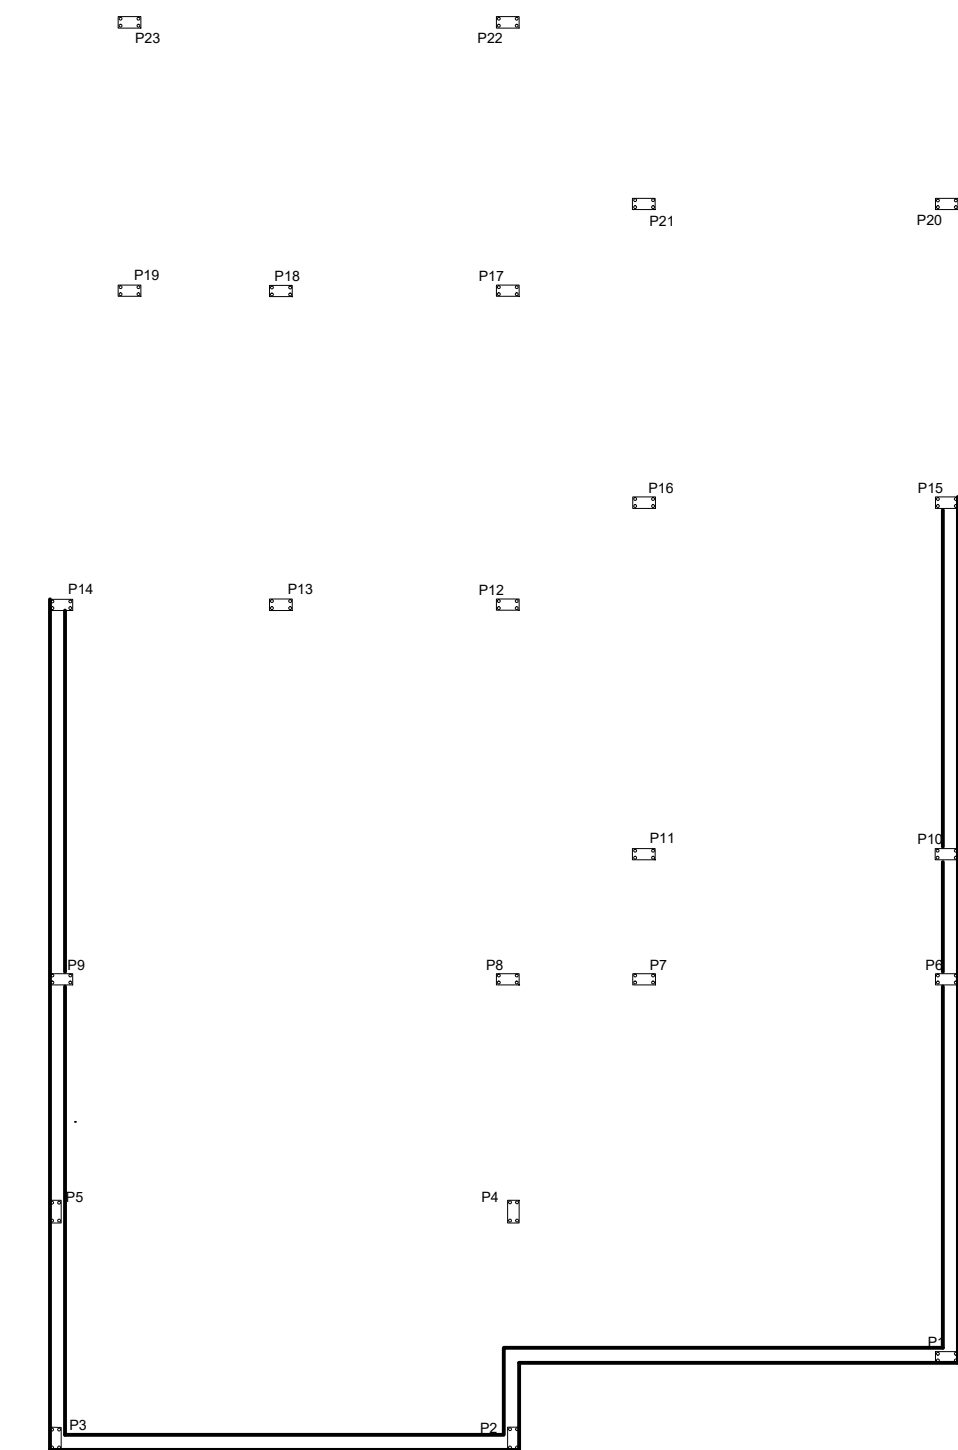


01 PLANTA VIGAS BALDRAME
ESCALA: 1/100

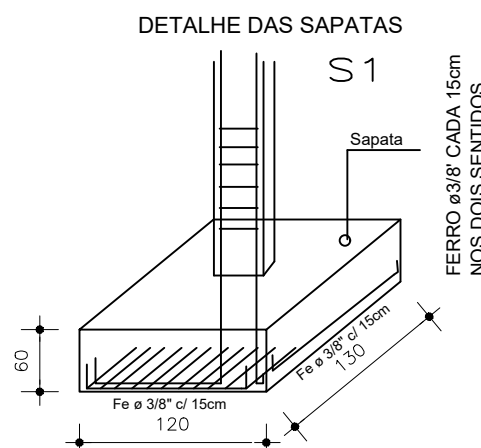


PILARES SUBSOLO

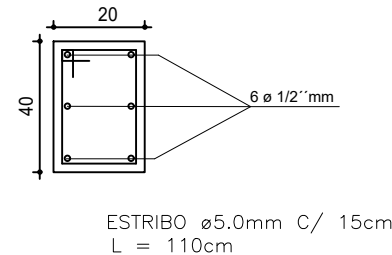

PILARES SUPERIOR

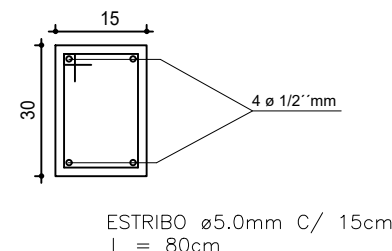


VIGAS BALDRAMES:

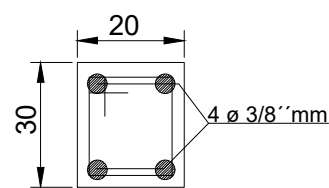


ESTRIBO ø5.0mm C/ 15cm
L = 90cm

VIGAS:

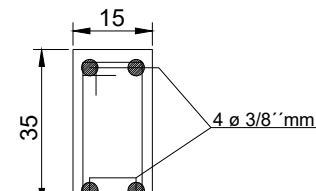


ESTRIBO ø5.0mm C/ 15cm
L = 90cm

VIGAS COBERTURA:


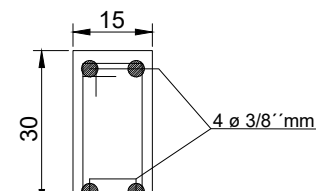


ESTRIBO ø5.0mm C/ 15cm
L = 80cm


P1-Pilares da Platibanda

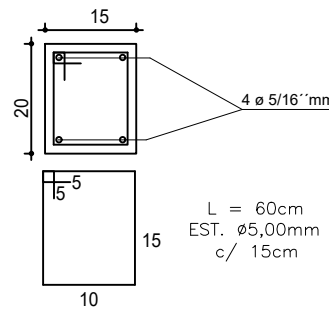


V1-Vigas da platibanda

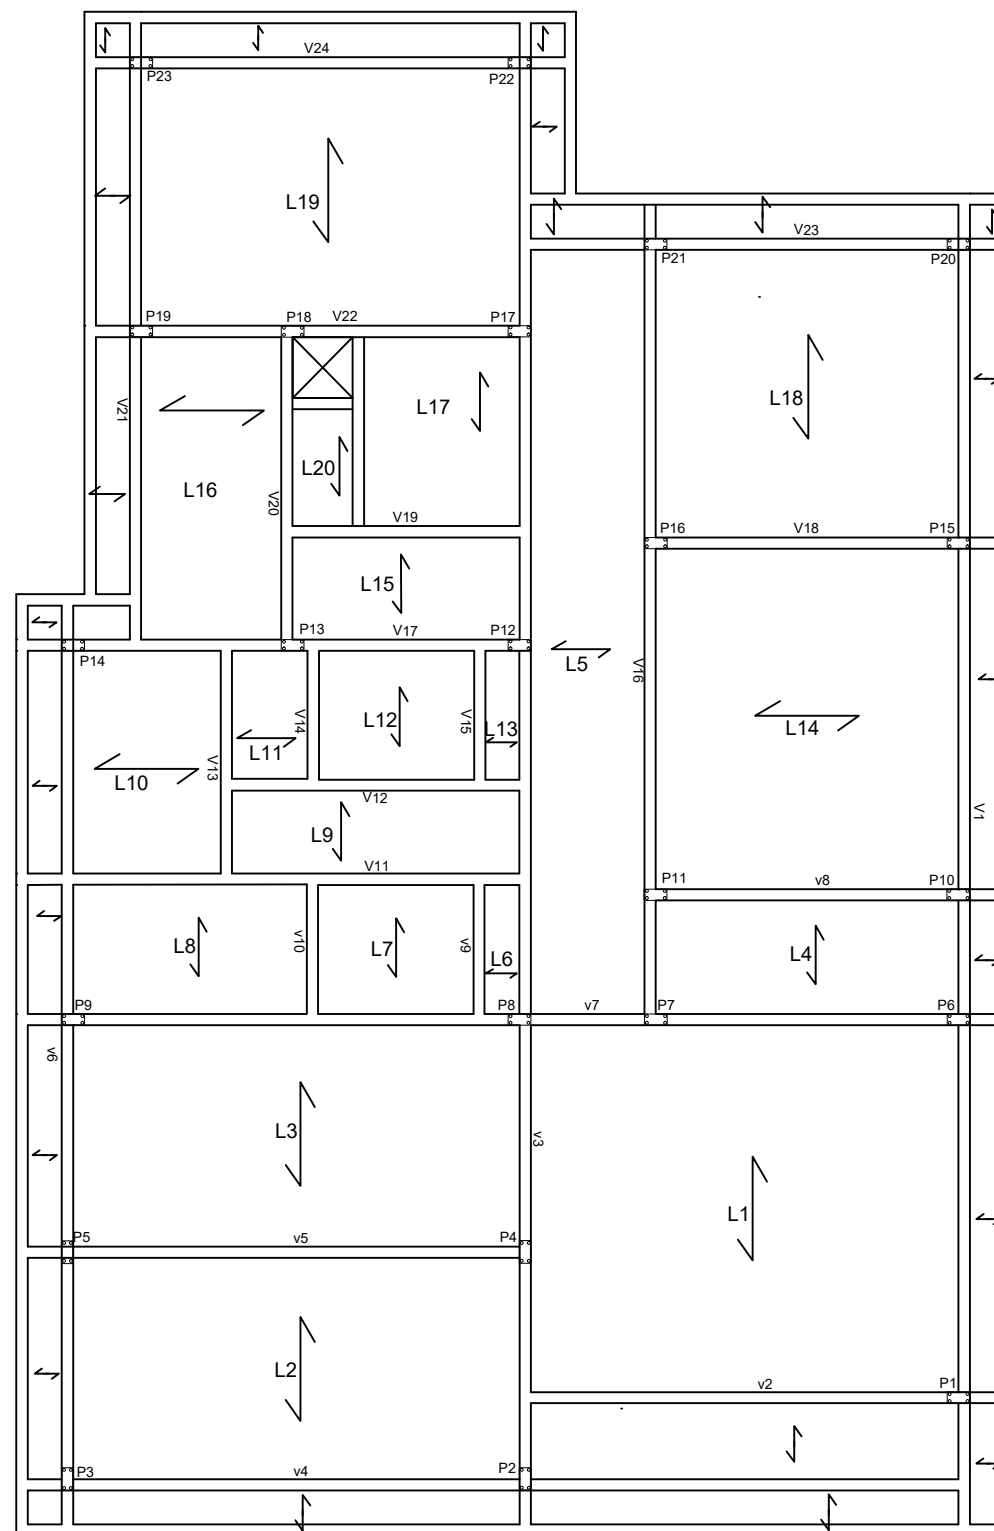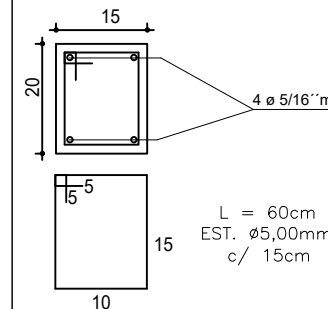


03 PLANTA VIGAS COBERTURA
ESCALA: 1/100

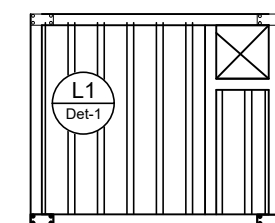


Forma do pavimento FUNDO
RESERVATÓRIO

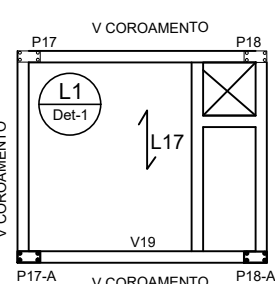

Forma do pavimento FUNDO
RESERVATÓRIO

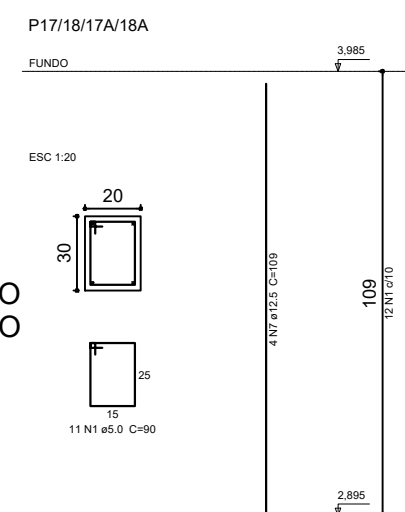

PILARES CAIXA D AGUA

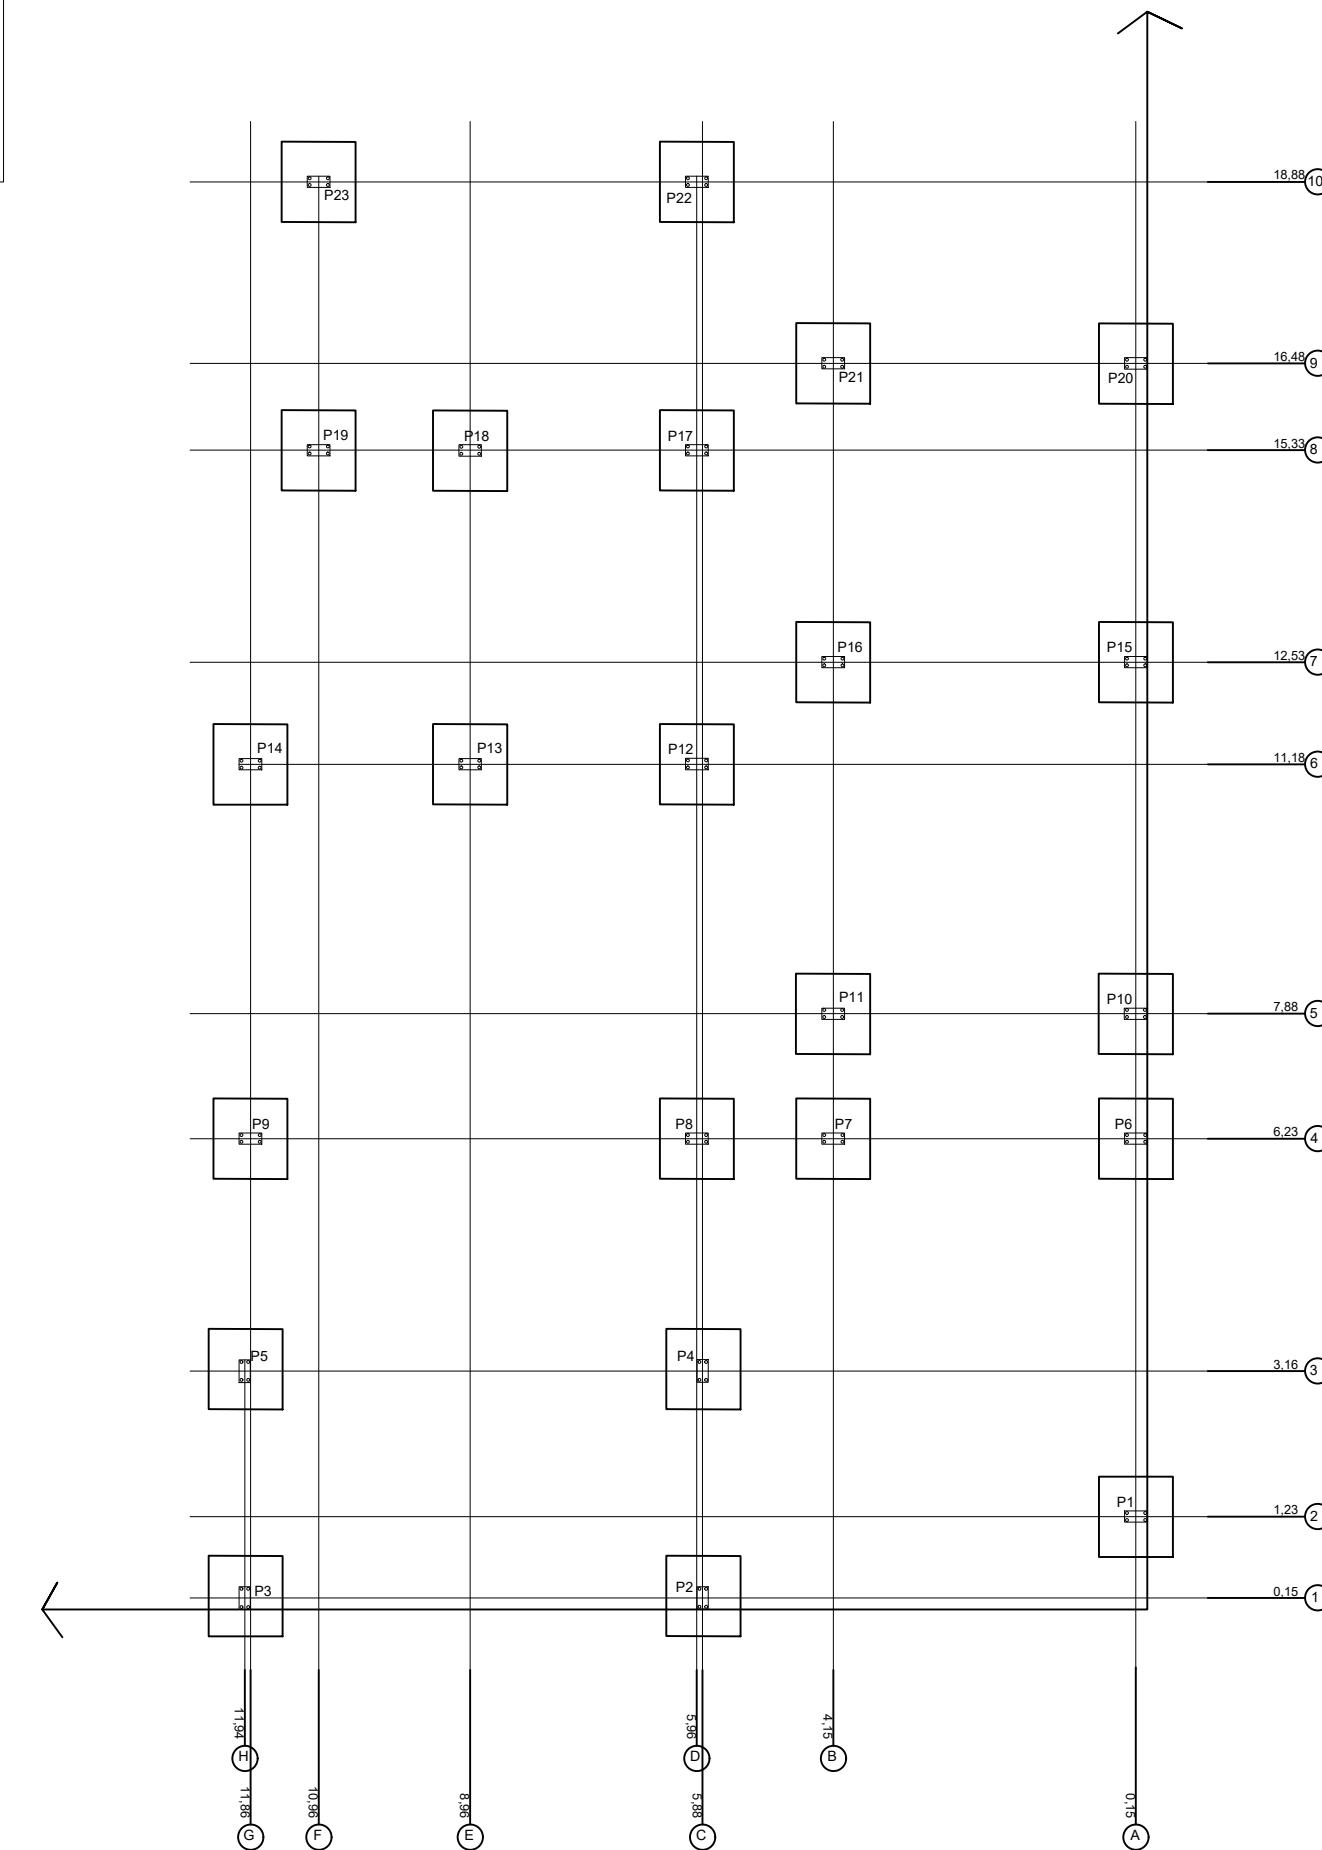

04 PLANTA LOCAÇÃO DE PILARES
ESCALA: 1/100



PREFEITURA MUNICIPAL DE SÃO JOSÉ DAS MISSÕES

CRAS - SÃO JOSÉ DAS MISSÕES

ESTRUTURAL

Documento assinado digitalmente
TAINAN WEBER SCOLARI
Data: 07/05/2024 16:46:34-0300
Verifique em <https://validar.iti.gov.br>

Documento assinado digitalmente
GILMAR WEBER TOLFO
Data: 15/05/2024 11:28:49-0300
Verifique em <https://validar.iti.gov.br>

TAINAN WEBER SCOLARI
Eng. Civil CREA RS229902

GILMAR WEBER TOLFO
PREFEITO MUNICIPAL

Rua 1 de maio
São José das Missões/RS

Escala
Indicada

Área
199,88m²

Data
MAR/2024

Prancha
13/13