
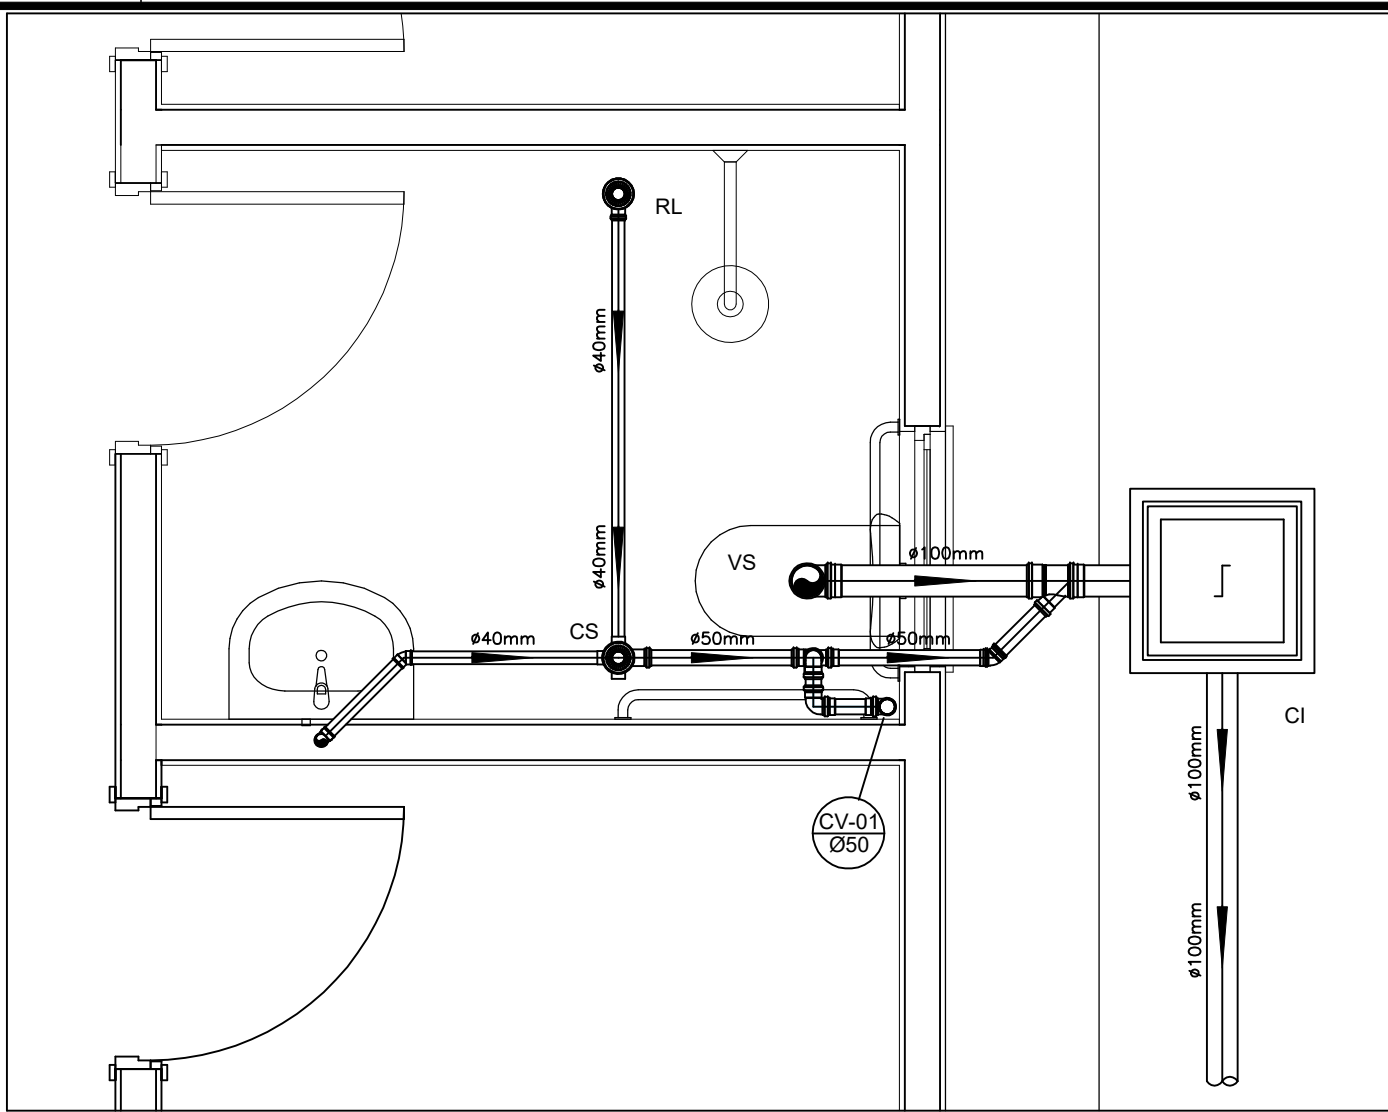


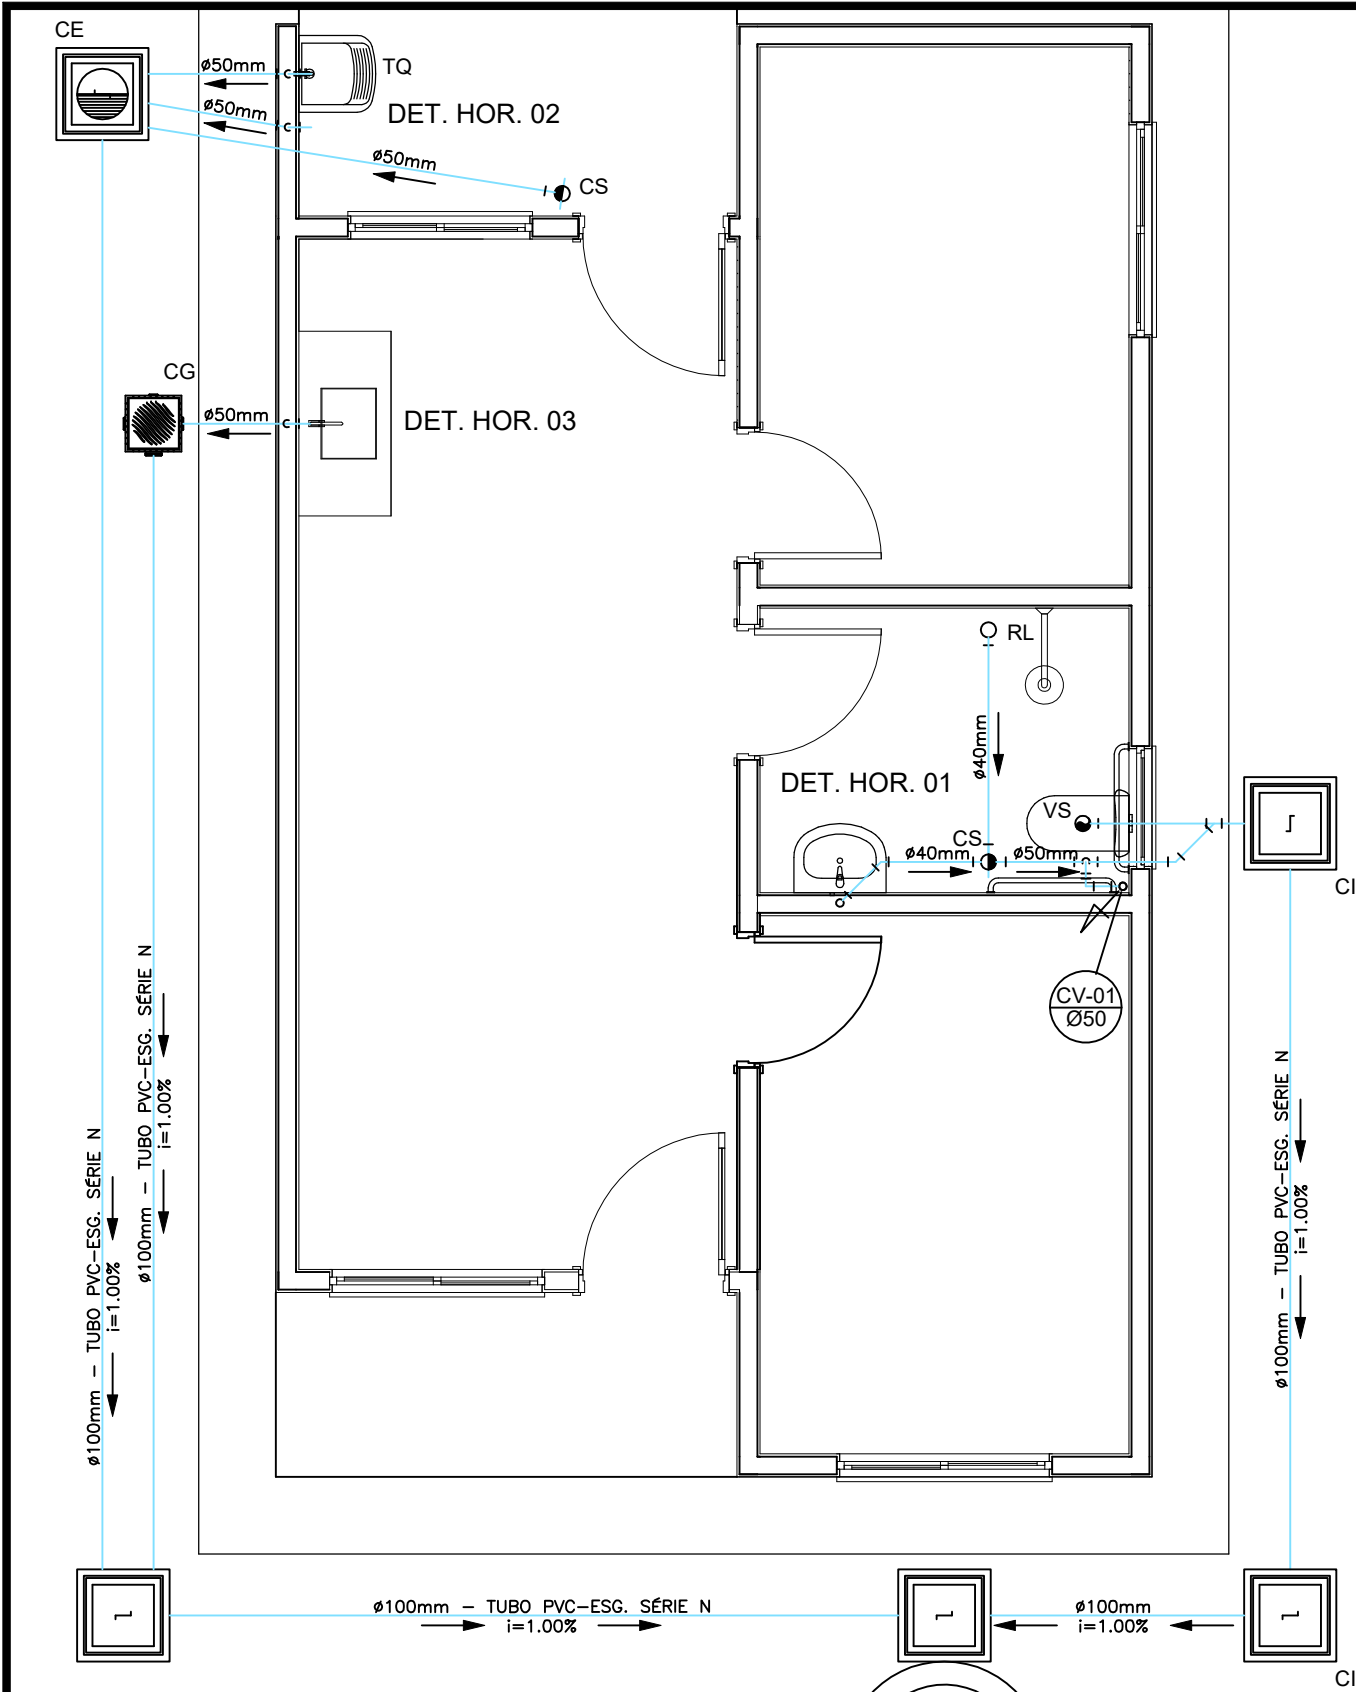


DETALHE HORIZONTAL - 01
ESCALA 1:25

LEGENDA

CI	Caixa de Inspeção - 60x60cmxVar	DN-Ø	Diâmetro Nominal da Peça	—	Canalização de Esgoto - PVC Esg - Série N
CG	Caixa de Gordura - 60x60cmxVar	i	Inclinação Mínima	—	Canalização de Ventilação - PVC Esg - Série N
CE	Caixa de Espuma - 60x60cmxVar	T.N.	Terreno Natural	—	Canalização de Águas pluviais - PVC Água Pluvial-Série R
RL	Ralo Seco 100x100x50mm	→	Sentido do Fluxo		
RS	Ralo Sifonado 100x100x50mm	↗	Bucha de Redução		
RH	Ralo hemisférico (tipo abacaxi) 100x100mm	↘	Prumada que Sobe		
CS	Caixa Sifonada 100x100x50mm	↖	Prumada que Desce		
CAP	Caixa de Águas Pluviais	⊙	Nomenclatura da Coluna		
AP	Tubo de Queda - Águas Pluviais	⊙	Numeração da Coluna		
CV	Coluna de Ventilação	⊙	Diâmetro da Tubulação		
		⊙	Nível da Geratriz Inferior das Tubulações		

PROJETO SANITÁRIO
ESCALA 1:50

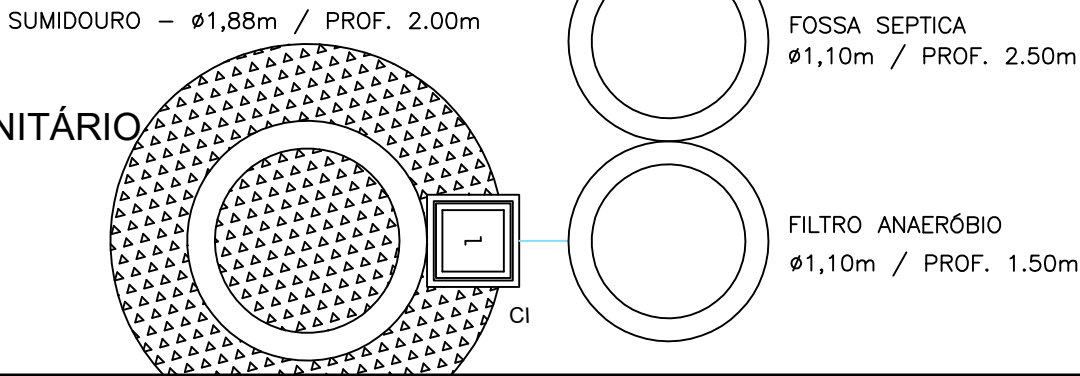

OBRA/LOCAL:	Construção de 1 Unidade Habitacional Lote 06, quadra 02, Rua Maria Clotilde Araújo Trindade - Loteamento Eloiza Terezinha Vieira Godinho, Caxias/RS
TÍTULO:	Projeto Hidrosanitário
DESCRIÇÃO:	Planta Baixa e detalhes

PROPRIETÁRIO:	RESPONSÁVEL TÉCNICO:	ESCALA:	PRANCHA Nº:
JOÃO EDUARDO OLIVEIRA MANICA PREFEITO MUNICIPAL	Adesane B. Crespi Mattje Arq. CAU A56.281-5	INDICADO	SAN 01/03
		DATA:	JUNHO/2026