



PLANTA BAIXA
BANHEIRO PCD e COPA
Escala 1:25

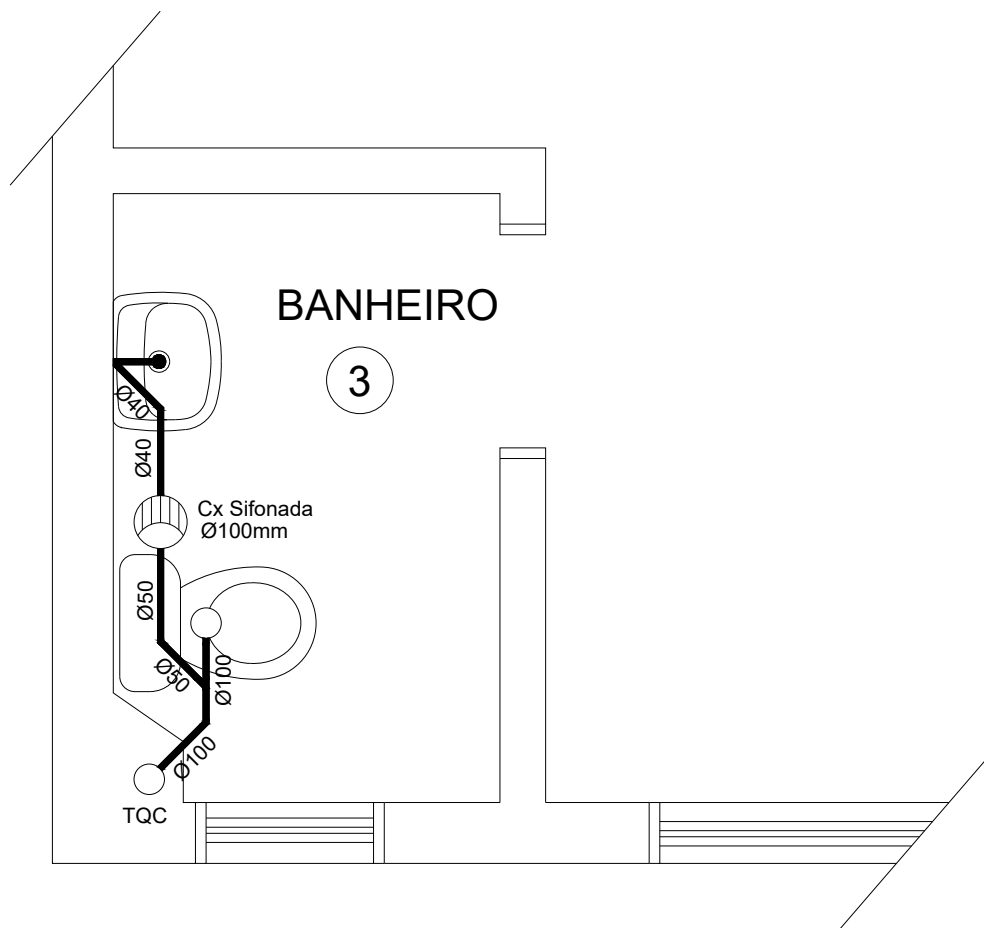

PLANTA BAIXA
BANHEIRO
Escala 1:25

REFORMA INSPETORIA NOVO HAMBURGO			
CREA / RS - INSPETORIA NOVO HAMBURGO			
Av Nações Unidas, 2390 - salas 1201 e 1202 - NOVO HAMBURGO / RS			
PROJETO:			
GERÊNCIA DE ENGENHARIA CREA-RS			
ASSUNTO:			
PLANTA BAIXA			
PRANCHA:	H 01		
PROJETO	DATA:	ESCALA:	DESENHO:
HIDROSSANITÁRIO	FEV 2026	1/25	LEONNARDO

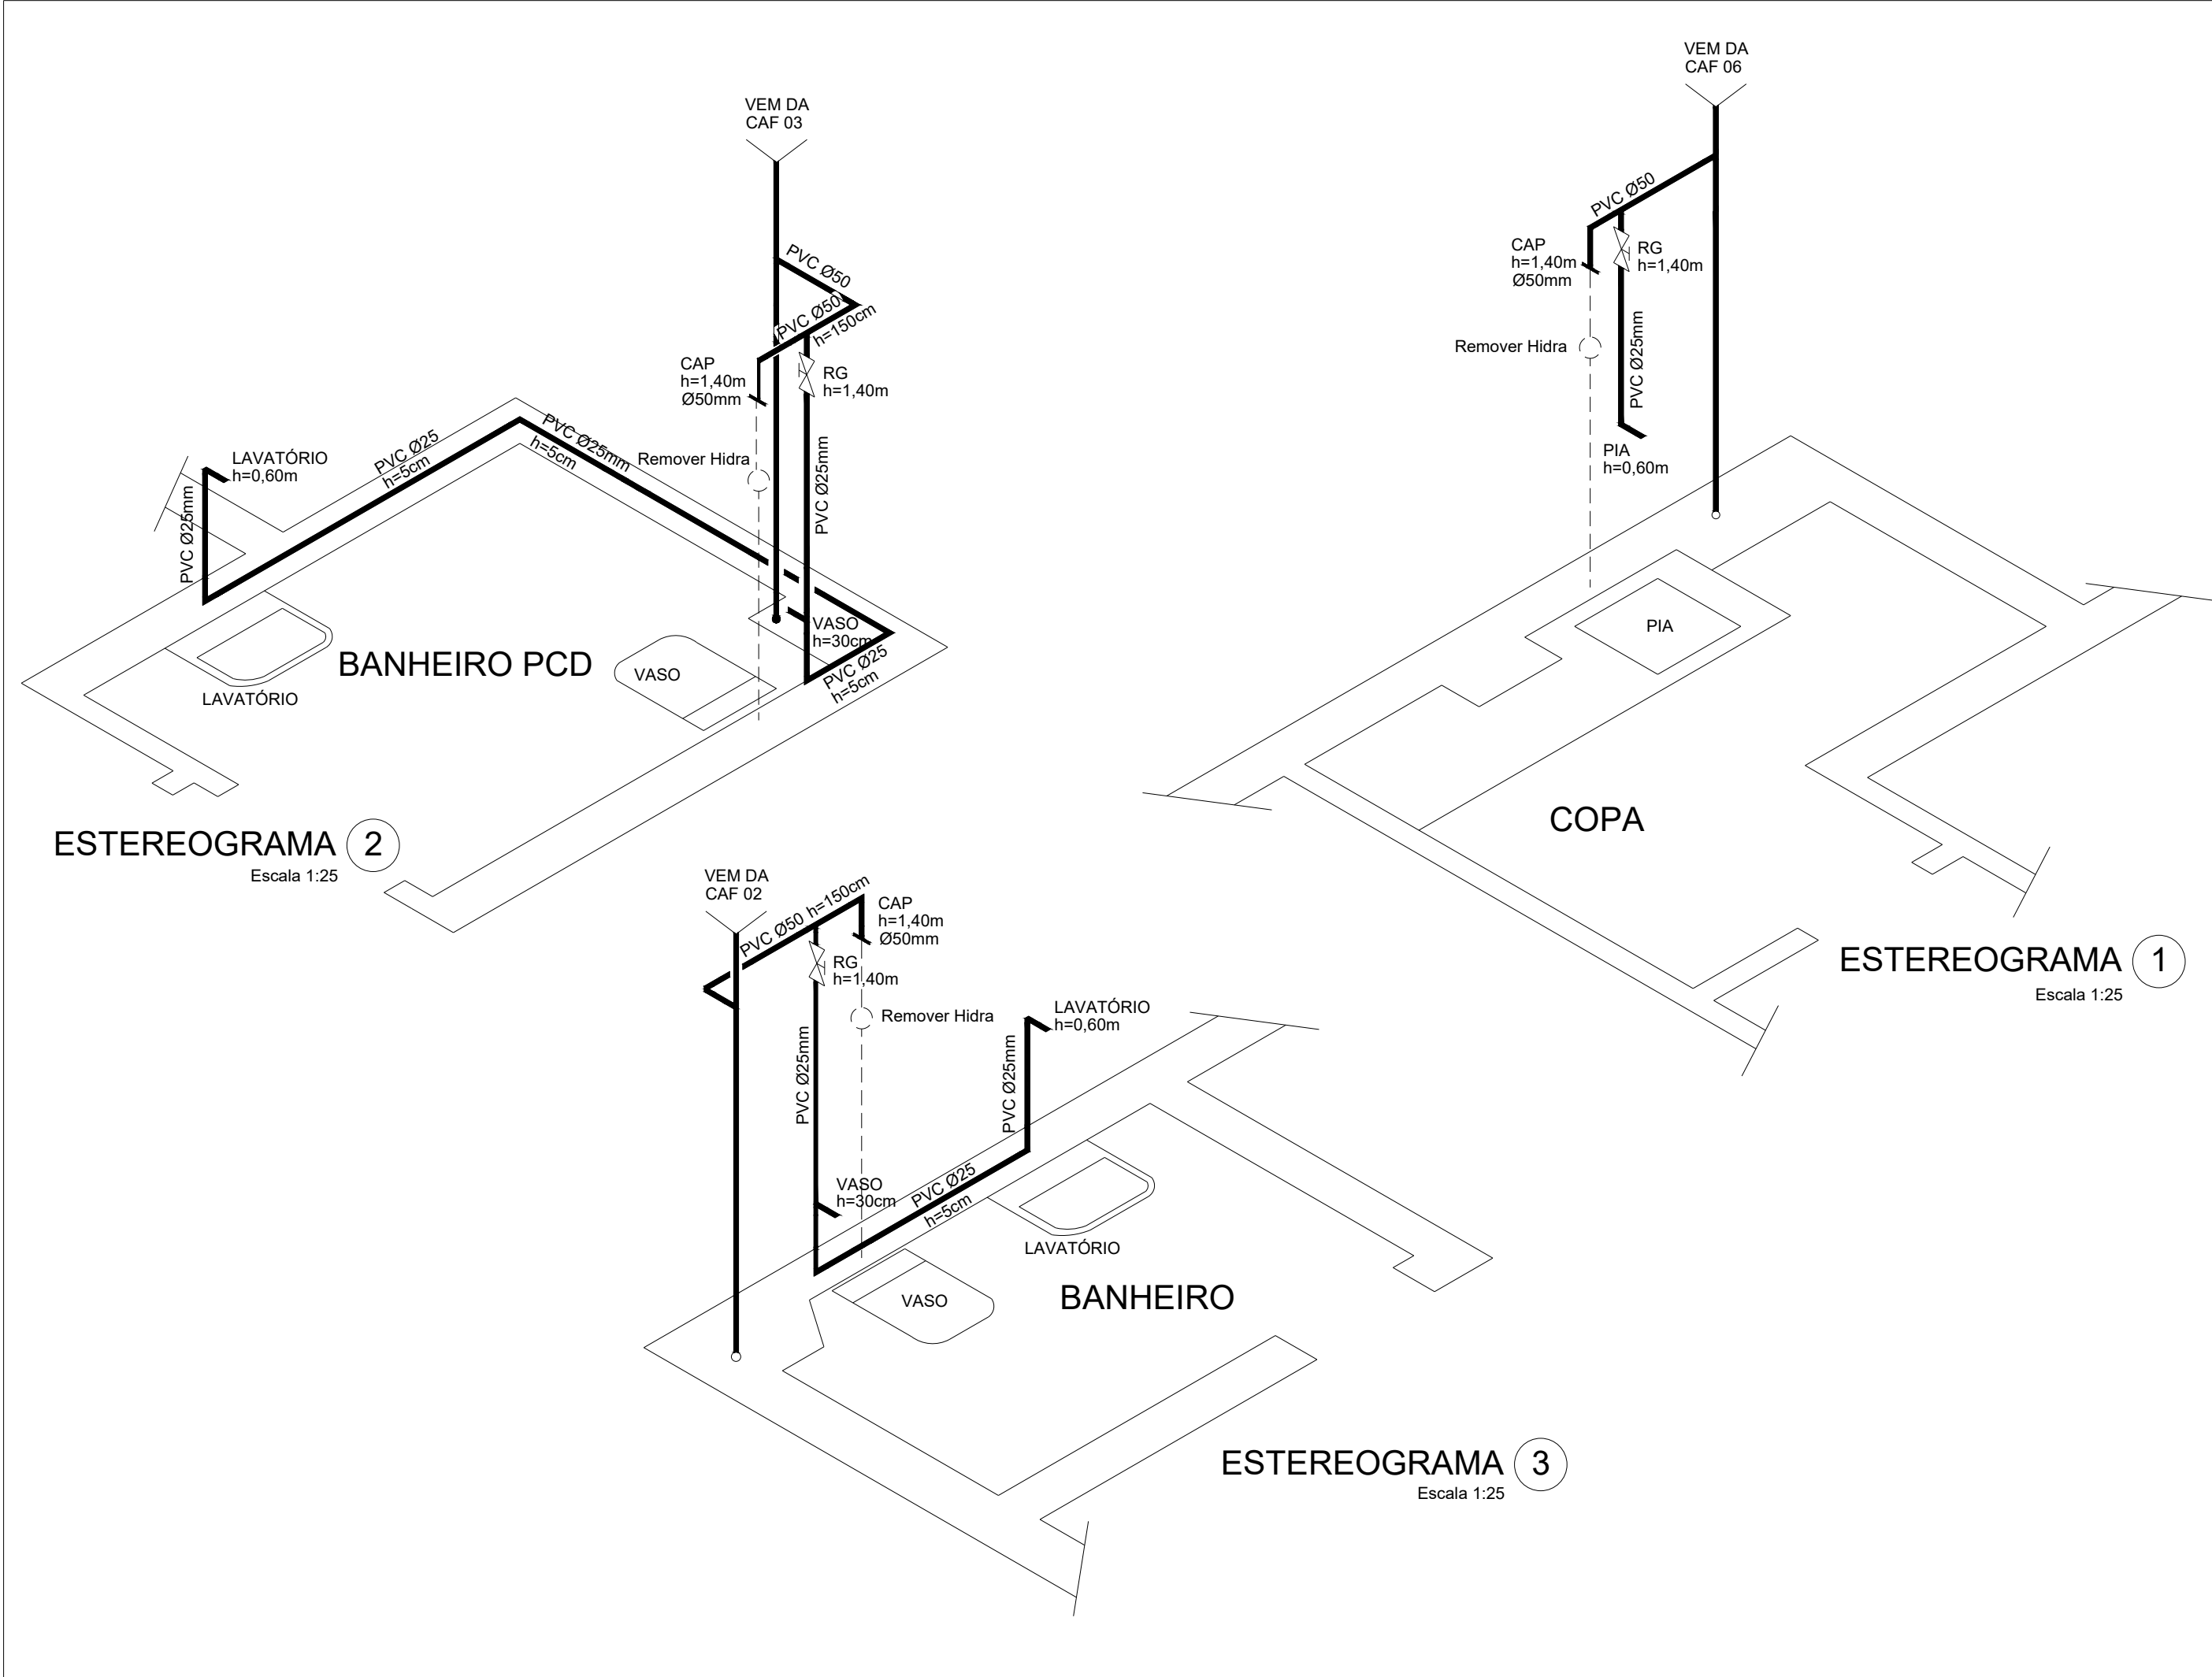

REFORMA INSPETORIA NOVO HAMBURGO CREA / RS - INSPETORIA NOVO HAMBURGO Av Nações Unidas, 2390 - salas 1201 e 1202 - NOVO HAMBURGO / RS				
PROJETO: GERÊNCIA DE ENGENHARIA CREA-RS				
ASSUNTO: ESTEREOGRAMAS				PRANCHA:
PROJETO	DATA:	ESCALA:	DESENHO:	H 02
HIDROSSANITÁRIO	FEV 2026	1/25	LEONNARDO	