


PLANTA BAIXA  
Escala 1:25

REFORMA INSPETORIA SÃO LEOPOLDO			
CREA / RS - INSPETORIA SÃO LEOPOLDO			
Av JOÃO CORREA, 111 - sala 71 - SÃO LEOPOLDO / RS			
PROJETO:			
GERÊNCIA DE ENGENHARIA CREA-RS			
ASSUNTO:			
PLANTA BAIXA			
PRANCHA:	PROJETO	DATA:	ESCALA:
H 01	HIDROSSANITÁRIO	FEV 2026	1/25
			DESENHO: LEONNARDO

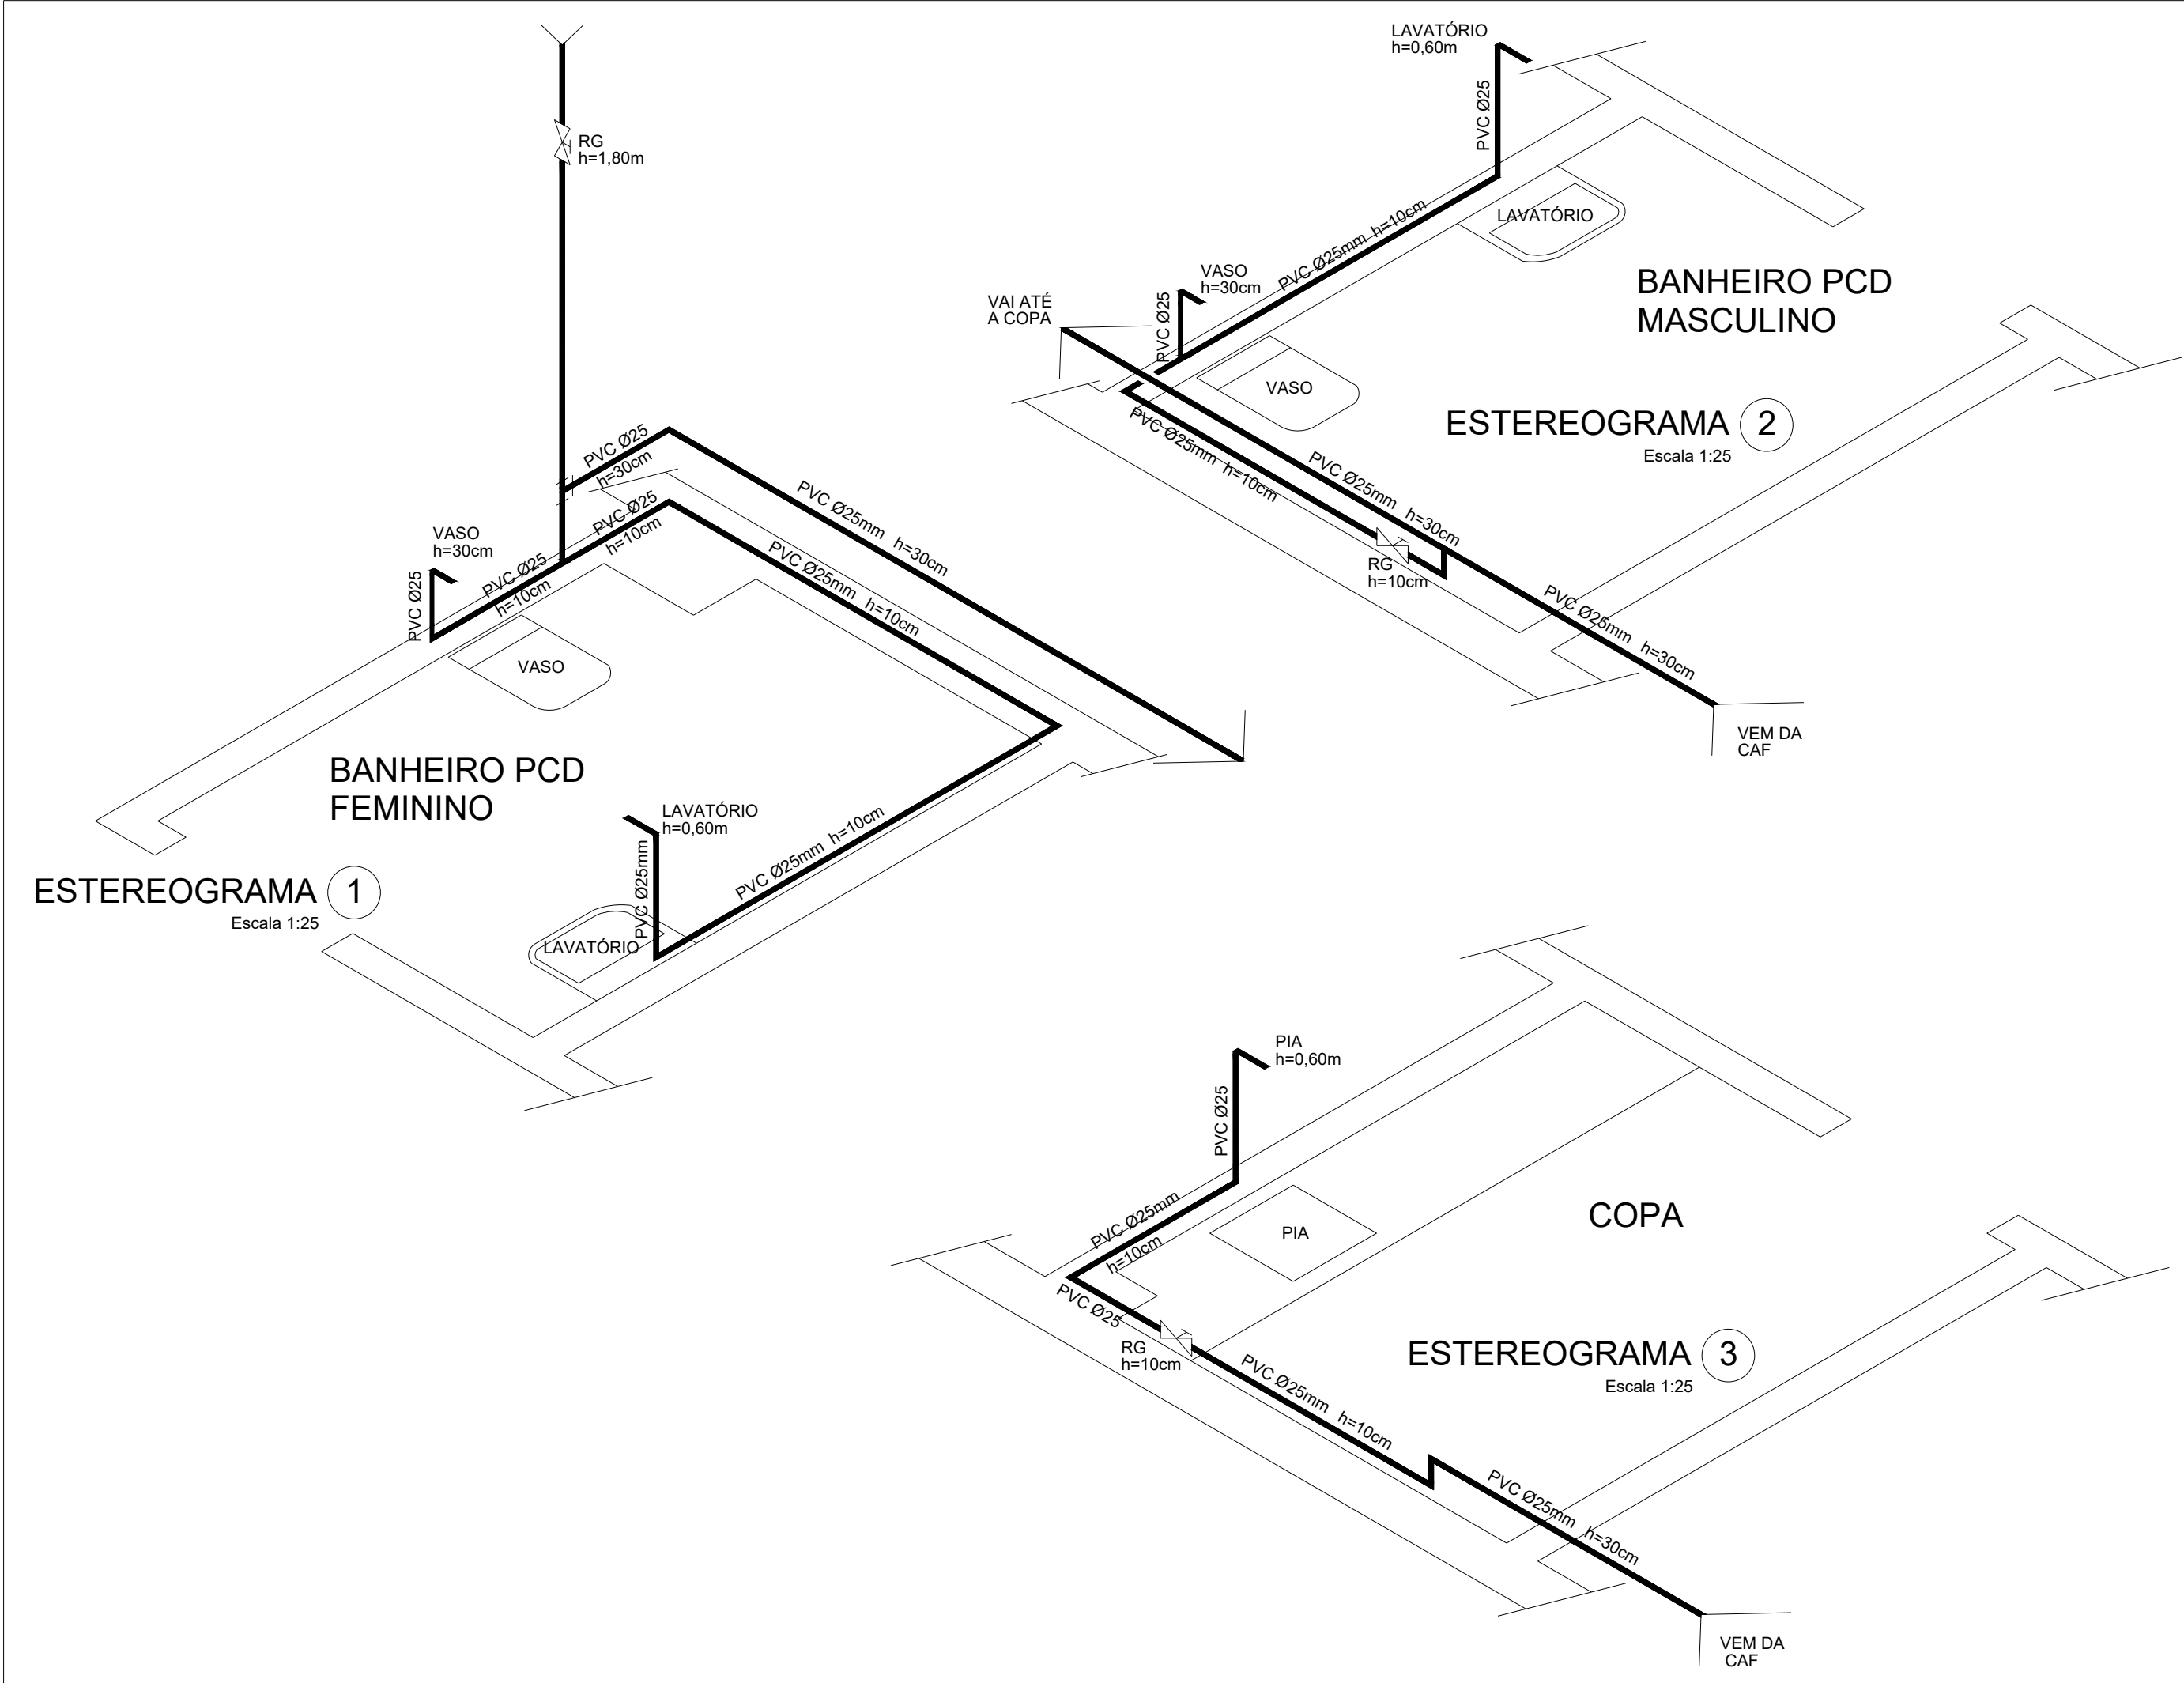

REFORMA INSPETORIA SÃO LEOPOLDO			
CREA / RS - INSPETORIA SÃO LEOPOLDO			
Av JOÃO CORREA, 111 - sala 71 - SÃO LEOPOLDO / RS			
PROJETO:			
GERÊNCIA DE ENGENHARIA CREA-RS			
ASSUNTO:			
ESTEREOGRAMAS			
PROJETO	DATA:	ESCALA:	DESENHO:
HIDROSSANITÁRIO	FEV 2026	1/25	LEONNARDO
PRANCHA:			
H 02			