



PRAÇA MUNICIPAL LUCIO PEREIRA - TRECHO 02 - ETAPA 01

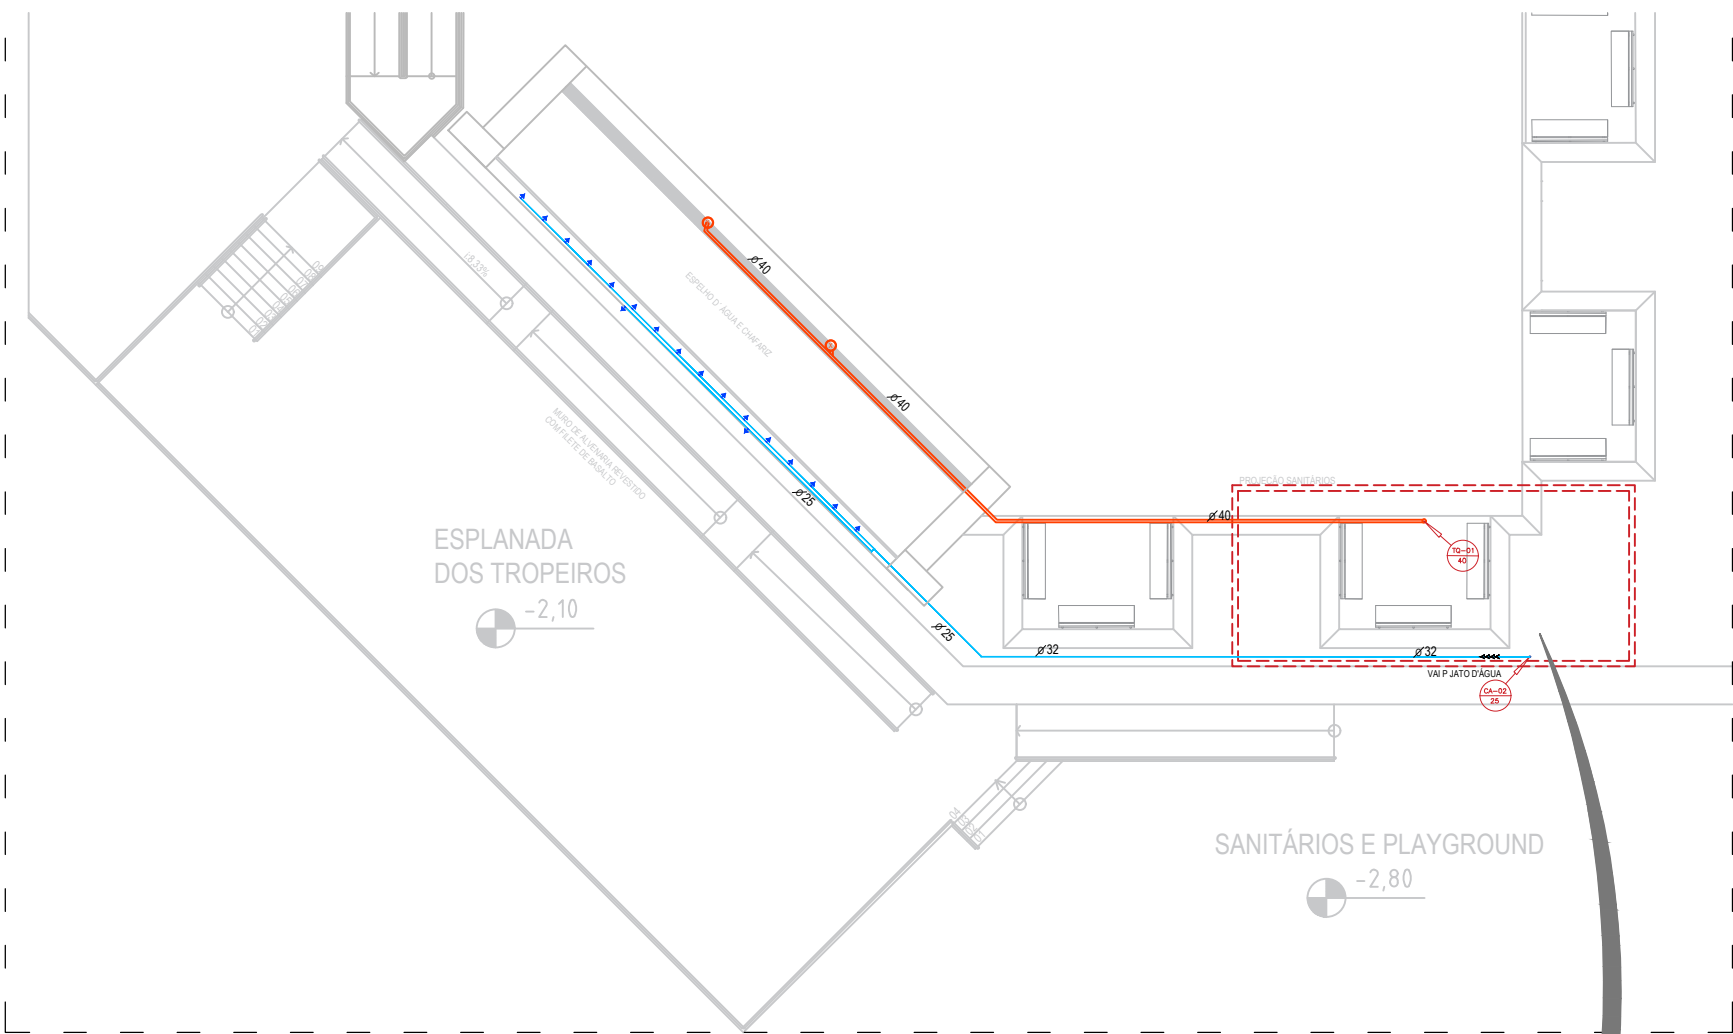


LEGENDA - ÁGUA FRIA	
	ponto de água
	joelho 90°
	conexão T
	curva 45°
	registro de gaveta
	canalização de água
	canalização de água que vai para o mural
	coluna de água - elevação
	coluna de água - queda

LEGENDA - ESGOTO	
	joelho 45° (Ø 40 e 100)
	junção 45° (Ø 40 e 100)
	tubo de queda
	caixa de inspeção
	caixa sifonada

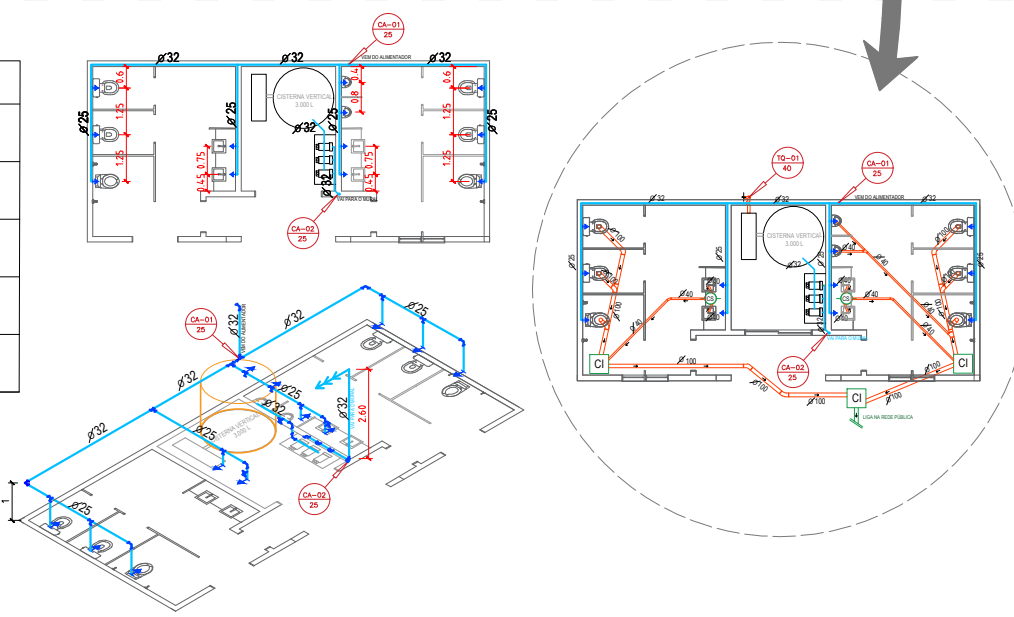

PLANTA BAIXA E ISOMÉTRICO HIDROSSANITÁRIO
ESCALA: 1/200

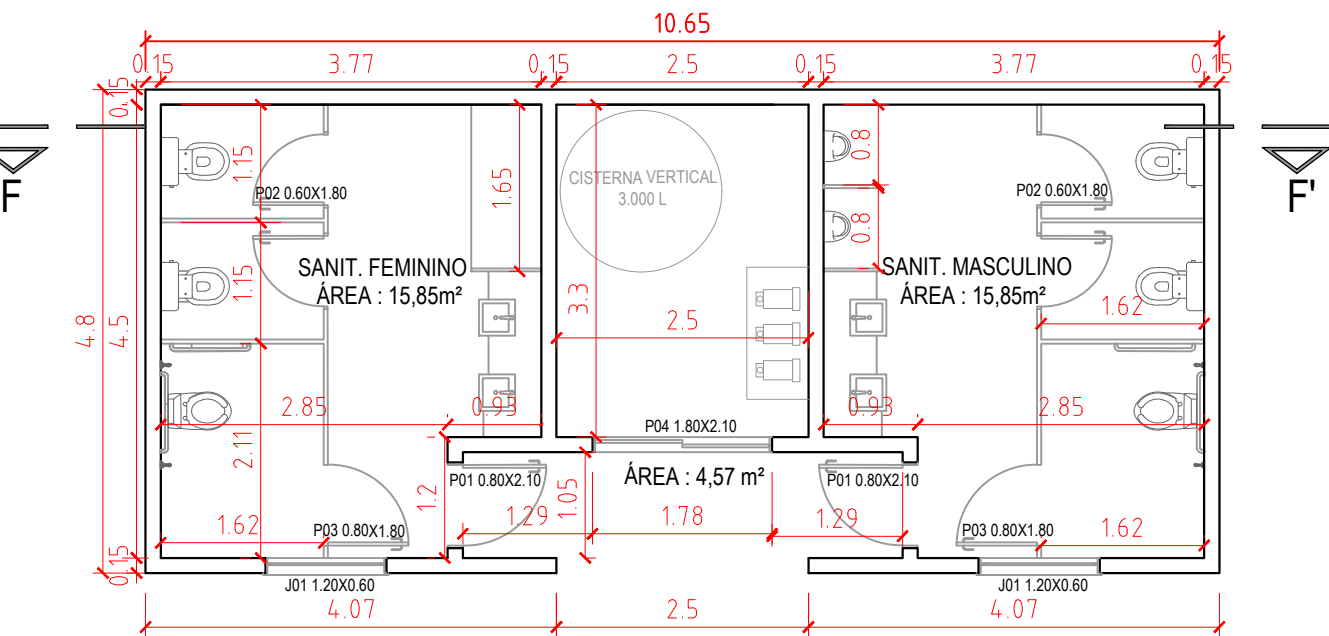


PLANTA BAIXA SANITÁRIOS E CASA DE MÁQUINAS
ESCALA: 1/75




LEGENDA	
	DIREÇÃO DE ESCOAMENTO ÁGUA PLUVIAL
	GRELHA COLETORA
	CAIXA DE INSPEÇÃO

PLANTA BAIXA DRENAGEM PLUVIAL
ESCALA: 1/200

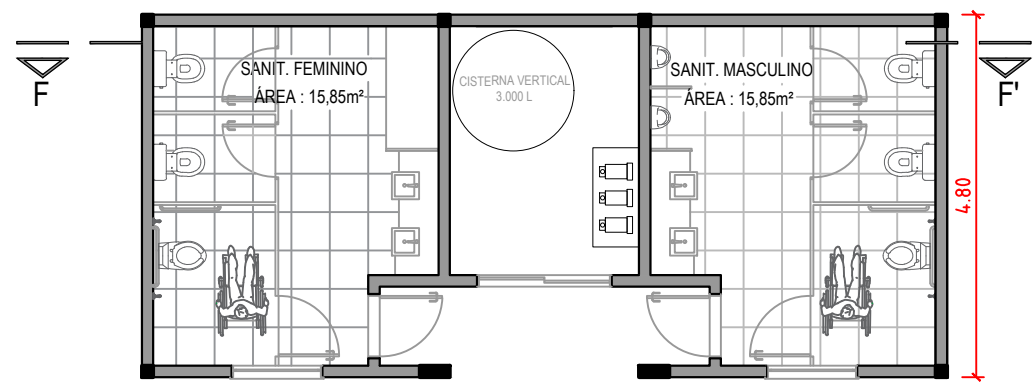

P.B. SANITÁRIOS E CASA DE MÁQUINAS
ESCALA: 1/100

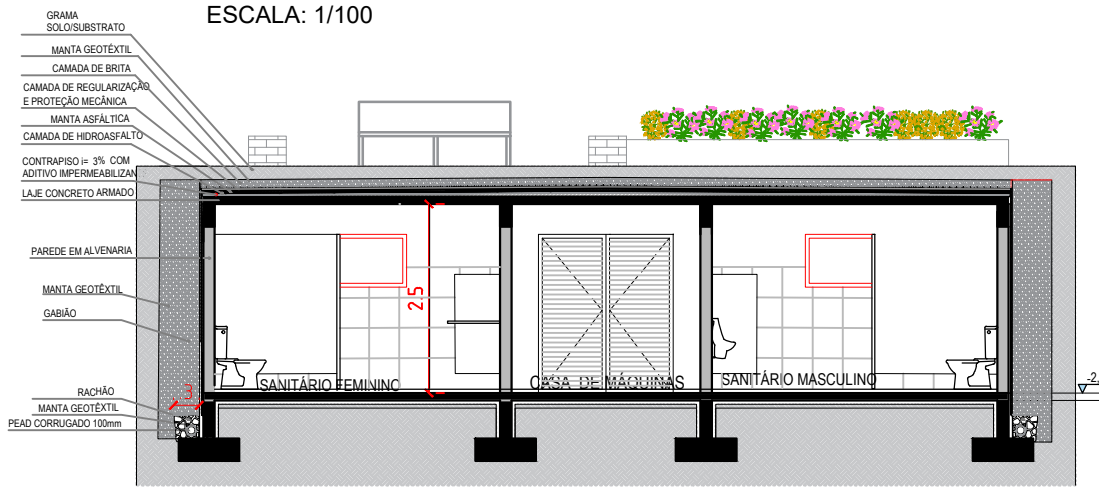


CORTE FF'
ESCALA: 1/100

TABELA ESQUADRIAS	DIMENSÕES	QTDE
J01 - JANELA MAXIM AR ALUMÍNIO 2 FOLHAS	1.20 X 0.60	02 UN
P01 - PORTA EM ALUMÍNIO VENEZIANADO	0.80 X 2.10	02 UN
P02 - PORTA EM ALUMÍNIO VENEZIANADO	0.60 X 1.80	04 UN
P03 - PORTA EM ALUMÍNIO VENEZIANADO	0.80 X 1.80	02 UN
P04 - PORTA EM ALUMÍNIO VENEZIANADO	1.80 X 2.10	01 UN


PREFEITURA MUNICIPAL DE SÃO JOSÉ DOS AUSENTES - RS

DISCRIMINAÇÃO		
Projeto da Praça Municipal Lucio Pereira Etapa 02		
PRANCHA		
3/6		
PREFEITO MUNICIPAL		
JOSÉ CARLOS PEREIRA BECKER		
RESPONSÁVEL TÉCNICO PROJETO		
PAULO CESAR PEREIRA ROVARIS		
Arquiteto Paulo Rovaris Cau A45261-0		
ASSUNTO		
Projeto urbanístico de praça planta baixa hidrossanitário/casa de máquinas, planta baixa drenagem águas pluviais e corte ff'(sanitários/casa de máquinas)		
ARQUIVO		
Praça Ausentes_Arquitetônico		
MODIFICAÇÃO		
Contato: (54) 3698-5400 Ramal: 219 e-mail: planejamento@sãojosedosausentes.rs.gov.br		


PRAÇA MUNICIPAL LUCIO PEREIRA - TRECHO 02 - ETAPA 01

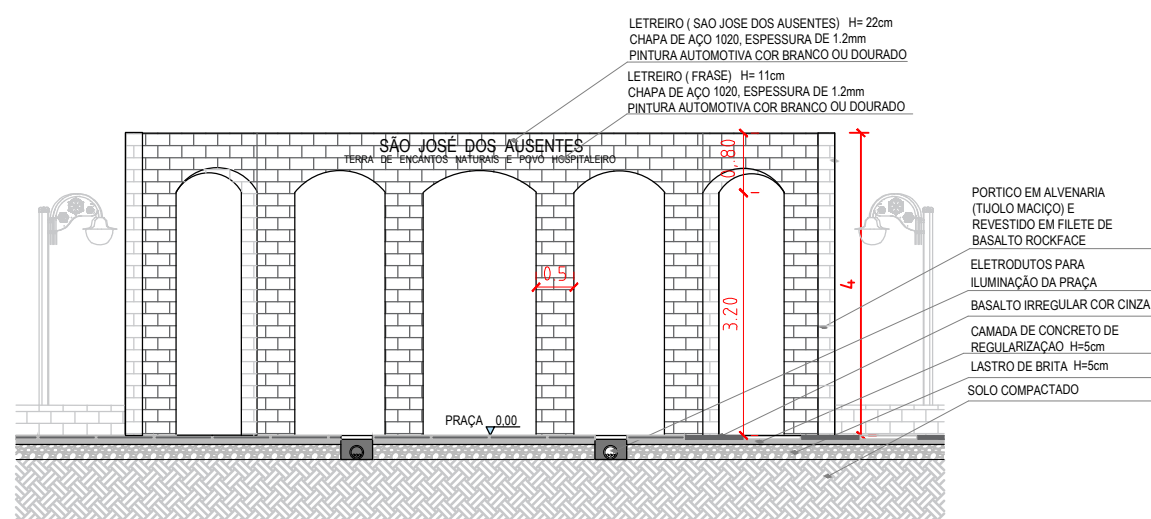


CORTE AA'
ESCALA: 1/100

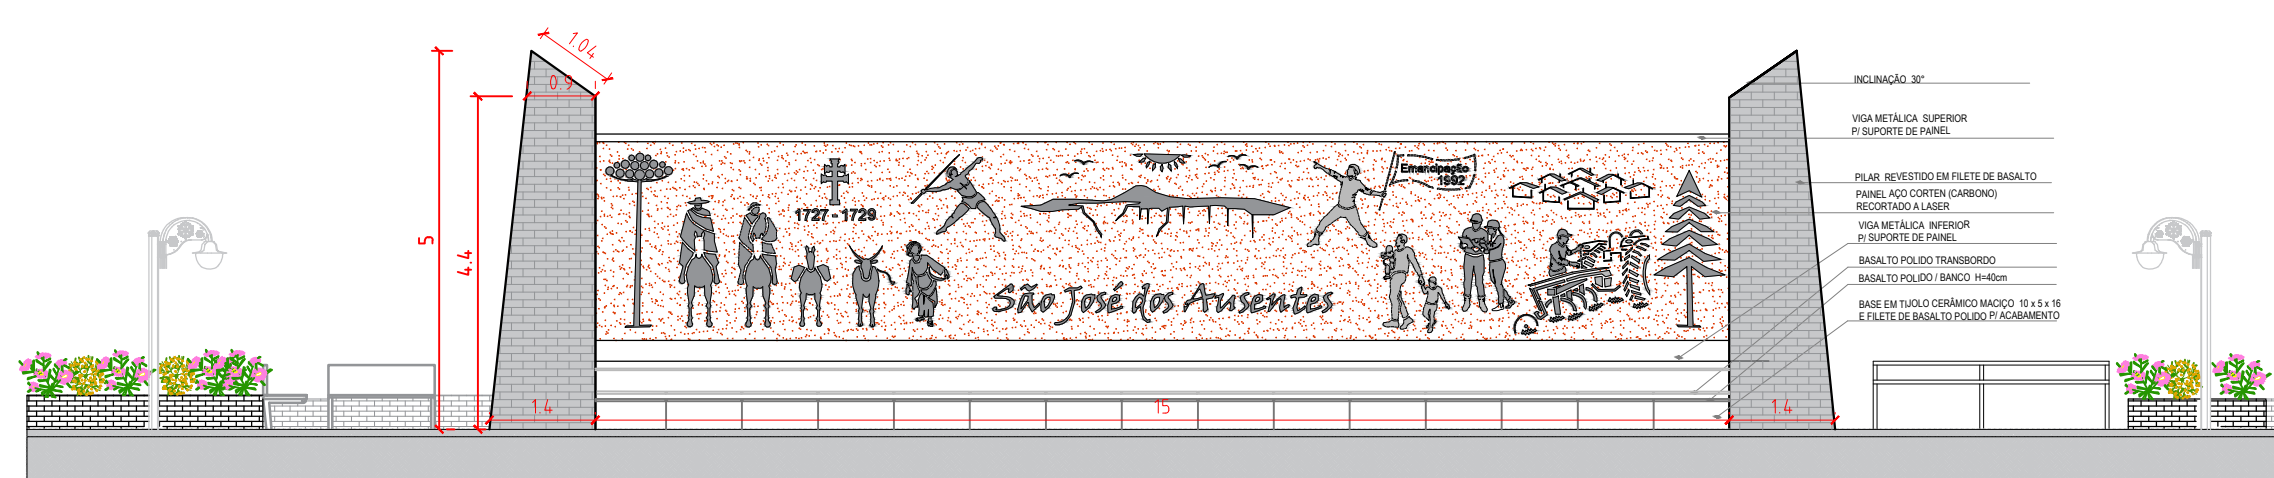


CORTE BB'
ESCALA: 1/100

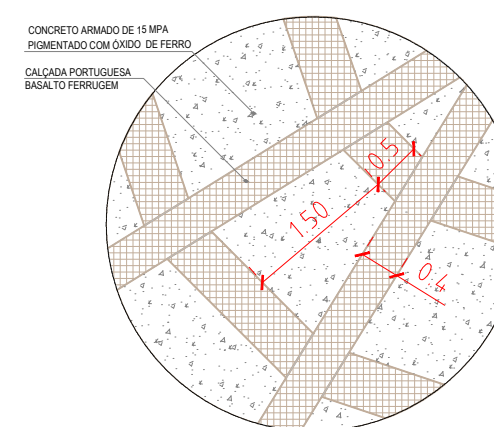


DETALHAMENTO PAVIMENTO
ESCALA: 1/75

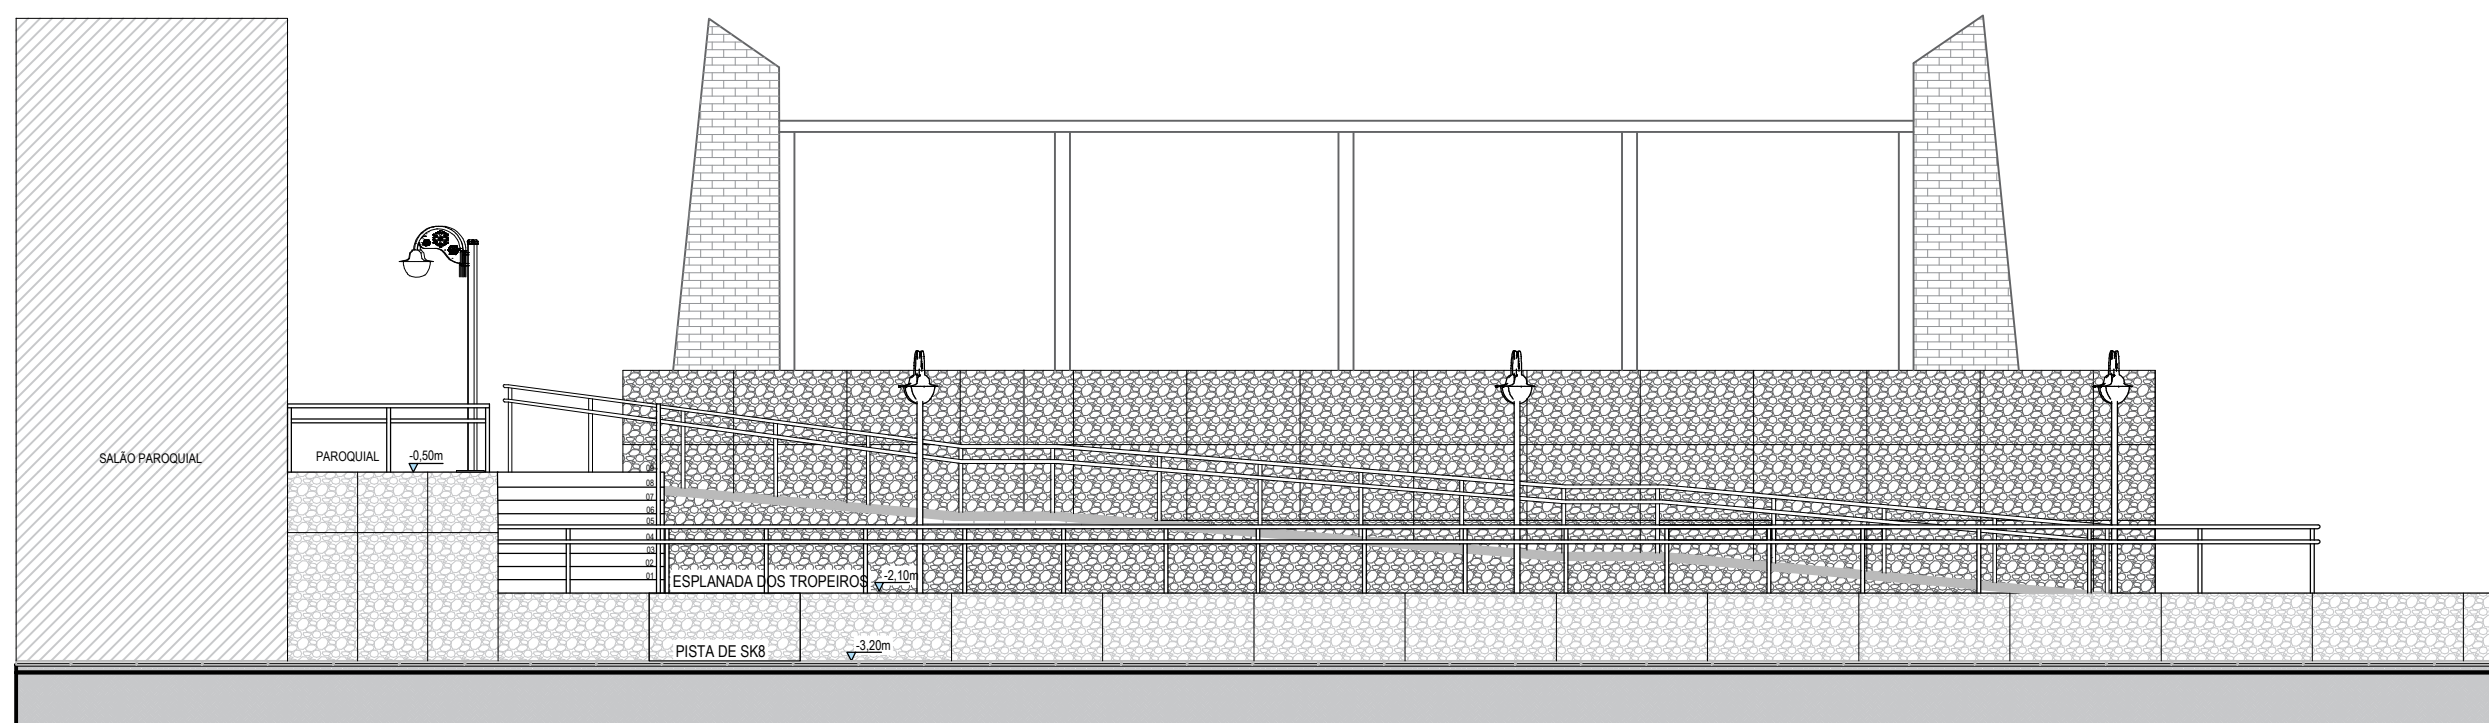


CORTE CC'
ESCALA: 1/100

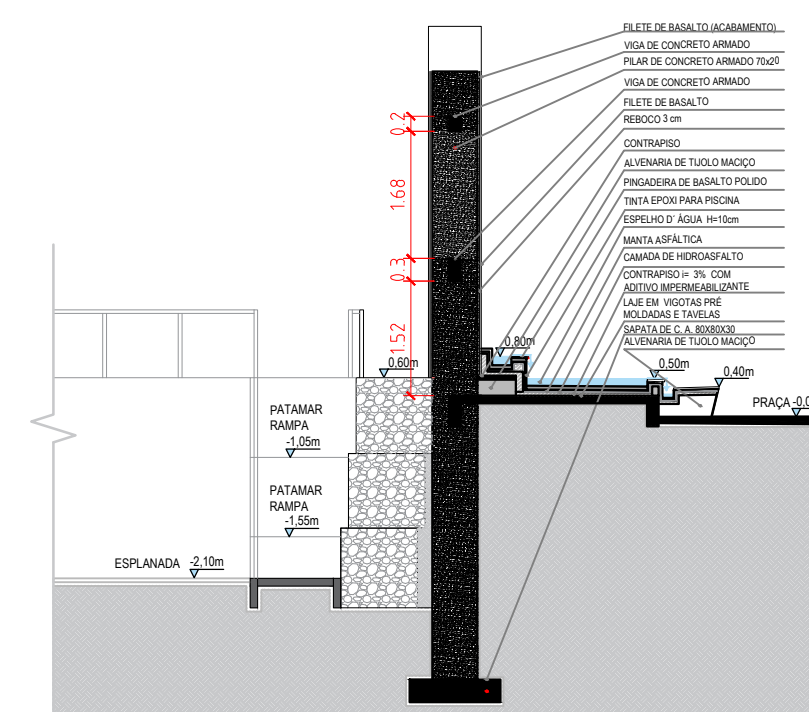


CORTE EE'
ESCALA: 1/100

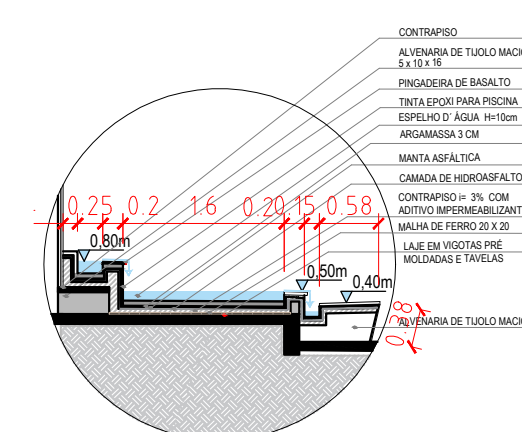

DETALHAMENTO ESPELHO D'ÁGUA
MONUMENTO
ESCALA: 1/75

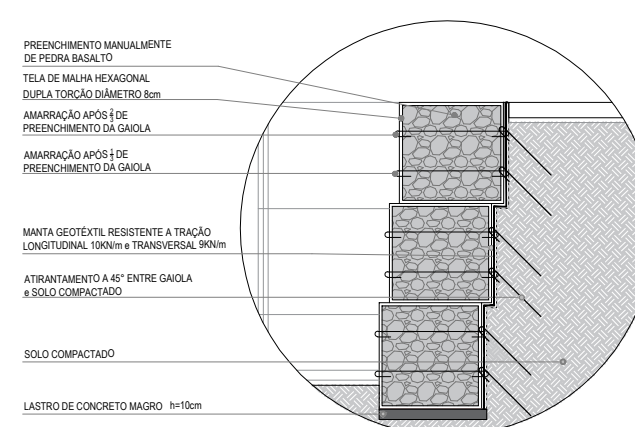



























DETALHAMENTO MURO GABIÃO
ESCALA: 1/75

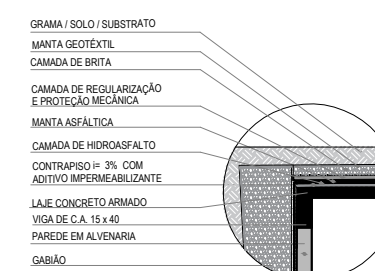

DETALHAMENTO
SANITÁRIOS/CASA DE MÁQUINAS
ESCALA: 1/75

PREFEITURA MUNICIPAL DE SÃO JOSÉ DOS AUSENTES - RS			
DISCRIMINAÇÃO			
Projeto da Praça Municipal Lucio Pereira Etapa 02			
PRANCHA	PREFEITO MUNICIPAL		
2/6	JOSÉ CARLOS PEREIRA BECKER Documento assinado digitalmente PAULO CESAR PEREIRA ROVARIS Data: 31/03/2026 11:31:44-0300 Verifique em https://validar.iti.gov.br		
ESCALA	DATA	RESPONSÁVEL TÉCNICO PROJETO	
Indicada	13/08/2025	Arquiteto Paulo Rovaris Cau A45261-0	
ÁREA	ASSUNTO		MODIFICAÇÃO
	Projeto urbanístico de praça cortes AA',BB', CC', EE', detalhamentos e imagens de referência		
	ARQUIVO		
	Praça Ausentes_Arquitetônico		
Contato: (54) 3698-5400 Ramal: 219 e-mail: planejamento@saojosedosausentes.rs.gov.br			

PRAÇA MUNICIPAL LUCIO PEREIRA - TRECHO 02 - ETAPA 01

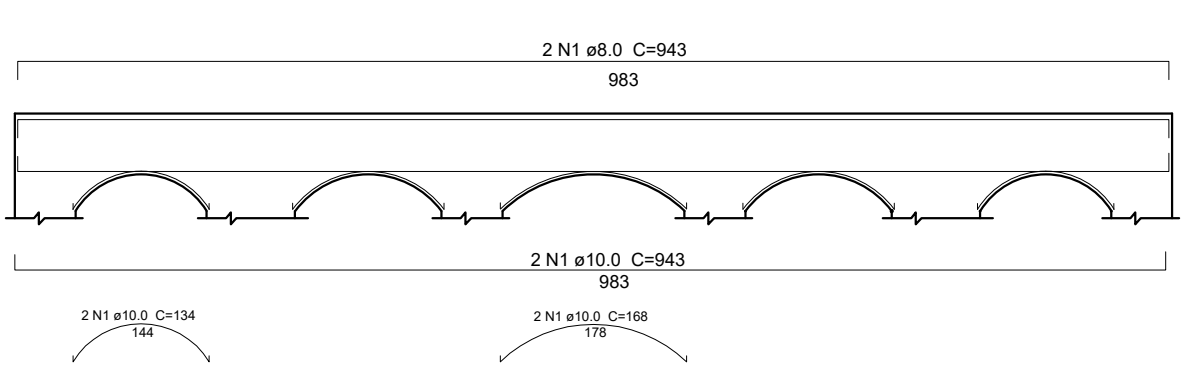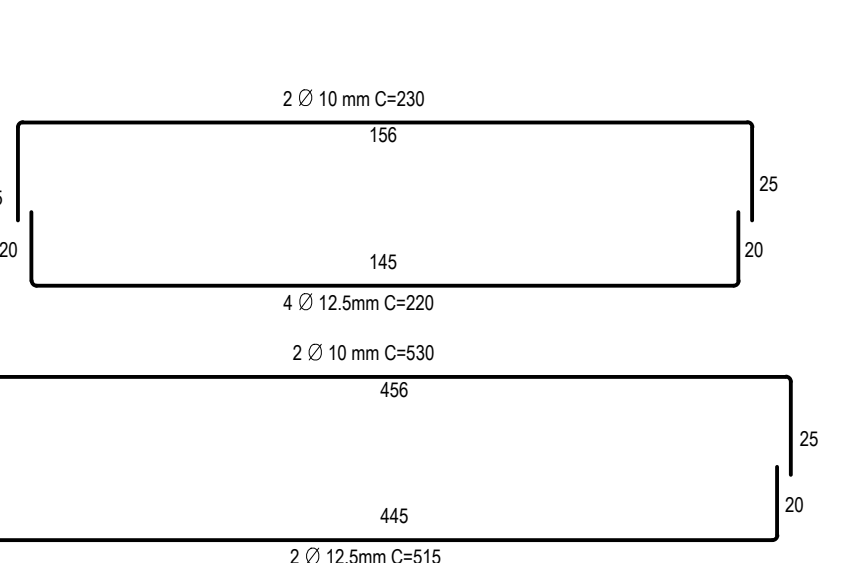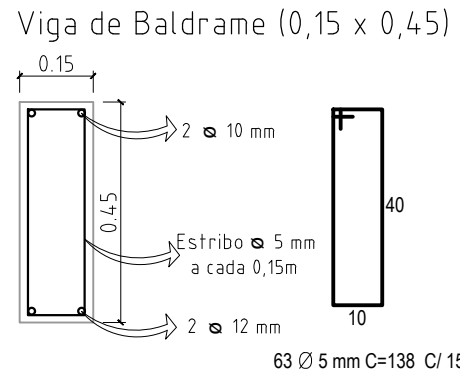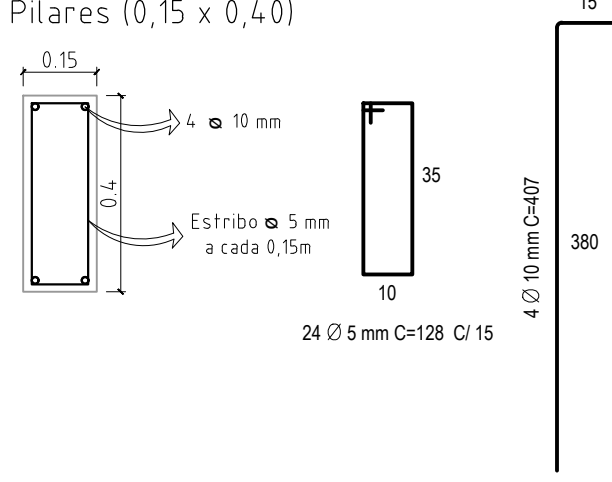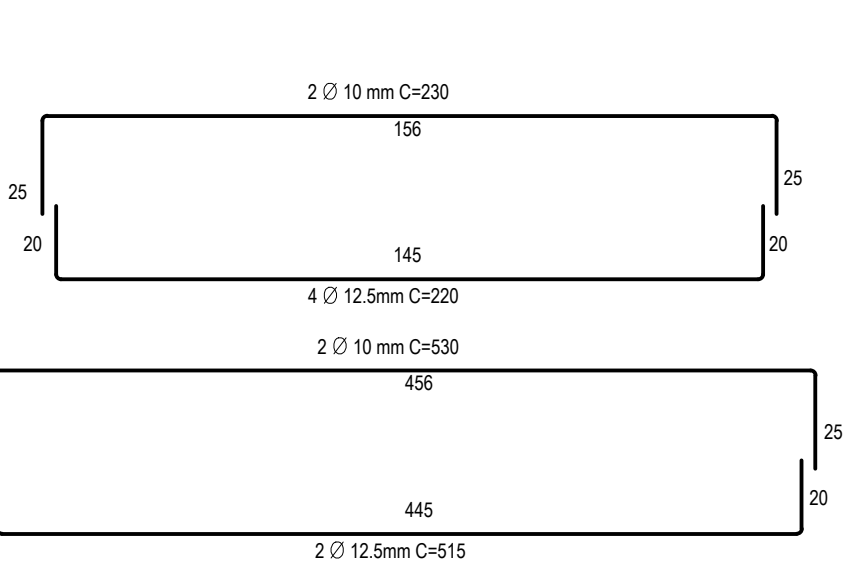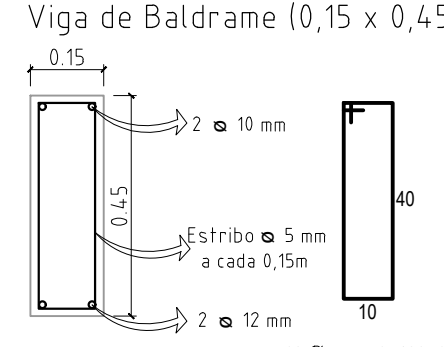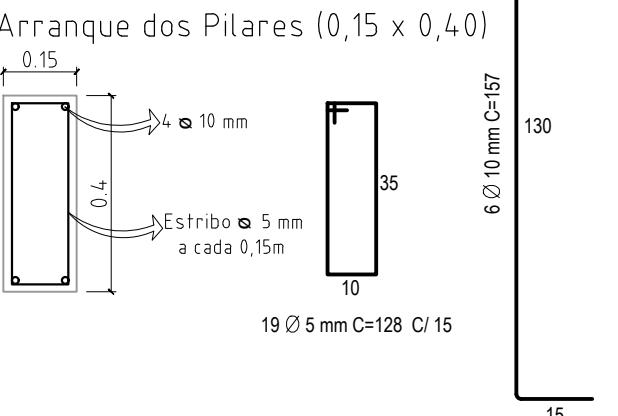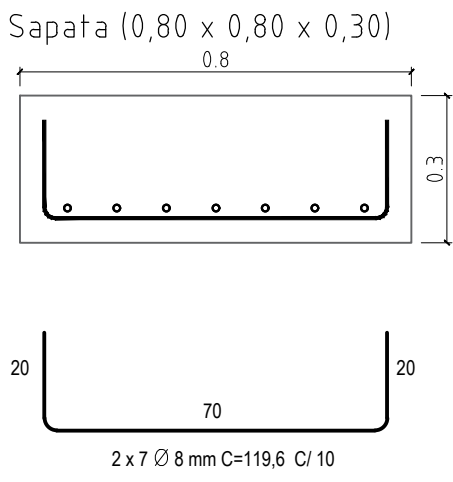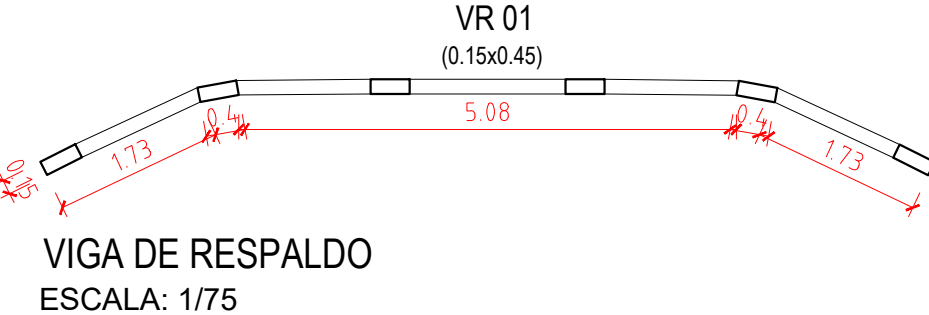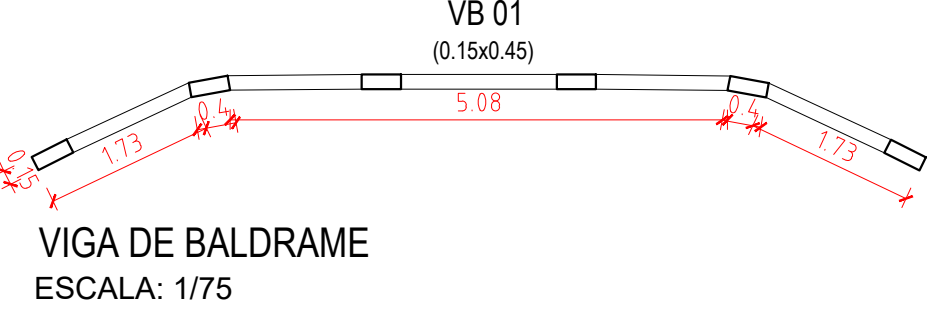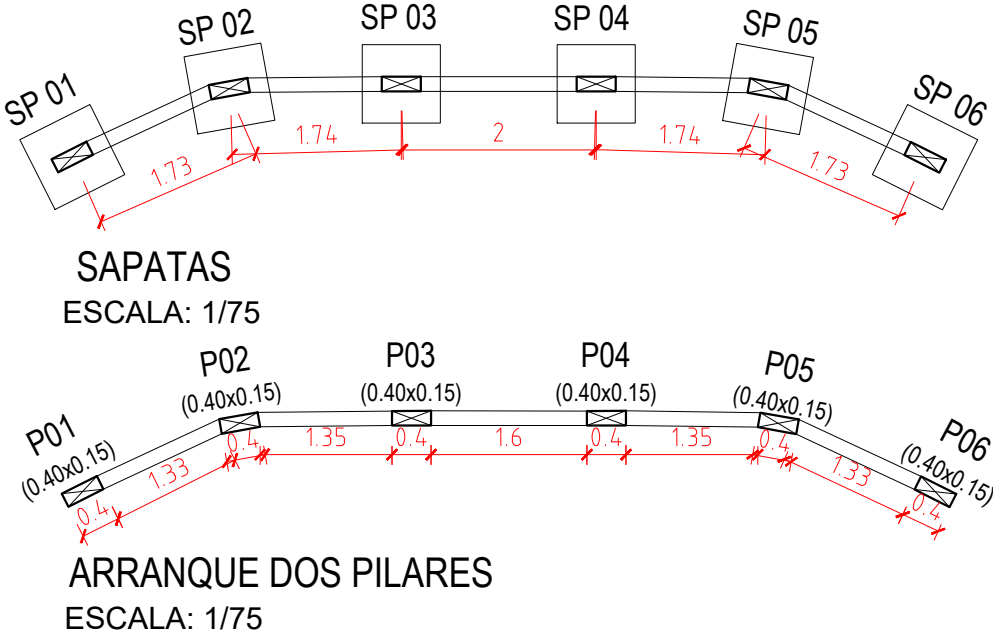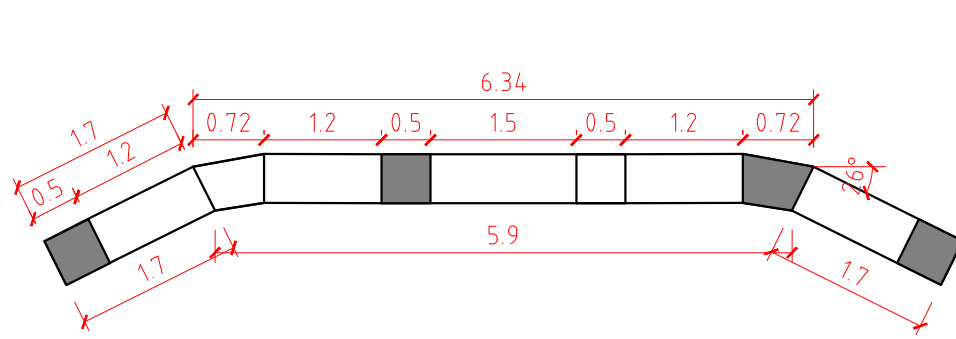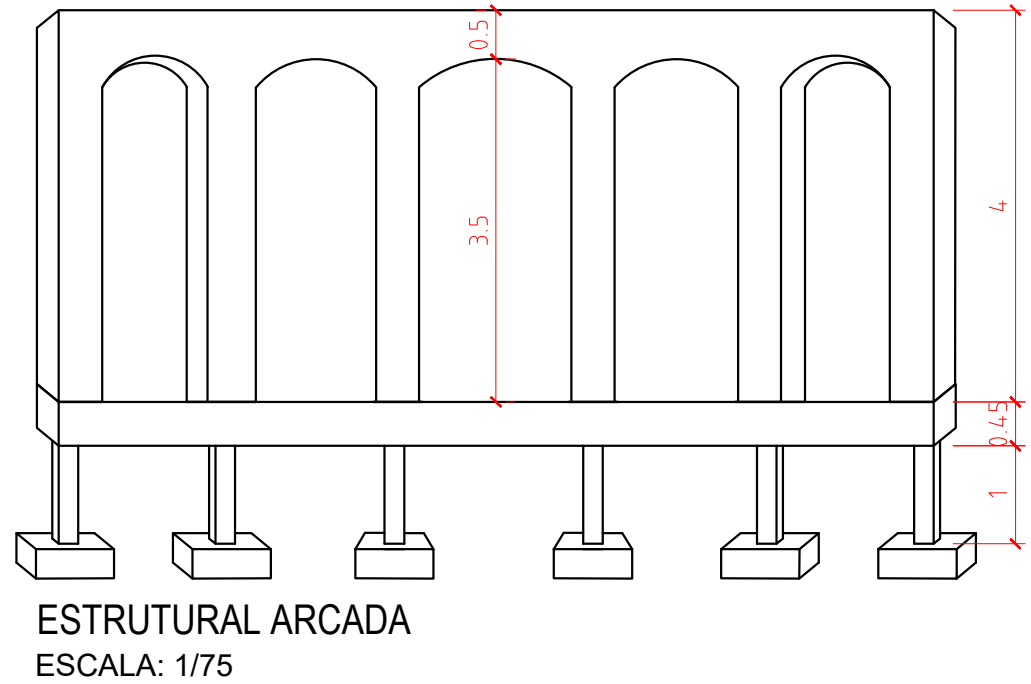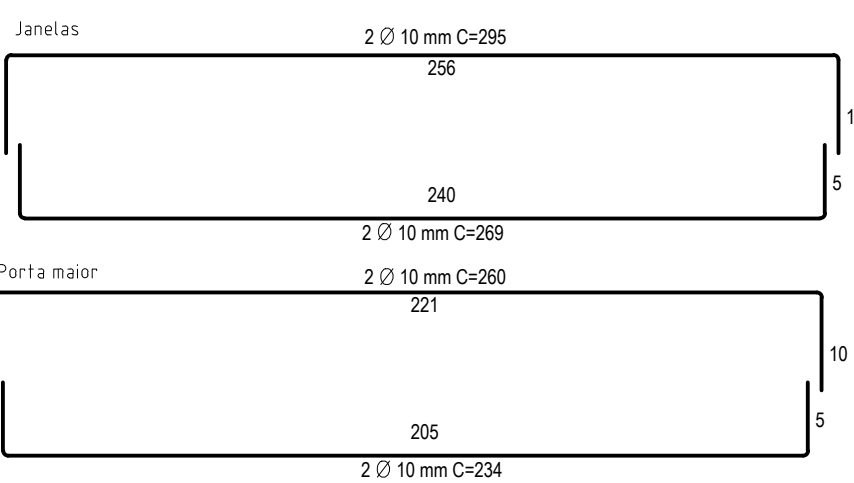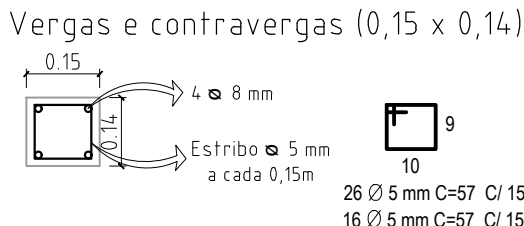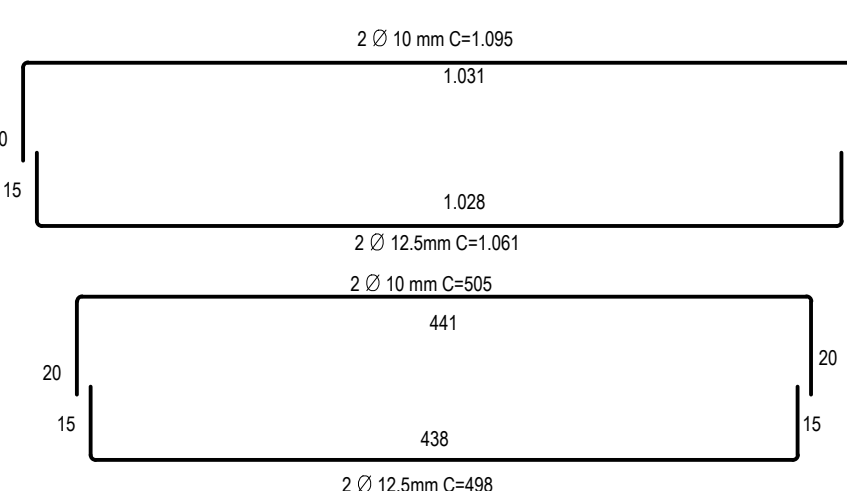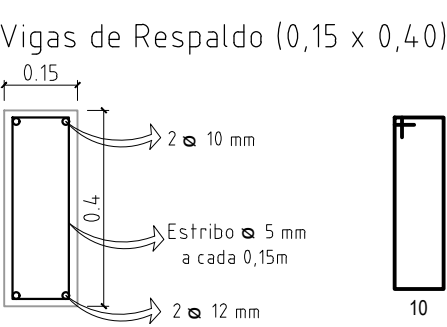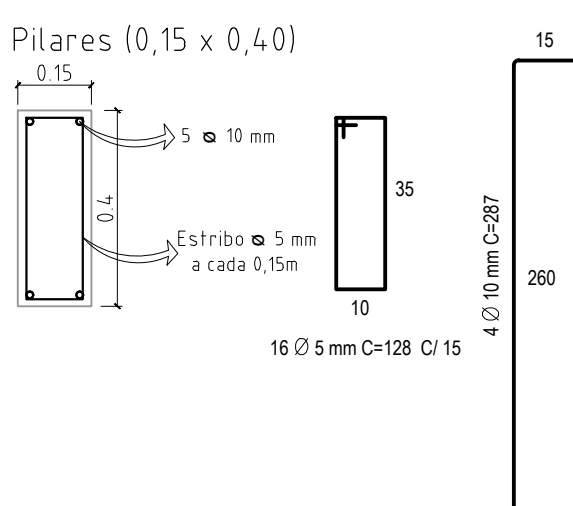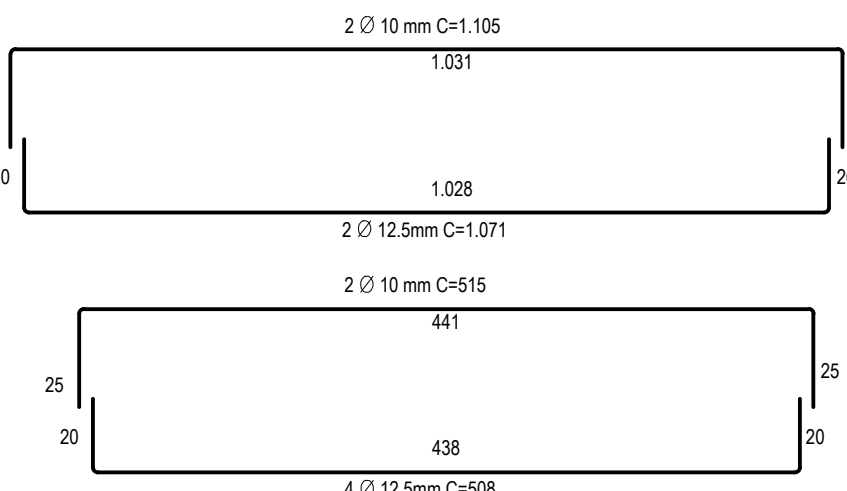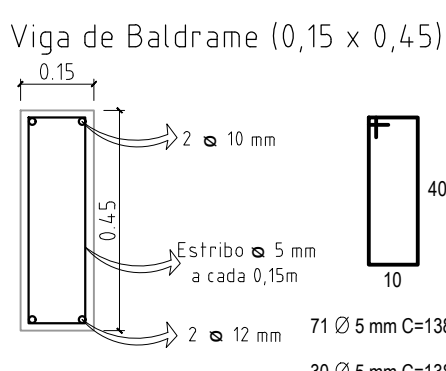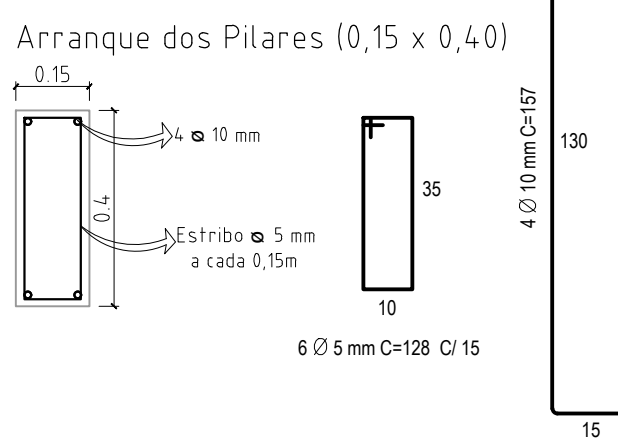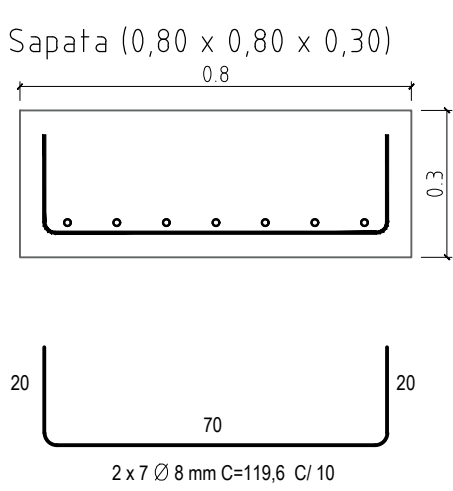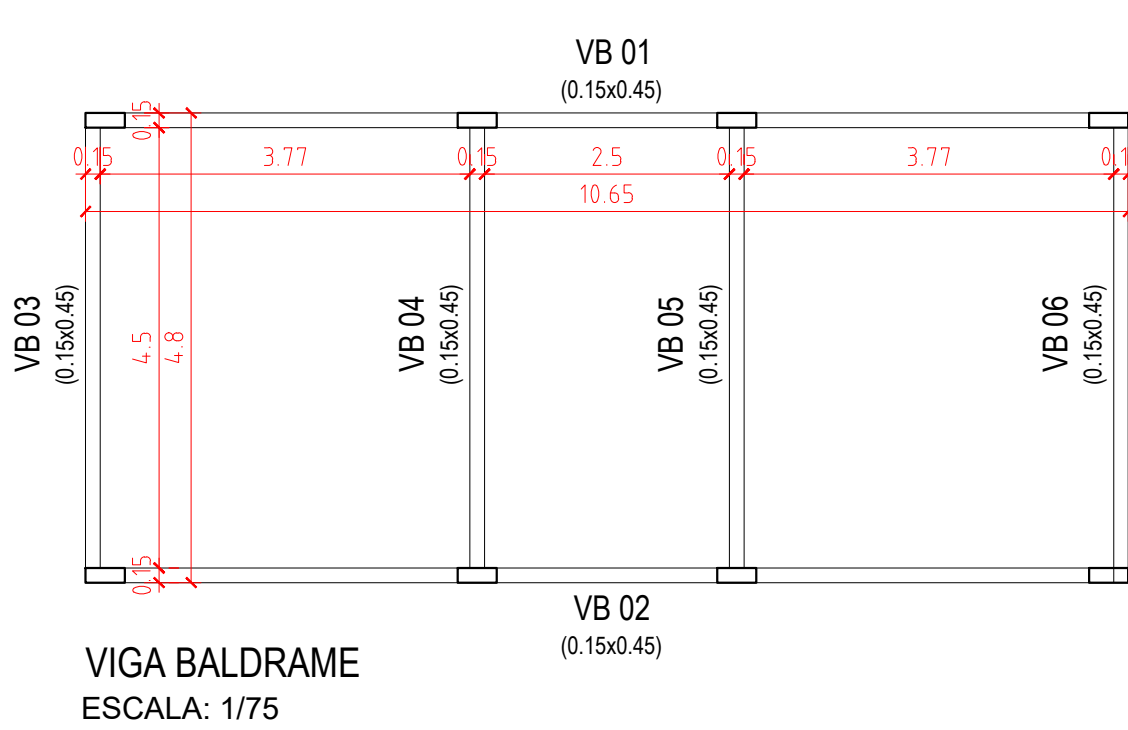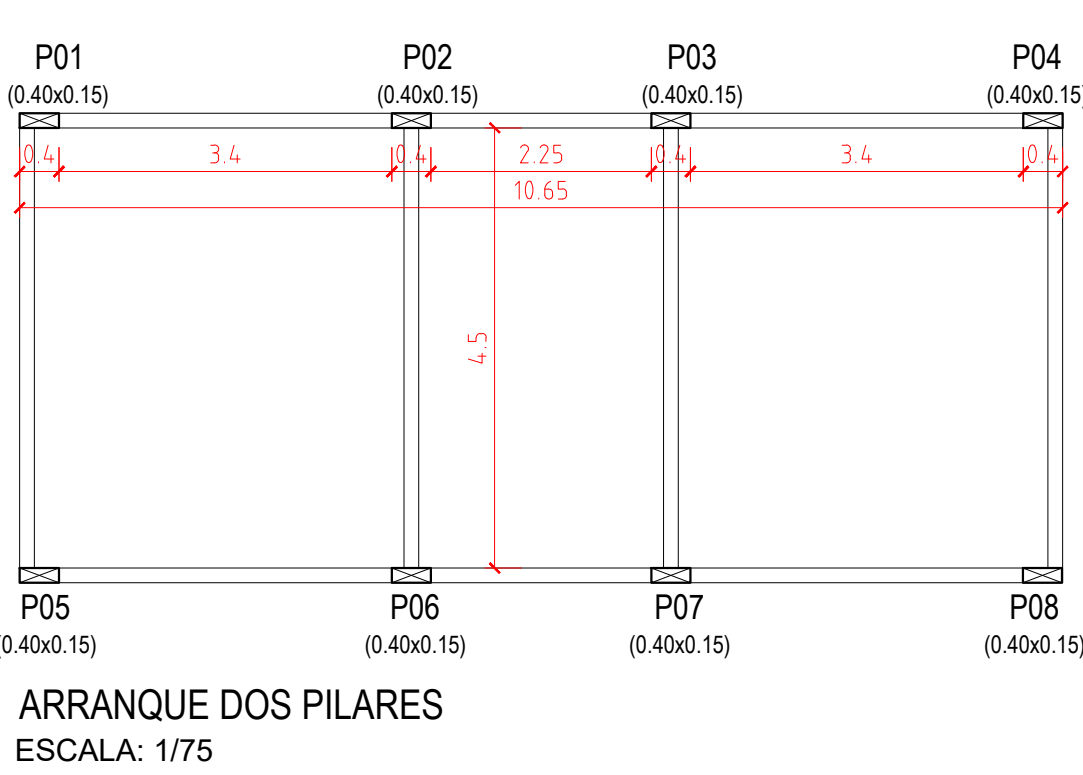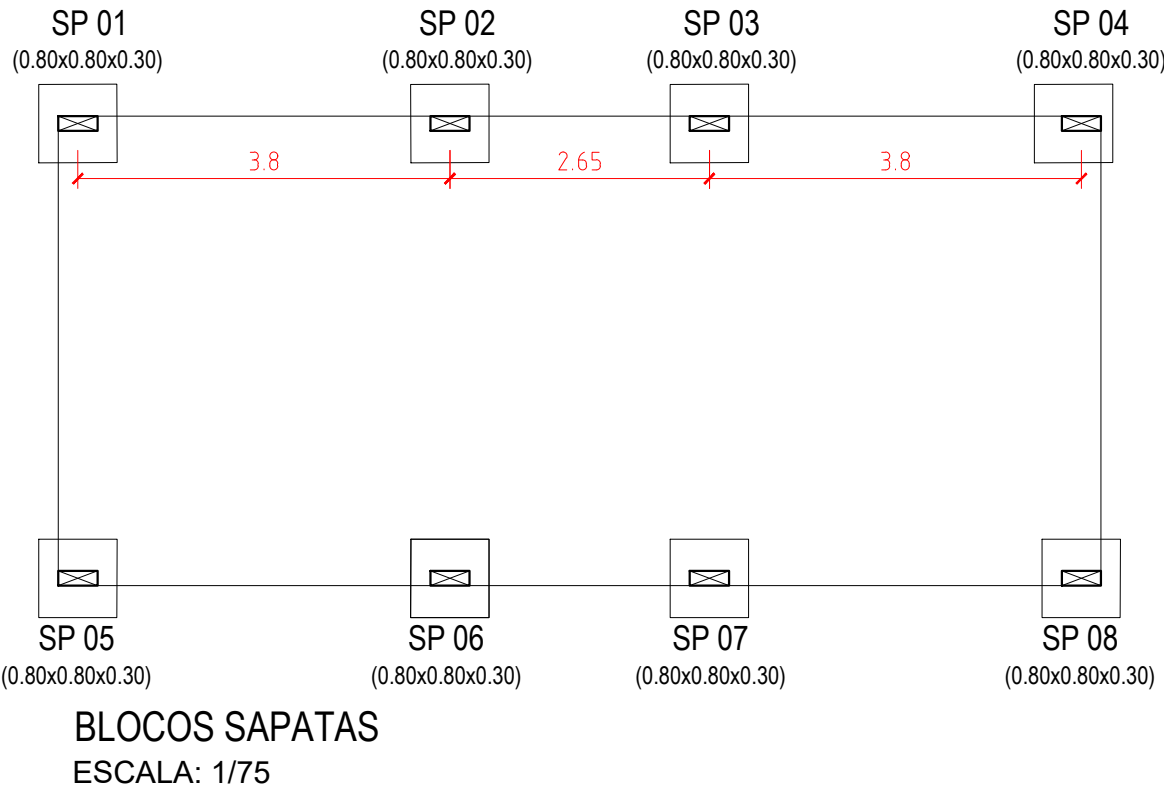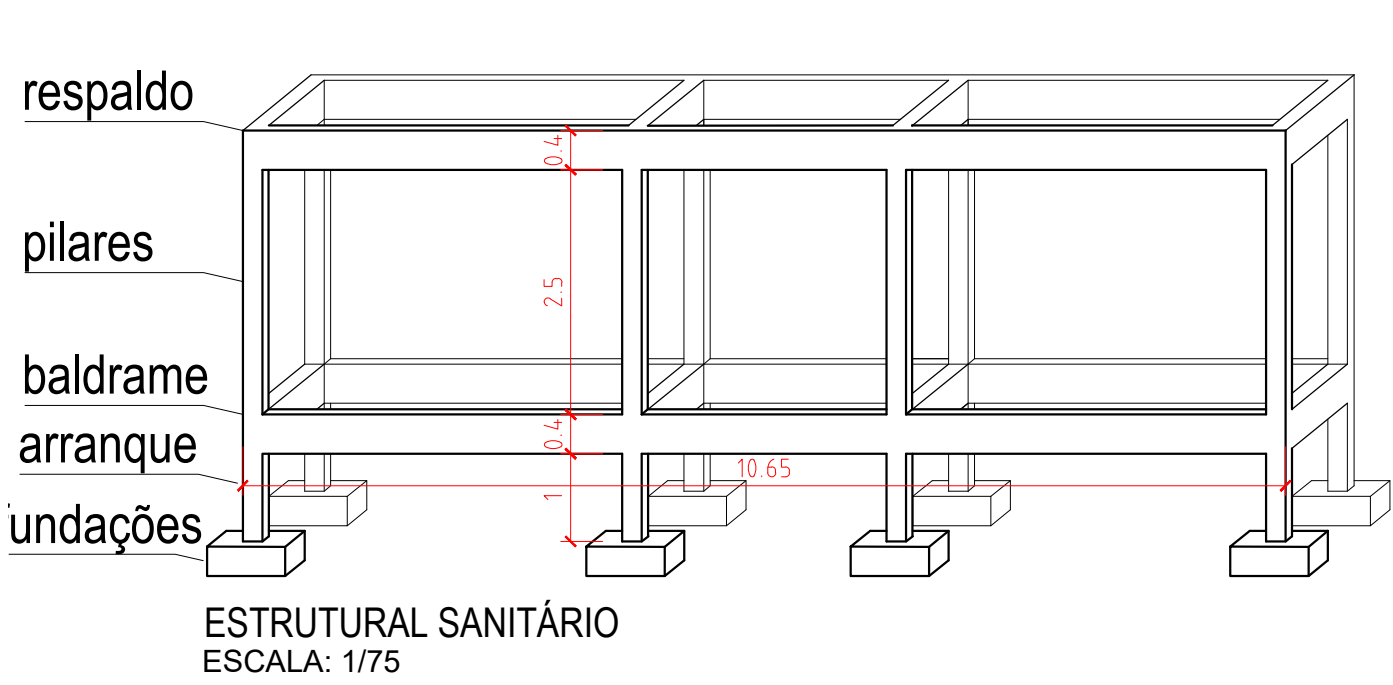

LEGENDA

- Pilar que nasce
- Pilar que segue
- Pilar que morre

PREFEITURA MUNICIPAL DE SÃO JOSÉ DOS AUSENTES - RS

Projeto da Praça Municipal Lucio Pereira Etapa 02

5/6

DISCRIMINAÇÃO

PRANCHA

ASSUNTO

DATA


ARQUIVO

MODIFICAÇÃO


Contato: (54) 3698-5400 Ramal: 219 e-mail: planejamento@sãojosedosausentes.rs.gov.br

Direitos Autorais Reservados ao Autor L.F. nº 5.194


PRAÇA MUNICIPAL LUCIO PEREIRA - TRECHO 02 - ETAPA 01

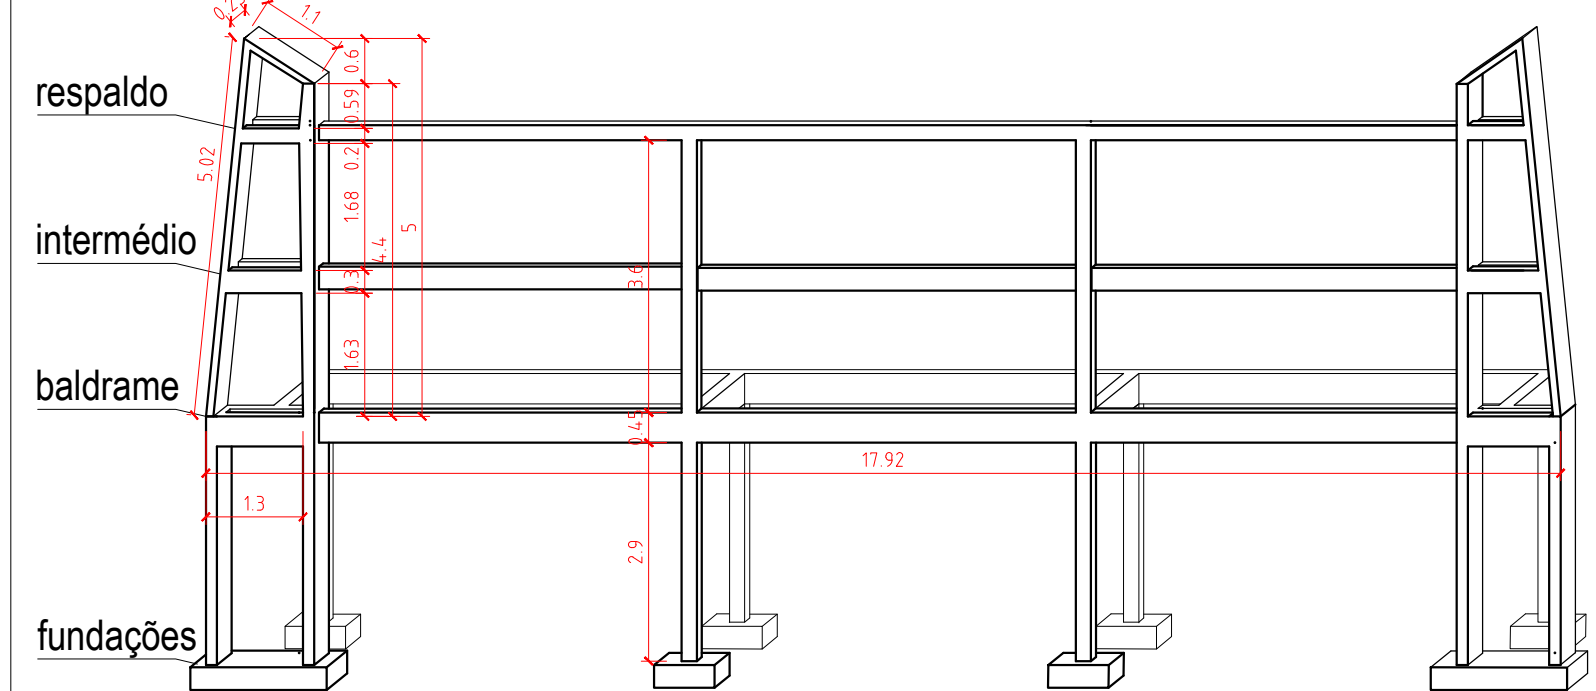


ESTRUTURAL MONUMENTO / MURAL
ESCALA: 1/100

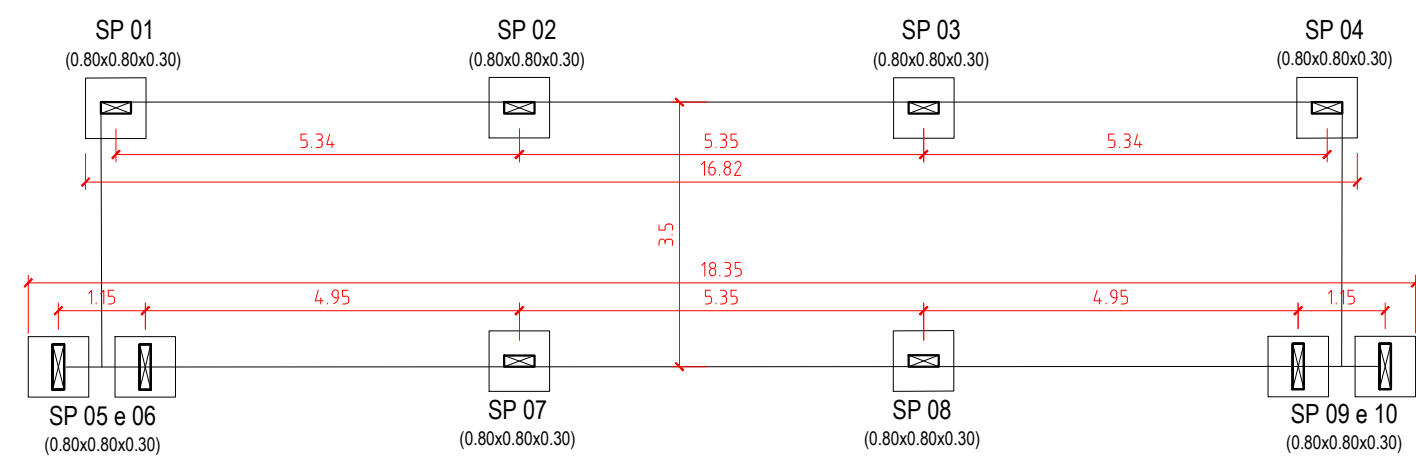


BLOCOS SAPATAS
ESCALA: 1/100

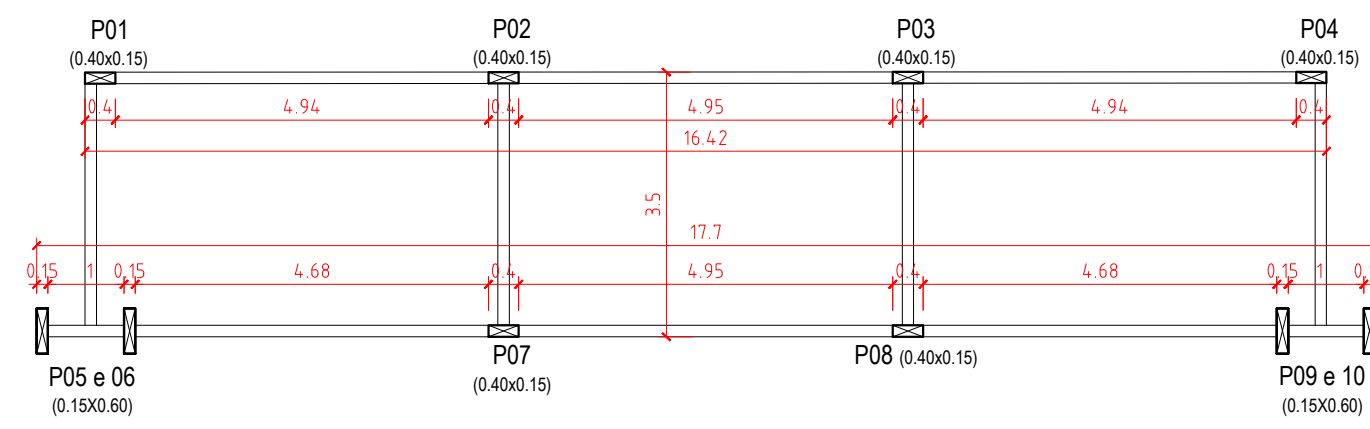


ARRANQUE DOS PILARES
ESCALA: 1/100

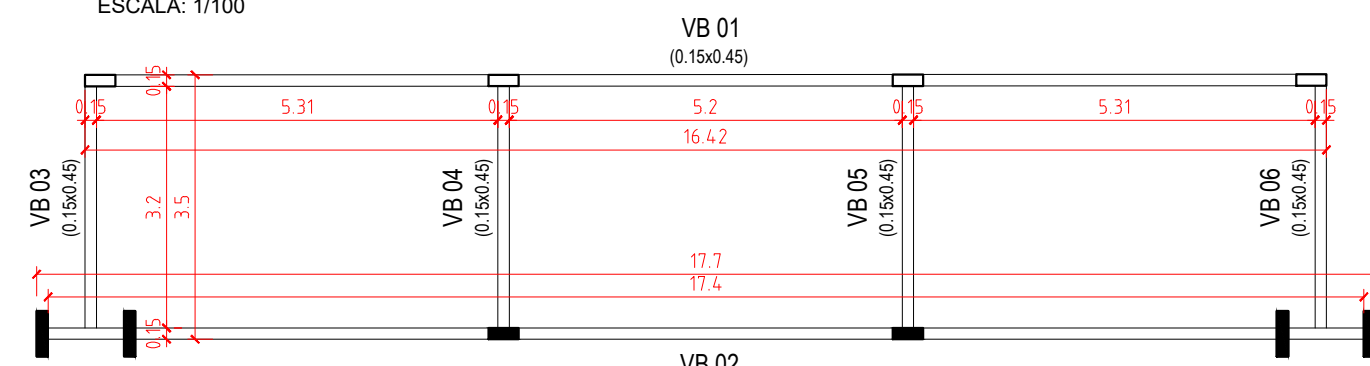









VIGA BALDRAME
ESCALA: 1/100

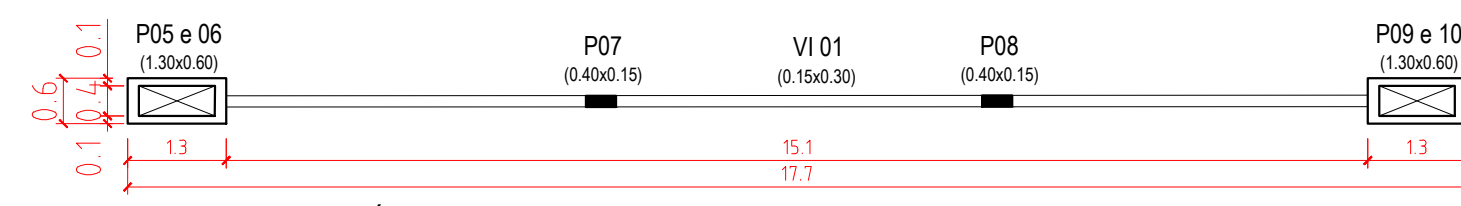

VIGA INTERMEDIÁRIA
ESCALA: 1/100

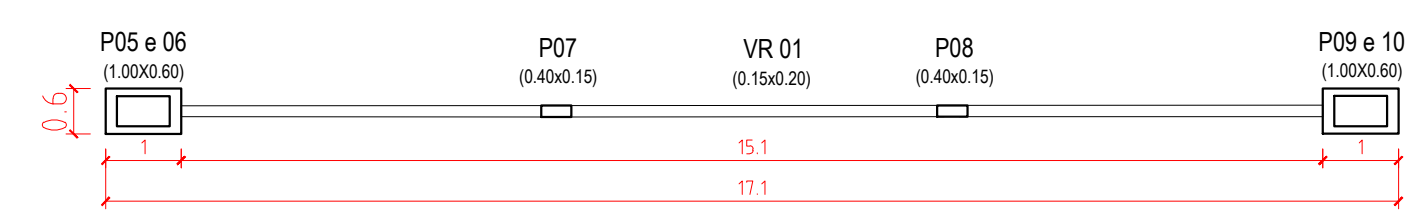

VIGA RESPALDO
ESCALA: 1/100

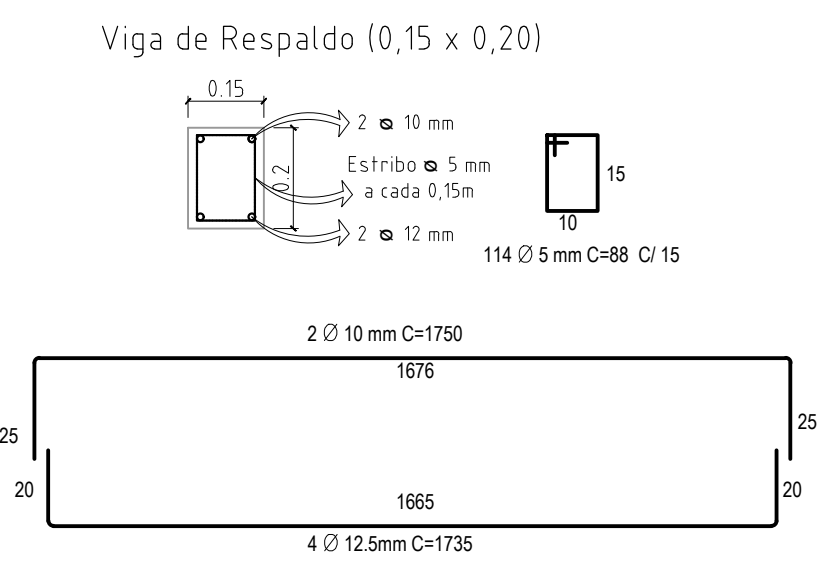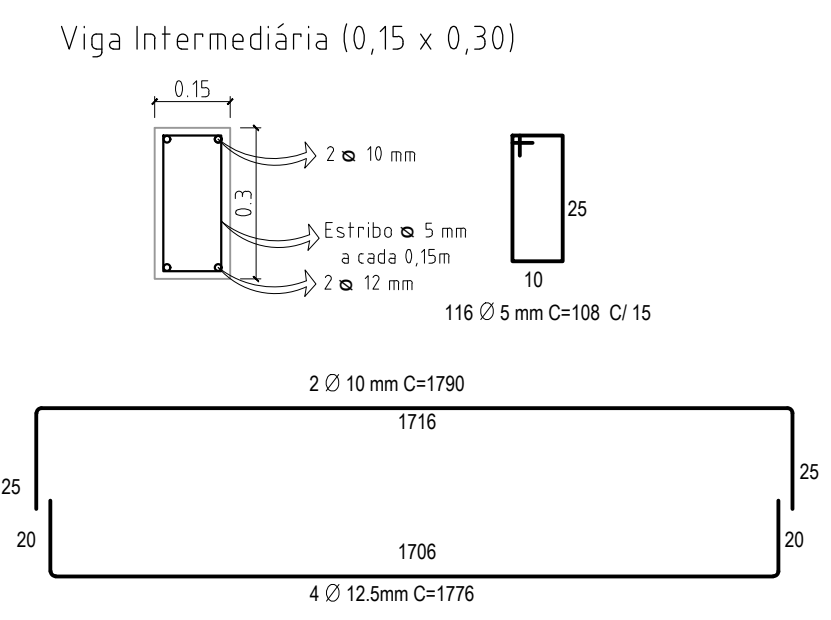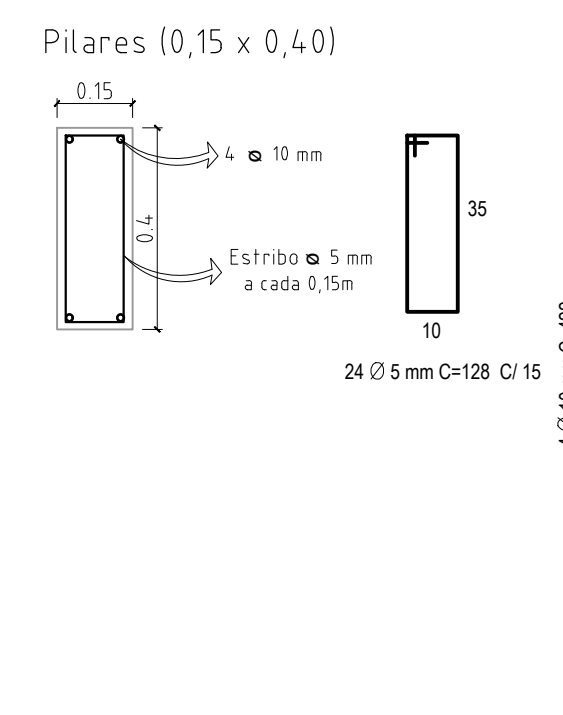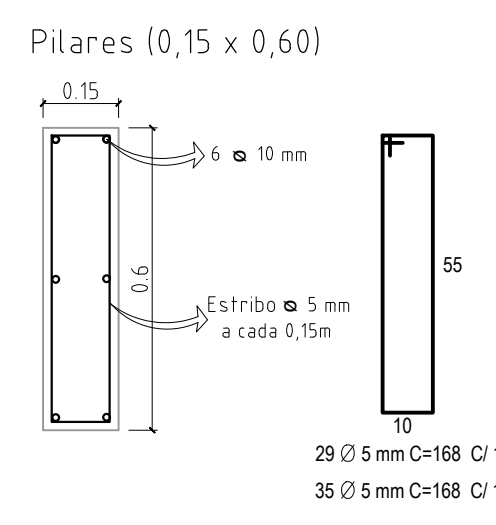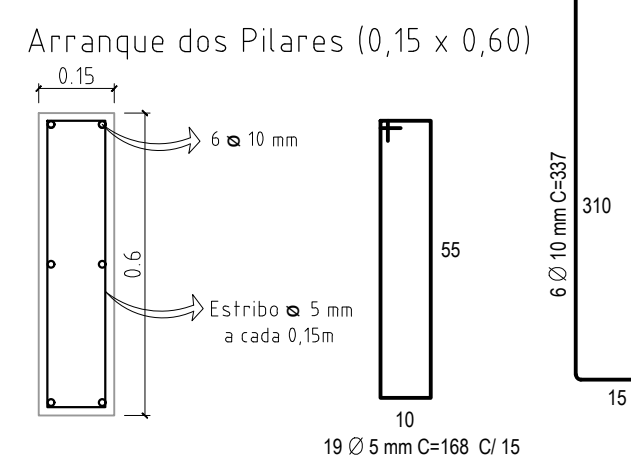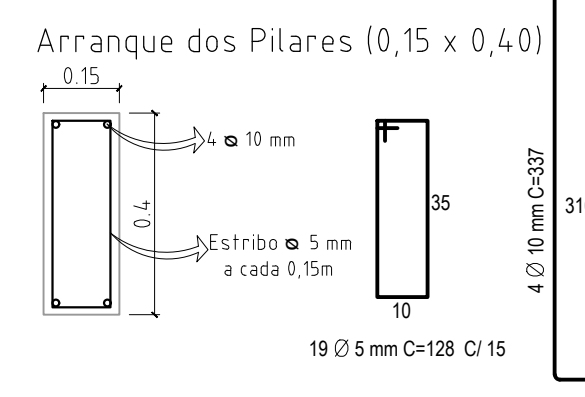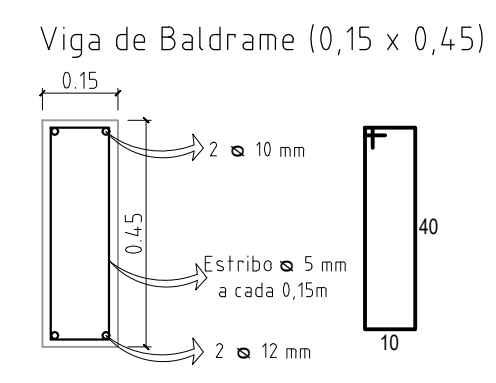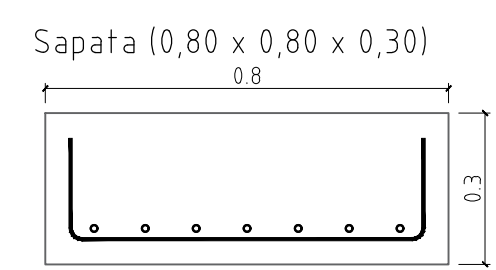

LEGENDA

Pilar que nasce


Pilar que segue

Pilar que morre


PREFEITURA MUNICIPAL DE SÃO JOSÉ DOS AUSENTES - RS			
DISCRIMINAÇÃO			
Projeto da Praça Municipal Lucio Pereira Etapa 02			
PRANCHA		PREFEITO MUNICIPAL	
4 / 6		JOSÉ CARLOS PEREIRA RECKFR	
ESCALA		RESPONSÁVEL TÉCNICO PROJETO	
Indicada		PAULO CESAR PEREIRA ROVARIS	
DATA		Data: 31/03/2025 11:37:12-0300	
ÁREA		Verifique em https://validar.iti.gov.br	
		Arquiteto Paulo Rovaris Cau A45261-0	
ASSUNTO		ARQUIVO	
Projeto urbanístico de praça		Praça Ausentes_Arquitetônico	
MODIFICAÇÃO			
Contato: (54) 3698-5400 Ramal: 219 e-mail: planejamento@sãojosedosausentes.rs.gov.br			

Direitos Autorais Reservados ao Autor LF nº 5.194

PRAÇA MUNICIPAL LUCIO PEREIRA - TRECHO 02 - ETAPA 01

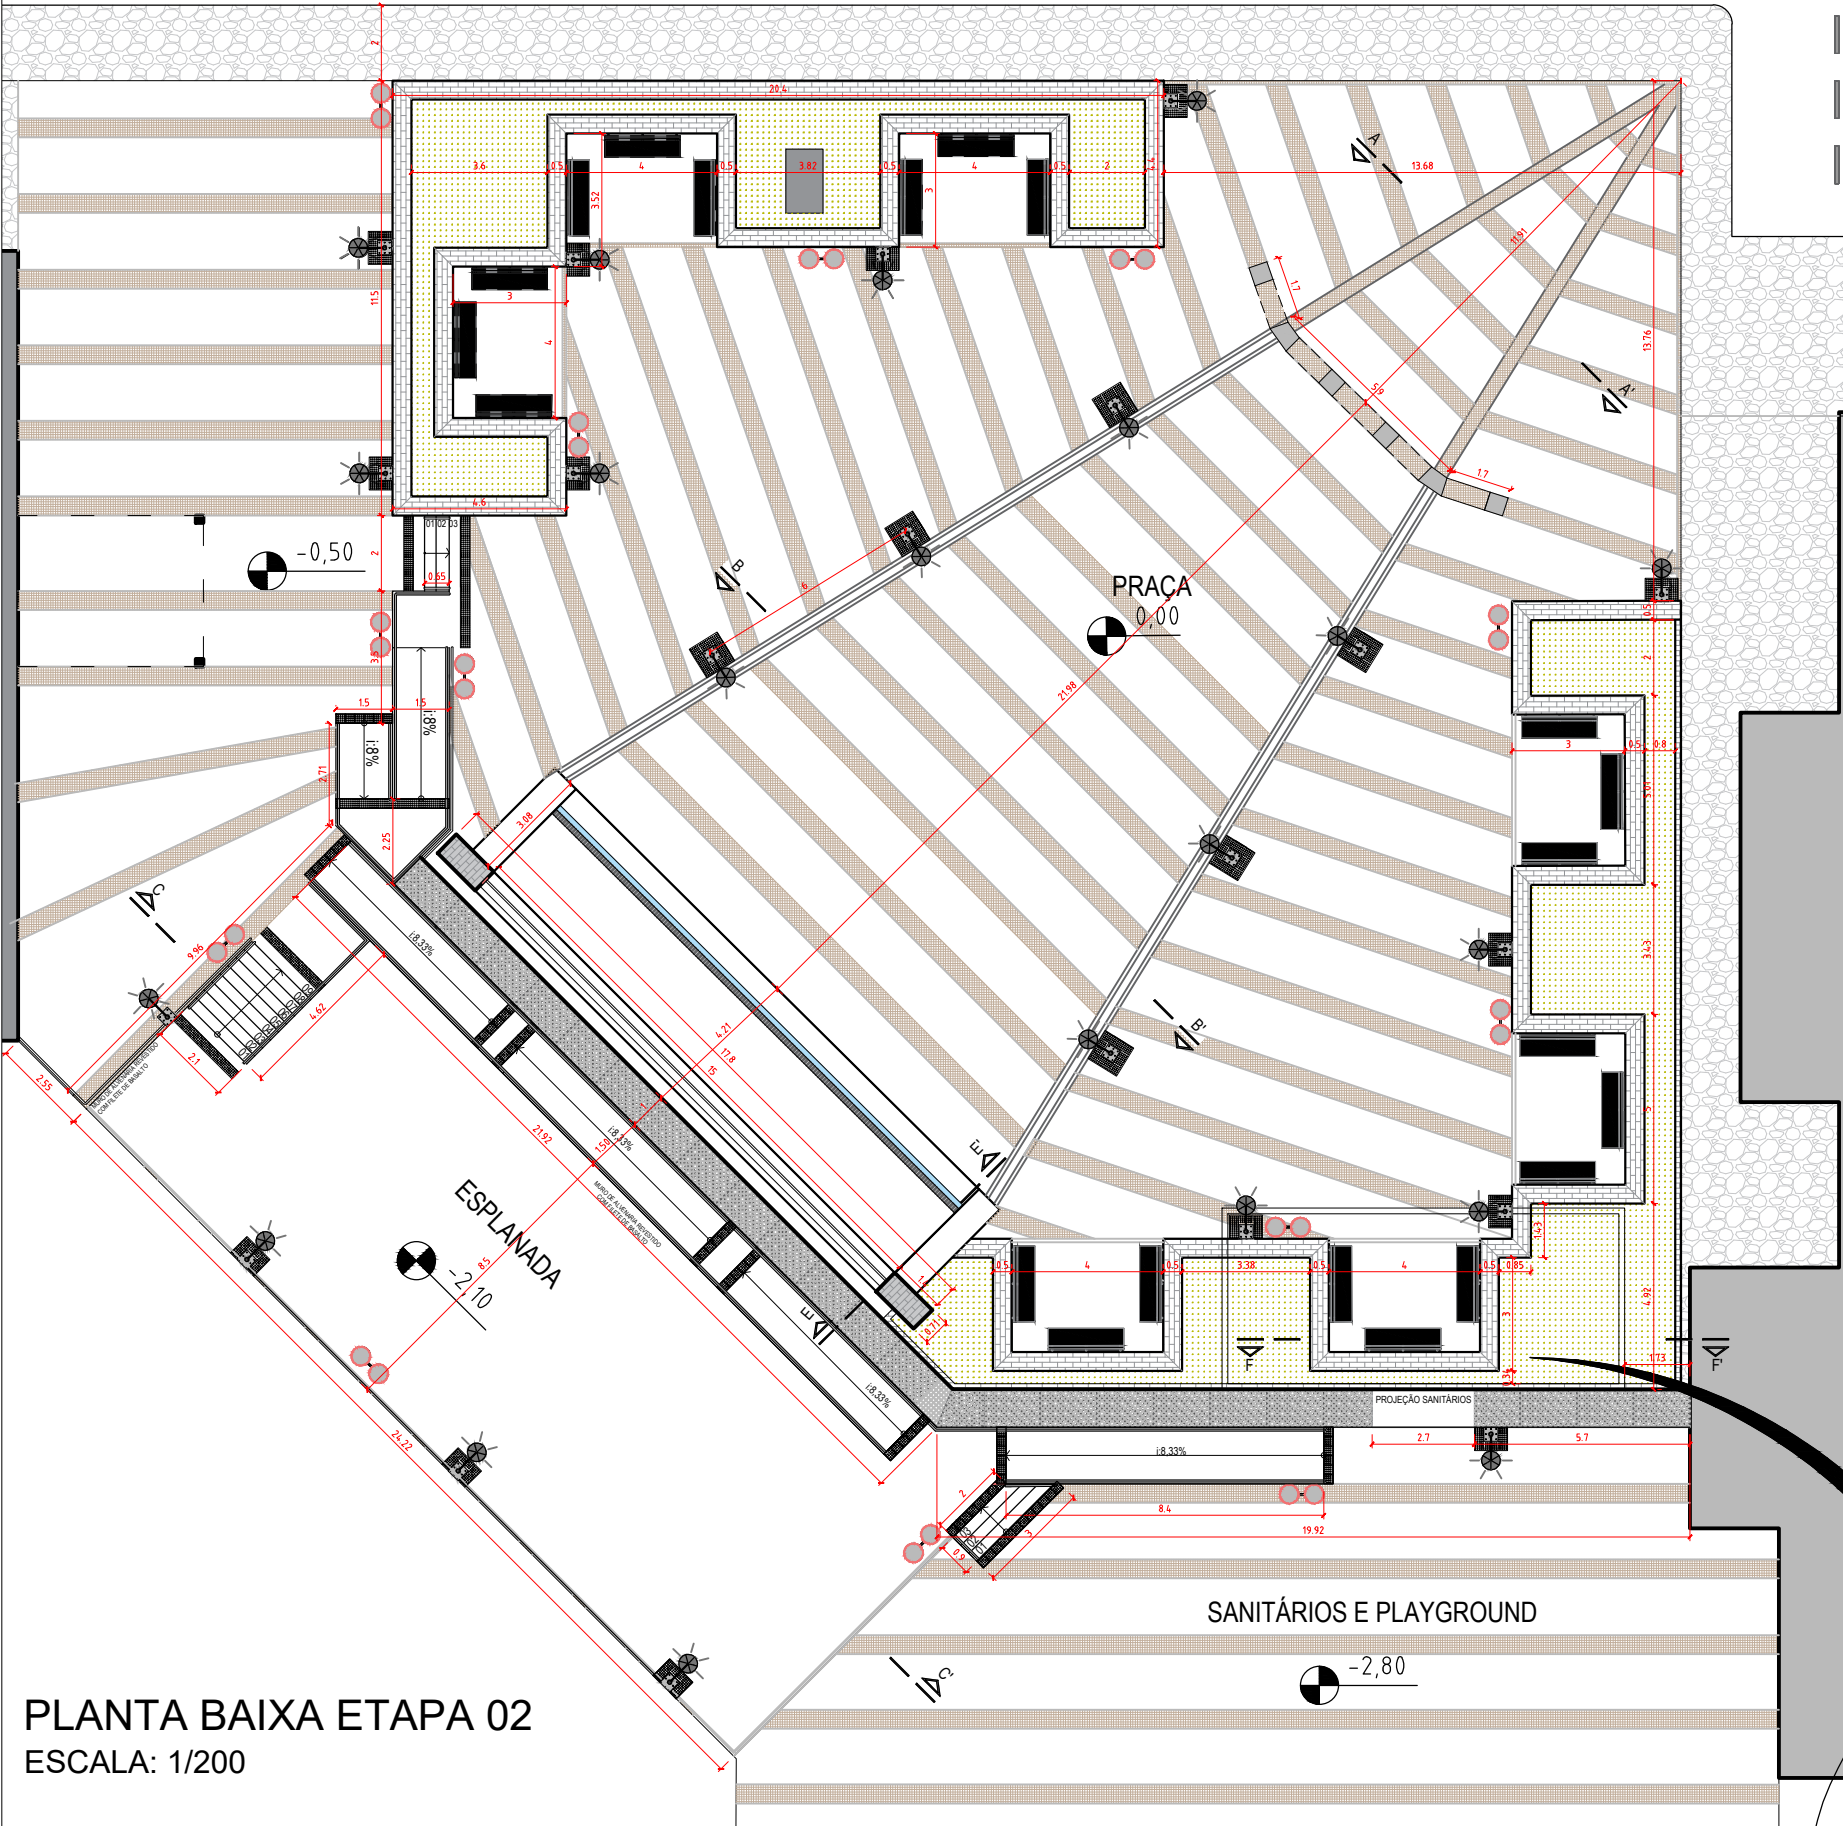

PLANTA BAIXA ETAPA 02
ESCALA: 1/200

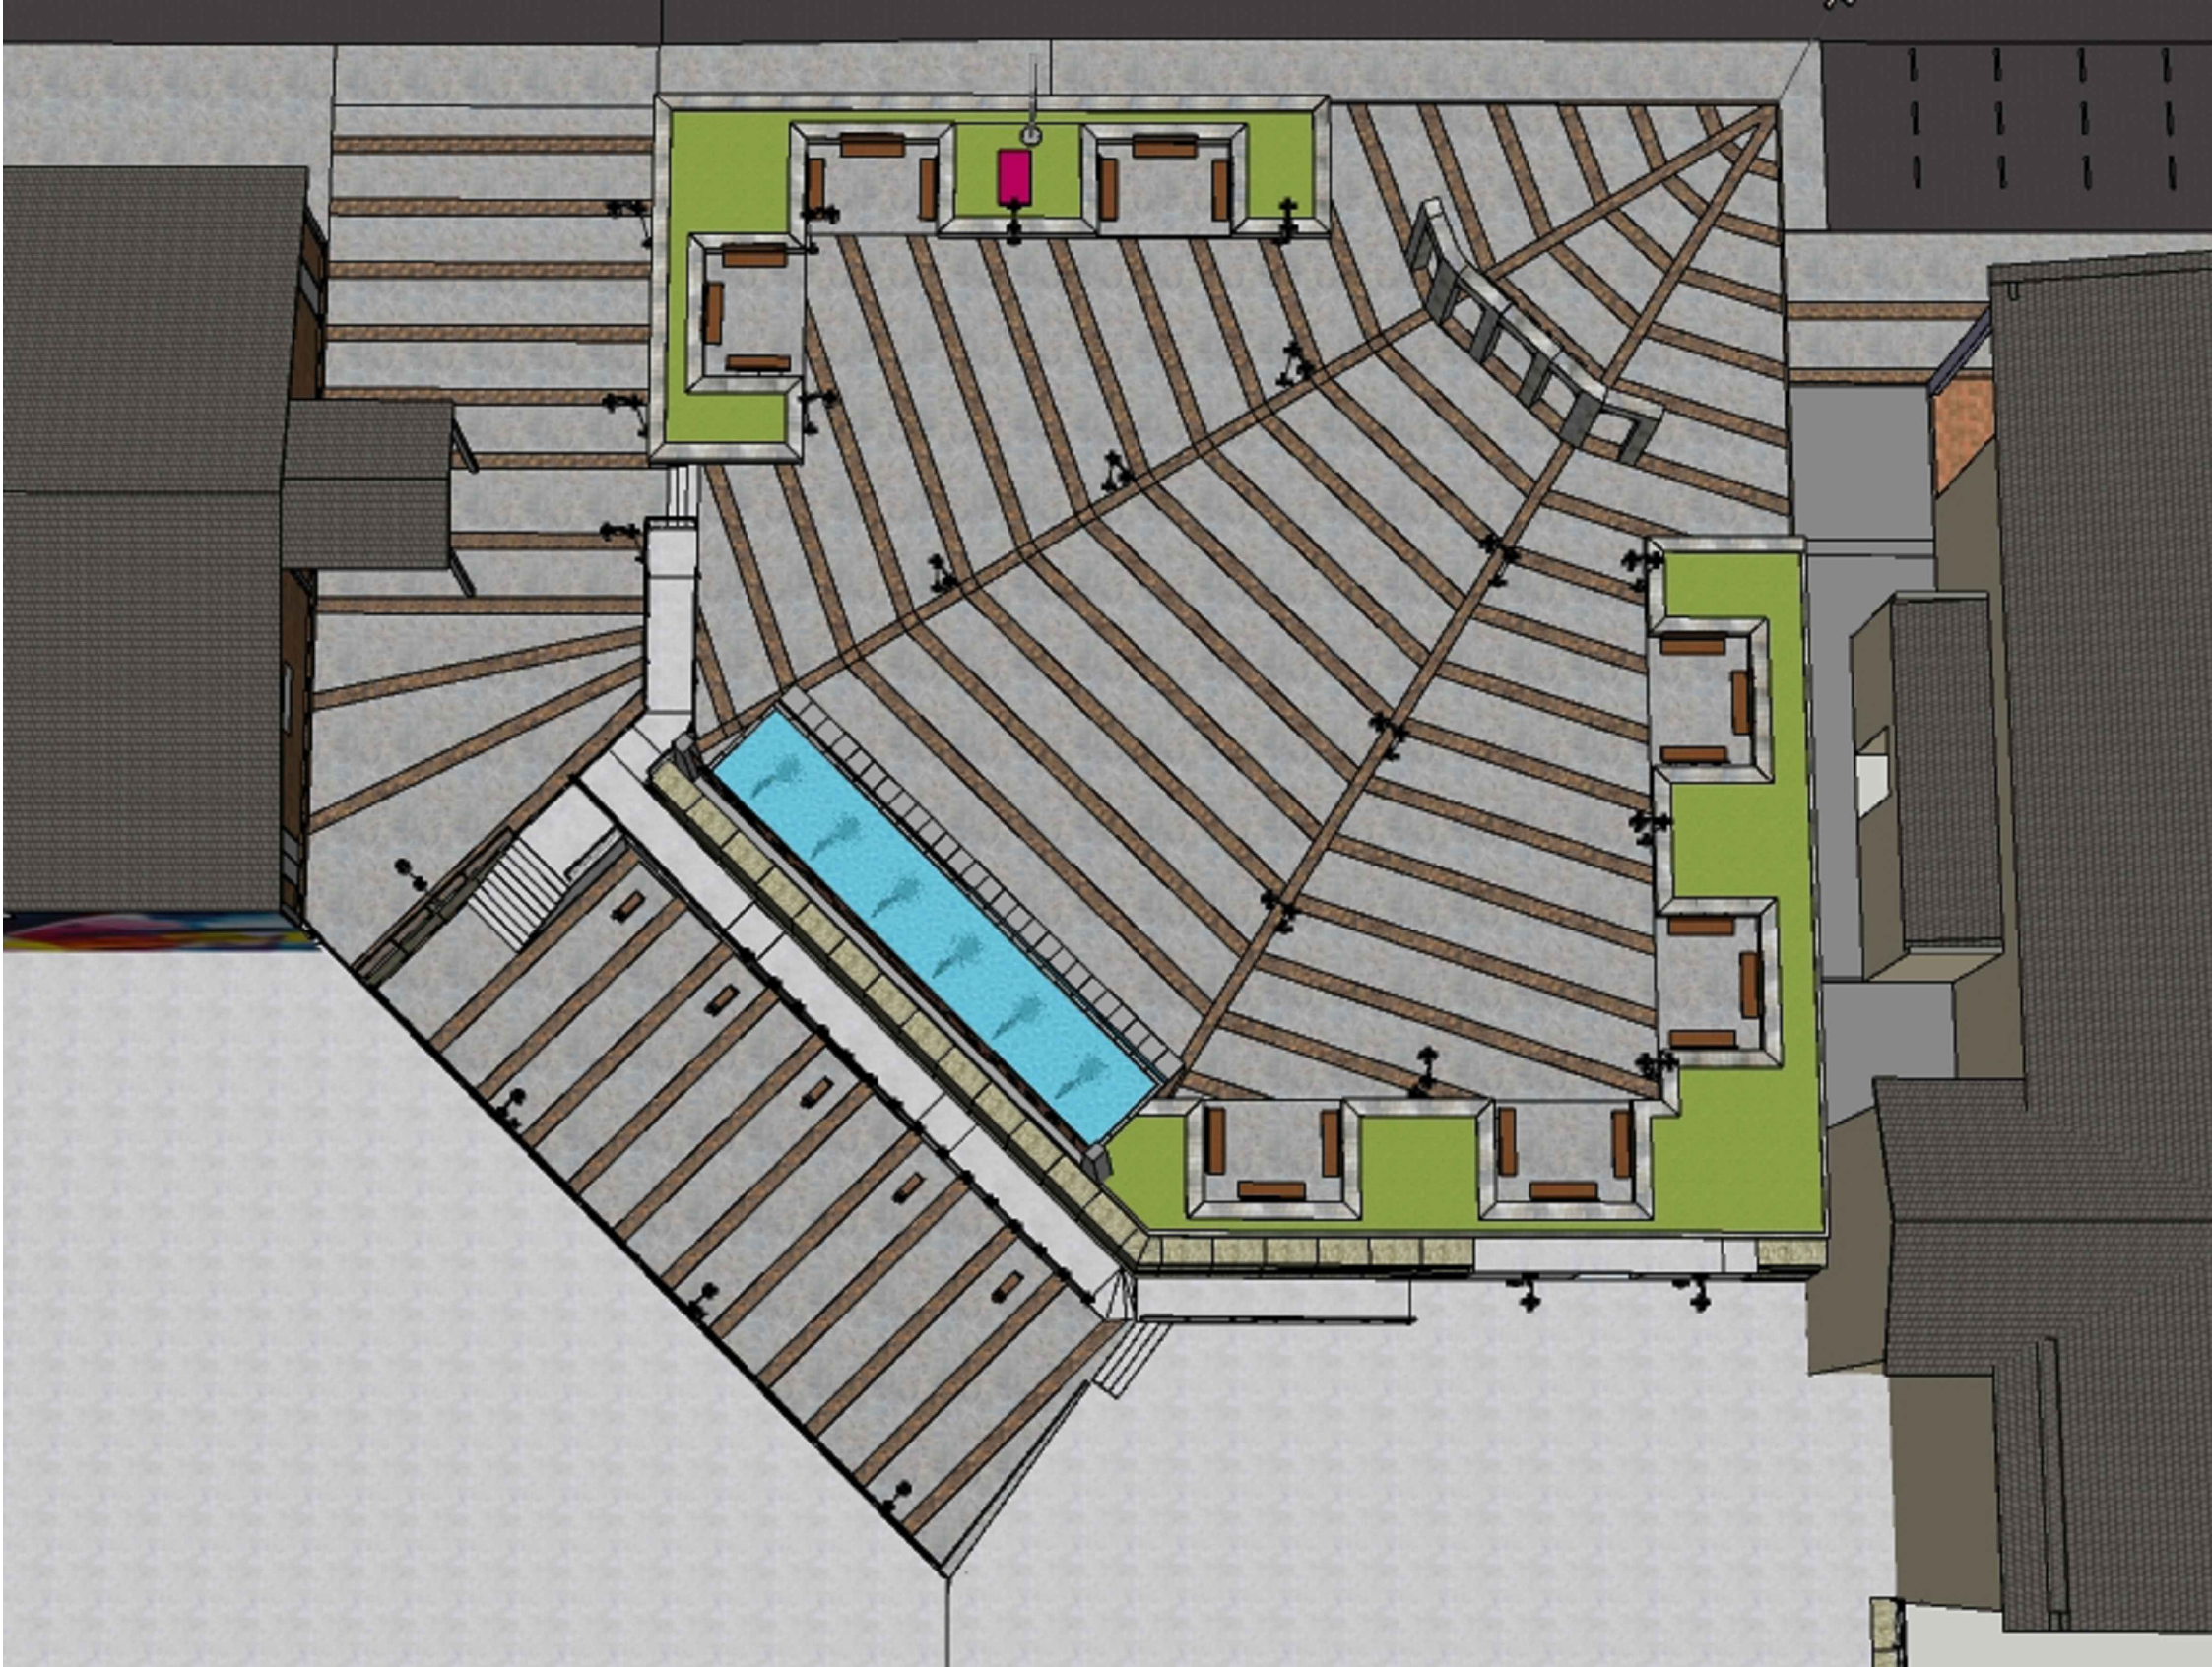

PLANTA BAIXA ILUSTRATIVA
ESCALA: SEM ESCALA


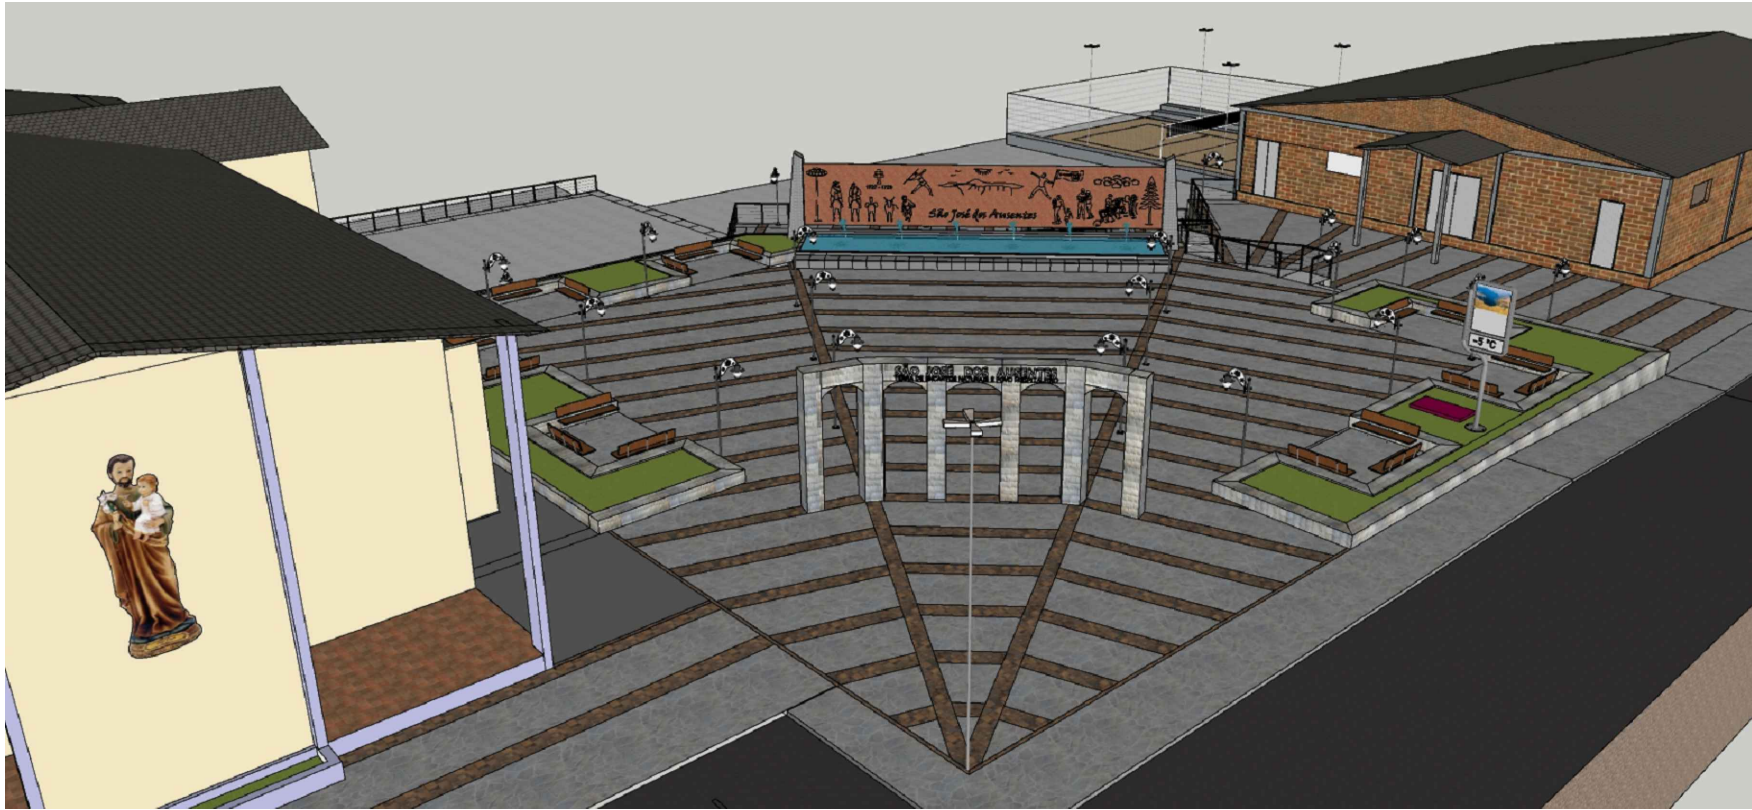


IMAGEM ATUAL DA PRAÇA
ESCALA: SEM ESCALA

PREFEITURA MUNICIPAL DE SÃO JOSÉ DOS AUSENTES - RS			
DISCRIMINAÇÃO			
Projeto da Praça Municipal Lucio Pereira Etapa 02			
PRANCHA		PREFEITO MUNICIPAL	
1/6		JOSÉ CARLOS PEREIRA BECKER	
ESCALA		RESPONSÁVEL TÉCNICO PROJETO	
Indicada		PAULO CESAR PEREIRA ROVARIS	
DATA		Data: 31/03/2026 11:40:05-0300	
13/08/2025		Verifique em https://validar.it.gov.br	
ÁREA		ASSUNTO	
1803,75 m²		Projeto urbanístico de praça	
		Localização, planta baixa.	
ARQUIVO		MODIFICAÇÃO	
Praça Ausentes_Arquitetônico			
Contato: (54) 3698-5400 Ramal: 219 e-mail: planejamento@sãojosedosausentes.rs.gov.br			


PRAÇA MUNICIPAL LUCIO PEREIRA - TRECHO 02 - ETAPA 01

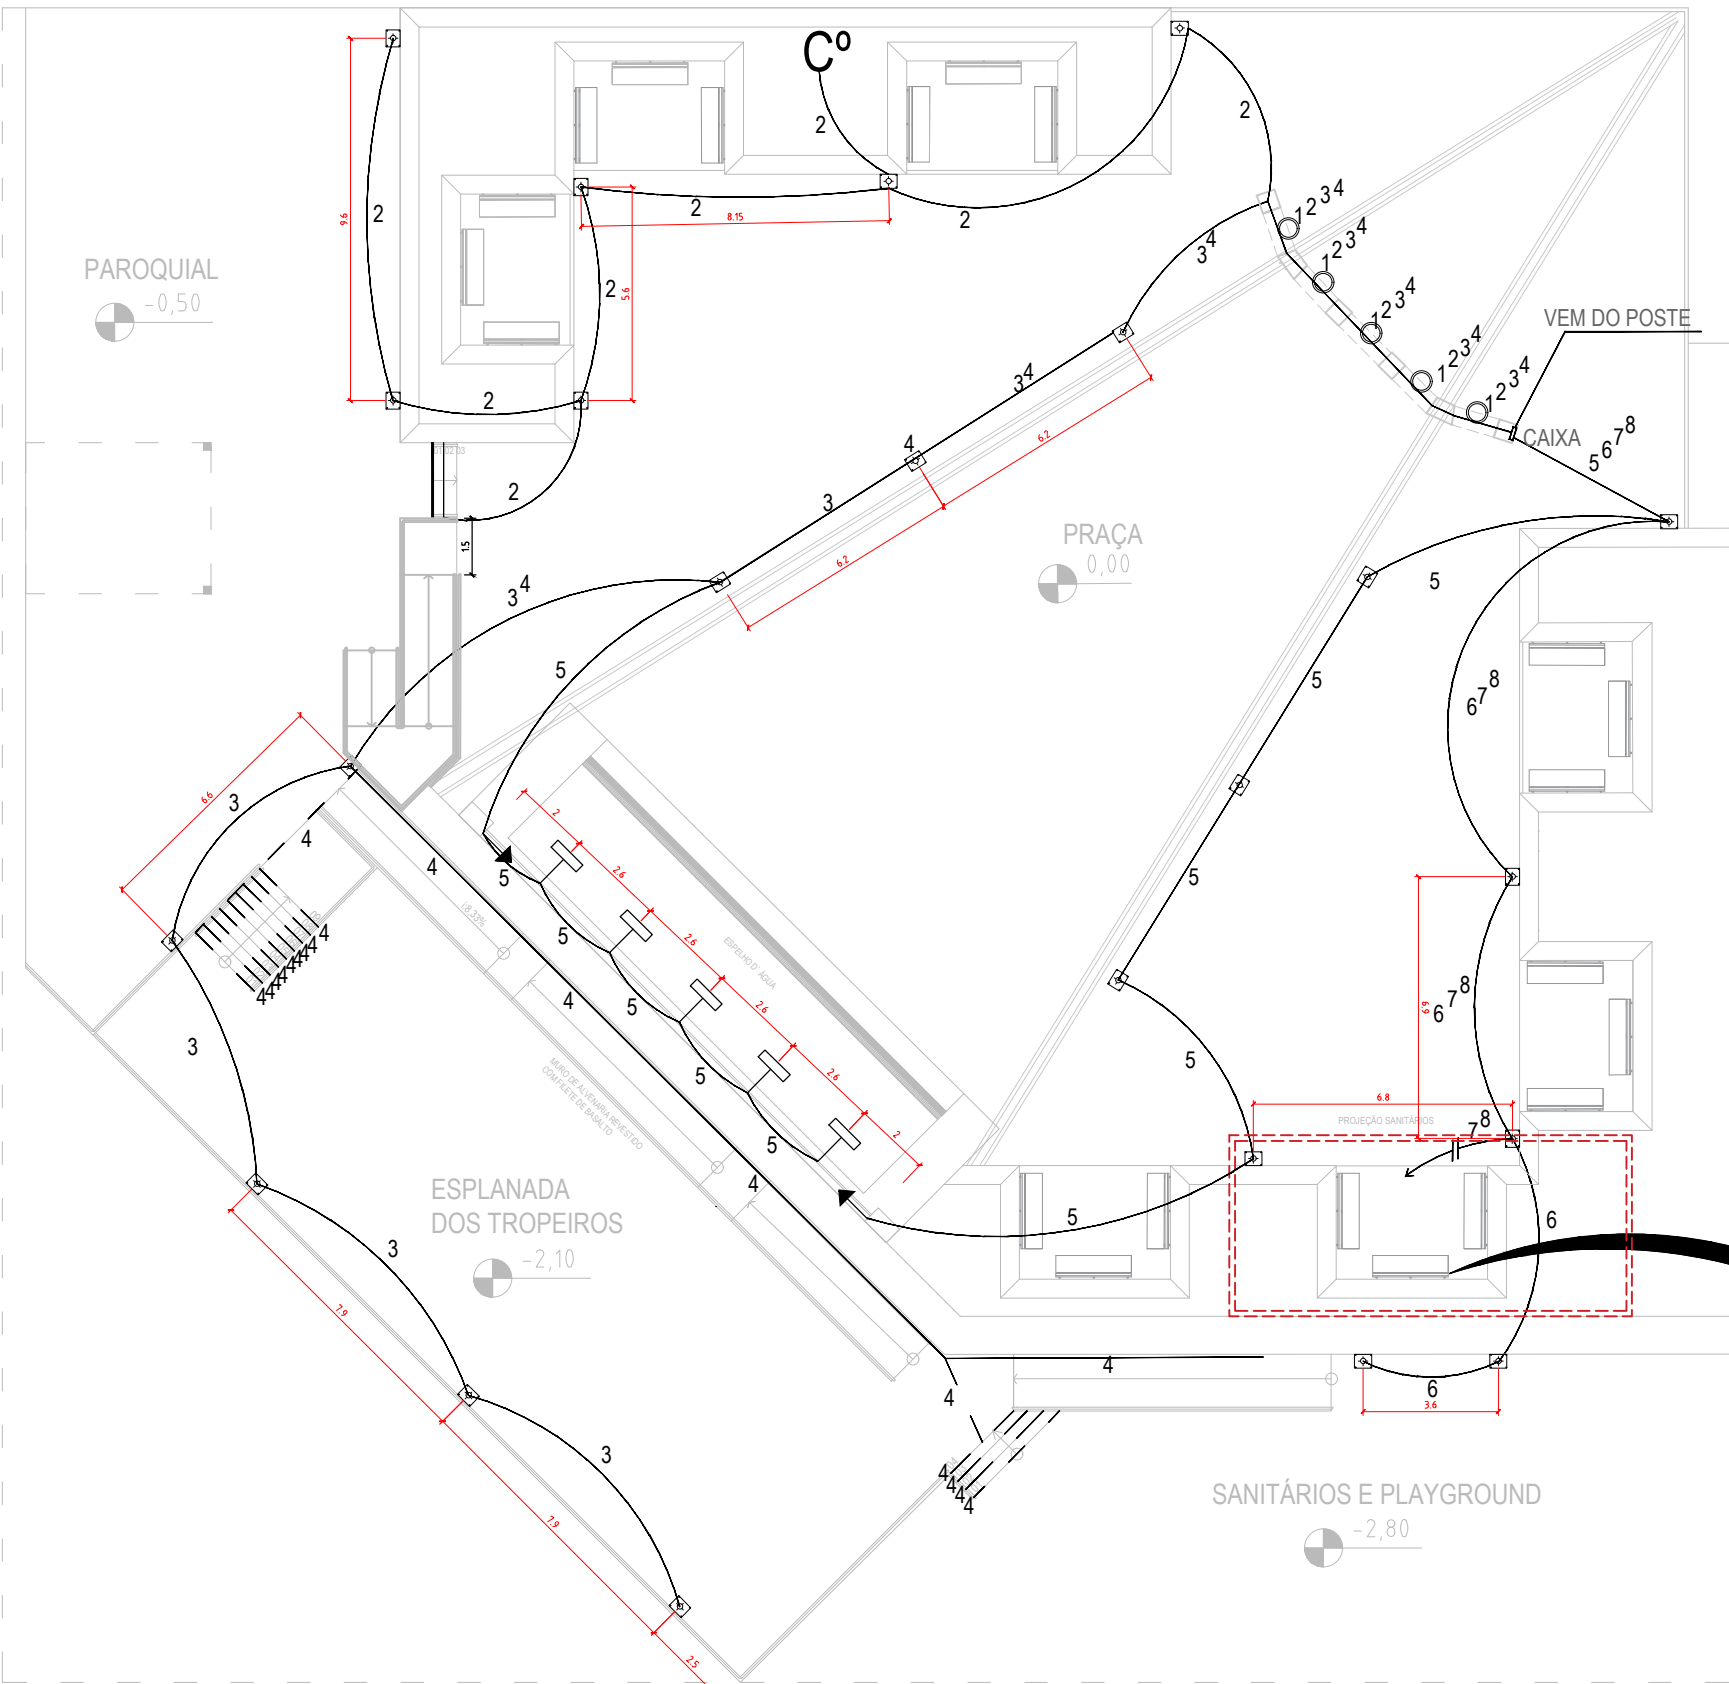

PLANTA BAIXA ELÉTRICA
ESCALA: 1/200

LEGENDA PRAÇA	
	PONTO DE ILUMINAÇÃO NO SOLO
	ELETRODUTOS
	TERMÔMETRO
	SPOT DE LUZ
	CONDUTOR DE LED
	FITAS DE LED
	QUADRO DE DISTRIBUIÇÃO
	REFLETORES AÉREOS

LEGENDA SANITÁRIOS	
	PONTO DE ILUMINAÇÃO
	PONTO DE ILUMINAÇÃO COM SENSOR DE PRESEÇA
	ARANDELA
	INTERRUPTOR
	TOMADA BAIXA
	TOMADA MÉDIA
	TOMADA ALTA (2,10 M)

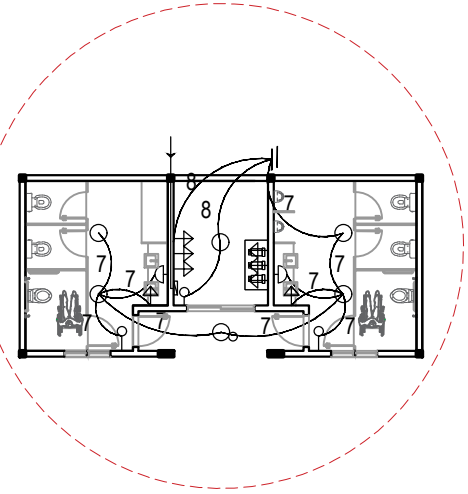

MODELO DE LUMINÁRIAS FORNECIDAS PELA CONTRATANTE



Documento assinado digitalmente
gov.br PAULO CESAR PEREIRA ROVARIS
Data: 31/03/2026 11:43:08-0300
Verifique em https://validar.iti.gov.br

PREFEITURA MUNICIPAL DE SÃO JOSÉ DOS AUSENTES - RS			
DISCRIMINAÇÃO			
Projeto da Praça Municipal Lucio Pereira Etapa 02			
PRANCHA		PREFEITO MUNICIPAL	
6/6		JOSÉ CARLOS PEREIRA BECKER	
		RESPONSÁVEL TÉCNICO PROJETO	
		Arquiteto Paulo Rovaris Cau A45261-0	
ESCALA	DATA	ASSUNTO	
Indicada	13/08/2025	Projeto urbanístico de praça projeto elétrico e imagens de referência	
ÁREA	ARQUIVO	MODIFICAÇÃO	
	Praça Ausentes_Arquitetônico		
Contato: (54) 3698-5400 Ramal: 219 e-mail: planejamento@sãojosedosausentes.rs.gov.br			