



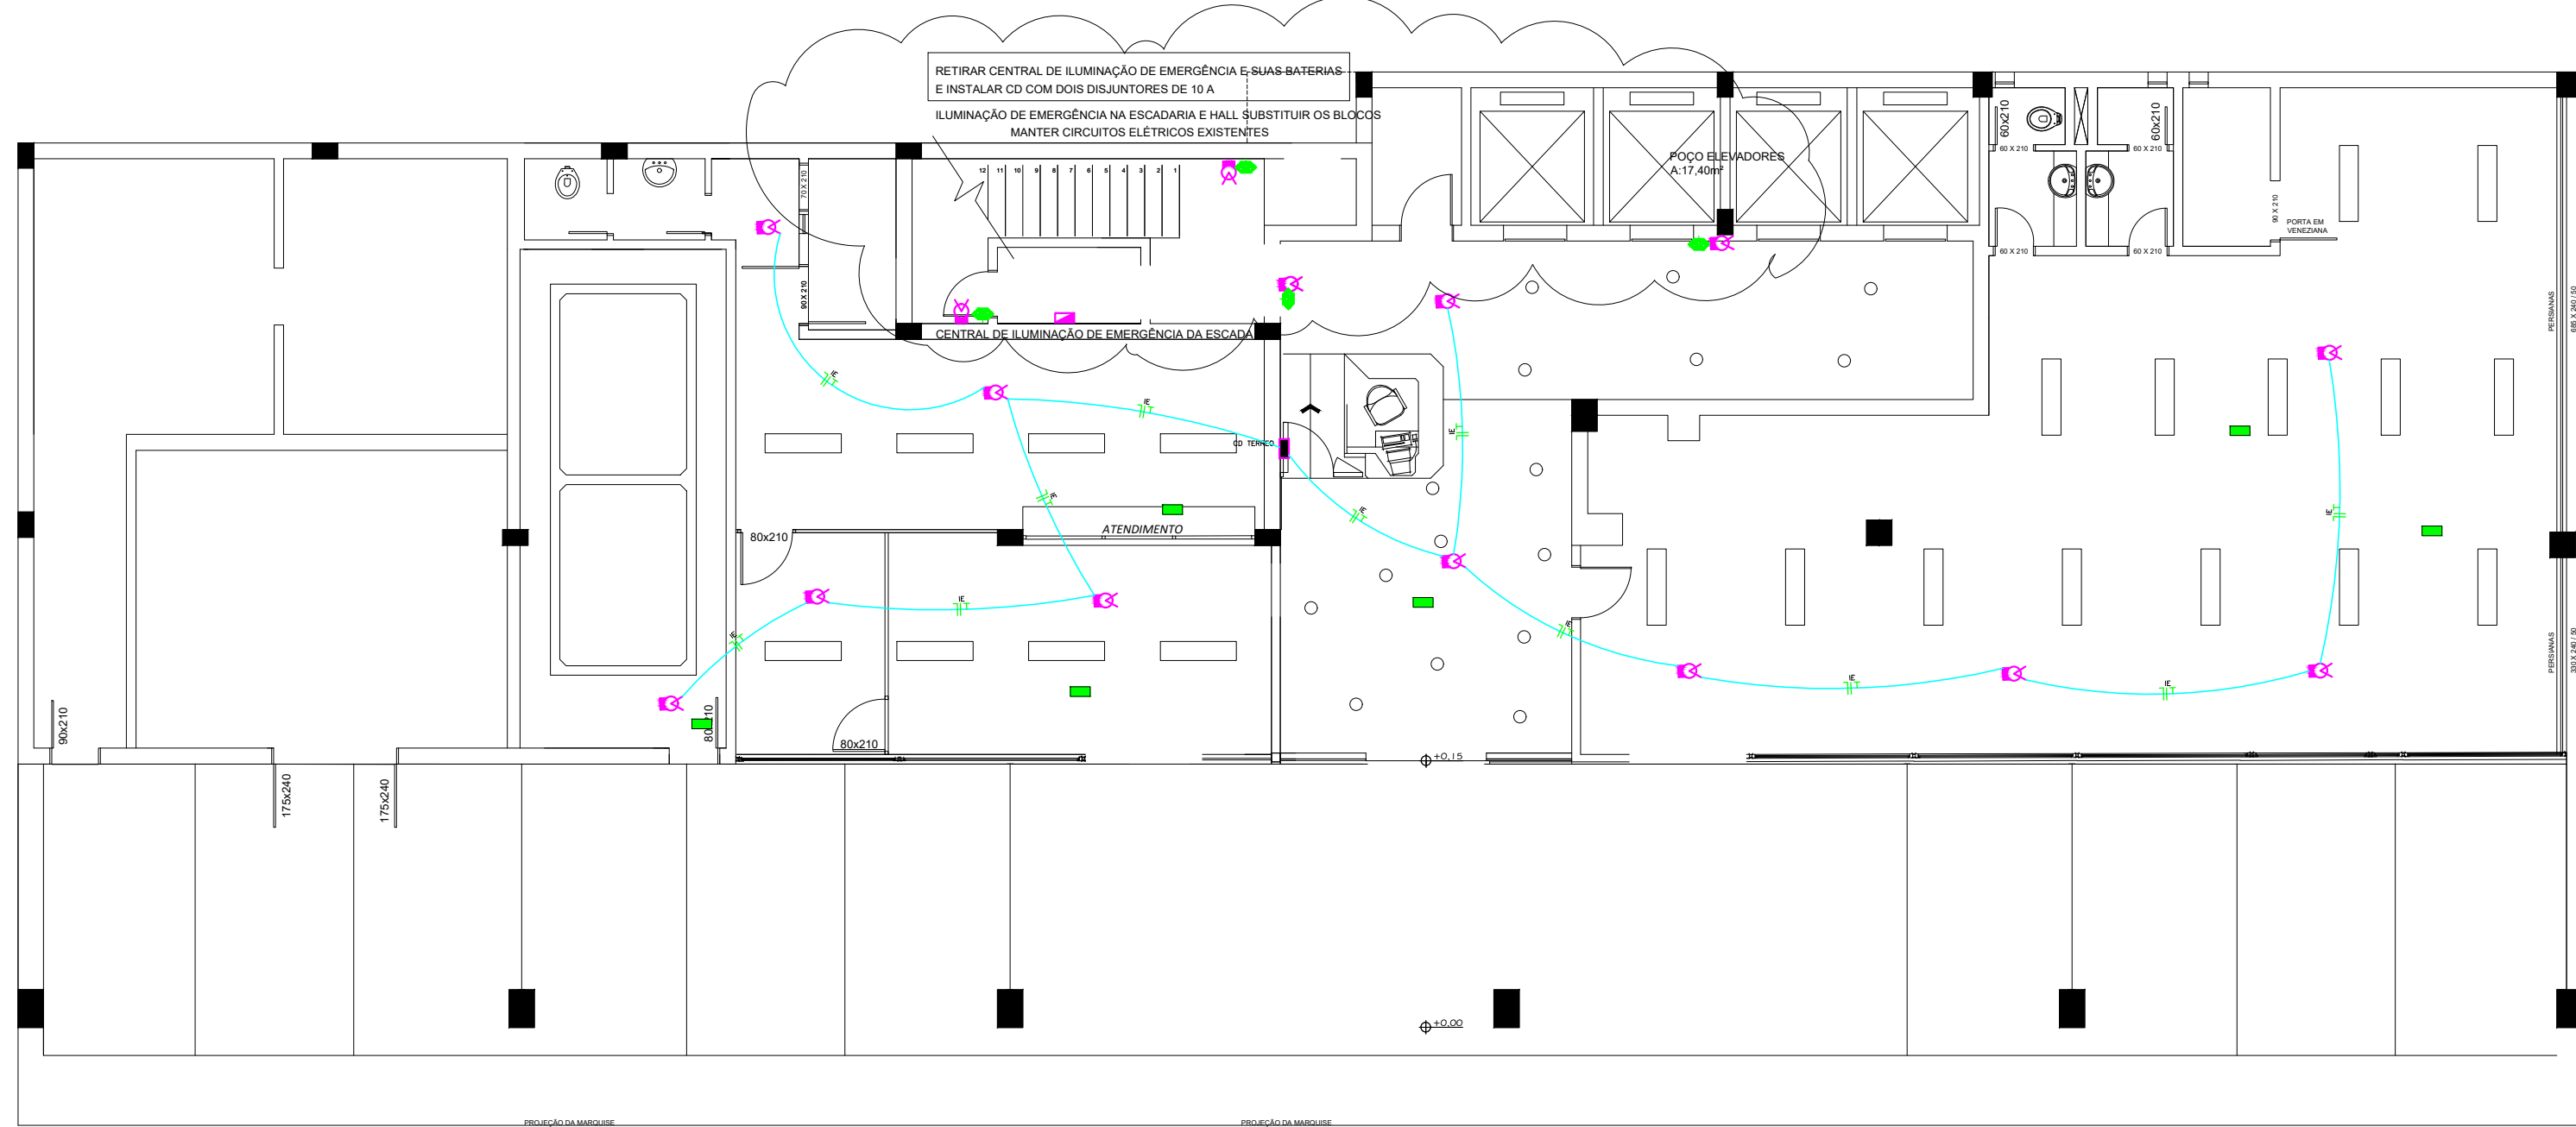


PLANTA BAIXA TÉRREO
Medidas em m
ESCALA: 1/100

NOTA:
1 - INSTALAR DISJUNTOR MONOPOLAR
10A NO CD EXISTENTE
2 - ENTRE O CD E O FORRO SERÁ
INSTALADA CANALETA X PARA
PASSAGEM DO CABO

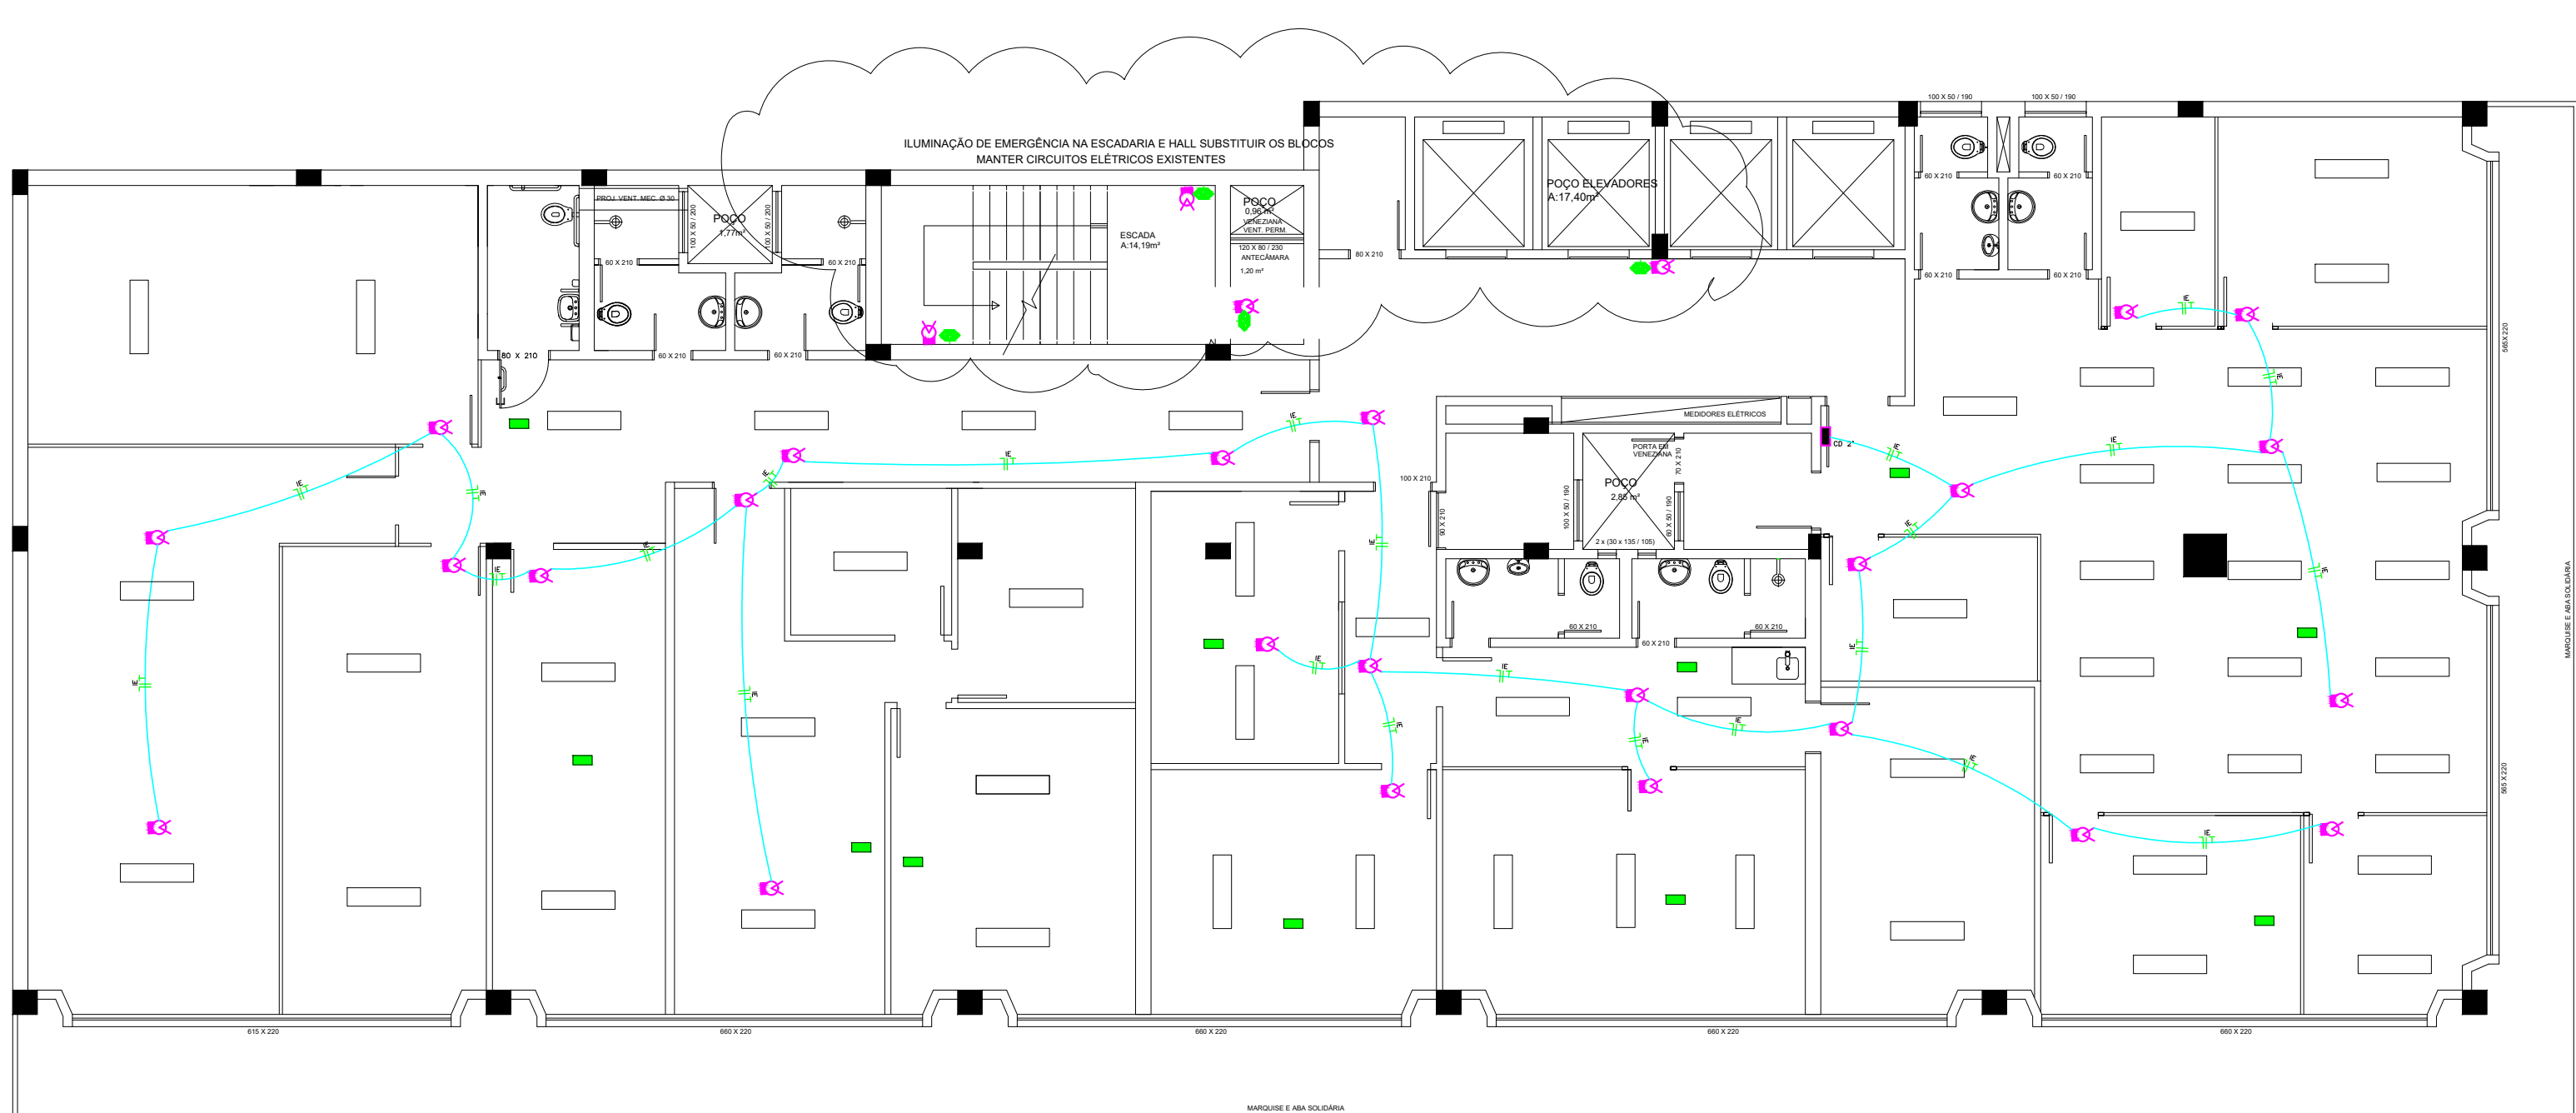


PLANTA BAIXA 2º PAVIMENTO
Medidas em m
ESCALA: 1/100

NOTA:
1 - INSTALAR DISJUNTOR MONOPOLAR
10A NO CD EXISTENTE
2 - ENTRE O CD E O FORRO SERÁ
INSTALADA CANALETA X PARA
PASSAGEM DO CABO

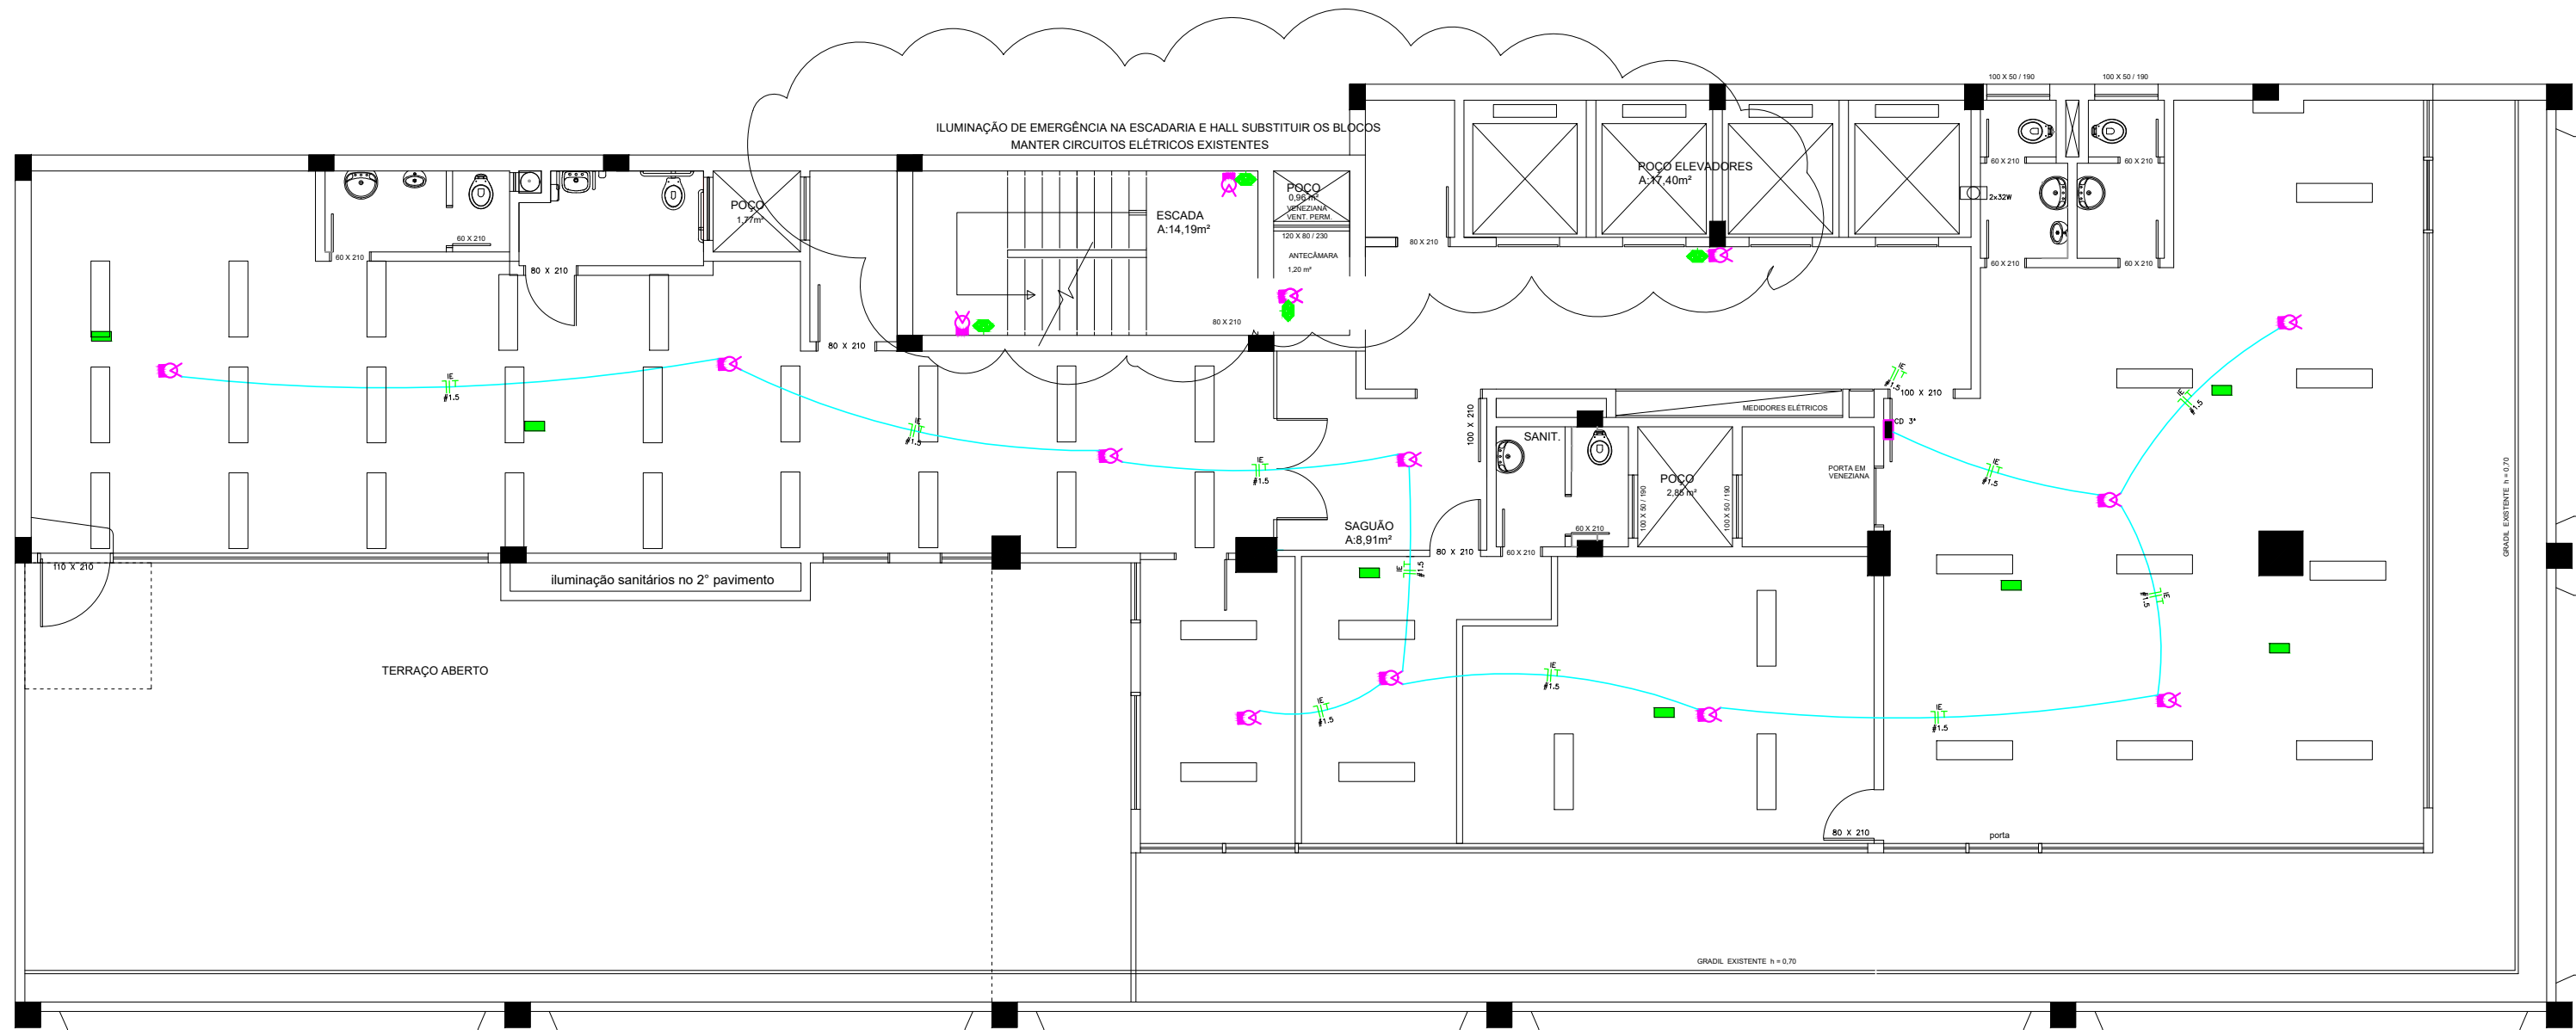

PLANTA BAIXA 3º PAVIMENTO
Medidas em m
ESCALA: 1/100

NOTA:
1 - INSTALAR DISJUNTOR MONOPOLAR
10A NO CD EXISTENTE
2 - ENTRE O CD E O FORRO SERÁ
INSTALADA CANALETA X PARA
PASSAGEM DO CABO

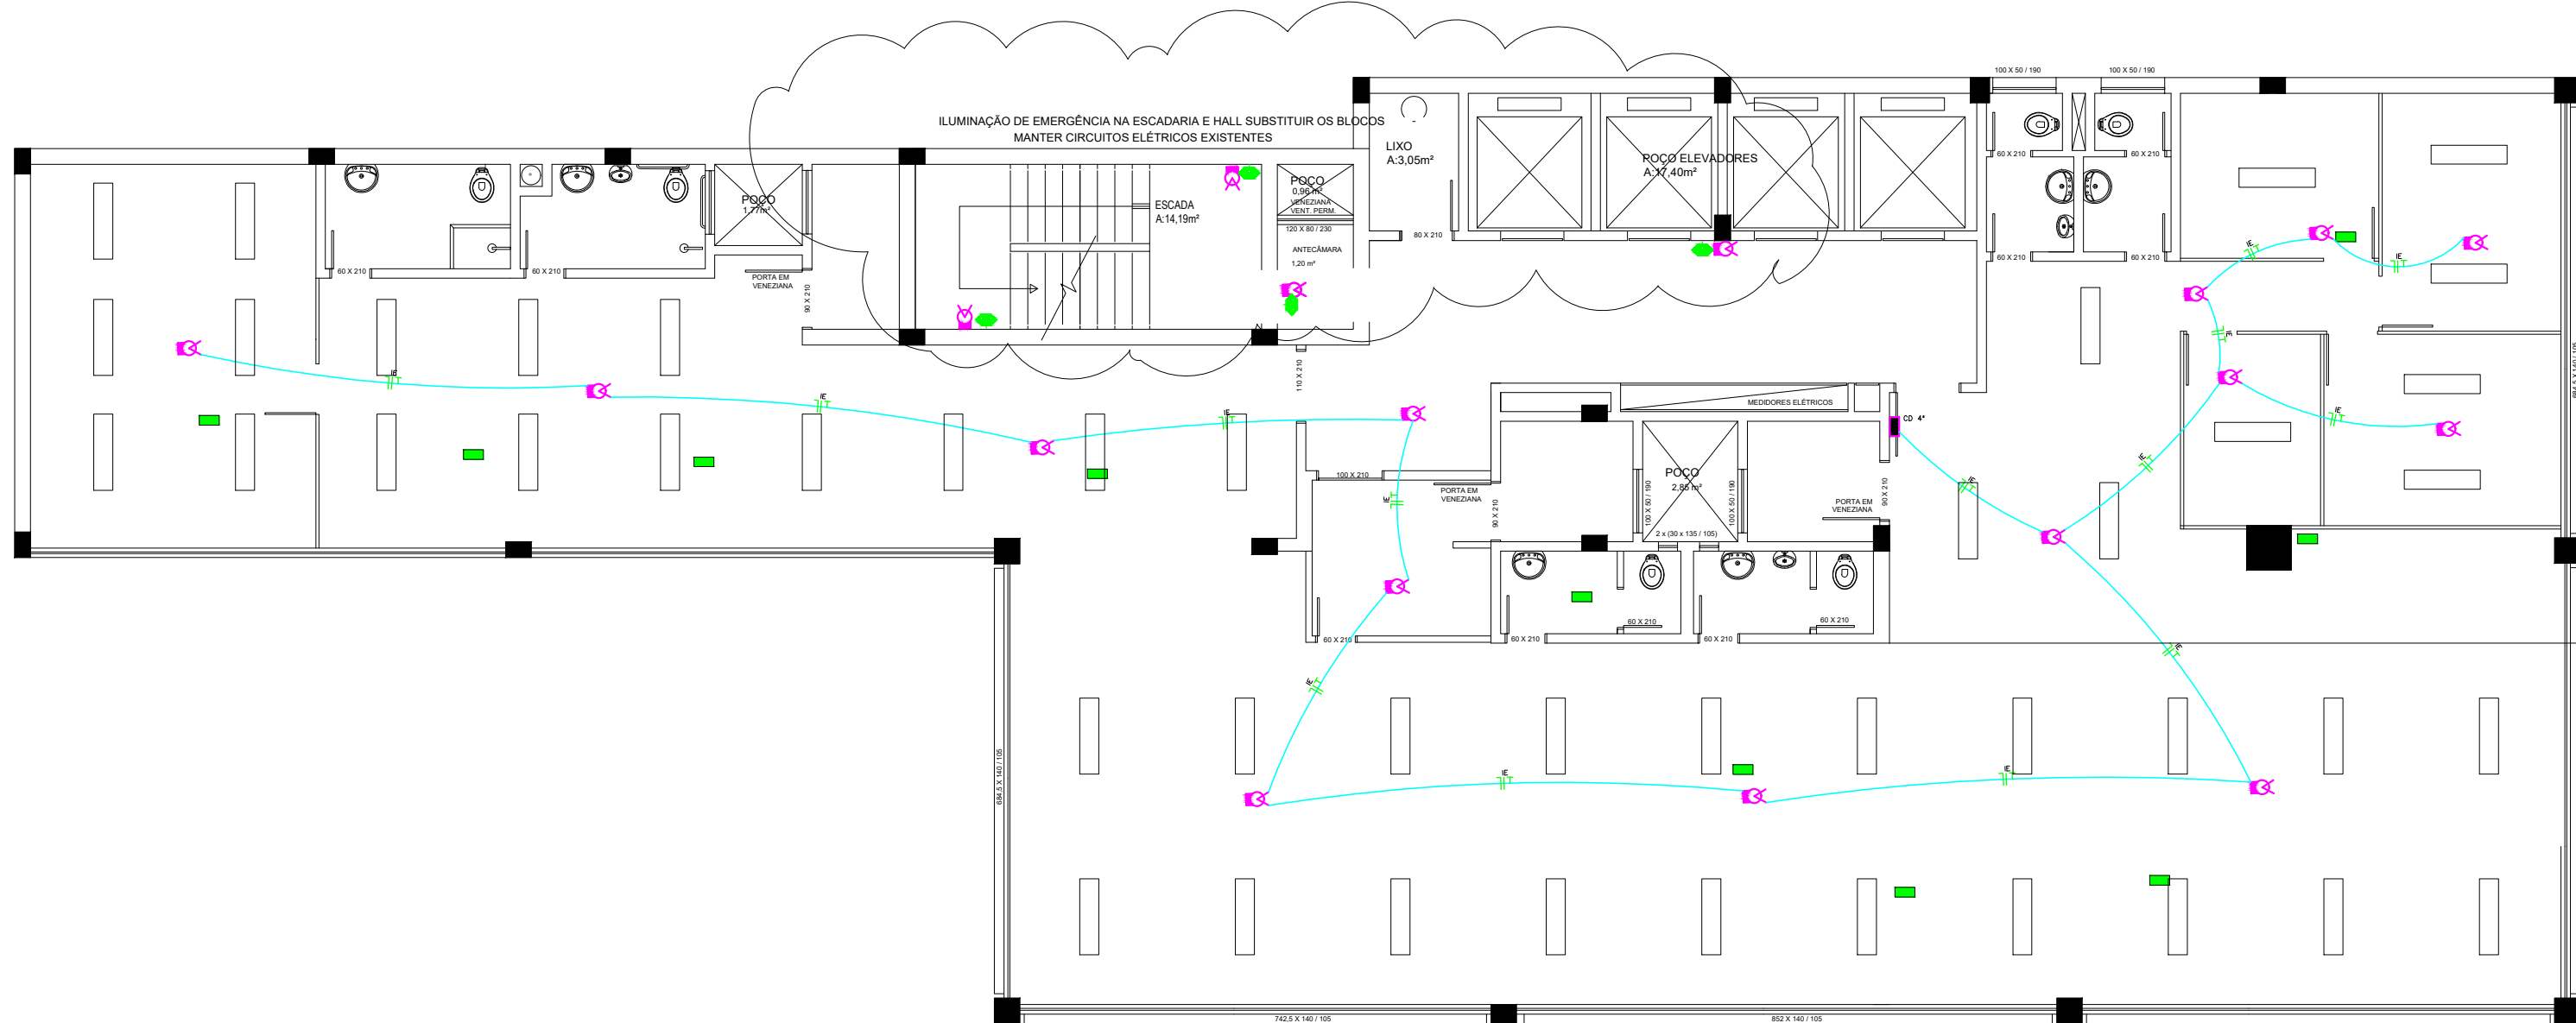


PLANTA BAIXA 4º PAVIMENTO
Medidas em m
ESCALA: 1/100

NOTA:
1 - INSTALAR DISJUNTOR MONOPOLAR
10A NO CD EXISTENTE
2 - ENTRE O CD E O FORRO SERÁ
INSTALADA CANALETA X PARA
PASSAGEM DO CABO

LEGENDA:

	Iluminação de emergência - Bateria Autônoma
	Luminária existente
	Luminária existente
	Luminária existente
	CD EXISTENTE
	Neutro, Fase, Terra - Instalação sobre o forro
	QD a instalar - inserir 2 disjuntores 1x10A
	Condutela PVC 4x2 25mmx25mm 2P+1T 10A

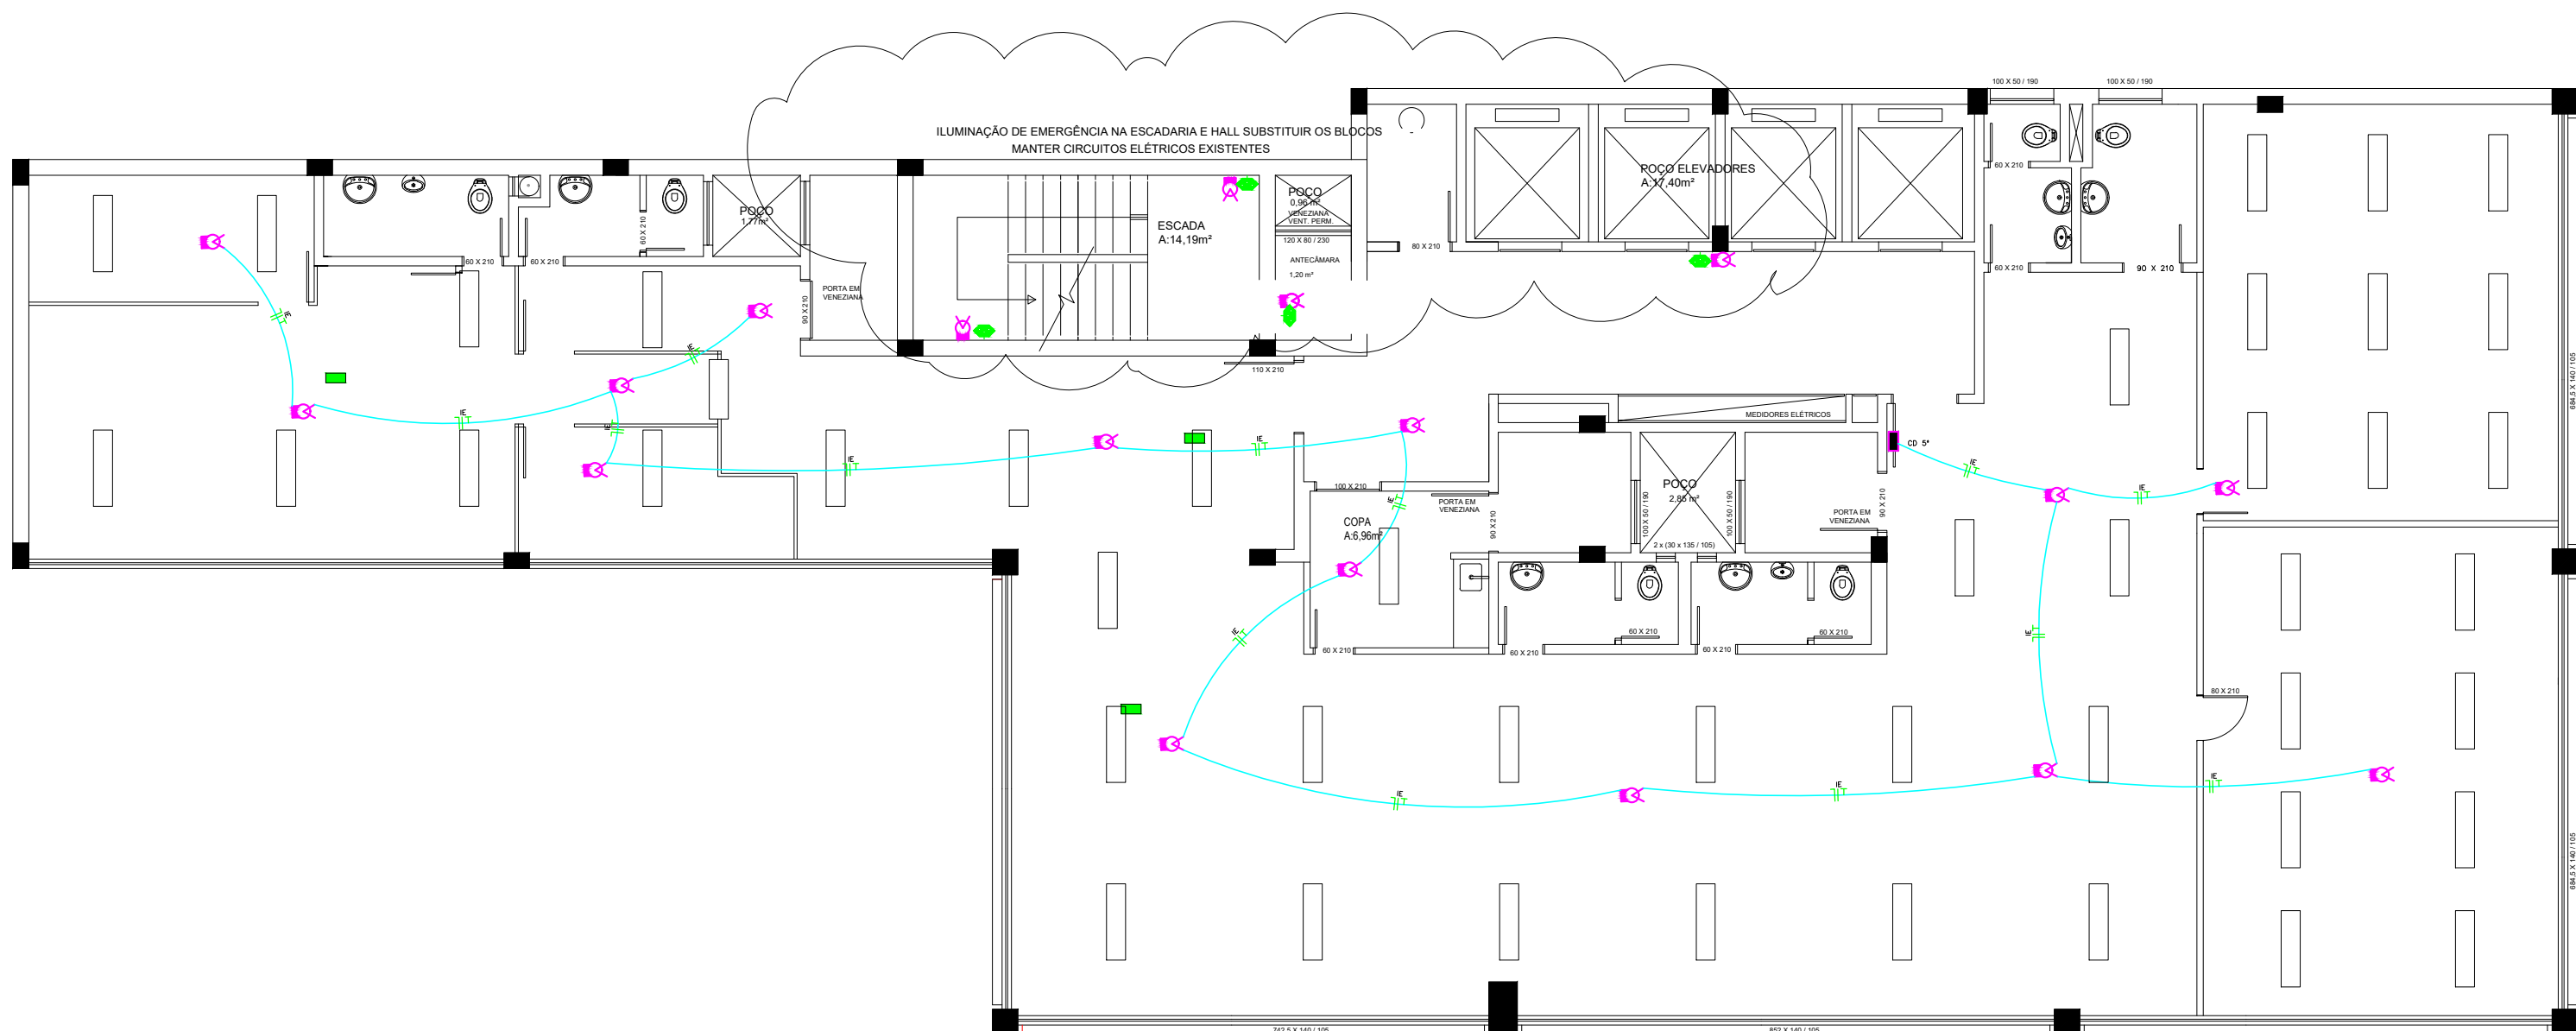

PLANTA BAIXA 5º PAVIMENTO
Medidas em m
ESCALA: 1/100

NOTA:
1 - INSTALAR DISJUNTOR MONOPOLAR
10A NO CD EXISTENTE
2 - ENTRE O CD E O FORRO SERÁ
INSTALADA CANALETA X PARA
PASSAGEM DO CABO

PRÉDIO PÚBLICO PREFEITURA MUNICIPAL DE PORTO ALEGRE			
JC		Jauro Comunale PROJETOS	
RESPONSÁVEL TÉCNICO PELO PROJETO: Engº Eletr Jauro Chiari Comunale CREA/RS 8448D			DESENHO: JCC
OBRA/SERVIÇO: PLANO DE PREVENÇÃO E PROTEÇÃO CONTRA INCÊNDIO			
ENDEREÇO: Rua General João Manoel, nº 157, Centro Histórico	MUNICÍPIO: PORTO ALEGRE RS		
PROJETO: ILUMINAÇÃO EMERGÊNCIA	ASSUNTO: PLANTA BAIXA TÉRREO, 2º, 3º, 4º E 5º PAVIMENTOS	Nº PRANCHAS: IE-1	
ESCALA: INDICADA	DATA: JAN/2024		