



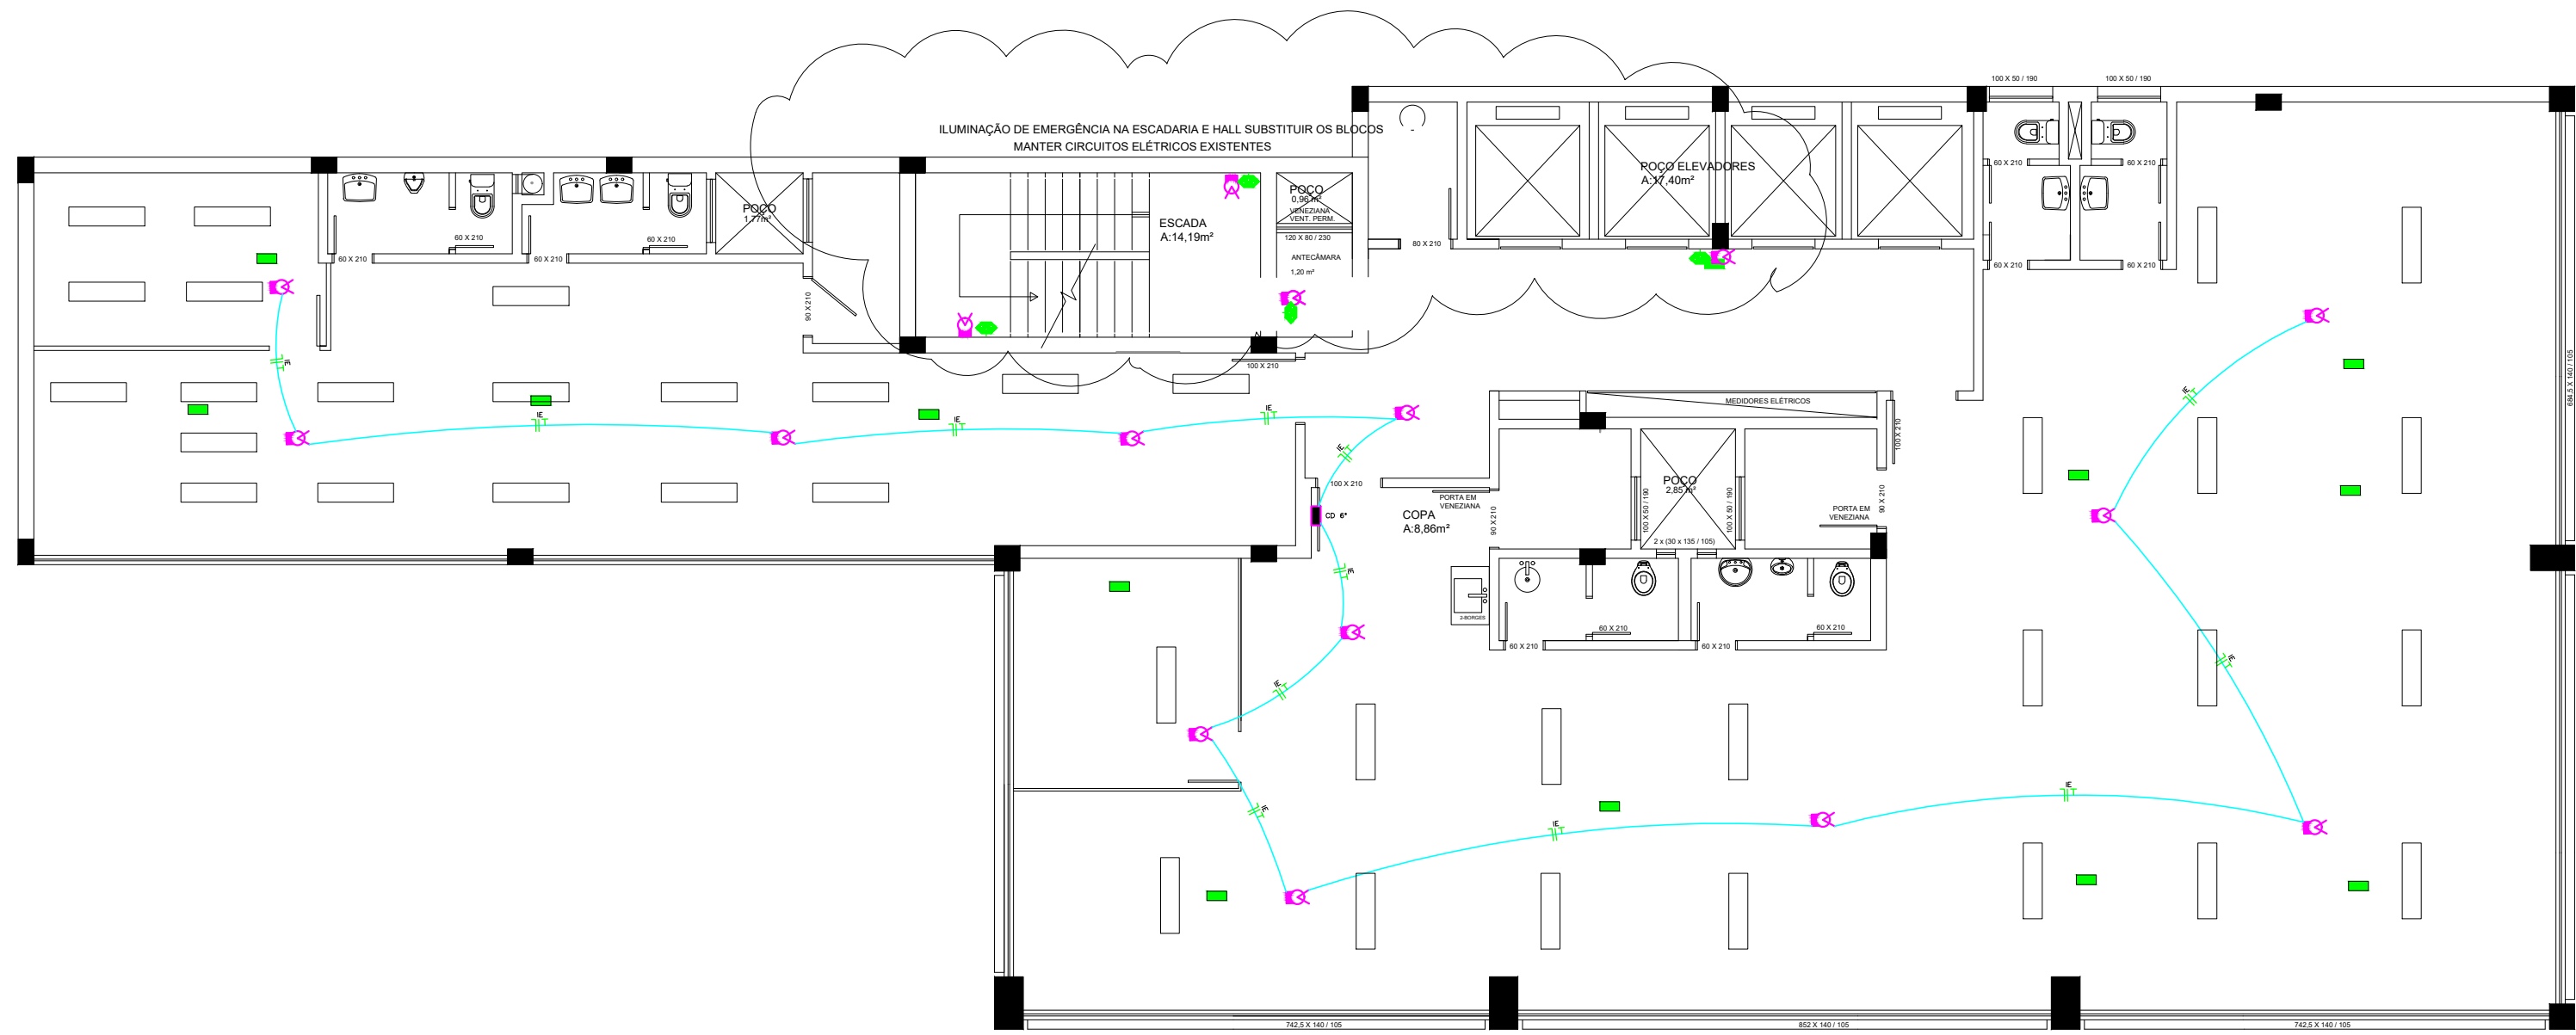


PLANTA BAIXA 6º PAVIMENTO
Medidas em m
ESCALA: 1/100

NOTA:
1 - INSTALAR DISJUNTOR MONOPOLAR
10A NO CD EXISTENTE
2 - ENTRE O CD E O FORRO SERÁ
INSTALADA CANALETA X PARA
PASSAGEM DO CABO

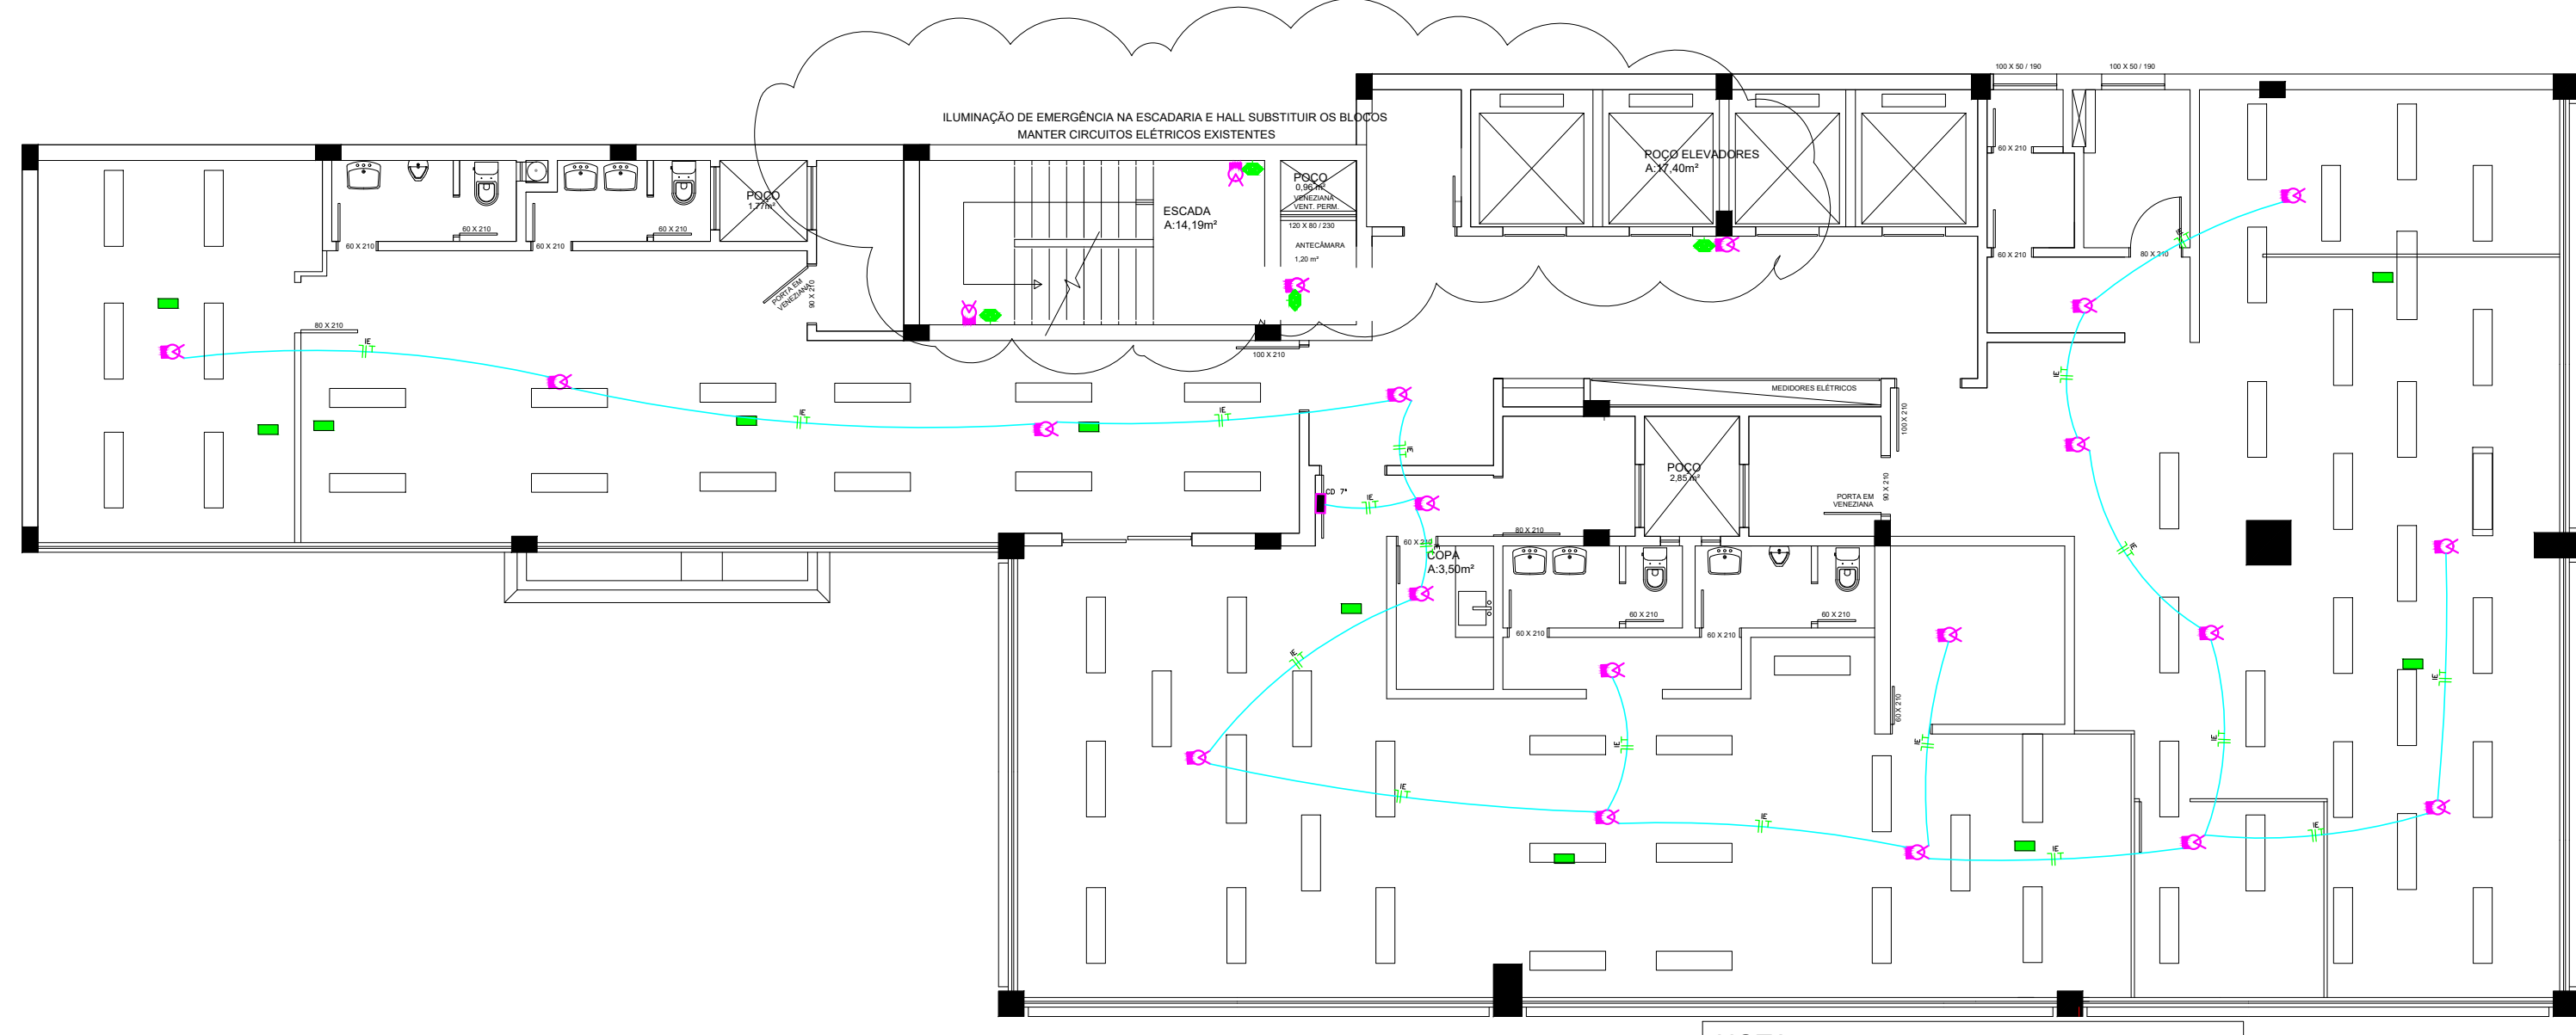


PLANTA BAIXA 7º PAVIMENTO
Medidas em m
ESCALA: 1/100

NOTA:
1 - INSTALAR DISJUNTOR MONOPOLAR
10A NO CD EXISTENTE
2 - ENTRE O CD E O FORRO SERÁ
INSTALADA CANALETA X PARA
PASSAGEM DO CABO

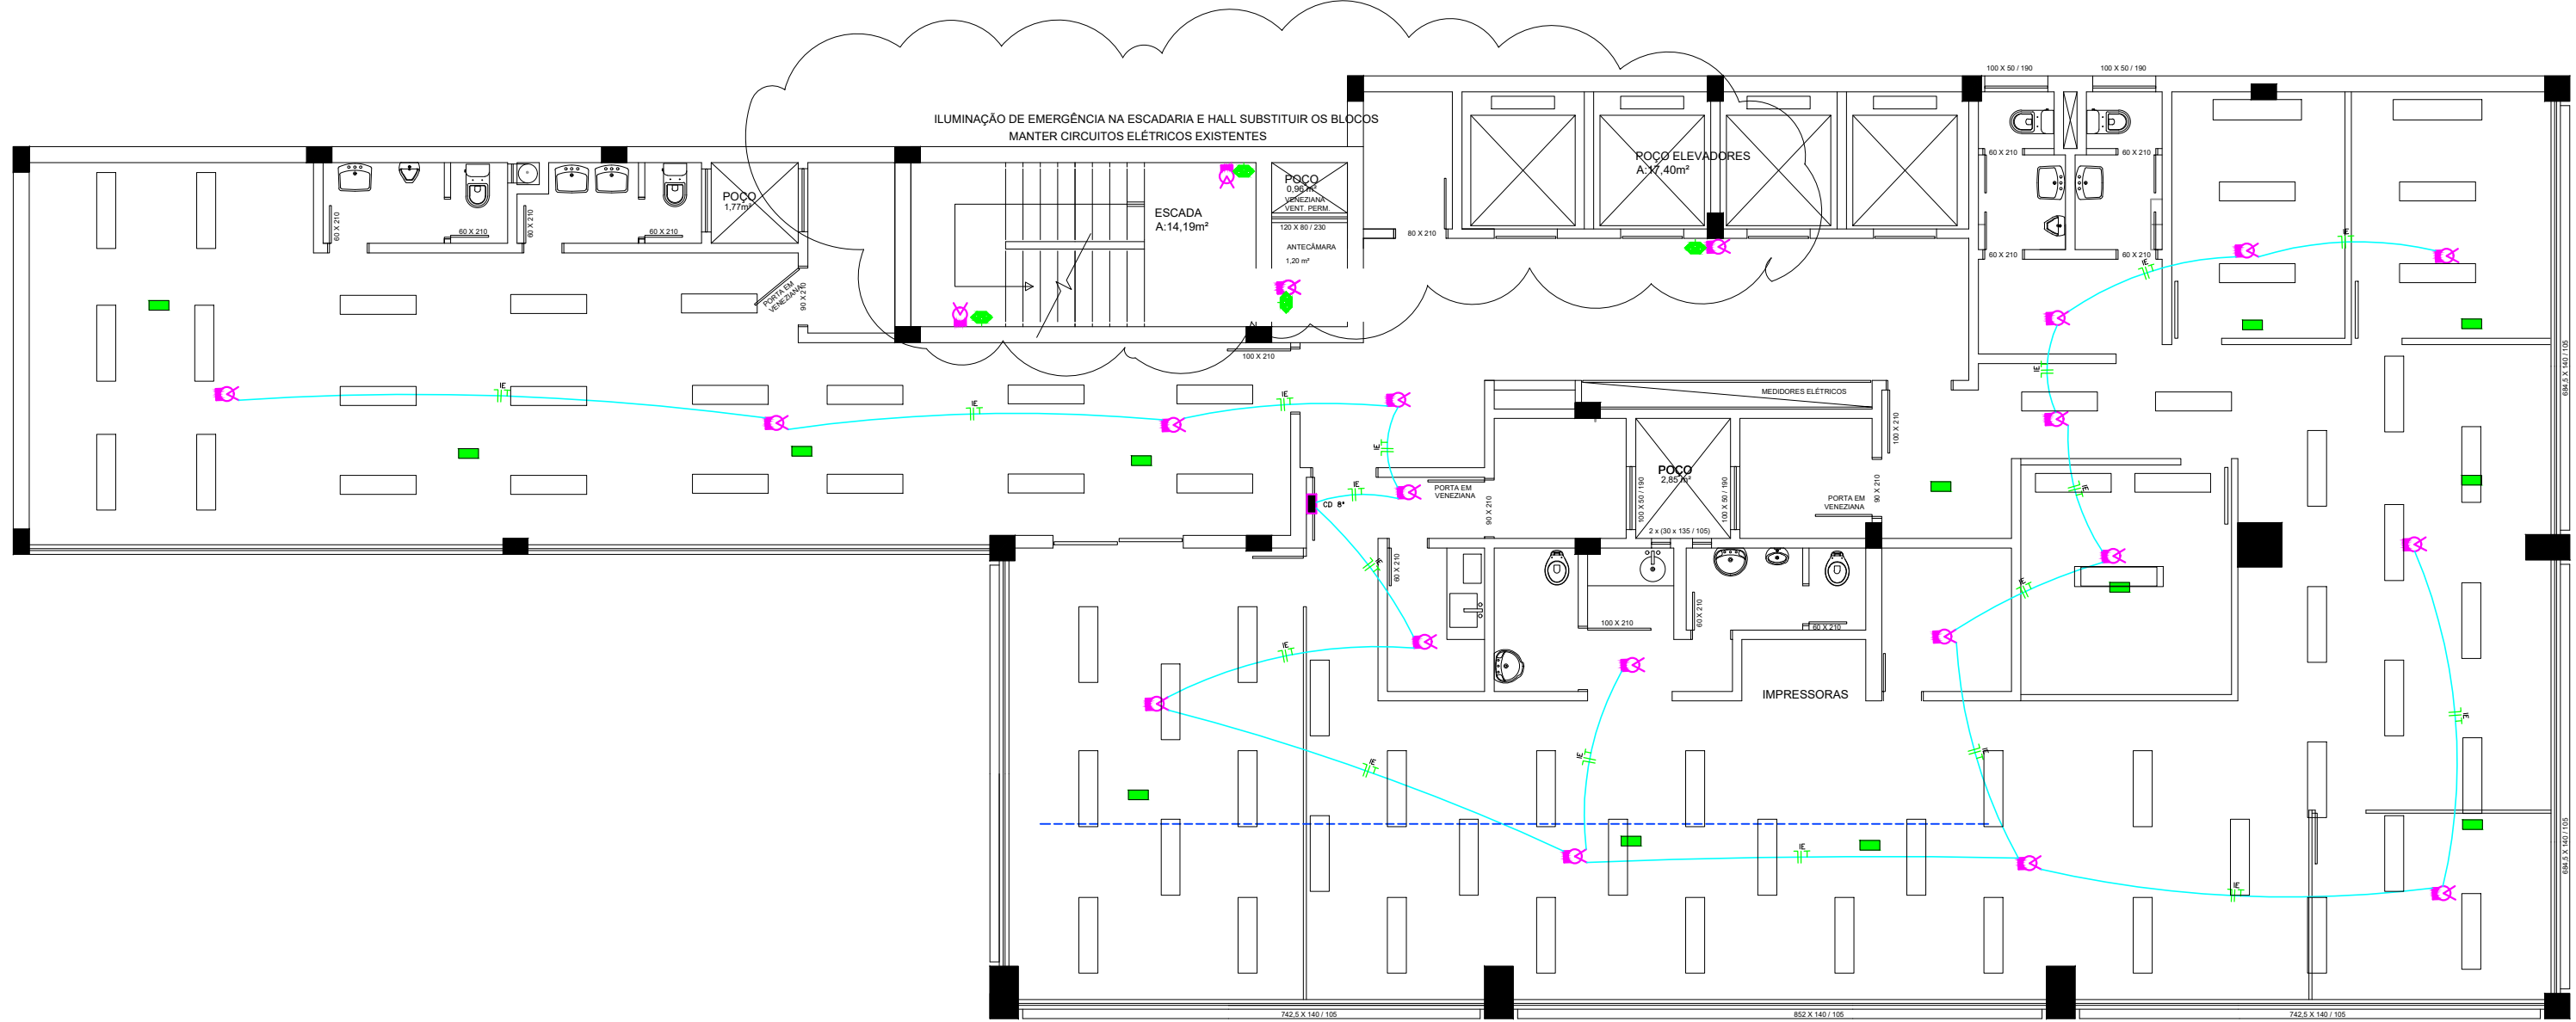


PLANTA BAIXA 8º PAVIMENTO
Medidas em m
ESCALA: 1/100

NOTA:
1 - INSTALAR DISJUNTOR MONOPOLAR
10A NO CD EXISTENTE
2 - ENTRE O CD E O FORRO SERÁ
INSTALADA CANALETA X PARA
PASSAGEM DO CABO

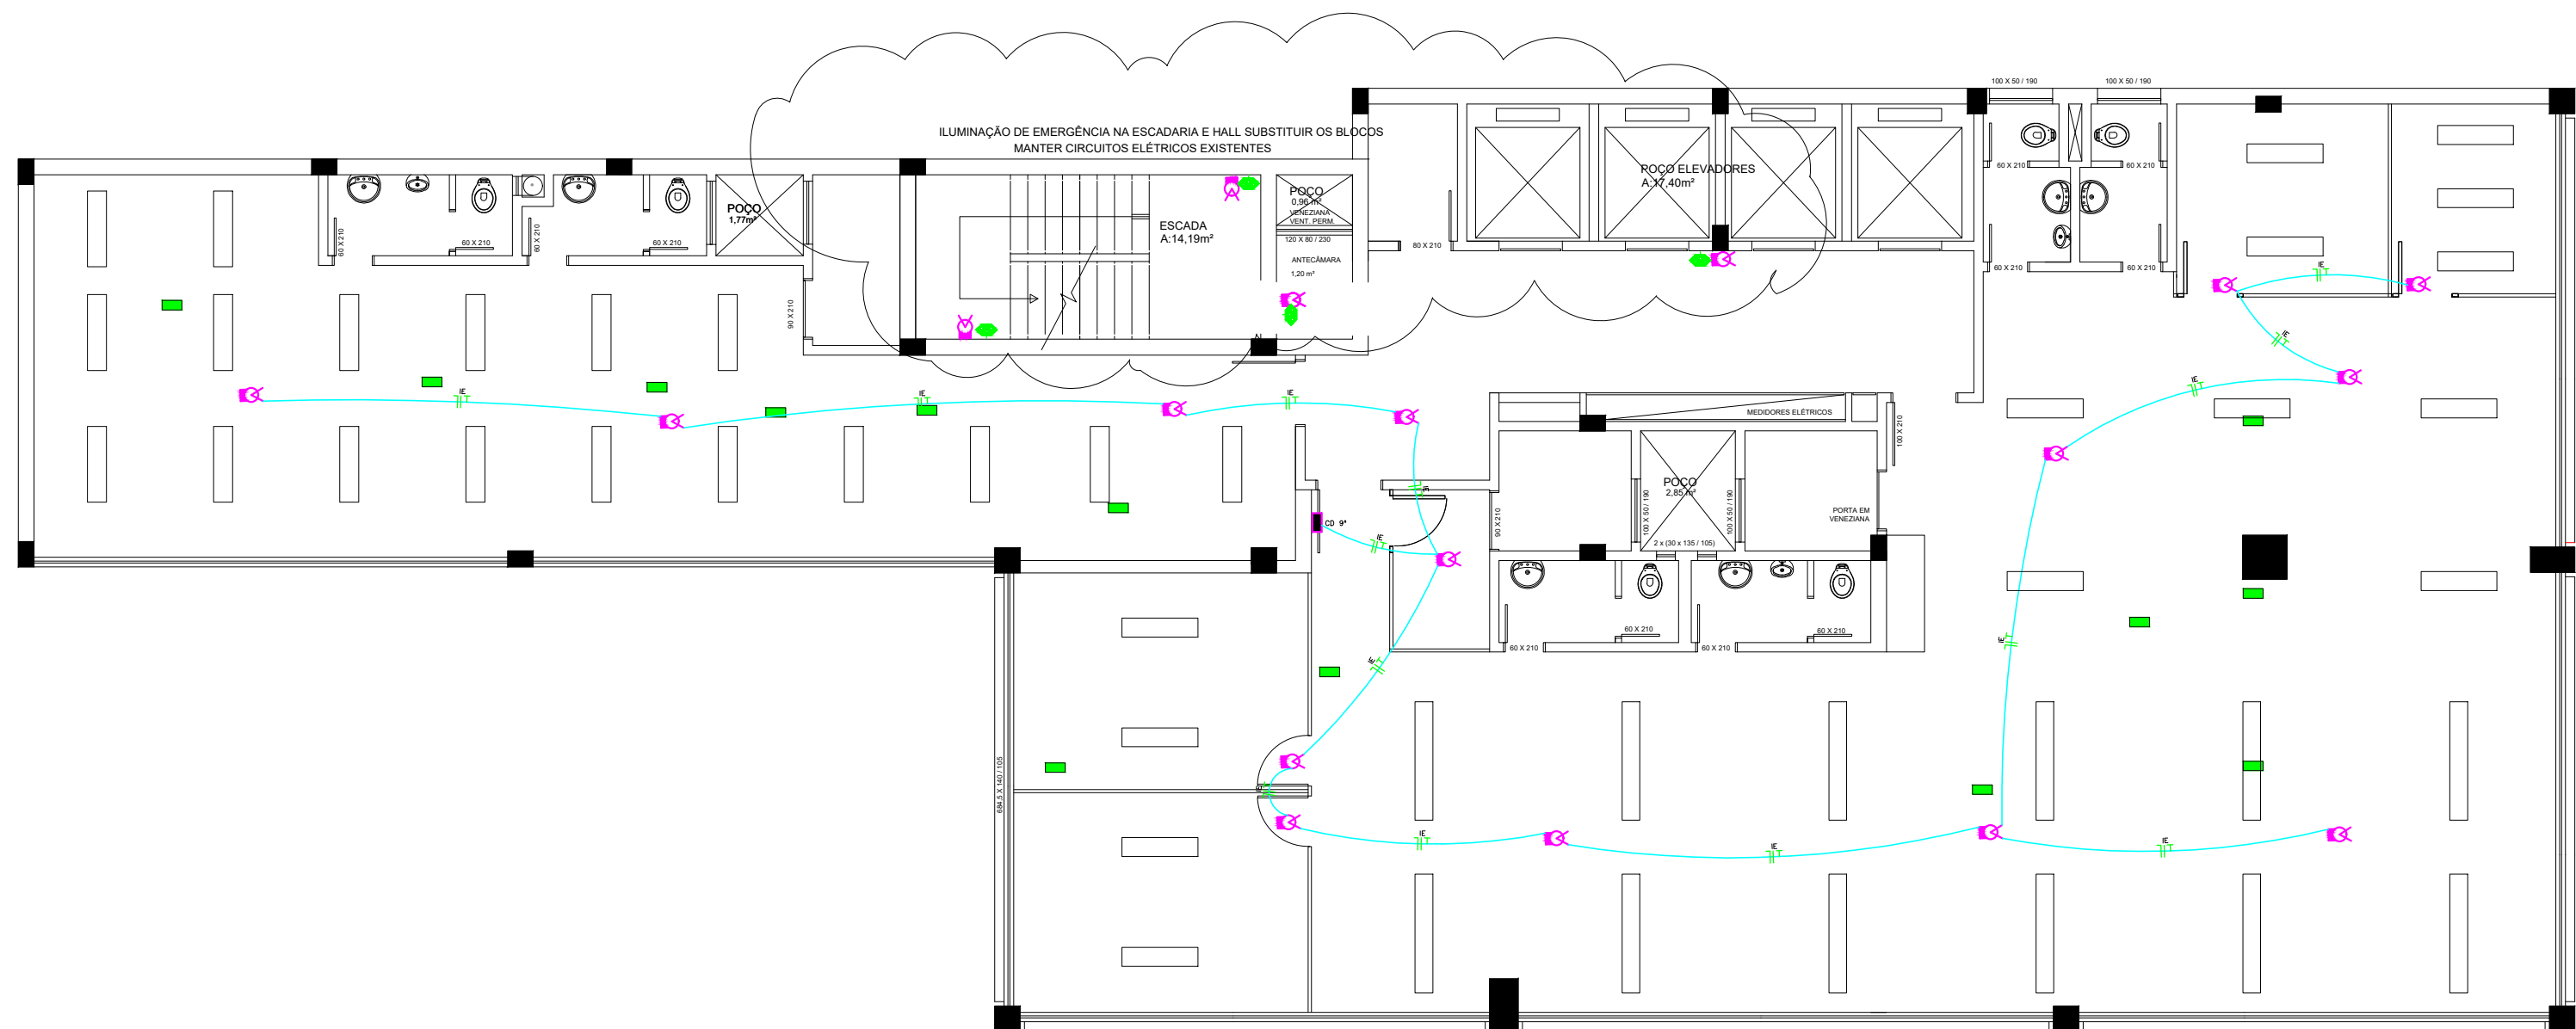


PLANTA BAIXA 9º PAVIMENTO
Medidas em m
ESCALA: 1/100

NOTA:
1 - INSTALAR DISJUNTOR MONOPOLAR
10A NO CD EXISTENTE
2 - ENTRE O CD E O FORRO SERÁ
INSTALADA CANALETA X PARA
PASSAGEM DO CABO

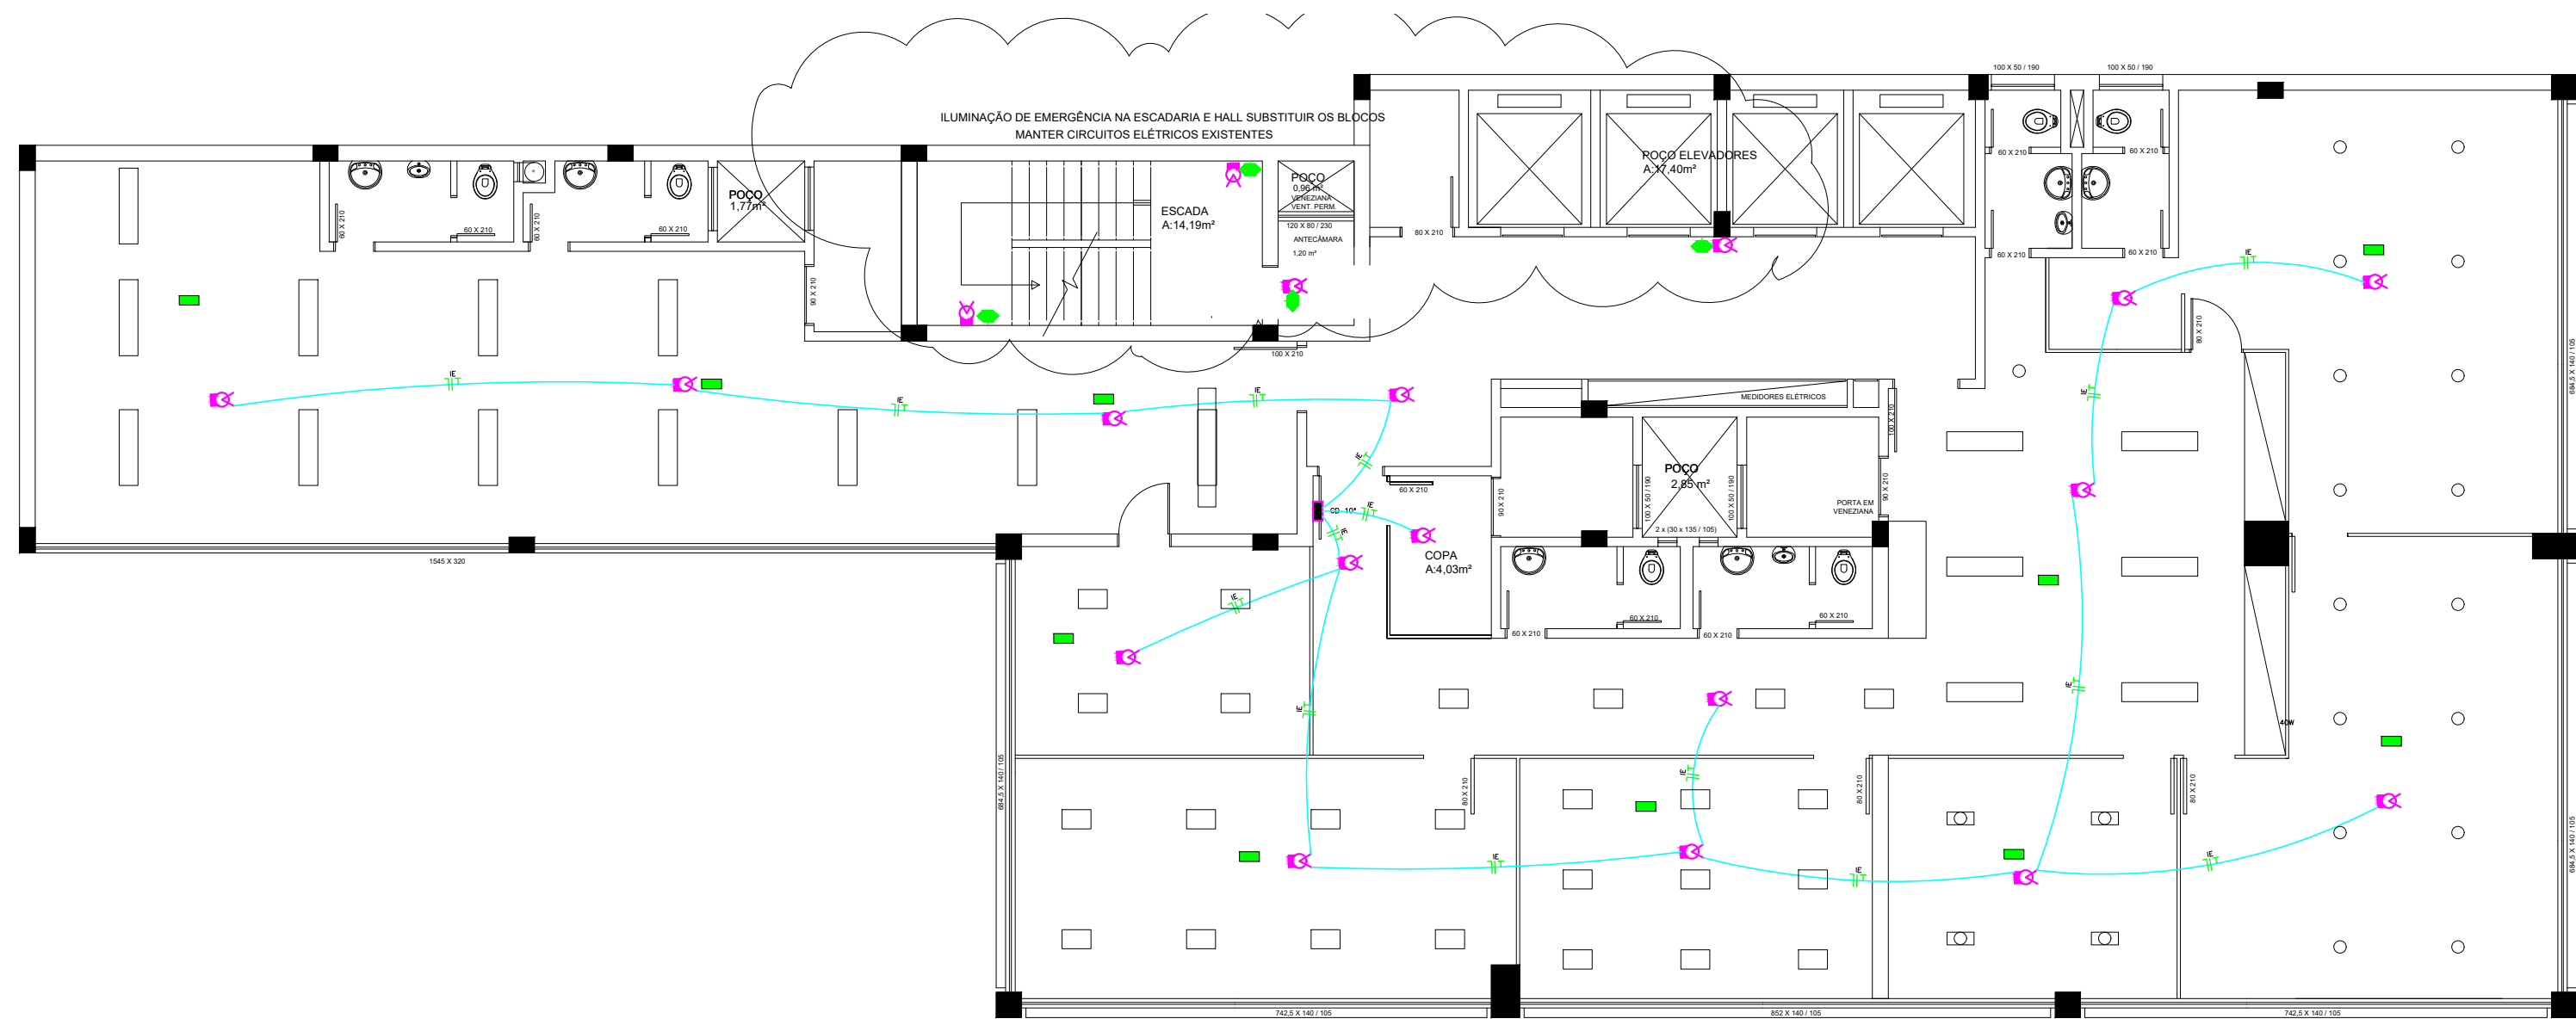

PLANTA BAIXA 10º PAVIMENTO
Medidas em m
ESCALA: 1/100

NOTA:
1 - INSTALAR DISJUNTOR MONOPOLAR
10A NO CD EXISTENTE
2 - ENTRE O CD E O FORRO SERÁ
INSTALADA CANALETA X PARA
PASSAGEM DO CABO

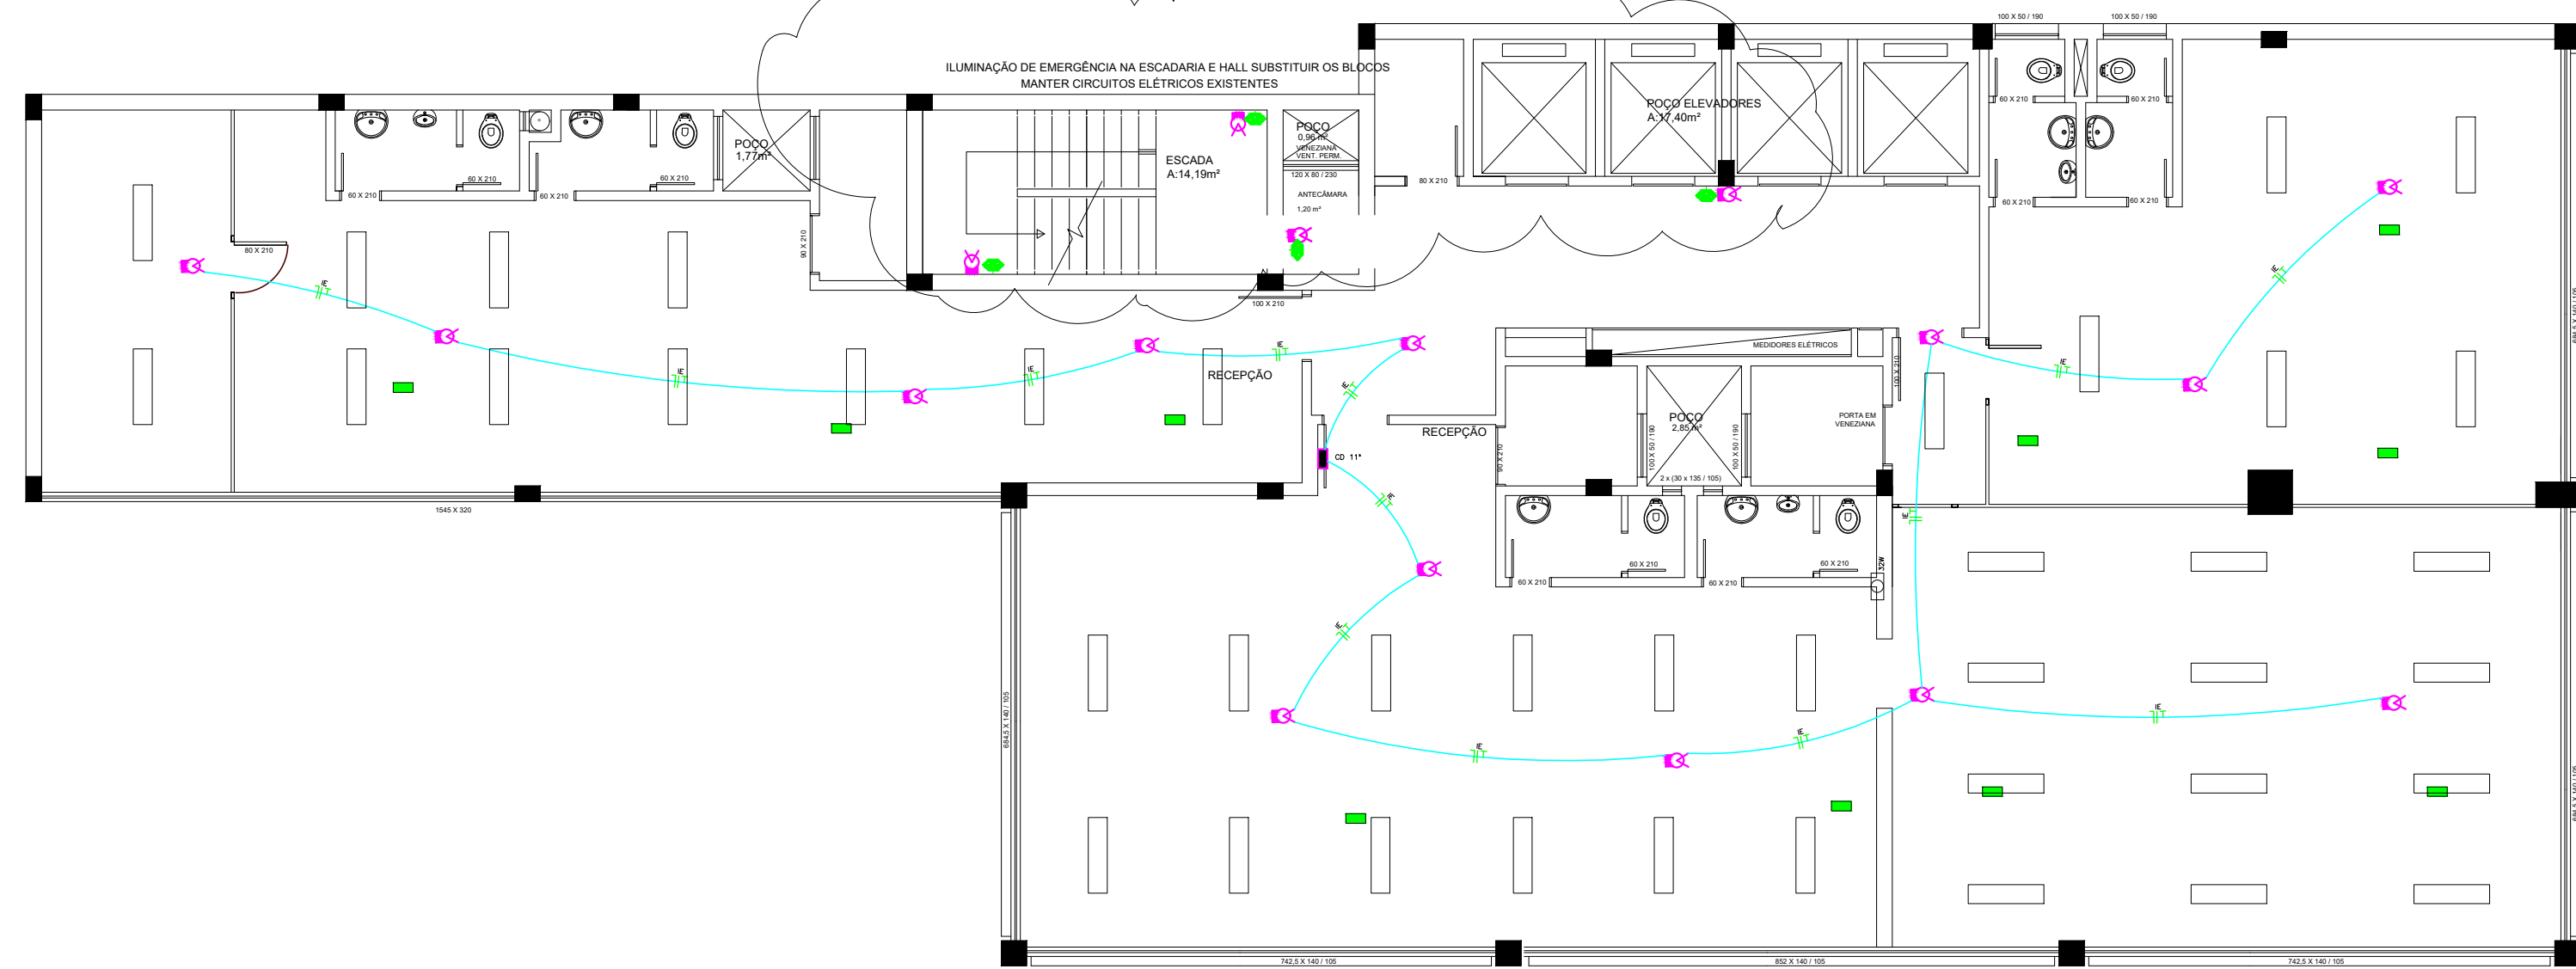

PLANTA BAIXA 11º PAVIMENTO
Medidas em m
ESCALA: 1/100

NOTA:
1 - INSTALAR DISJUNTOR MONOPOLAR
10A NO CD EXISTENTE
2 - ENTRE O CD E O FORRO SERÁ
INSTALADA CANALETA X PARA
PASSAGEM DO CABO

LEGENDA:

	- Iluminação de emergência - Bloco Autônomo
	- Luminário existente
	- Luminário existente
	- Luminário existente
	- CD EXISTENTE
	- Meio, Fio, Terra - Instalação sobre o forro
	- CD à Isolar - Inserir 2 disjuntores 1x10A
	- Condutante PVC 4x2 47/romada 20x1 10A

PRÉDIO PÚBLICO PREFEITURA MUNICIPAL DE PORTO ALEGRE		
JC		Jauro Comunale PROJETOS
RESPONSÁVEL TÉCNICO PELO PROJETO: Engº Eletr Jauro Chiari Comunale CREA/RS 8448-D		DESENHO: JCC
OBRA: SERVIÇO: PLANO DE PREVENÇÃO E PROTEÇÃO CONTRA INCÊNDIO		MUNICÍPIO: PORTO ALEGRE RS
ENDEREÇO: Rua General João Manoel, nº 157, Centro Histórico	PROJETO: ILUMINAÇÃO EMERGÊNCIA	ASSUNTO: PLANTA BAIXA 6º, 7º, 8º, 9º, 10º E 11º PAVIMENTOS
ESCALA: INDICADA	DATA: JAN/2024	Nº PRANCHA: IE-2