



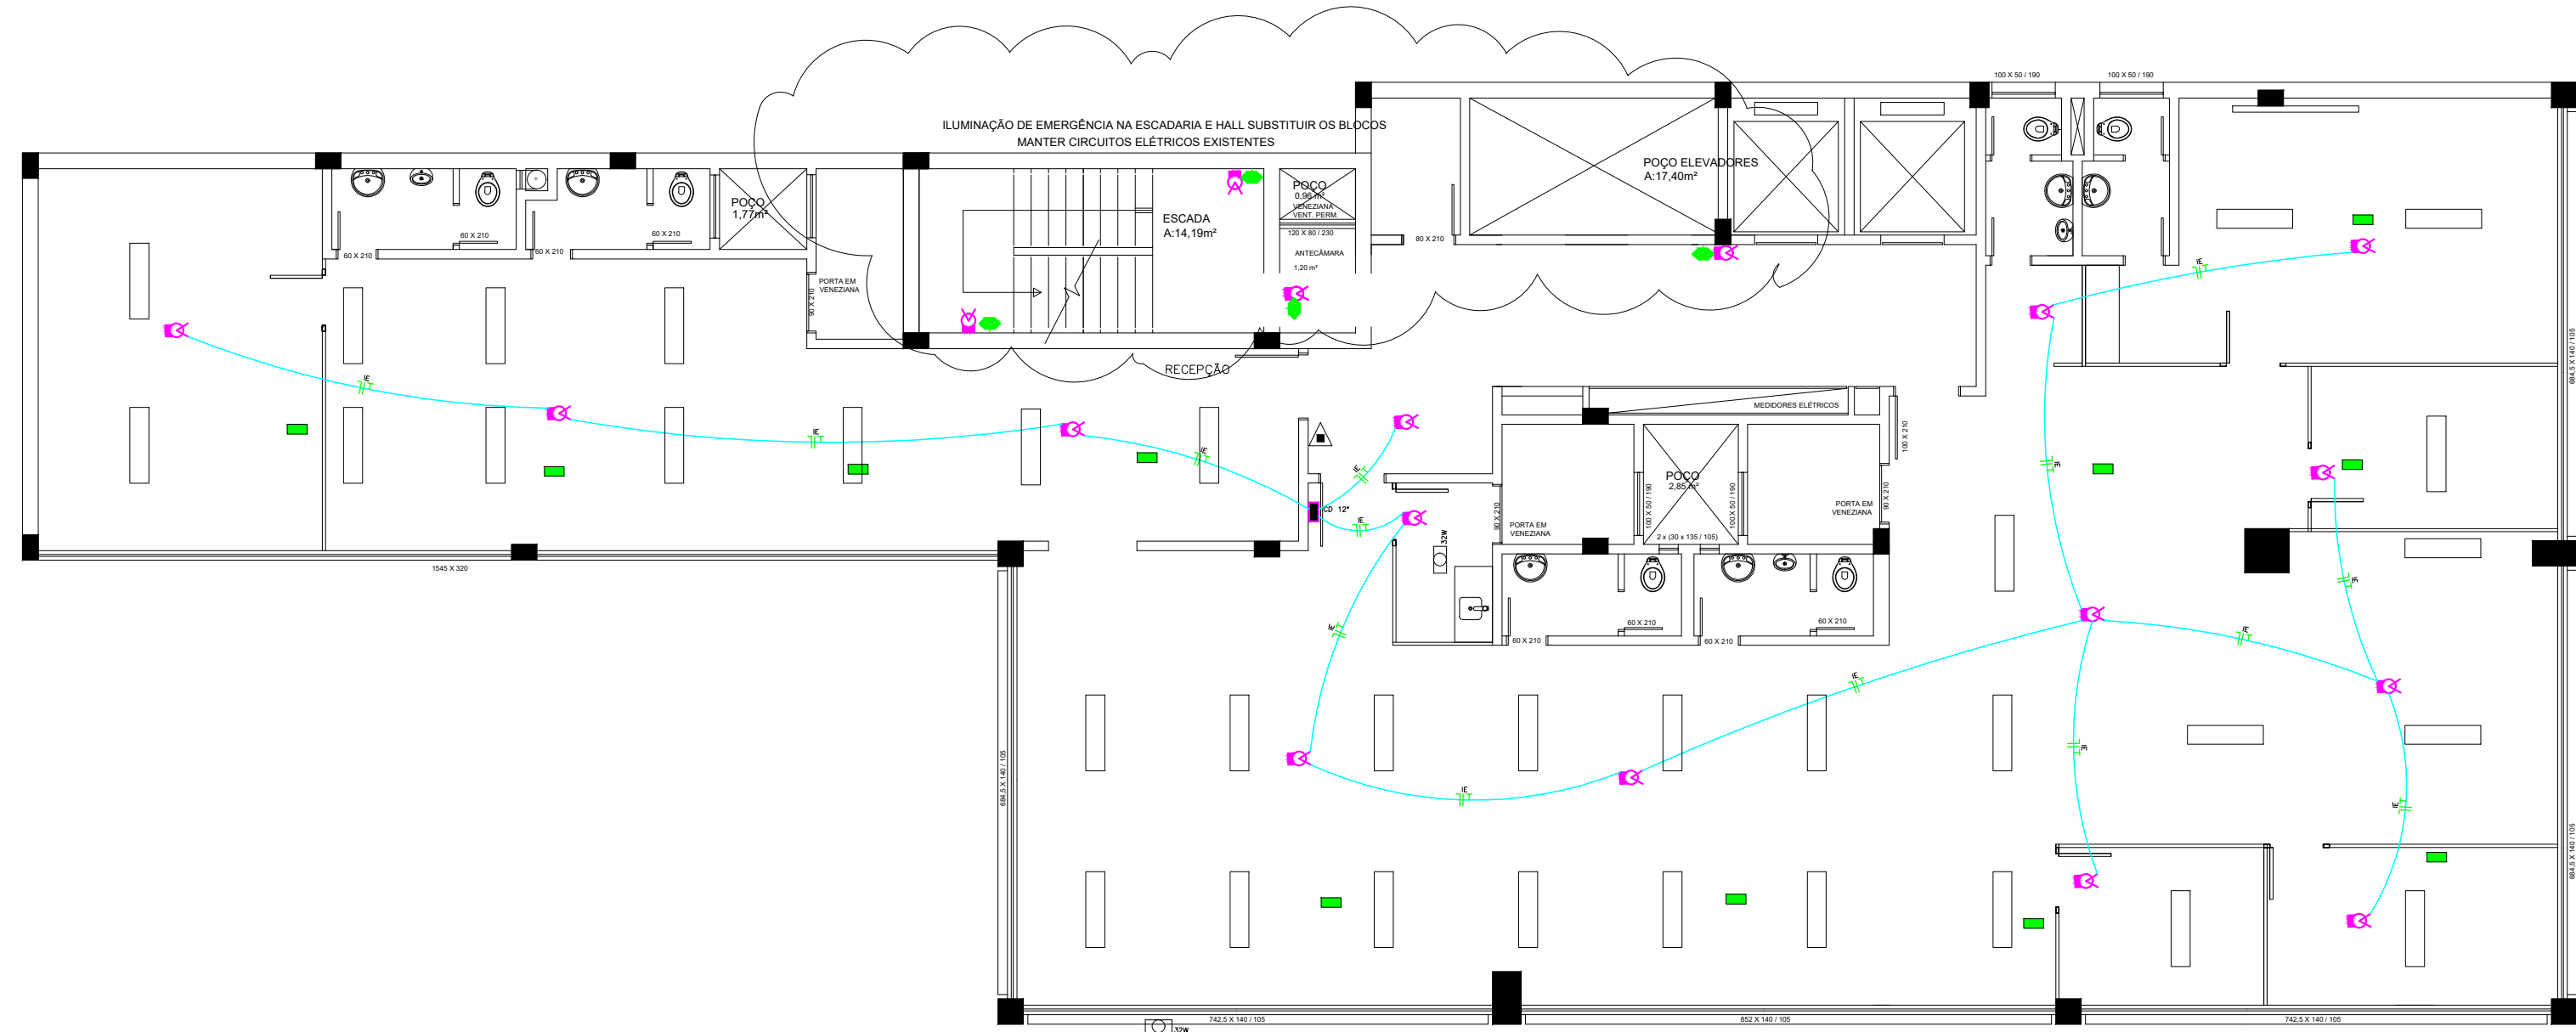

PLANTA BAIXA 12º PAVIMENTO
Medidas em m
ESCALA: 1/100

NOTA:
1 - INSTALAR DISJUNTOR MONOPOLAR
10A NO CD EXISTENTE
2 - ENTRE O CD E O FORRO SERÁ
INSTALADA CANALETA X PARA
PASSAGEM DO CABO

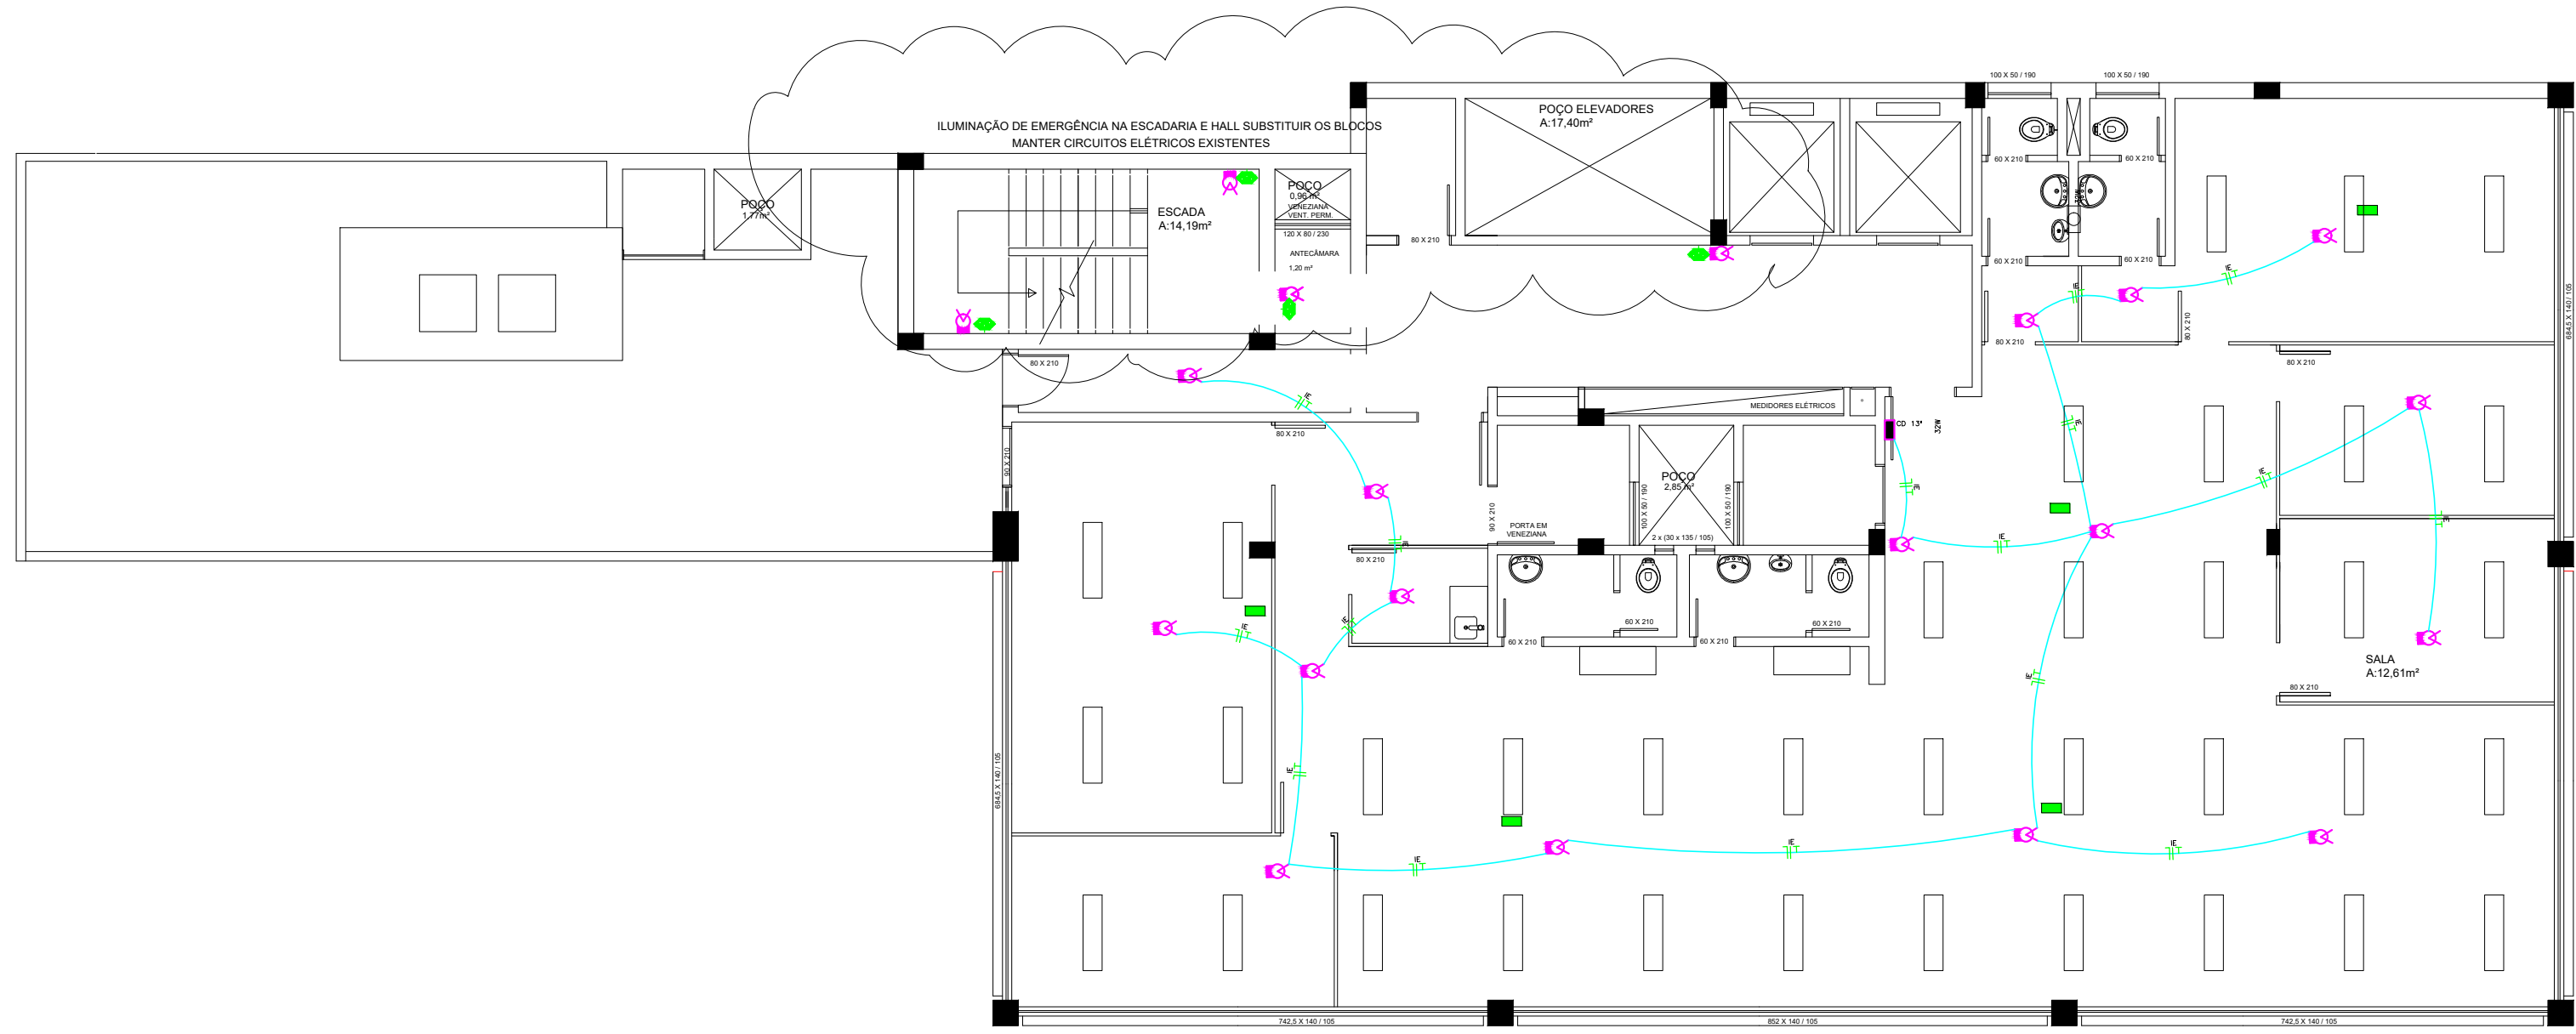


PLANTA BAIXA 13º PAVIMENTO
Medidas em m
ESCALA: 1/100

NOTA:
1 - INSTALAR DISJUNTOR MONOPOLAR
10A NO CD EXISTENTE
2 - ENTRE O CD E O FORRO SERÁ
INSTALADA CANALETA X PARA
PASSAGEM DO CABO


LEGENDA:

	- Iluminação de emergência - Bloco Autônomo
	- Luminária existente
	- Luminária existente
	- Luminária existente
	- CD EXISTENTE
	- Neutro, Fase, Terra - Instalação sobre o forro
	- CD e Instalador - inserir 2 disjuntores 1x10A
	- Condado PVC 4x2 x/Formato 2P+1 10A

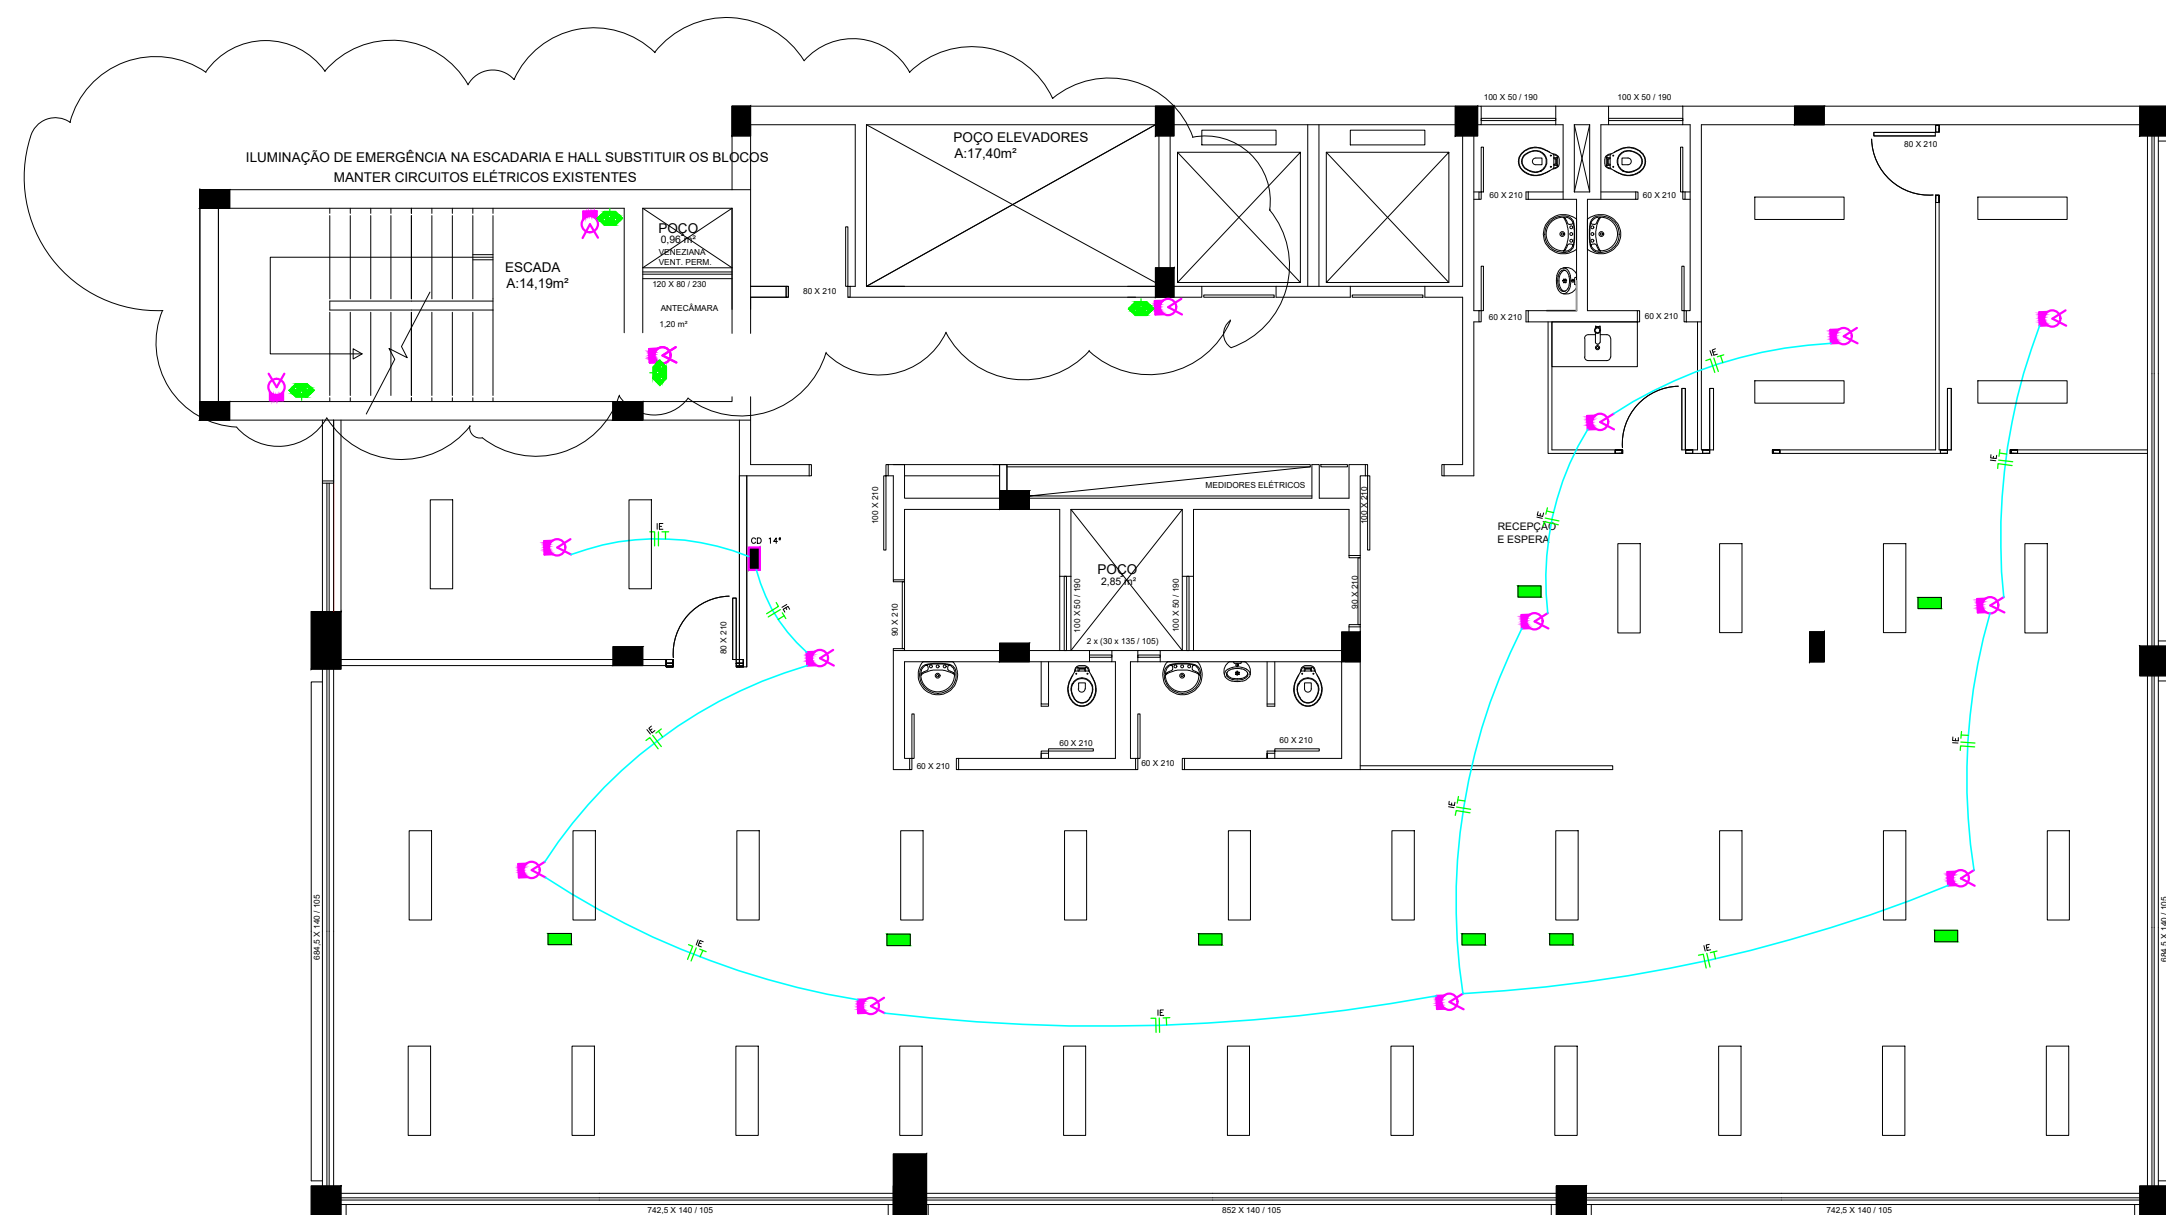


PLANTA BAIXA 14º PAVIMENTO
Medidas em m
ESCALA: 1/100

NOTA:
1 - INSTALAR DISJUNTOR MONOPOLAR
10A NO CD EXISTENTE
2 - ENTRE O CD E O FORRO SERÁ
INSTALADA CANALETA X PARA
PASSAGEM DO CABO

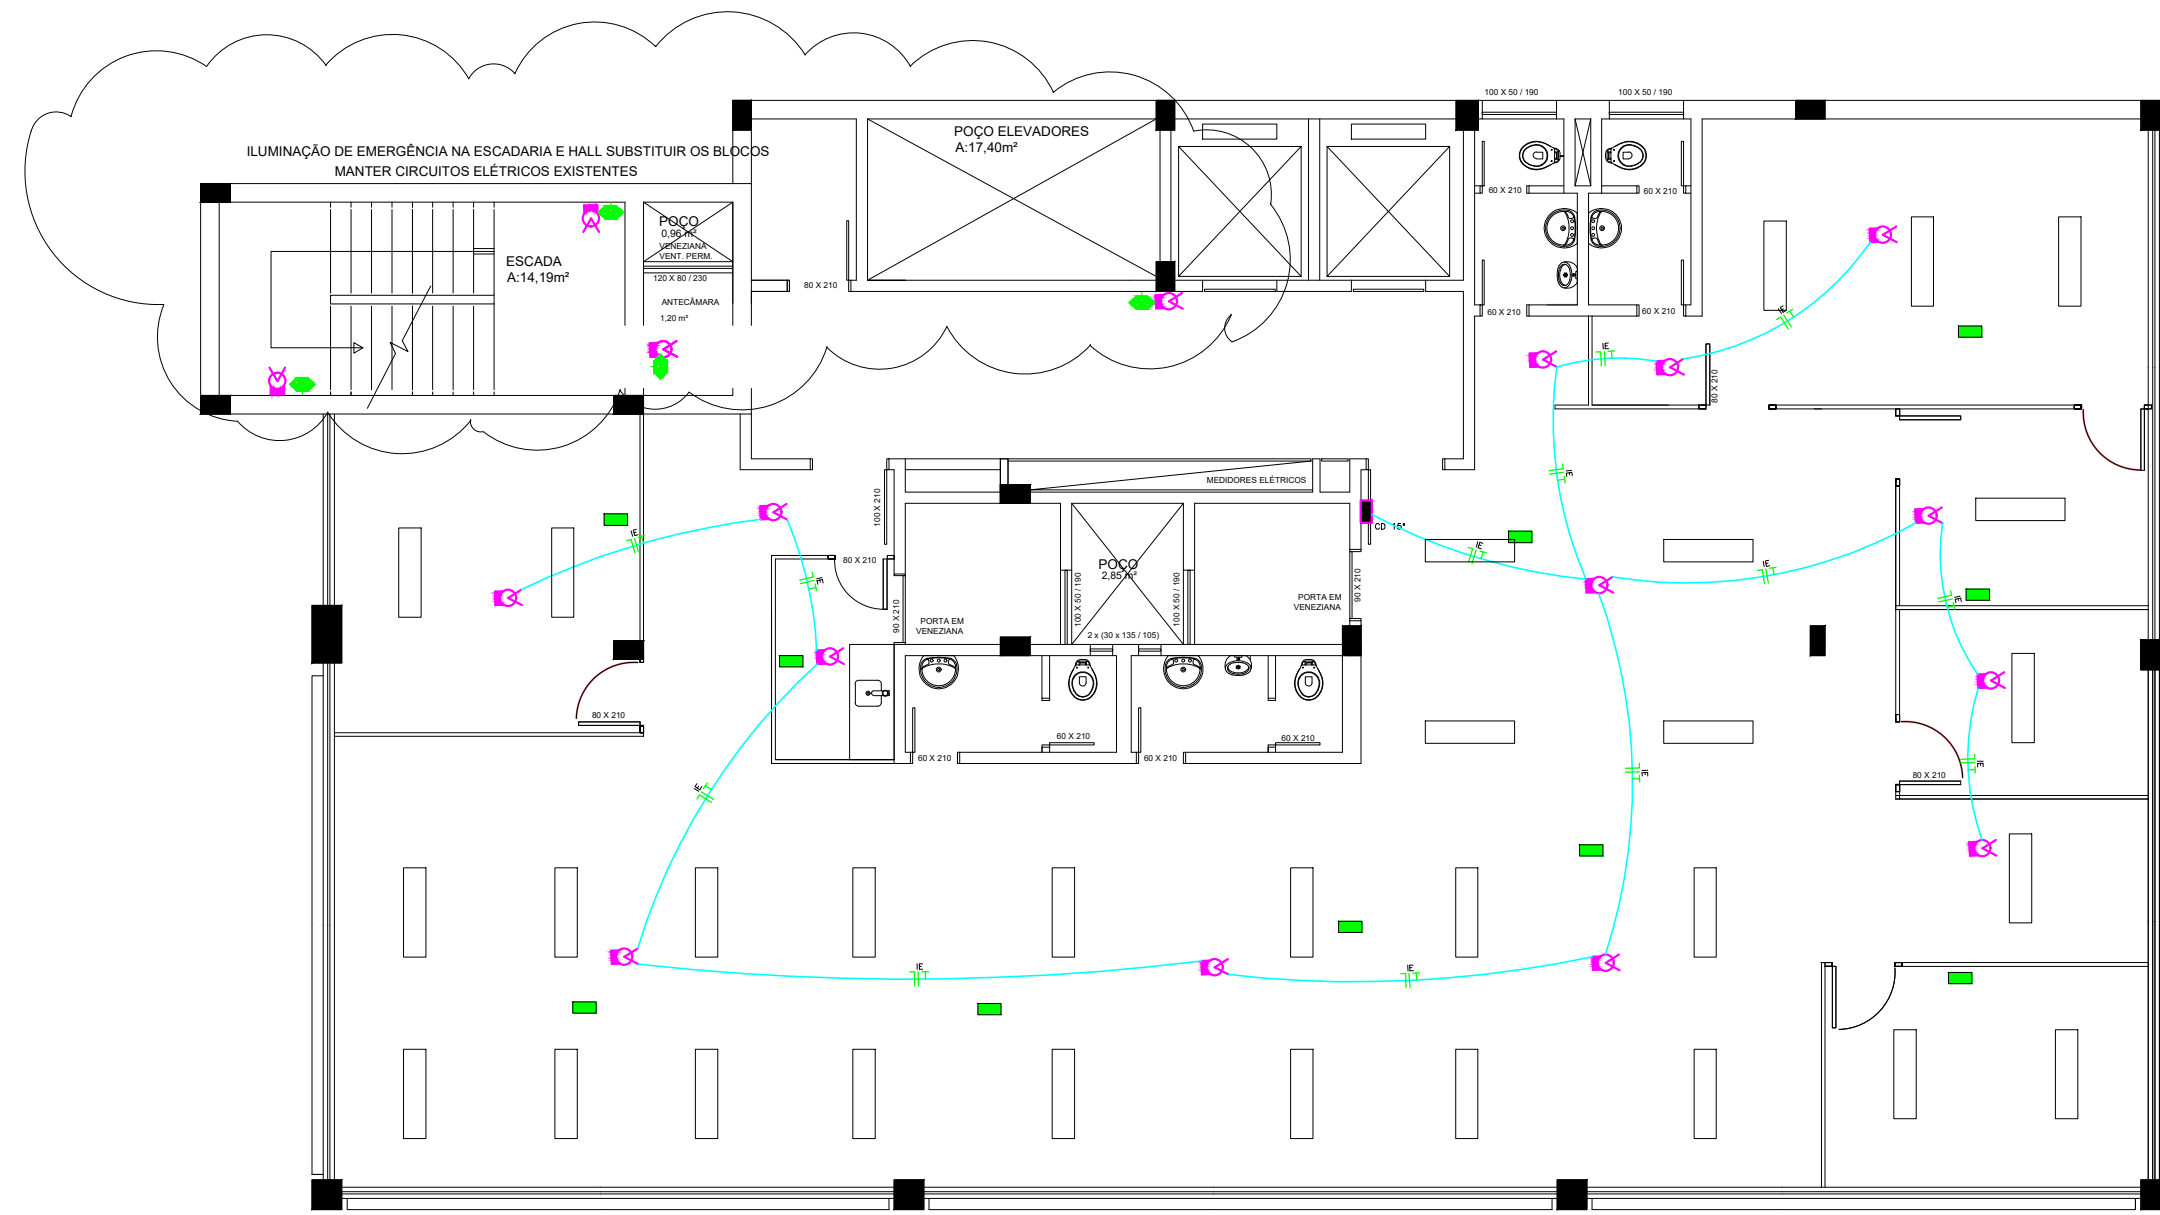


PLANTA BAIXA 15º PAVIMENTO
Medidas em m
ESCALA: 1/100

NOTA:
1 - INSTALAR DISJUNTOR MONOPOLAR
10A NO CD EXISTENTE
2 - ENTRE O CD E O FORRO SERÁ
INSTALADA CANALETA X PARA
PASSAGEM DO CABO

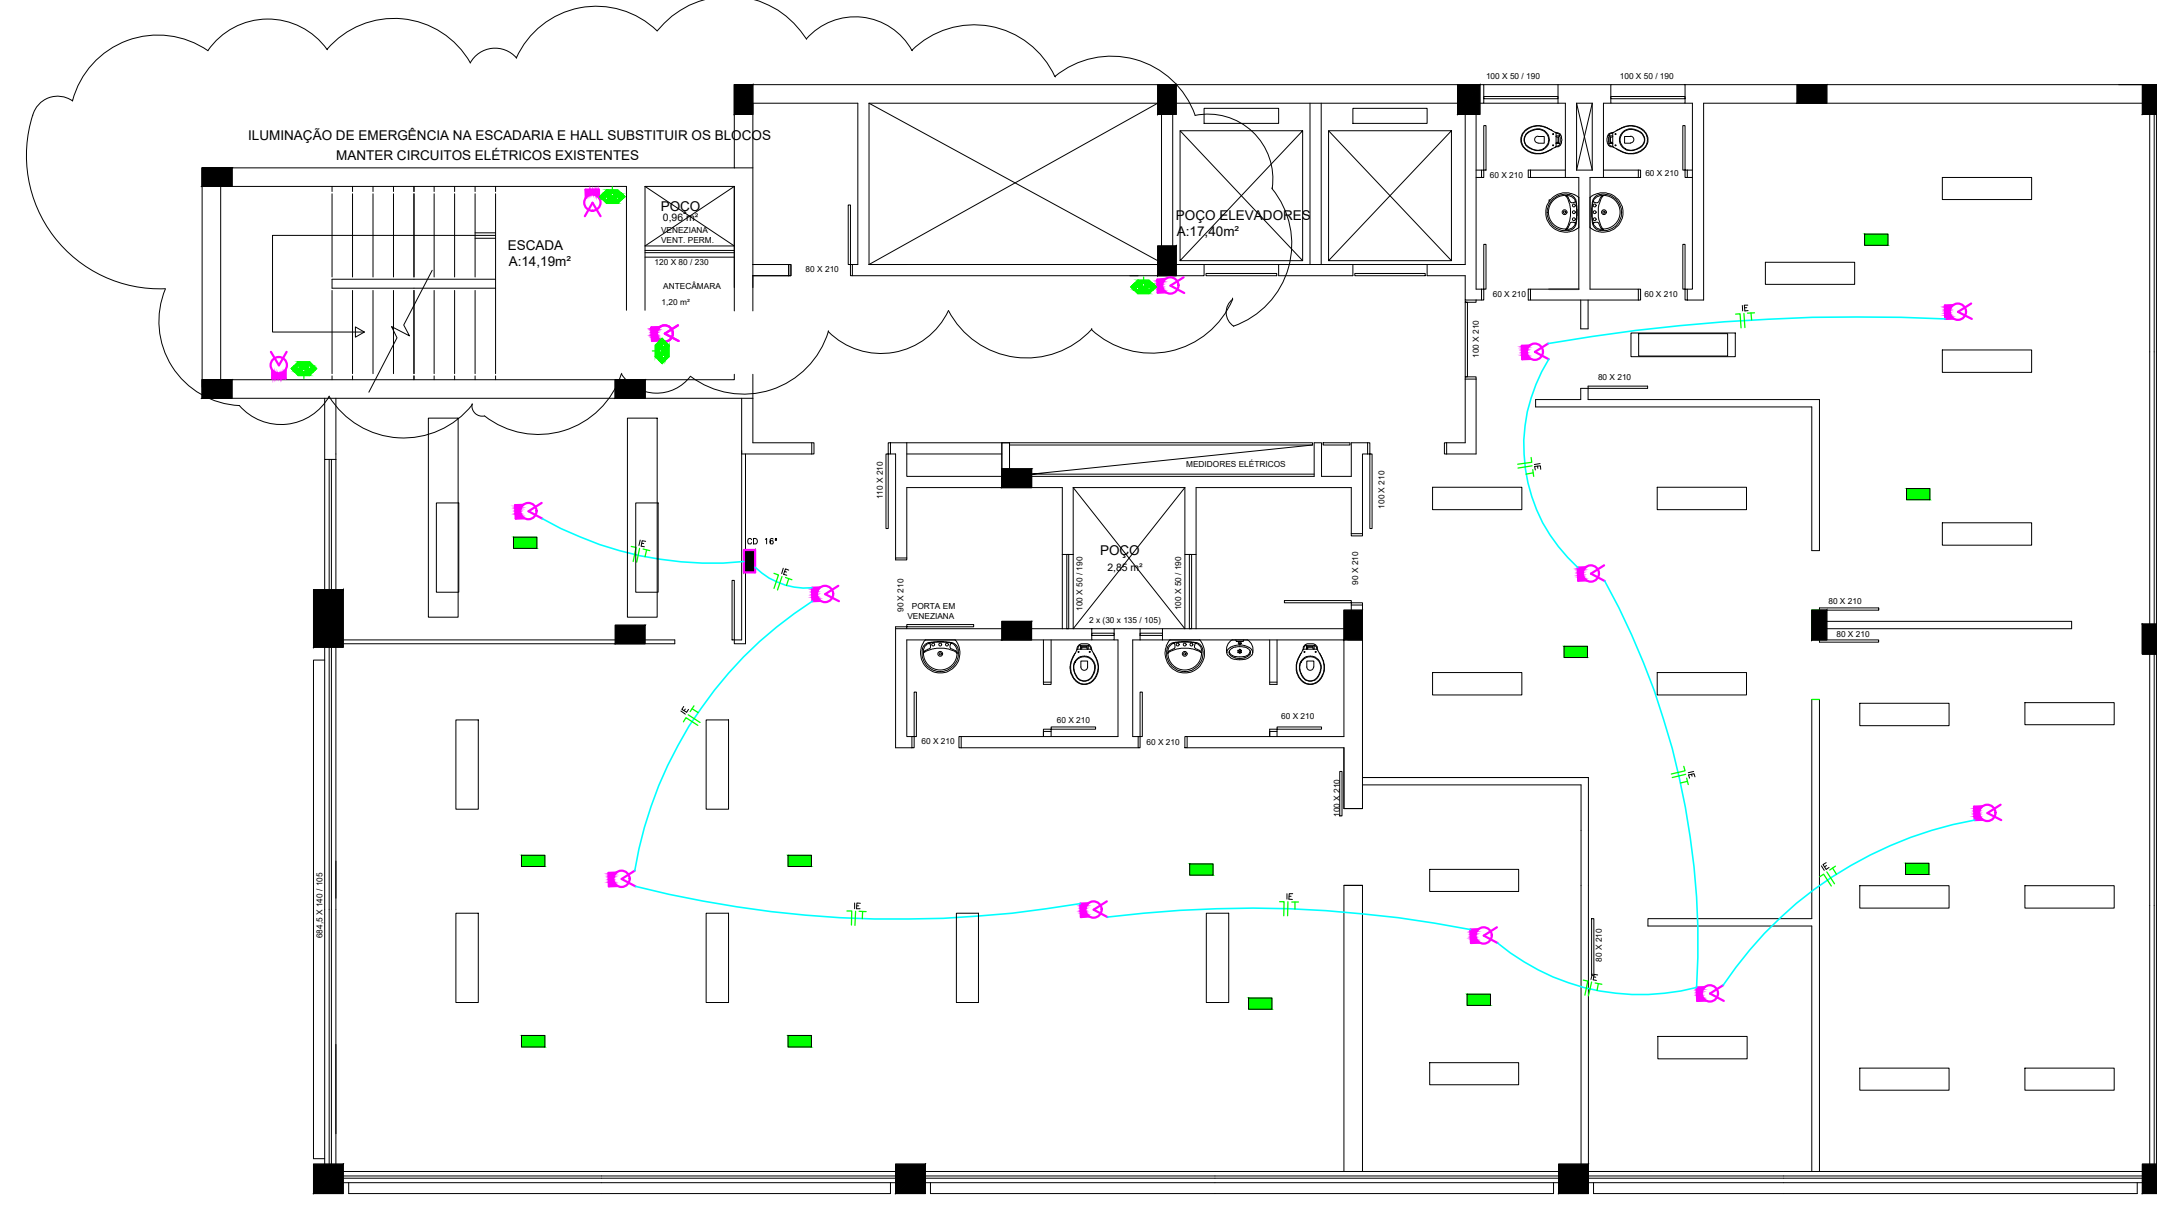


PLANTA BAIXA 16º PAVIMENTO
Medidas em m
ESCALA: 1/100

NOTA:
1 - INSTALAR DISJUNTOR MONOPOLAR
10A NO CD EXISTENTE
2 - ENTRE O CD E O FORRO SERÁ
INSTALADA CANALETA X PARA
PASSAGEM DO CABO

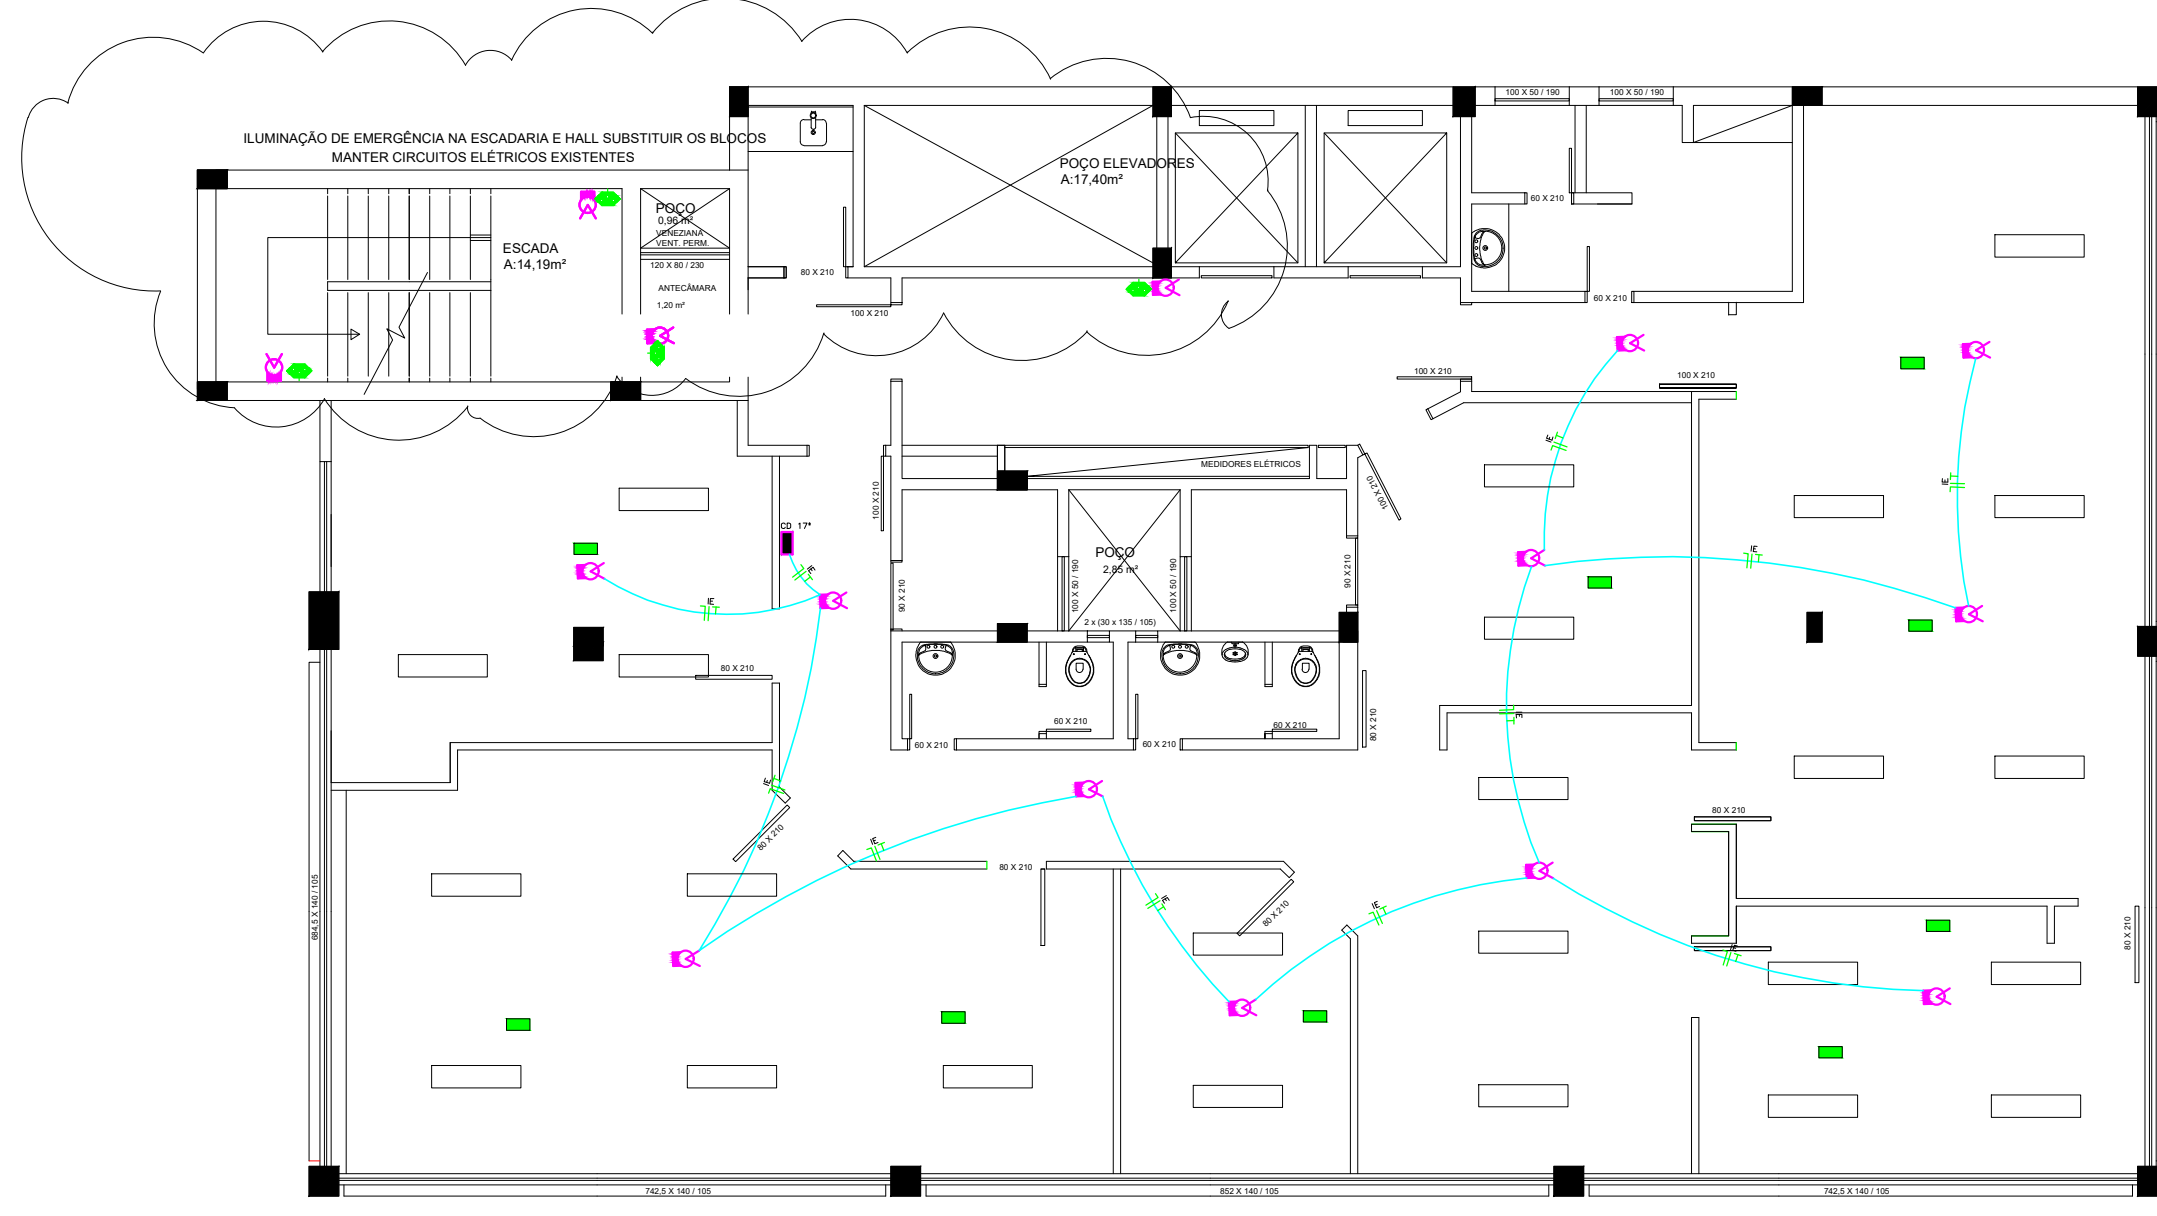


PLANTA BAIXA 17º PAVIMENTO
Medidas em m
ESCALA: 1/100

NOTA:
1 - INSTALAR DISJUNTOR MONOPOLAR
10A NO CD EXISTENTE
2 - ENTRE O CD E O FORRO SERÁ
INSTALADA CANALETA X PARA
PASSAGEM DO CABO

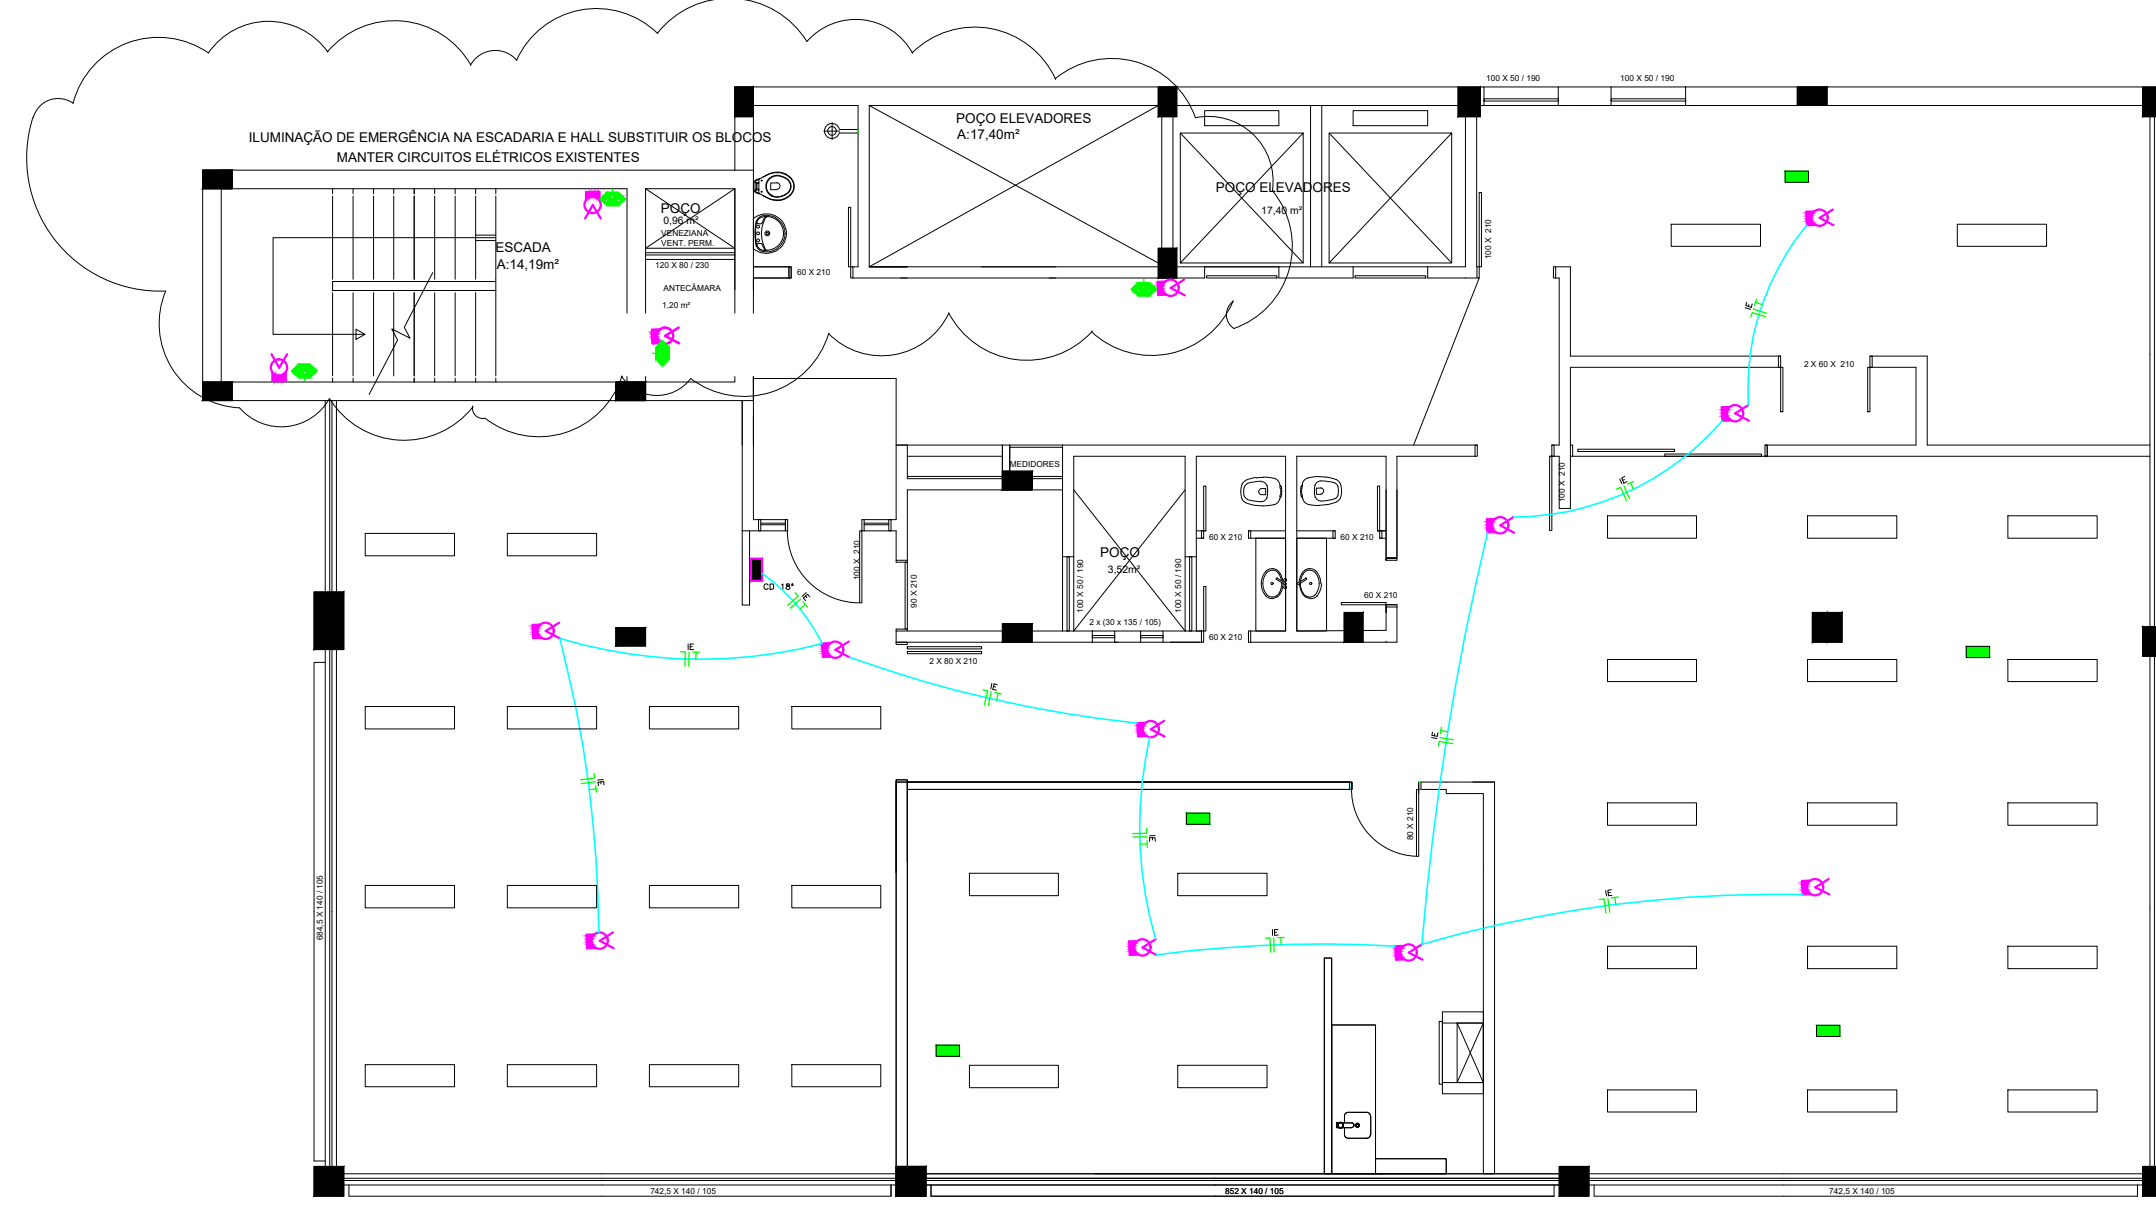

PLANTA BAIXA 18º PAVIMENTO
Medidas em m
ESCALA: 1/100

NOTA:
1 - INSTALAR DISJUNTOR MONOPOLAR
10A NO CD EXISTENTE
2 - ENTRE O CD E O FORRO SERÁ
INSTALADA CANALETA X PARA
PASSAGEM DO CABO

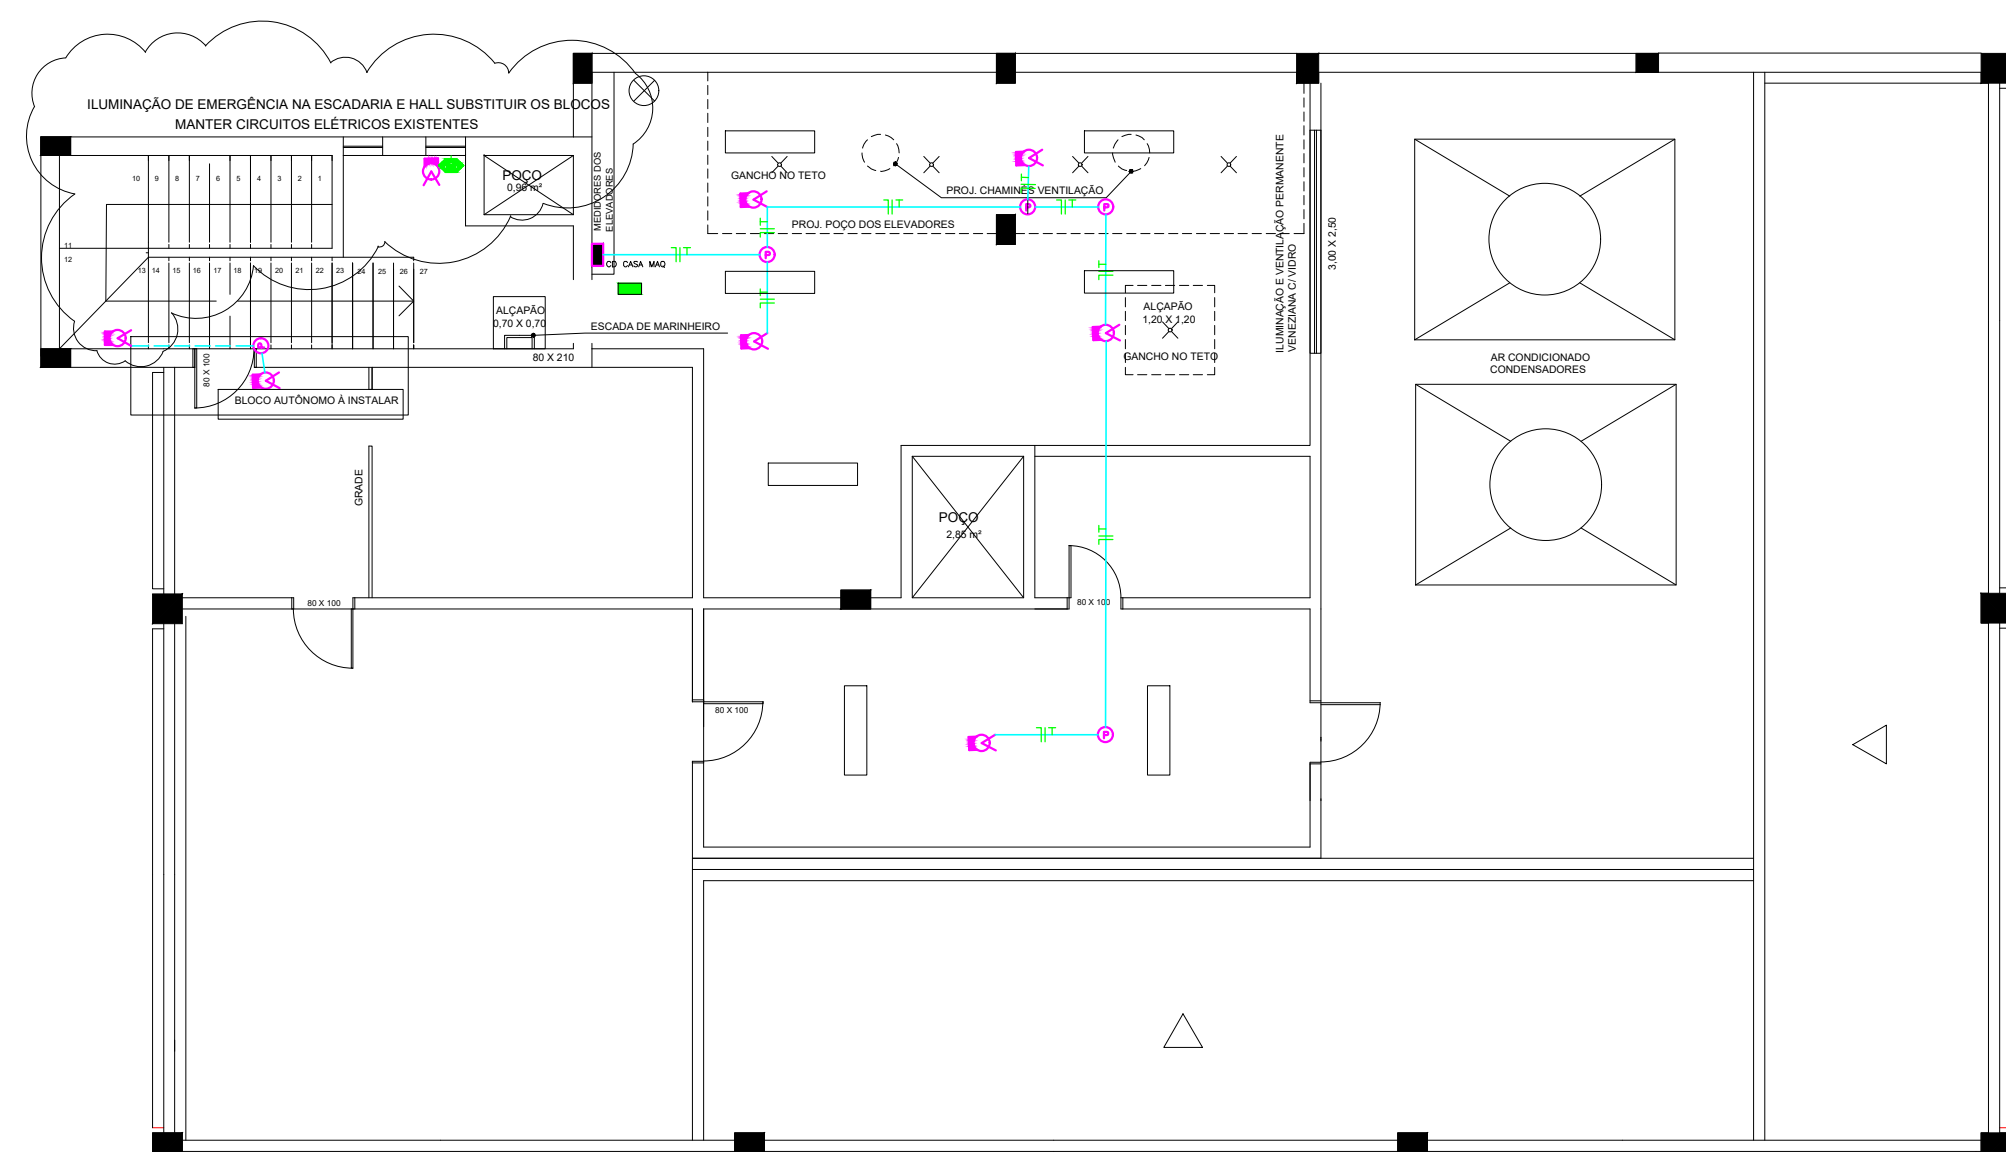

PLANTA BAIXA CASA DE MÁQUINAS
E COBERTURA PARTE 1
Medidas em m
ESCALA: 1/100

NOTA: INSTALAR DISJUNTOR
MONOPOLAR 10A NO CD EXISTENTE

PRÉDIO PÚBLICO PREFEITURA MUNICIPAL DE PORTO ALEGRE			
JC		Jauro Comunale PROJETOS	
RESPONSÁVEL TÉCNICO PELO PROJETO: Engº Eletr Jauro Chiari Comunale CREA/RS 8448-D		DESENHO JCC	
OBRA/ SERVIÇO	PLANO DE PREVENÇÃO E PROTEÇÃO CONTRA INCÊNDIO		
ENDEREÇO	Rua General João Manoel, nº 157, Centro Histórico	MUNICÍPIO PORTO ALEGRE RS	
PROJETO	ILUMINAÇÃO EMERGÊNCIA	ASSUNTO PLANTA BAIXA 12º, 13º, 14º, 15º, 16º, 17º, 18º PAVIMENTOS, CASA DE MÁQUINAS	Nº PRANCHA IE-3
ESCALA	INDICADA	DATA	JAN/2024