


PLANTA BAIXA
ESCALA 1/100

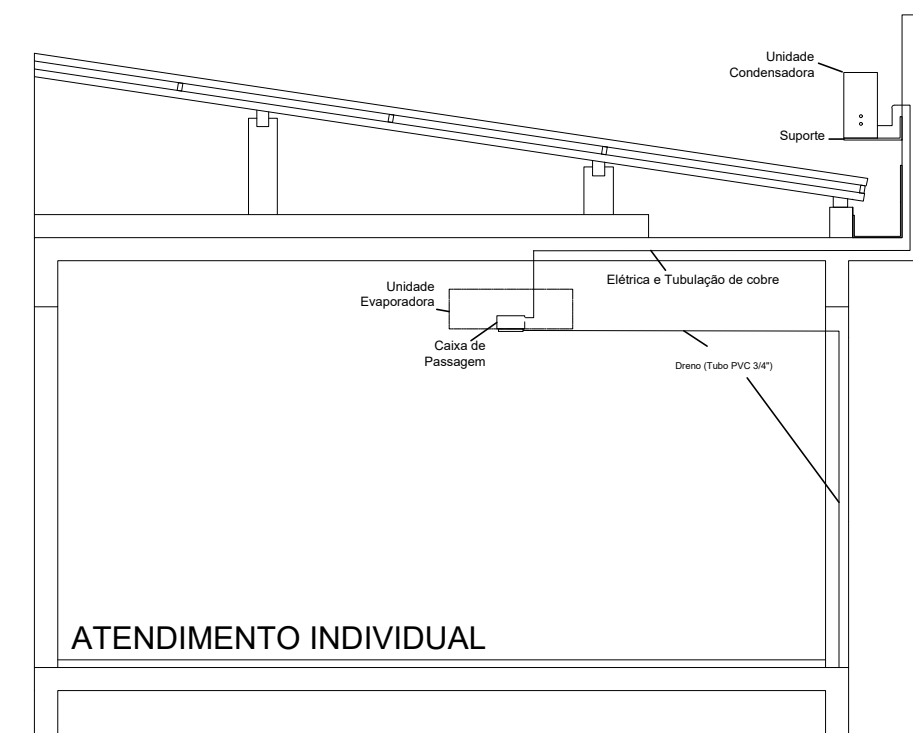

REVISÃO 01



ESTADO DO RIO GRANDE DO SUL
PREFEITURA DE MARIANA PIMENTEL

rua dr. montaury, 10 - centro - mariana pimentel/rs

**CRAS - CENTRO DE REFERÊNCIA DE
ASSISTÊNCIA SOCIAL
MUNICÍPIO MARIANA PIMENTEL**

Resp. Técnica:

Prefeito:

Debora Viegas RS252986

Joel Ghiso

CONVÊNIO - C. R.

ESCALA:
1/100

DATA:
AGO/2024

PRANCHA Nº

Descrição:

**PLANTA BAIXA AR
CONDICIONADO E
DETALHAMENTO**

11