



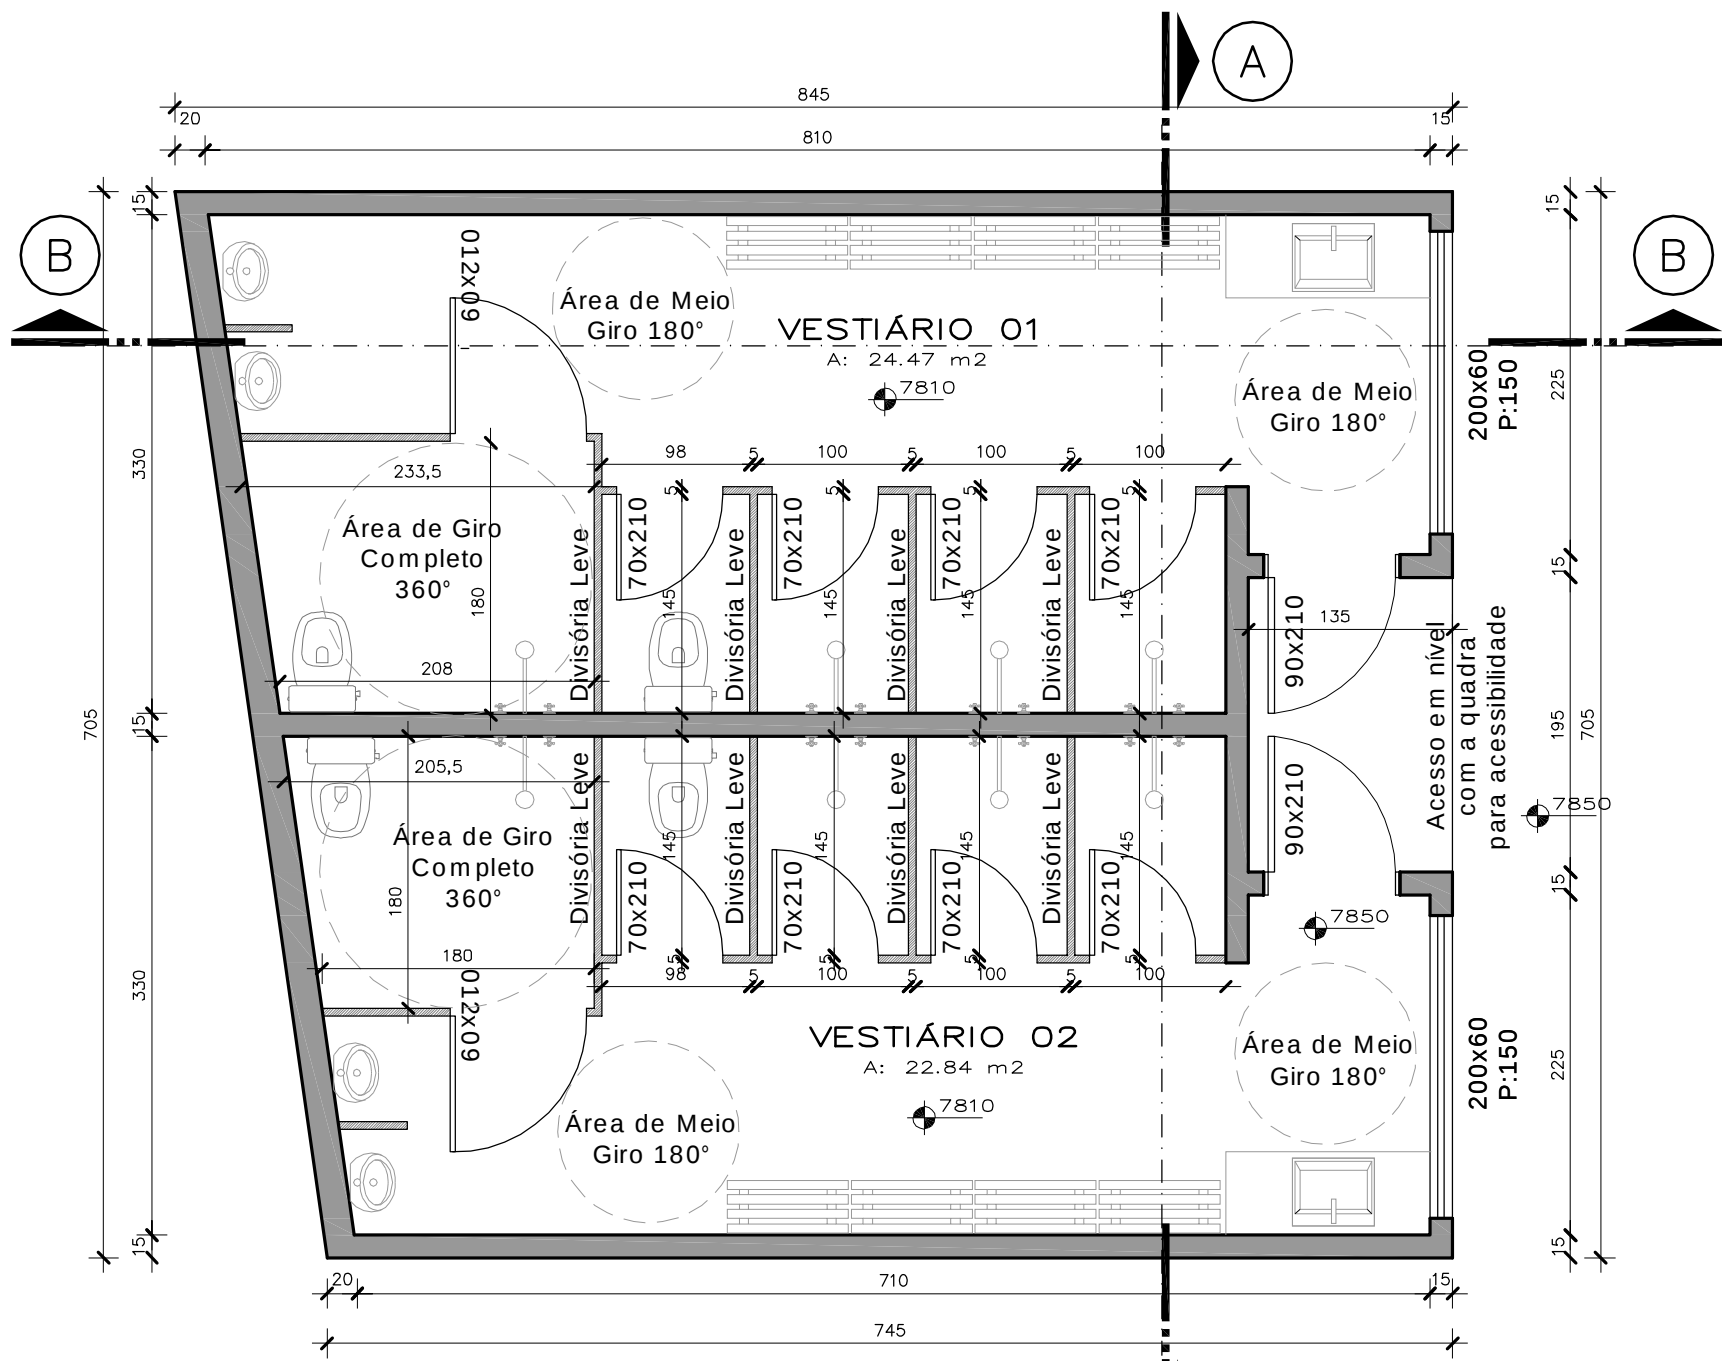



PLANTA BAIXA

Escala 1/50
ÁREA TOTAL
A: 96,94 m²

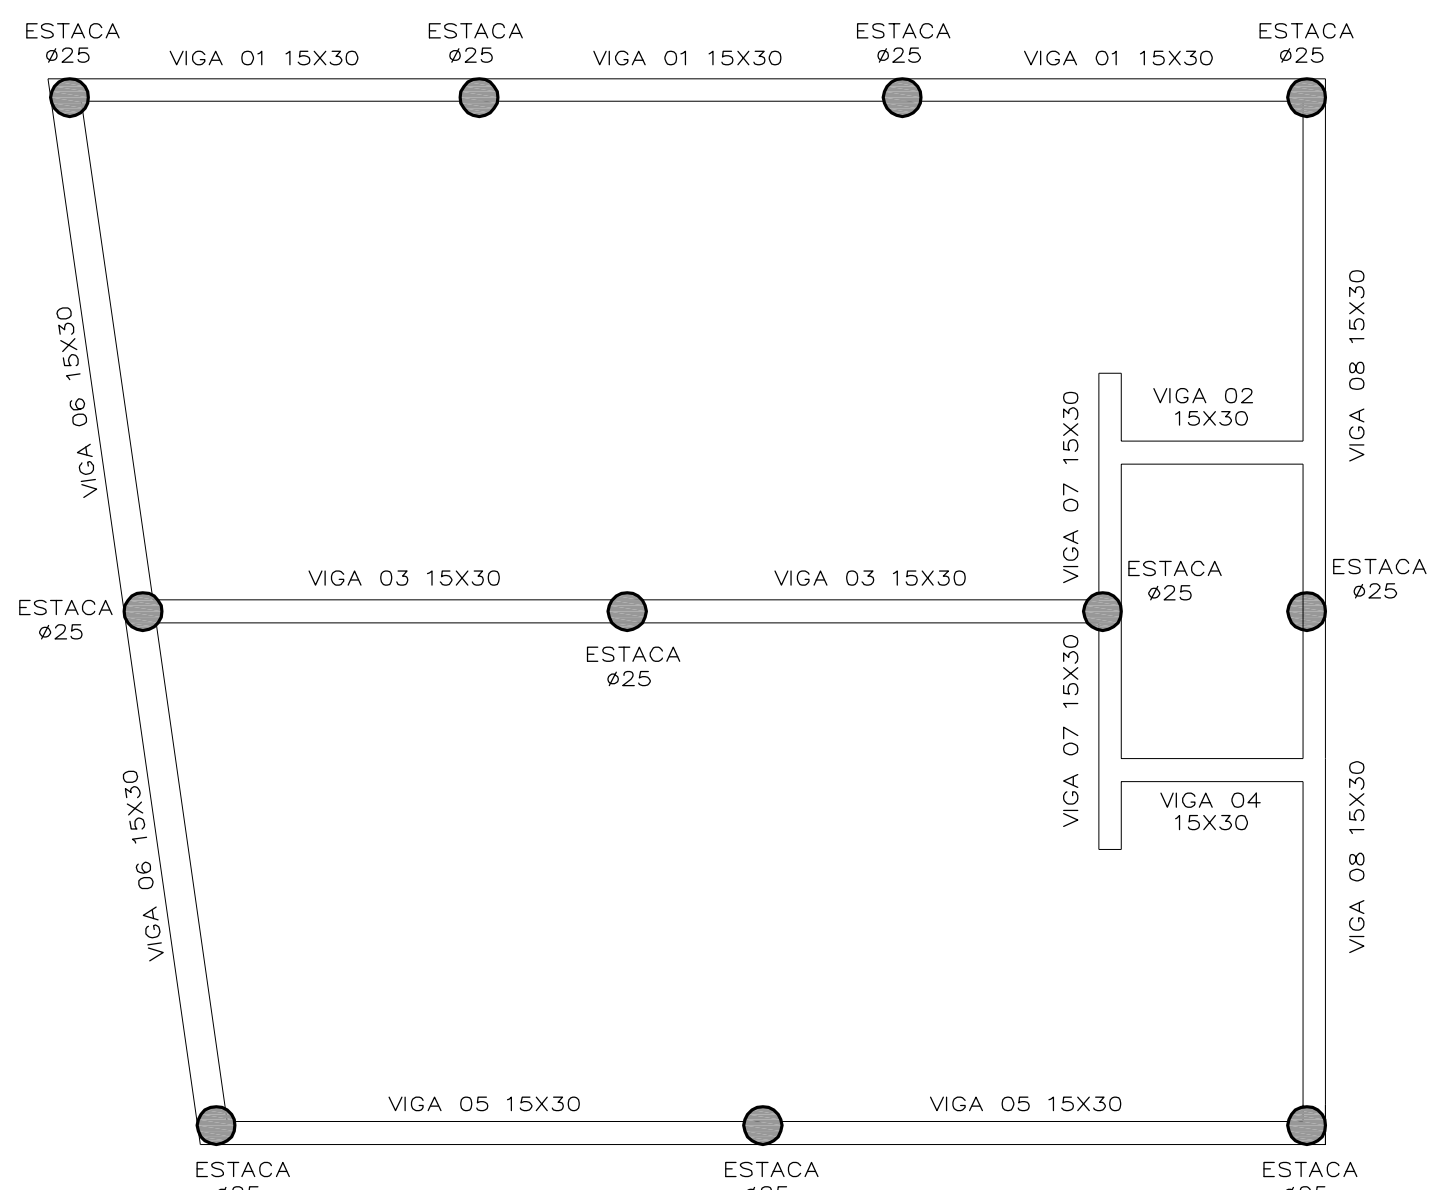


PROJETO ESTRUTURAL

Escala 1/50

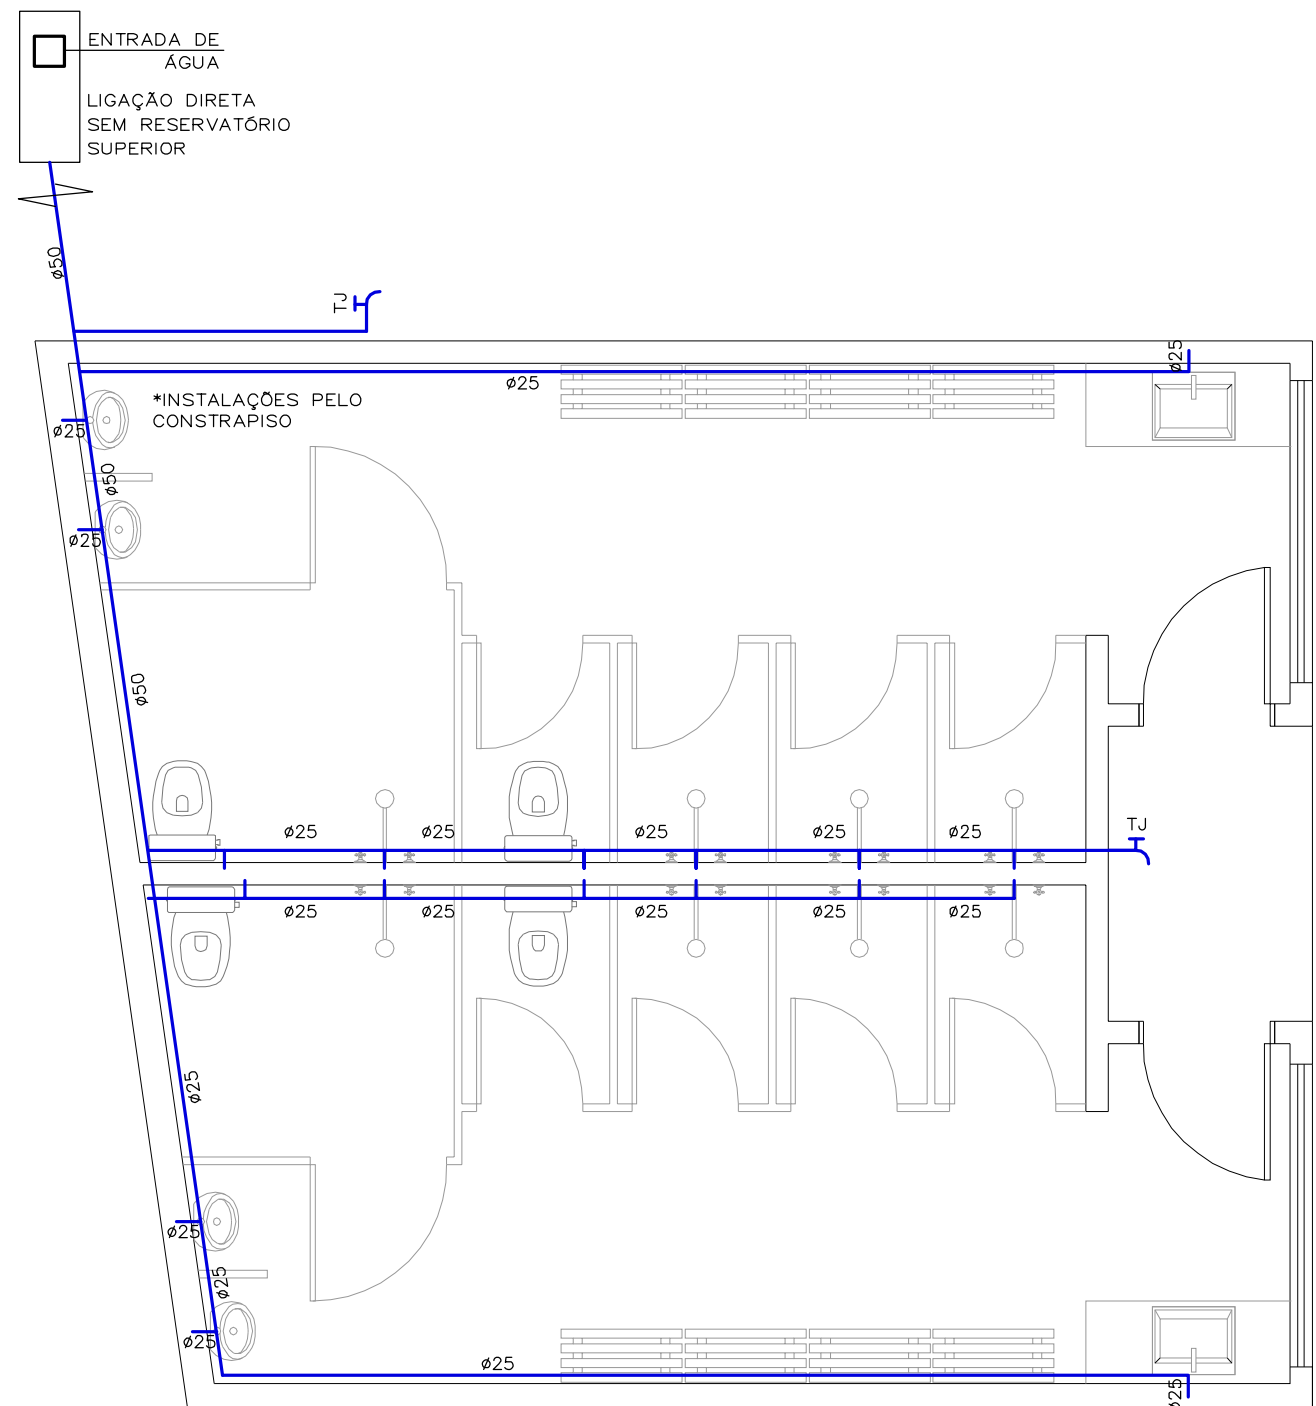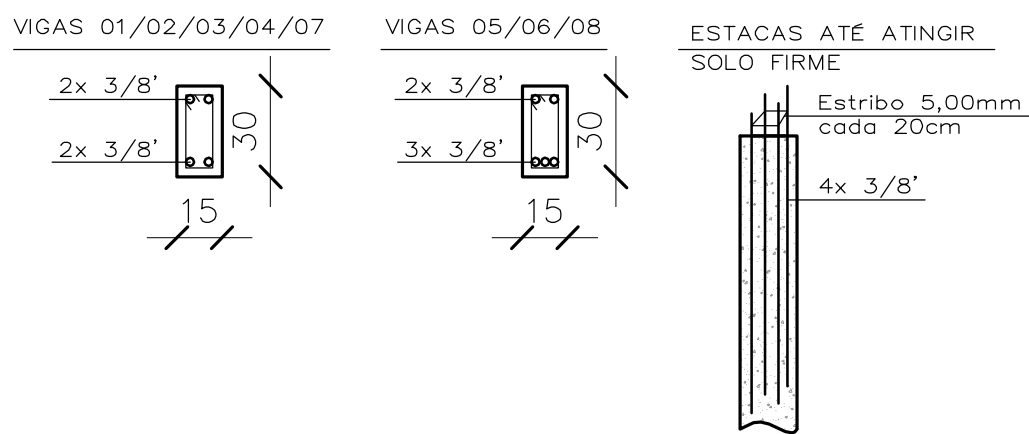


PROJETO HIDRÁULICO

Escala 1/50

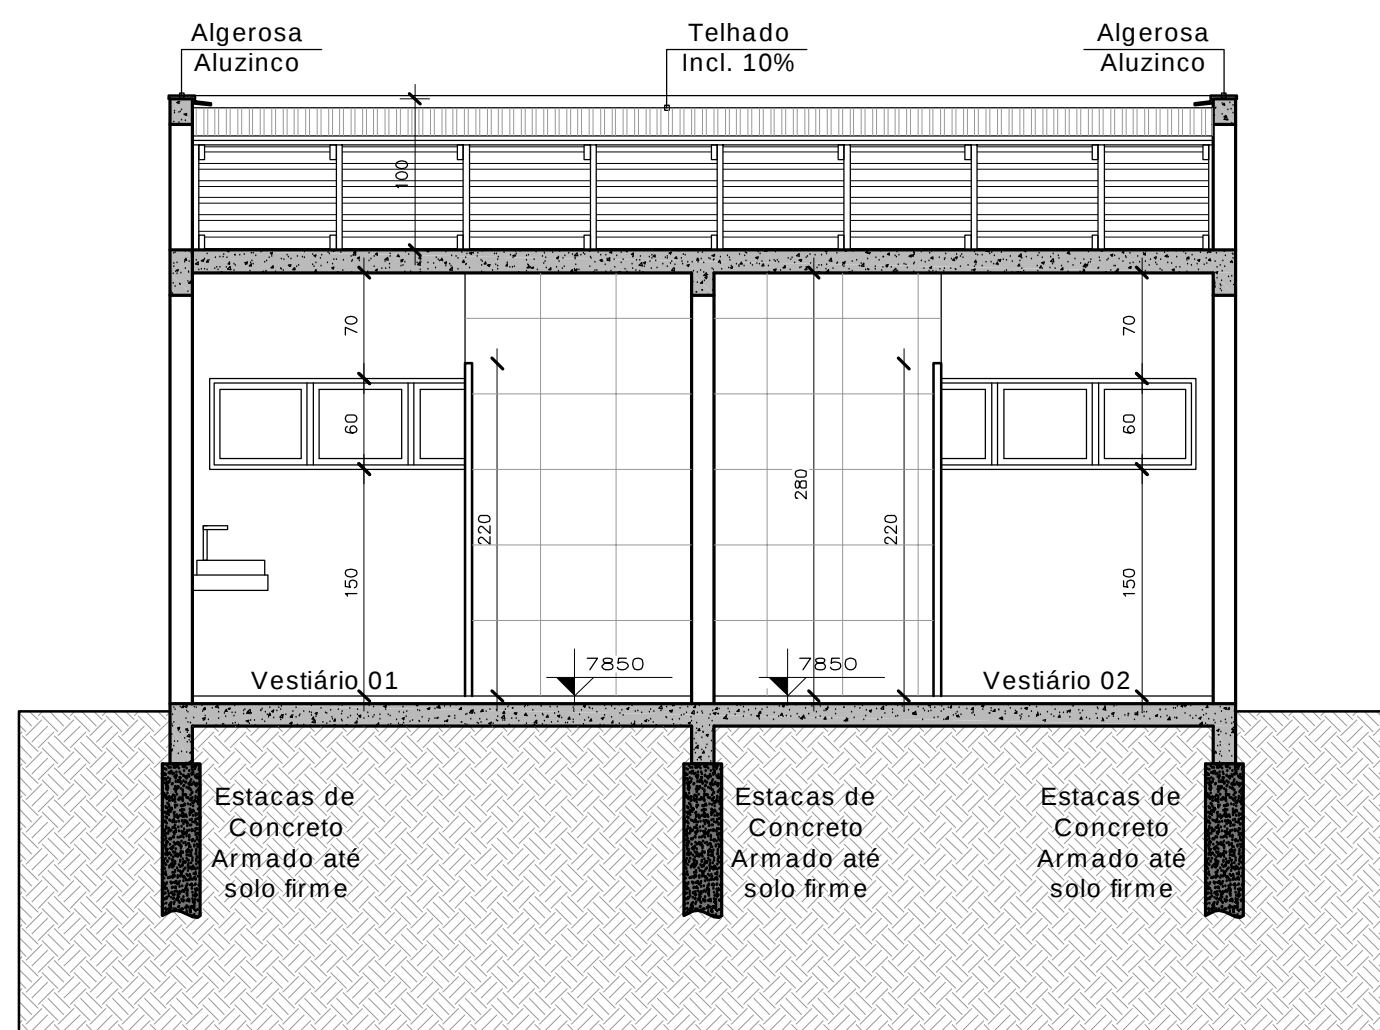


CORTE AA

Escala 1/50

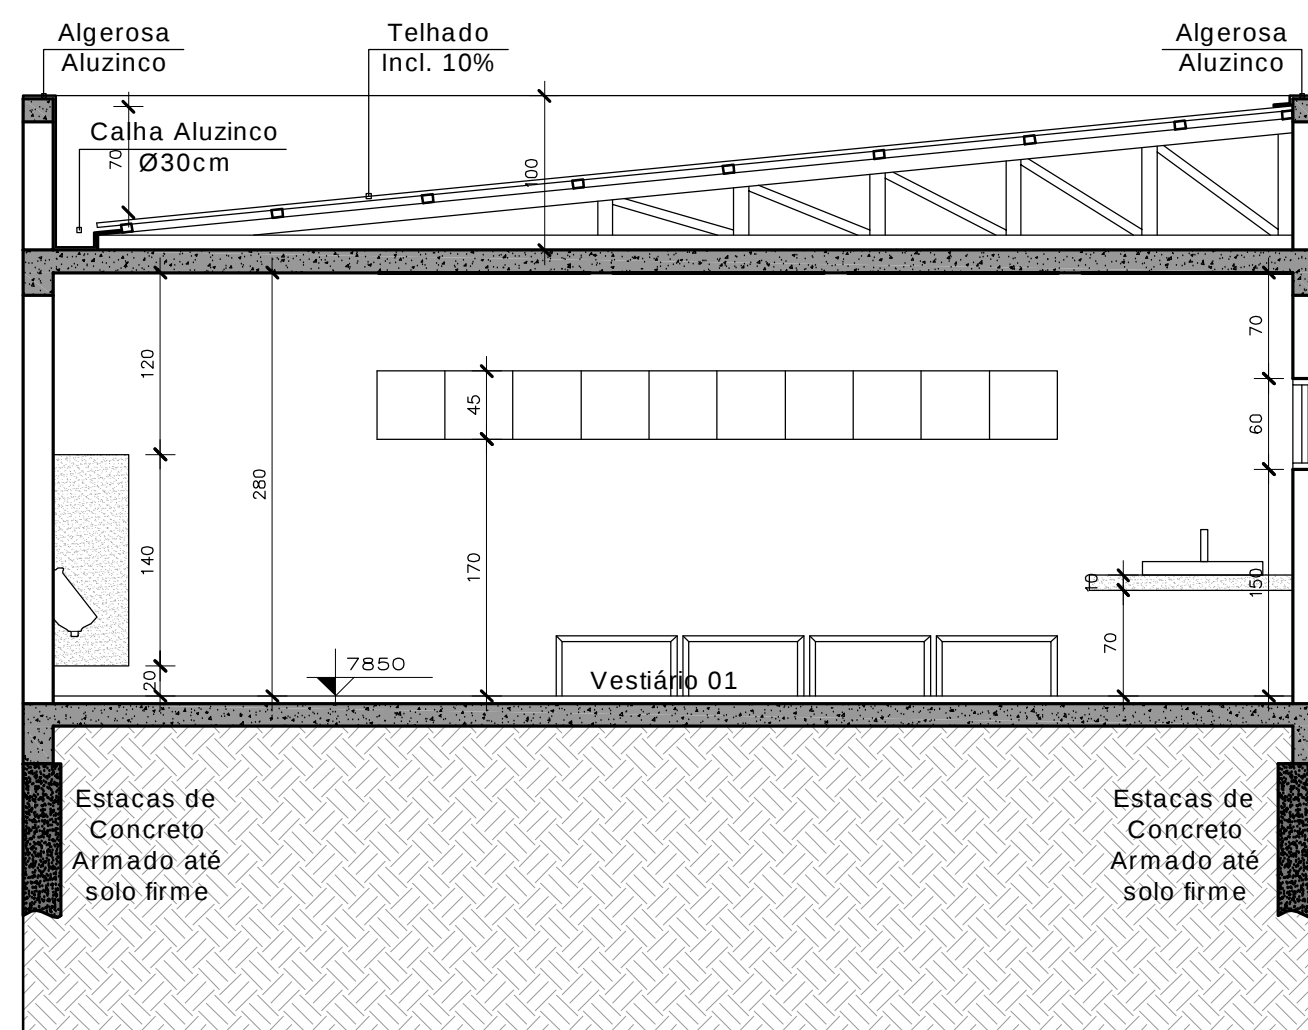


CORTE BB

Escala 1/50

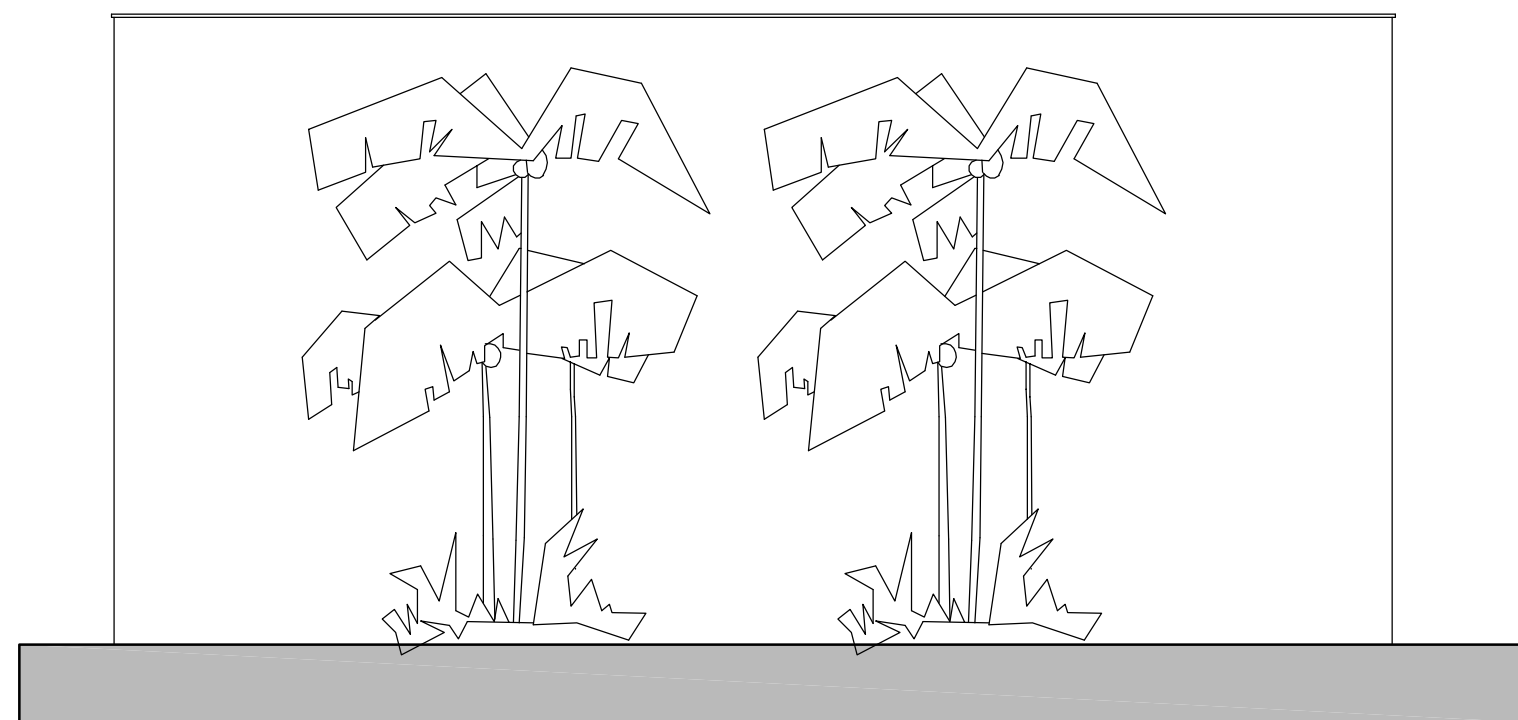


FACHADA_LESTE

Escala 1/50

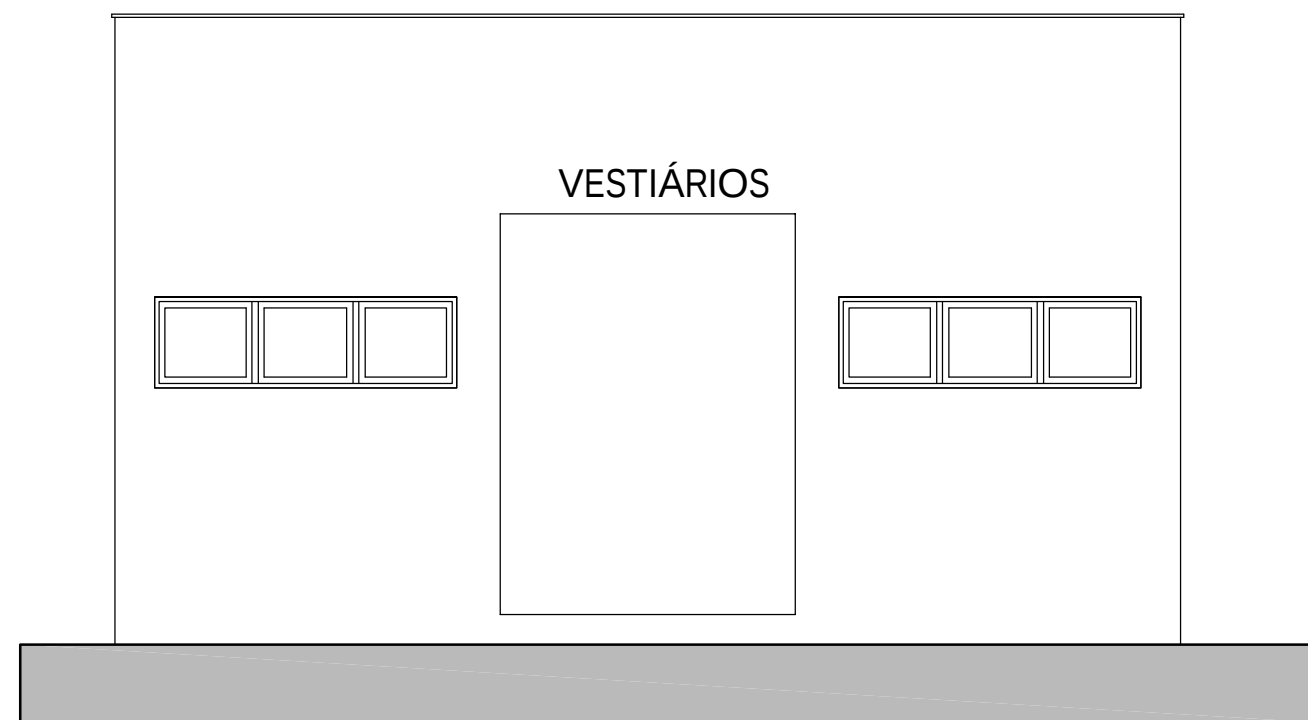

FACHADA_SUL

Escala 1/50

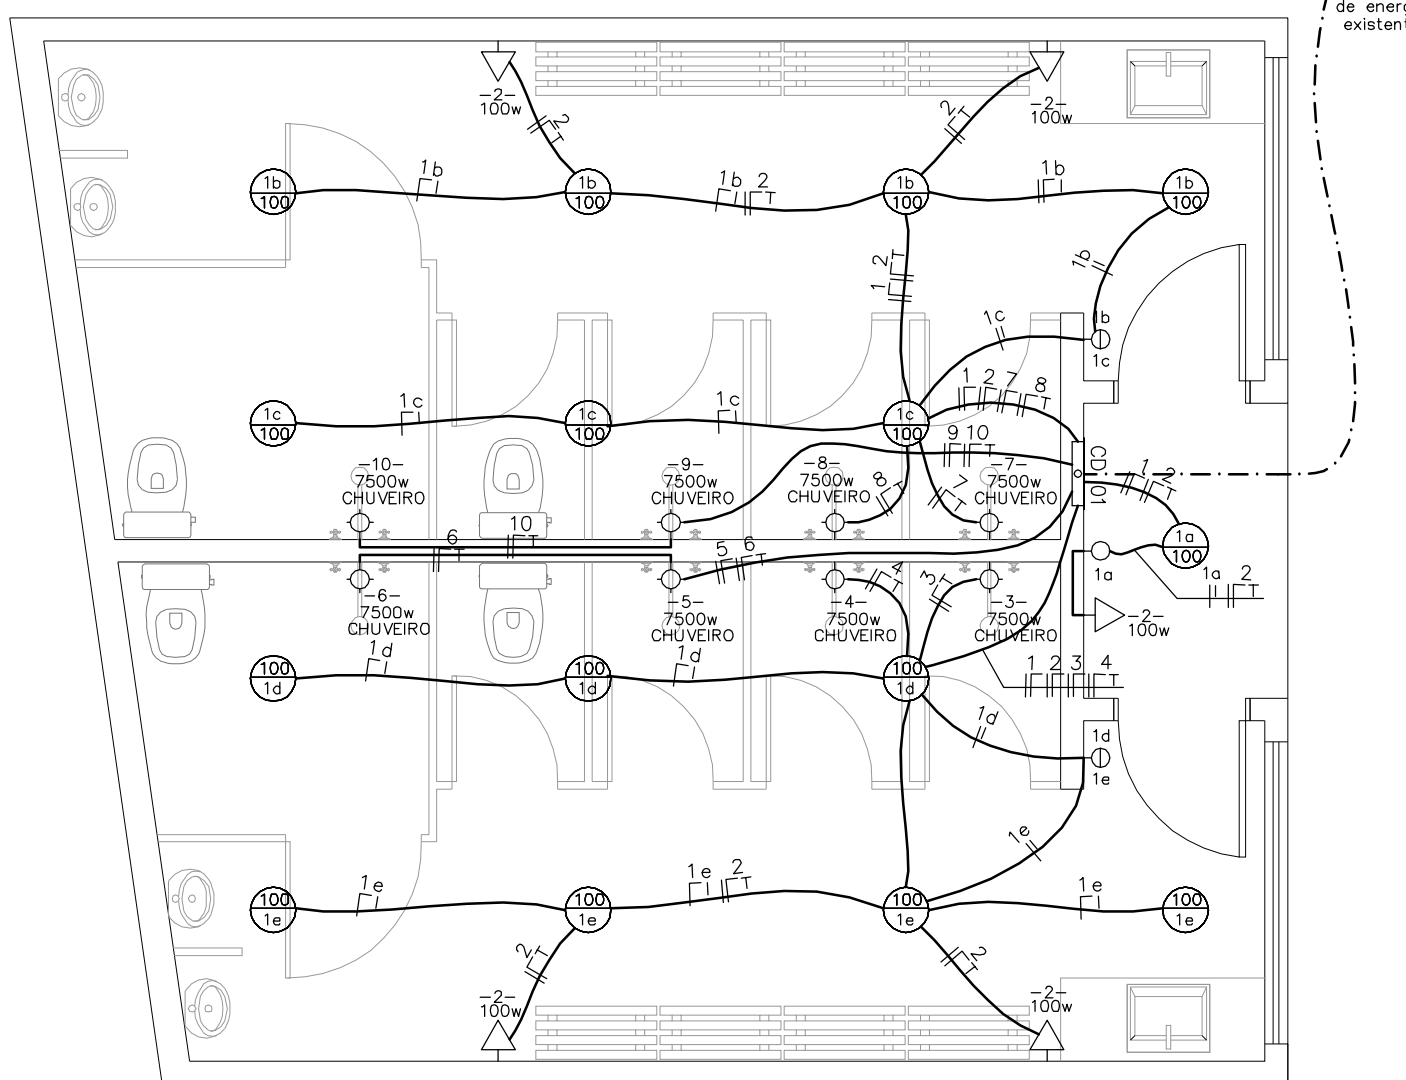

PROJETO ELÉTRICO

Escala 1/50

QUADRO DE CARGAS/CASA						
CIRCUITO	ILUMINACAO (W)	TOMADAS (W)	TOMADAS ESPECIAIS (W)	TOTAL (W)	CONDUTOR (mm2)	DISJUNTOR (A)
1	15X100	—	—	1500	1,5	15
2	—	5X100	—	500	2,5	20
3	CHUVEIRO	—	7500	7500	6,0	40
4	CHUVEIRO	—	7500	7500	6,0	40
5	CHUVEIRO	—	7500	7500	6,0	40
6	CHUVEIRO	—	7500	7500	6,0	40
7	CHUVEIRO	—	7500	7500	6,0	40
8	CHUVEIRO	—	7500	7500	6,0	40
9	CHUVEIRO	—	7500	7500	6,0	40
10	CHUVEIRO	—	7500	7500	6,0	40
TOTAL CD. 01	—	—	—	62.000W	4X10mm2	—
TERRA 1x6mm2						

LEGENDA

1 - ELETRODUTOS

— ELETRODUTO 1/2"X1/4" QUANDO NÃO DIMENSIONADO, PARA ENERGIA INSTALAÇÃO EMBAIXADA NA PAREDE OU NA LAJE.
— ELETRODUTO QUE SOBRE, DESCE E PASSA RESPECTIVAMENTE.

2 - LUMINÁRIAS

— PONTO DE LUZ 100W - CABA ESMALTADA OCTOGONAL #100mm.
— PONTO DE LUZ INCANDESCENTE 100W TIPO APPLIQUE, ALTURA 2,00m QUANDO NÃO COTADO.

3 - FIAÇÃO

— CONDUTOR TERRA - SEÇÃO MÍNIMA #2,5 mm².
— CONDUTOR NÃO DIMENSIONADO - SEÇÃO MÍNIMA #2,5 mm².
— CONVENÇÕES DOS CIRCUITOS DE ILUMINAÇÃO:
1a - CIRCUITO NA 1a COMANDADO POR INTERRUPTOR.

— CÍRCULO DE CORES:
FASE R - VERMELHO
FASE S - PRETO
FASE T - BRANCO
NEUTRO - AZUL CLARO
TERRA - LISTRADO (VERDE/AMARELO)
RETORNO - AMARELO


4 - CD

CD 01 - CENTRO DE DISTRIBUIÇÃO DE ENERGIA INSTALAÇÃO EMBAIXADA 60x120x20mm.

5 - DISPOSITIVOS

DES: AS ALTURAS SÃO REFERIDAS À PARTE INFERIOR DAS CAIXAS DE REGULAÇÃO AO PISO.

- INTERRUPTOR 1, TELA SIMPLES, CABA ESMALTADA QUADRADA, ALTURA 1,05m QUANDO NÃO COTADO.
- INTERRUPTOR 2, TELA SIMPLES, CABA ESMALTADA QUADRADA, ALTURA 1,05m QUANDO NÃO COTADO.
- INTERRUPTOR 3, TELA HOTEL, CABA ESMALTADA QUADRADA, ALTURA 1,05m QUANDO NÃO COTADO.
- CONJUNTO INTERRUPTOR 1 TELA SIMPLES + CABA ESMALTADA QUADRADA, ALTURA 1,05m QUANDO NÃO COTADO.
- TOMADA DE ENERGIA 2P + 1a UNIVERSAL, CABA ESMALTADA QUADRADA, ALTURA 0,30m QUANDO NÃO COTADO.
- TOMADA DE ENERGIA 2P + 1a UNIVERSAL, CABA ESMALTADA QUADRADA, ALTURA 1,05m QUANDO NÃO COTADO.
- TOMADA 4P-CONDICIONADO 3P, CABA ESMALTADA QUADRADA, ALTURA 1,05m QUANDO NÃO COTADO.
- PONTO TELEFÔNICO, CABA ESMALTADA QUADRADA, ALTURA 0,30m QUANDO NÃO COTADO.
- PONTO DE SADA DE ANTENA DE TV, CABA ESMALTADA QUADRADA, ALTURA 1,05m QUANDO NÃO COTADO.
- FURADO 4"/4" P/ FURADO JACO, ALTURA 0,30m.
- INTERRUPTOR PULSADOR DE CAMPANHA, CABA ESMALTADA QUADRADA, ALTURA 1,05m QUANDO NÃO COTADO.

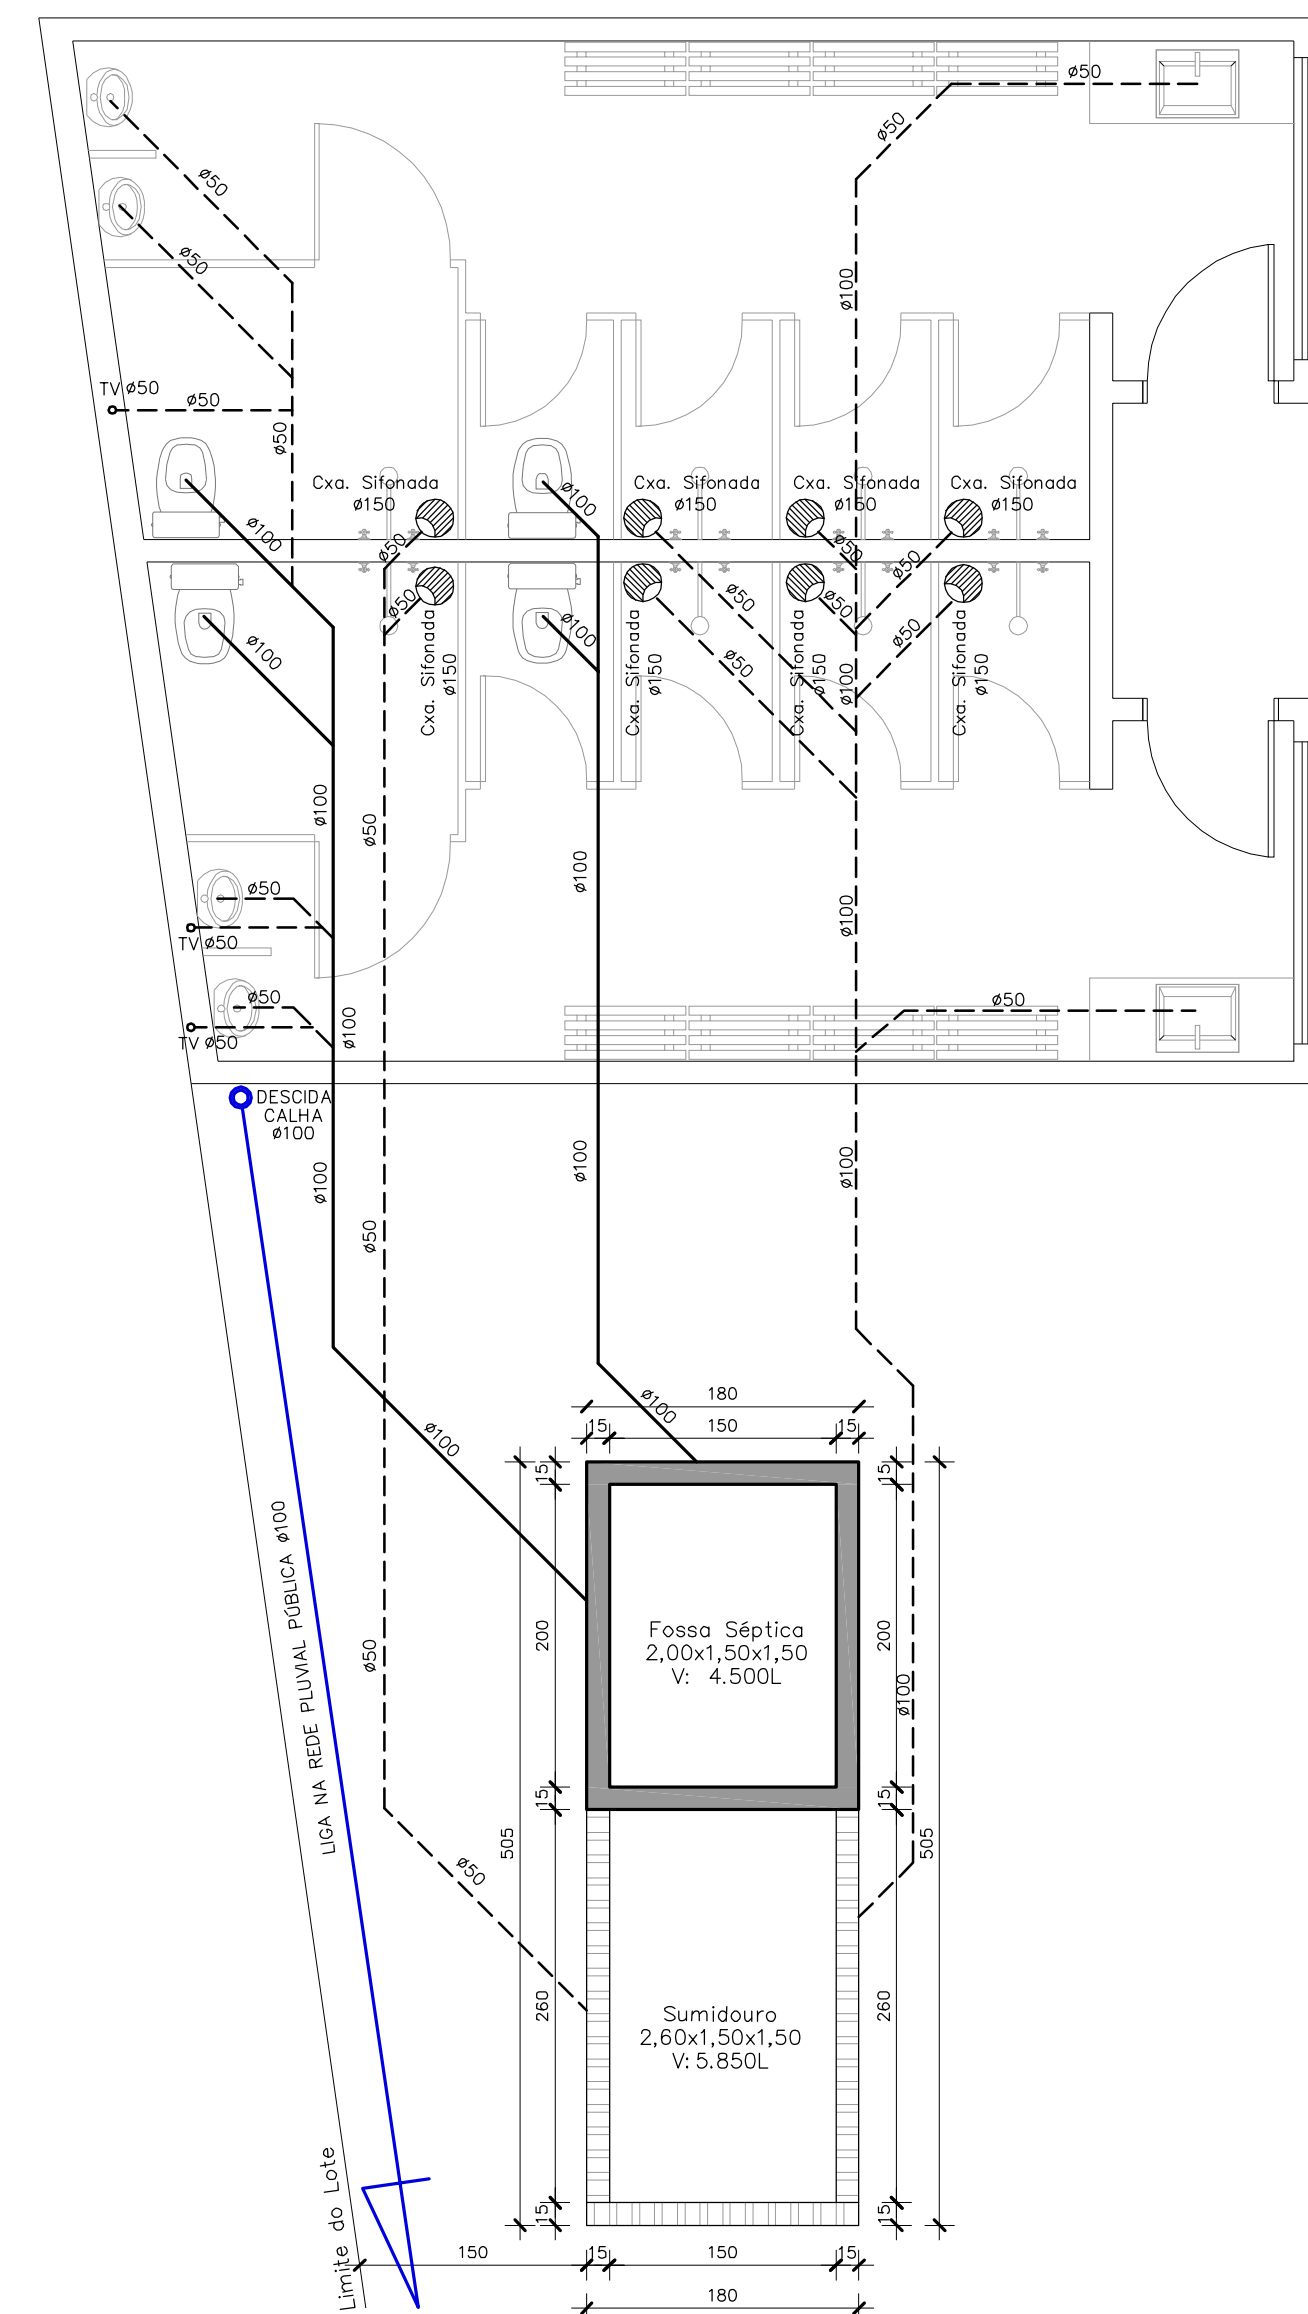

PROJETO SANITÁRIO

Escala 1/50

MEMORIAL DE CÁLCULO SANITÁRIO-PÚBLICO

DIMENSIONAMENTO DA FOSSA


V=1000+N(C.T+K.L.F)
V=1000+4(480.1+94.4)
V=1000+4(480+376)
V=1000+4(856)
V=4.424 LITROS(FOSSA)=4,42m³

DIMENSIONAMENTO DO SUMIDOURO

V=4.424 LITROS(FOSSA)+30%= 5.751,20L=5,76m³

Contribuição: 480 L/d por bacia

Lf: 4,00 em sanitários públicos

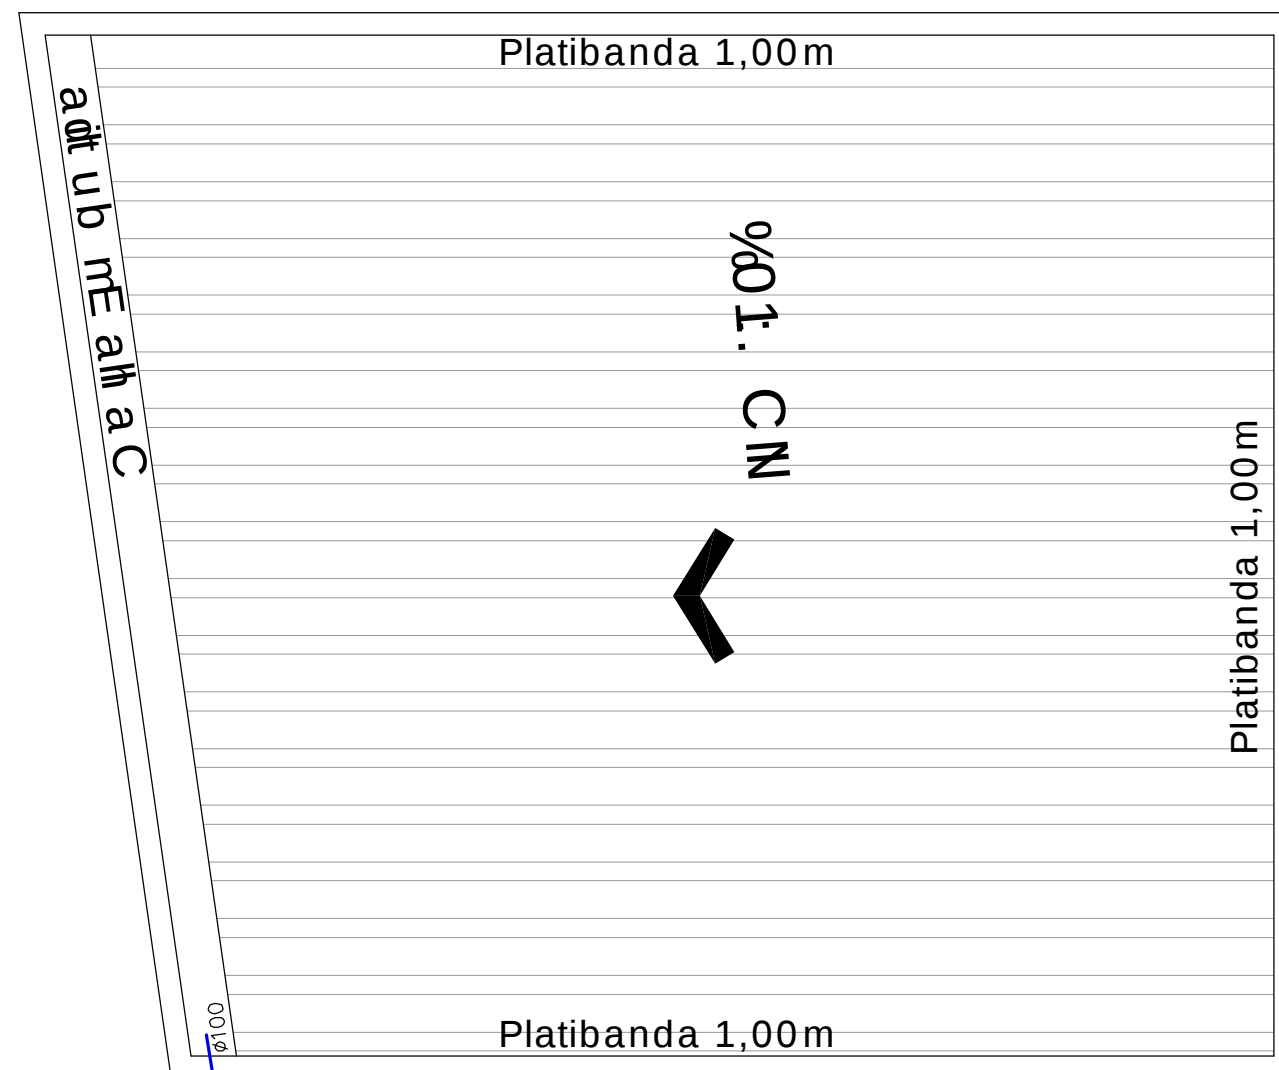

PLANTA COBERTURA

Escala 1/50

Prefeitura Municipal
MATO LEITÃO
APPROVO
Data: 10/05/2024
Assinatura: [Assinatura]
Cargo: [Cargo]

PROJETO ARQUITETÔNICO	
RESPONSÁVEL TÉCNICO - PROJETO	LOCAL: RUA FREDERICO CARLOS WILAND, 547, CENTRO, MATO LEITÃO/RS, 95.000-000, 53.00 S, 51.00 W.
PROPRIETÁRIO	PROJETO: VESTIÁRIOS/SANITÁRIOS - Projeto Completo

MY OFFICE ARQUITETURA E ENGENHARIA LTDA
Cau-RS PJ 53190-1

PREFEITURA MUNICIPAL DE MATO LEITÃO
CNPJ: 94.577.590/0001-63
RUA LEOPOLDO ALBUQUERQUE, 100, CENTRO, MATO LEITÃO/RS
FONE: (51) 3663-3861 / 3663-3861 - mato@myoffice.rs.br

ÁREA TOTAL 2.853,04m ²	Prancha Nº
ESCALA Indicada	04
DATA 10/05/2024	