


MUNICÍPIO DE LAGOA DOS TRÊS CANTOS - RS  
Rua Ervino Petry, 100 - CEP 99495-000  
Fone (54) 3392-1082 / 1083 / 1084  
CNPJ: 94.704.277/0001-49  
Email: [pmlic@lagoa3cantos.rs.gov.br](mailto:pmlic@lagoa3cantos.rs.gov.br)

SERGIO ANTONIO LASCH:38636956 072 Assinado de forma digital por SERGIO ANTONIO LASCH:38636956072 Dados: 2025.12.11 16:57:03 -03'00'		PROJETO REDE DE ADUÇÃO - POÇO PÉ DE CEDRO	
PROP.: SERGIO ANTONIO LASCH PREFEITO MUNICIPAL Documento assinado digitalmente CESAR DOBLER FINK Data: 11/12/2025 08:25:13 -0300 Verifique em <a href="https://validar.it.gov.br">https://validar.it.gov.br</a>		TIPO PLANTA BAIXA	REVISÃO 01
LOCAL RUA OSCAR RESENER, LAGOA DOS TRÊS CANTOS	FOLHA 1 DE 4	ESCALA 1:50	
ÁREA 35 M²	EMISSÃO INICIAL 04/12/2025		
RESP. TÉCNICO: CESAR DOBLER FINCK CREA RS 123162			

1 Corte esquemático  
ESCALA 1/50

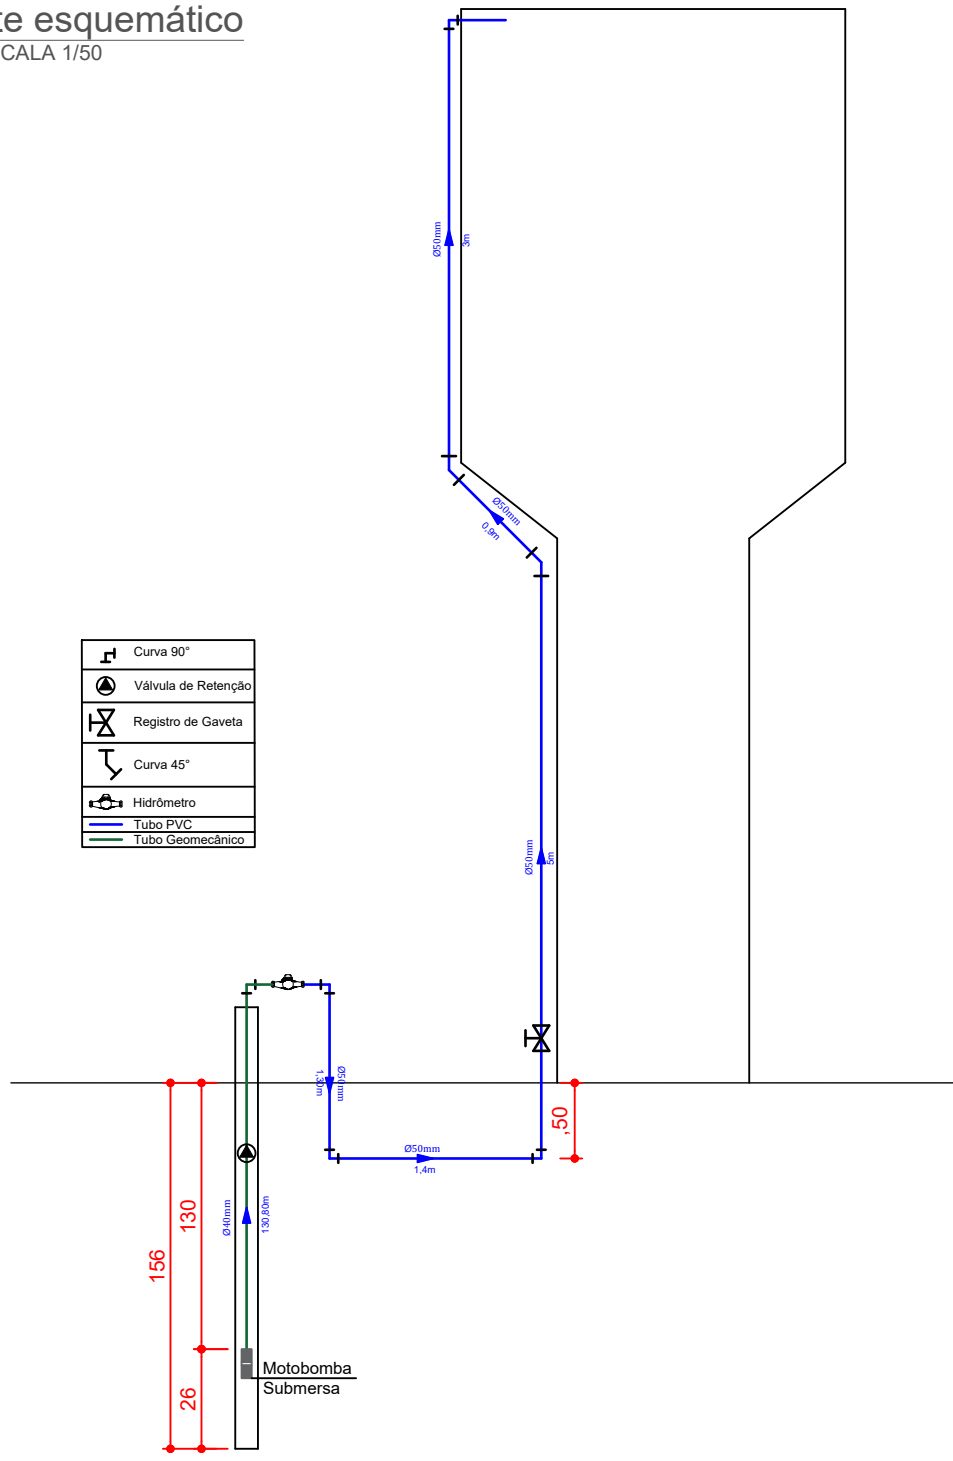

	Curva 90°
	Válvula de Retenção
	Registro de Gaveta
	Curva 45°
	Hidrômetro
	Tubo PVC
	Tubo Geomecânico



**MUNICÍPIO DE LAGOA DOS TRÊS CANTOS - RS**  
 Rua Ervino Petry, 100 – CEP 99495-000  
 Fone (54) 3392-1082 / 1083 / 1084  
 CNPJ: 94.704.277/0001-49  
 Email: [pmltc@lagoa3cantos.rs.gov.br](mailto:pmltc@lagoa3cantos.rs.gov.br)

**SERGIO ANTONIO LASCH:38636956072**  
 Assinado de forma digital por SERGIO ANTONIO LASCH:38636956072  
 Dados: 2025.12.11 16:57:58 -03'00'


PROP. : SERGIO ANTONIO LASCH  
 PREFEITO MUNICIPAL

Documento assinado digitalmente  
**CESAR DOBLER FINK**  
 Data: 11/12/2025 08:25:13-0300  
 Verifique em <https://validar.iti.gov.br>


RESP. TÉCNICO : CÉSAR DOBLER FINCK  
 CREA RS 123162

PROJETO REDE DE ADUÇÃO - POÇO PÉ DE CEDRO		
TIPO CORTE ESQUEMÁTICO		
LOCAL RUA OSCAR RESENER, LAGOA DOS TRÊS CANTOS	FOLHA 2 DE 4	REVISÃO 01
ÁREA 35 M <sup>2</sup>	ESCALA 1:50	
EMISSÃO INICIAL 04/12/2025		

1 Corte esquemático  
ESCALA 1/50

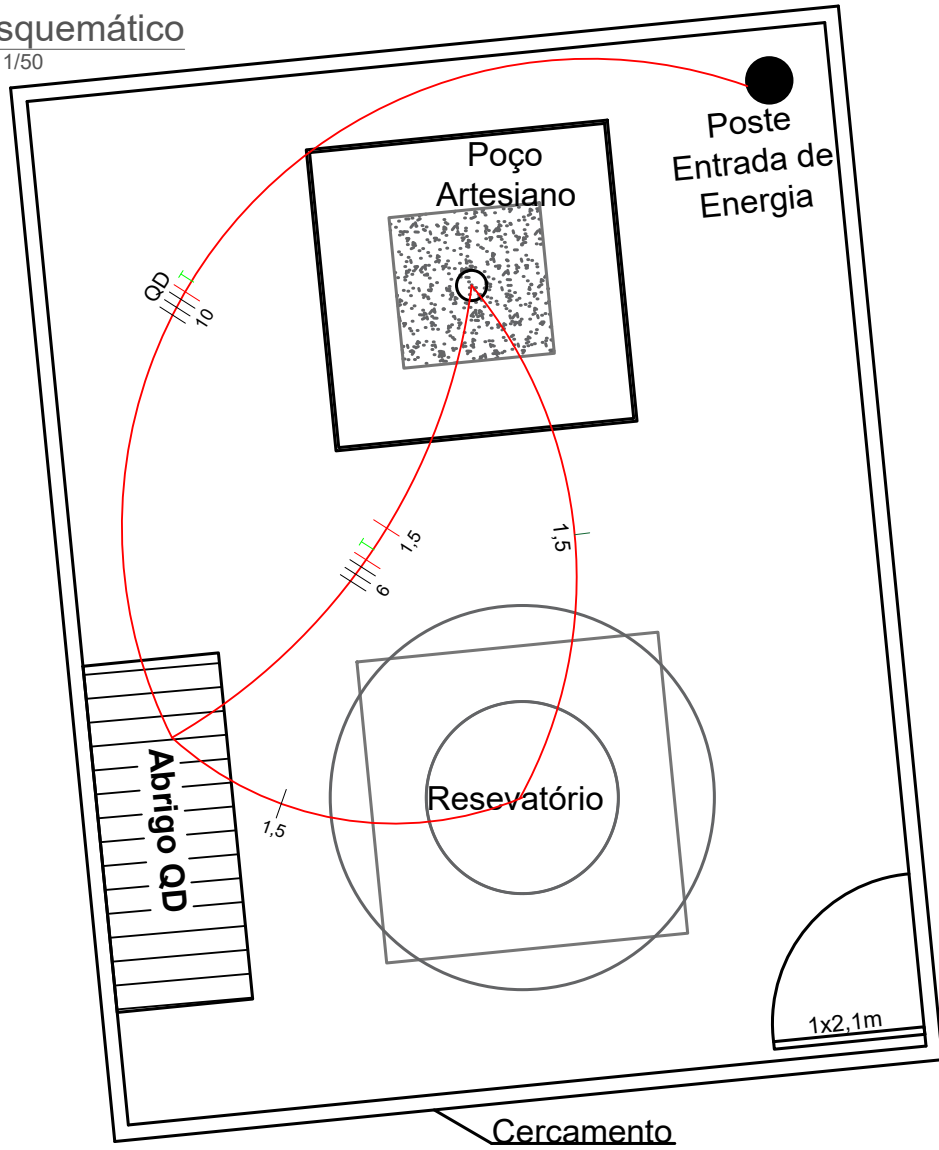



2 Diagrama Unifilar

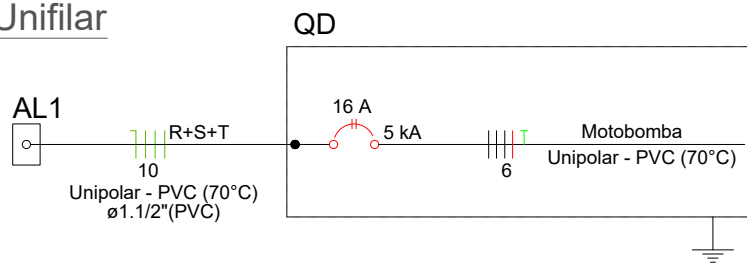


MUNICÍPIO DE LAGOA DOS TRÊS CANTOS - RS  
Rua Ervino Petry, 100 – CEP 99495-000  
Fone (54) 3392-1082 / 1083 / 1084  
CNPJ: 94.704.277/0001-49  
Email: [pmltc@lagoa3cantos.rs.gov.br](mailto:pmltc@lagoa3cantos.rs.gov.br)

<p><b>SERGIO ANTONIO</b>                  Assinado de forma digital por SERGIO ANTONIO                  LASCH:38636956                  072</p>	<p>PROJETO                  REDE DE ADUÇÃO - POÇO PÉ DE CEDRO</p>		
	<p>TIPO                  CORTE ESQUEMÁTICO</p>		
<p>PROP.: SERGIO ANTONIO LASCH                  PREFEITO MUNICIPAL</p>	<p>LOCAL                  RUA OSCAR RESENER, LAGOA DOS TRÊS CANTOS</p>	<p>FOLHA                  3 DE 4</p>	<p>REVISÃO                  01</p>
<p>Documento assinado digitalmente  <b>CÉSAR DOBLER FINK</b>                  Data: 11/12/2025 08:25:13-0300                  Verifique em <a href="https://validar.iti.gov.br">https://validar.iti.gov.br</a></p>	<p>ÁREA                  35 M<sup>2</sup></p>	<p>ESCALA                  1:50</p>	
<p>RESP. TÉCNICO: CÉSAR DOBLER FINCK                  CREA RS 123162</p>			
<p>EMISSÃO INICIAL                  04/12/2025</p>			

1 Detalhe Abrigo QD  
 ESCALA 1/25

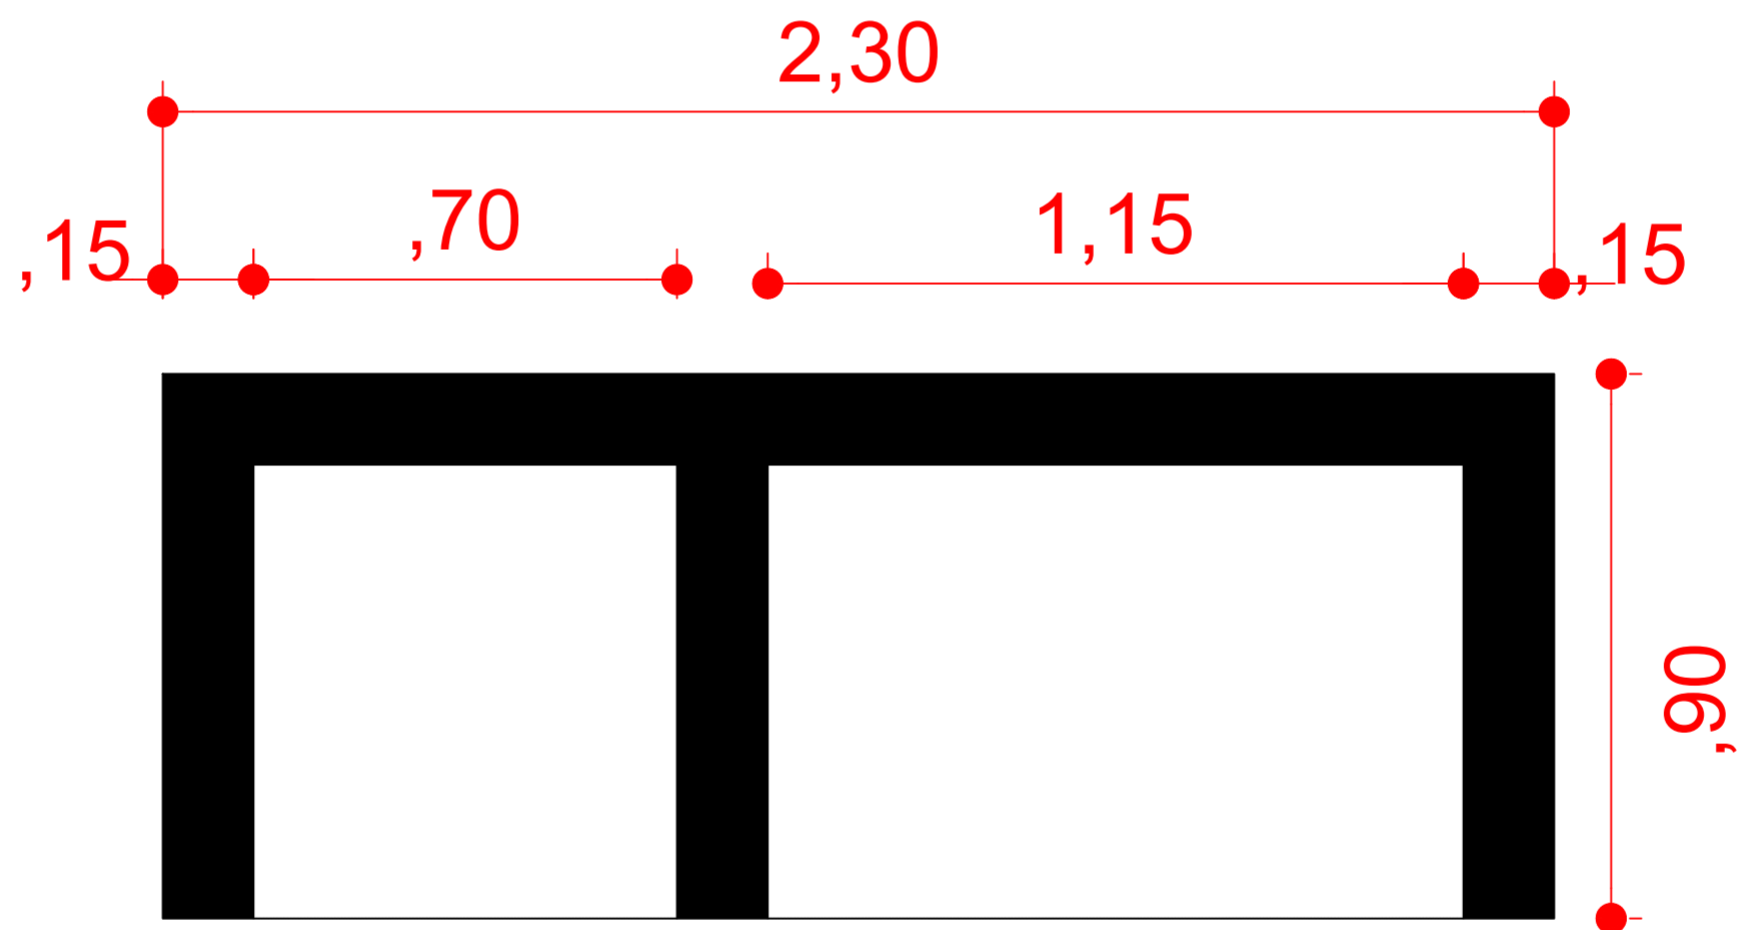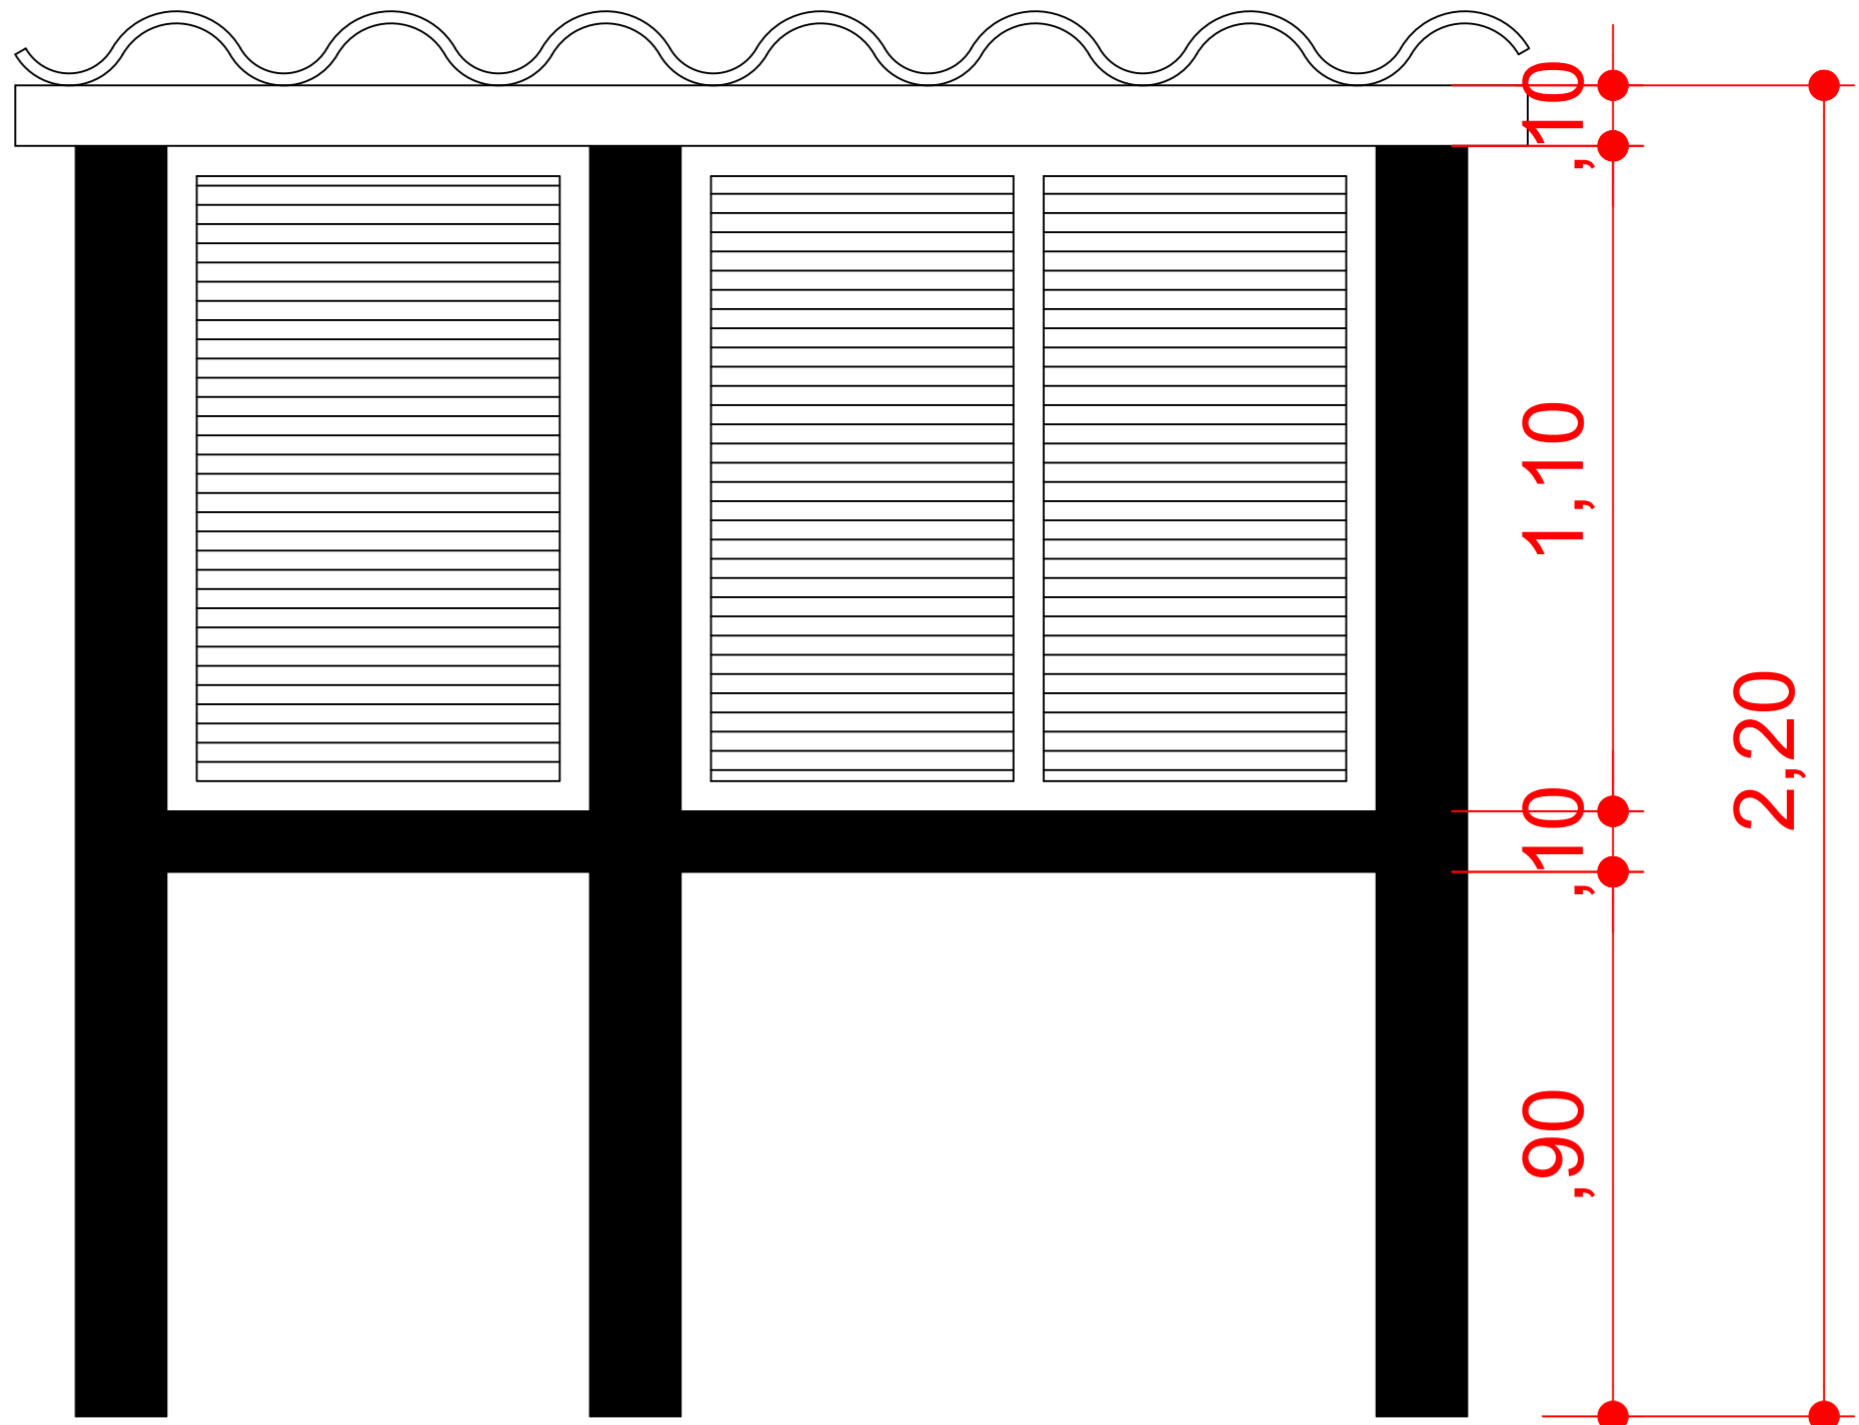

 **MUNICÍPIO DE LAGOA DOS TRÊS CANTOS - RS**  
 Rua Ervino Petry, 100 – CEP 99495-000  
 Fone (54) 3392-1082 / 1083 / 1084  
 CNPJ: 94.704.277/0001-49  
 Email: [pmltc@lagoa3cantos.rs.gov.br](mailto:pmltc@lagoa3cantos.rs.gov.br)

PROP. : SERGIO ANTONIO LASCH PREFEITO MUNICIPAL   <small>Documento assinado digitalmente                  CESAR DOBLER FINCK                  Data: 11/12/2025 08:25:13-0300                  Verifique em <a href="https://validar.it.gov.br">https://validar.it.gov.br</a></small>	PROJETO		
	REDE DE ADUÇÃO - POÇO PÉ DE CEDRO		
	TIPO		
	CORTE ESQUEMÁTICO		
	LOCAL	FOLHA	REVISÃO
RUA OSCAR RESENER, LAGOA DOS TRÊS CANTOS	4 DE 4	01	
ÁREA	ESCALA		
35 M <sup>2</sup>	1:50		
EMISSÃO INICIAL			
04/12/2025			
RESP. TÉCNICO : CÉSAR DOBLER FINCK CREA RS 123162			