


LEGENDA		
SÍMBOLO	PLACA	SIGNIFICADO
		EXTINTOR DE PÓ QUÍMICO (PQS) 2A 20BC
		INDICAÇÃO DO SENTIDO A DIREITA DE UMA SAÍDA DE EMERGÊNCIA
		INDICAÇÃO DO SENTIDO A ESQUERDA DE UMA SAÍDA DE EMERGÊNCIA
		INDICAÇÃO DE SAÍDA DE EMERGÊNCIA
		DISPOSITIVO DE RECALQUE SIMPLES REGISTRADO DE RECALQUE SEM VALVULA DE RETENÇÃO PARA USO DO SORPO DE BOMBEIRO. ACIONADOR MANUAL DO SISTEMA DE ALARME. INSTALAR ENTRE 90cm E 135cm ACIMA DO PISO.
		ACIONADOR MANUAL DO SISTEMA DE ALARME. INSTALAR ENTRE 90cm E 135cm ACIMA DO PISO.
		CENTRAL DE DETECÇÃO E ALARME
		MANGOTINHO
		HIDRANTE COM UMA SAÍDA
		PONTO DE ILUMINAÇÃO DE EMERGÊNCIA BALIZADO
		BARRA ATI-PÂNICO
		RESERVA DE INCÊNDIO

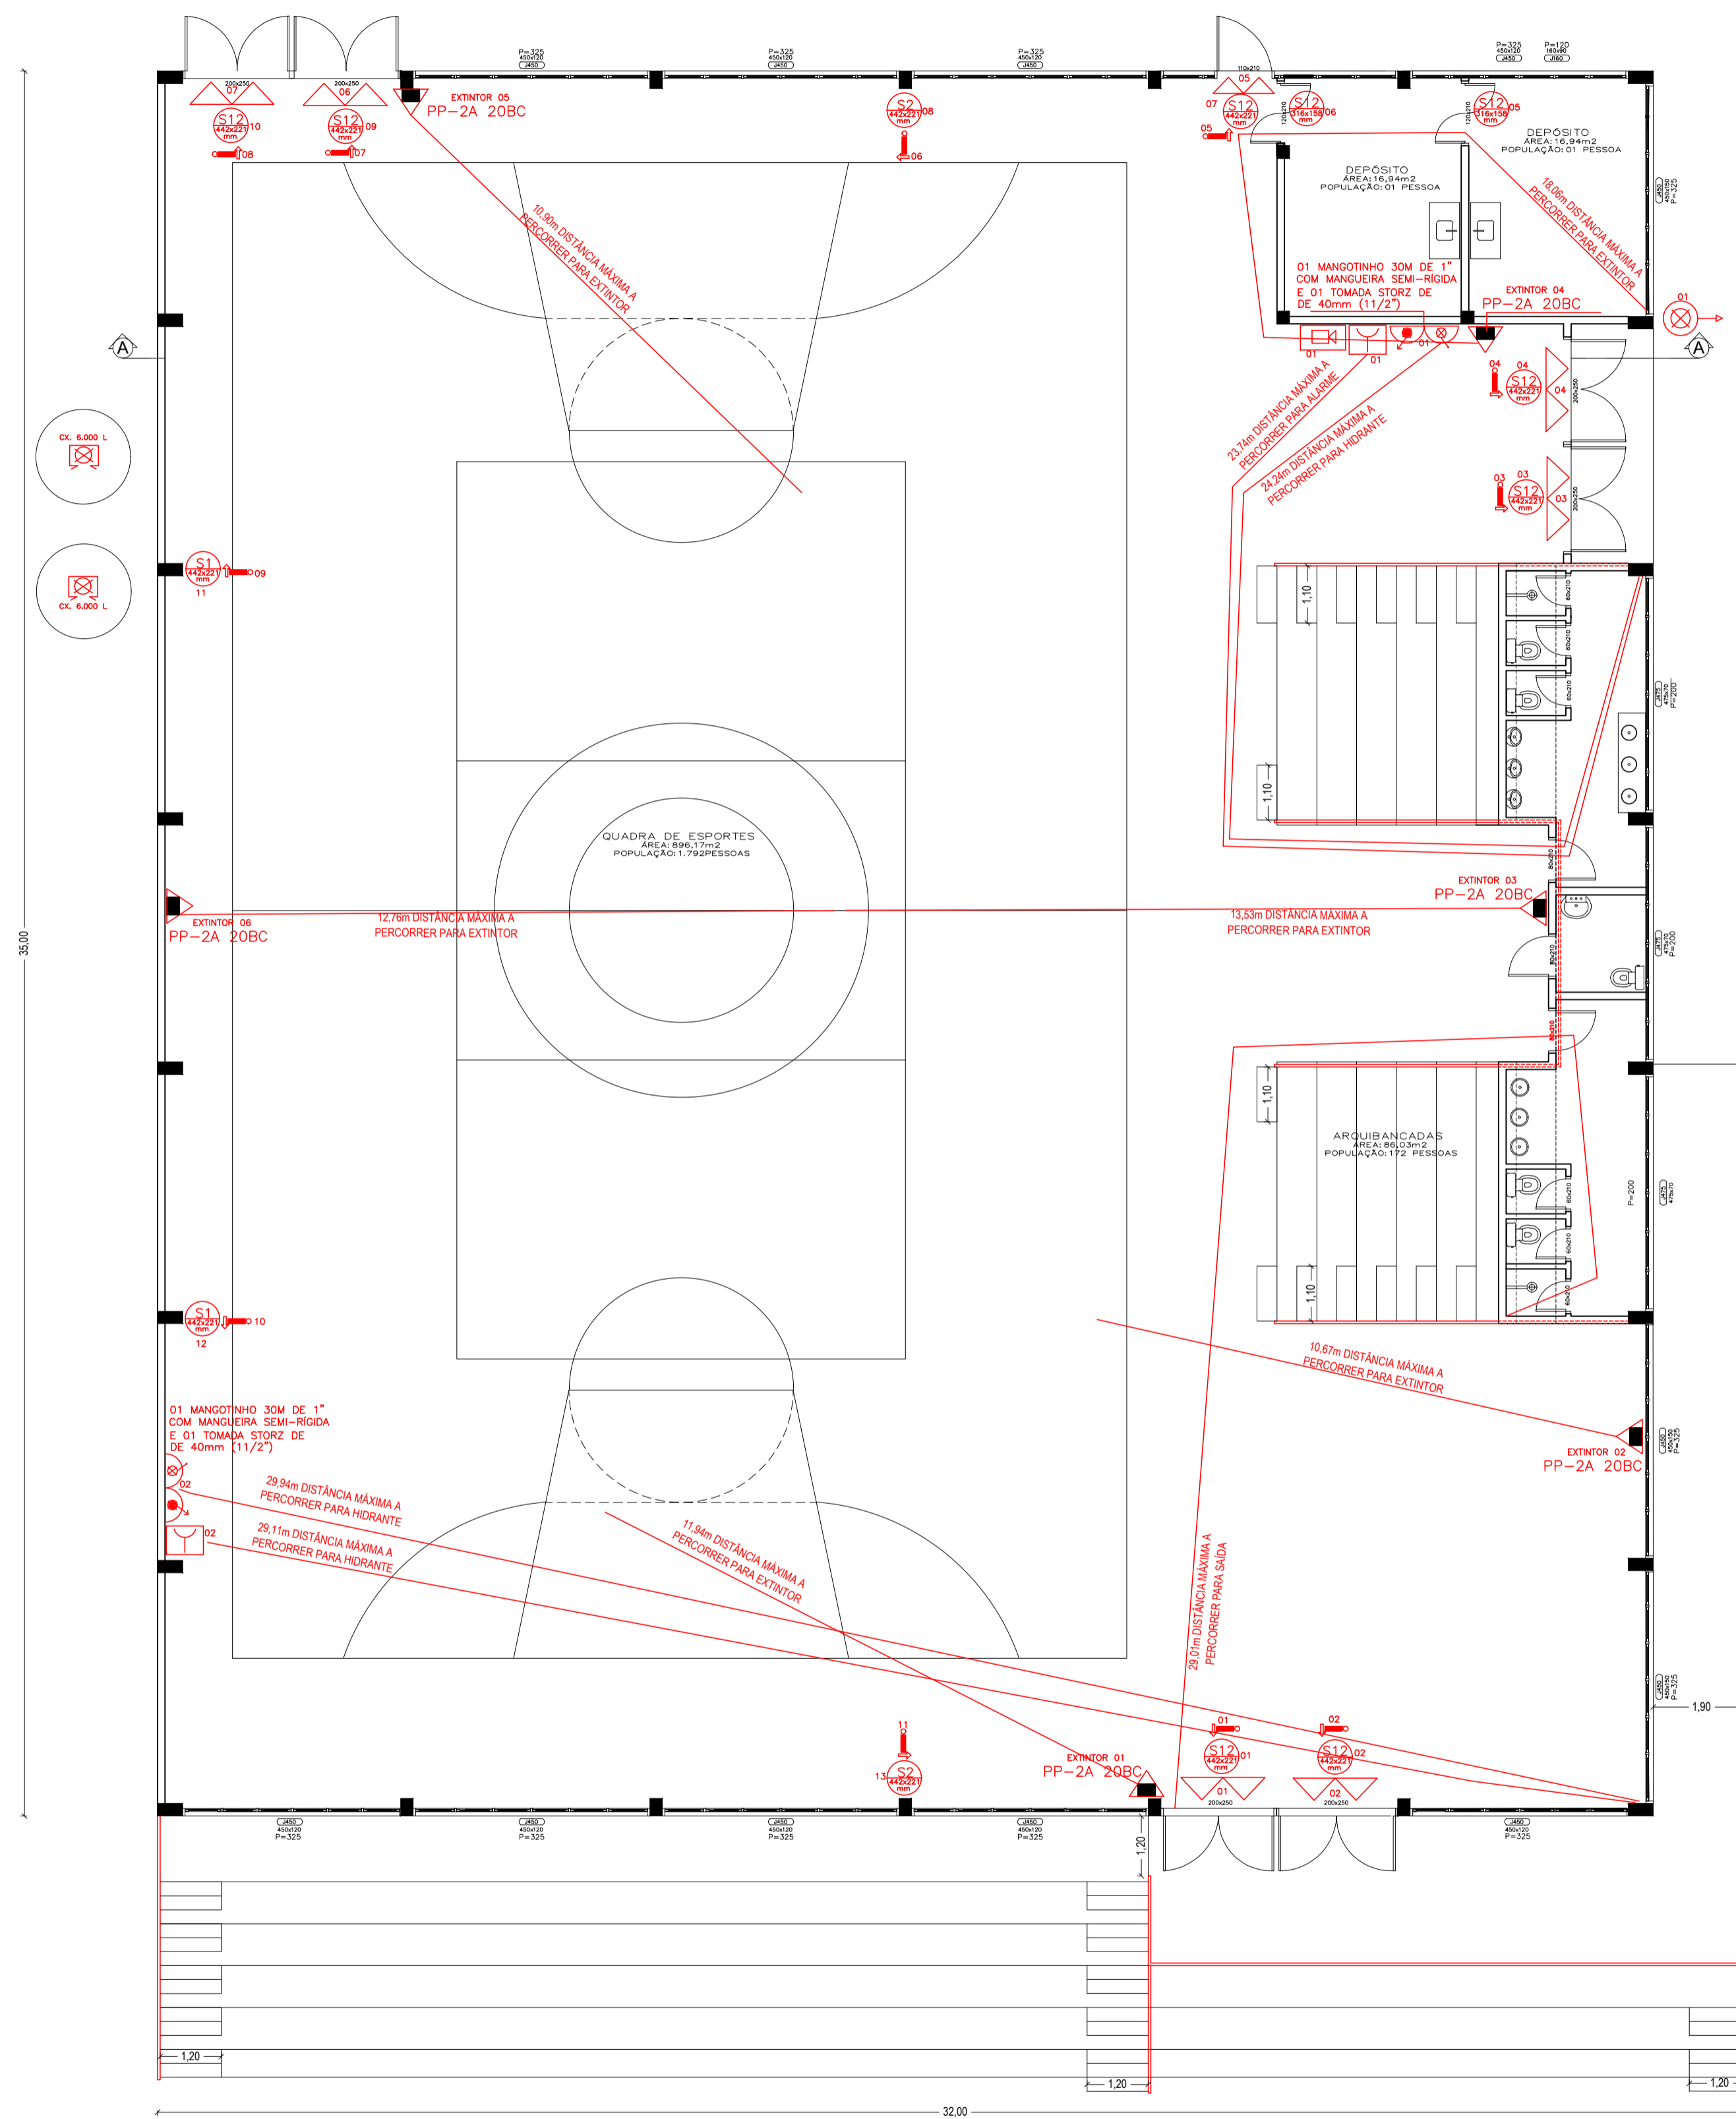

PROJETO DE PREVENÇÃO E PROTEÇÃO CONTRA INCÊNDIO

LOCAL: RUA AUGUSTO MARCO STEFANI Nº550- BAIRRO CENTRO /TRAVESSEIRO

PROPRIETÁRIO: MUNICÍPIO DE TRAVESSEIRO

PROJETO: ISABEL CRISTINA RODRIGUES
ARQ. CAU 130756-8

ASSUNTO: PrPCI

PLANTAS: PLANTA BAIXA

DATA: SET. DE 2025

ÁREA: 1.050,00m²

ESCALA: 1:100

WM
EXTINTORES DE SEGURANÇA
FONE: (51) 99415-8292
e-mail: extintoreswm@hotmail.com

PROJETO: **Riza Rodriguez**
FONE: (51) 9930-65917
e-mail: marquisea.marquisea@yahoo.com.br

PRANCHA: 01 REV002