

SISTEMA DE MEDIÇÃO
EXISTENTE
DISJUNTOR GERAL EXISTENTE: 3C/50A
DISJUNTOR GERAL PRETENDIDO: 3C/63A

CANAL 60x60
PRE-MOLADA

INVERSOR SOLAR MPPT
SINUSOH ST3 M3 380Wp
TRIFÁSICO 380VAC

20 MÓDULOS x 01 STRING
639,2V x 13,11A = 11kWp
MTP1

20 MÓDULOS x 01 STRING
639,2V x 13,11A = 11kWp
MTP2


20 MÓDULOS x 01 STRING
639,2V x 13,11A = 11kWp
MTP3

20 MÓDULOS x 01 STRING
639,2V x 13,11A = 11kWp
MTP4

PLANTA BAIXA ENCAMINHAMENTO GERAÇÃO FOTOVOLTAICA
ESCALA 1:100

INVERSOR 1
SINUSOH ST036 M3(36 kW)
CONFIG INVERSOR:
SHAMPP1 | 1 STRING/APP1
1 STRING - 20 MÓDULOS
20 MÓDULOS/STRING
2x240mm² FV 1,8kV
Vcc: 230 Vca
Imax: 61,0 A

4x(25,0mm²±16mm²) 0,6/1kV
(3F+N+PE) CABO COBRE EPR

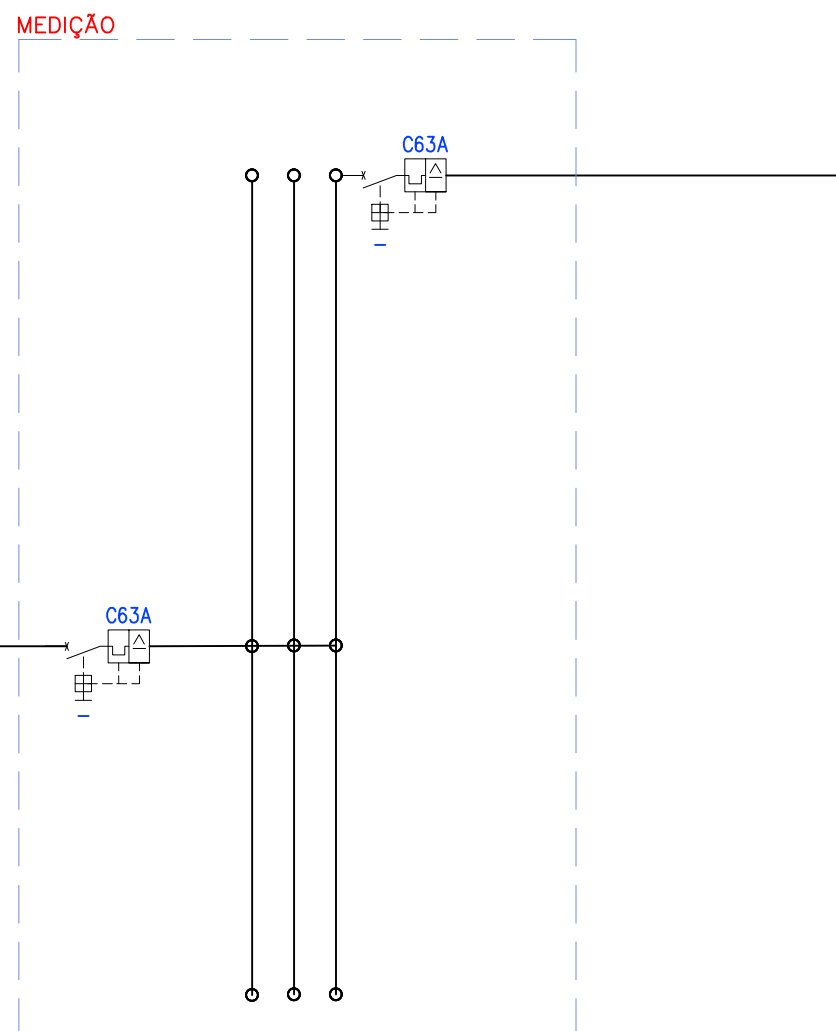

CONFIDENCIALIDADE
As informações contidas neste documento são de propriedade exclusiva da
POLOBRAS LTDA, sendo proibida a utilização e reprodução fora de sua finalidade.

CLIENTE: PREFEITURA MUNICIPAL DE PRESIDENTE LUCENA	PROJETO DE DOCUMENTO: SISTEMA DE ENERGIA SOLAR	APPROVAÇÃO: REVISÃO 01
PROJETO DE DOCUMENTO: SISTEMA DE ENERGIA SOLAR	REVISÃO 01	REVISÃO 01
PROJETO DE DOCUMENTO: SISTEMA DE ENERGIA SOLAR	REVISÃO 01	REVISÃO 01

CONCESSIONÁRIA: POLOBRAS LTDA CNPJ: 06.774.028/0001-01 www.poloabras.com	COD. ORÇAMENTO: REVISÃO 01 ABNT NBR 16149 ABNT NBR 5410 E 5415	REVISÃO 01 REVISÃO 01 REVISÃO 01	REVISÃO 01 REVISÃO 01 REVISÃO 01
---	---	--	--