


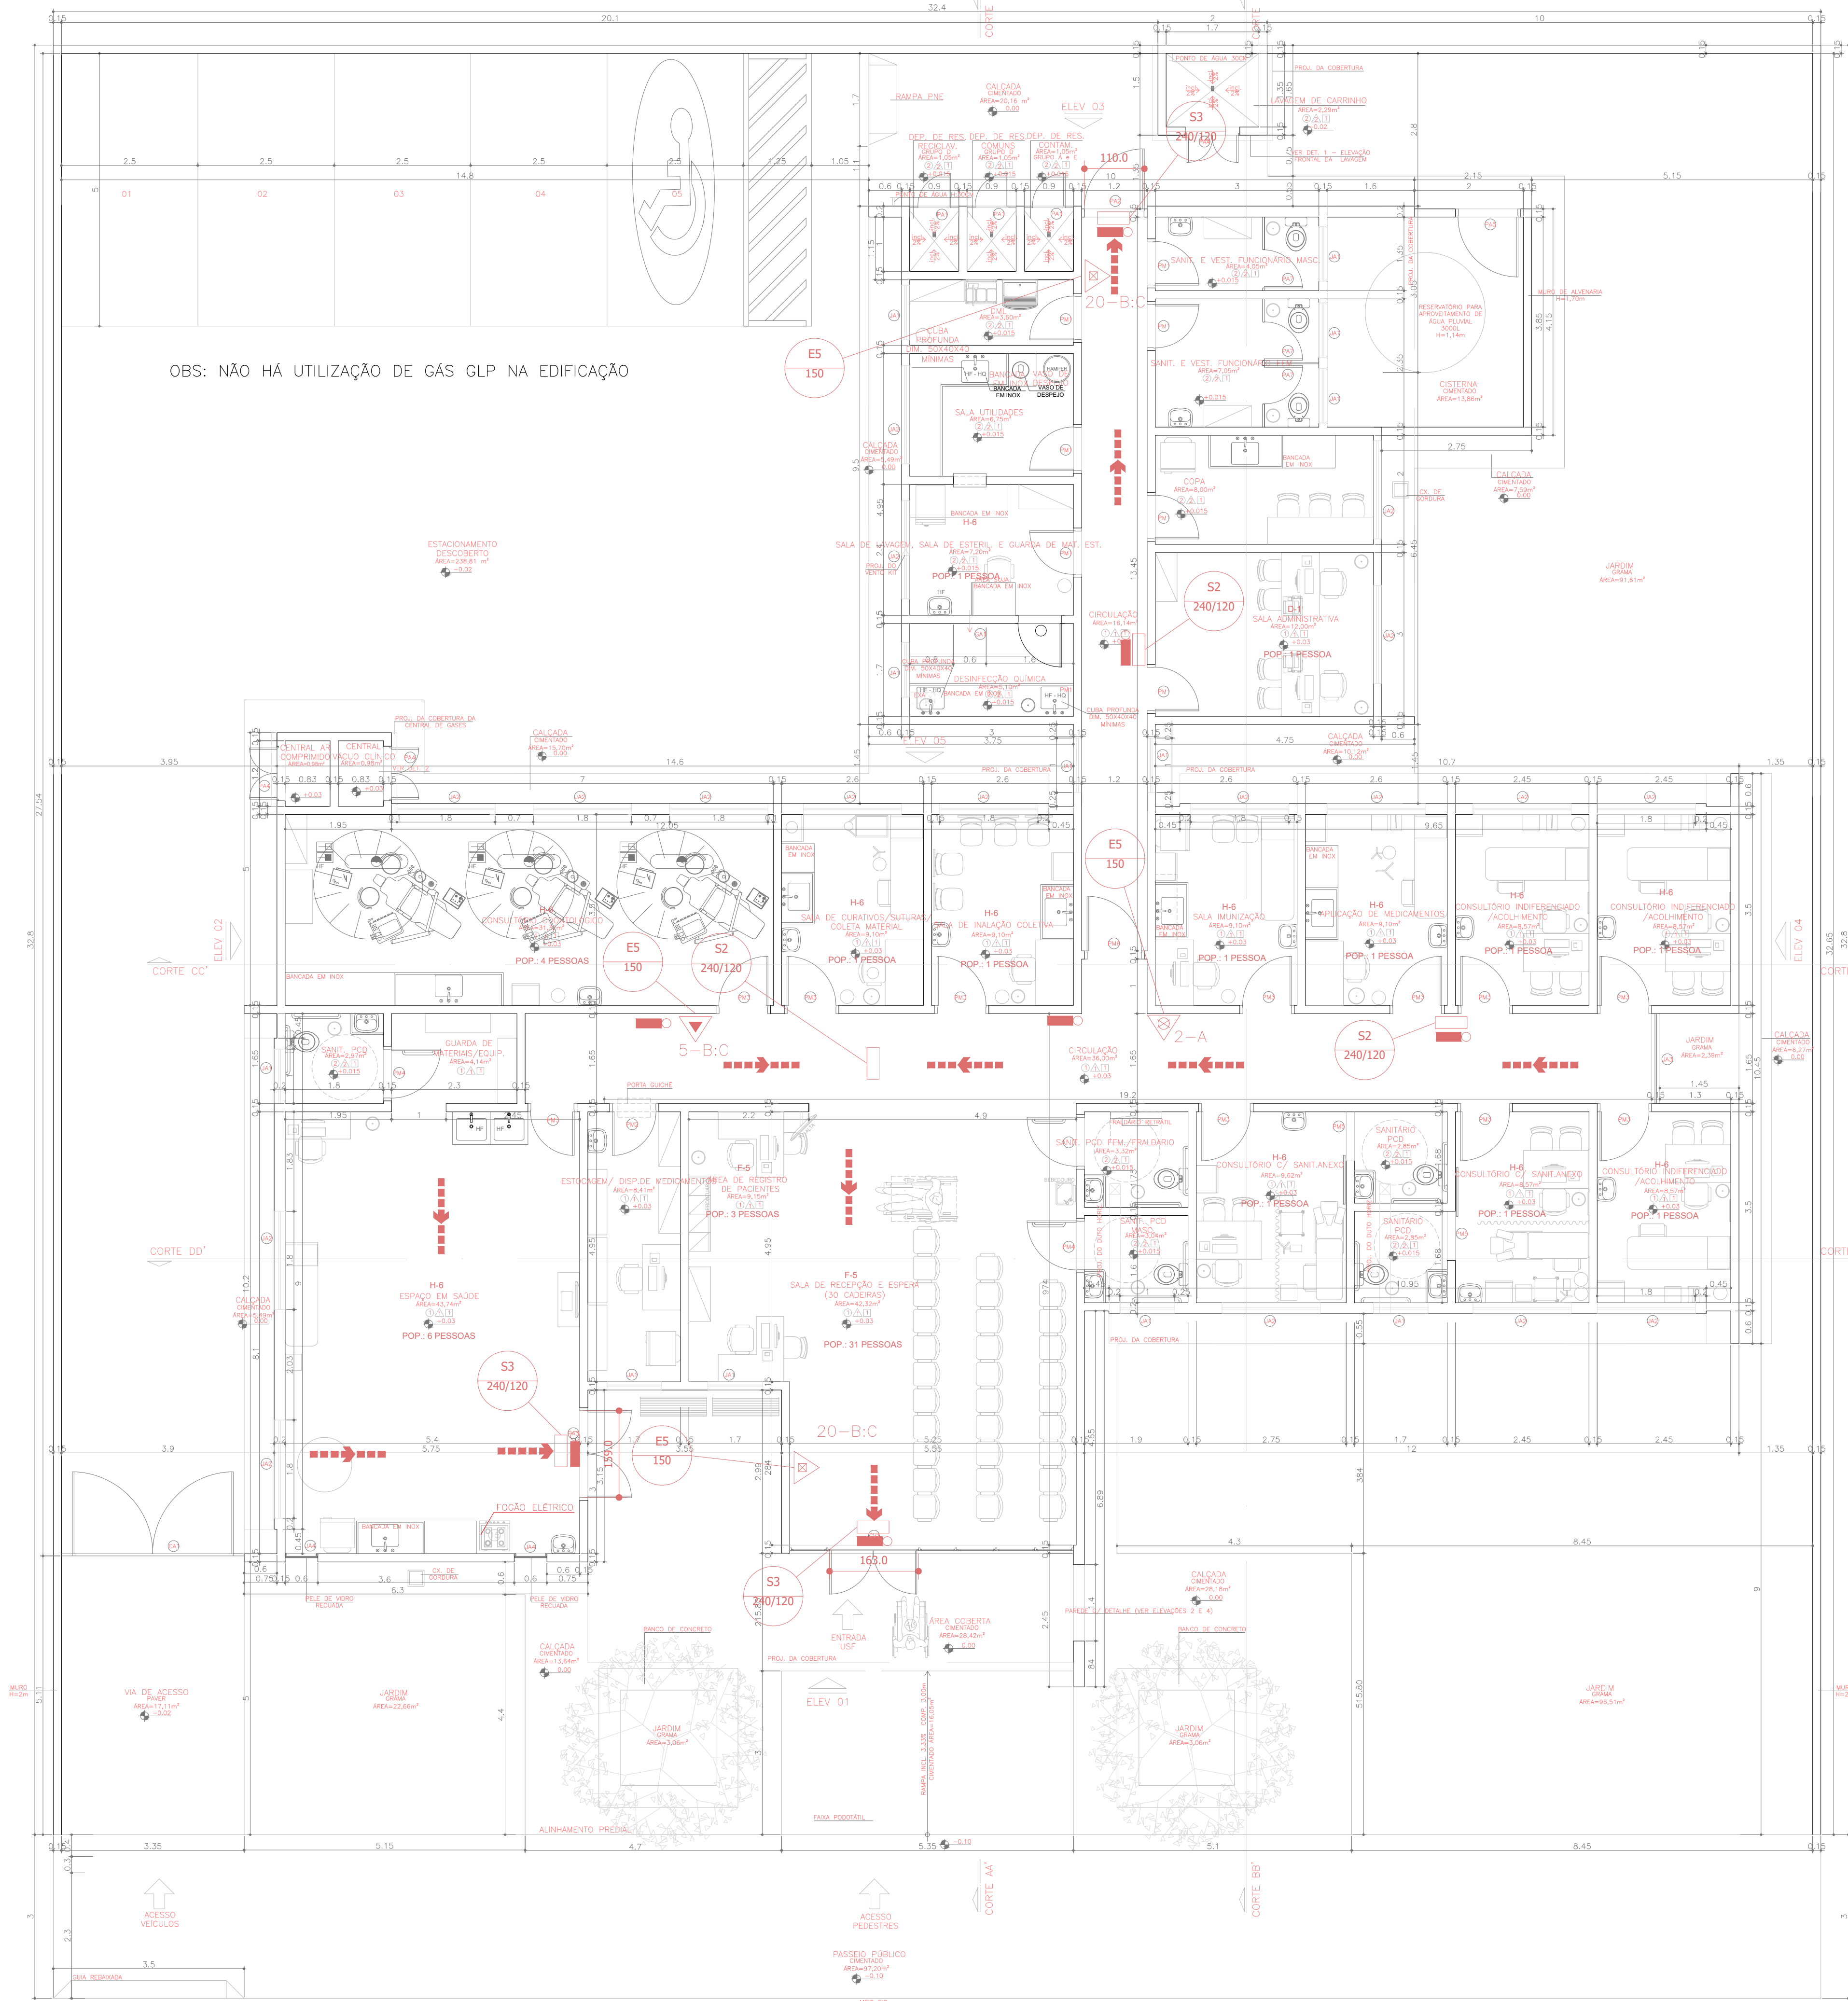

PLANTA BAIXA – USF 3
ESCALA 1/75

ESPECIFICAÇÃO DE ESQUADRIAS				
CÓDIGO	NOMENCLATURA	LARGURA (m)	ALTURA (m)	ÁREA
PM01	Porta Madeira	0,70	2,10	1,47 m ²
PM02	Porta Madeira	0,80	2,10	1,68 m ²
PM03	Porta Madeira	0,80	2,10	1,68 m ²
PM04	Porta Madeira	1,00	2,10	2,10 m ²
PM05	Porta Madeira	0,60	1,70	1,02 m ²
PA01	Porta Aluminio	0,80	2,00	1,60 m ²
PA02	Porta Aluminio	3,40	2,00	6,80 m ²
PE01	Porta de Ferro	1,20	2,00	2,40 m ²
PE02	Porta de Ferro	2,40	2,00	4,80 m ²
JA01	Janela Aluminio	1,00	0,80	0,80 m ²
JA02	Janela Aluminio	1,50	0,80	1,20 m ²
JA03	Janela Aluminio	2,00	0,80	1,60 m ²
JA04	Janela Aluminio	3,00	0,80	2,40 m ²
JA05	Janela Aluminio	2,45	0,80	1,96 m ²
JA06	Janela Aluminio	3,00	0,80	2,40 m ²
CV01	Conjunto de vidro com porta de duas folhas de abrir 1,60m x 2,10m	3,00	2,50	7,50 m ²
CV02	Conjunto de vidro com porta de duas folhas de abrir 1,60m x 2,10m	3,00	2,50	7,50 m ²
CV03	Conjunto de vidro com porta de duas folhas de abrir 1,60m x 2,10m	3,60	2,50	9,00 m ²


ESPECIFICAÇÃO DE MATERIAIS	
○ PISO	
01 – PISO EM GRANULITE	
02 – PISO EM CERÂMICA 40x40cm, COR CINZA CLARO, PEI 5, PRIMEIRA LINHA, EXTRA, ASSENTADO C/ ARGAMASSA E REJUNTADO COM CIMENTO QUARTZO	
03 – PISO EM CIMENTO QUEIMADO	
△ PAREDE	
01 – PINTURA ACRILICA NA COR BRANCO GELDO SOBRE MASSA ACRILICA	
02 – AZULEJO BRANCO ATÉ O TETO	
□ TETO	
01 – FORRO DE GESSO ACARTONADO FIXO EM PLACAS LIXAS PRÉ-FABRICADAS COM MASSA ACRILICA E APLICAÇÃO DE PINTURA ACRILICA SEMI-BRILHO	
02 – FORRO DE GESSO ACARTONADO REMOVÍVEL EM PLACAS LIXAS PRÉ-FABRICADAS COM MASSA ACRILICA E APLICAÇÃO DE PINTURA ACRILICA SEMI-BRILHO	
03 – FORRO DE GESSO TIPO ACÓSTICO	
04 – PINTURA PVA SOBRE LAJE NA COR BRANCO NEVE	
05 – SEM LAJE	

NPT 020/11 – ANEXO B SIMBOLÓGIA PARA SINALIZAÇÃO DE EMERGÊNCIA 3 – SINALIZAÇÃO DE ORIENTAÇÃO E SALVAMENTO				
CÓDIGO	DIMENSÃO L x H	DISTÂNCIA MÁXIMA	SÍMBOLO	SIGNIFICADO
S2	240 120	8m		SAÍDA DE EMERGÊNCIA
S3	240 120	8m		SAÍDA DE EMERGÊNCIA
S4	400 200	13m		SAÍDA DE EMERGÊNCIA
S5	400 200	13m		SAÍDA DE EMERGÊNCIA


SIMBOLÓGIA PARA SINALIZAÇÃO DE EMERGÊNCIA 4 – SINALIZAÇÃO DE EQUIPAMENTOS DE COMBATE A INCÊNDIOS E ALARME				
CÓDIGO	DIMENSÃO L x H	DISTÂNCIA MÁXIMA	SÍMBOLO	SIGNIFICADO
E5	150 7m			EXTINTOR DE INCÊNDIO
E6	200 9m			EXTINTOR DE INCÊNDIO
E7	300 13m			EXTINTOR DE INCÊNDIO

LEGENDA	
	PÓ QUÍMICO SECO: 20-B-C
	GÁS CARBÔNICO: 5-B-C
	ÁGUA PRESSURIZADA: 2-A
	PONTO DE ILUMINAÇÃO DE EMERGÊNCIA
	PARA RAIO
	DIREÇÃO DO FLUXO DA ROTA DE FUGA
	SAÍDA FINAL DA ROTA DE FUGA

IMPLANTAÇÃO E COBERTURA – USF3

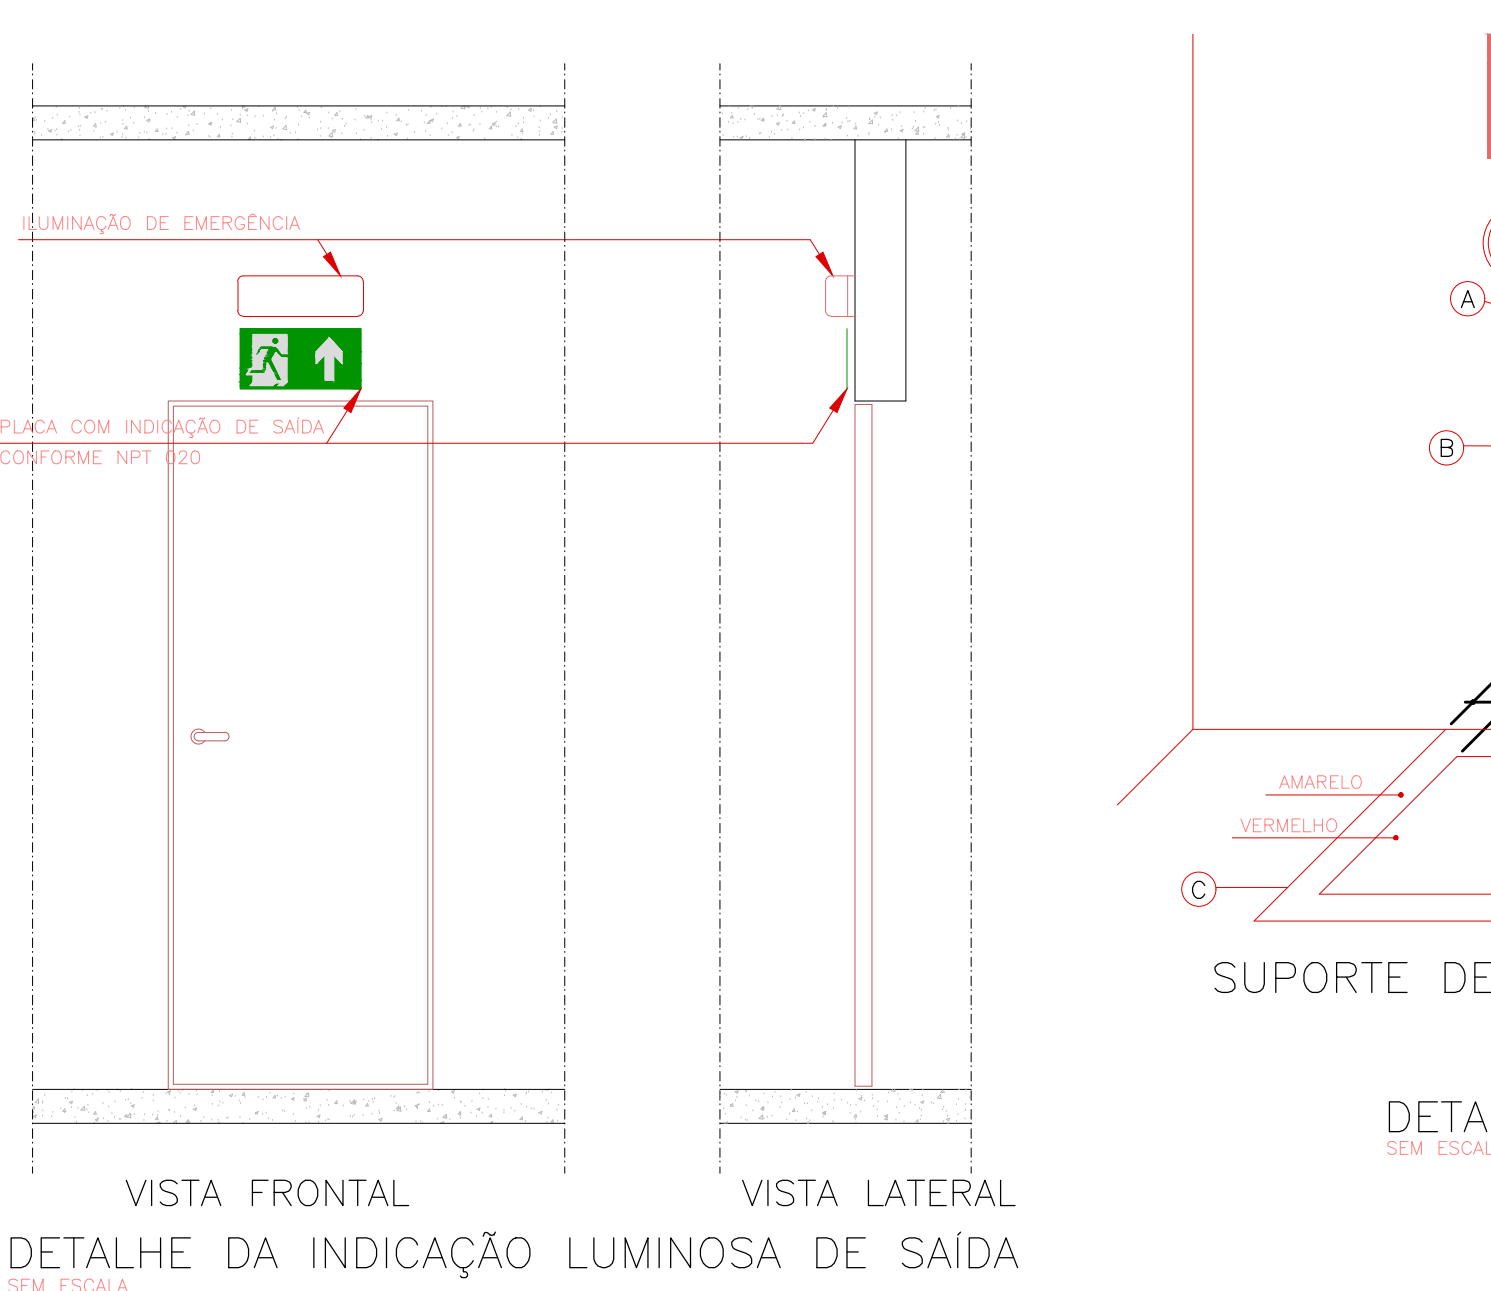

SEB: TODOS OS DETALHES DEVERÃO SEGUIR O PADRÃO DO CORPO DE BOMBEIROS.

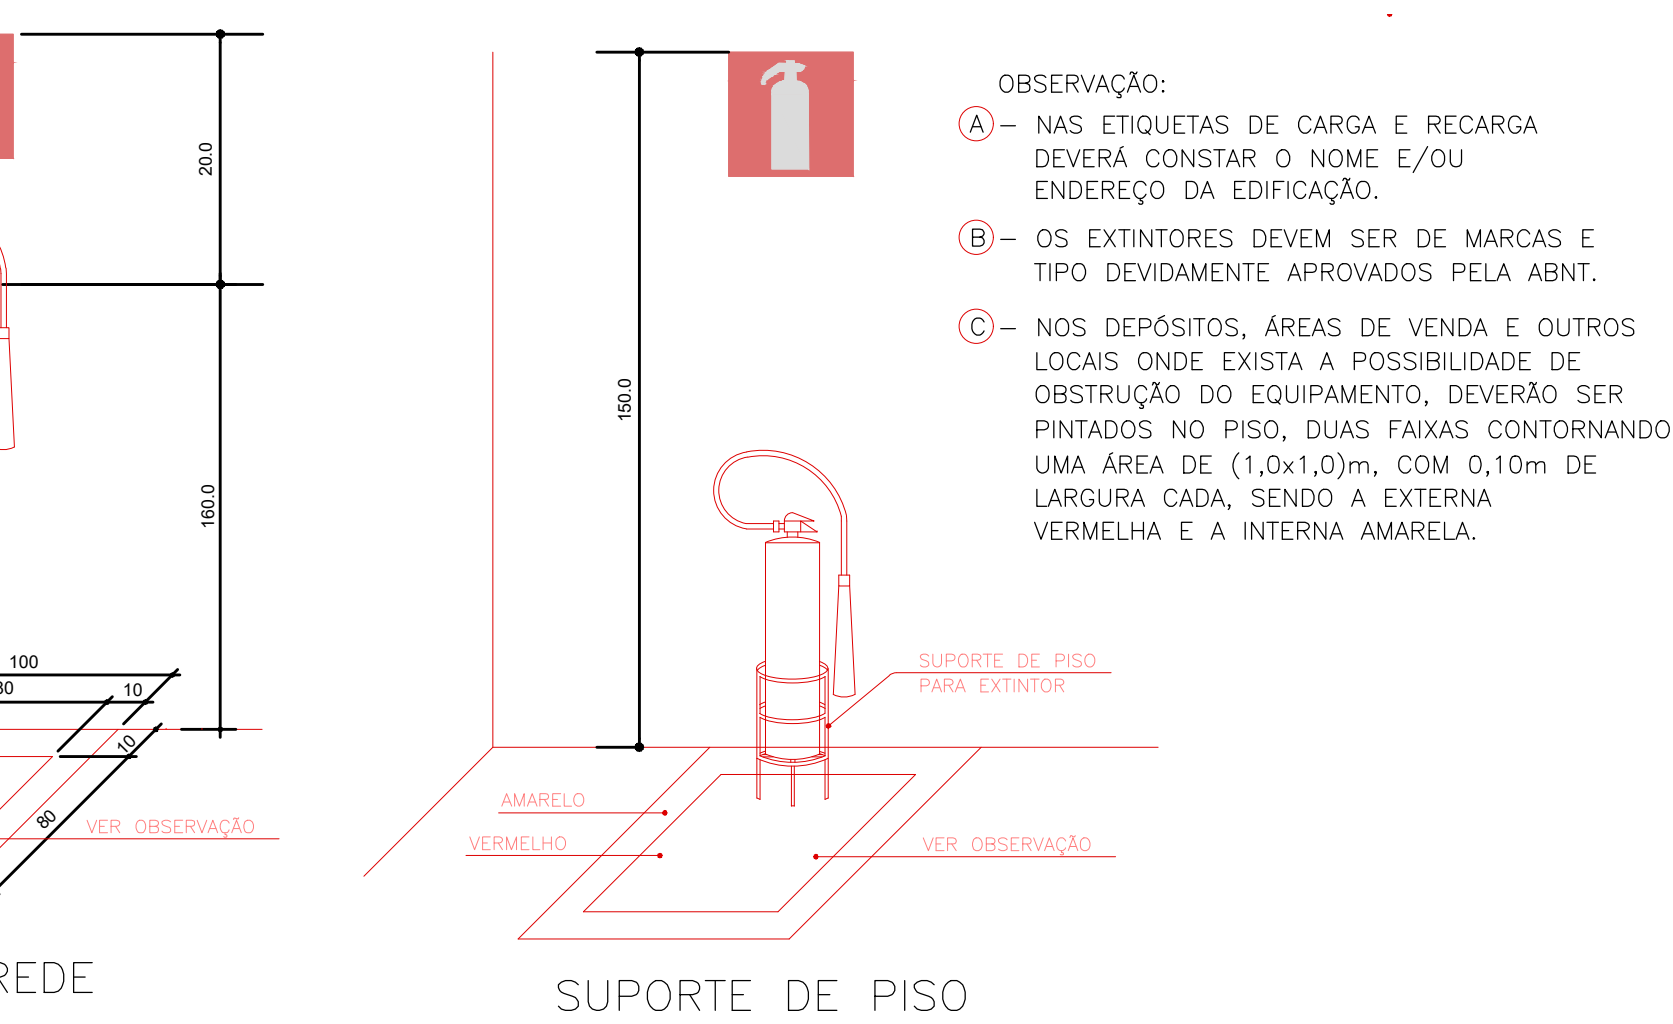

DETALHE INSTALAÇÃO DOS EXTINTORES

QUADRO DE RESUMO DAS MEDIDAS DE SEGURANÇA CONTRA INCÊNDIO	
POSTO DE SAÚDE / H-6	
SAÍDAS DE EMERGÊNCIA	AS SAÍDAS DE EMERGÊNCIA ATENDEM AOS REQUISITOS MÍNIMOS DA NPT011-11. VER MEMORIAL DE SAÍDAS DE EMERGÊNCIA.
ILUMINAÇÃO DE EMERGÊNCIA	CONJUNTO DE BLOCOS AUTÔNOMOS. ATENDE A NPT 018-11. VER MEMORIAL DE SAÍDAS DE EMERGÊNCIA.
SINALIZAÇÃO DE EMERGÊNCIA	SINALIZAÇÃO POR PLACAS FOTOLUMINESCENTES CONFORME NPT 020-11.
EXTINTORES	ÁGUA PRESSURIZADA – 2-A PÓ QUÍMICO SECO BC – 20-B-C CONFORME NPT 021-11

OBS: - VER NOTAS, CONVENÇÃO E DETALHES PRANCHA I 02/02

* TODO O CONTEÚDO DESTA PLANÇA É PROPRIEDADE INTELECTUAL DA HIDRALON LTDA - DIREITOS AUTORAIS RESERVADOS *

HISTÓRICO DE ATUALIZAÇÃO/SUBSTITUIÇÃO DO PSCP		
DATA	DISCRIMINAÇÃO DA ATUALIZAÇÃO/SUBSTITUIÇÃO	Nº DO PSCP

MEP MEP ARQUITETURA - Rua José de Faria, 100 - 16. Sumaré - Londrina - PR - CEP: 86200-080 FONE/FAX: 0XX63-3528-1020 - E-mail: projeto@meperquitatura.com.br Medidas em centímetros. O valor da cota prevalece no da escala.		Cota / Entrego UNIDADE DE SAÚDE DA FAMÍLIA - PORTE 3 CURTIBA - PR Área: 423,67 m ² Conteúdo da Plança: POSTO DE SAÚDE / H-6	
Prancha: I 02/02 PROJETO COMPLETO		PARA USO DO CBMR	
Proprietário: GOVERNO DO ESTADO DO PARANÁ - CNPJ: 76.416.940/0001-28		Responsável Técnico: Evaristo Queiroz dos Santos - Engenheiro CIV - CREA PR 24.813/0	
Escala: 1:100		Data: 03/03/2014	
Projeto nº: 1217		Desenho: INC 02/02	