




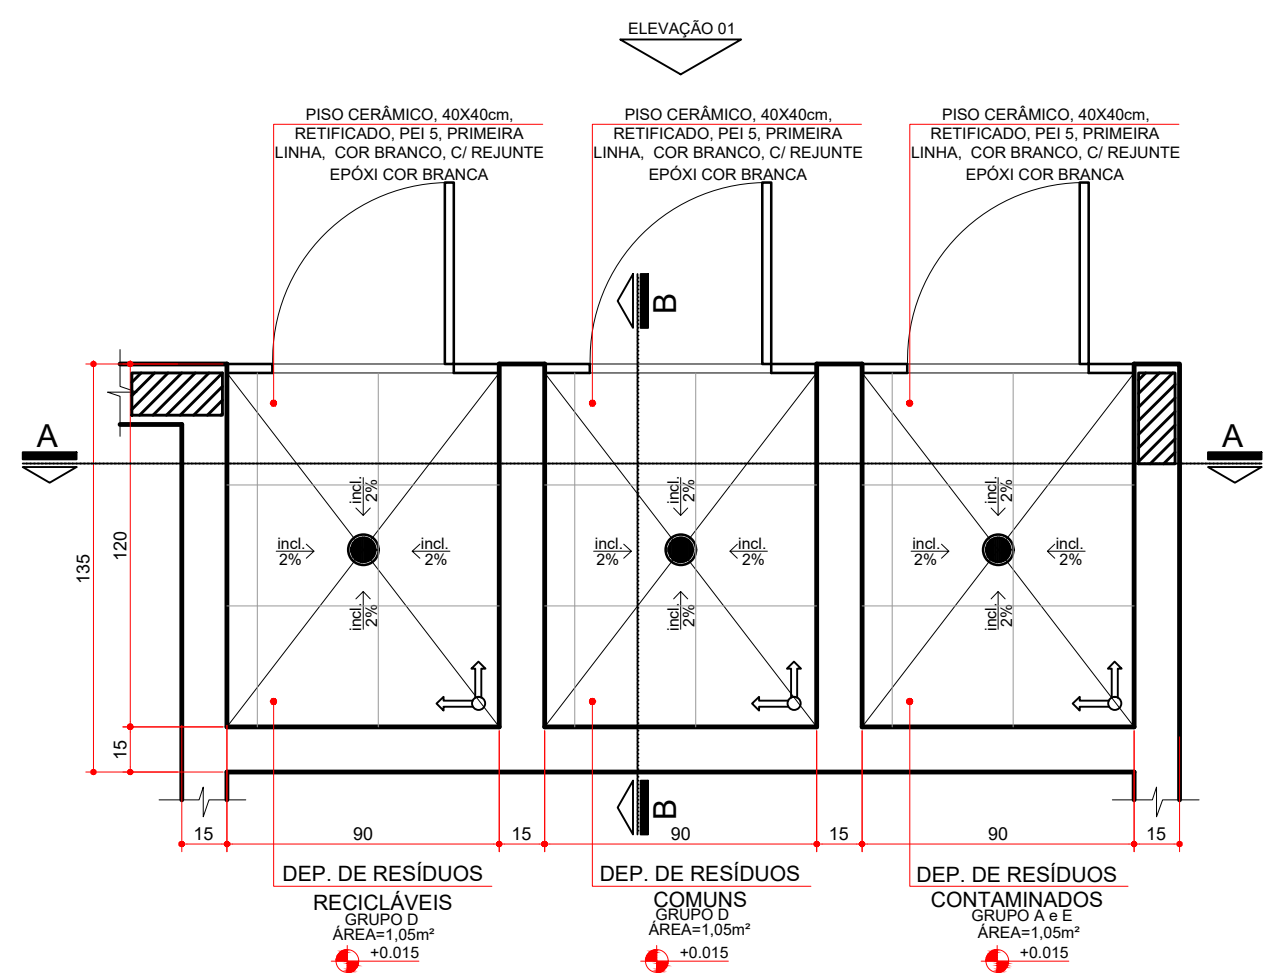


PLANTA BAIXA
ABRIGO DE RESÍDUOS
ESCALA 1:25

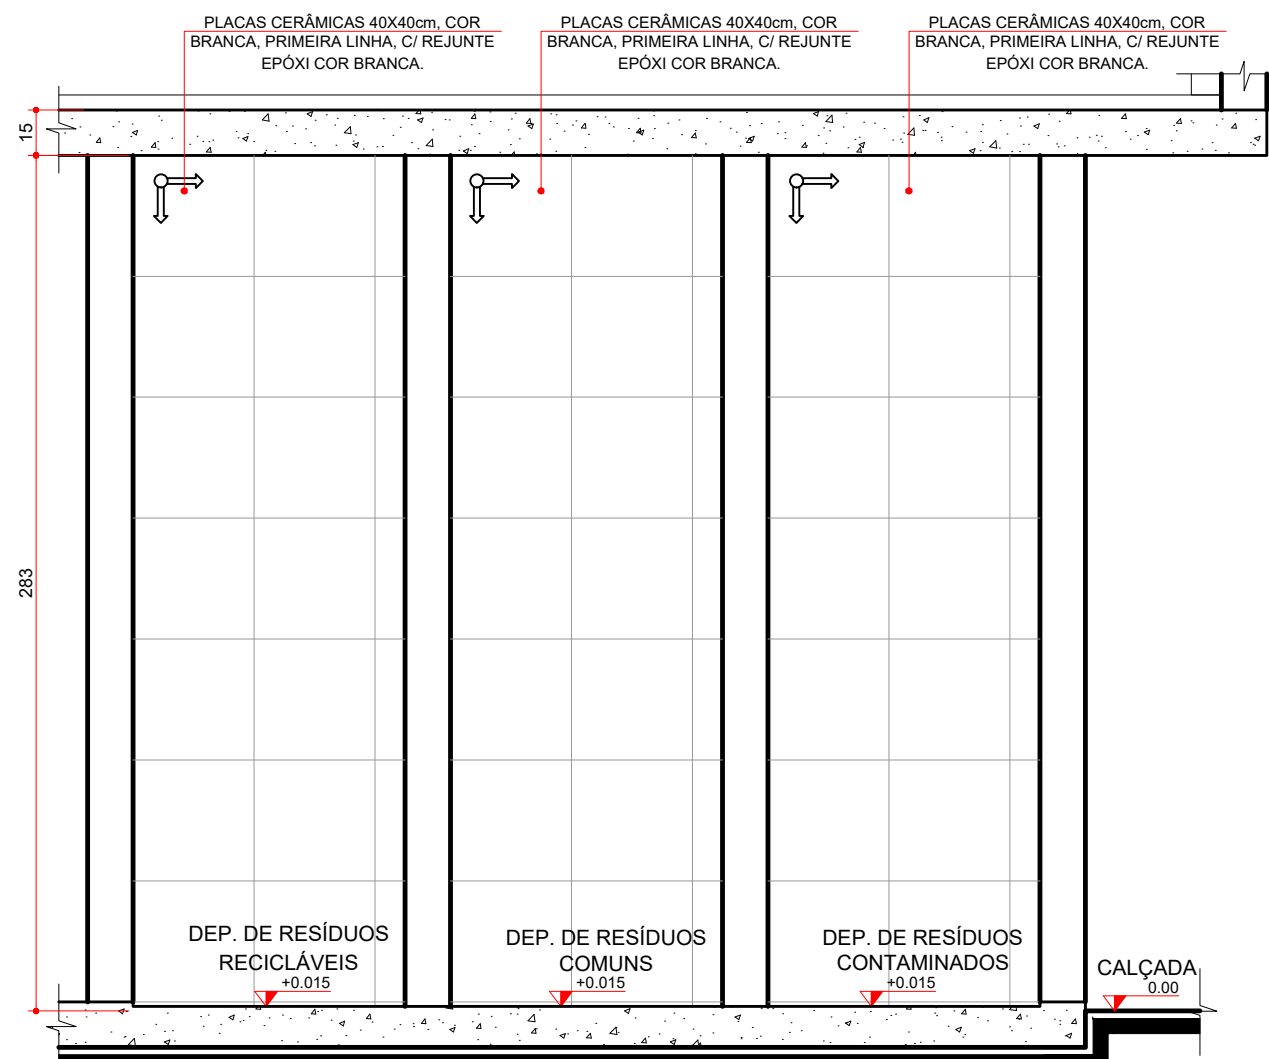


SECÇÃO AA
ABRIGO DE RESÍDUOS
ESCALA 1:25

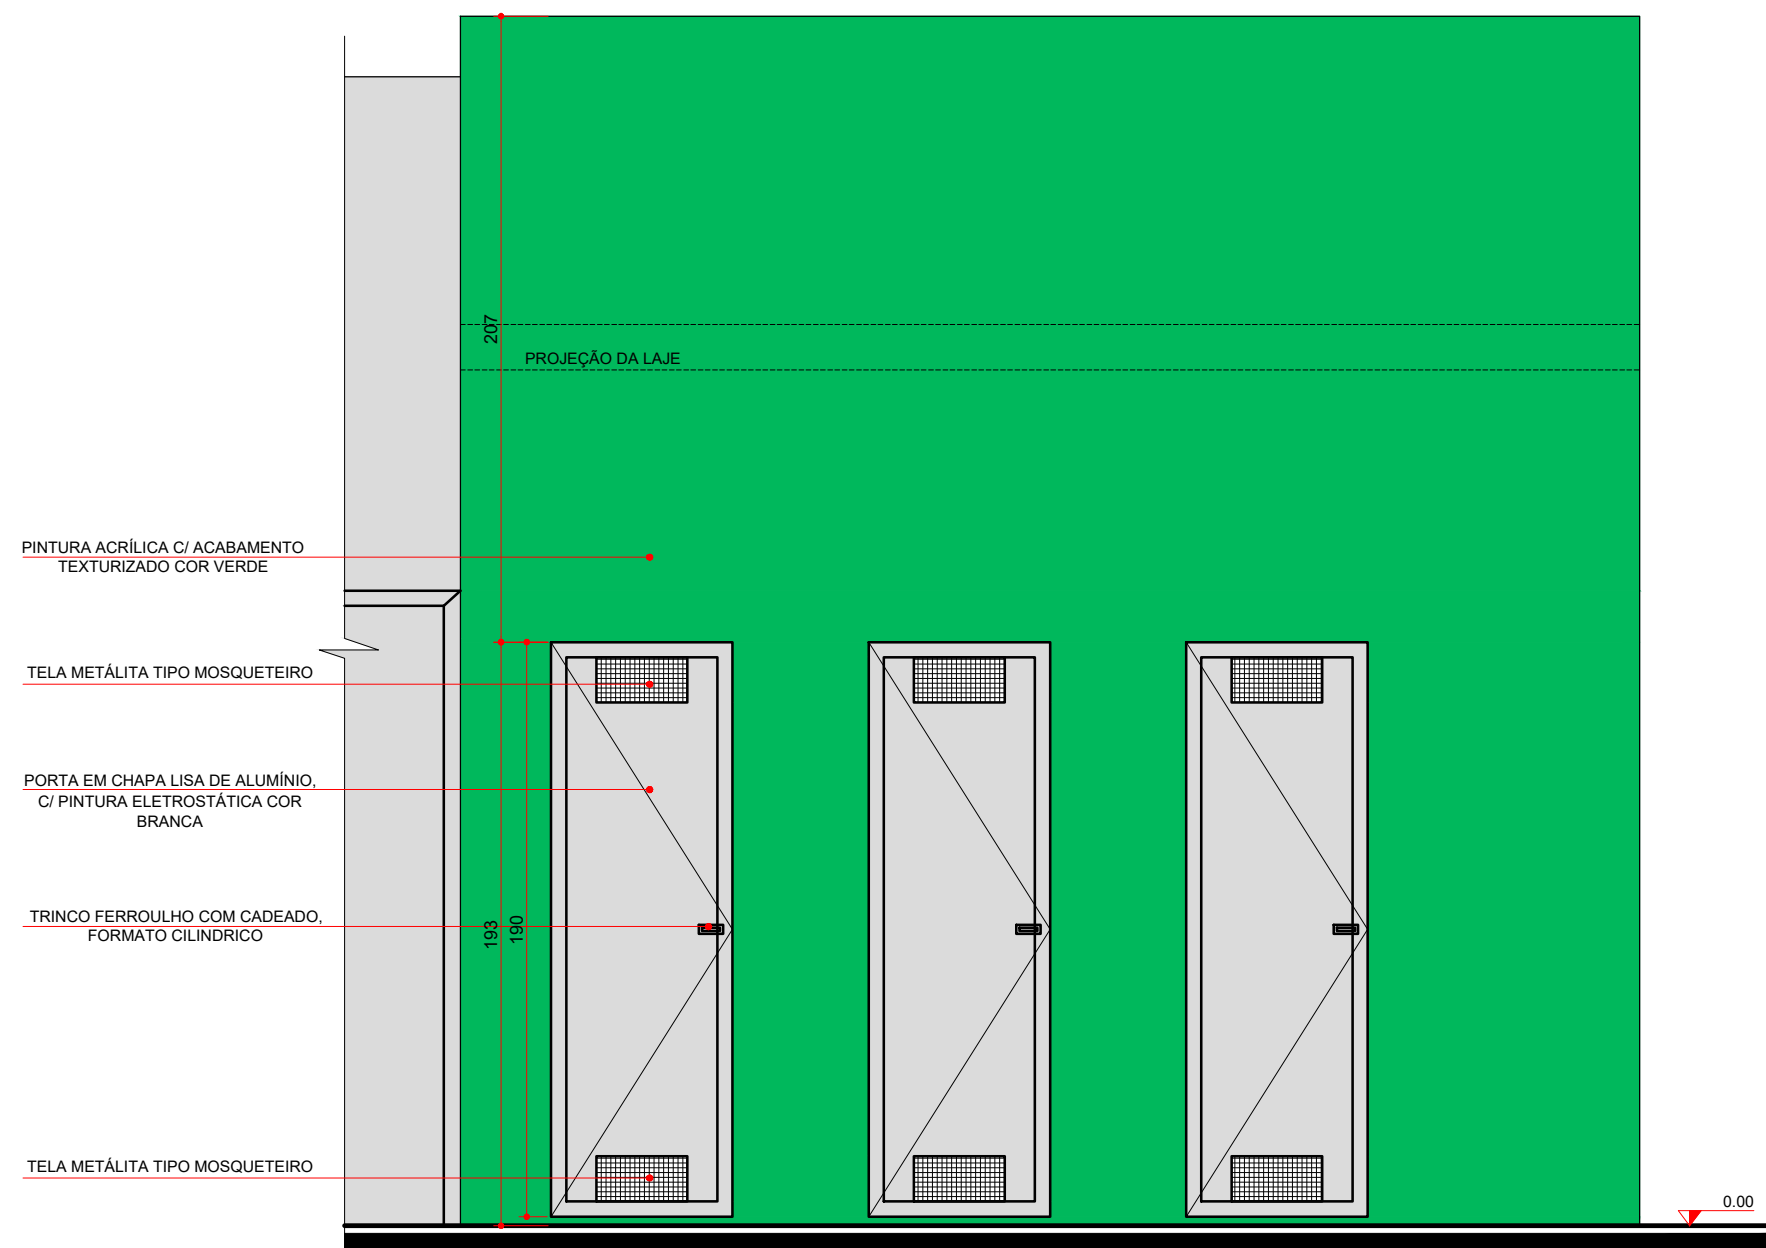


ELEVÇÃO 01
ABRIGO DE RESÍDUOS
ESCALA 1:25

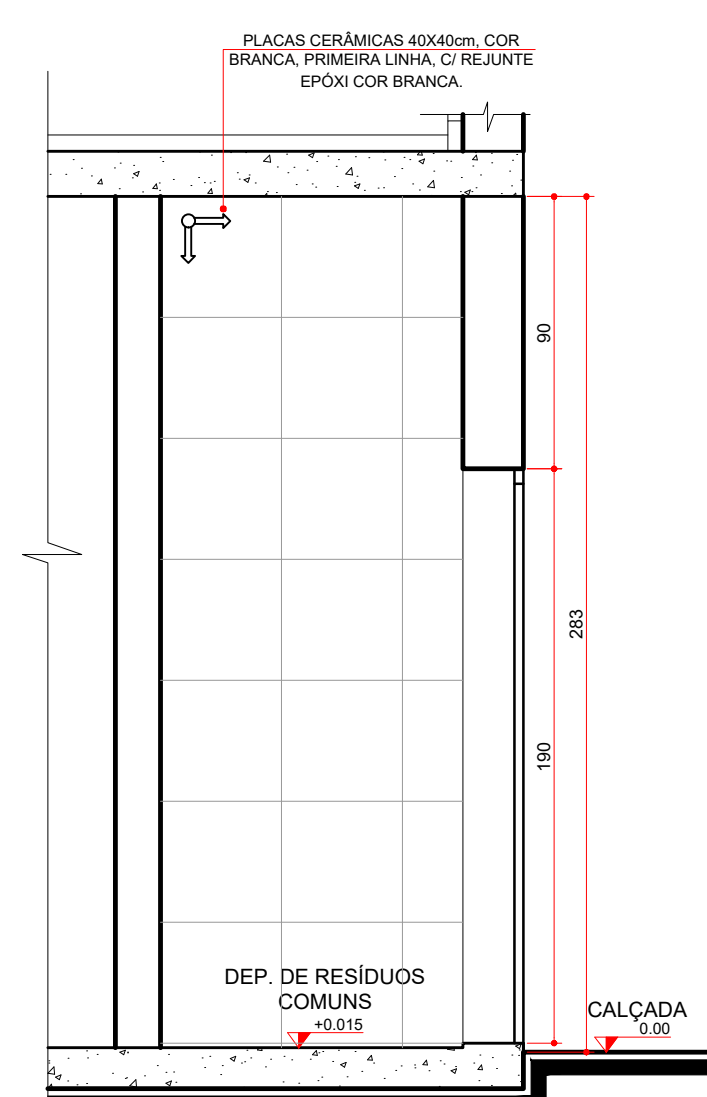


SECÇÃO BB
ABRIGO DE RESÍDUOS
ESCALA 1:25

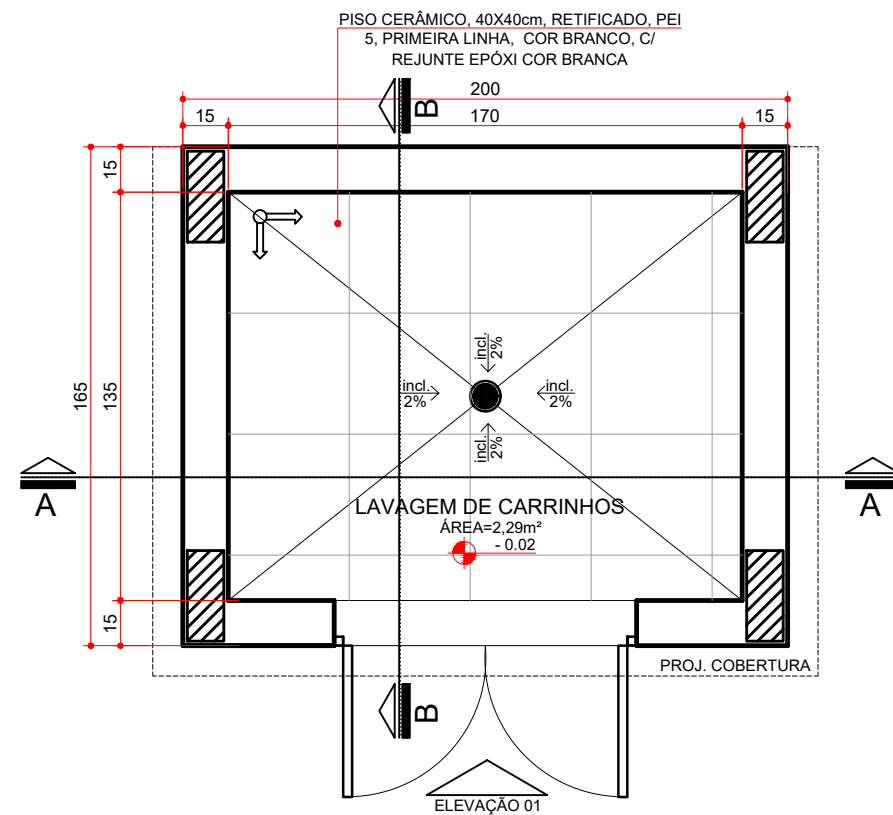


PLANTA BAIXA
LAV. DE CARRINHOS
ESCALA 1:25

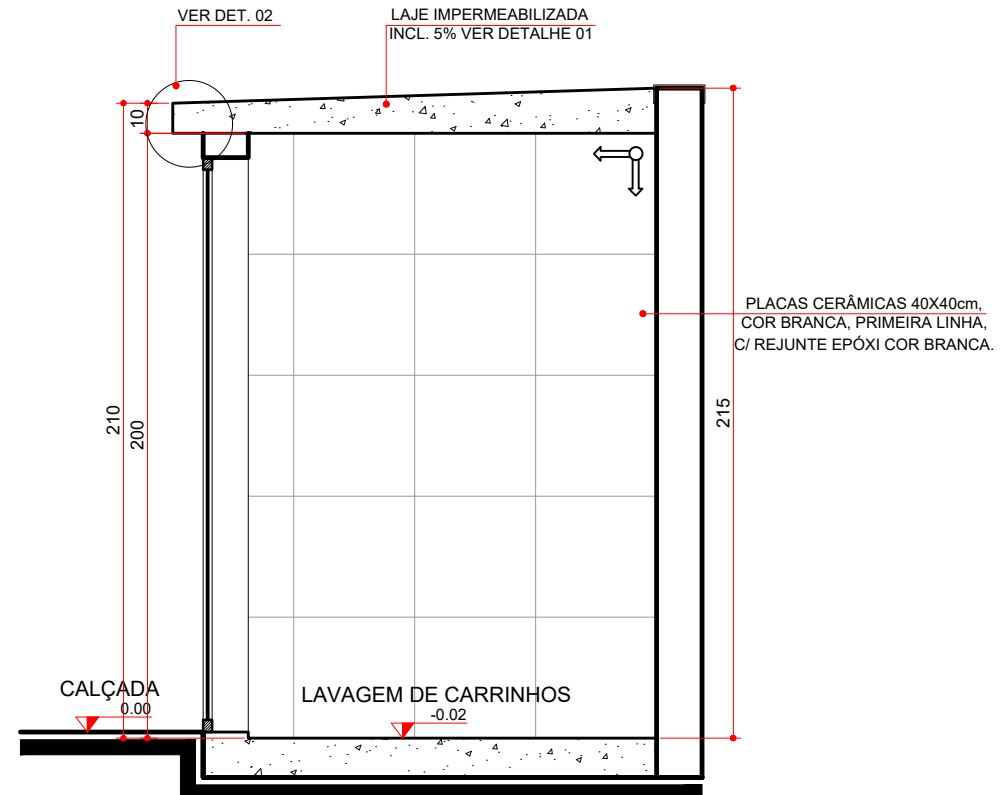


SECÇÃO BB
LAV. DE CARRINHOS
ESCALA 1:25

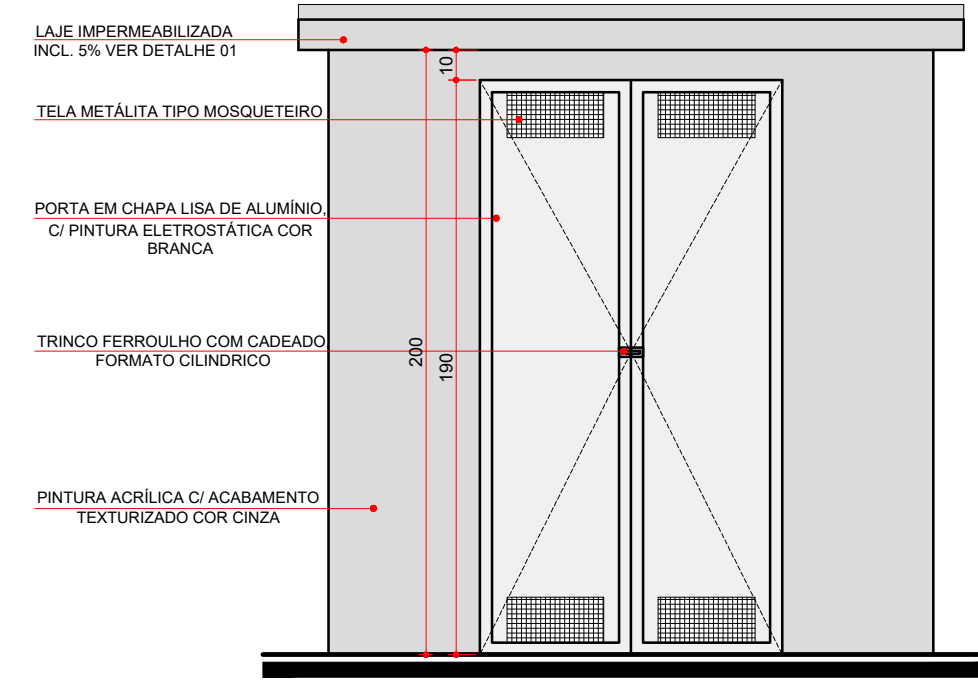


ELEVÇÃO 01
LAV. DE CARRINHOS
ESCALA 1:25

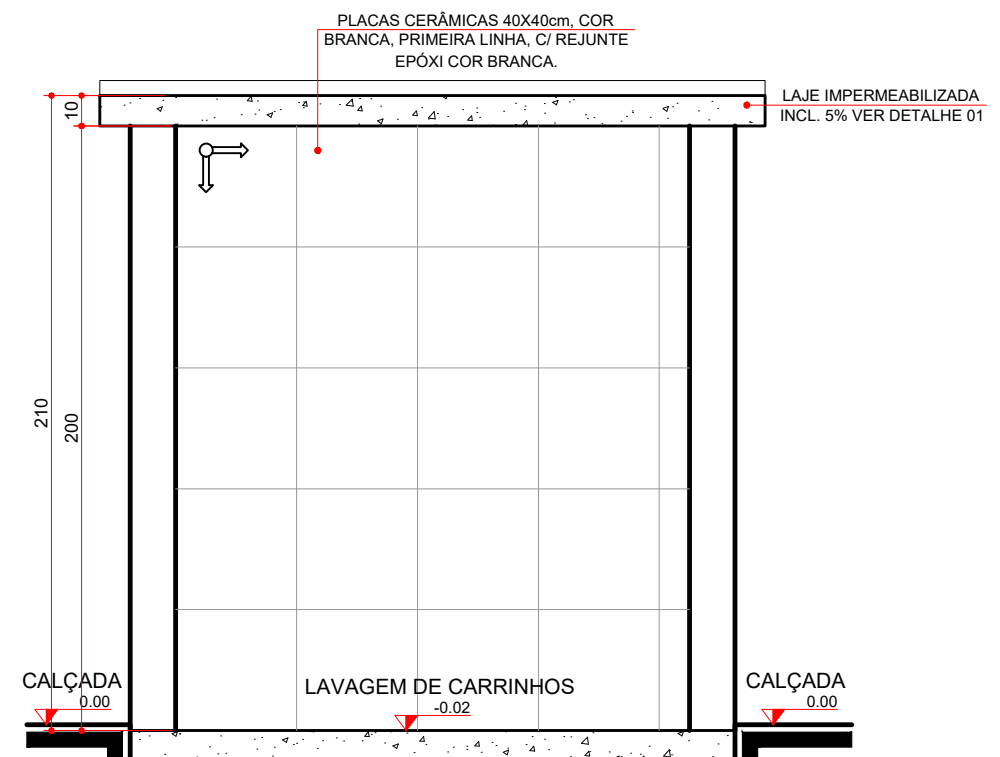

SECÇÃO AA
LAV. DE CARRINHOS
ESCALA 1:25

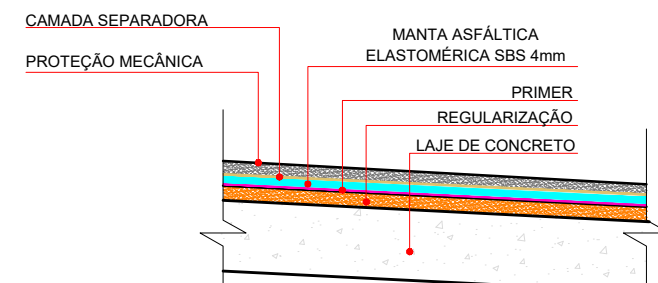

DETALHE 1
IMPERM. DA LAJE
S/ ESCALA

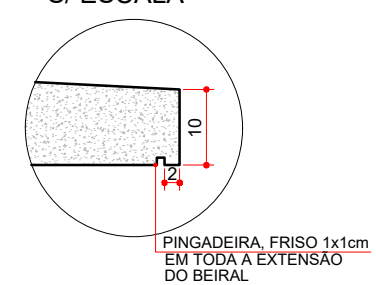

DETALHE 2
ESCALA 1:10



GOVERNO DO ESTADO DO PARANÁ
SEIL - SECRETARIA DE INFRAESTRUTURA E LOGÍSTICA
PARANÁ EDIFICAÇÕES
GERÊNCIA DE PROJETOS

PROPRIETÁRIO: GOVERNO DO ESTADO DO PARANÁ	MUNICÍPIO: CURITIBA-PR
OBRA: UNIDADE DE SAÚDE DA FAMÍLIA- PORTE 3	ESCRITÓRIO REGIONAL:
LOCAL: UNIDADE PADRÃO PARA O ESTADO DO PARANÁ	TIPO: CONSTRUÇÃO
AUTOR DO PROJETO / REGISTRO PROF.: CARLOS MARCHESV/ CAU: A32642-9/PR	PROJETO: ARQUITETÔNICO
MEP-ARQUITETURA E PLANEJAMENTO LTDA-EPP/ CNPJ: 06.164.906/0001-28	REFERÊNCIA: DET. DE RESÍDUOS E LAV. CARRINHOS
RESPONSÁVEL TÉCNICO / REGISTRO PROF.:	DESENHO: CARINE ENCINAS
	DATA: MARÇO / 2014
	ESCALA DO DESENHO: 1:25
	ARQUIVO: ARQ_DET1_RESIDUOS LAV. CARRINHOS_USF 3_R00

ARQ
11 16