




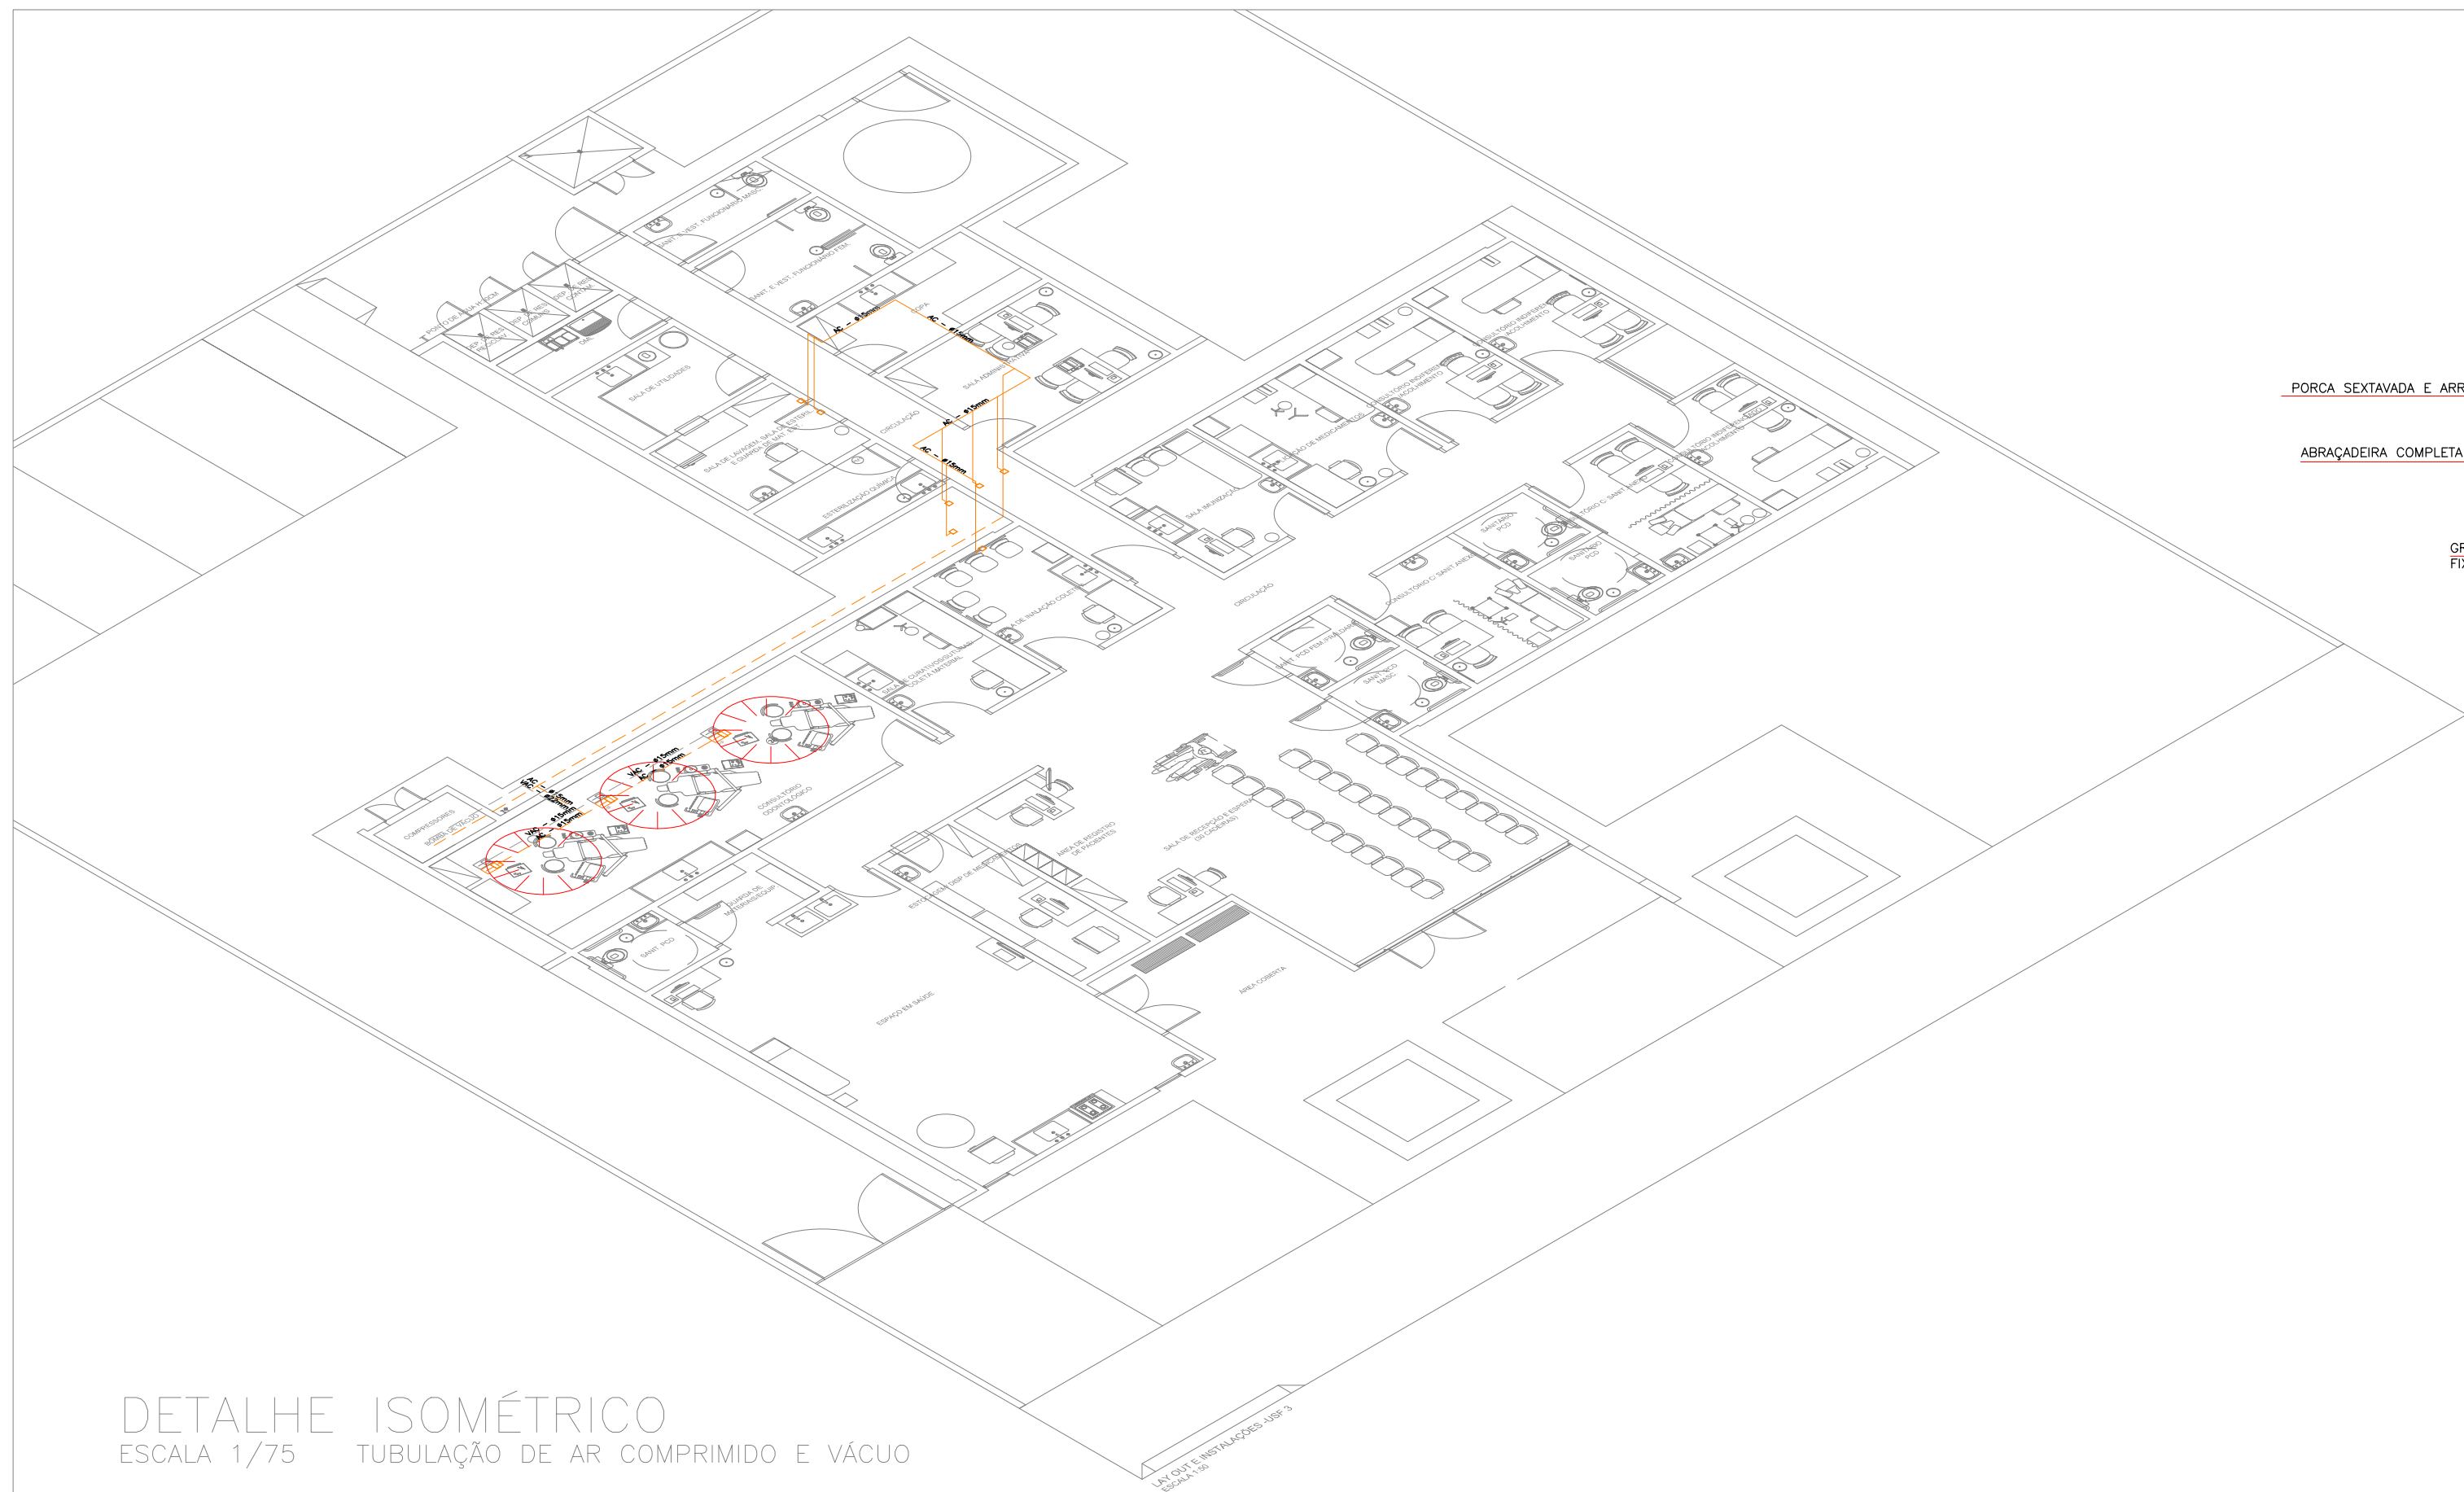


DETALHE ISOMÉTRICO
ESCALA 1/75 TUBULAÇÃO DE AR COMPRIMIDO E VÁCUO

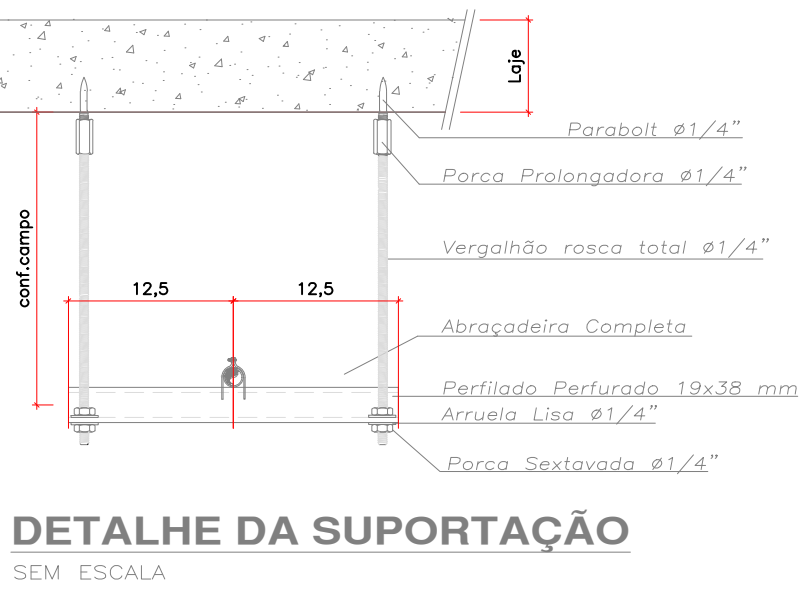

DETALHE DA SUPORTAÇÃO
SEM ESCALA

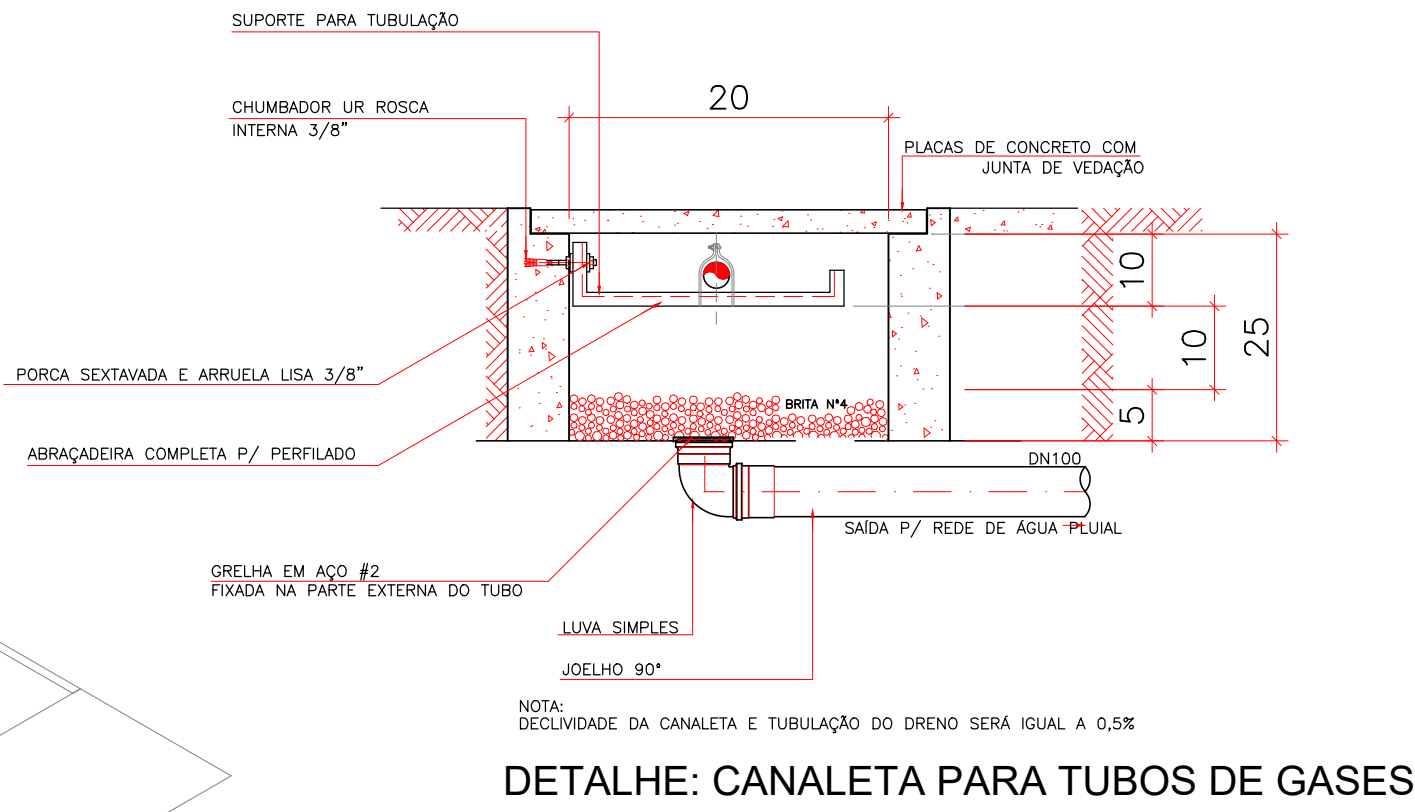

PLANTA BAIXA
ESCALA 1/75 TUBULAÇÃO DE AR COMPRIMIDO E VÁCUO

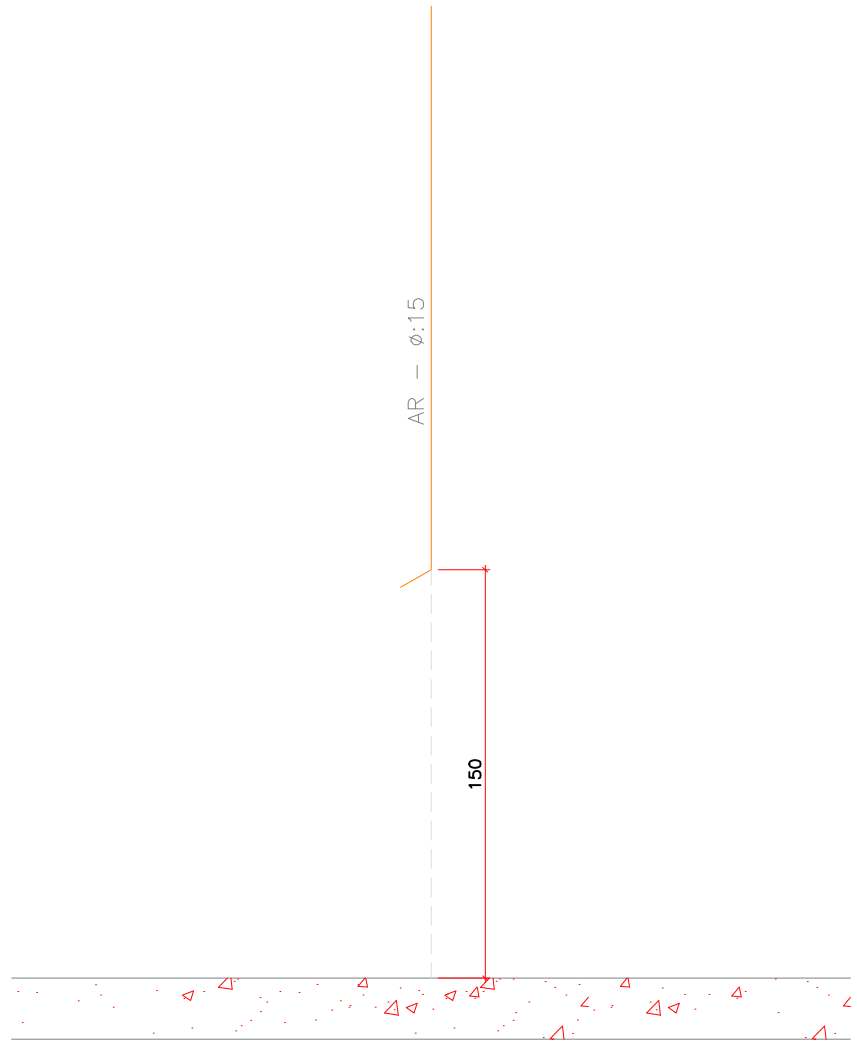

VISTA FRONTAL
S/ ESC. PONTO DE CONSUMO

- Instalações Excepcionais
- PONTO DE AR COMPRIMIDO MEDICINAL EMBUTIDO (1,50 M DO PISO ACABADO)
 - PONTO DE AR COMPRIMIDO MEDICINAL EMBUTIDO NO PISO
 - PONTO DE VÁCUO EMBUTIDO NO PISO
 - TUBULAÇÃO DE VÁCUO
 - TUBULAÇÃO DE AR COMPRIMIDO MEDICINAL

GOVERNO DO ESTADO DO PARANÁ SEL - SECRETARIA DE INFRAESTRUTURA E LOGÍSTICA PARANÁ EDIFICAÇÕES GERÊNCIA DE PROJETOS	
PROPRIETÁRIO GOVERNO DO ESTADO DO PARANÁ	REVISOR COURTNEY PI
DESA UNIDADE DE SAÚDE DA FAMÍLIA - PONTO 3	DESENVOLVIDOR REGIONAL FELIPE
LOCAL UNIDADE DE SAÚDE DA FAMÍLIA - PONTO 3	TIPO CONSTRUÇÃO
AUTOR DO PROJETO / REGISTRO PROFI FELIPE	PROJETO TUB. DE AR COMPRIMIDO E VÁCUO
RESPONSÁVEL TÉCNICO / REGISTRO PROFI FELIPE	REVISOR COURTNEY PI
PLANTA BAIXA E LAY OUT	
DESENHADO FELIPE	COMPROVADO MARCOS
ESCALA DO DESENHO 1/75	ARQUIVO HID_P2_UBF.3

HID
01 01