



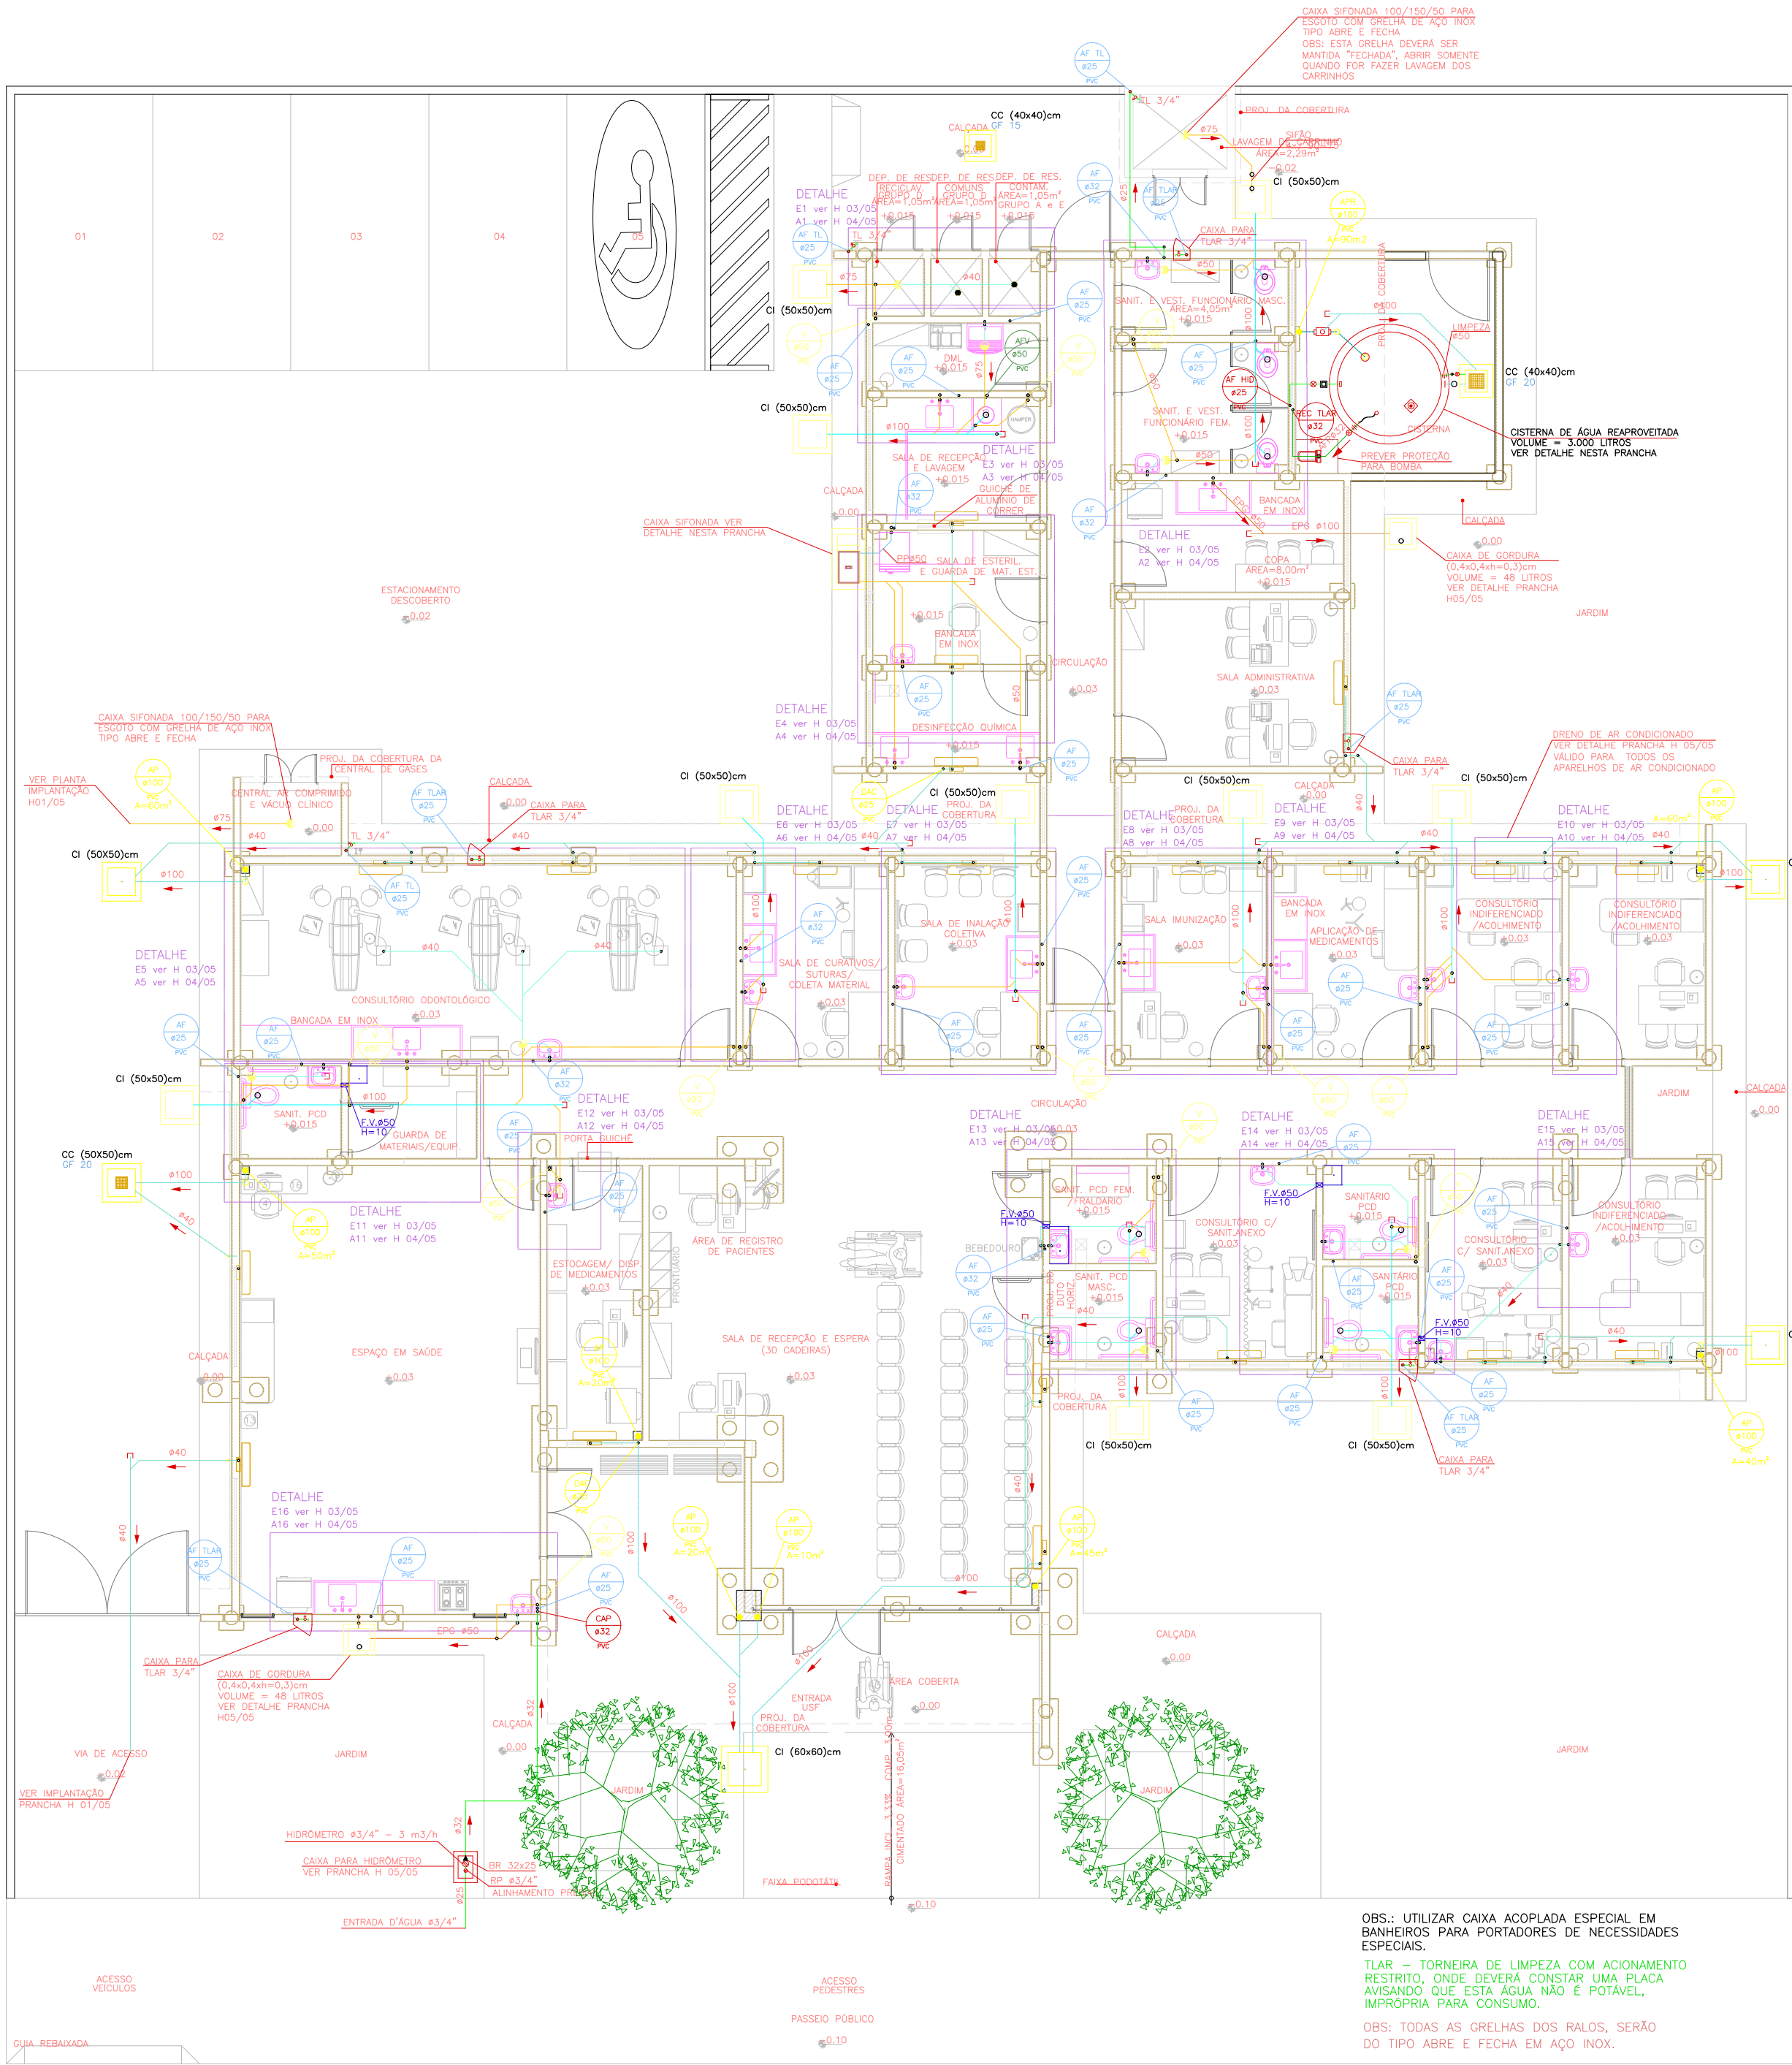


PLANTA BAIXA

ESCALA 1 : 100

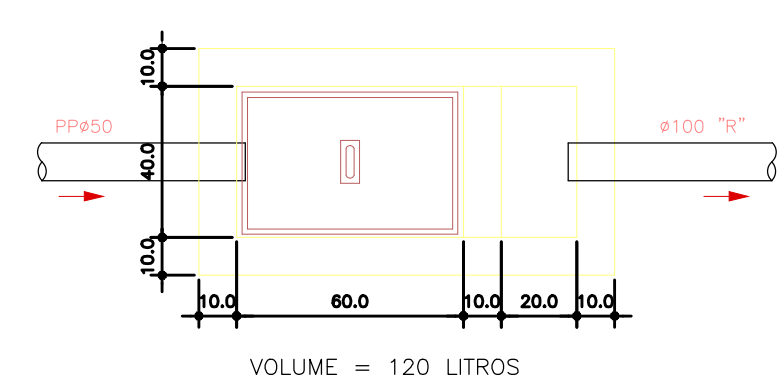


PLANTA BAIXA

ESCALA 1 : 20

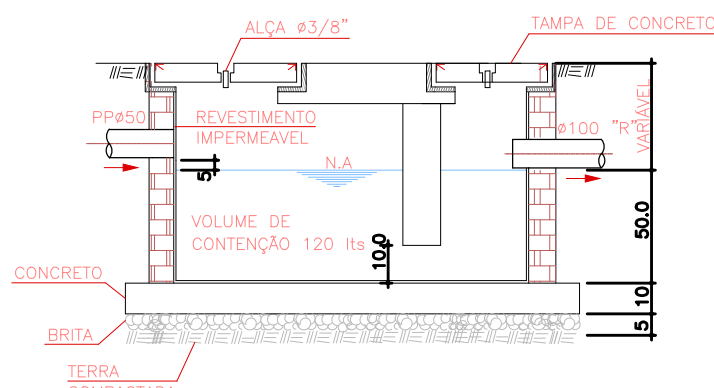


CORTE ESQUEMÁTICO

ESCALA 1 : 20

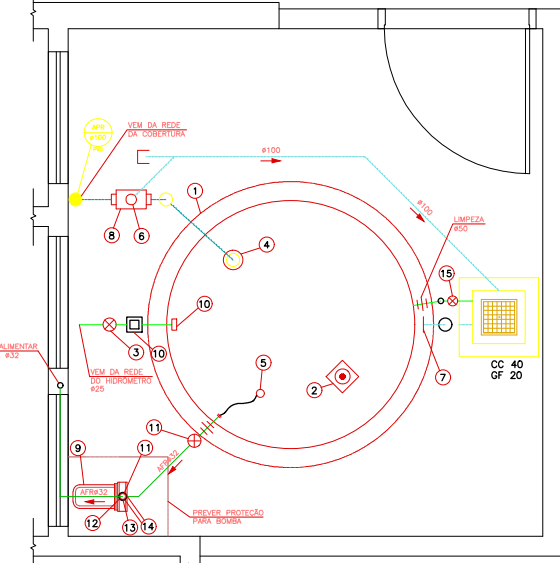


PLANTA CISTERNA D'ÁGUA REAPROVEITADA

- LEGENDA CISTERNA D'ÁGUA REAPROVEITADA
- 1) Caixa d'água - Volume 3.000 Litros
 - 2) Caixa d'água - Volume 3.000 Litros
 - 3) Caixa d'água - Volume 3.000 Litros
 - 4) Caixa d'água - Volume 3.000 Litros
 - 5) Caixa d'água - Volume 3.000 Litros
 - 6) Caixa d'água - Volume 3.000 Litros
 - 7) Caixa d'água - Volume 3.000 Litros
 - 8) Caixa d'água - Volume 3.000 Litros
 - 9) Caixa d'água - Volume 3.000 Litros
 - 10) Caixa d'água - Volume 3.000 Litros
 - 11) Caixa d'água - Volume 3.000 Litros
 - 12) Caixa d'água - Volume 3.000 Litros
 - 13) Caixa d'água - Volume 3.000 Litros
 - 14) Caixa d'água - Volume 3.000 Litros
 - 15) Caixa d'água - Volume 3.000 Litros
 - 16) Caixa d'água - Volume 3.000 Litros
 - 17) Caixa d'água - Volume 3.000 Litros
 - 18) Caixa d'água - Volume 3.000 Litros
 - 19) Caixa d'água - Volume 3.000 Litros
 - 20) Caixa d'água - Volume 3.000 Litros

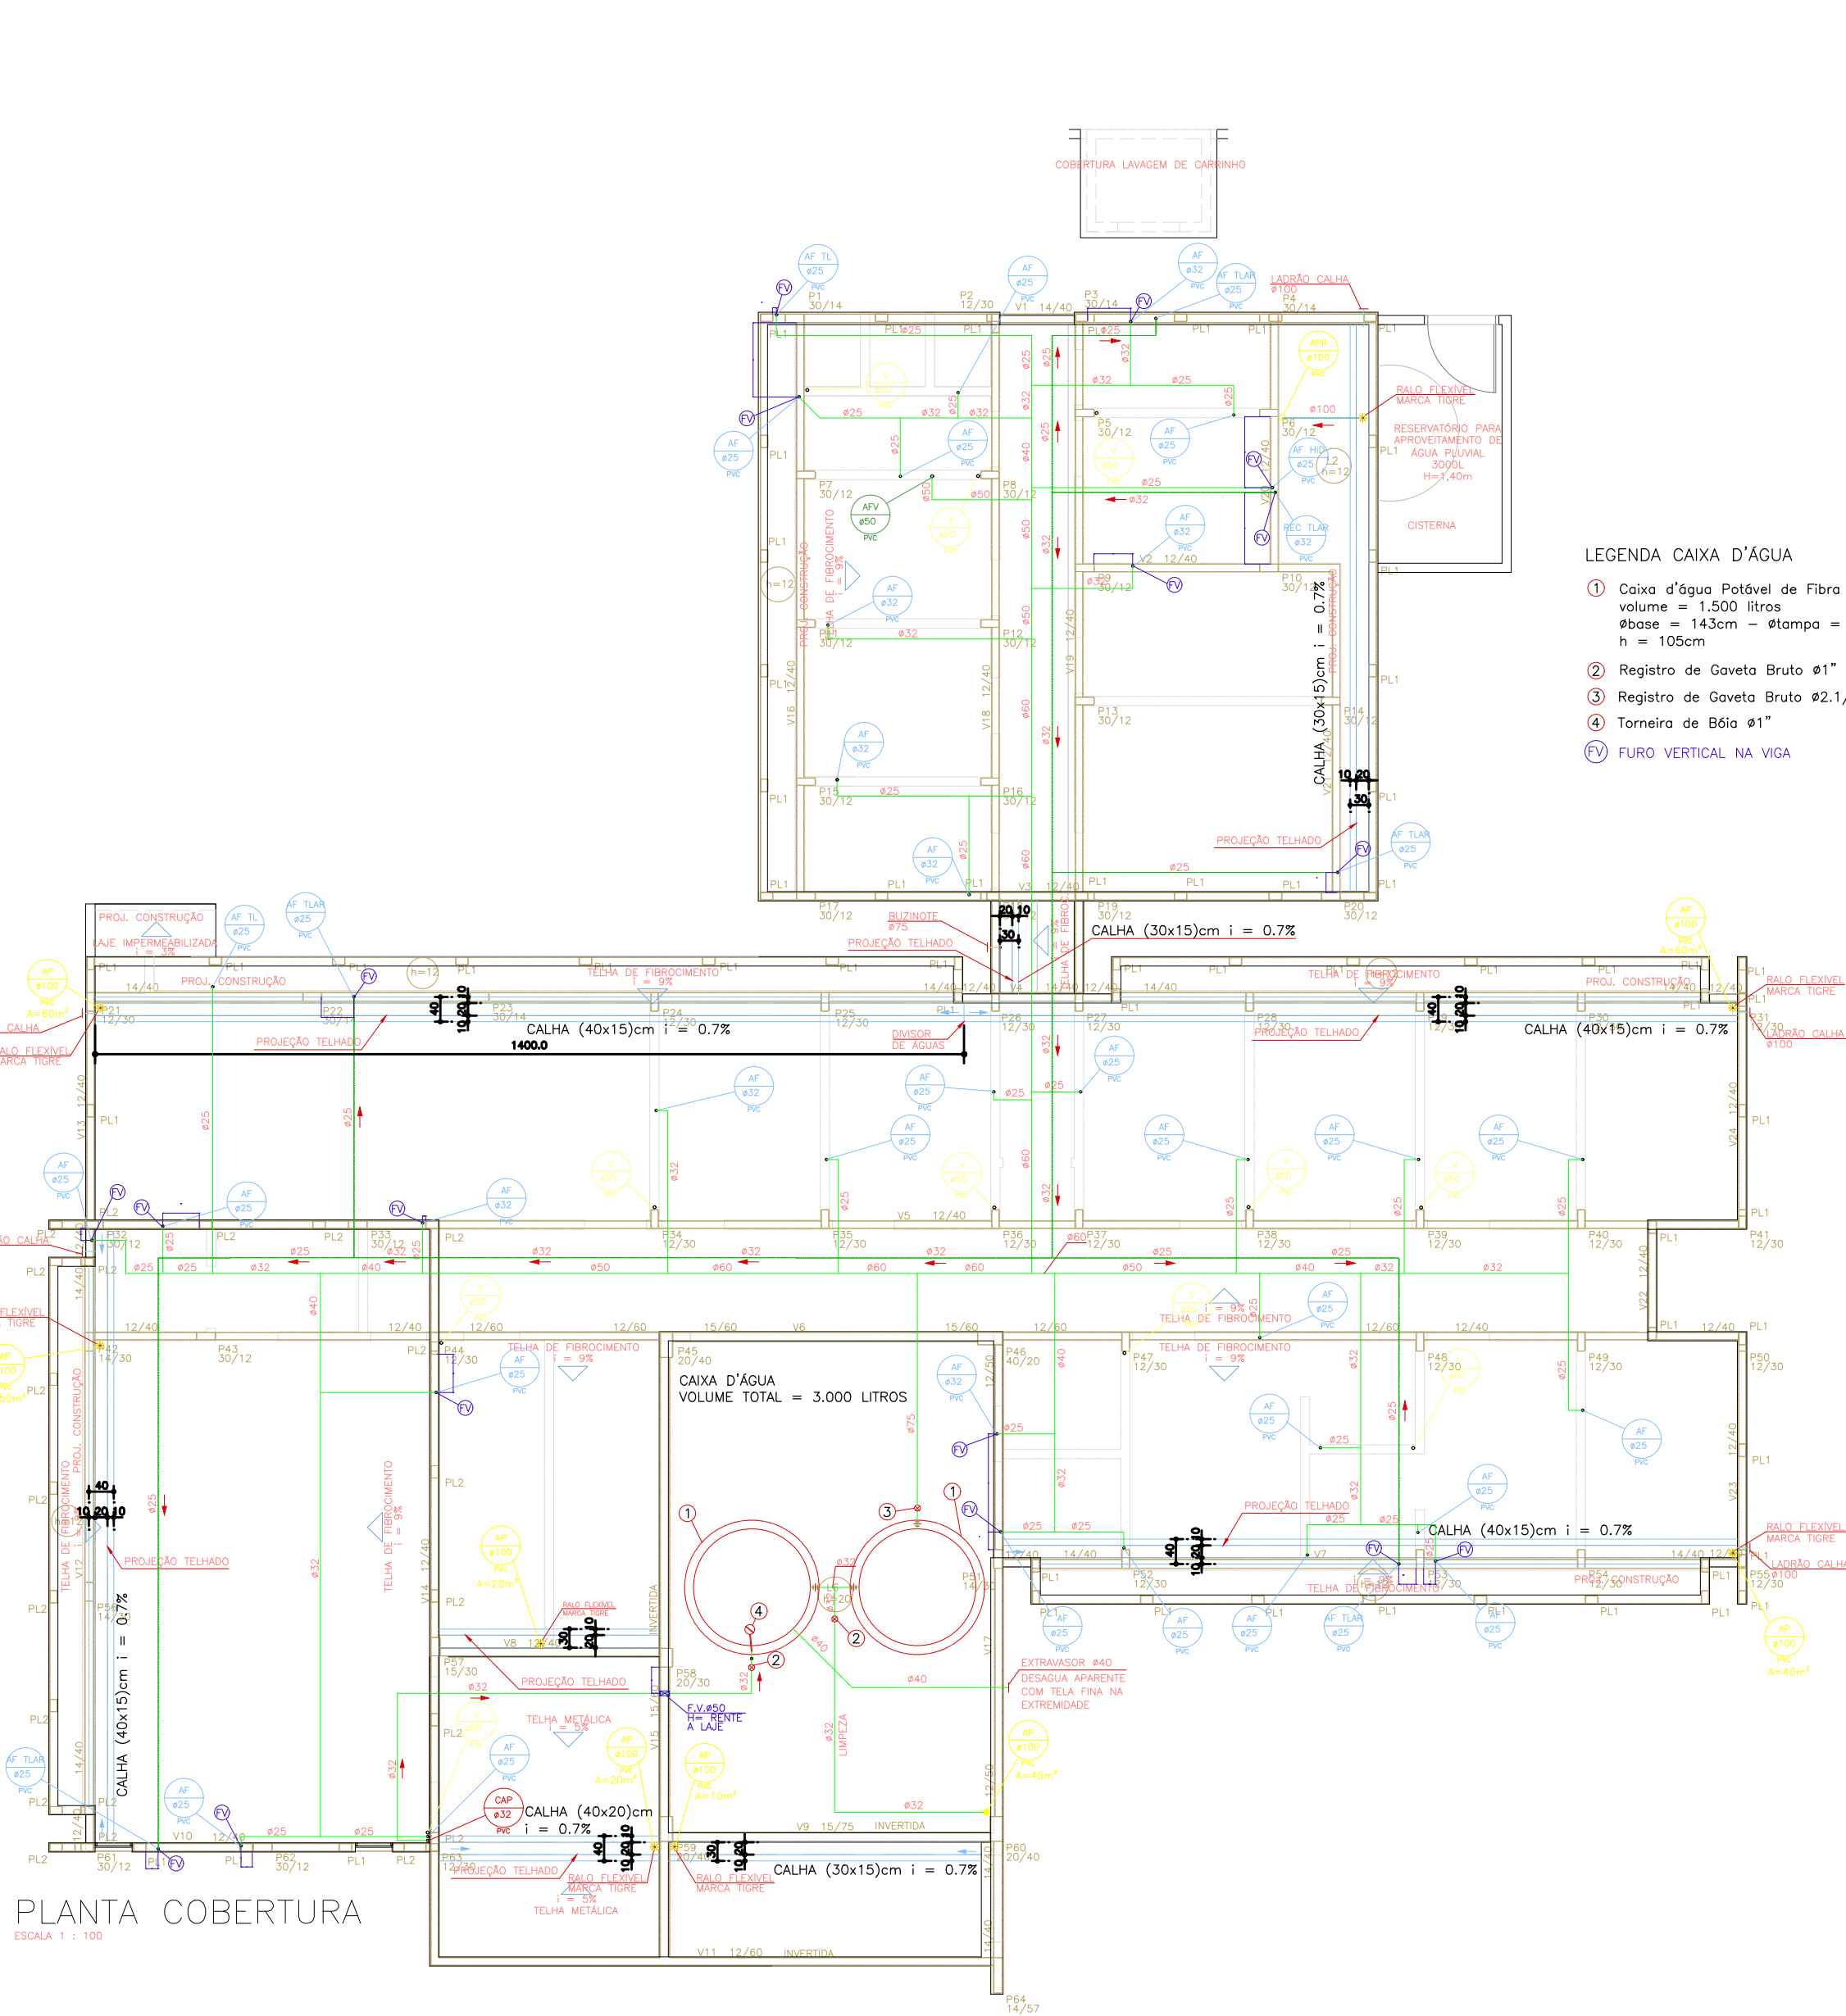


PLANTA COBERTURA

ESCALA 1 : 100

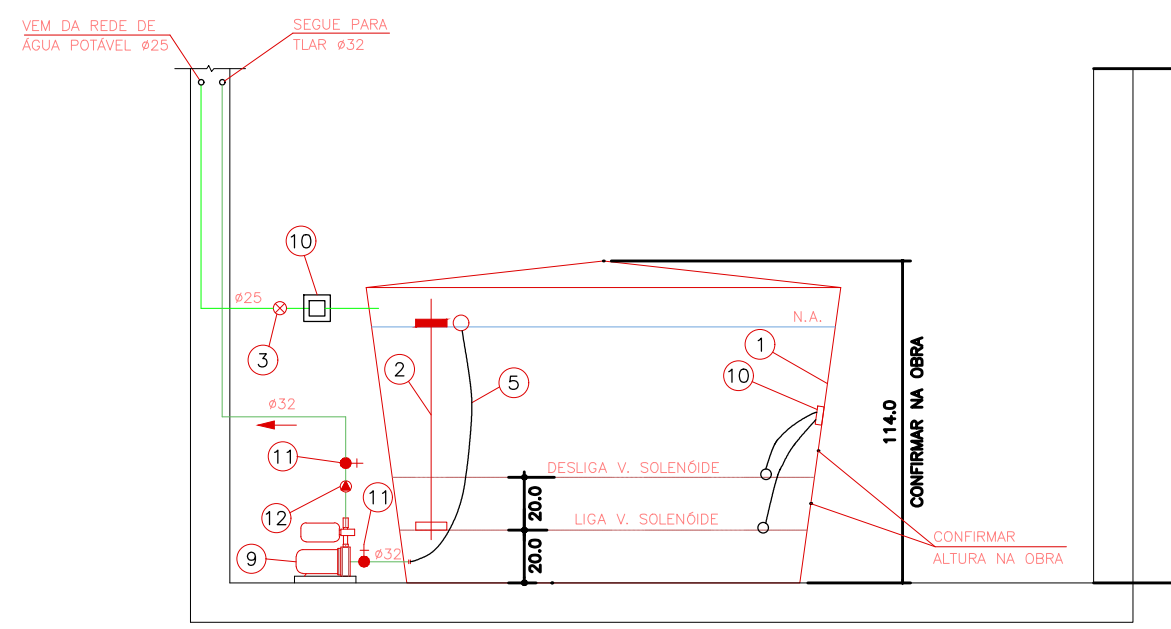

CORTE 1 CISTERNA D'ÁGUA REAPROVEITADA

ESCALA 1 : 25

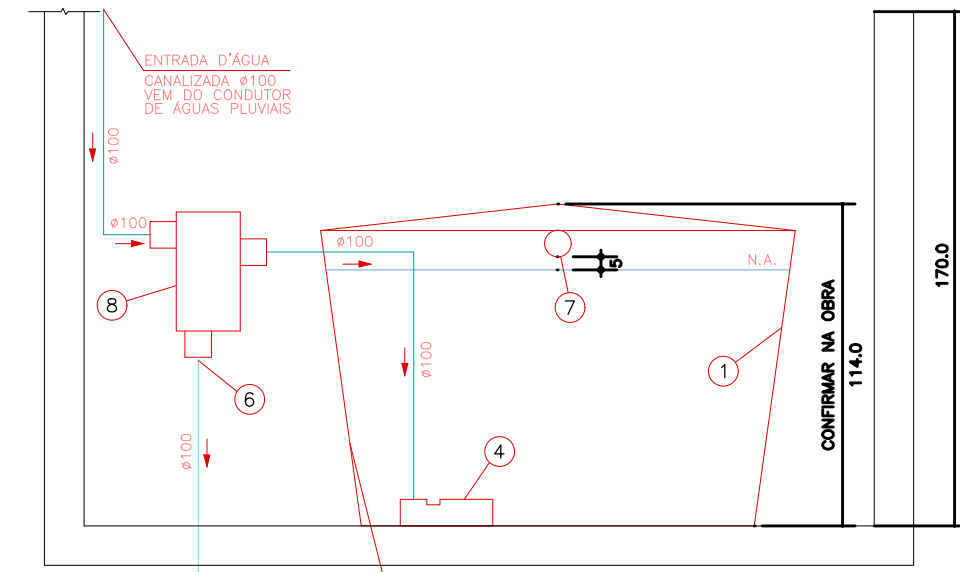


CORTE 2 CISTERNA D'ÁGUA REAPROVEITADA

ESCALA 1 : 25

LEGENDA CAIXA D'ÁGUA

- 1) Caixa d'água Polímero de Fibra volume = 1.500 litros øbase = 143cm - øtampa = 177cm h = 105cm
- 2) Registro de Gaveta Bruto ø1"
- 3) Registro de Gaveta Bruto ø2,1/2"
- 4) Torneira de Bóia ø1"
- 5) FURO VERTICAL NA VIGA

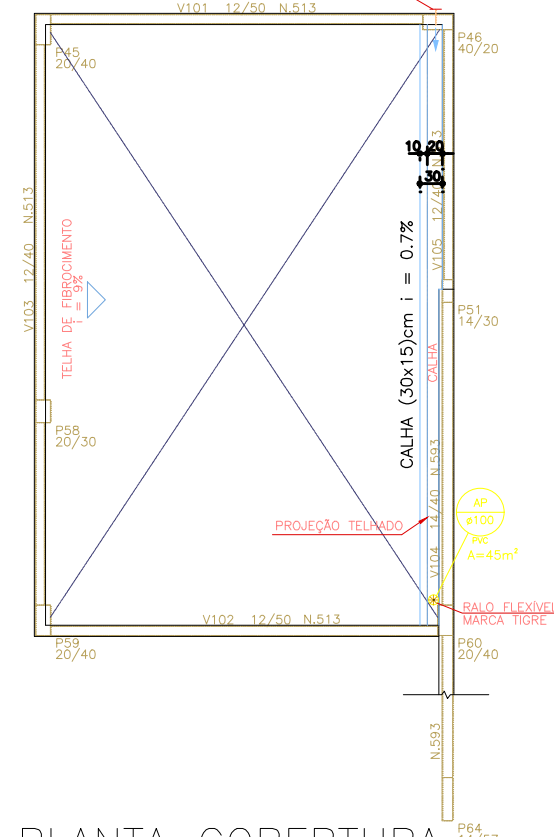

PLANTA COBERTURA CAIXA D'ÁGUA

ESCALA 1 : 100



GOVERNO DO ESTADO DO PARANÁ
SEIL - SECRETARIA DE INFRAESTRUTURA E LOGÍSTICA
PARANÁ EDIFICAÇÕES
GERÊNCIA DE PROJETOS

PROPRIETÁRIO:
GOVERNO DO ESTADO DO PARANÁ
OBRA:
UNIDADE DE SAÚDE DA FAMÍLIA - PORTE 3
LOCAL:
UNIDADE PADRÃO PARA O ESTADO DO PARANÁ

MUNICÍPIO:
CURITIBA - PR
ESCRITÓRIO REGIONAL:

AUTOR DO PROJETO / REGISTRO PROF: Evaristo Queiroz dos Santos/CREA PR 24.813/D
AUTOR DO PROJETO / REGISTRO PROF: Evaristo Queiroz dos Santos/CREA PR 24.813/D

PROJETO:
HIDRÁULICO
REFERÊNCIA:
PLANTA TERREO e PLANTA COBERTURA

RESPONSÁVEL TÉCNICO / REGISTRO PROF: Evaristo Queiroz dos Santos/CREA PR 24.813/D
DESENHO:
RAFAEL PELEGINI
DATA:
03/2014
ENDEREÇO: RUA MILTON GAVETTI, 369 - LONDRI-PR
CEP: 86050-720
E-MAIL: OU SITE@mparquitectura@mparquitectura.org.br
TELEFONE: (41) 3308-1020

HID
02/05