


**IMPLANTAÇÃO/ PLANTA BAIXA**  
ESCALA 1:75

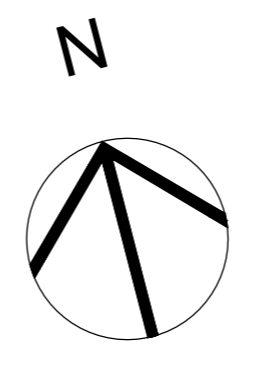


QUADRO DE SÍMBOLOS GRÁFICOS PAVIMENTO TÉRREO


DE ACORDO COM NPT 004 DO CBPM/PR					
SÍMBOLO	DESCRIÇÃO	QTDE	SÍMBOLO	DESCRIÇÃO	QTDE
EXT-01	EXTINTOR CARGA DE PÓ ABC 2-A 20-B-C	06	EM-01	ILUMINAÇÃO DE EMERGÊNCIA BLOCO AUTÔNOMO 180mm	19
EXT-02	-	-	EM-02	PLACA DE SINALIZAÇÃO DE EMERGÊNCIA	-

QUADRO DE PLACAS DE SINALIZAÇÕES DE SEGURANÇA TÉRREO


DE ACORDO COM NPT 004 DO CBPM/PR							
CÓDIGO	PLACA	SIGNIFICADO	QTDE	CÓDIGO	PLACA	SIGNIFICADO	QTDE
EM-01	EXTINTOR	EXTINTOR DE INCÊNDIO	06	EM-02	SENTIDO DA SAÍDA DE EMERGÊNCIA	SENTIDO DA SAÍDA DE EMERGÊNCIA	13
EM-03	SAÍDA	SAÍDA DE EMERGÊNCIA	01	EM-04	SENTIDO DA SAÍDA DE EMERGÊNCIA	SENTIDO DA SAÍDA DE EMERGÊNCIA	02
EM-05	SAÍDA	SAÍDA DE EMERGÊNCIA	01	EM-06	SAÍDA	SAÍDA DE EMERGÊNCIA	01

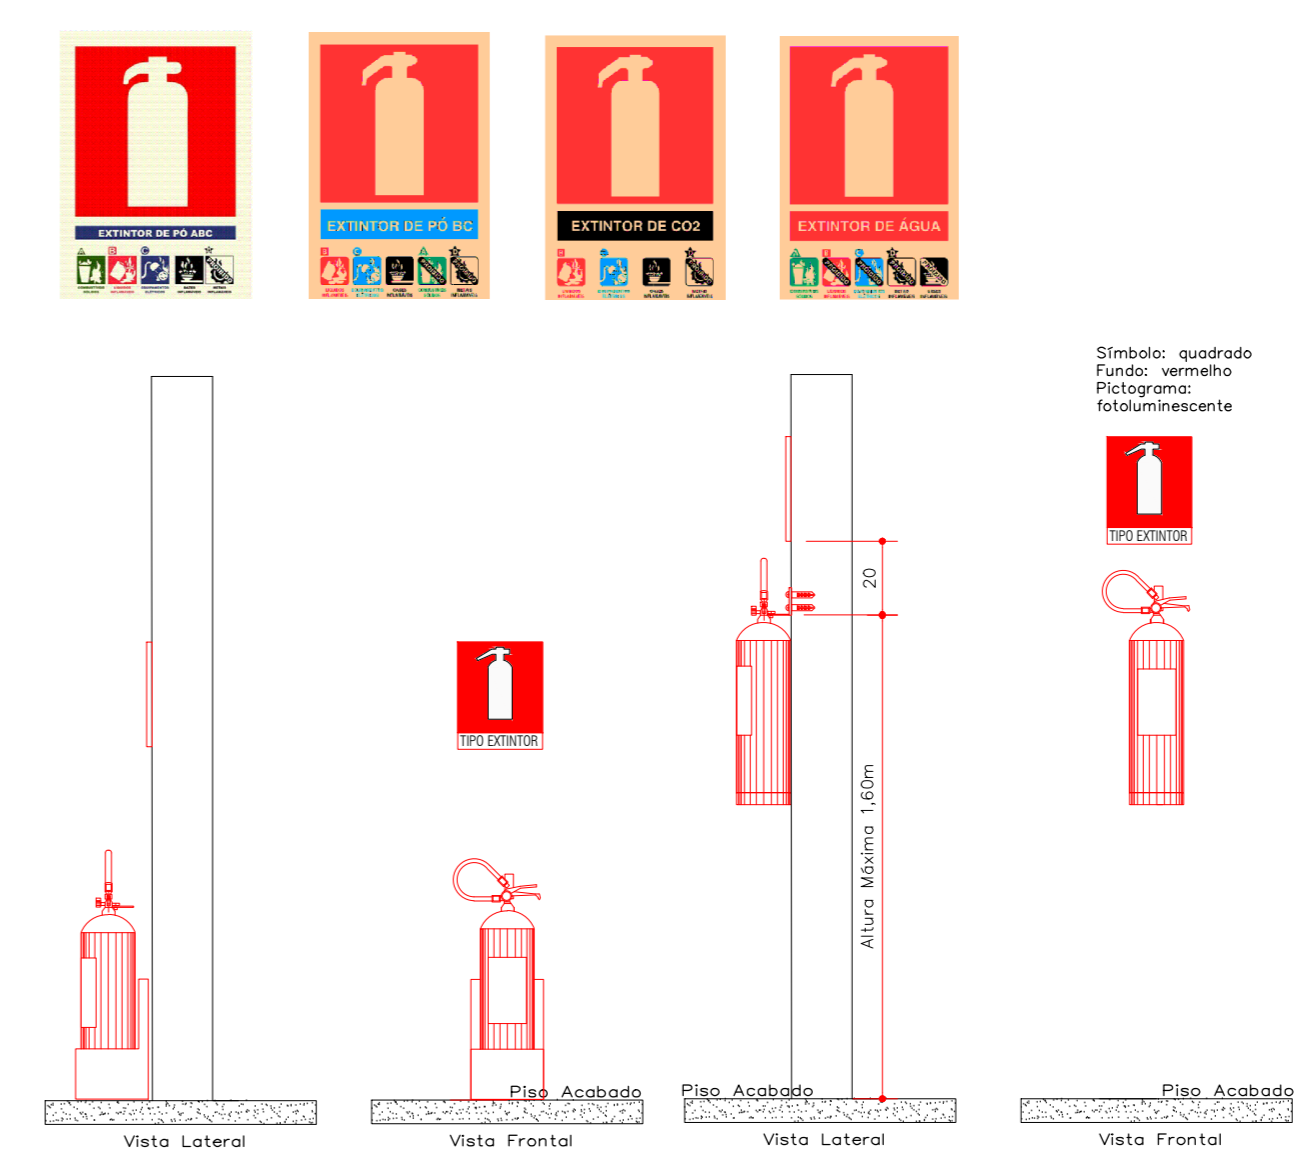


**DETALHE - EXTINTORES**  
ESCALA 1:25

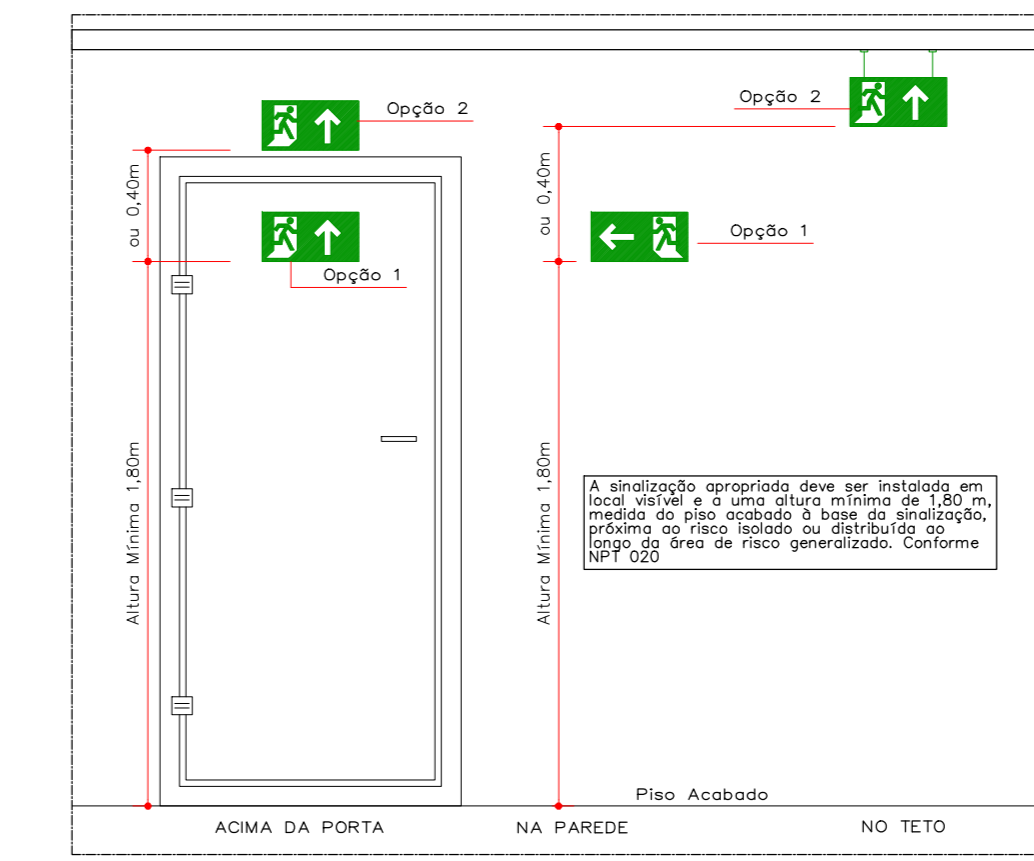


**DETALHE - INSTALAÇÃO PLACA**  
ESCALA 1:25

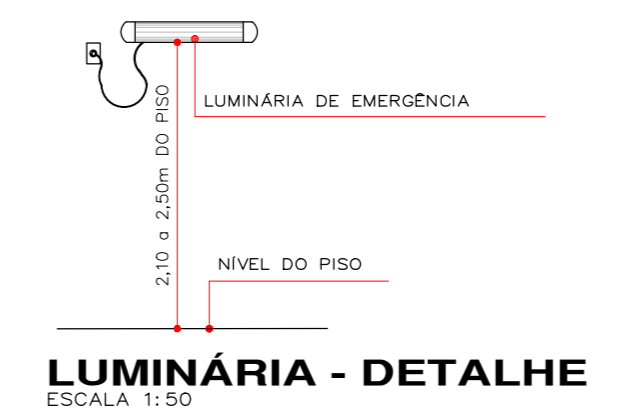

**LUMINÁRIA - DETALHE**  
ESCALA 1:50

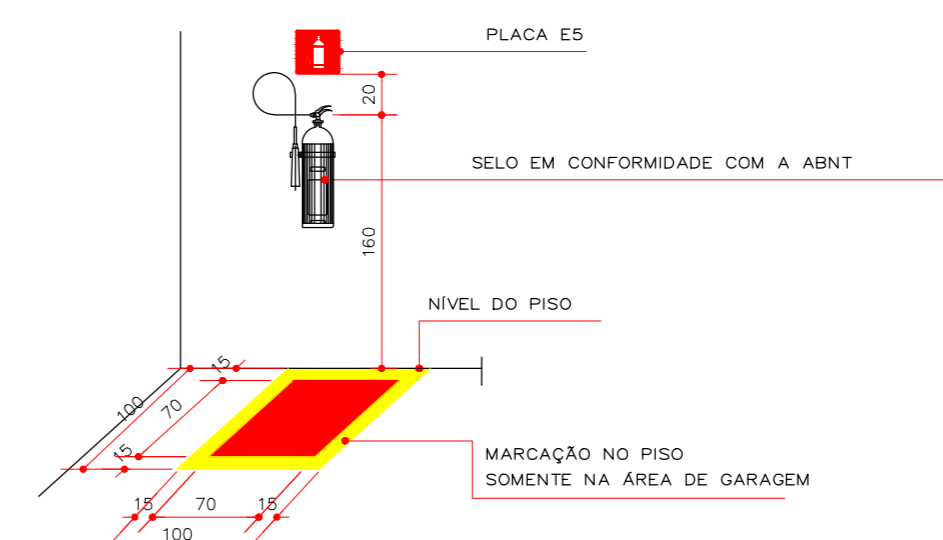

**EXTINTOR - DETALHE**  
ESCALA 1:50

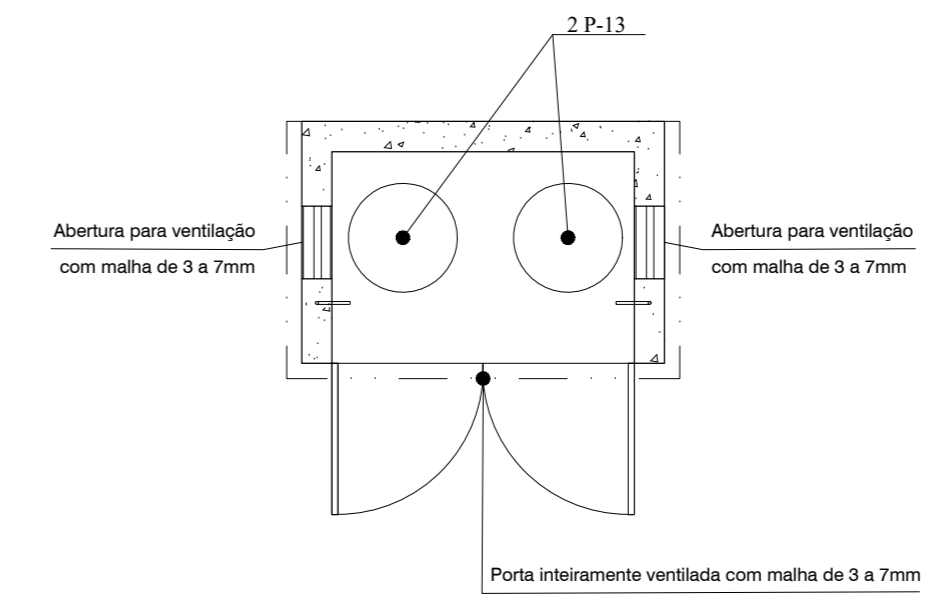

**PLANTA BAIXA**  
**DETALHE - CENTRAL DE GLP**  
ESCALA 1:25

SISTEMA PASSIVO

- ENTRADA PARA O CB
- VIATURA DOS BOMBEIROS
- GLP 2x P13

- NOTAS:
- A edificação deverá possuir todos os dispositivos indicados no croqui.
  - O responsável técnico pela administração do empreendimento deverá manter as portas de acesso à edificação abertas nos horários de funcionamento.
  - Deverá ser apresentado Memorial Simplificado, conforme Anexo A "Memorial Simplificado de Prevenção a Incêndios e a Desastres" da NPT 001 para a devida formalização e licenciamento do projeto junto ao Corpo de Bombeiros do Paraná.

PROJETO TÉCNICO DE PREVENÇÃO A INCÊNDIO E A DESASTRE

IDENTIFICAÇÃO DA EDIFICAÇÃO E/OU ÁREA DE RISCO

PAVIMENTO OU SETOR	Ocupação	C1 (m²/m²)	Nº DE PAVIMENTOS	PE DIRETO (m²)	ÁREA (m²)
PAVIMENTO TÉRREO	CENTRO DE TREINAMENTO PROFISSIONAL - E-4	300	01	3,00	300,00
PAVIMENTO TÉRREO	CALÇADA - H-4	300	01	3,00	24,77
PAVIMENTO TÉRREO	CENTRO DE TREINAMENTO PROFISSIONAL - E-0	300	01	3,00	24,77

Altura 3,00 Risco leve Área existente 0,00 Área total 453,44

MEDIDAS DE SEGURANÇA CONTRA INCÊNDIO

<input type="checkbox"/> Acesso de viaturas do Corpo de Bombeiros	<input checked="" type="checkbox"/> Iluminação de emergência
<input type="checkbox"/> Separação entre edificações	<input type="checkbox"/> Alarme de incêndio
<input type="checkbox"/> Separação estrutural nas edificações	<input type="checkbox"/> Sinalização de emergência
<input type="checkbox"/> Compartimentação horizontal/vertical	<input checked="" type="checkbox"/> Extintores de incêndio
<input type="checkbox"/> Controle de materiais de acabamento - FR	<input type="checkbox"/> Hidrantes e mangotinhos
<input checked="" type="checkbox"/> Saldas de emergência	<input type="checkbox"/> Chuveiros automáticos
<input type="checkbox"/> Elevador de emergência	<input type="checkbox"/> Resfriamento
<input type="checkbox"/> Controle de fumaça	<input type="checkbox"/> Espuma
<input type="checkbox"/> Plano de emergência	<input type="checkbox"/> Brigada de incêndio

Reservatórios Inferior 0,00 m³ Superior 0,00 m³ RTI 0,00 m³ SPK 0,00 m³

HISTÓRICO DE ATUALIZAÇÃO/SUBSTITUIÇÃO DO PSCIP

Data	Discriminação da atualização/Substituição	Nº DO PSCIP
-	-	-

OBJETO / ENDEREÇO: CASA DA MULHER PARANAENSE MARIA DA PENHA  
Rua Europa, 161 - Centro - Pinhais - Paraná

ÁREA: 453,44 m² Ocupação: E-3/ E-4/ H-6 PARA USO DO CBM PR

PRONÓCIO: 01/01 Planta baixa e detalhamentos

PROPRIETÁRIO: PREFEITURA MUNICIPAL DE PINHAIS CNPJ 95.423.000/0001-00

ESCALA: INDICADA RESPONSÁVEL TÉCNICO: ALYSSON C. VASSONCLOS - ENGENHEIRO CIVIL - CREA-PR 176.801/0 DATA: 05/11/2025