



CORTE BB  
Escala 1/75

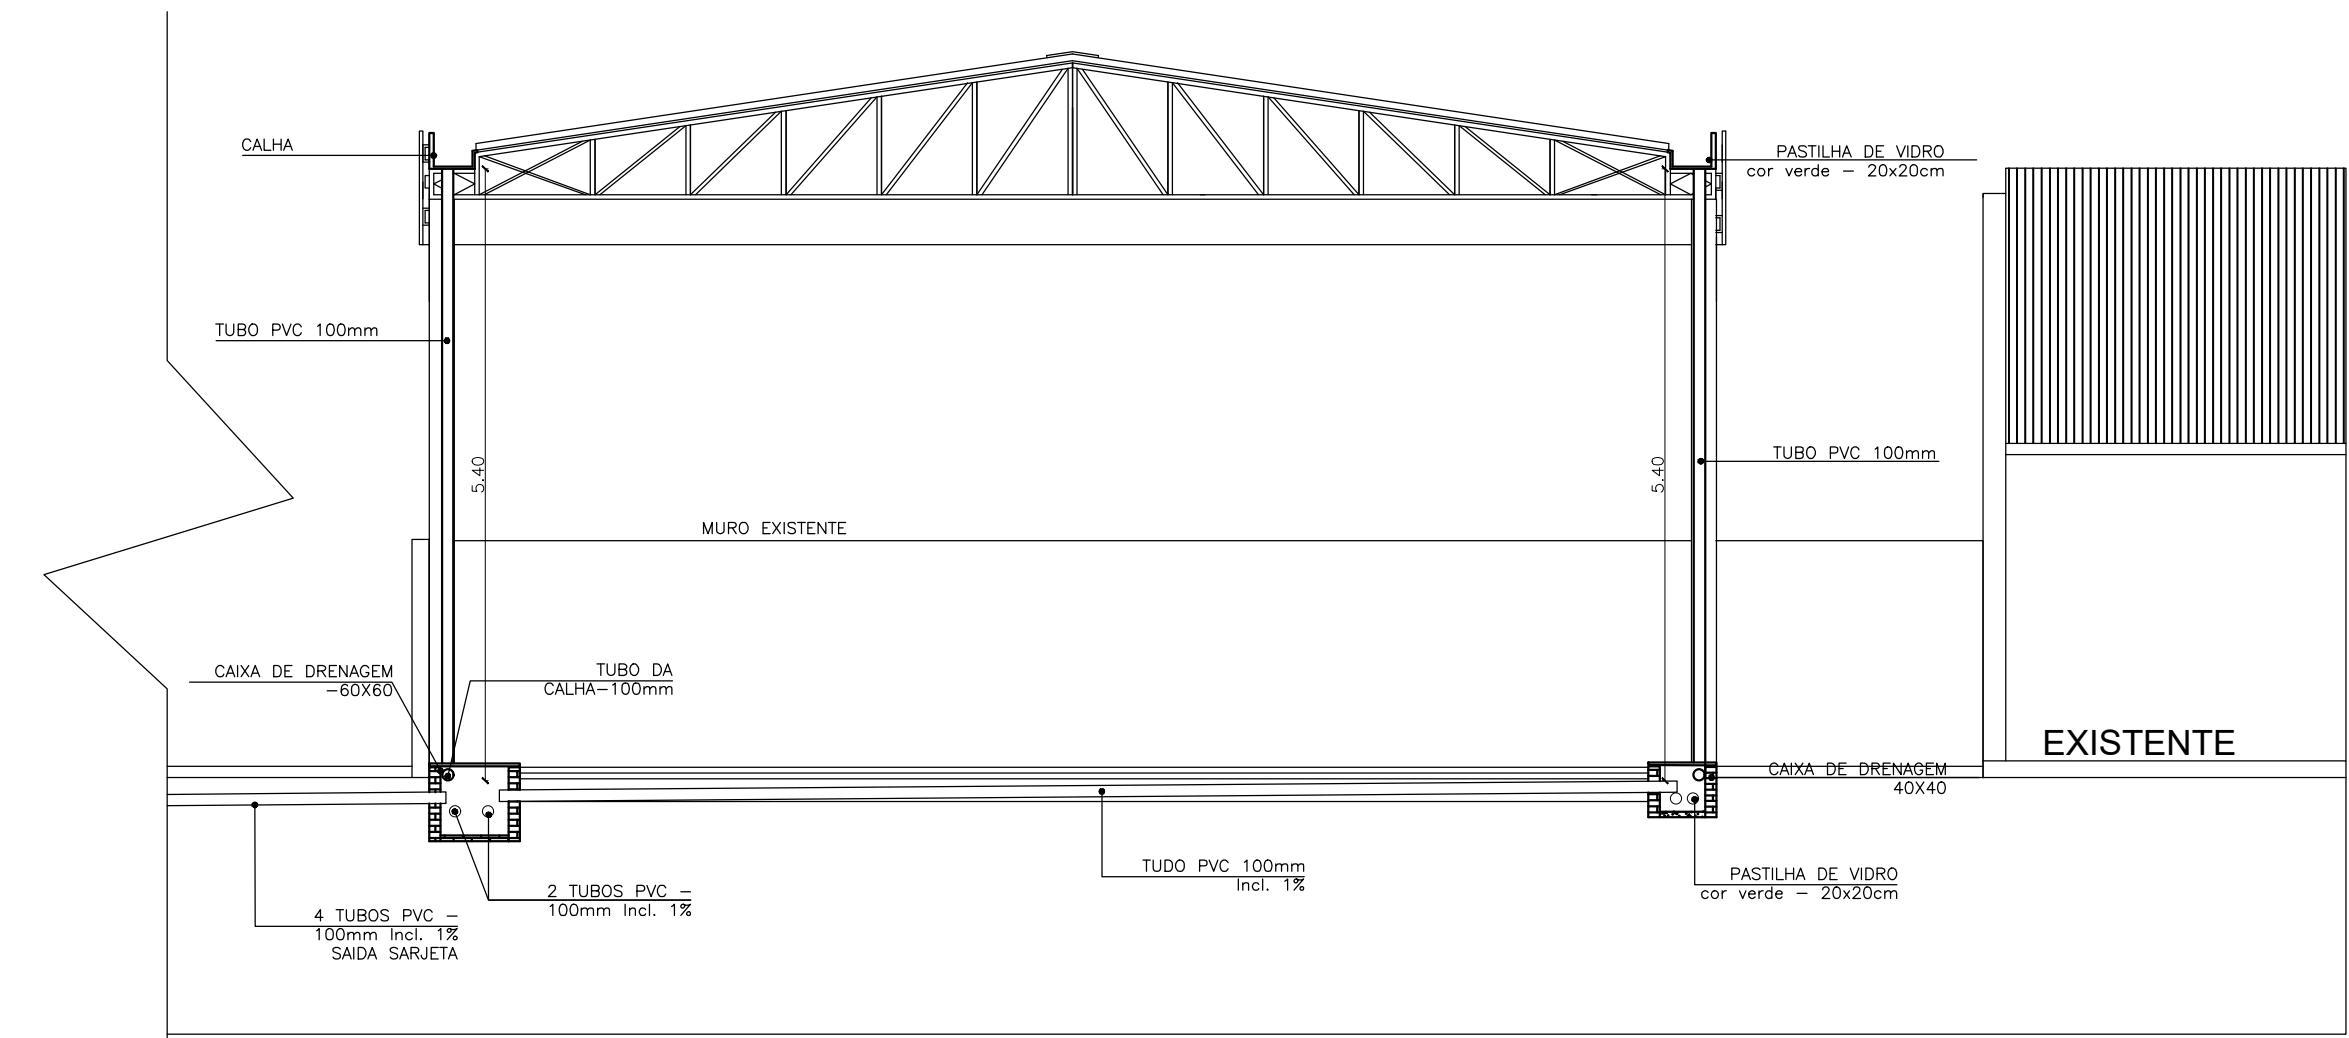


CORTE AA  
Escala 1/75

DETALHAMENTO 01 - DRENAGEM

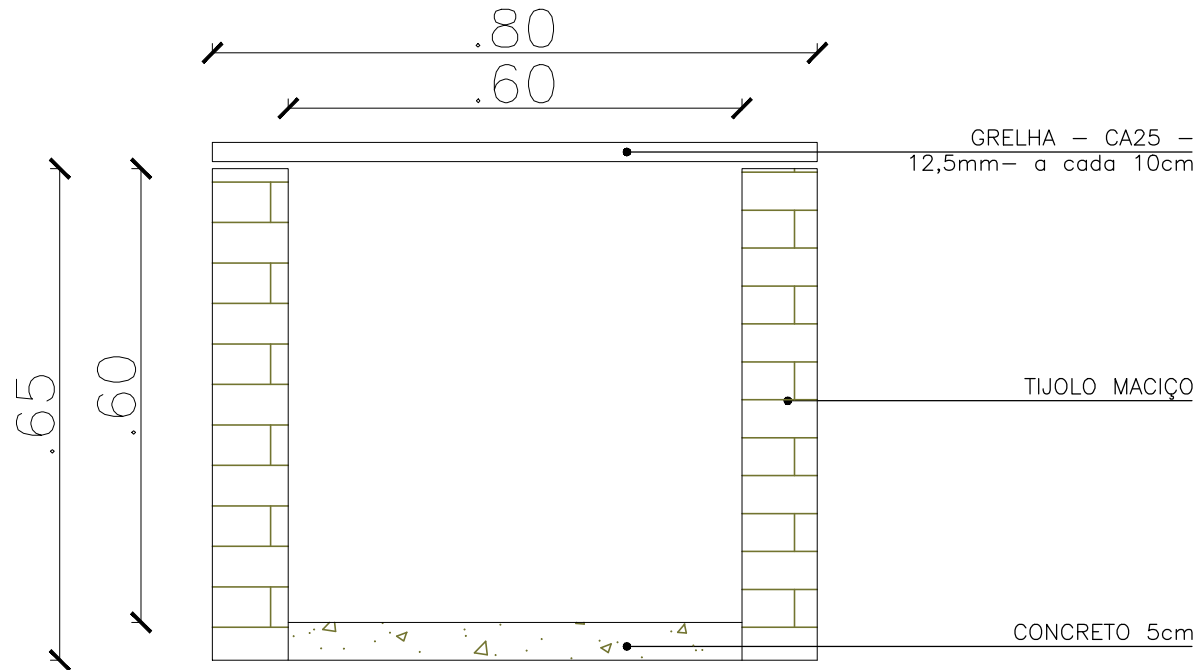


CORTE TRANSVERSAL  
**CAIXA CAPTAÇÃO  
EM CONCRETO**

DETALHAMENTO 02 - DRENAGEM

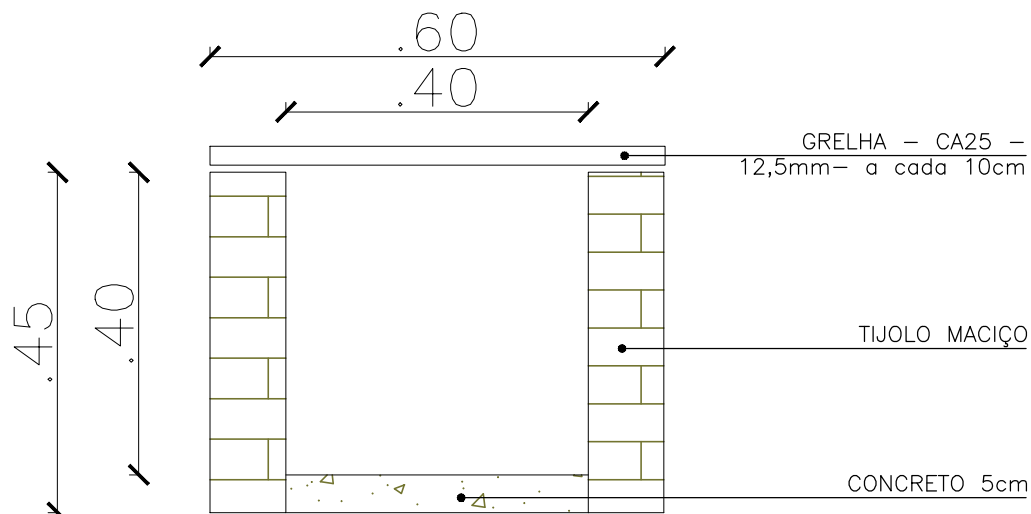


**CAIXA CAPTAÇÃO DE CONCRETO  
DETALHE DE INSTALAÇÃO**  
sem escala

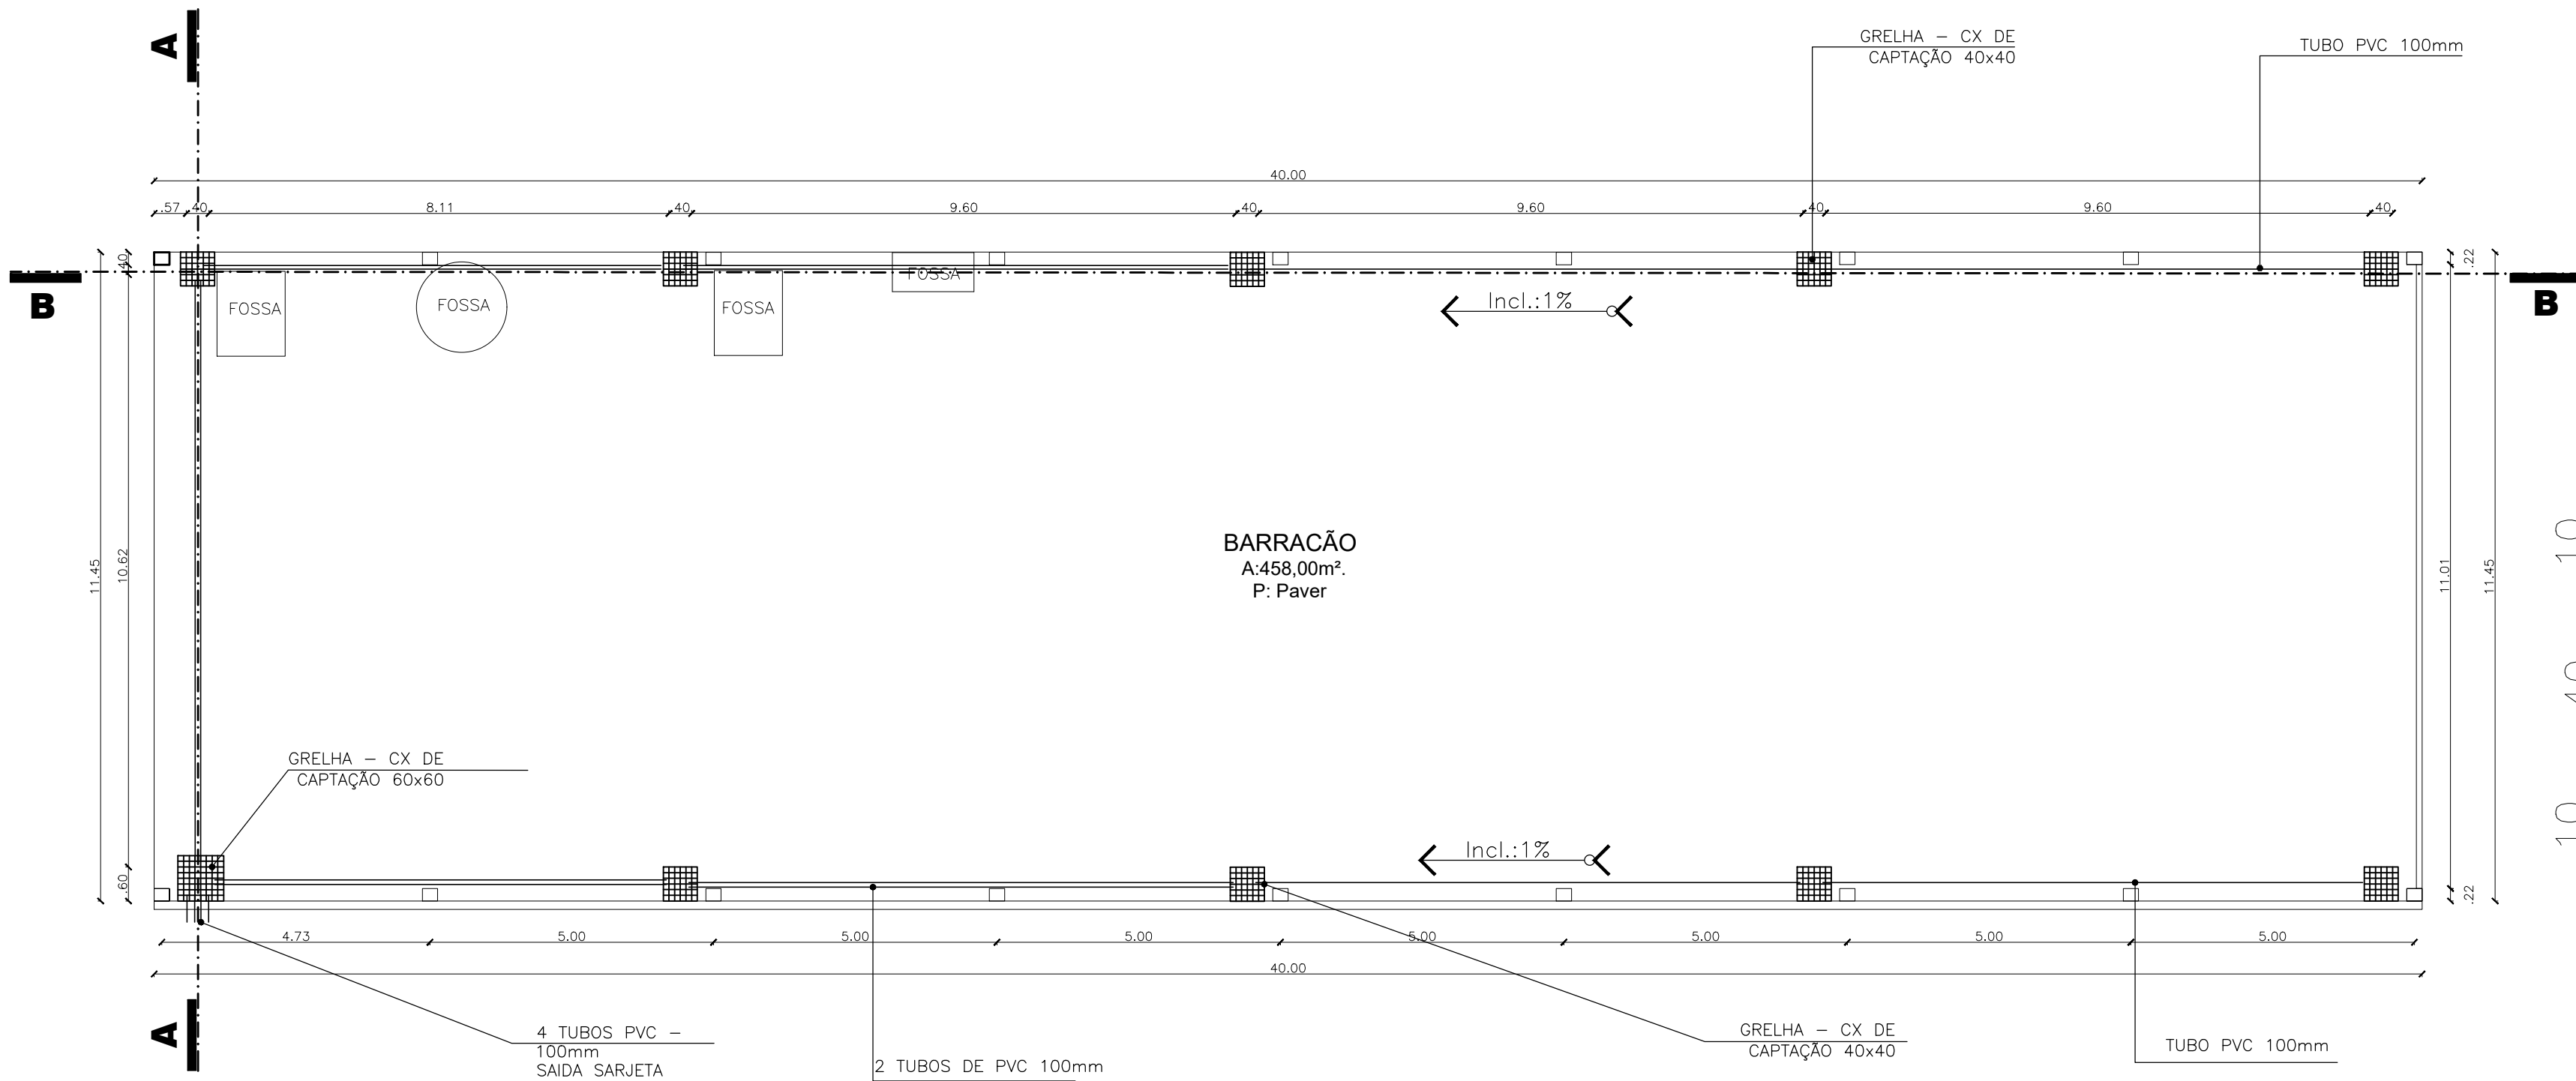


PLANTA BAIXA  
Escala 1/100

DETALHAMENTO 03 - DRENAGEM

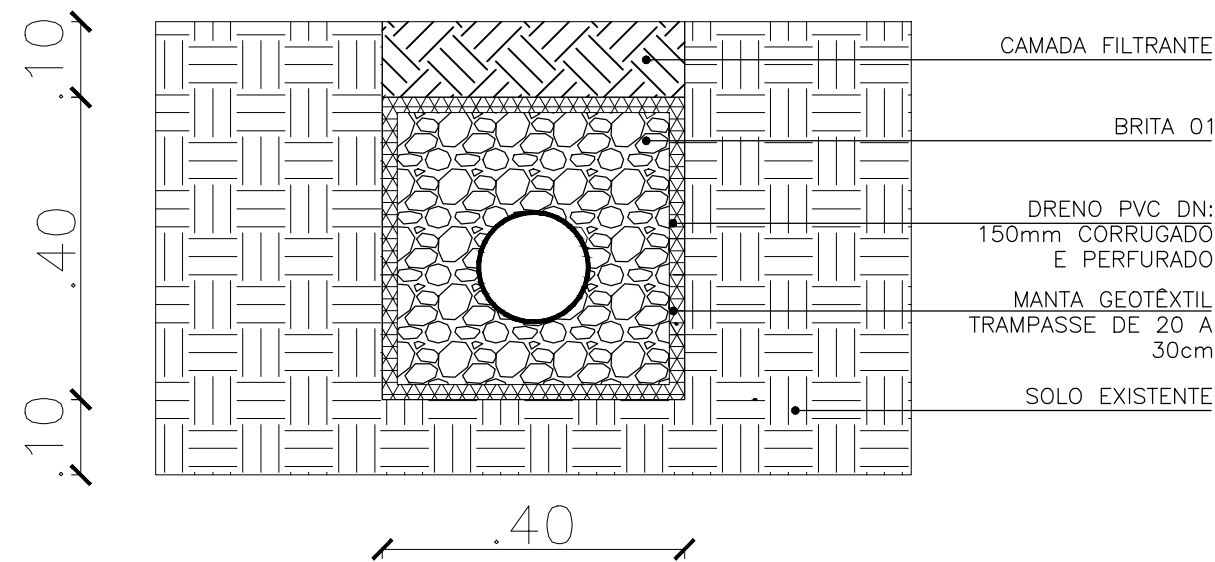

**CAIXA CAPTAÇÃO DE CONCRETO  
DETALHE DE INSTALAÇÃO**  
sem escala

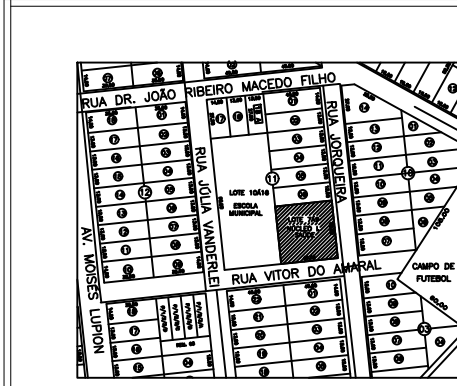

|                                               |  |         |  |        |  |                                                                 |  |
|-----------------------------------------------|--|---------|--|--------|--|-----------------------------------------------------------------|--|
| Projeto de Drenagem                           |  | Título  |  | 01/01  |  | Prancha                                                         |  |
| Prefeitura Municipal de Santa Mônica          |  |         |  |        |  | Proprietário                                                    |  |
| AMPLIAÇÃO BARRACÃO - NIS II                   |  |         |  |        |  | Obra                                                            |  |
| Planta baixa, cortes, detalhamentos           |  |         |  |        |  | Conteúdo                                                        |  |
| Rua Jorqueira                                 |  |         |  |        |  | Localização                                                     |  |
| Lote                                          |  | Quadra  |  | Bairro |  | Município                                                       |  |
| 7a9                                           |  | 11      |  | centro |  | Santa Mônica - PR                                               |  |
| ÁREA Á CONSTRUIR 458,00 m²                    |  |         |  |        |  |                                                                 |  |
| ÁREA TERRENO 1.620,00m²                       |  |         |  |        |  |                                                                 |  |
| Responsável técnico                           |  |         |  |        |  | Proprietário                                                    |  |
| CARLOS EDUARDO DE LIMA<br>CREA - PR 1223004/D |  |         |  |        |  | Prefeitura Municipal de Santa Mônica<br>CNPJ:95.641.916/0001-37 |  |
| Indicada                                      |  | Escala  |  | Data   |  | Desenho                                                         |  |
|                                               |  | 08/2025 |  |        |  | Carlos Eduardo de Lima                                          |  |