




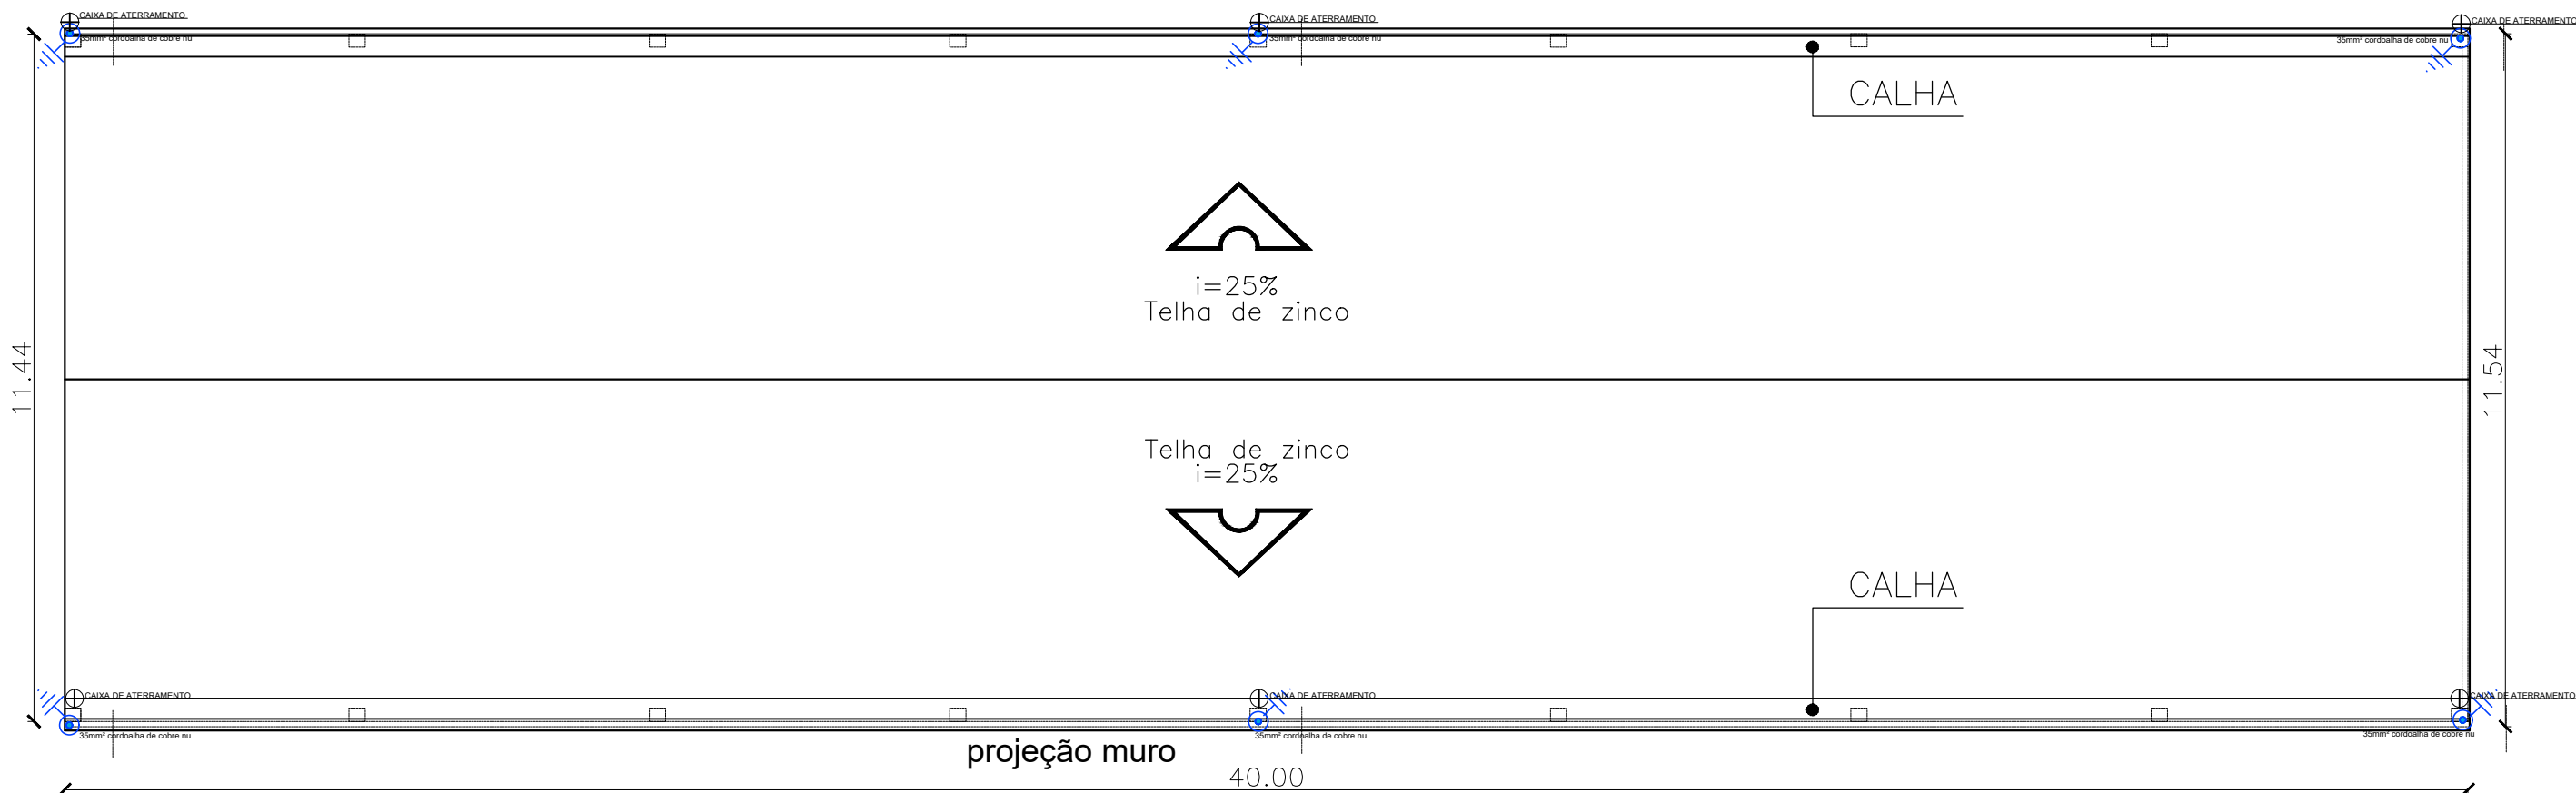


PLANTA BAIXA SPDA
Escala 1/100

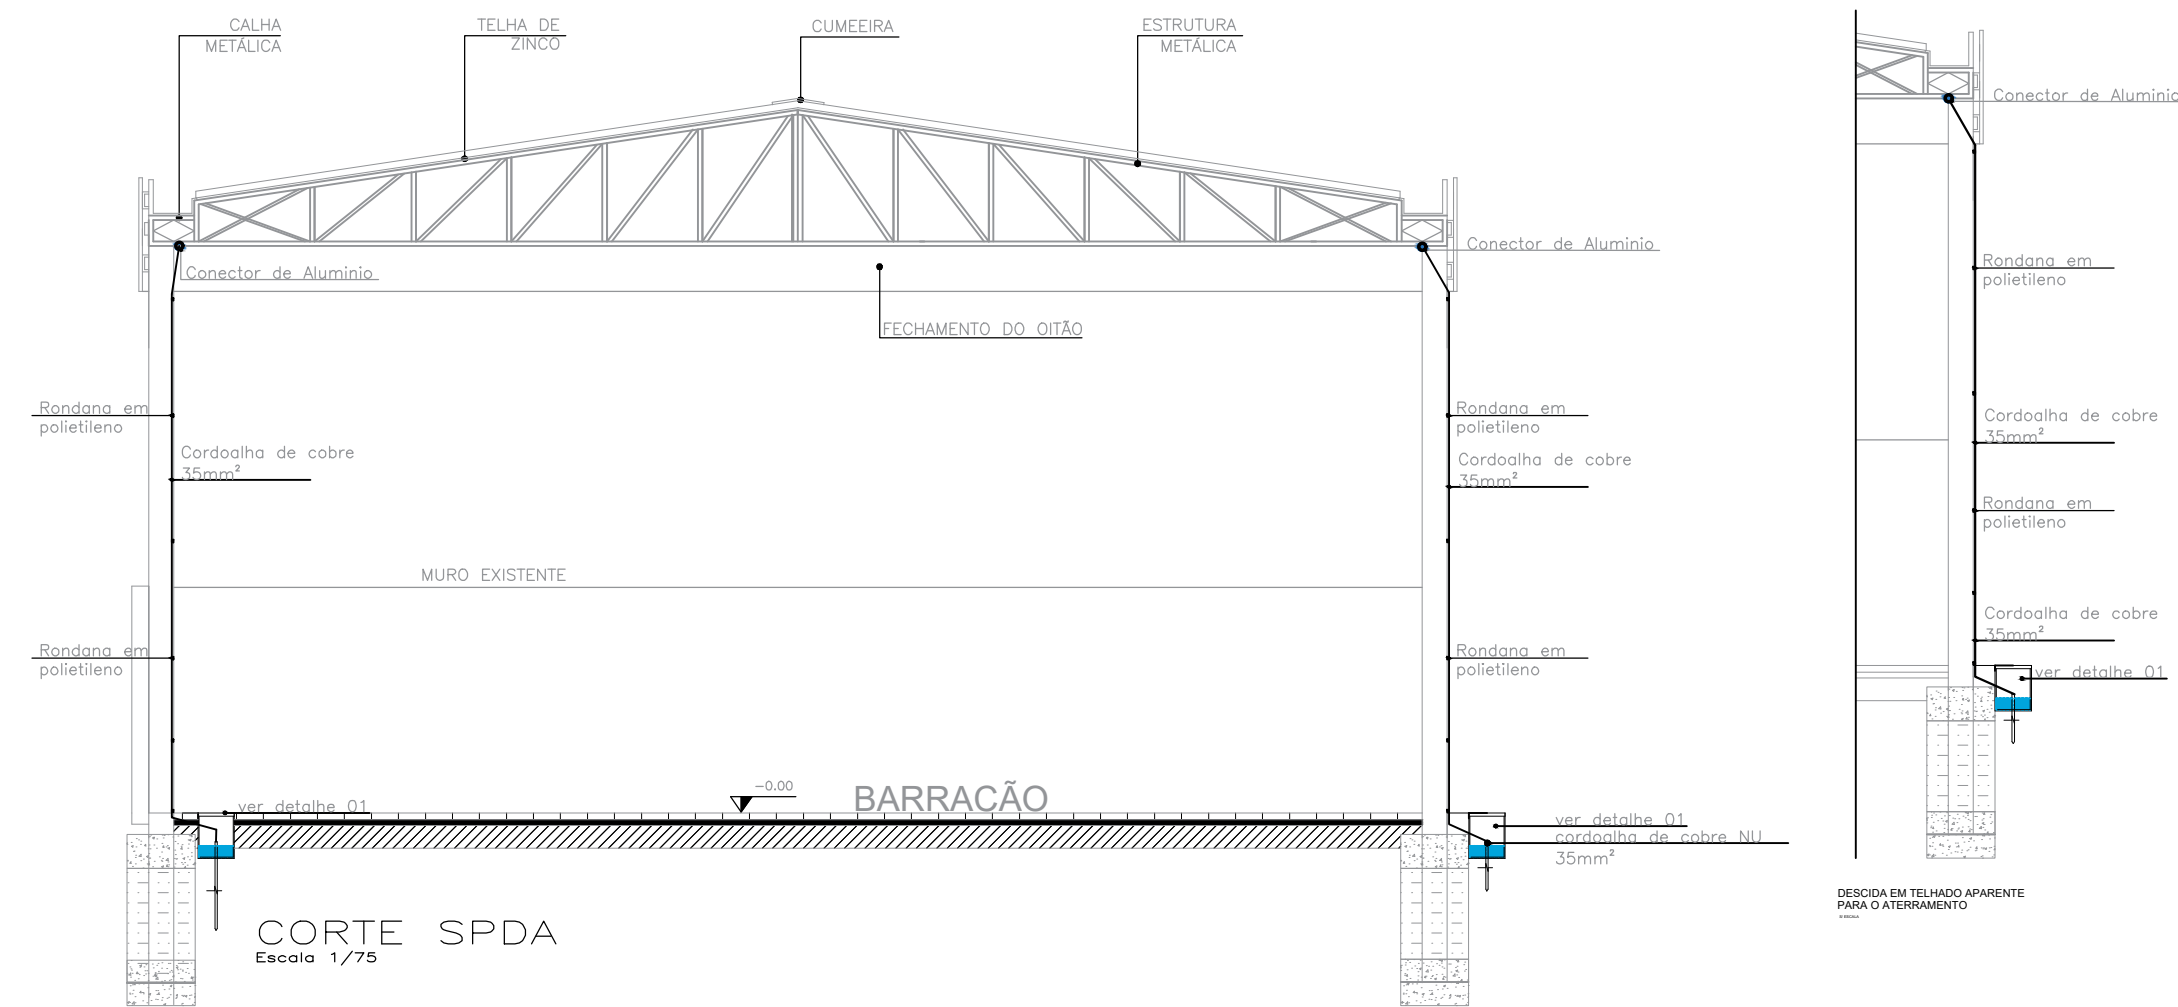

CORTE SPDA
Escala 1/75

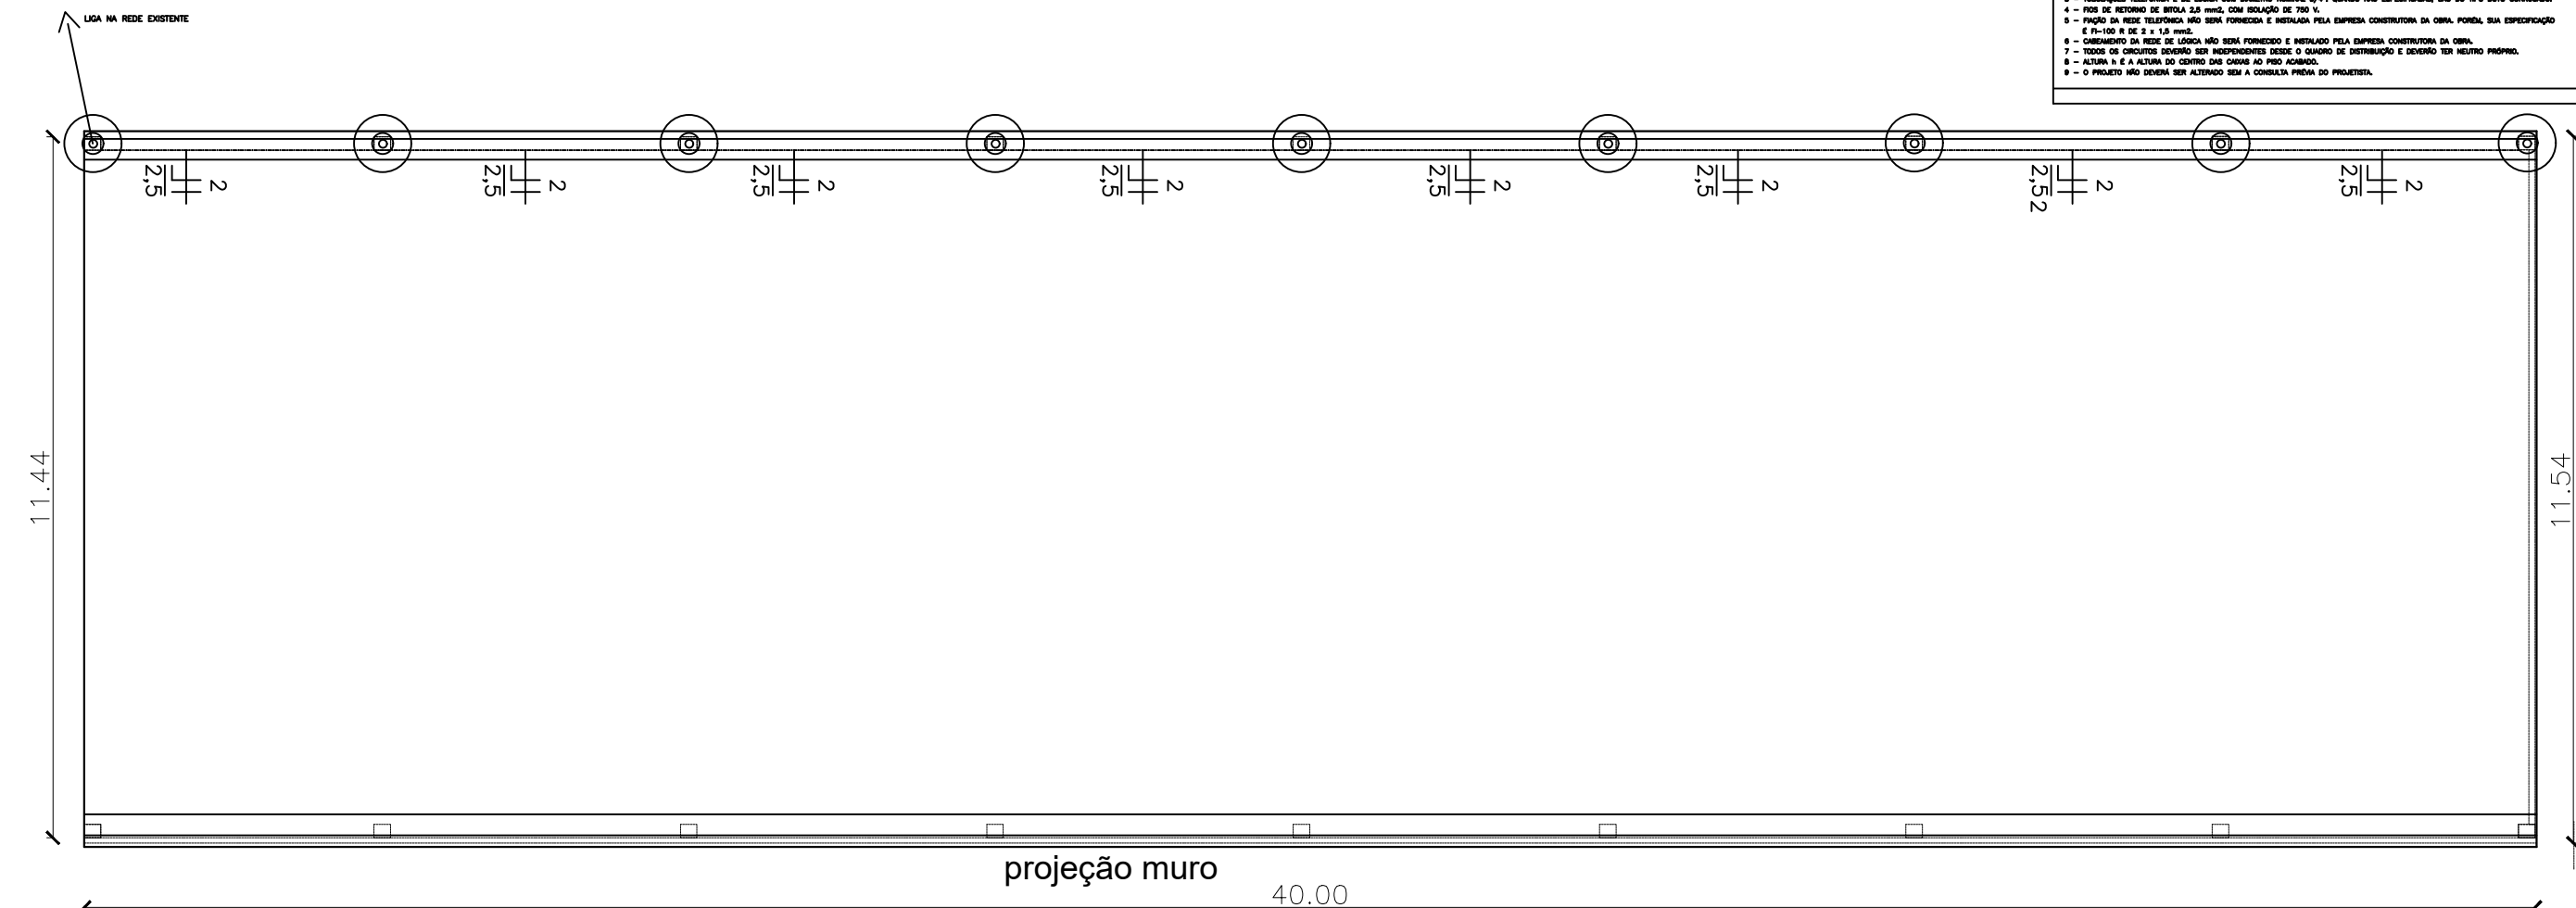


PLANTA BAIXA ELÉTRICO
Escala 1/100

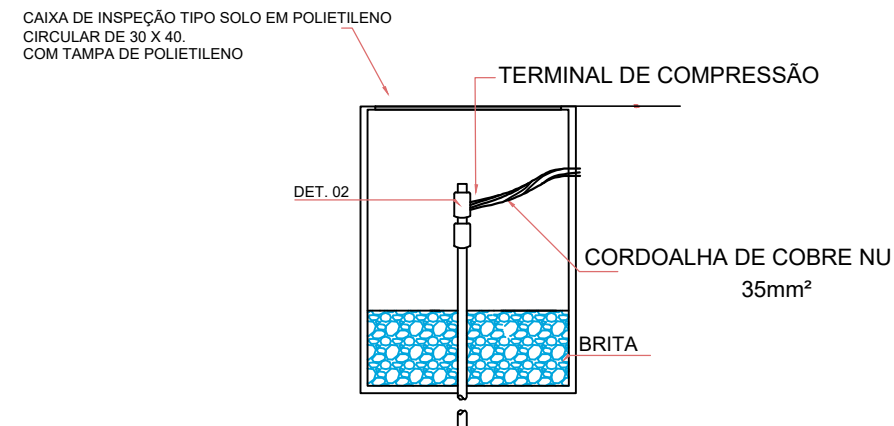

Detalhe / Instalação da caixa de inspeção tipo solo para aterramento em polietileno

DETALHE 1


S/ ESCALA

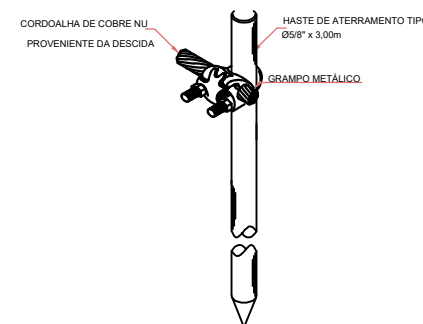

DETALHE DE CONEXÃO E TERMINAL DA HASTE DE ATERRAMENTO
DET. 02
SEM ESCALA

○	PUNTO DE ILUMIN NA LAJE TETO/QUADRO QUARTO PARA PERIFERAO E P/LUMINARIA DE LÂMPADA DE LED 80W/127V
○	PUNTO DE ILUMIN NA LAJE TETO/QU. FM OTOGONAL (4x427/PANEL DE LED DE SOBREPOR DE 100. 20W OU 30W/127V
EST. 202008	LUMINARIA AUTOMATA DE EMERGENCIA DE LED NA PAREDE/CAIXA FERRO ESMALTADO RETANGULAR (4x27/DE 18 W/127 V
○D=1	TOMADA UNIVERSAL 2P+T/10 A/CAIXA FERRO ESMALTADO RETANGULAR (4x27/127 V/1=30 mm
○D=1	TOMADA UNIVERSAL 2P+T/10 A/CAIXA FERRO ESMALTADO RETANGULAR (4x27/127 V/1=30 mm
○D=1	TOMADA UNIVERSAL 2P+T/10 A/CAIXA FERRO ESMALTADO RETANGULAR (4x27/127 V/1=30 mm
○D=1	PUNTO DE FORÇA / PASSA FIO / 2P+T / CAIXA FERRO ESMALTADO RETANGULAR (4x27/220 V/1=130 mm
○D=7	INTERRUPTOR 1TS / 10 A / CAIXA FERRO ESMALTADO RETANGULAR (4x27/127 V/1=130 mm

SIMBOLOGIA	
○	REFLETOR 400W
—	TUBULAÇÃO - ELETRODUTO RIGIDO SOLÁVEL 30 mm, FOGADA NA ESTRUTURA SUPERIOR
○	SENSE DE PRESSÃO COM FOTOCELULA
—	PUNTO DE PRESSÃO, TUBO, RETENÇÃO E TUBO
OBSERVAÇÕES	
1 - O PROJETO DEBEM SER ELABORADO CONFORME NORMAS ABNT NBR 5413 E NBR 5414 DA ABNT.	
2 - TUBULAÇÕES ELÉTRICAS COM DIÂMETRO NOMINAL 1" QUANDO NÃO ESPECIFICADAS, SÃO DO TIPO AUTO COMBUSTÍVEL.	
3 - TUBULAÇÕES ELÉTRICAS E DE SINAL COM DIÂMETRO NOMINAL 1/2" QUANDO NÃO ESPECIFICADAS, SÃO DO TIPO AUTO COMBUSTÍVEL.	
4 - TUBO DE RETORNO DE ÁGUA 1/2" COM DIÂMETRO DE 750 mm.	
5 - PUNTO DE PRESSÃO DEBEM SER FORMADO E INSTALADO PELA EQUIPE CONSTRUTORA DA OBRA, POREM, SUA ESPECIFICAÇÃO É DE 10-100 mm DE 2 x 1,5 mm.	
6 - O CORTADOR DA REDE DE ÁGUA NÃO DEVE FORMAR O CORTADOR PELA EQUIPE CONSTRUTORA DA OBRA.	
7 - TODOS OS CORTADORES DEBEM SER REPRESENTADOS DEBEM O CORTADOR DE DISTRIBUIÇÃO E DEBEM TER SEU TIPO PROPRIO.	
8 - A LIGADA E A A LIGADA DO CORTADOR DEBEM SER AO PROJETO.	
9 - O PROJETO NÃO DEBEM SER ALTERADO SEM A CONSULTA PRÉVIA DO PROJETISTA.	

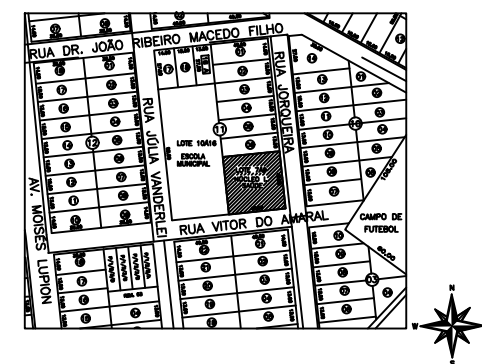

Projeto SPDA e ELETRICO		Título		01/01		Prancha	
Prefeitura Municipal de Santa Mônica						Proprietário	
AMPLIAÇÃO BARRACÃO - NIS II						Obra	
Planta , corte, detalhamentos SPDA						Conteúdo	
Rua Jorqueira						Localização	
Lote 7a9		Quadra 11		centro		Bairro	
						Município	
						Santa Mônica - PR	
ÁREA Á CONSTRUIR 458,00 m²							
ÁREA TERRENO 1.620,00m²							
Responsável técnico						Proprietário	
CARLOS EDUARDO DE LIMA CREA - PR 1223004/D						Prefeitura Municipal de Santa Mônica CNPJ:95.641.916/0001-37	
Indicada		Escala		08/2025		Data	
						Desenho	
						Carlos Eduardo de Lima	