
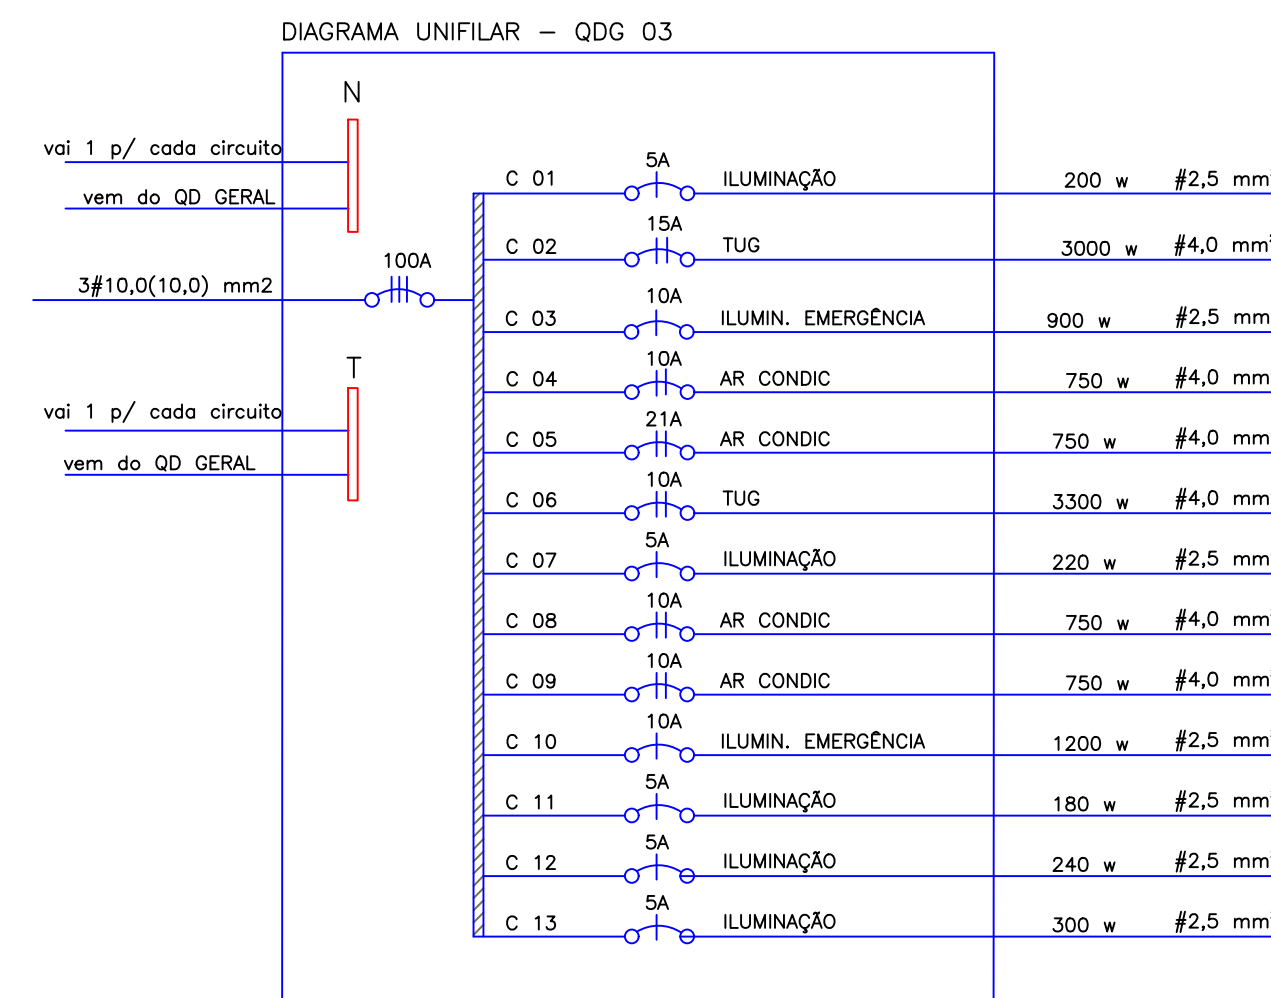
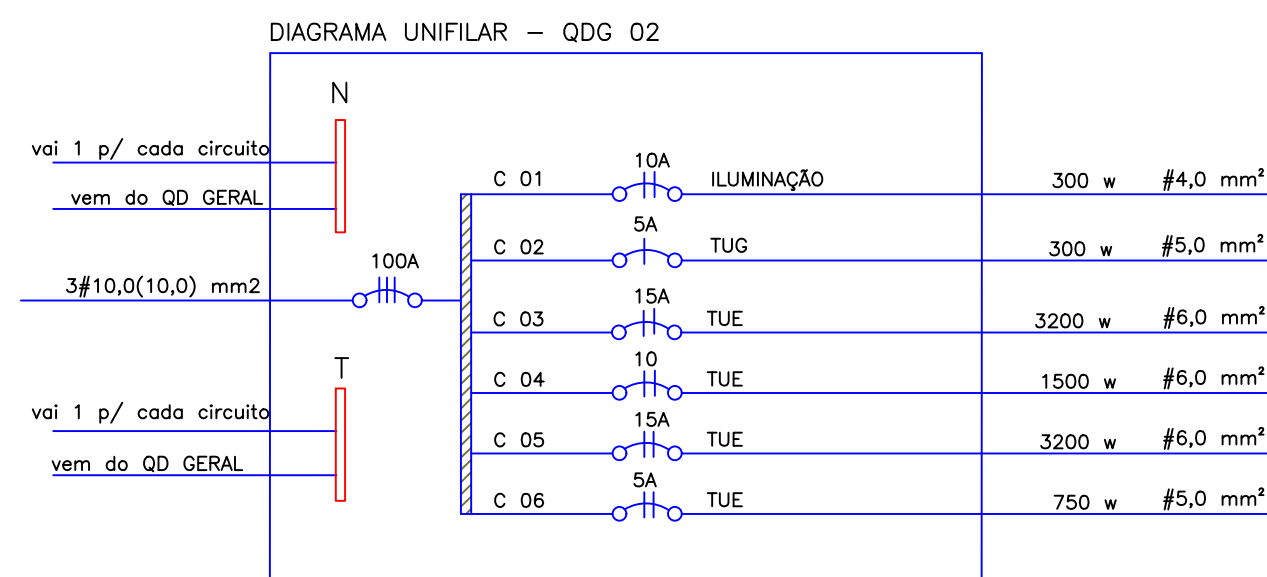


1 PLANTA BAIXA - DISTRIBUIÇÃO ELÉTRICA
ESCALA 1/100

QUADRO DE CARGAS										
ÁREA	CIRCUITOS	LÂMPADAS LED					TOMADAS			
		10w	20w	60w	100w	150w	300w	750w	1500w	3200w
QDG - 01	C - 01									260w
	C - 02		13				21			6300w
	C - 03								03	4500w
	C - 04									3000w
	C - 05		04							80w
	C - 06	Ar condicionado - Bifasico						01		750w
	C - 07		06							120w
	C - 08	Ar condicionado - Bifasico						01		750w
	C - 09	Ar condicionado - Bifasico						01		750w
	C - 10	Ar condicionado - Bifasico						01		750w
	C - 11	Ar condicionado - Bifasico						01		750w
	C - 12	Ar condicionado - Bifasico						01		750w
QDG - 02	C - 01				03					300w
	C - 02						01			300w
	C - 03								01	3200w
	C - 04								01	1500w
	C - 05								01	3200w
	C - 06							01		750w
QDG - 03	C - 01		10							200w
	C - 02						10			3000w
	C - 03						03			900w
	C - 04	Ar condicionado - Bifasico						01		750w
	C - 05	Ar condicionado - Bifasico						01		750w
	C - 06						11			3300w
	C - 07		11							220w
	C - 08	Ar condicionado - Bifasico						01		750w
	C - 09	Ar condicionado - Bifasico						01		750w
	C - 10						04			1200w
	C - 11	12								120w
	C - 12		19							380w
	C - 13		7							140w

Legenda	
	1 tecla simples & 1 tomada - 1,10m do piso
	Caixa de medição embutir a 1,50m do piso
	Entrada de serviço aérea
	Interruptor simples 1 tecla - 1,10m do piso
	Interruptor simples 3 teclas - 1,10m do piso
	Lâmpada Led 20W
	Ponto 2P+T a 2,20m do piso
	Ponto rede lógica a 0,30m do piso
	Quadro de distribuição - embutir a 1,50m do piso
	Tomada telefone 4P a 0,30m do piso
	Tomada universal 2P+T a 0,30m do piso
	Tomada universal 2P+Ta 1,10m do piso
	Eletroduto Embutido no Teto ou Parede
	Condutor Fase
	Condutor Neutro
	Condutor Terra (condutor de proteção)
	Condutor Retorno
	Arandela 6w
	Refletor Led10w
	Luminária Sport de Embutir 15

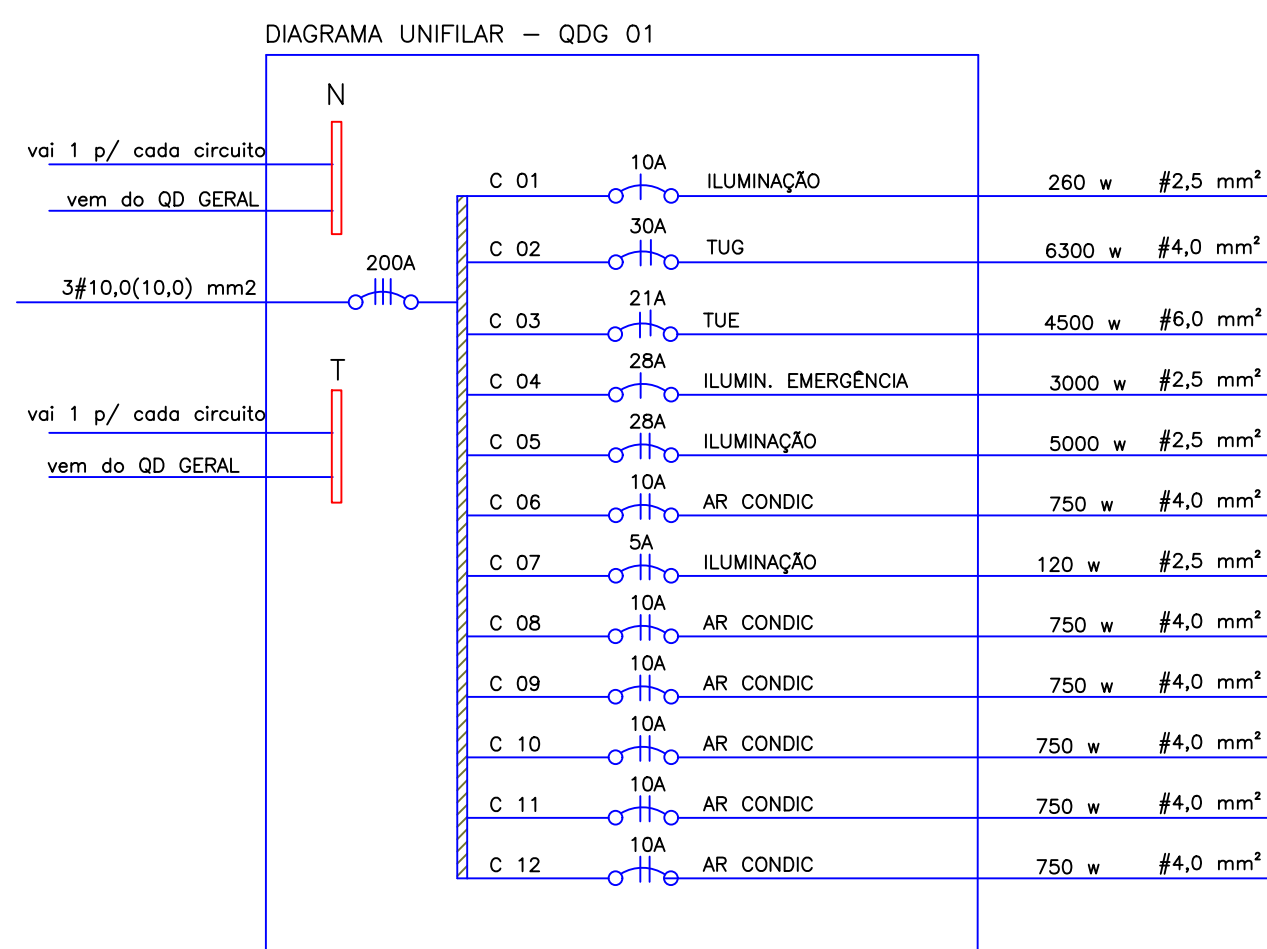

OBRA:

COMPLEXO SOCIAL
CIDADE DA PESSOA IDOSA

CONTEÚDO:

PROJETO ELÉTRICO

ENDEREÇO DA OBRA:

RUA PROJETADA A, S/N - BAIRRO DOS ESPORTES - LARANJAL/PR.

PROPRIETÁRIO:

MUNICÍPIO DE LARANJAL
CNPJ: 95.684.536/0001-80

RESPONSÁVEIS TÉCNICOS:

SIMONE DE ANDRADE
ARQUITETA E URBANISTA
CAU A45011-1

LOCALIZAÇÃO NO TERREIRO:

PRANCHAS:

01/03
Laranjal, 08 de julho de 2025

ESCALAS:

Indicadas

DESENHO:

arq. Simone de Andrade
eng. Andressa Zubko

ESTATÍSTICAS:

ÁREA TOTAL BARRACÃO.....786,72m²
ÁREA DO TERRENO1.751,00m²
TAXA DE OCUPAÇÃO.....44,92%
COEF. DE APROVEITAMENTO.....0,4492
ÁREA ÚTIL.....705,87m²
TAXA DE PERMEABILIDADE.....55,07%

ELÉTRICO

Cel: (42) 99119-7691
arqsimoneandrade01@gmail.com