
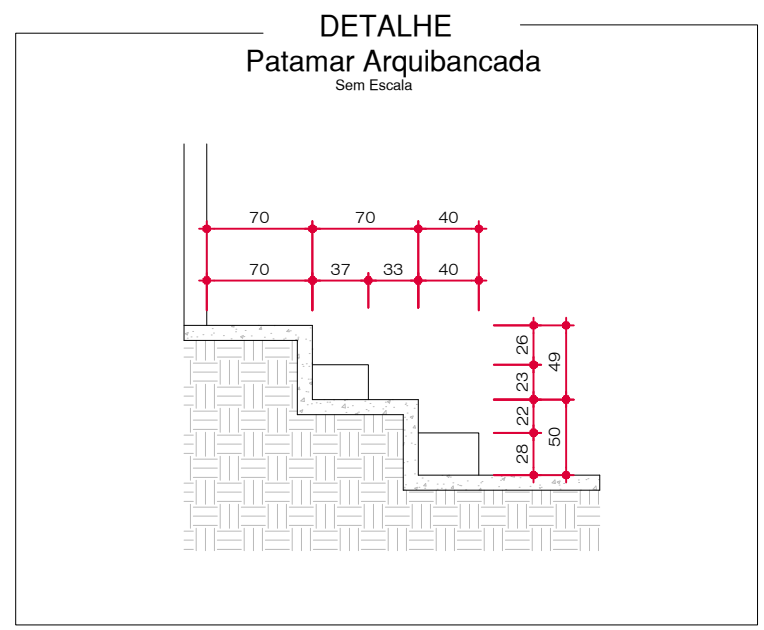


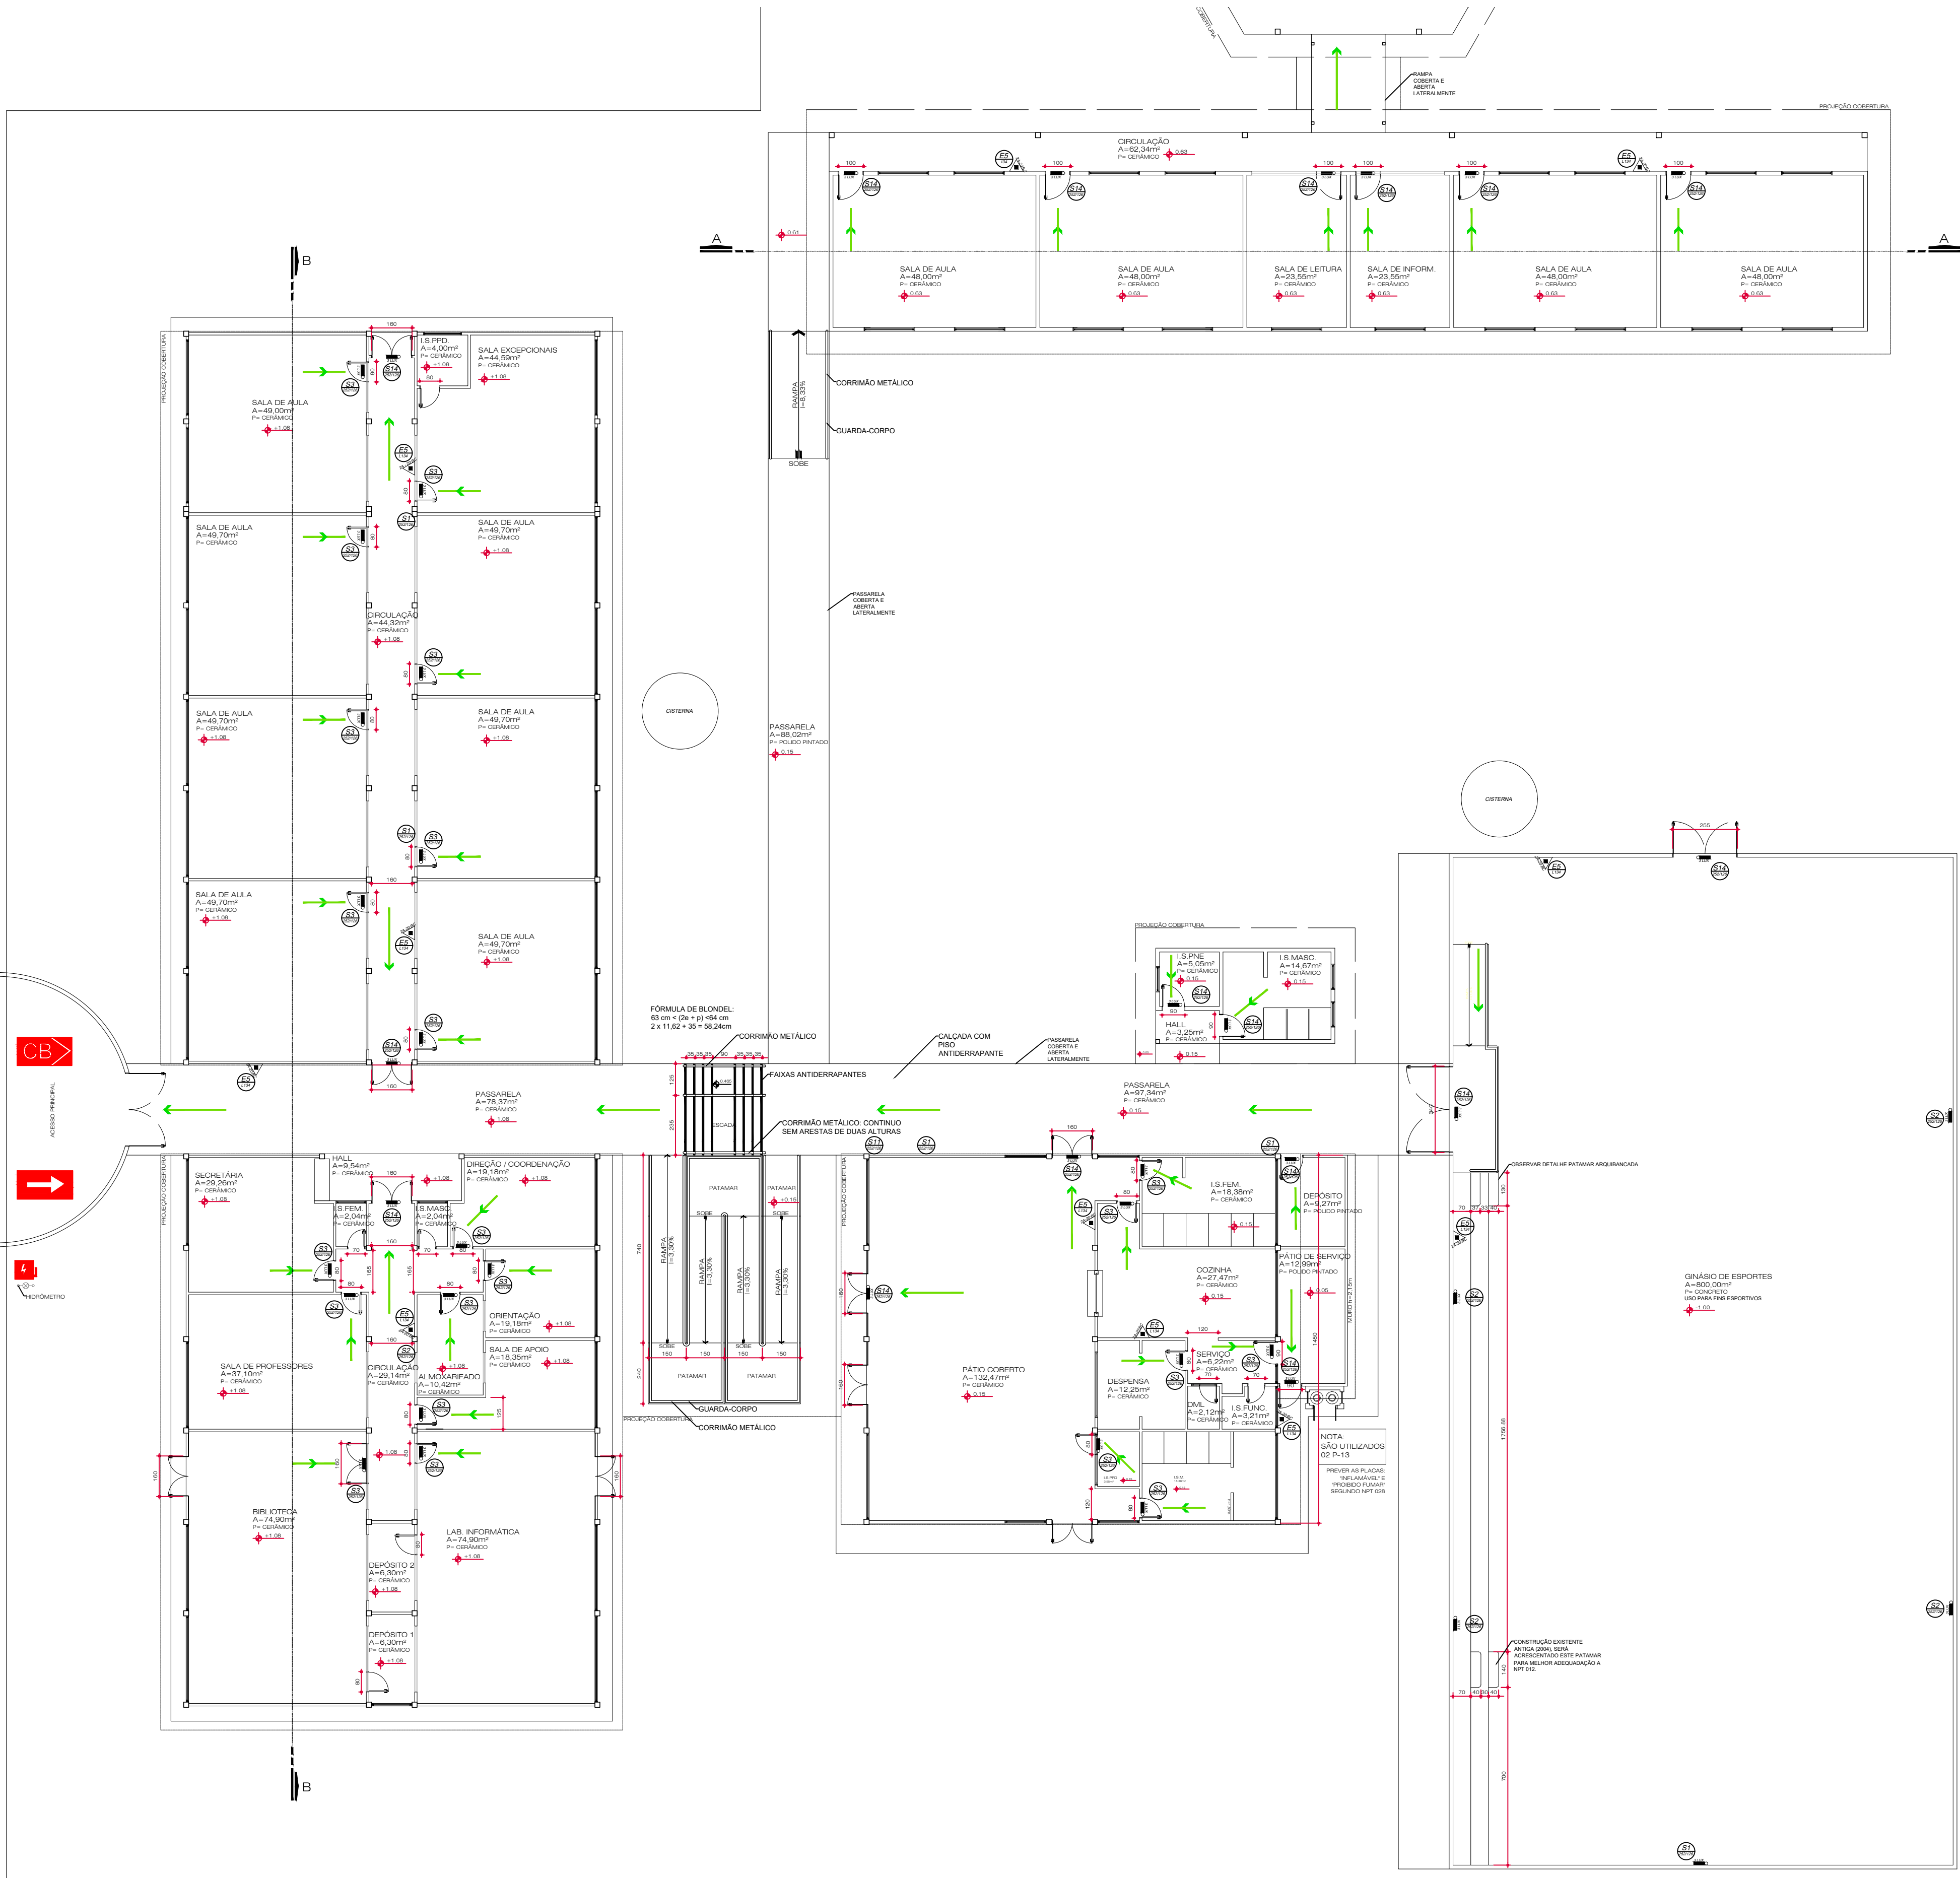

LEGENDA DE EQUIPAMENTOS CONFORME NPT 004		
SÍMBOLO	DESCRIÇÃO	QUANTIDADE
	extintor portátil - carga de pó ABC	14 unidades
	iluminação de emergência - ponto de iluminação de emergência	50 unidades
	direcionamento - direção do fluxo da rota de fuga	-
	direcionamento - saída final da rota de fuga	-
	indicação do local de acionamento do alarme	4 unidades
	central de detecção e alarme	1 unidade
	avivador sonoro e visual	-
	baterias do sistema de detecção de alarme	1 unidade

LEGENDA DA SINALIZAÇÃO DE EMERGÊNCIA CONFORME NPT 020			
CÓDIGO	SÍMBOLO	DESCRIÇÃO	QUANTIDADE
S10		PLACA DE INDICAÇÃO DE SAÍDA DE EMERGÊNCIA FIXADA 0,10CM ACIMA DA PORTA	26 UNIDADES
S11		PLACA DE INDICAÇÃO DO SENTIDO DE UMA SAÍDA DE EMERGÊNCIA - DIREITA, FIXADA H=1,80M.	08 UNIDADES
S12		PLACA DE INDICAÇÃO DO SENTIDO DE UMA SAÍDA DE EMERGÊNCIA - ESQUERDA, FIXADA H=1,80M.	06 UNIDADES
S13		PLACA DE INDICAÇÃO DE UMA SAÍDA DE EMERGÊNCIA FIXADO 0,10M ACIMA DA PORTA.	20 UNIDADES
S14		PLACA DE INDICAÇÃO DO SENTIDO DE FUGA NO INTERIOR DAS ESCADAS	01 UNIDADE
S15		PLACA INDICAÇÃO DA LOCALIZAÇÃO DOS EXTINTORES DE INCÊNDIO	14 UNIDADES
S16		PLACA INDICAÇÃO DA LOCALIZAÇÃO DO ACIONAMENTO DO ALARME DE INCÊNDIO	04 UNIDADES

CÓDIGO = Código da sinalização de emergência conforme NPT 20.
L = Largura da placa escrita em mm (em caso da placa ser quadrada o valor de L, refere-se a altura também).
H = Altura da placa escrita em mm.
h = Altura das letras somente em placas onde haja escrita definida conforme exigido pela NPT 20.
*CP refere-se a placa exigida pela portaria nº3 de janeiro de 2013, não sendo esta contemplada na NPT 20.

HISTÓRICO DE ATUALIZAÇÃO / SUBSTITUIÇÃO DO PSCIP		
Data	Discriminação da atualização / substituição	Nº do PSCIP
26/06/2024	Substituição pranchas 04 e 05.	979020

MUNICÍPIO DE MERCEDES
Estado do Paraná
SETOR DE ENGENHARIA
Rua Dr. Osvaldo Cruz, 555 - CEP 85988-000 / MERCEDES - PR / FONE (45) 3256-8009

OBRA:
ESCOLA MUNICIPAL TIRADENTES
Rua Dr. Osvaldo Cruz / Nº 855 / Lote 05 / Quadra 04 / Loteamento Centro / Mercedes - PR

ÁREA:
3.012,59 m²

Ocupação:
ESCOLA EM GERAL - E1

PARA USO DO CBMPR

PRANCHA:
04
05

CONTEÚDO DA PRANCHA:
PLANTA BAIXA

PROPRIETÁRIO:
MUNICÍPIO DE MERCEDES - PR

RESPONSÁVEL TÉCNICO:
LAERTON WEBER
C.R. 04.10.01-01-001

DESENHO:
SCO

RESPONSÁVEL TÉCNICO:
SABRINA PEDRALI
ENGENHEIRA CIVIL
CREA: PR 00889210

DATA:
JUNHO/2024

ESCALA:
INDICADA

PLANTA BAIXA
Escala 1:150