
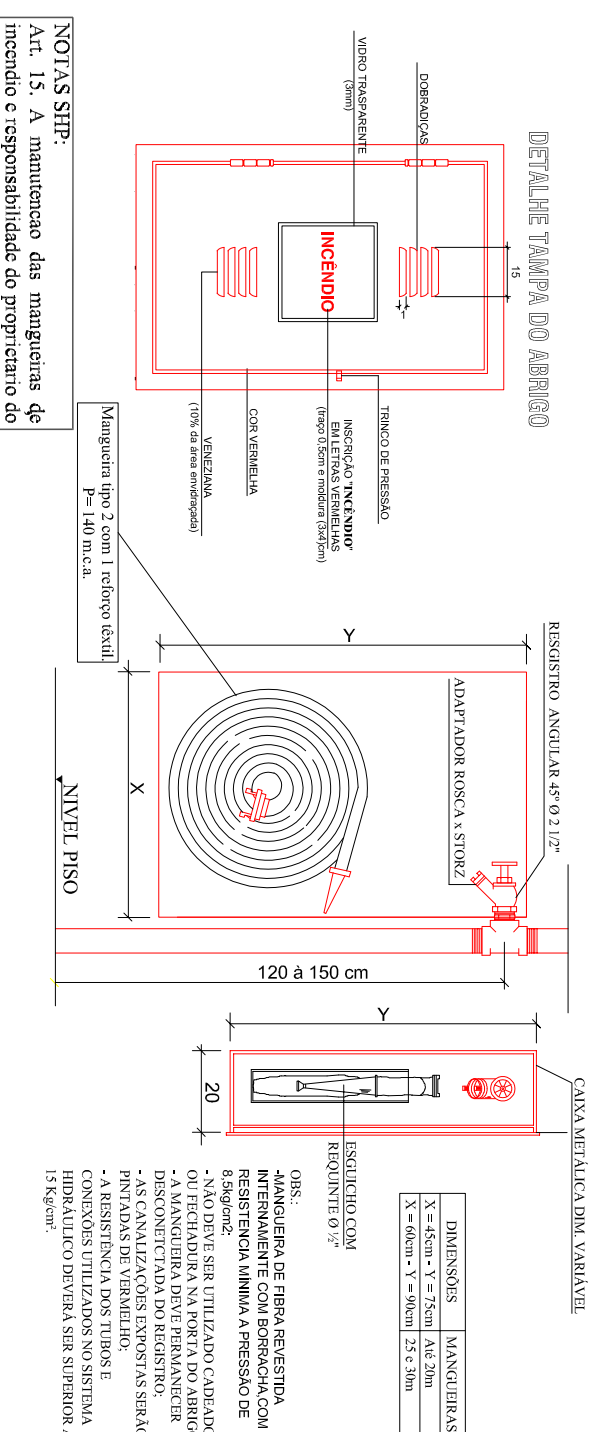



LEGENDA DE SIMBOLOS

	ABRIGO P/ MANGUEIRA (VER DET.)
	HR HIDRANTE DE RECALQUE (VER DET.)
	LUBRIFIC DIMENSÃO DA MANGUEIRA DO HIDRANTE
	TUBULAÇÃO FERRO GALVANIZADO ACIMA DO PORO
	TUBULAÇÃO FERRO GALVANIZADO ENTERRADA

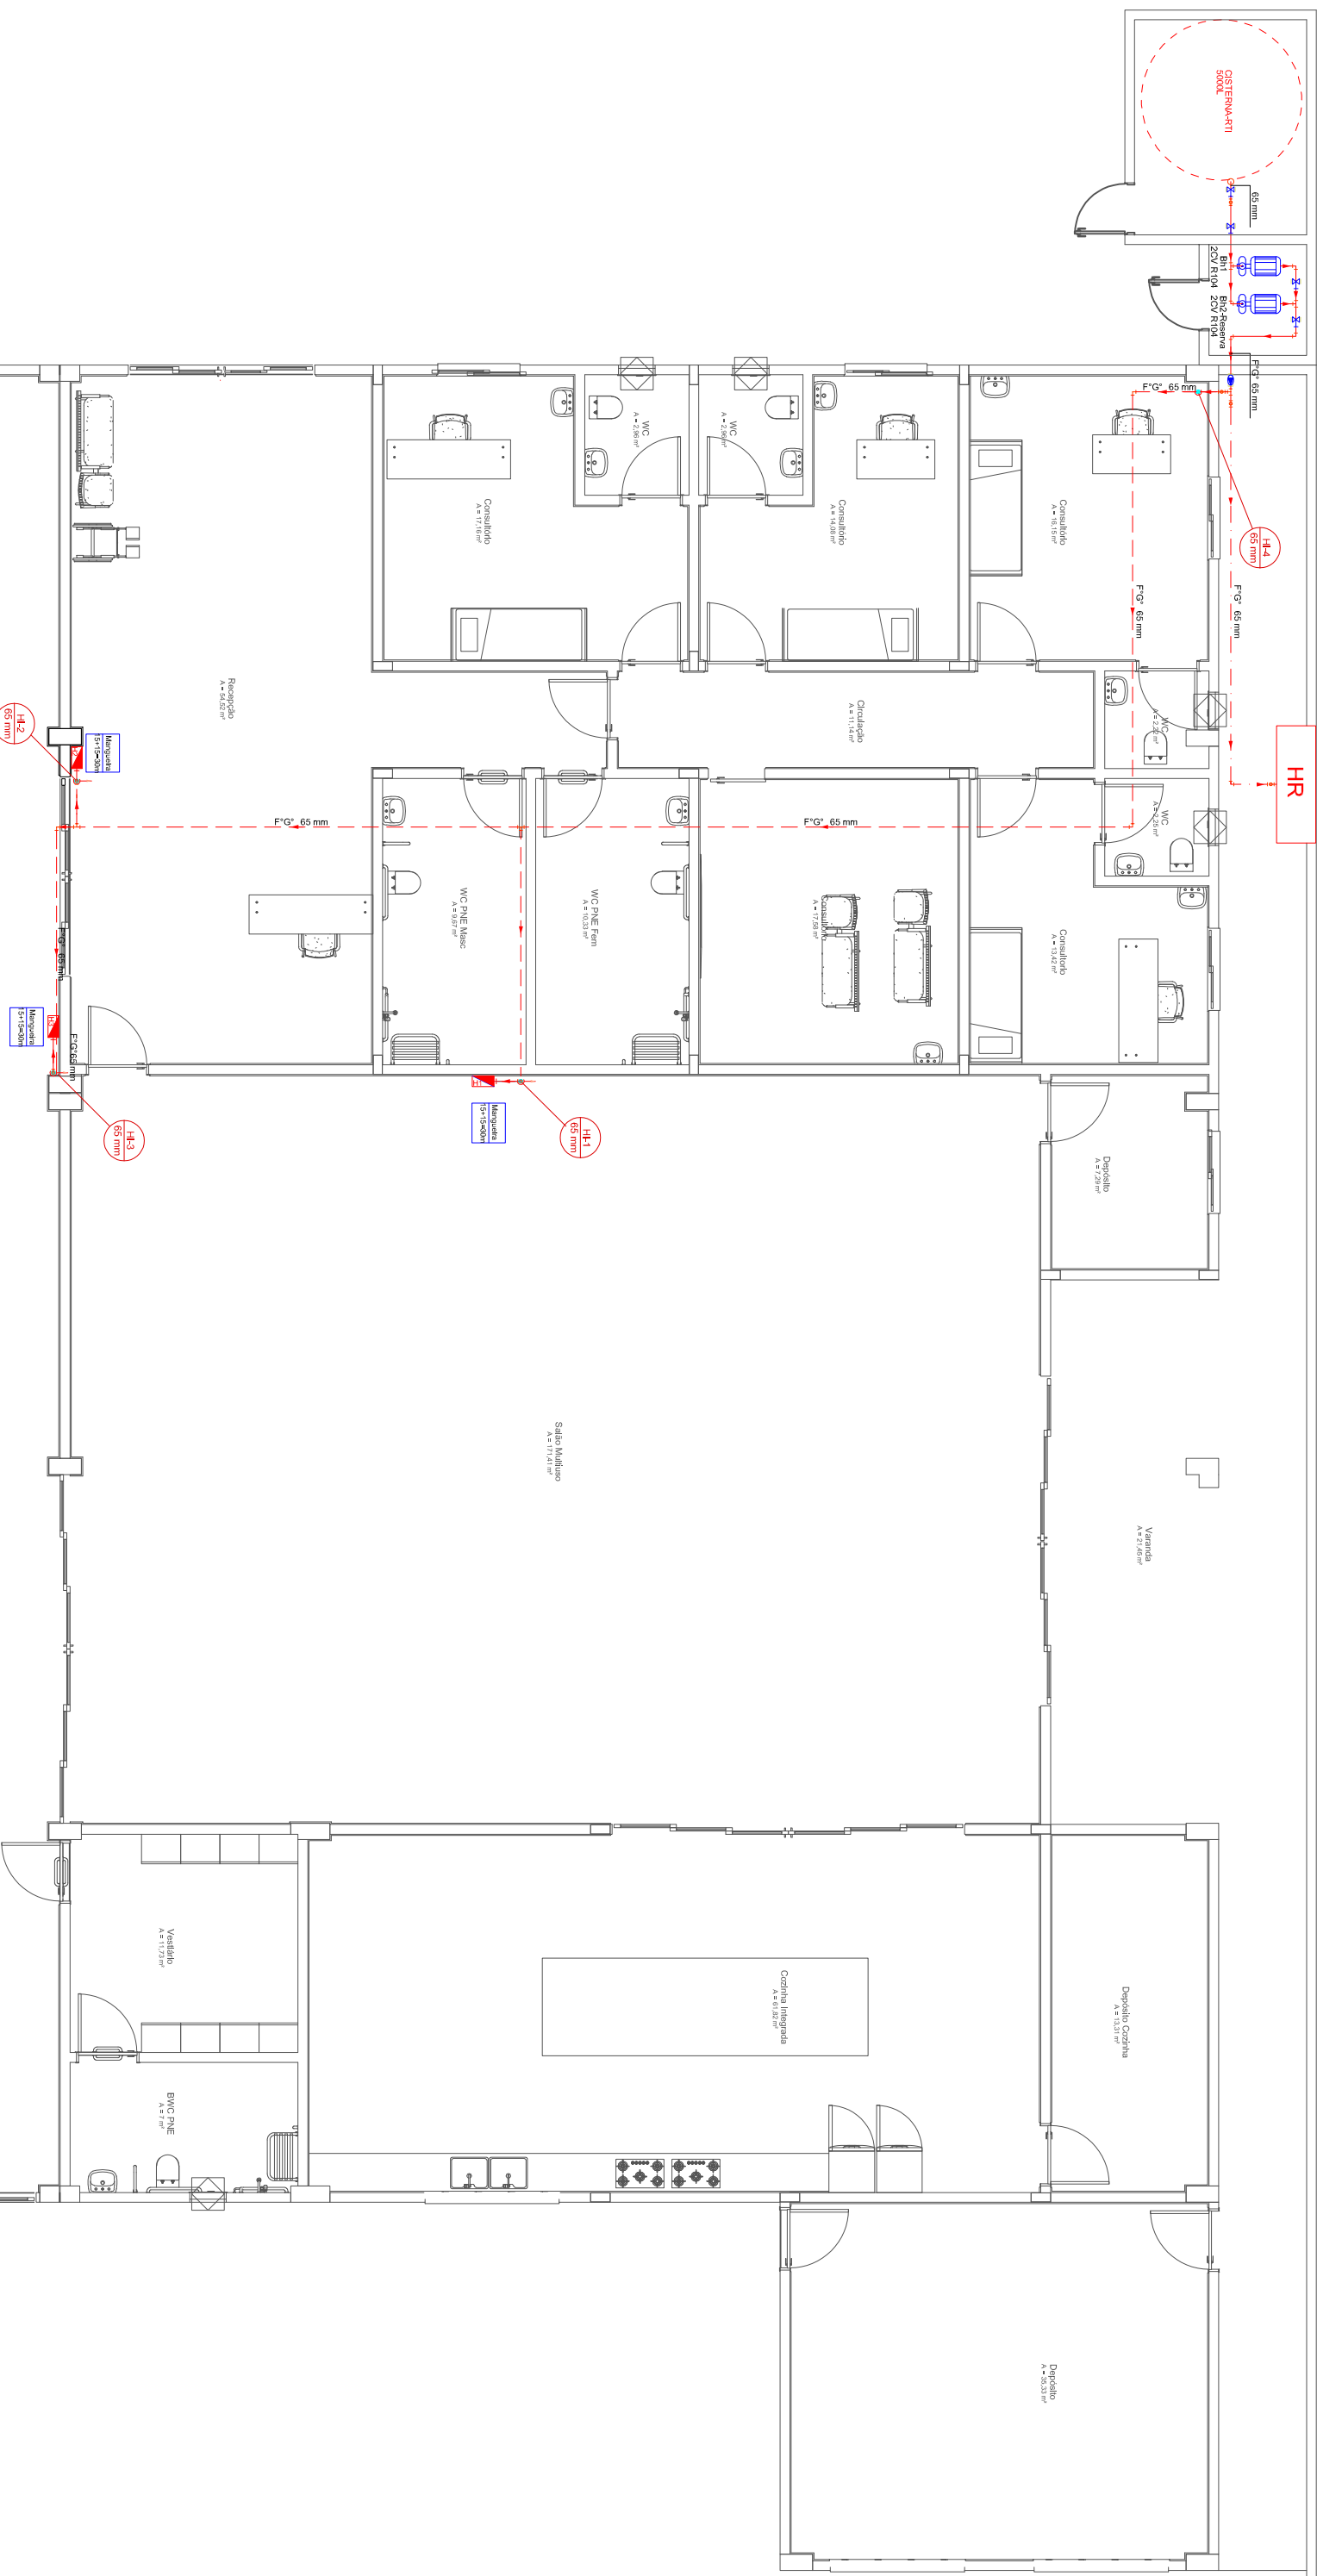


ABRIGO SEM ESCALA


ABRIGO PARA MANGUEIRA SEM ESCALA

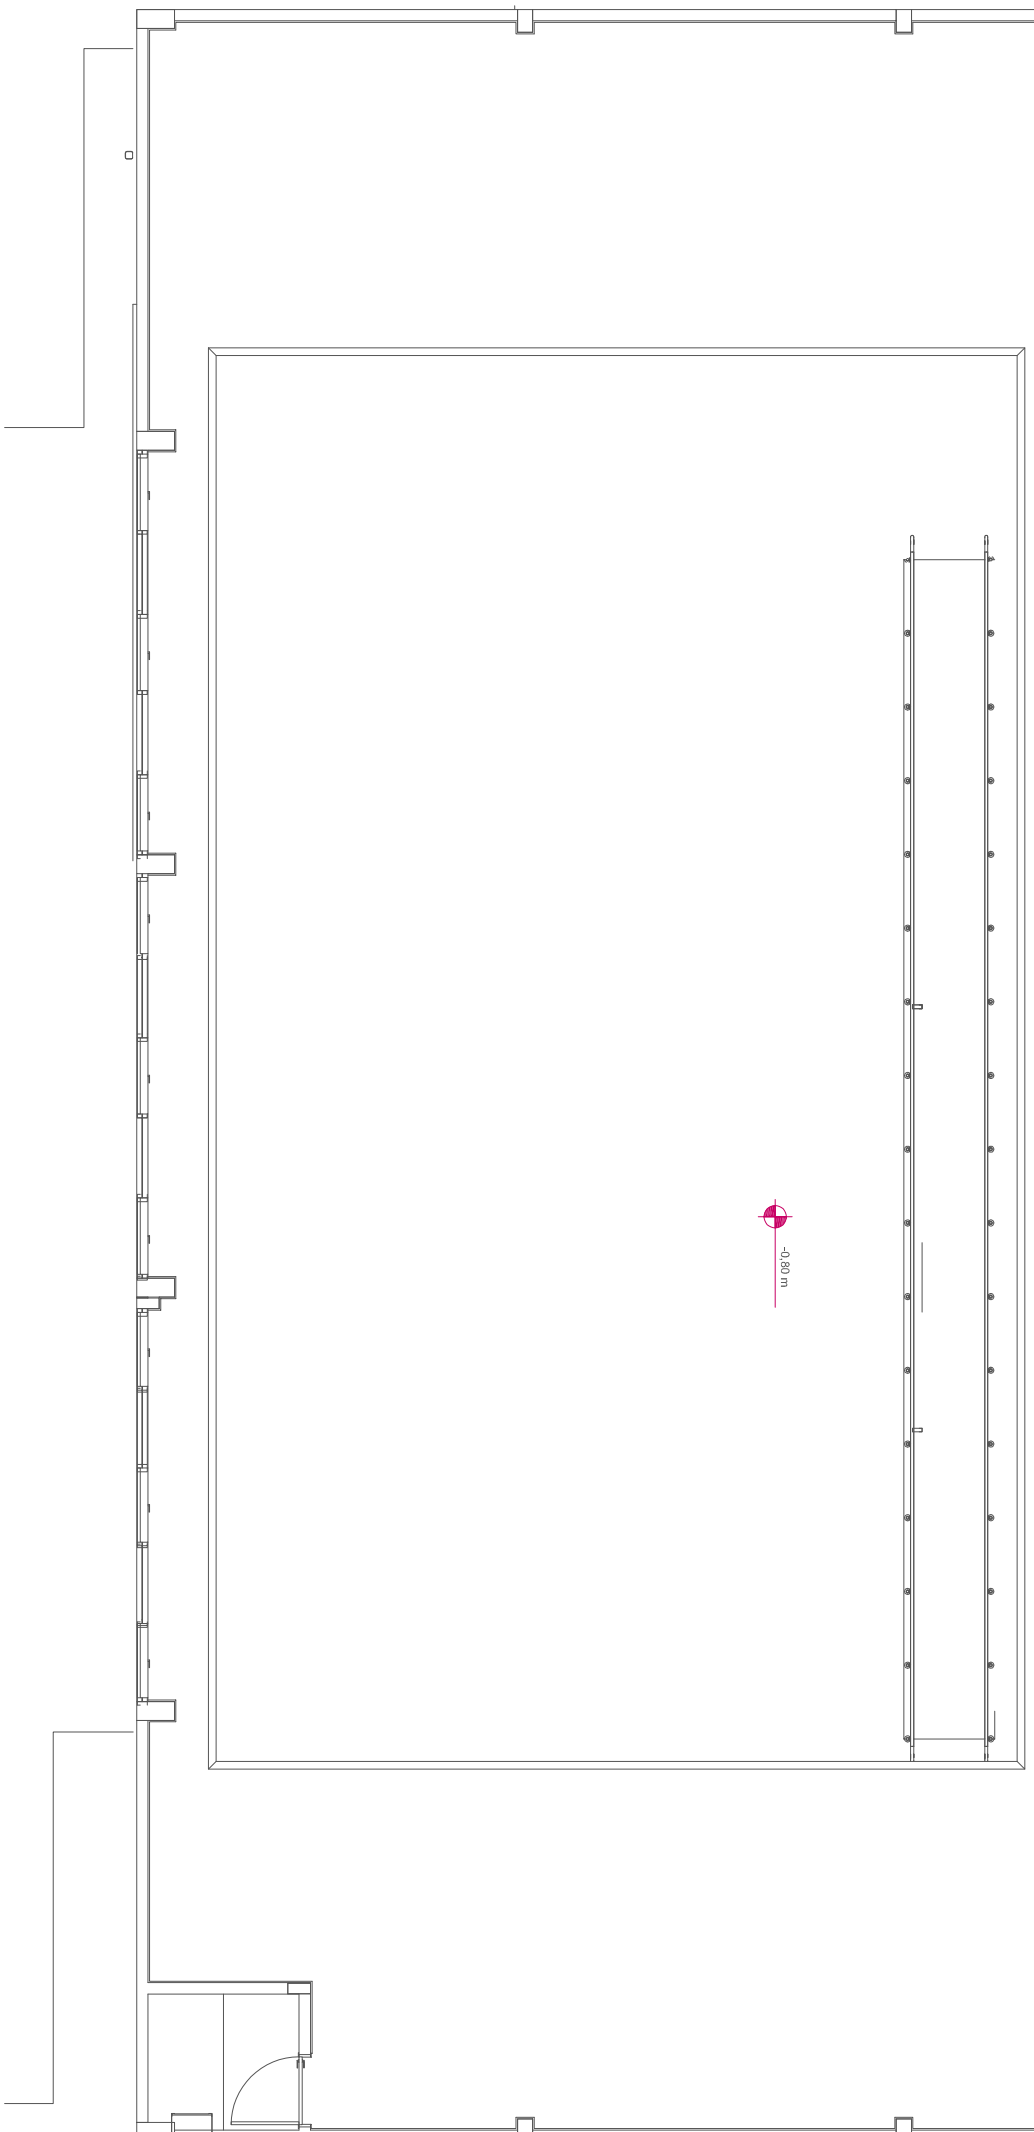

PLANTA BAIXA SHP
Escala: 1/100

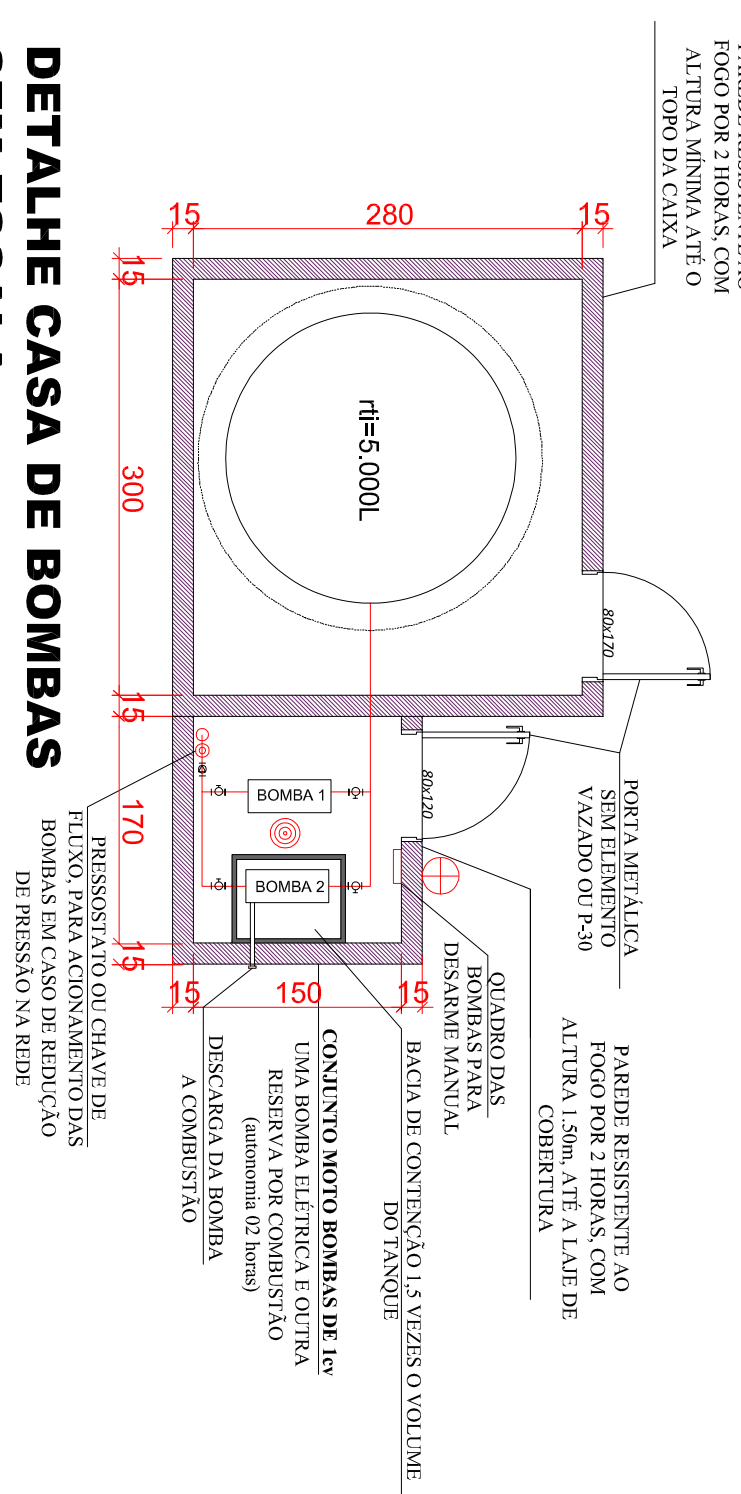


DETALHE CASA DE BOMBAS SEM ESCALA

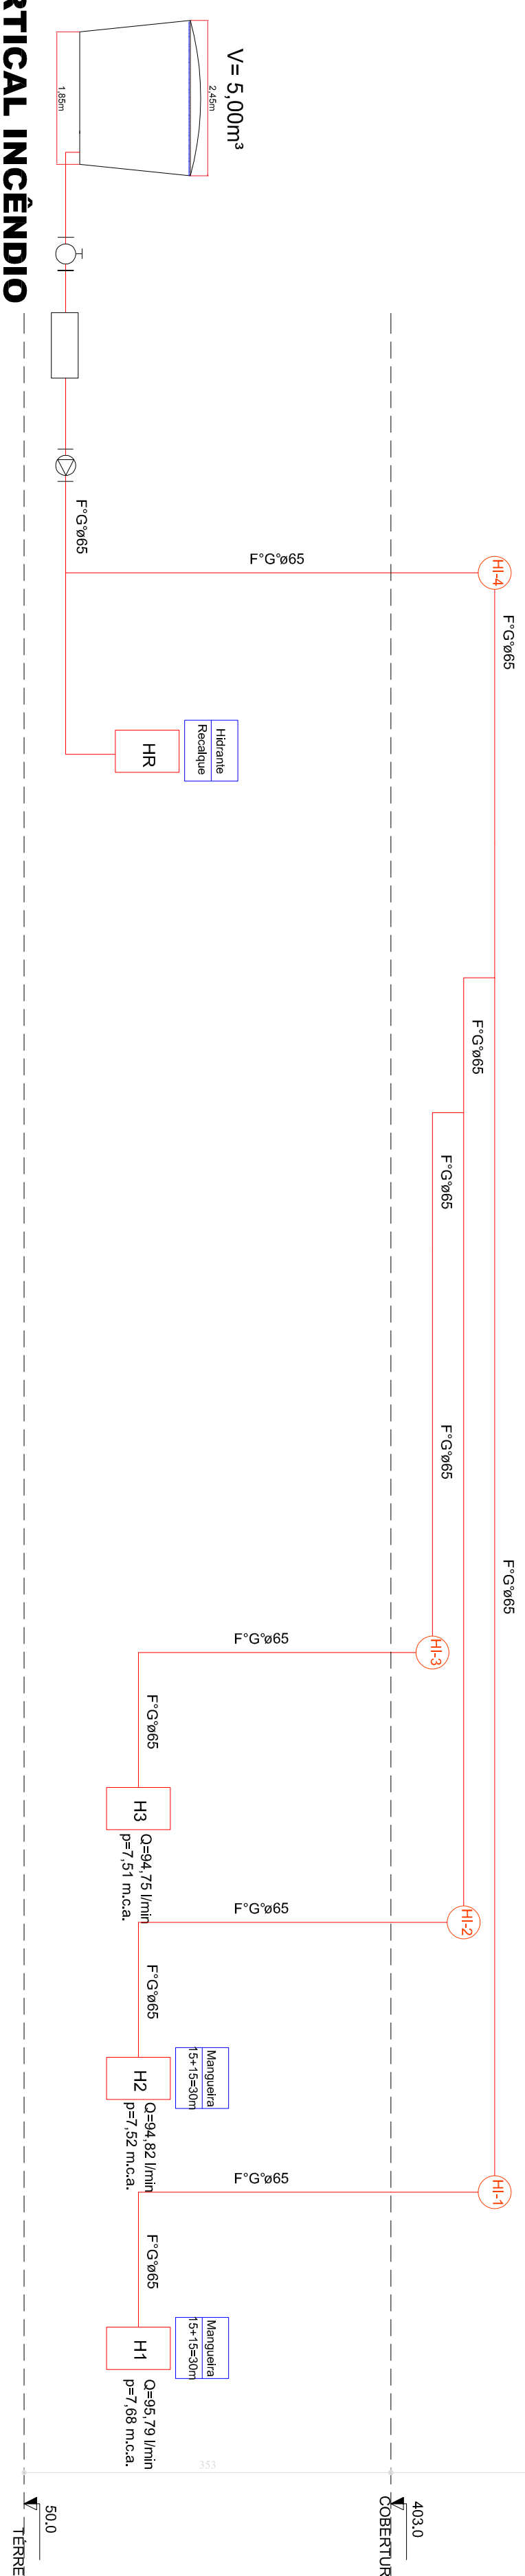


Art. 35. O SIFP deve ter hiane de recatque, do tipo colama, dotado de:

- i) – valvula globo angular para abertura, com adaptador rosca x sroz solidado a parva
- ii) – para evitar o furo do adaptador, com saída de 65 mm (2”) para mltiplica;
- iii) – origina para mangueira volada para baixo em angulo de 45º
- iv) – como geomentro da omada d’agua variando entre as couas de 60 cm a 150 cm;
- v) – como referencial o piso;
- vi) – tampo cego 2,5 stor com corrente (tampo opcional);

HIDRANTE DE REGALQUE

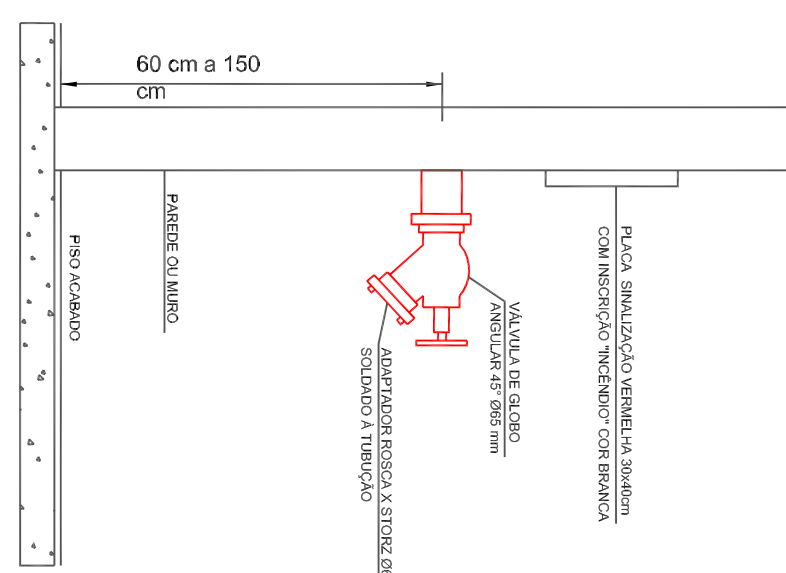

HIDRANTE DE RECALQUE SEM ESCALA

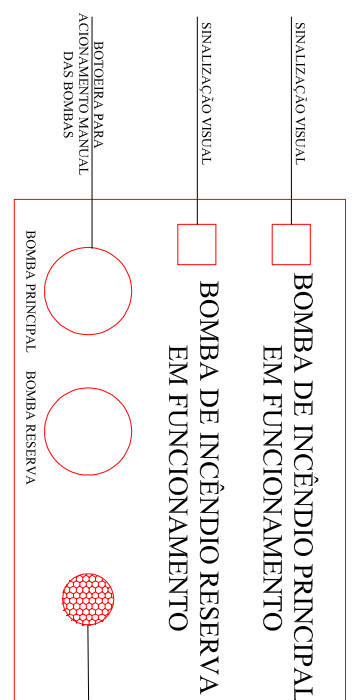

PAINEL SINALIZAÇÃO BOMBA DE INCENDIO SEM ESCALA

Deixado que a aprovação do projeto não implica o reconhecimento por parte da prefeitura do direito de propriedade do terreno. Deixado que não constam em documentos devidamente matriculados no registro de imóveis as obrigações contratuais previstas no artigo 247 da Lei 13.085/07.

TÍTULO DA FOLHA		FOLHA	
PROJETO PREVENTIVO CONTRA INCENDIO		A-0 2/2	
ALVARÁ DE APROVAÇÃO DE:			
Ampliação do Centro de Especialidades Médicas Viver Bem			
ASSUNTO			
Município de São Paulo			
PROPRIETÁRIO(S)			
Rua 30 de Março			
Centro - Simple			
LOCAL		Como indicado	
		ESCALA	
SITUAÇÃO SEM ESCALA			
ÁREAS (m²)			
Área do terreno:	0 m²	Município de São Paulo	
Área construída:	1.005,96 m²	PROPRIETÁRIO(S)	
Área ocupada:	1.005,96 m²	DOCUMENTO: Caderno Simulo Mapa	
Área não computável:	0 m²		
Área permeável:	0 m²	T.P.: 0,00%	
		Paulista dos Alpes	
		AUTOR DO PROJETO: 1406724	
		ARQ.º 1887	
		SNT 13 - 1406724	