


PLANTA BAIXA

INSTALAÇÕES SANITÁRIAS
DETALHE DO SISTEMA DE TRATMAENTO DE ESGOTO
escala 1/50

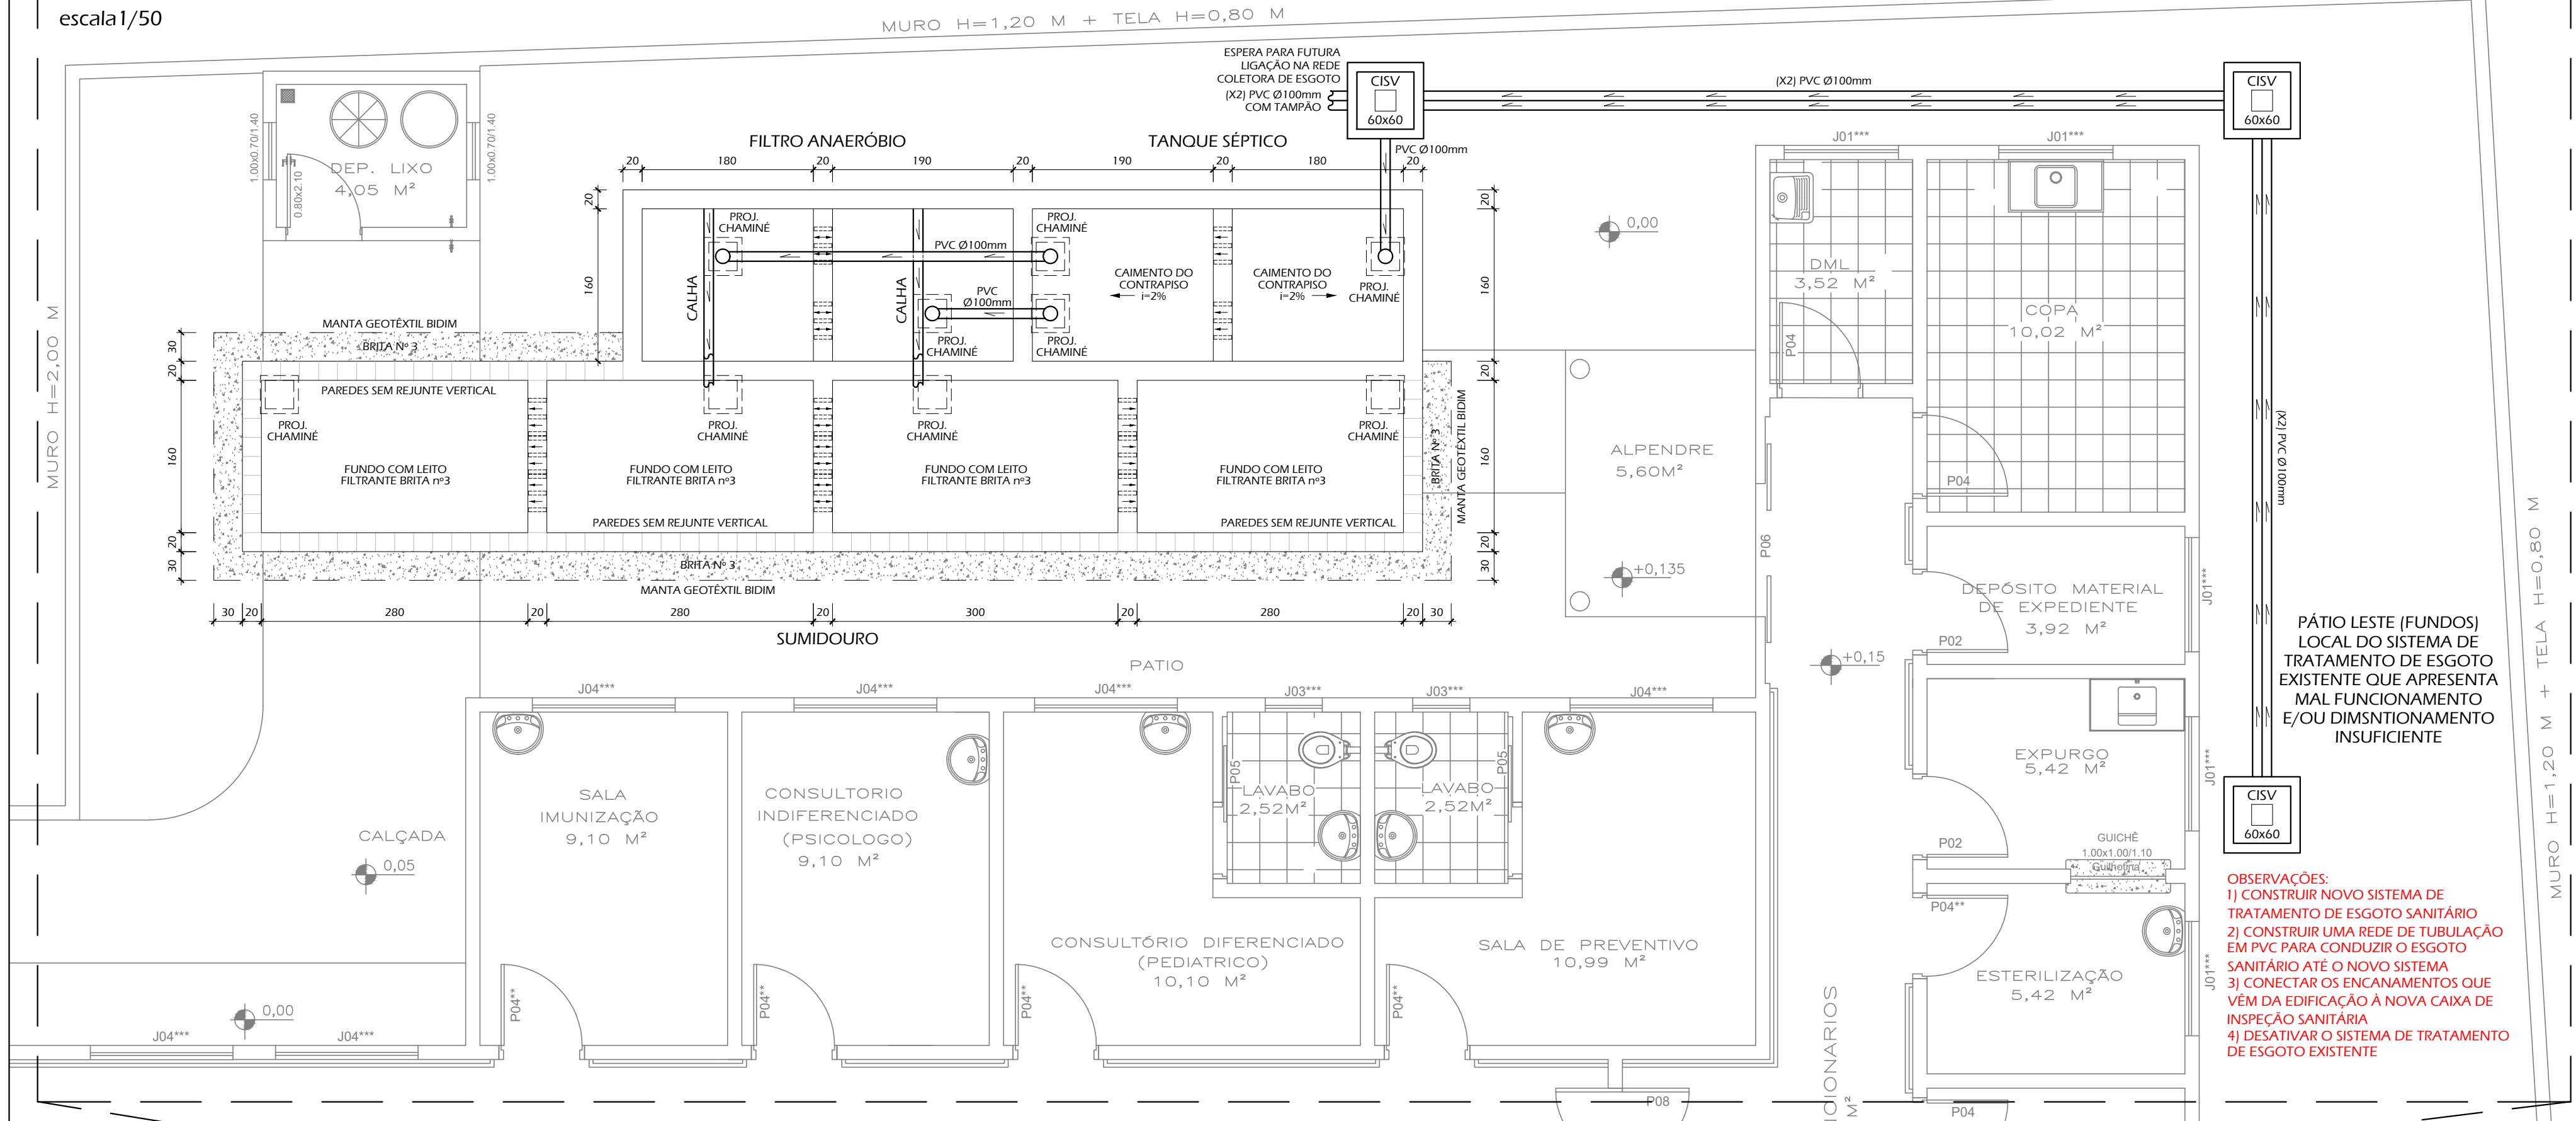


SIMBOLOGIA - PROJETO HIDROSSANITÁRIO

ESGOTO CLOACAL

CISV 60x60

CAIXA DE INSPEÇÃO SANITÁRIA COM TAMPA A VISTA

TUBULAÇÃO DE ESGOTO CLOACAL

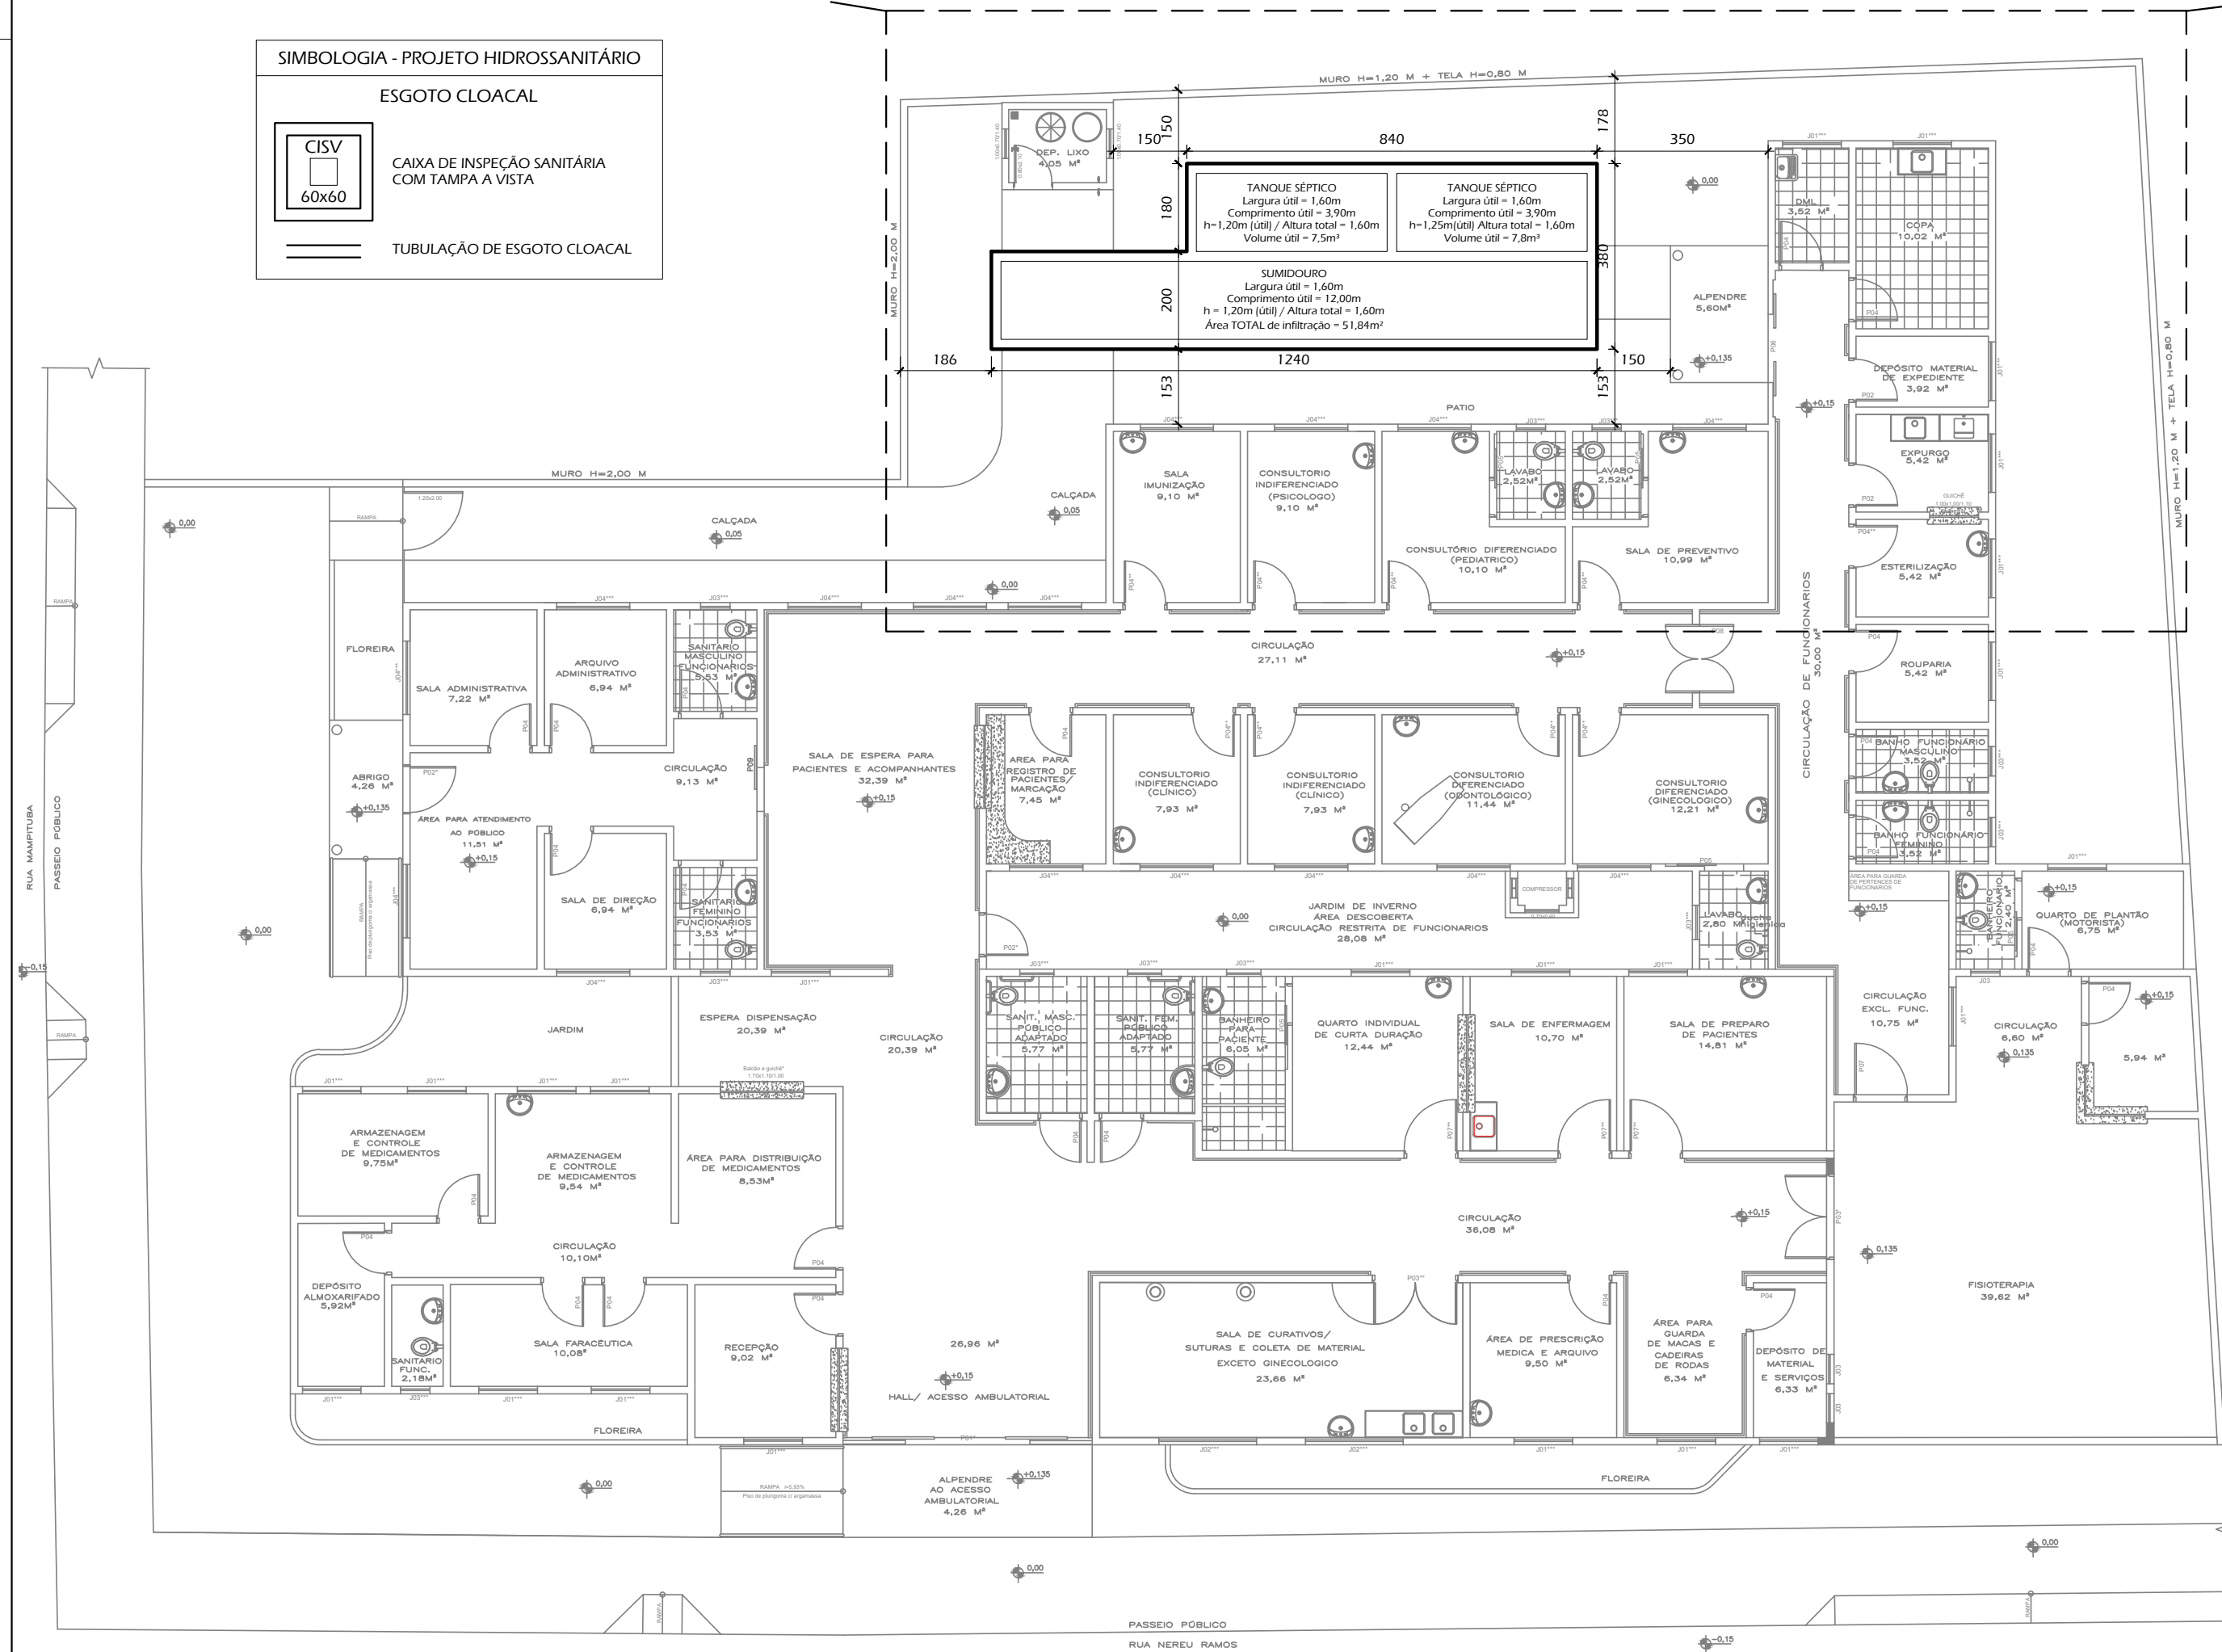

LOCALIZAÇÃO
NOVO SISTEMA DE TRATAMENTO DE ESGOTO
ESCALA: 1/125

ÁREA TERRENO 1.499,80 M²
ÁREA EXISTENTE 240,00 M²
ÁREA REFORMA 117,26 M²
ÁREA AMPLIAÇÃO 329,12 M²
ÁREA TOTAL 686,38 M²
T.O 45%

DECLARAMOS QUE A APROVAÇÃO DO PROJETO NÃO IMPLICA NO RECONHECIMENTO, POR PARTE DA PREFEITURA, DO DIREITO DE PROPRIEDADE OU DE POSSE DO LOTE.

josé leonardo villas boas caruccio
CAU A4564-0 _ leonardo@caruccio.com _ 99146.7784

olavo de oliveira caruccio
CAU A58220-4 _ olavo@caruccio.com _ 98418.8911

carla cardoso
CAU A119503-4 _ arq.carlacardoso@hotmail.com _ 98262.8321

AV. JOSÉ BONIFÁCIO, 939, SALA 2 - TORRES/RS

PROJETO SANITÁRIO - CONSTRUÇÃO DE SISTEMA DE TRATAMENTO DE ESGOTO
POSTO DE SAÚDE PAULO DALOLI DE SOUZA
RUA NEREU RAMOS, 126, CENTRO, PASSO DE TORRES, SC

ASSUNTO	LOCALIZAÇÃO	ÁREA	686,38m²	ESCALA	INDICADAS
	PLANTA BAIXA - DETALHE DO SISTEMA DE TRATAMENTO DE ESGOTO SANITÁRIO	DATA	JULHO DE 2024	PRANCHA	1/2
RESPONSÁVEL TÉCNICO	PROPRIETÁRIO	DESENHO	ARQ. OLAVO CARUCCIO		

OLAVO DE OLIVEIRA CARUCCIO
ARQUITETO - CAU A58220-4

MUNICÍPIO DE PASSO DE TORRES
CNPJ 95.782.793/0001-54