




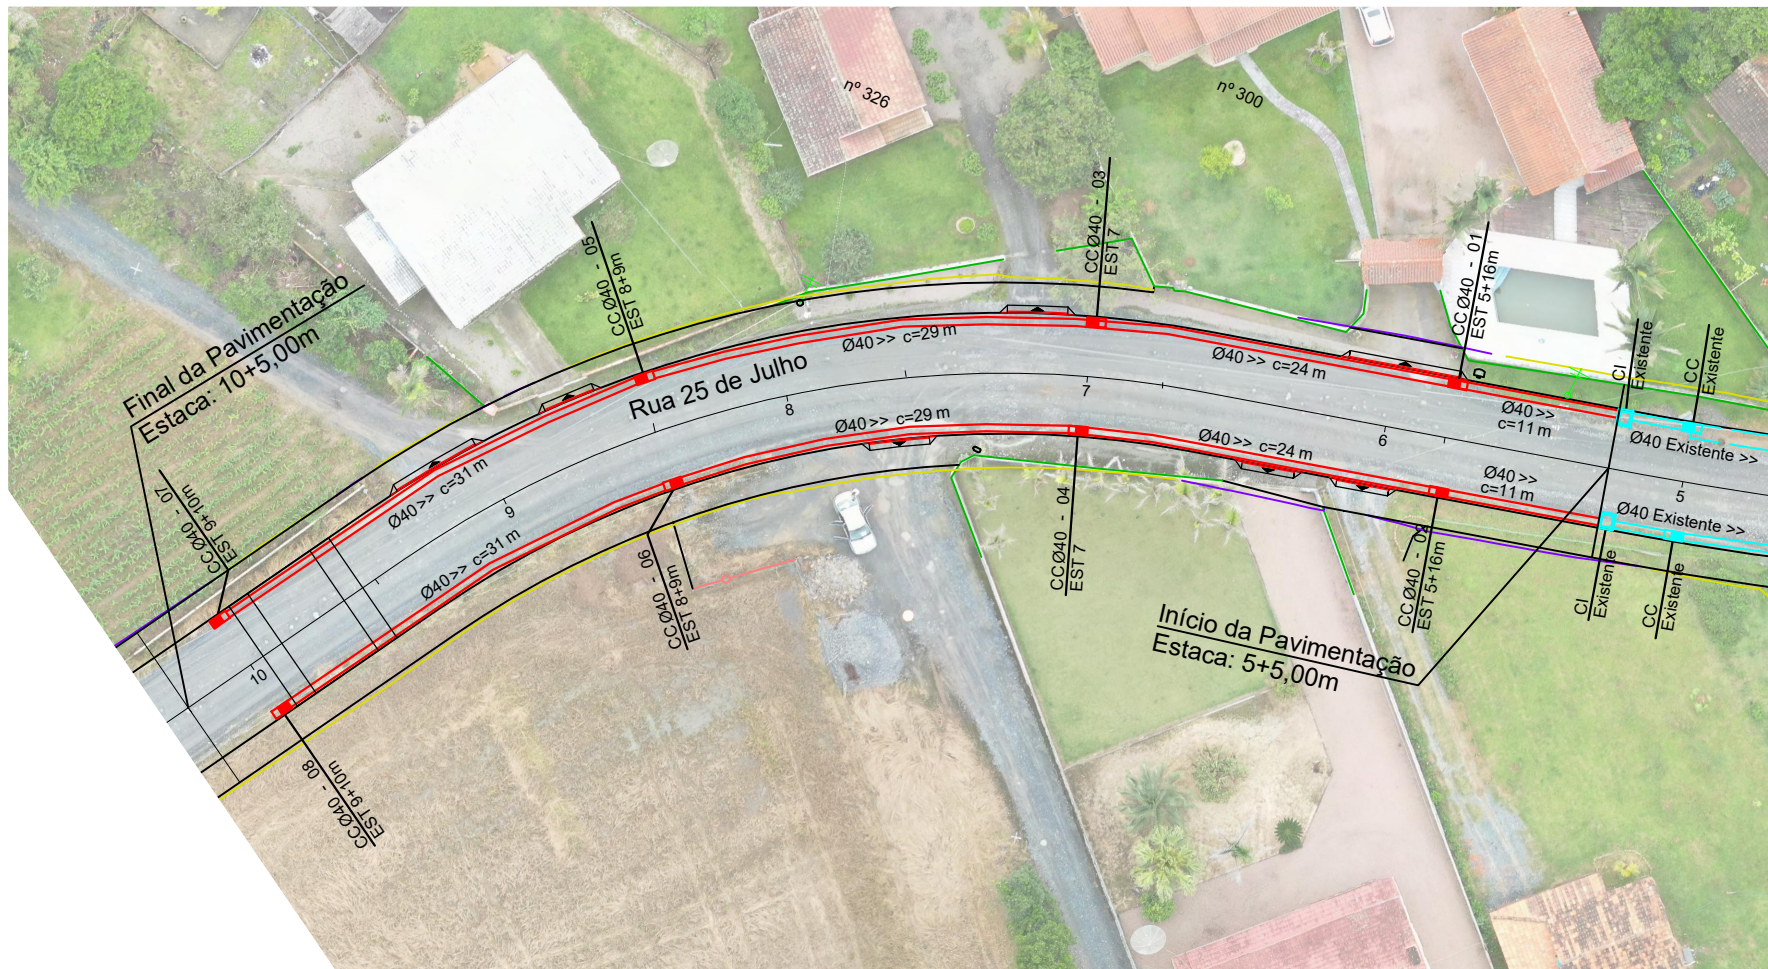

PROJETO DRENAGEM  
ESC 1/500

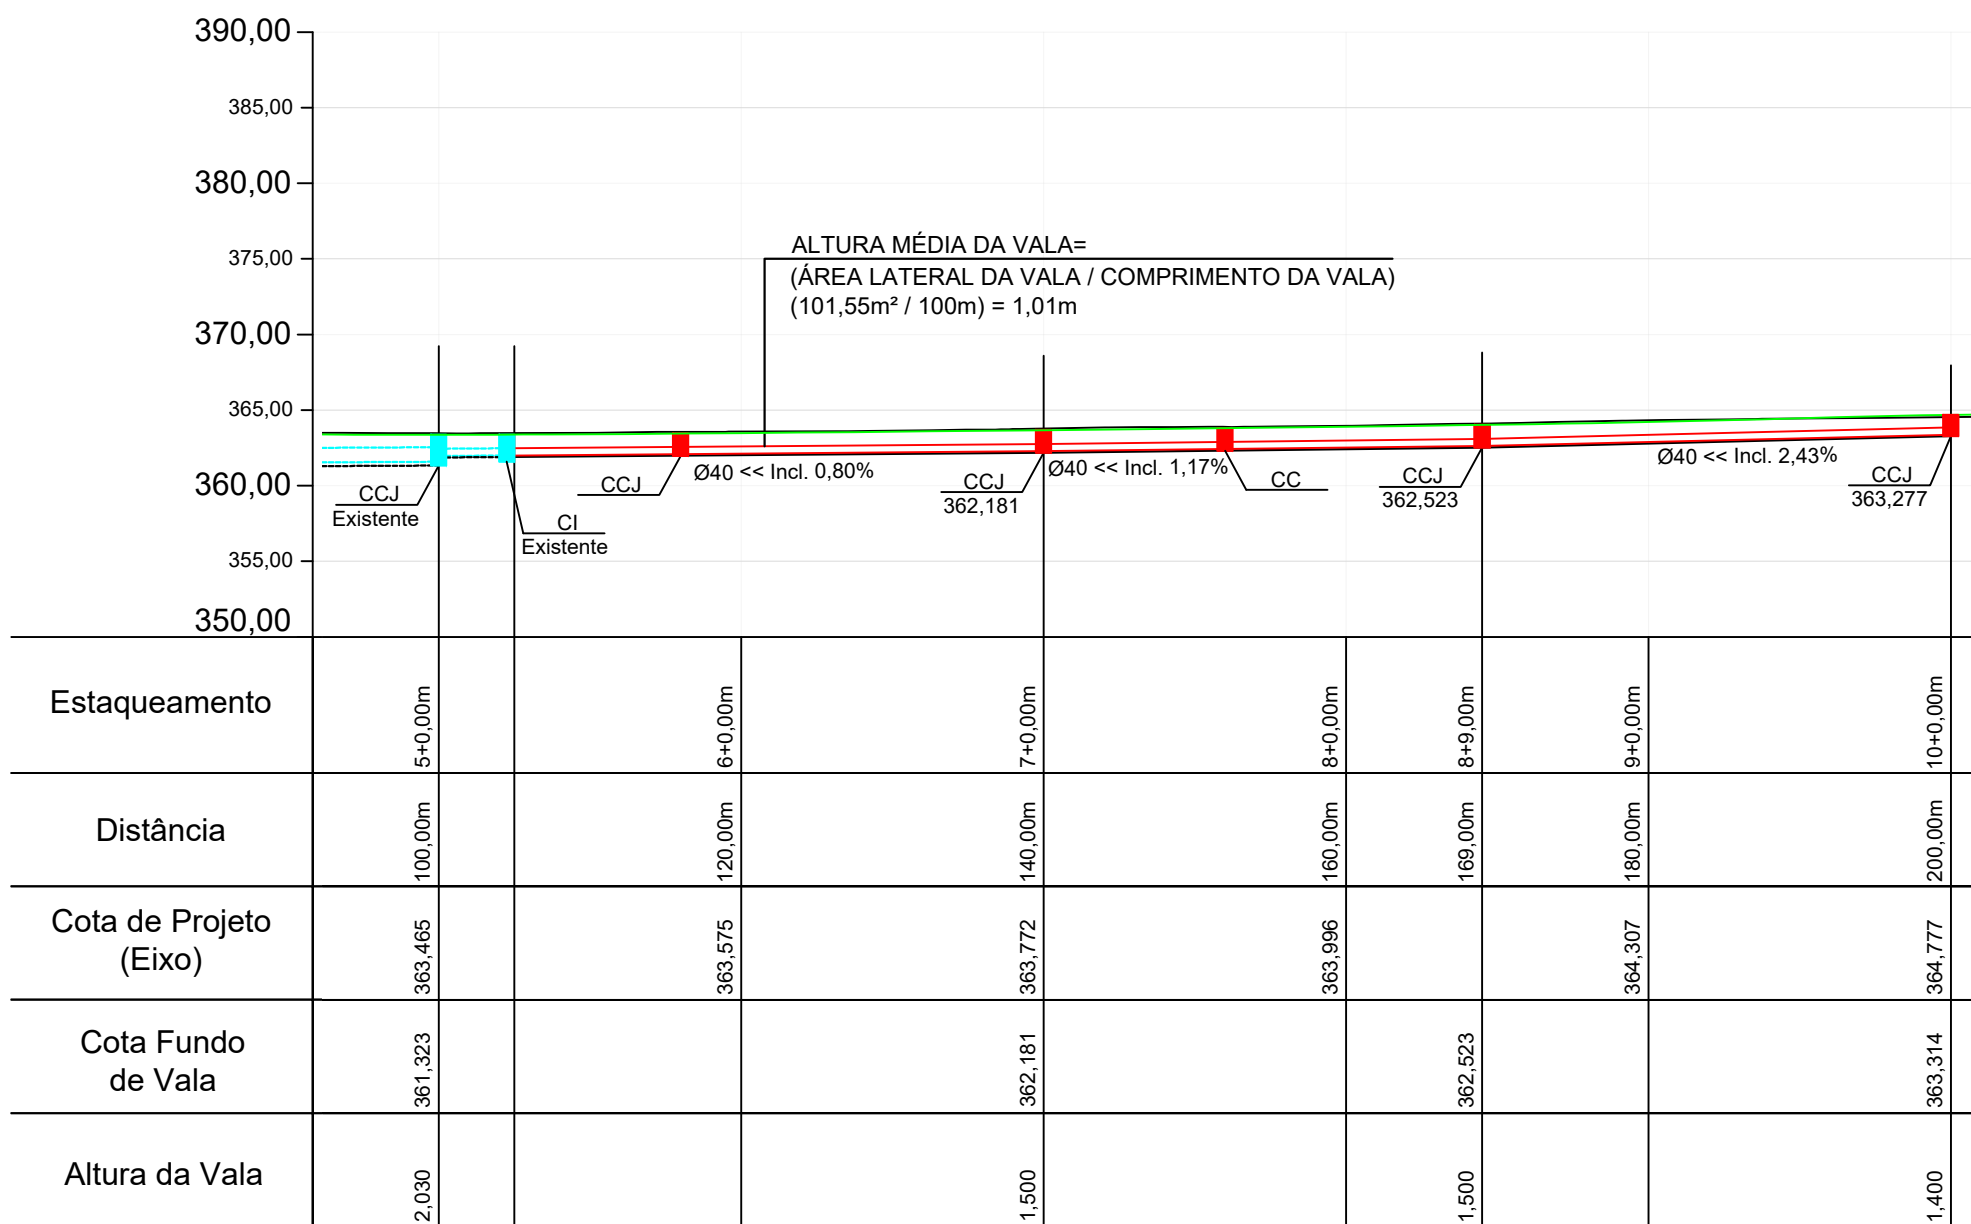


Fundo de Vala - Lado Direito  
Escala: 1/500

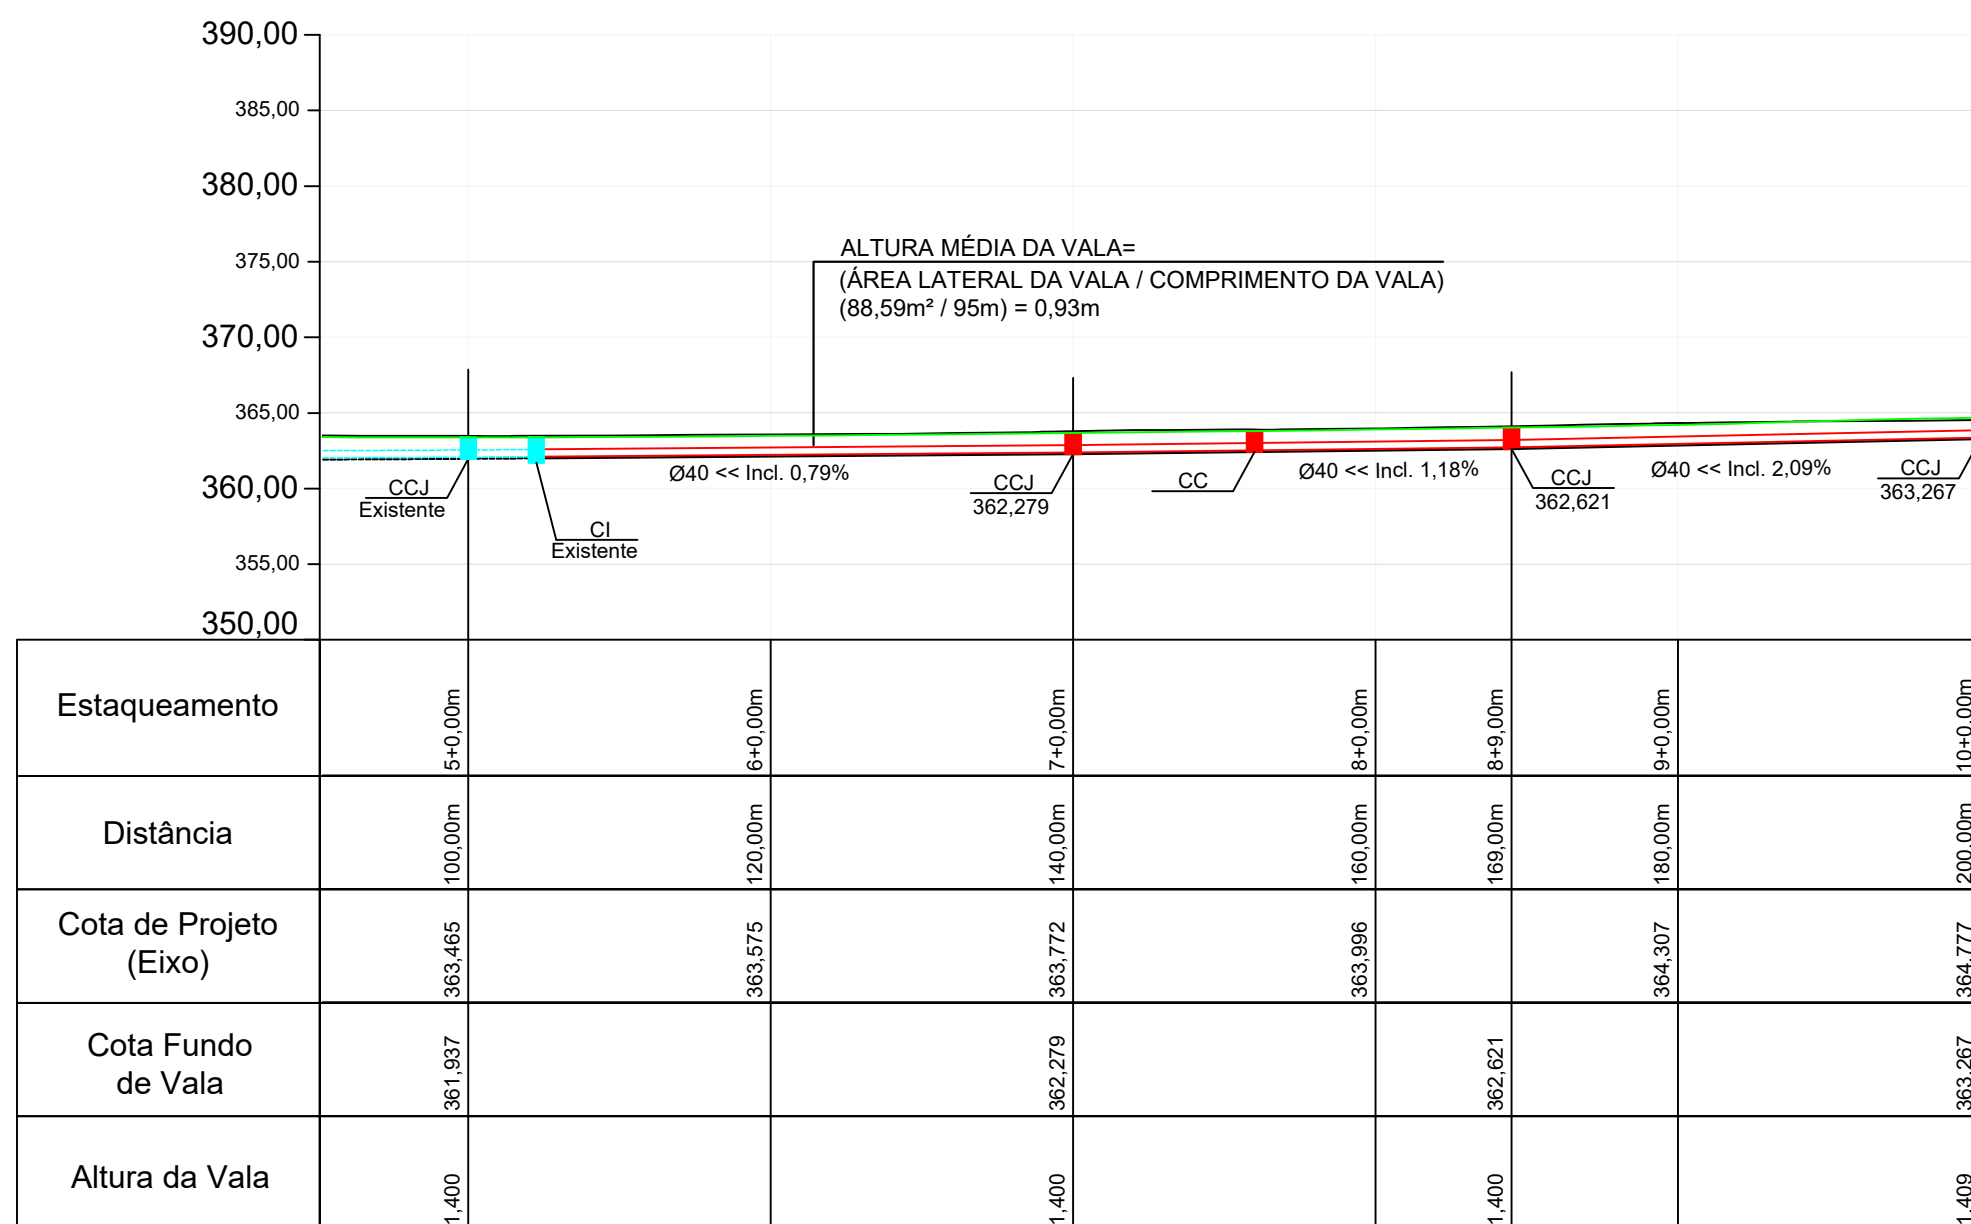


Fundo de Vala - Lado Esquerdo  
Escala: 1/500

## DETALHE DA RAMPA PARA GRELHA

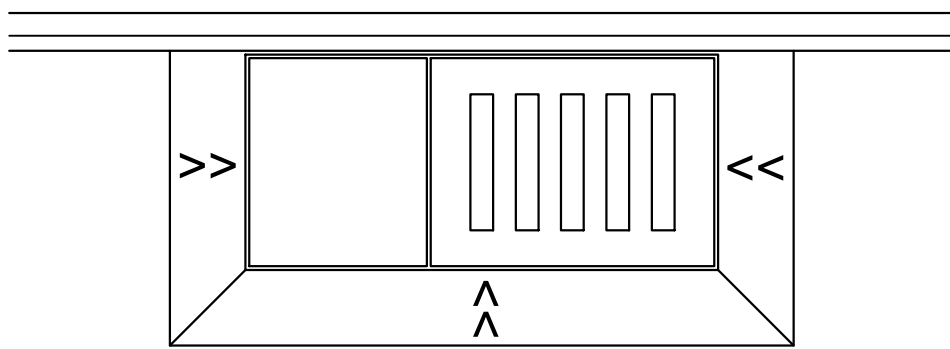


PLANTA BAIXA

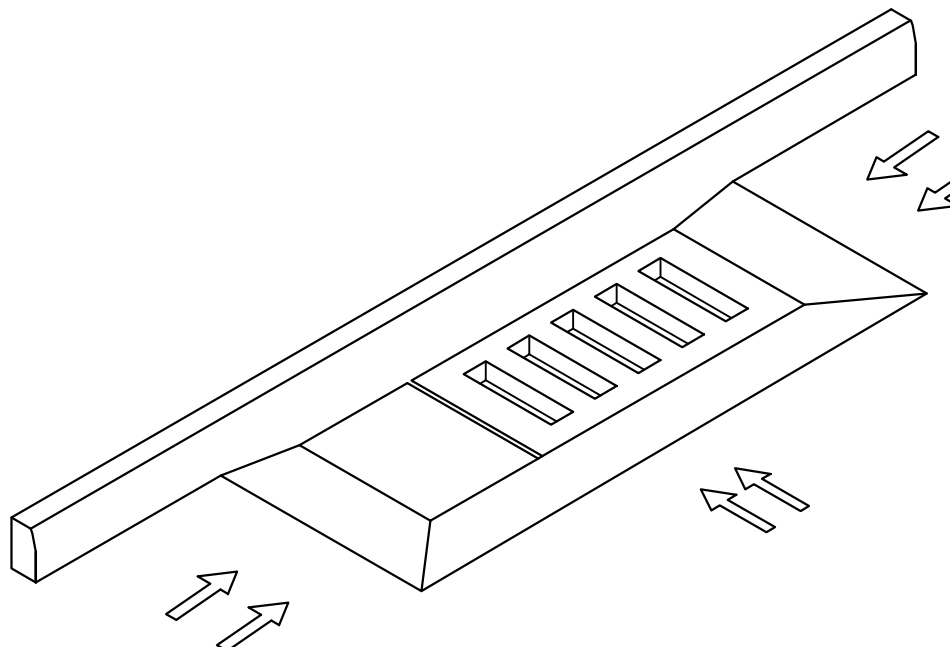

VISTA ISOMÉTRICA

## DETALHE DE ASSENTAMENTO DOS TUBOS Ø40cm

ESCALA 1:30

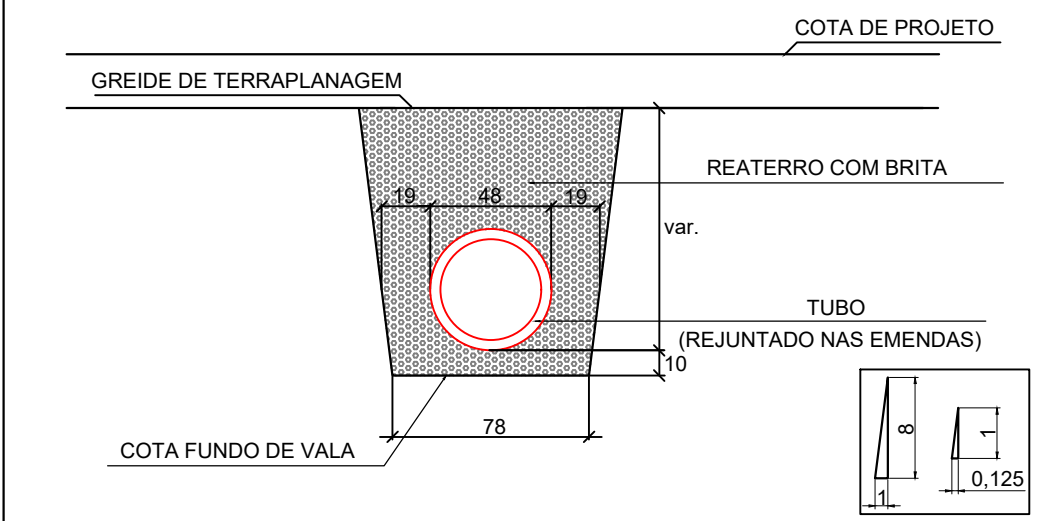


## LEGENDA:

- CC - CAIXA DE CAPTAÇÃO
- DRENAGEM A EXECUTAR Ø40 - PS2 (REATERRO COM BRITA)
- DRENAGEM EXISTENTE Ø INDICADO NO PROJETO

CC - CAIXA DE CAPTAÇÃO A EXECUTAR

CI - CAIXA DE INSPEÇÃO EXISTENTE



CC - CAIXA DE CAPTAÇÃO EXISTENTE

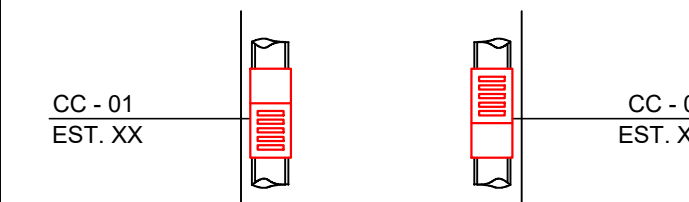

## DETALHE CAIXA DE CAPTAÇÃO Ø40


### PLANTA BAIXA TOPO

ESCALA 1:20

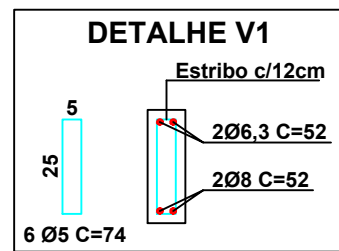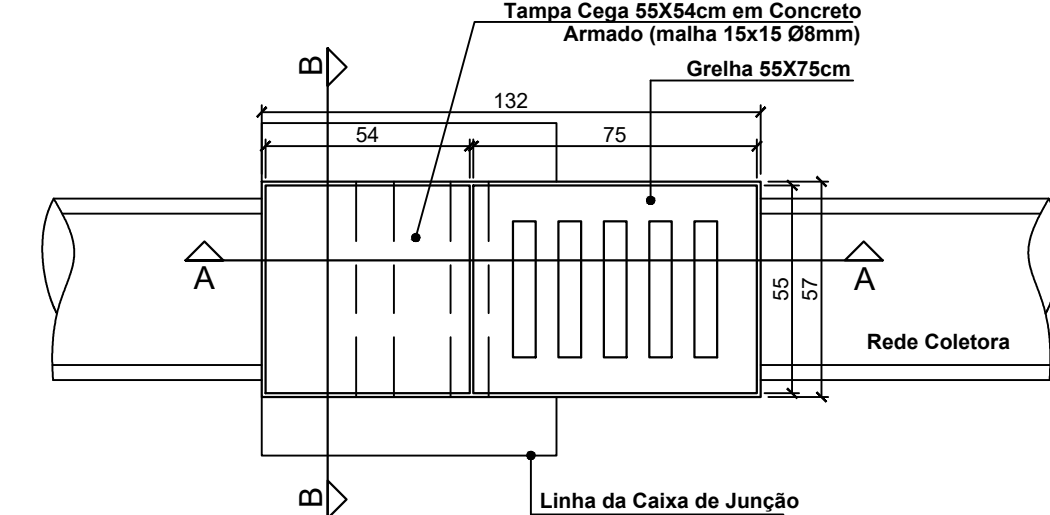


### CORTE AA

ESCALA 1:20

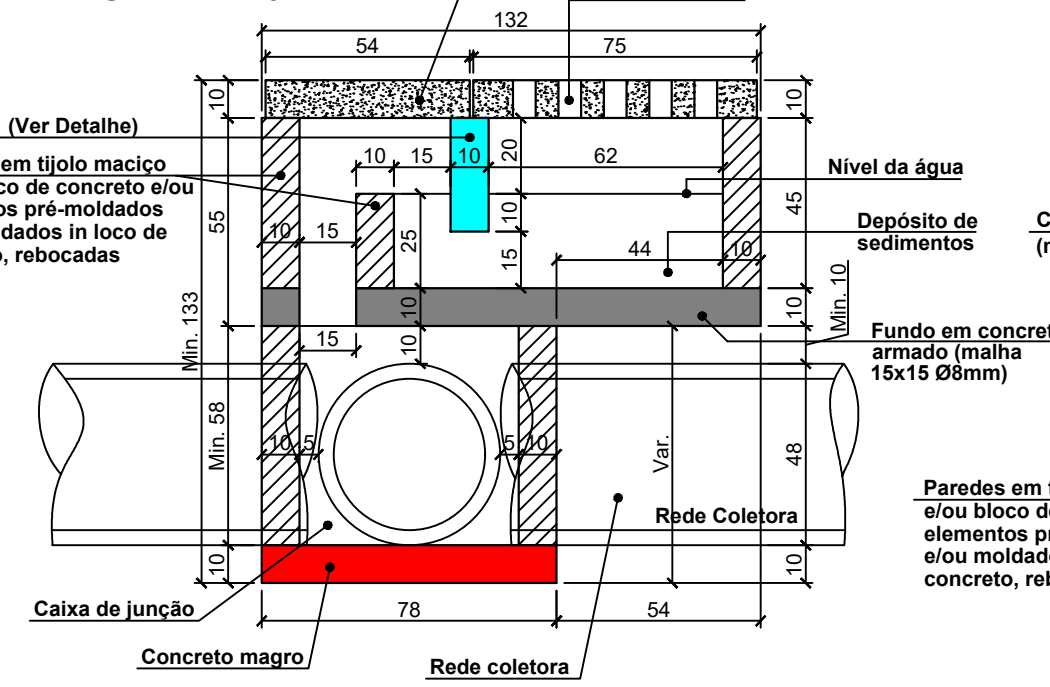



### CORTE BB

ESCALA 1:20

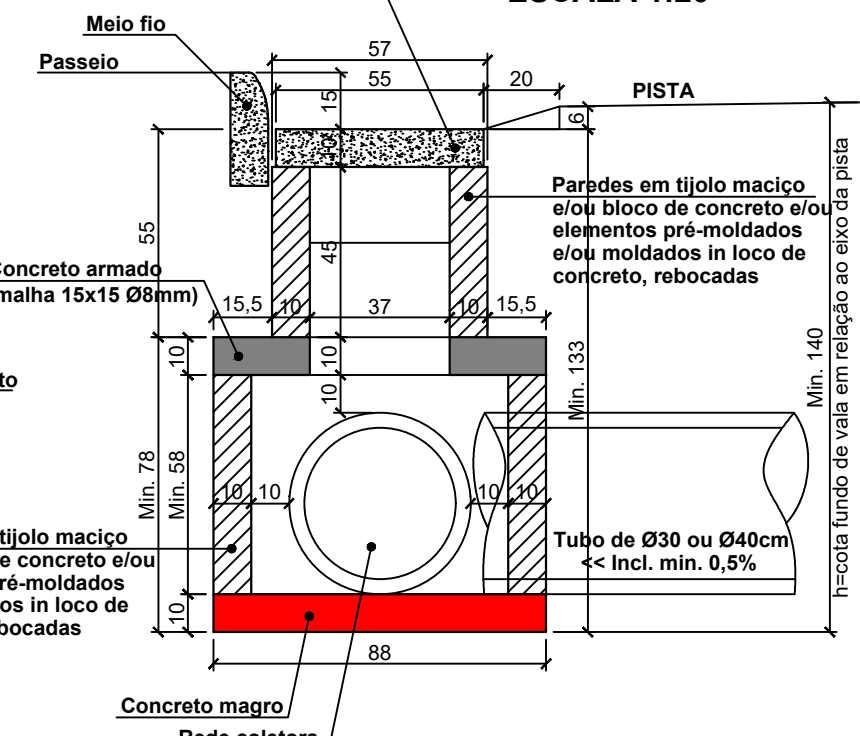

### PLANTA BAIXA CAIXA DE JUNÇÃO

ESCALA 1:20

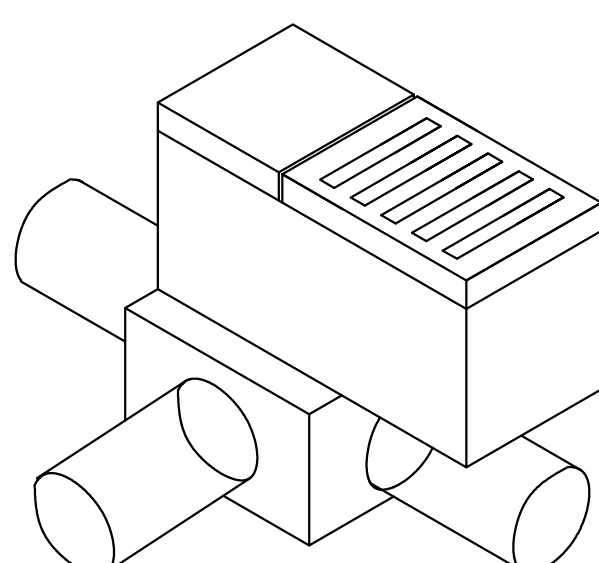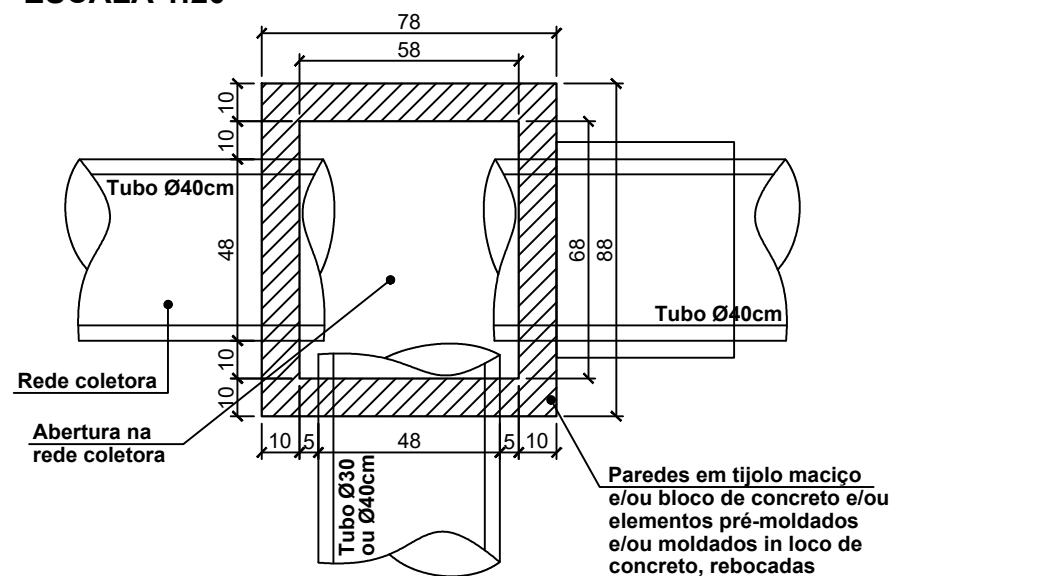

ISOMÉTRICO

| REVISÃO: | DATA: | DESCRIÇÃO: |
|----------|-------|------------|
|          |       |            |

CARIMBOS E APROVAÇÕES:



(47) 3531-4242  
amavi@amavi.org.br  
amavi.org.br  
f @amavi.altovale  
Rua XV de Novembro, 737  
Centro, Rio do Sul/SC  
89160-015

| PROPRIETÁRIO / CONTRATANTE:                                                  | ASSINATURA: |
|------------------------------------------------------------------------------|-------------|
| <b>PREFEITURA MUNICIPAL DE BRAÇO DO TROMBUDO</b><br>CNPJ: 95.952.230/0001-67 |             |
| RESPONSÁVEL TÉCNICO PROJETO:                                                 | ASSINATURA: |
| RAFAEL GÜNTHER MÜLLER<br>ENGENHEIRO CIVIL - CREA/SC: 127855-2                |             |

| PROJETO:        |  |
|-----------------|--|
| <b>DRENAGEM</b> |  |

| OBRA:                                                                                                                                          |  |
|------------------------------------------------------------------------------------------------------------------------------------------------|--|
| PROJETO DE PAVIMENTAÇÃO ASFÁLTICA, DRENAGEM PLUVIAL, SINALIZAÇÃO VIÁRIA E PAVIMENTAÇÃO DOS PASSEIOS EM CONCRETO DA RUA 25 DE JULHO - TRECHO 03 |  |

| LOGRADOURO: RUA 25 DE JULHO - TRECHO 03 | BAIRRO: KM 15         |
|-----------------------------------------|-----------------------|
| MUNICÍPIO: BRAÇO DO TROMBUDO            | UF: SC CEP: 89178-000 |

| ÁREA DE PAVIMENTAÇÃO DA PISTA: | EXTENSÃO DO TRECHO Á PAVIMENTAR: |
|--------------------------------|----------------------------------|
| 800,00m²                       | 100,00m                          |

| ÁREA DOS PASSEIOS: |
|--------------------|
| 389,42m²           |

| CONTEÚDO:                                                                                                                                                        | ESCALA:  | DATA:      |
|------------------------------------------------------------------------------------------------------------------------------------------------------------------|----------|------------|
| PROJETO DRENAGEM<br>FUNDO DE VALA LADO DIREITO E ESQUERDO<br>DETALHE CAIXA DE CAPTAÇÃO Ø40<br>DETALHE RAMPA PARA GRELHA<br>DETALHE DE ASSENTAMENTO DOS TUBOS Ø40 | INDICADA | 22/05/2025 |

| CÓDIGO AMAVI: | DESENHISTA:  |
|---------------|--------------|
| 3546          | STÉFANNY BIZ |

**D01/01**