



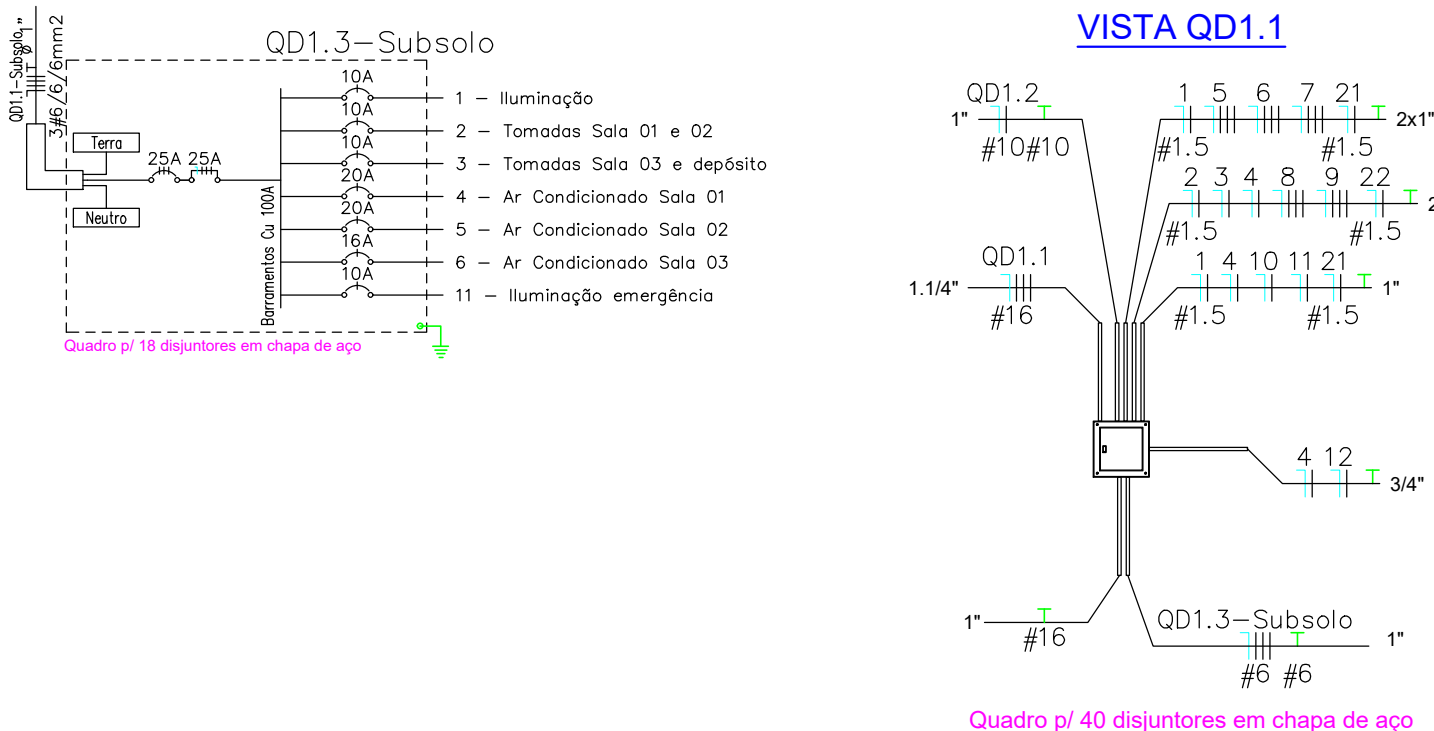

Quadro de Cargas	
QD1.1	
Circ.	Descrição
1	Iluminação
2	Iluminação
3	Tomadas Palco
4	Tomadas Auditório/Circulação
5	Ar cond 1
6	Ar cond 2
7	Ar cond 3
8	Ar cond 4
9	Ar cond 5
10	Tomadas copa
11	Chapa/lugão
12	Circuito Alim. Dados/Internet
21	Iluminação emergência 1
22	Iluminação emergência 2
QD1.3	Quadro: QD1.3-Subsolo
QD1.2	Quadro: QD1.2
Total	
Alimet.	C=9,92m Q1=2%

Quadro de Cargas	
QD1.1	
Circ.	Descrição
1	Iluminação
2	Iluminação
3	Tomadas Palco
4	Tomadas Auditório/Circulação
5	Ar cond 1
6	Ar cond 2
7	Ar cond 3
8	Ar cond 4
9	Ar cond 5
10	Tomadas copa
11	Chapa/lugão
12	Circuito Alim. Dados/Internet
21	Iluminação emergência 1
22	Iluminação emergência 2
QD1.3	Quadro: QD1.3-Subsolo
QD1.2	Quadro: QD1.2
Total	
Alimet.	C=9,92m Q1=2%

- LEGENDA:
- Arandela
 - Plafon LED 13W
 - Plafon LED 62x62 cm para encaixe perfil T
 - SPOT LED embutido no ACM
 - Tomada SPCL (Iluminação e sinalização emerg.)
 - Tubular LED 20W
 - Tubular LED 2x20W
 - Interruptor duplo
 - Interruptor paralelo
 - Interruptor simples
 - Interruptor simples e paralelo
 - Tomada baixa - 40 cm do piso
 - Tomada média - 1 metro do piso
 - Tomada Trifásica - Ar cond - 2,3 m
 - Tomada Teto
 - Tomada no piso
 - Sensor de Presença teto ou parede
 - Alarme San PCD
 - Botão Alarma PCD
 - Junção Reta 'L' Reforçada 38x38mm
 - Junção Reta 'T' 6 furos 38x38mm
 - Saída Lateral 3/4" 38x38mm
 - Quadro de disjuntores
 - Condutores embutidos em alvenaria ou instalados em isoladores quando sobre o forro
 - Condutores saltos sobre o forro
 - Perfilado perfurado 38mmx38mm em aço
 - Neutro, Fase, Retorno, Terra

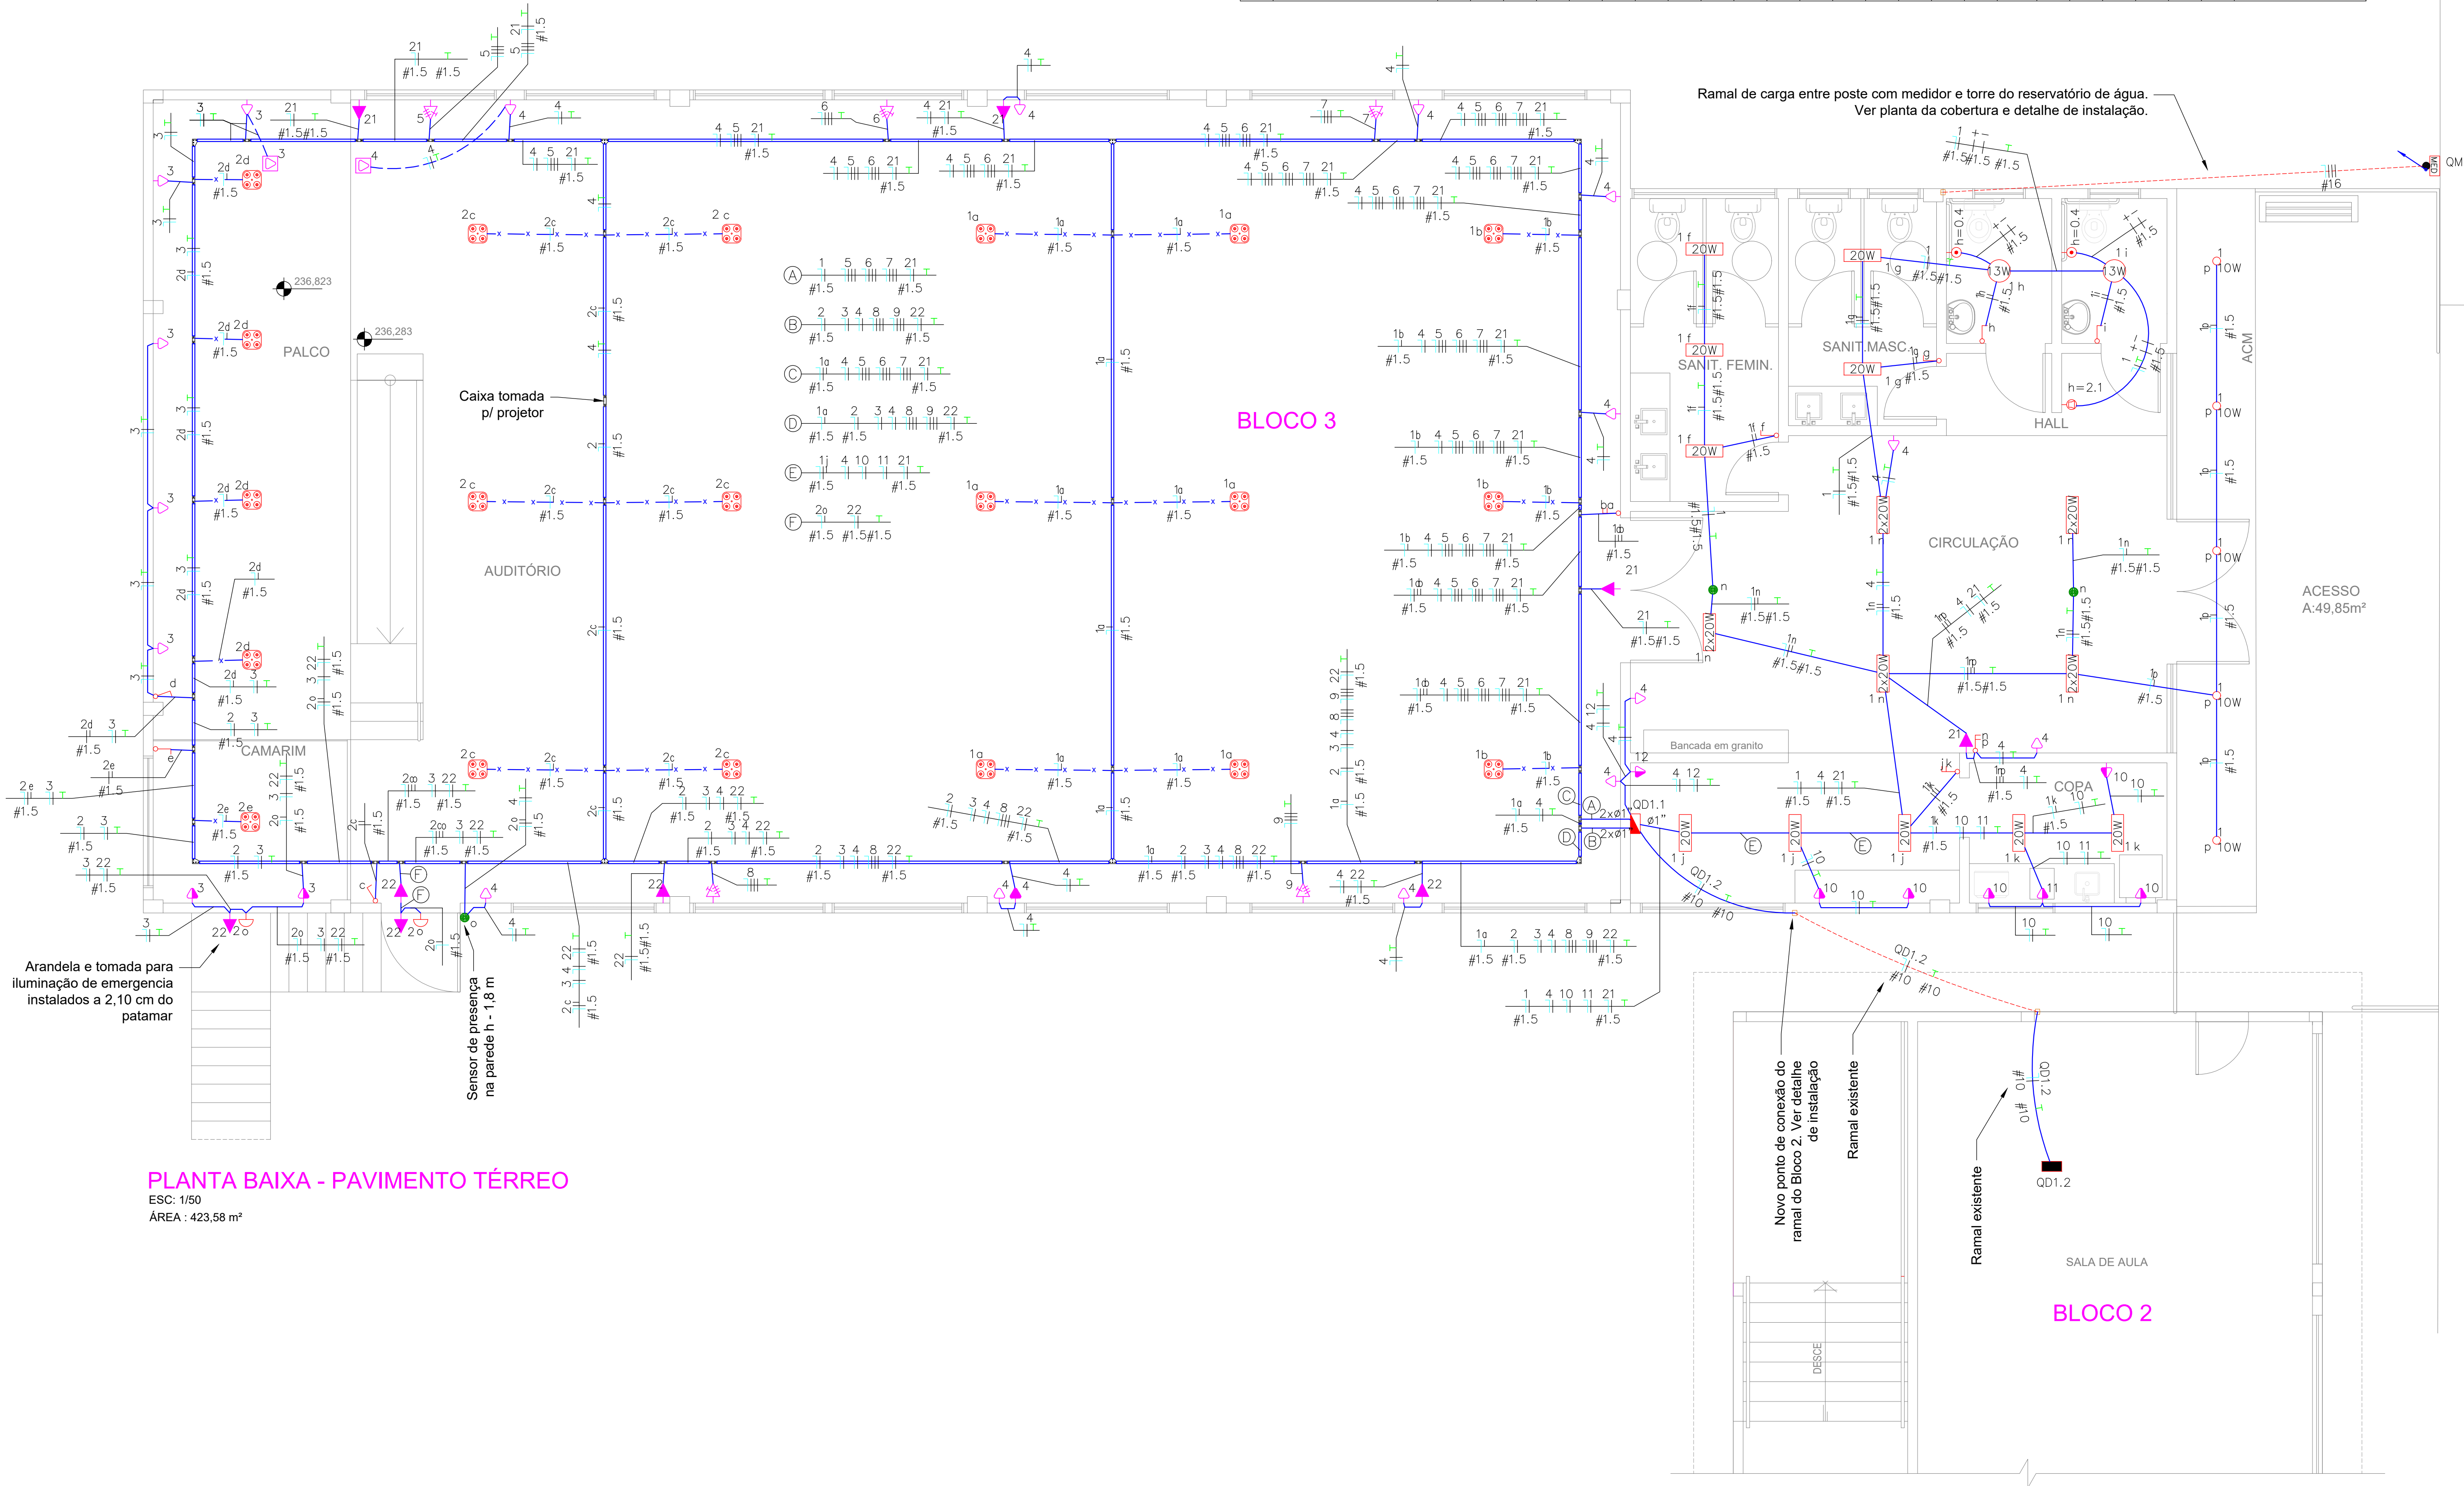

PLANTA BAIXA - PAVIMENTO TÉRREO
ESC: 1/50
ÁREA : 423,58 m²



ASSOCIAÇÃO DOS MUNICÍPIOS DO ENTRE RIOS-SC

BOM JESUS DO OESTE-CABU-CAMPO ERÉ-CUNHA PORÁ-CUNHATAI-FLORES DO SERTÃO
RAZEMINHA-MARAVILHA-MODELO-PALMITOS-RIQUEZA-ROSELÂNDIA-SALTINHO
SANTA TEREZINHA DO PROGRESSO-SÃO MIGUEL DA BOA VISTA-SAUDES-TIGRINHOS

ENDERECO: Avenida Euclides da Cunha, 160 - Cx. P. 47 - Bairro Centro
99.874-000 - MARAVILHA - Santa Catarina
Fone/Fax: (0**49) 3664-0282 - e-mail: amerios@amerios.org.br
CNPJ 00.961.206/0001-88



MUNICÍPIO
RIQUEZA - SC

OBRA: AMPLIAÇÃO E REFORMAS DO CEM IZABEL BASSANI

RESPONSÁVEL TÉCNICO: MAURO DAGOSTIN
ENGENHEIRO ELÉTRICO
CREA/SC 104.349-0

ASSINATURA: _____

ESPECIFICAÇÕES: PLANTA BAIXA ELÉTRICO DO TÉRREO

PROPRIETÁRIO: MUNICÍPIO DE RIQUEZA
LOCAL: RUA 25 DE JULHO Nº 249, ESQUINA COM A RUA DOZE DE OUTUBRO.

DATA: 01/02/2025

ASSINATURA: MUNICÍPIO DE RIQUEZA
CNPJ 156.968.509/0001-48

DATA: 01/02/2025

ESCALA: 1:50

INDICAÇÃO: ELE 02/07