



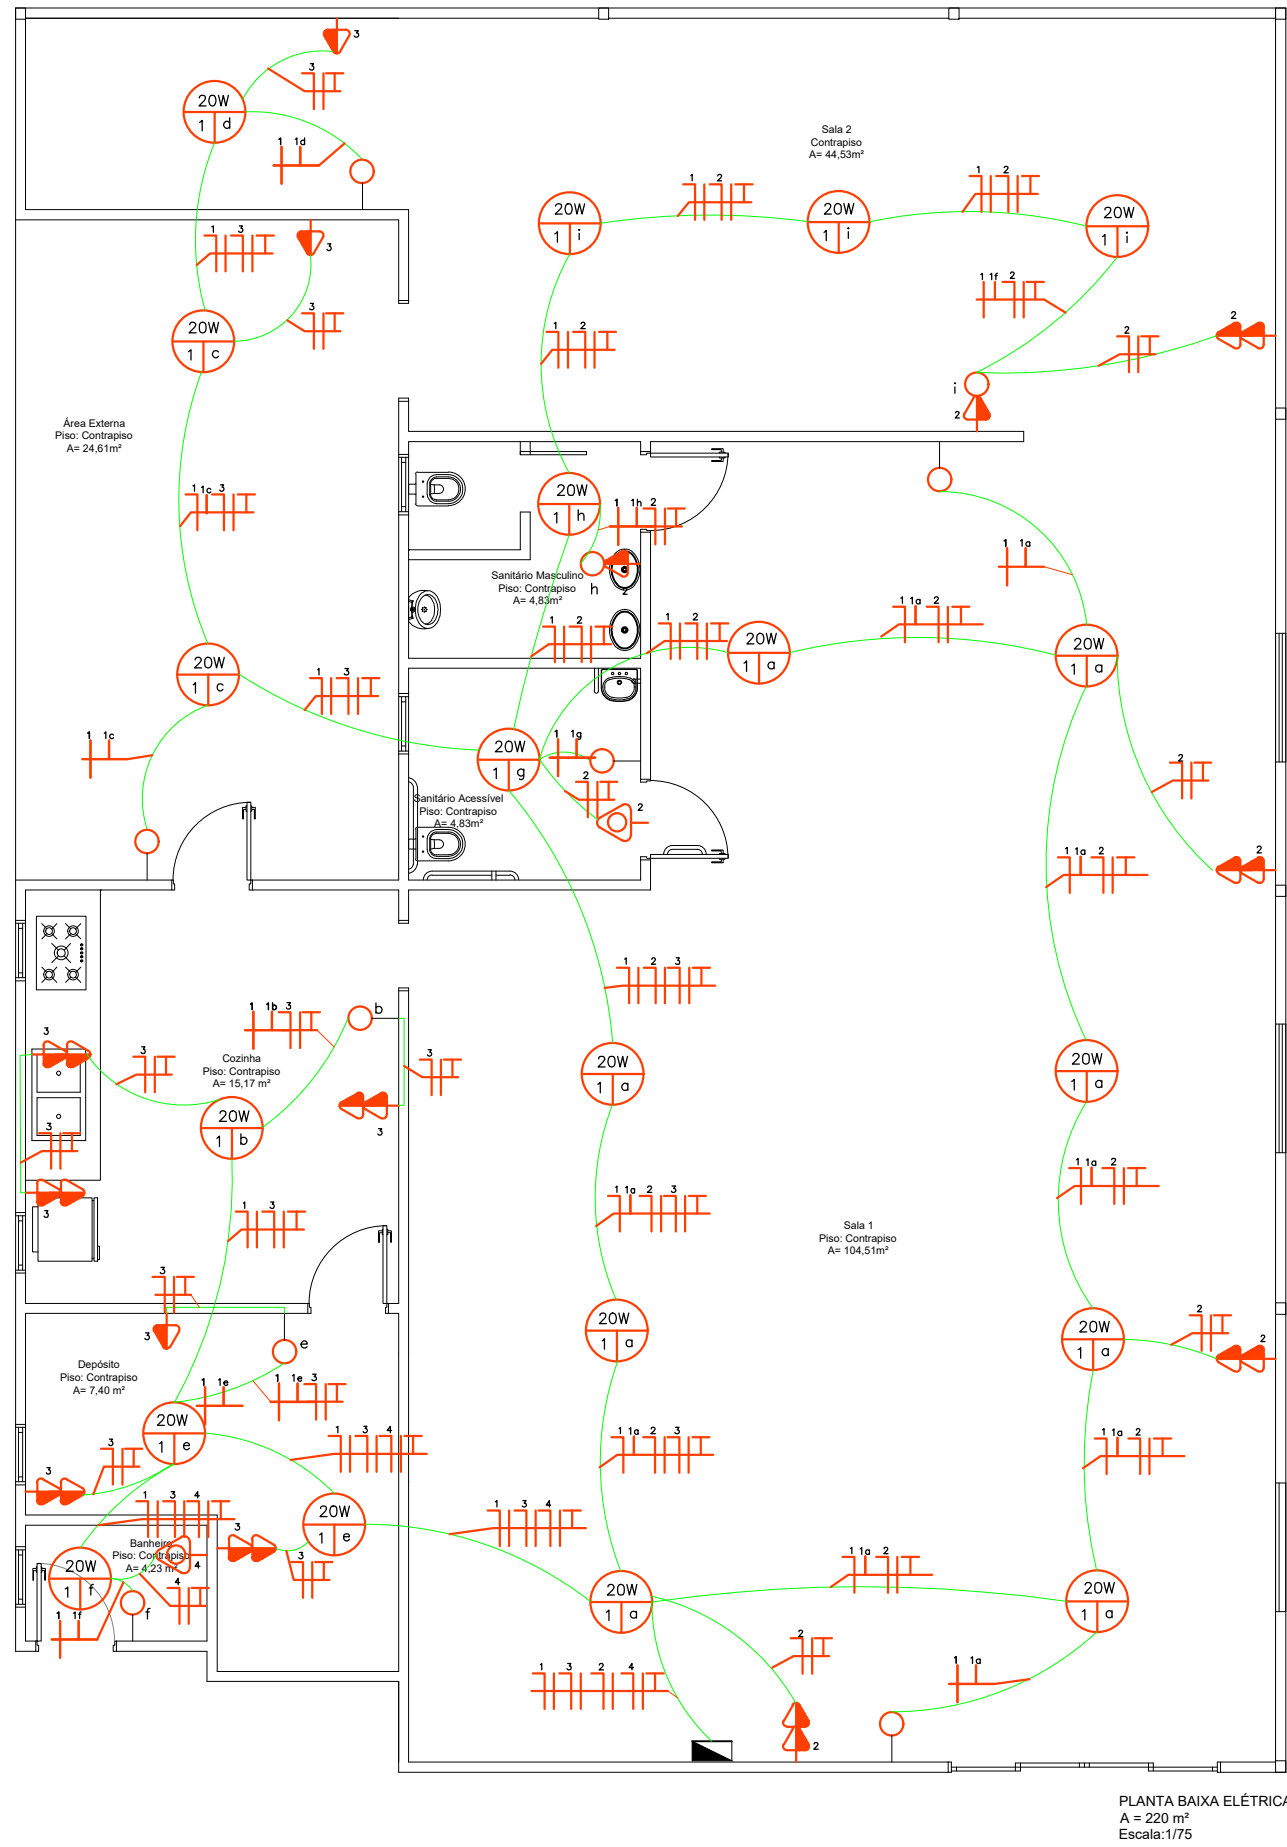


DIAGRAMA UNIFILAR

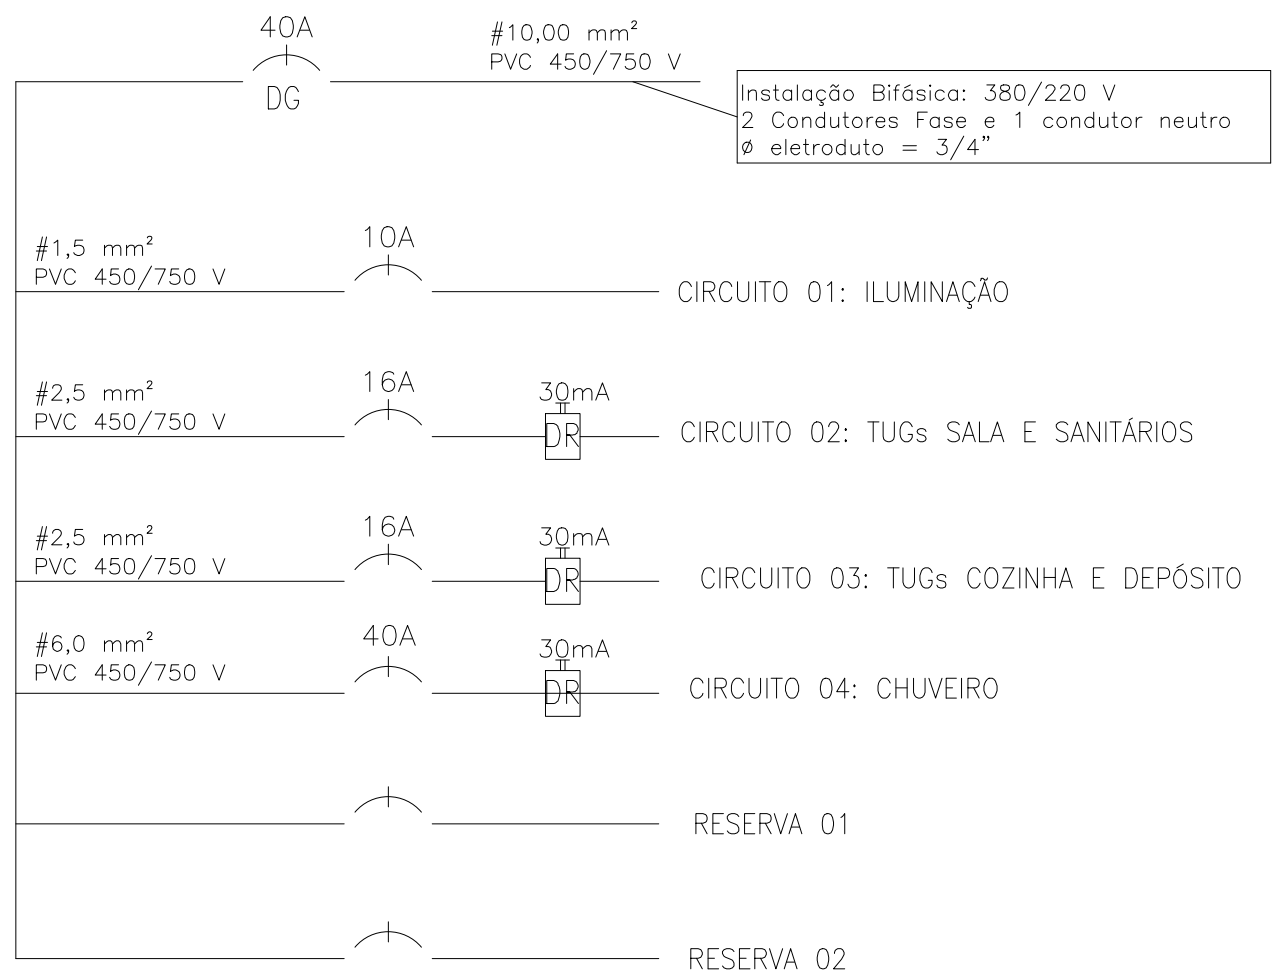


LEGENDA:

|  |                                            |
|--|--------------------------------------------|
|  | - Luminária                                |
|  | - Arandela                                 |
|  | - Tomada 120cm do piso acabado             |
|  | - Tomada 30cm do piso acabado              |
|  | - Tomada de uso específico 220cm           |
|  | - Tomada de uso específico 30cm            |
|  | - Interruptor                              |
|  | - Telecom e TV                             |
|  | - Quadro Geral                             |
|  | - Neutro, Fase, Retorno, Terra             |
|  | - Disjuntor termomagnético monopolar (DIN) |
|  | - Disjuntor residual (DR)                  |


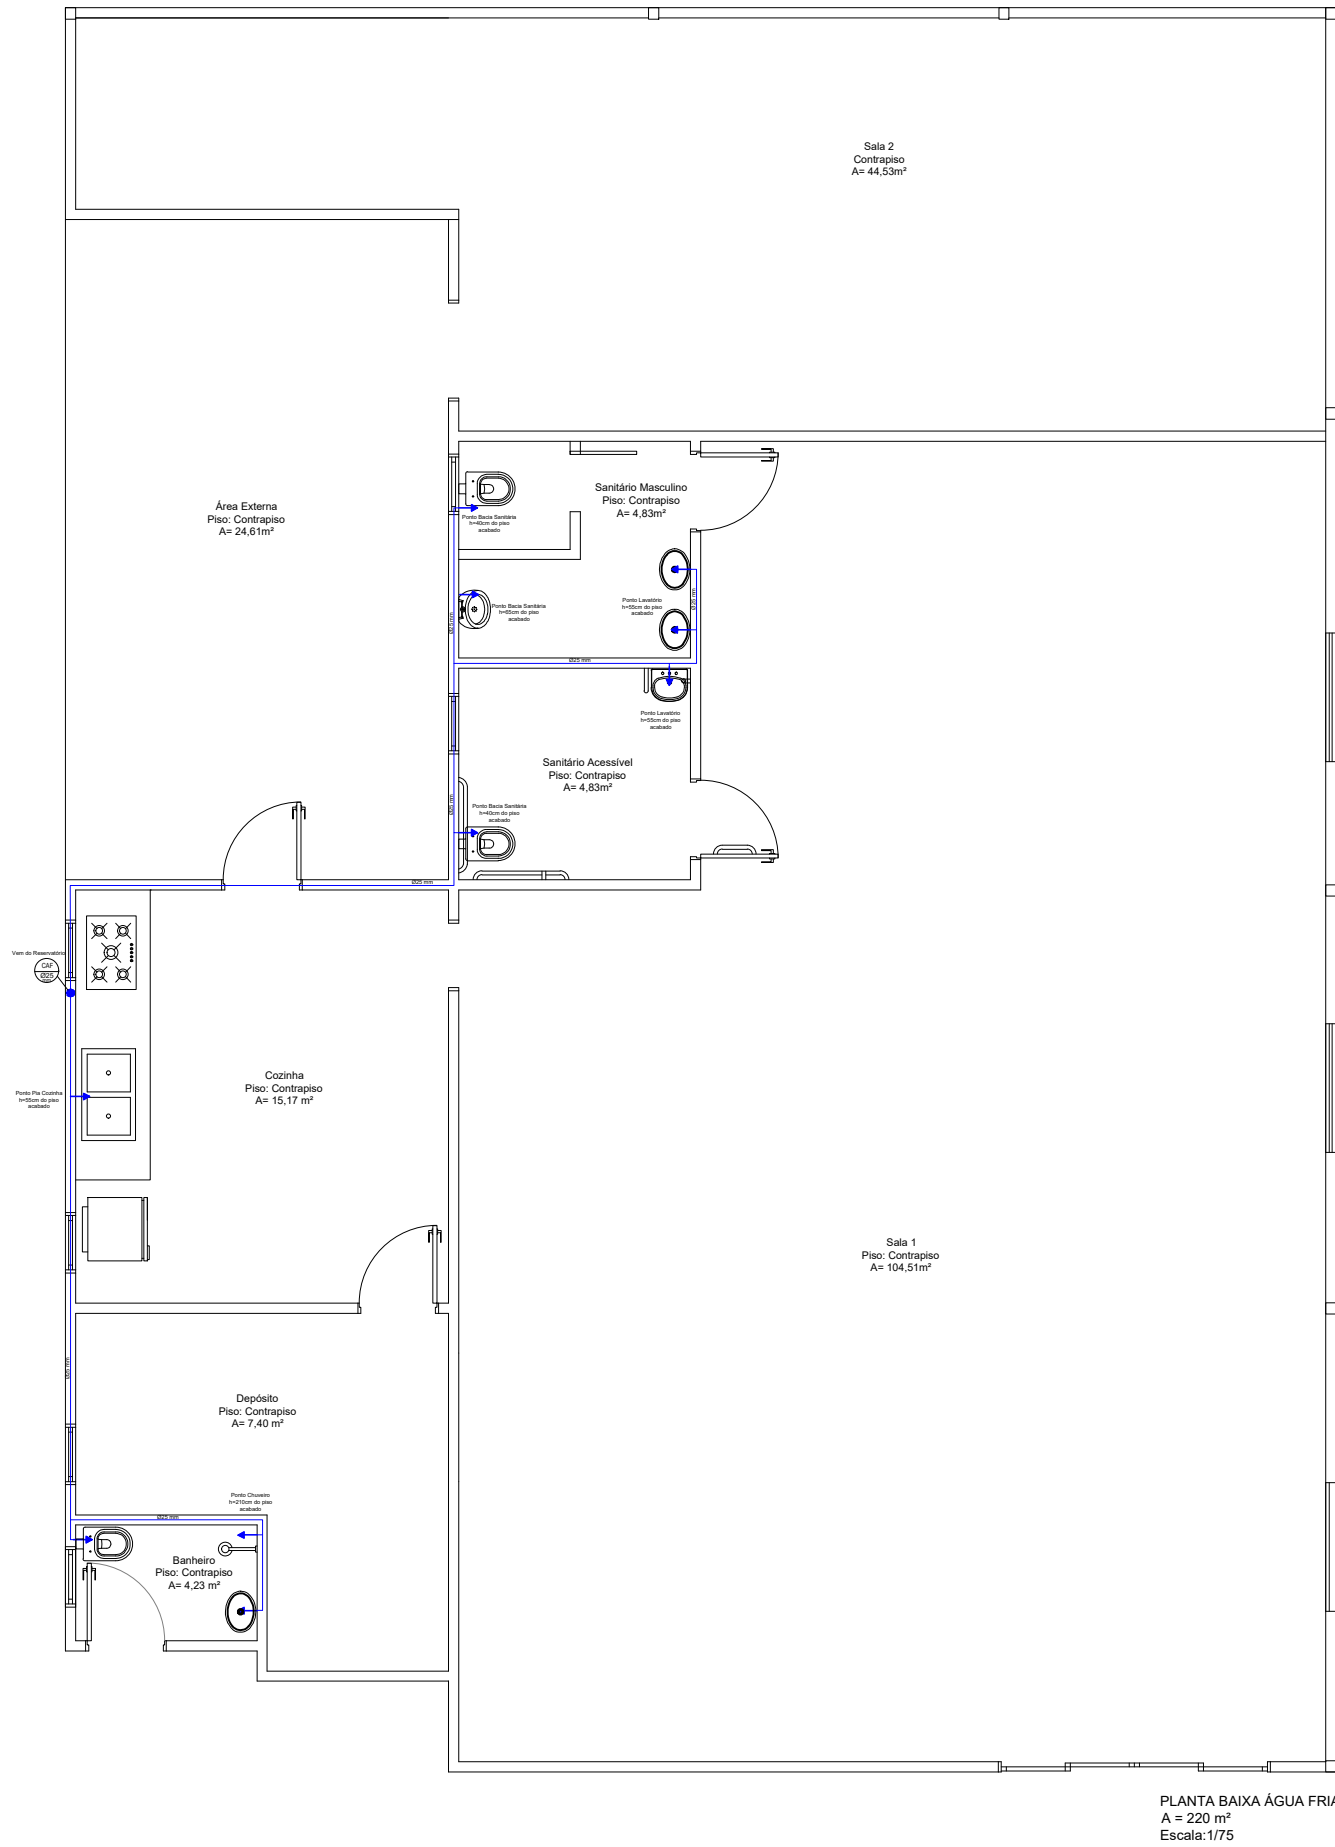


PLANTA BAIXA ÁGUA FRIA  
A = 220 m²  
Escala: 1/75


DETALHE CAIXA SIFONADA EM PVC:

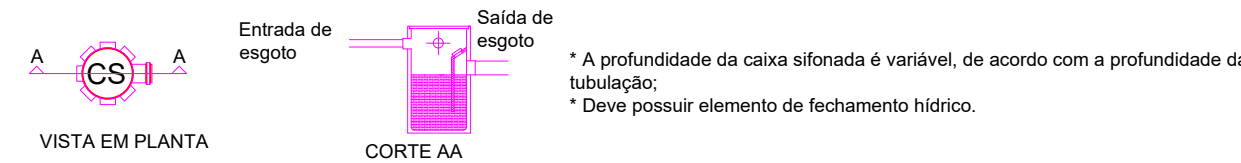

DETALHE CAIXA DE GORDURA:

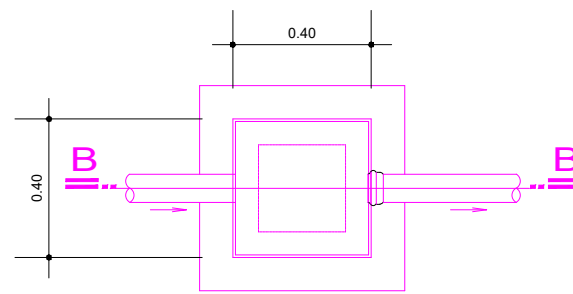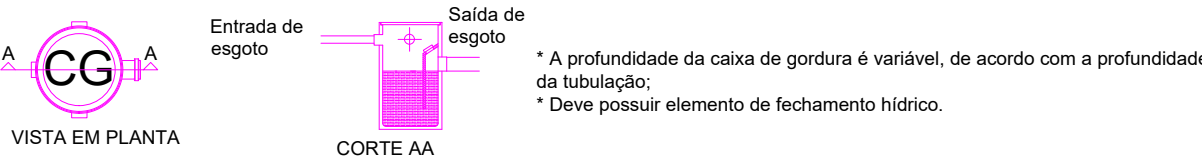


PLANTA BAIXA CAIXA DE INSPEÇÃO DE ESGOTO

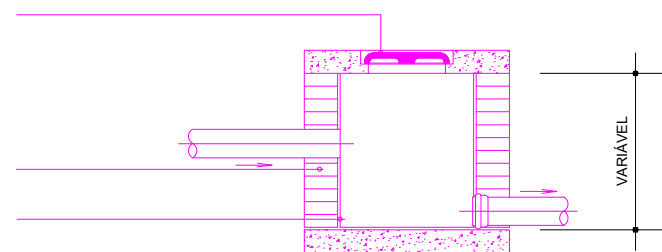

CORTE BB

LEGENDA

|                        |
|------------------------|
| CS - CAIXA SIFONADA    |
| CG - CAIXA DE GORDURA  |
| CI - CAIXA DE INSPEÇÃO |

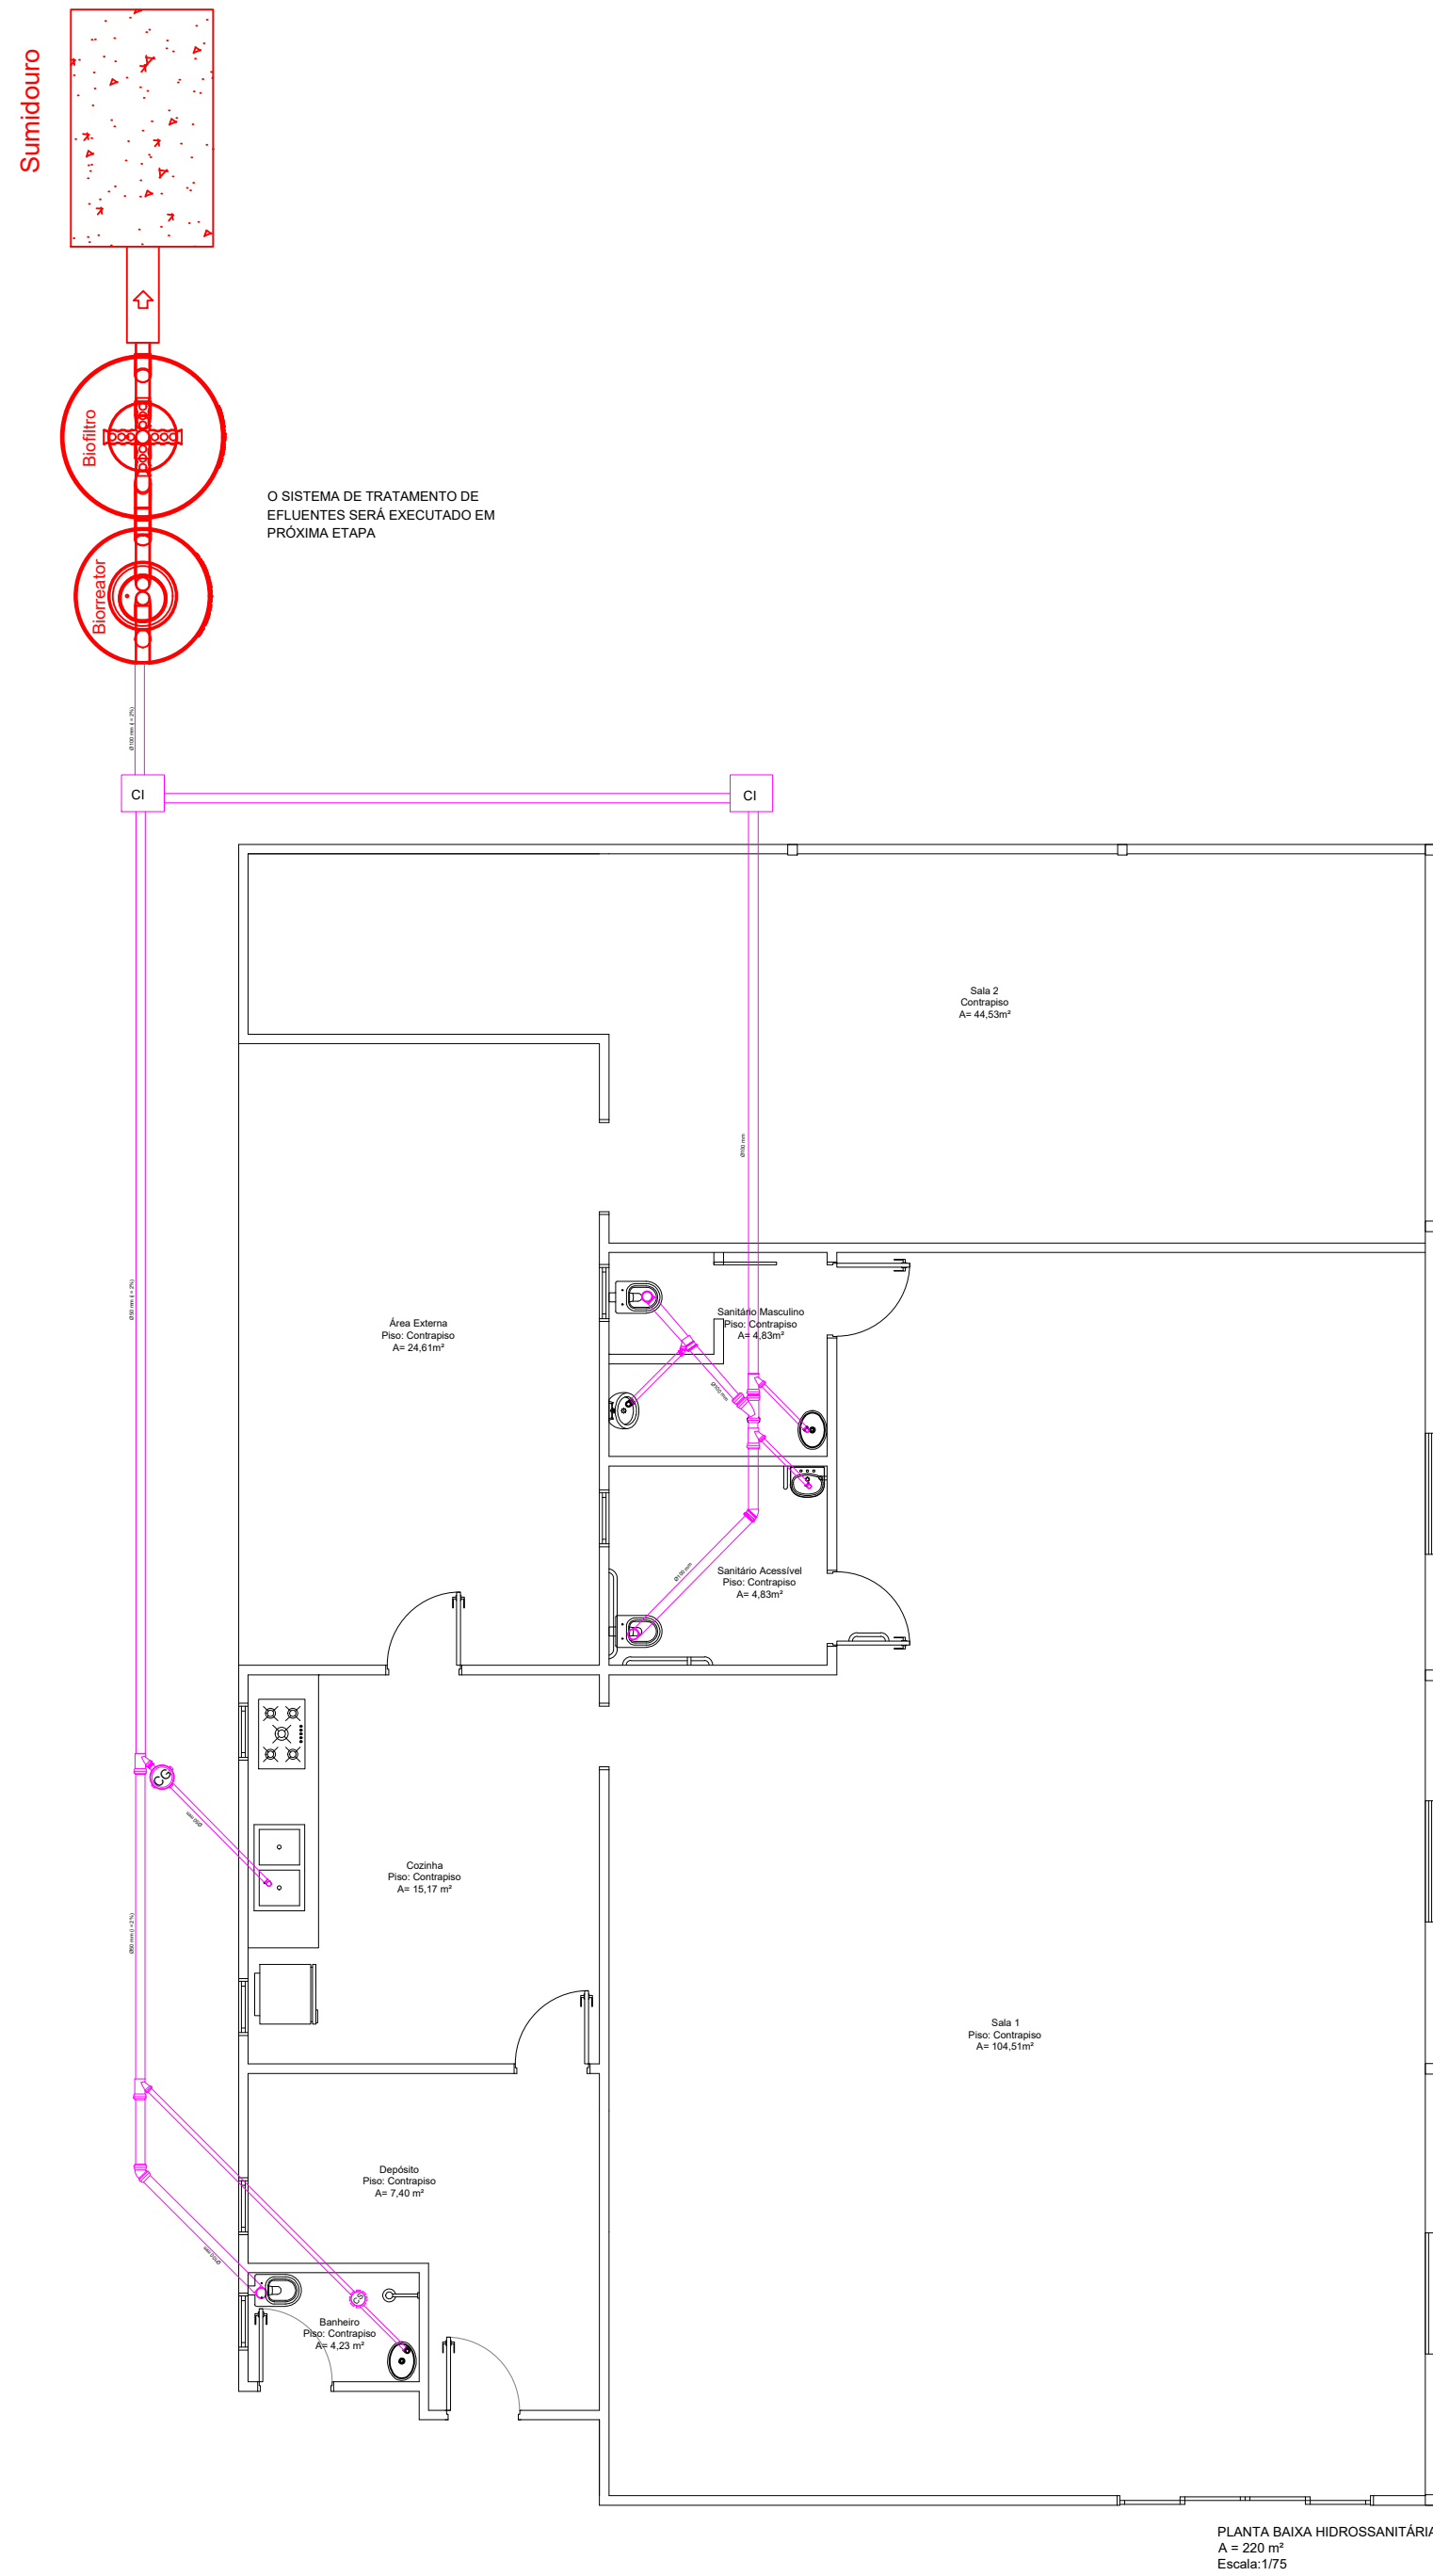

PLANTA BAIXA HIDROSSANITÁRIA  
A = 220 m²  
Escala: 1/75



**PROJETO APROVADO**

DATA DE APROVAÇÃO:  
Conforme a data de assinatura eletrônica no verso e lateral da prancha.

**GIOVANA PELISSER**  
Engenheira Civil  
CREA: 148.601-8-SC

REFORMA E MELHORIAS ESCOLA ZÉLIA ZANFONATTO

|                                                                                                      |                                                                                       |
|------------------------------------------------------------------------------------------------------|---------------------------------------------------------------------------------------|
| TIPO DA OBRA: Reforma Escola Zélia Zanfonatto                                                        | ÁREA: 220 m²                                                                          |
| ENDEREÇO: Linha União da Serra - Município de Nova Itaberaba/SC                                      | DATA: Maio/2024                                                                       |
| PROPRIETÁRIO (A): Município de Nova Itaberaba<br>CNPJ: 95.990.131/0001-70                            | RESPONSÁVEL TÉCNICO: Bruna Cristine Bianchi<br>Engenheira Civil<br>CREA: 148.601-8-SC |
| CONTEÚDO DA PRANCHA: Planta Elétrica<br>Planta Hidrossanitária<br>Planta Hidráulica<br>Detalhamentos | NÚM. DO LOTE:<br>NÚM. DA QUADRA:<br>ÁREA DO LOTE:                                     |
|                                                                                                      | DESENHO: Bruna<br>ESCALA: Indicada<br>PRANCHA: 04/04                                  |



## VERIFICAÇÃO DAS ASSINATURAS



Código para verificação: 7274-F638-4E83-9A42

Este documento foi assinado digitalmente pelos seguintes signatários nas datas indicadas:



BRUNA CRISTINE BIANCHI (CPF 101.XXX.XXX-85) em 06/06/2024 10:13:58 (GMT-03:00)

Papel: Parte

Emitido por: Sub-Autoridade Certificadora 1Doc (Assinatura 1Doc)



GIOVANA PELISSER (CPF 077.XXX.XXX-51) em 06/06/2024 11:10:59 (GMT-03:00)

Papel: Parte

Emitido por: Sub-Autoridade Certificadora 1Doc (Assinatura 1Doc)

Para verificar a validade das assinaturas, acesse a Central de Verificação por meio do link:

<https://novaitaberaba.1doc.com.br/verificacao/7274-F638-4E83-9A42>