


12 INSTALAÇÃO ELÉTRICA
ESCALA: 1/50

DIAGRAMA UNIFILAR:

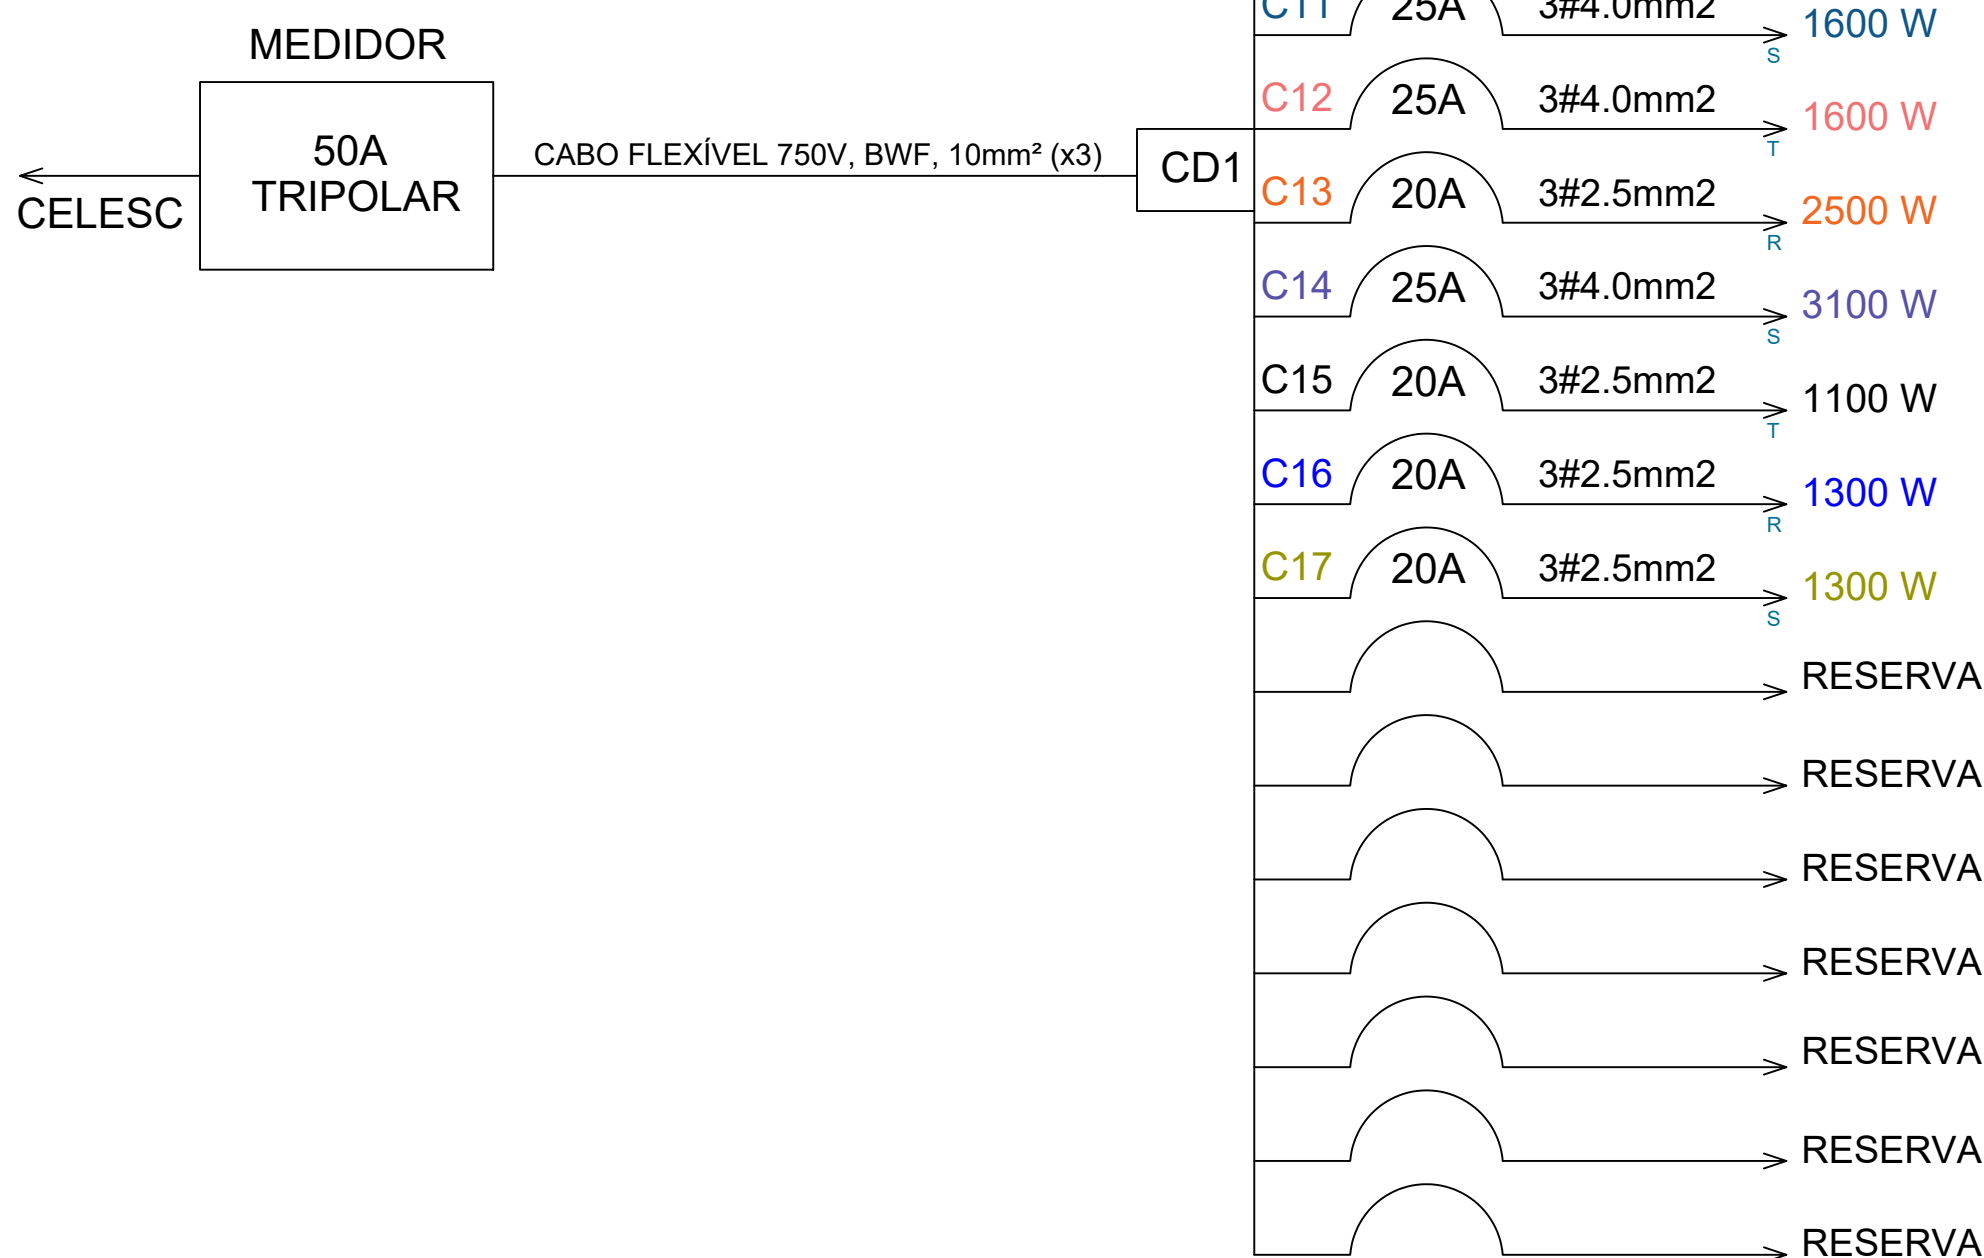

LEGENDA ELÉTRICA:

- ELETRODUTO FLEXÍVEL - SOBRE FORRO
- ELETRODUTO FLEXÍVEL - INTERNO PAREDE
- ELETRODUTO PVC RÍGIDO - APARENTE
- 1 TECLA SIMPLES + 1 TOMADA - 1,00m DO PISO
- INTERRUPTOR SIMPLES 1 TECLA - 1,00m DO PISO
- INTERRUPTOR PARALELO 3 TECLAS - 1,00m DO PISO
- INTERRUPTOR PARALELO 2 TECLAS - 1,00m DO PISO
- INTERRUPTOR PARALELO 1 TECLA - 1,00m DO PISO
- PONTO DE LUMINÁRIA LED - 50W
- REFLETOR LED - 50W
- REFLETOR LED COM BRAÇO (FACHADA) - 100W
- TOMADA ALTA (220M DO PISO ACABADO)
- TOMADA MÉDIA (100M DO PISO ACABADO)
- TOMADA BAIXA (40M DO PISO ACABADO)
- QUADRO DISTRIBUIÇÃO - 24 DISJUNTORES

OBSERVAÇÕES IMPORTANTES:

- As dimensões das esquadrias referem-se AO VÃO LUZ (dimensão final);
- Observar a documentação na sua integralidade (projeto, orçamento e memorial) para a execução dos serviços.



**REFORMA SECRETARIA MUNICIPAL
DA AGRICULTURA**

Escala: INDICADA	Conteúdo da Prancha : PROJETO INSTALAÇÃO ELÉTRICA	Área do projeto: 207,72m²
Data: DEZEMBRO/2025	Proprietário: MUNICÍPIO DE ÁGUAS FRIAS/SC CNPJ: 95.990.180/0001 - 02	Prancha: 06/08
Desenho: DAYANA ZANELLA	Responsável Técnico Projeto: Dayana Mayer Cassol Zanella Arquiteta e Urbanista CAU n. AS9.369 - 9	