


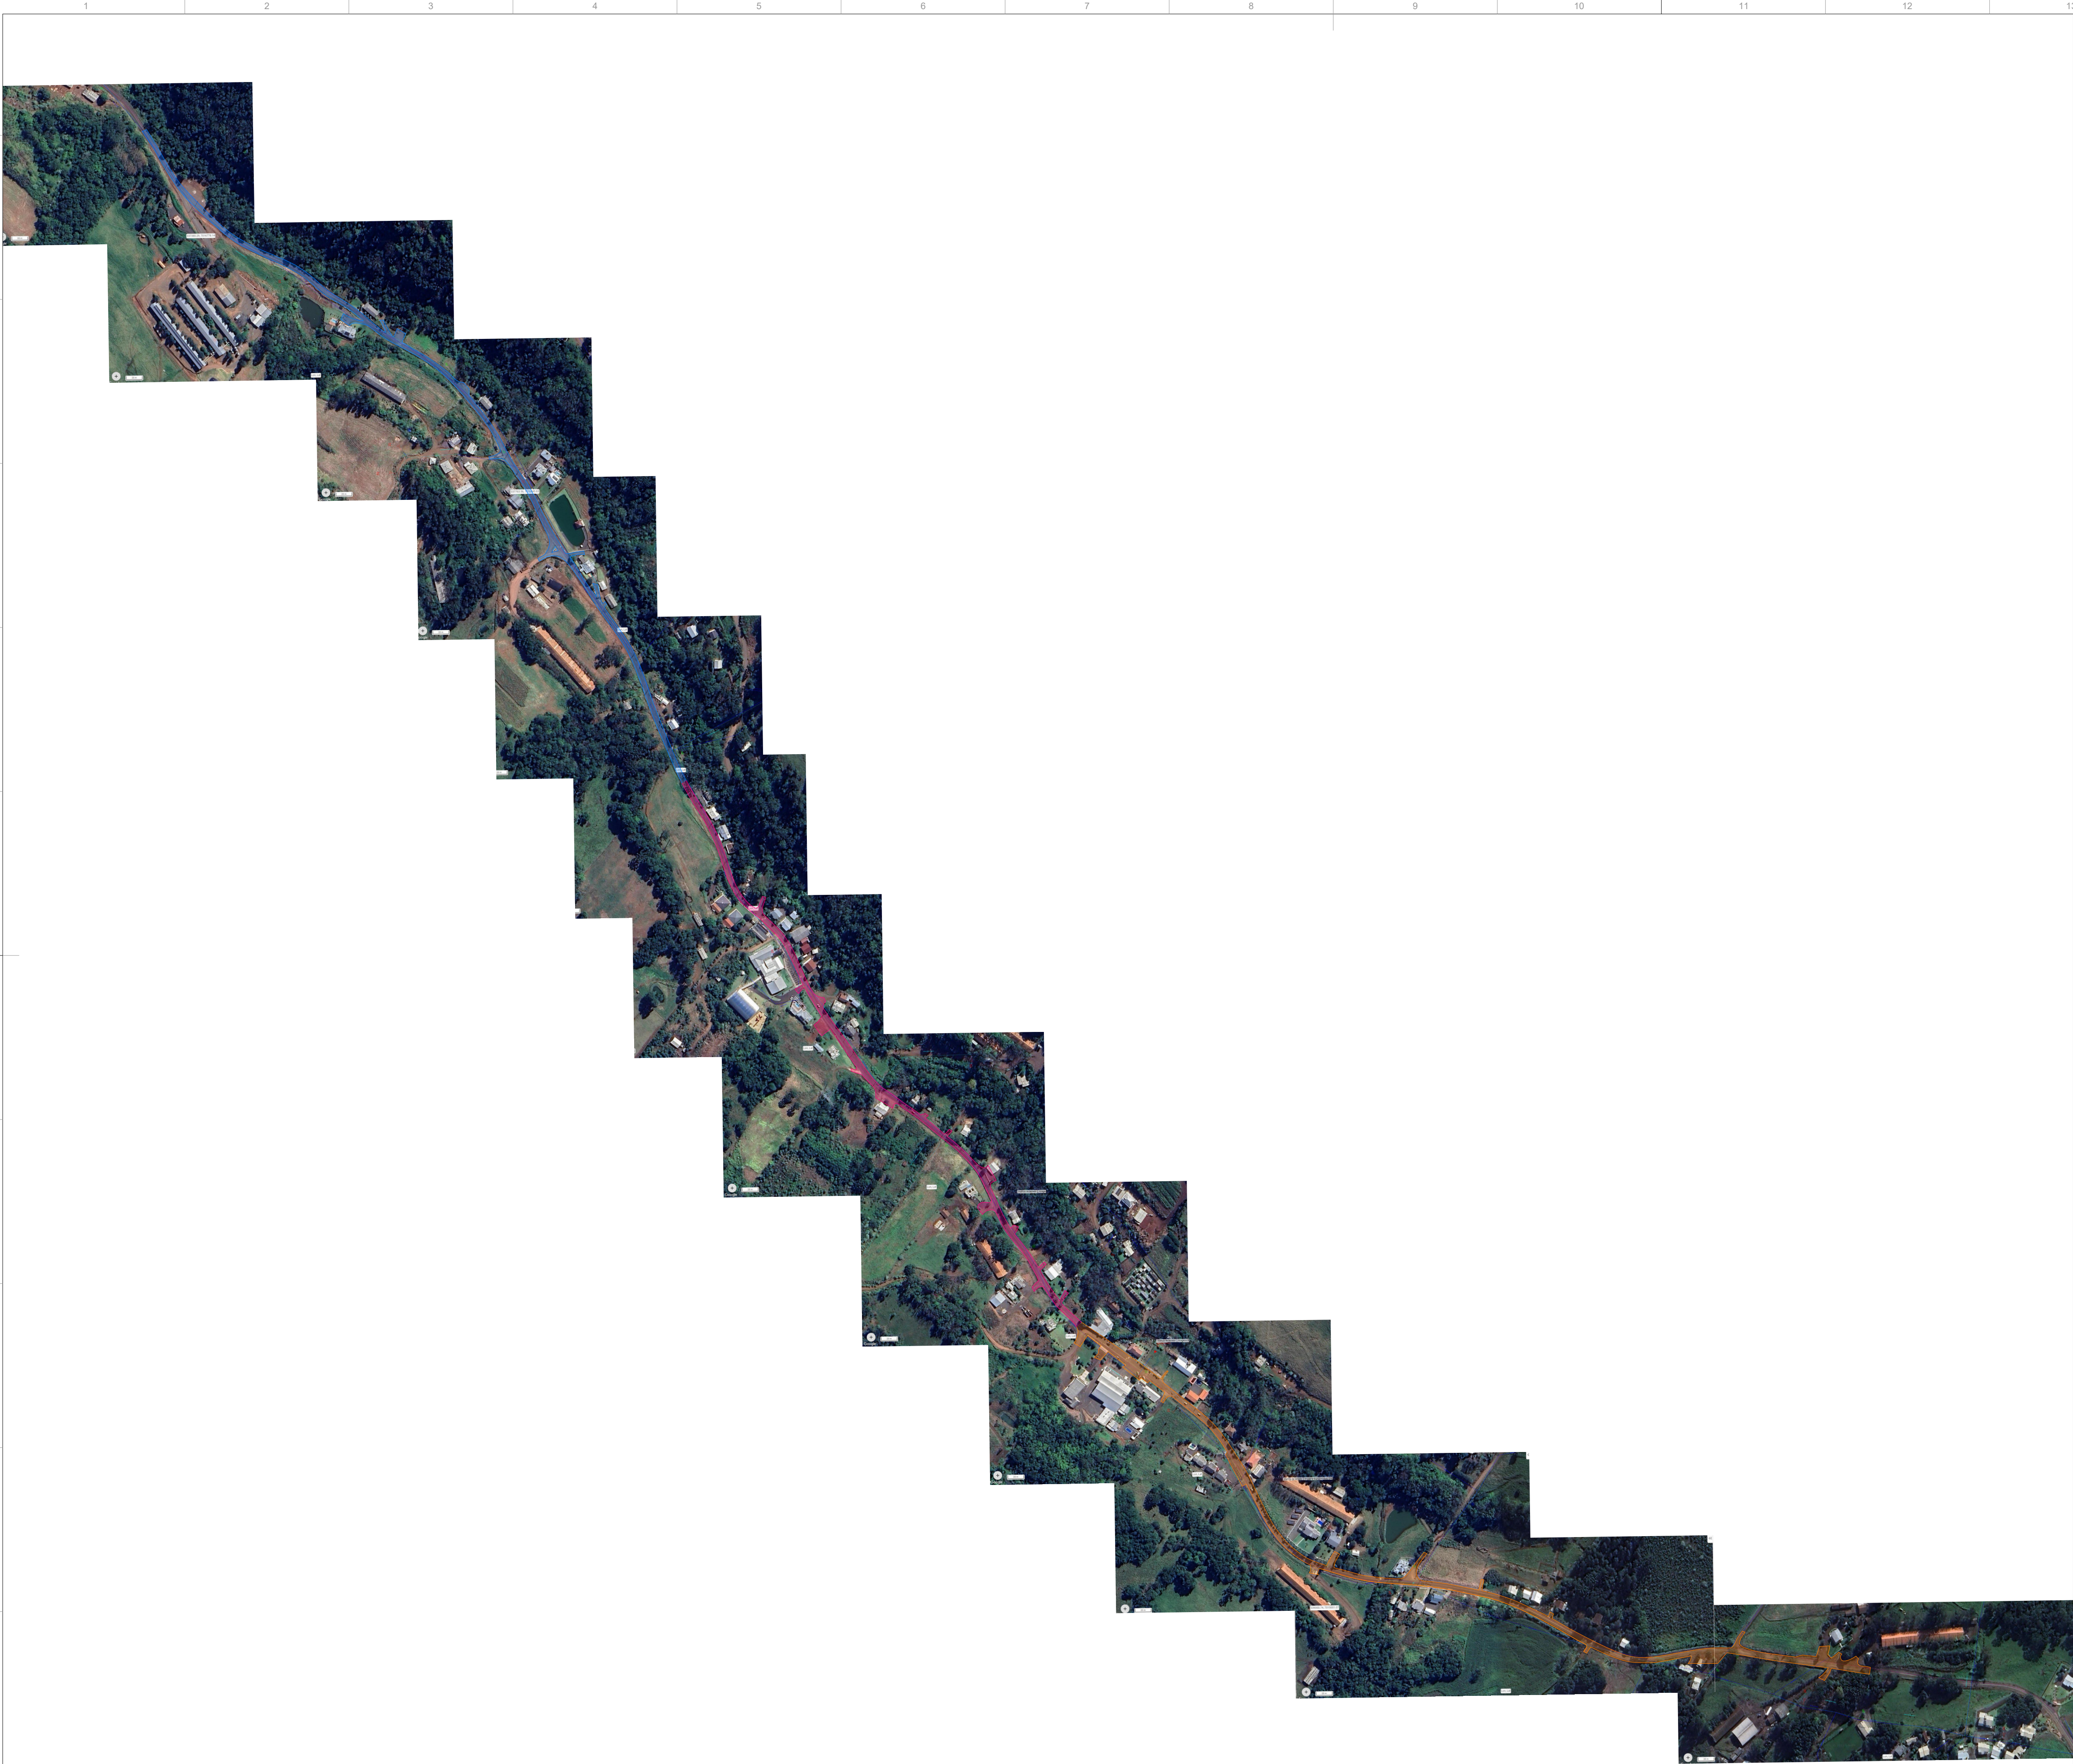

LEGENDA	
	Delimitação do trecho 01 da pista de rolamento da EMCA 005.
	Delimitação do trecho 02 da pista de rolamento da EMCA 005.
	Delimitação do trecho 03 da pista de rolamento da EMCA 005.

NOTAS GERAIS	
1 - A execução deve seguir os critérios das normas NR 10 e ABNT NBR 5410. 2 - Estações e fiações não cotadas serão de 45/3" e 81,5 mm² respectivamente. 3 - Pontos de força e iluminação não cotados terão potência de 100 W. 4 - Todas as curvas das luminárias deverão ser atendidas, quando estas não forem instaladas deverão ser dotadas uma "tela" do condutor de proteção (se for) na caixa ou um "balechin" quando existir risco para pedestres e futuro atendimento. 5 - A fiação entre quadros ou entre quadros e medidores deve ser unipolar de cobre com isolamento EPR ou XLPE 1x1 e alongada em eletrodutos helicoidais de PEAD. 6 - A fiação dos sistemas que passem pela área externa da edificação deve ser unipolar de cobre com isolamento EPR ou XLPE 1x1 e alongada em eletrodutos helicoidais de PEAD. 7 - A fiação dos demais circuitos interno a edificação pode ser composta por cabos isolados de cobre com isolamento em PVC 750 V. 8 - Todos os circuitos que passem por área molhada devem ser protegidos com DR, mesmo que não indicado nos diagramas. 9 - Todos os chuveiros devem ser blindados, compatíveis com DR.	1 - Este projeto é propriedade do projetista registrado no sítio, conforme Lei N° 5194/96 não deve ser utilizado para qualquer outra finalidade que não se relacione com a execução do presente edifício, sendo terminantemente vedada sua colocação a disposição de terceiros. 2 - O projetista não se responsabiliza por eventuais alterações dentro do projeto durante sua execução, qualquer modificação, o mesmo deve ser comunicado. 3 - Este projeto foi baseado no layout e informações fornecidas pelo arquiteto no projeto. 4 - Qualquer modificação ou dúvida deverá ser imediatamente comunicada por escrito ao projetista.
LIBERADO PARA EXECUÇÃO SO 788915 - CELESC	

N°	REVISÕES	DATA	APROVAÇÃO
PE-RO0	Emissão executiva	14/02/2024	Eduardini P. Oliveira
PL-RO1	Revisão geral - Simbologia e posicionamento	27/01/2024	Eduardini P. Oliveira
PL-RO0	Emissão inicial	21/12/2023	Eduardini P. Oliveira

**Engechap**
SOLUÇÕES EM ENG. ELÉTRICA

Engechap Serviços LTDA.
R. Palmeiras, 322 - Casa da Esquina - Centro, Chapecó - SC, 89814-110
Tel. (43) 99600-8543

Obras

Iluminação Pública EMCA 005 (Trecho 02)
EMCA 005, proximidades da Comunidade de Linha Bento Gonçalves, Cordilheira Alta - SC

Responsável Técnico

Projetista

Marcelo Kenzi Makiyama
CREA-SC 133499-0

Luis Felipe Mortari Riviera
CPF 063.728.209-43

Proprietário

Município de Cordilheira Alta
CNPJ 95.990.198/0001-04

Projeto

Projeto

PROJETO ELÉTRICO

Área / Pavimento

Planta baixa - Implantação

Conteúdo

Demarcação de escopo de projeto
Separação de trechos

Prancha

101

Número

01

Pran. Tot.

04

Data

14/02/2024

Escala

1:4000

Desenho

Luis Riviera

Conferência

Revisor

