


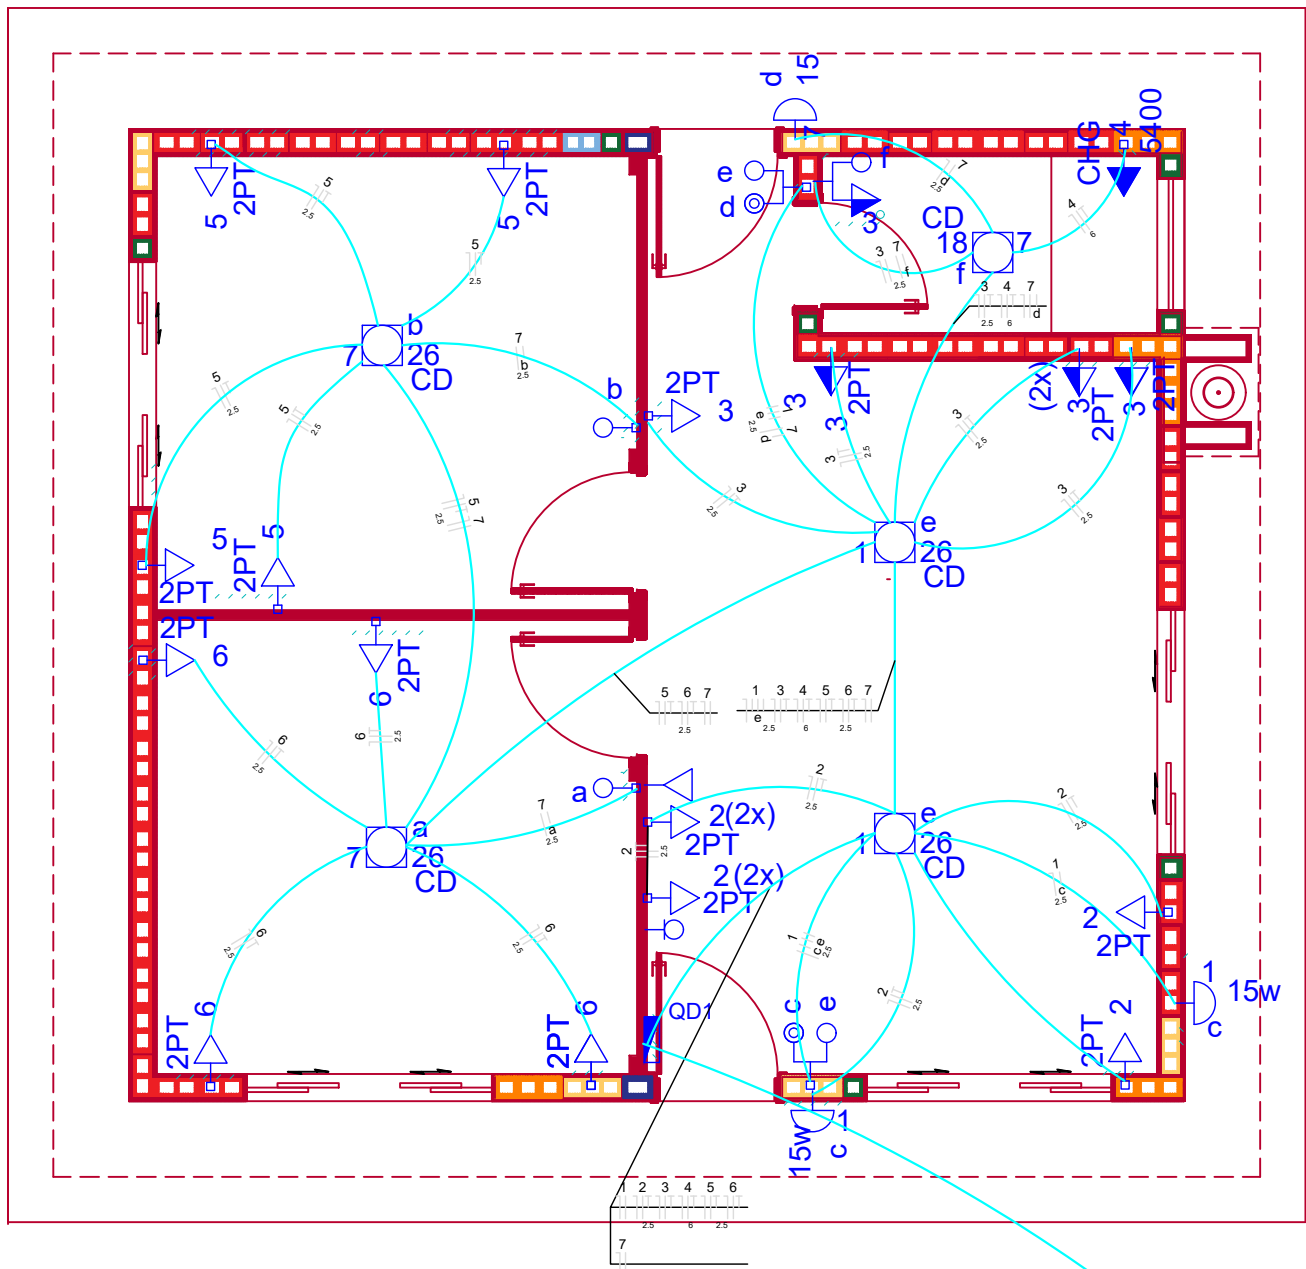

Legenda

1 teca simples & 1 tomada - 1,10m do piso

Caixa de medição embutir a 1,50m do piso

Entrada de serviço aérea

Interruptor 1 simples e 1 paralelo - 1,10m do piso

Interruptor simples 1 teca - 1,10m do piso

Luminária p/ floor. compacta dupla - sobrepor teto

Luminária p/ lâmp. incand. decorativa verde - parede

Ponto 2P+T a 2,20m do piso

Ponto de TV a 0,30m do piso

Ponto rede lógica a 0,30m do piso

Quadro de distribuição - embutir a 1,50m do piso

Tomada 2P+T a 0,30m do piso

Tomada universal (2)2P+T a 0,30m do piso

Tomada universal (2)2P+T a 1,10m do piso




Tomada universal 2P+T a 1,10m do piso

Quadro de Cargas (AL1)															
Circuito	Descrição	Esquema	Método de inst.	V (V)	Pot. total. (VA)	Pot. total. (W)	Fases	Pot. - R (W)	Pot. - S (W)	Pot. - T (W)	FCT	FCA	In' (A)	Seção (mm2)	Ic (A)
QM1	Quadro de Medição	F+N+T	B1	220 V	8241	7697	R	7697			1.00	1.00	16.4	10	75.0
TOTAL							R	7697	0	0					40.0

Quadro de Cargas (QM1)															
Circuito	Descrição	Esquema	Método de inst.	V (V)	Pot. total. (VA)	Pot. total. (W)	Fases	Pot. - R (W)	Pot. - S (W)	Pot. - T (W)	FCT	FCA	In' (A)	Seção (mm2)	Ic (A)
QD1	Quadro de Distribuição	F+N+T	B1	220 V	8241	7697	R	7697			1.00	1.00	16.4	10	75.0
TOTAL							R	7697	0	0					20.0

Quadro de Cargas (QD1)															
Circuito	Descrição	Esquema	Método de inst.	V (V)	Iluminação (W)	Tomadas (W)	Pot. total. (VA)	Pot. total. (W)	Fases	Pot. - R (W)	Pot. - S (W)	Pot. - T (W)	FCT	FCA	In' (A)
1	Iluminação	F+N	B1	220 V	15	18	126	112	R	112			1.00	0.54	1.1
c					2		60	60	R	60				0.57	0.5
e						2	66	52	R	52				0.57	0.5
2	Tomada Geral Sala	F+N+T	B1	220 V		6	750	600	R	600			1.00	0.54	6.3
3	Tomada Cozinha	F+N+T	B1	220 V		7	861	700	R	700			1.00	0.54	7.2
g							0	0	R					1.00	0.0
4	Chuveiro	F+N+T	B1	220 V		1	5400	5400	R	5400			1.00	0.54	45.5
5	Tomada Dormitório 01	F+N+T	B1	220 V		4	500	400	R	400			1.00	0.54	4.2
6	Tomada Dormitório 02	F+N+T	B1	220 V		4	500	400	R	400			1.00	0.54	4.2
7	Iluminação de Social	F+N	B1	220 V	1	1	104	85	R	85			1.00	0.54	0.9
a							33	26	R	26				1.00	0.1
b							33	26	R	26				1.00	0.1
d					1		15	15	R	15				0.70	0.1
f					1		23	18	R	18				0.80	0.1
TOTAL					3	1	8241	7697	R	7697					0

PLANTA BAIXA
ESCALA 1:50

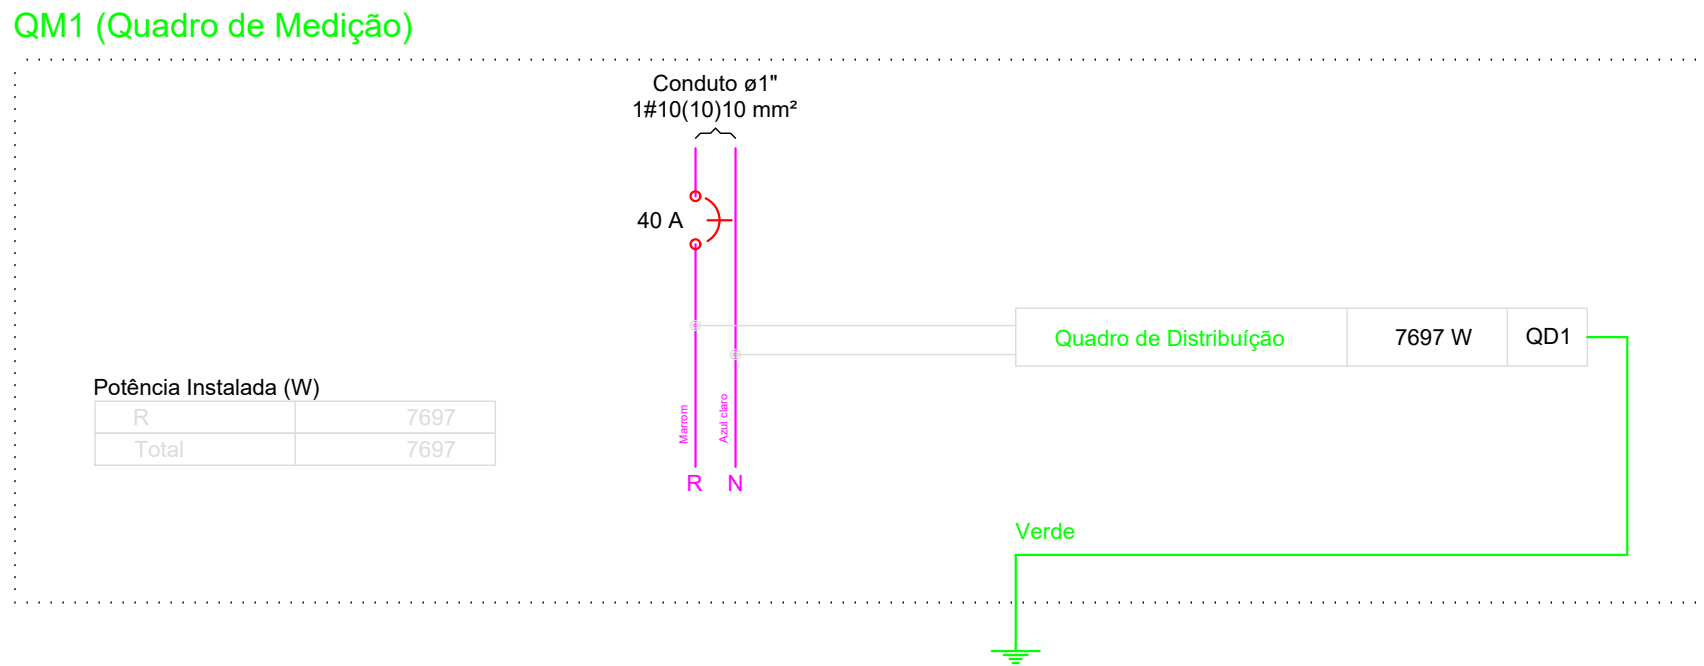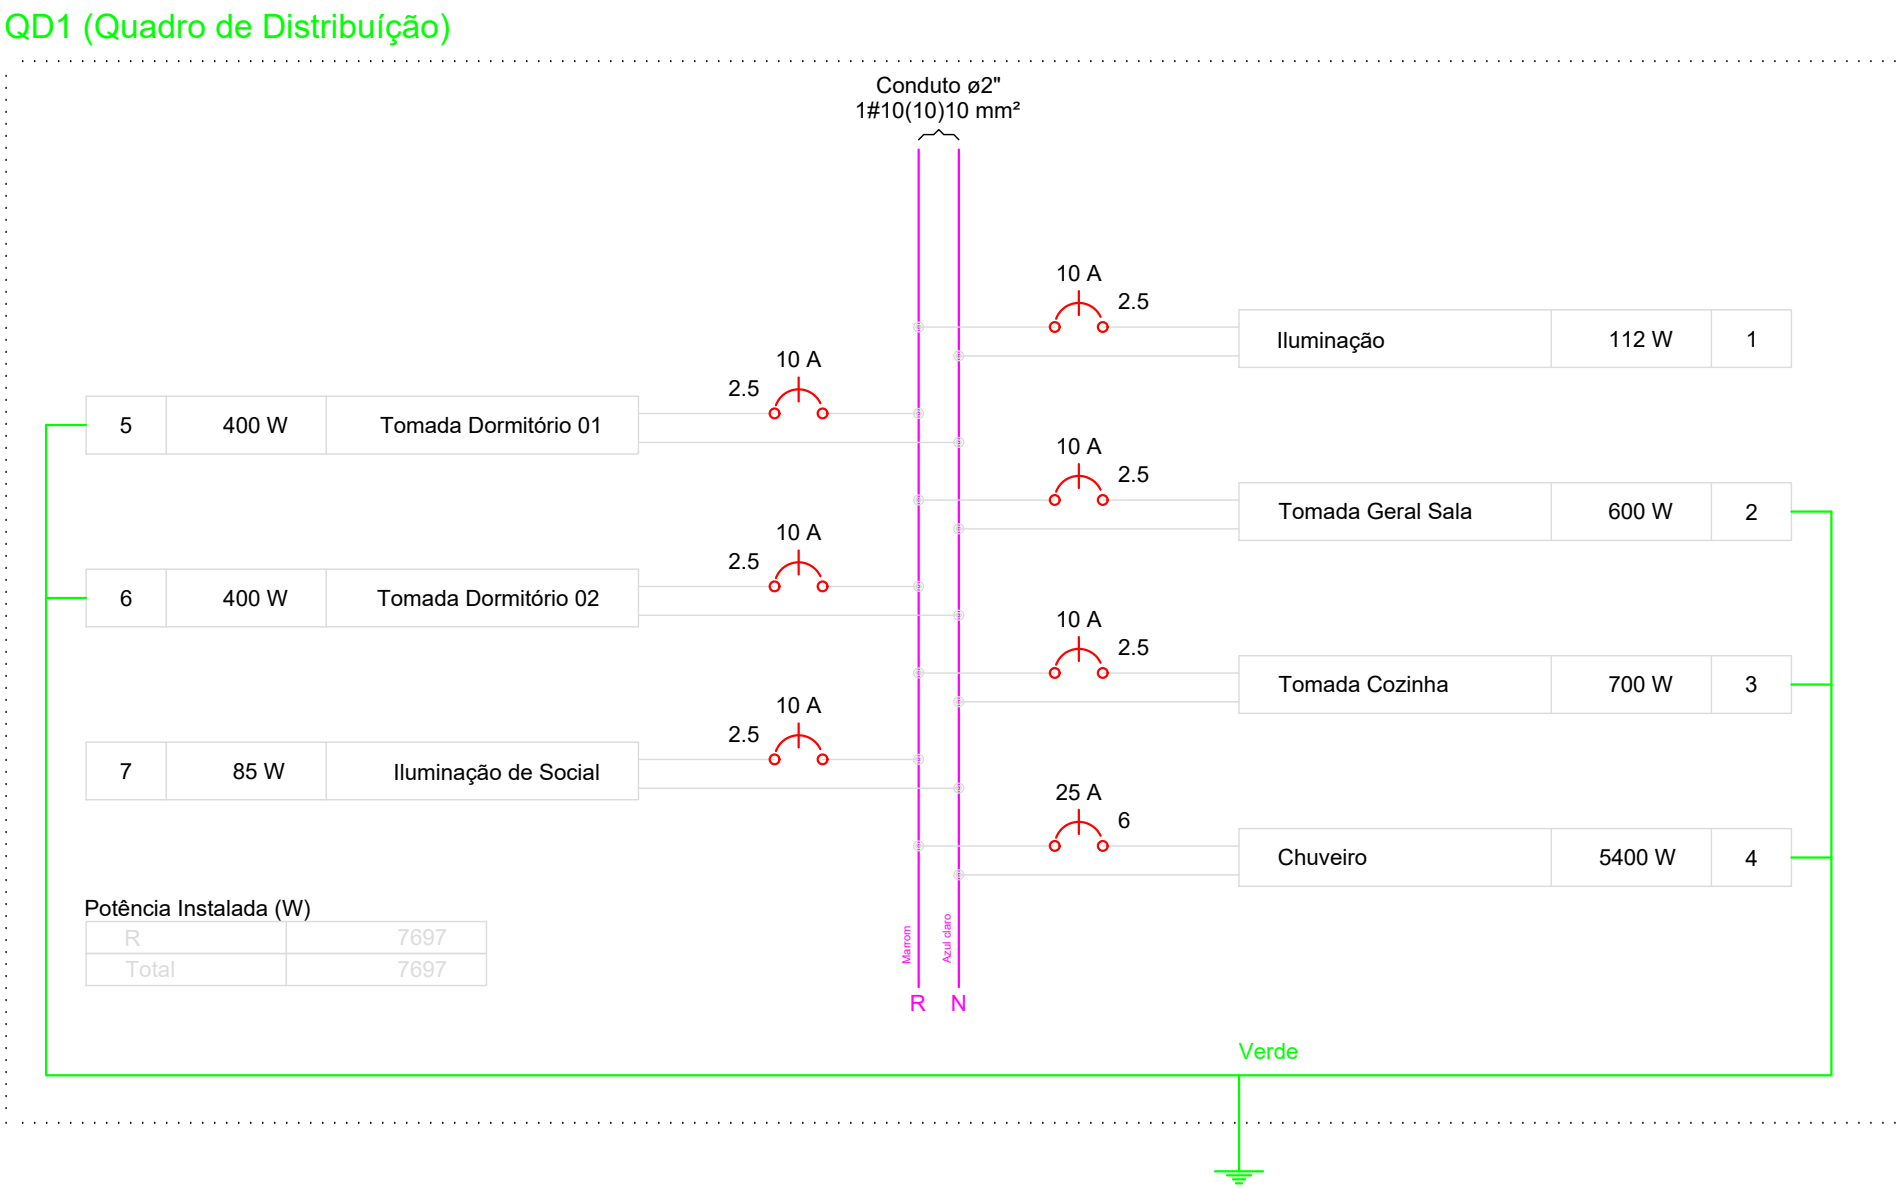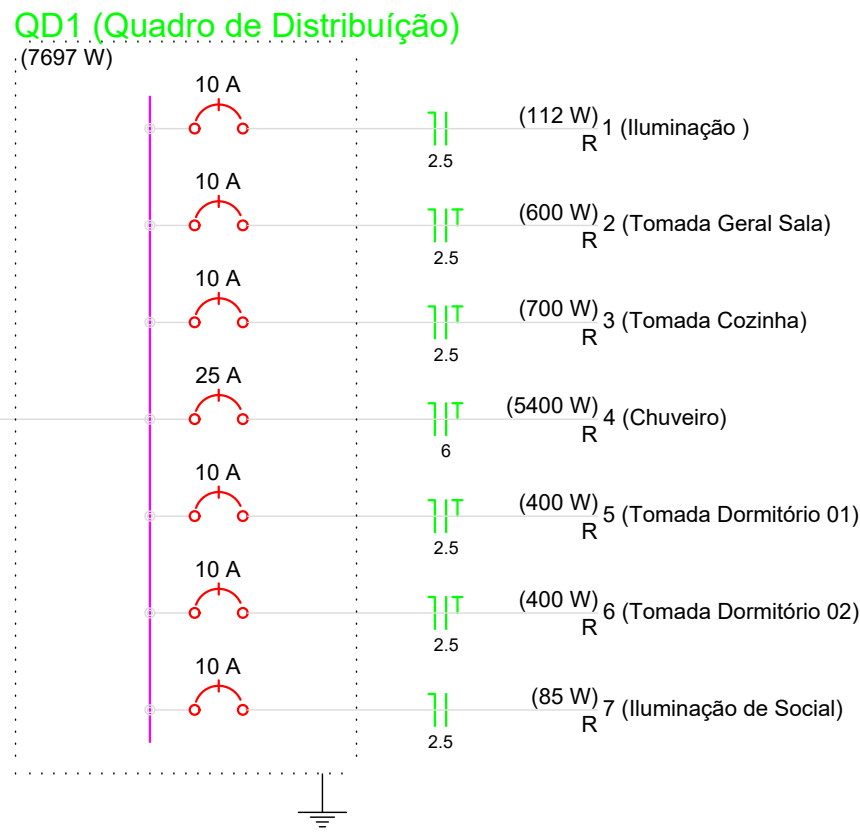

OBS.: O DETALHAMENTO DA PADRÃO DE ENERGIA ESTARÁ EM ANEXO AO MEMORIAL DESCRITIVO

Rua Juvenino França de Moraes, 19
São Cristóvão do Sul
FONE 49 3253-1200

TÍTULO

PROJETO EXECUTIVO:
CASA PADRÃO ALVENARIA 45,01 m²

PRANCHA

EL/01

REFERÊNCIA

PROJETO ELÉTRICO:
PLANTA BAIXA, TABELAS E DIAGRAMAS

PROPRIETÁRIO

PROPRIETÁRIO

ASSINATURA

RESPONSÁVEL TÉCNICO

ENG. CIRO F. SURDI
CREA/SC: 063545-0

PREFEITURA

DESENHO

01

ESCALA

INDICADA

DATA

19/05/2022

DESENHISTA
