


CHIMARRÓDROMO

Ø25mm | L=17,40m

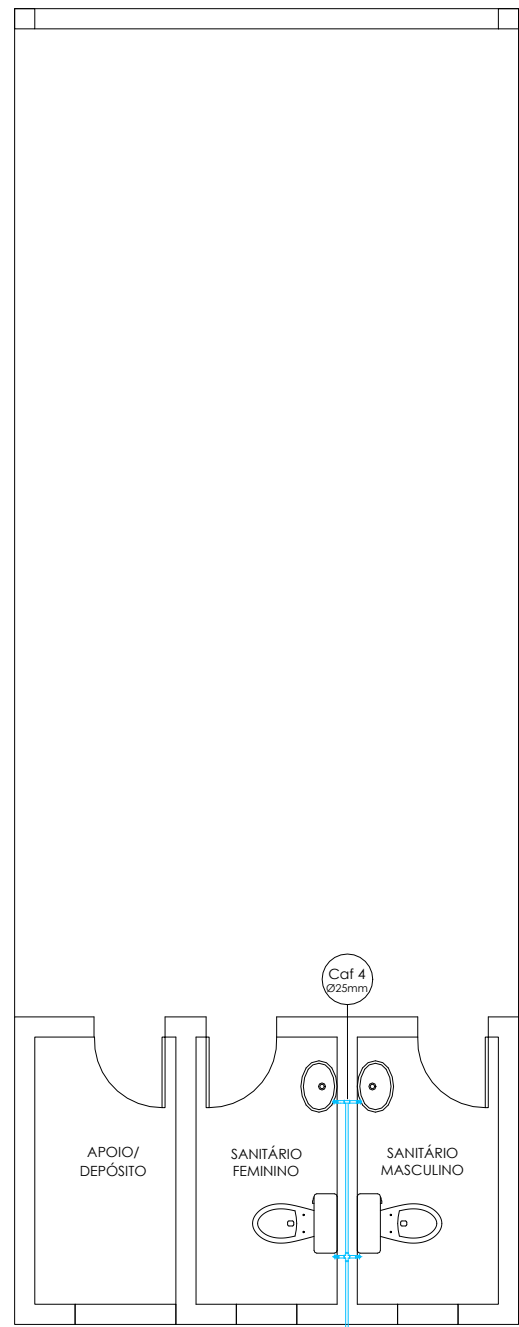

PLANTA BAIXA - INSTALAÇÕES HIDRÁULICAS

esc 1:50

CHIMARRÓDROMO

CS 150x185x75


Ø75mm | L=15,40m



PLANTA BAIXA - ESGOTAMENTO SANITÁRIO

esc 1:50

- LEGENDA:
- CS 100x100x50
 - CS 150x185x75

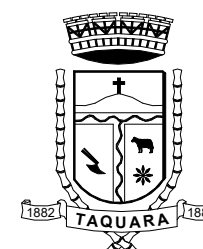

PREFEITURA MUNICIPAL DE
TAQUARA

RUA TRISTÃO MONTEIRO, 1278, CENTRO - TAQUARA/RS - CEP: 95600-000 - FONE: (051) 3541-9200

ENDEREÇO DA OBRA: RUA OSWALDO DE SOUZA - BAIRRO EMPRESA, TAQUARA/RS

ARQ.: GABRIELA BINSFELD - CAU/RS A312.615-3

PREFEITURA MUNICIPAL DE TAQUARA

ESPECIFICAÇÕES:

HIDROSSANITÁRIO

DESENHO:

ARQ. GABRIELA BINSFELD

DATA:

MARÇO/26

ESCALA:

1/50

ÁREA TOTAL:

PRANCHA:

15/15