


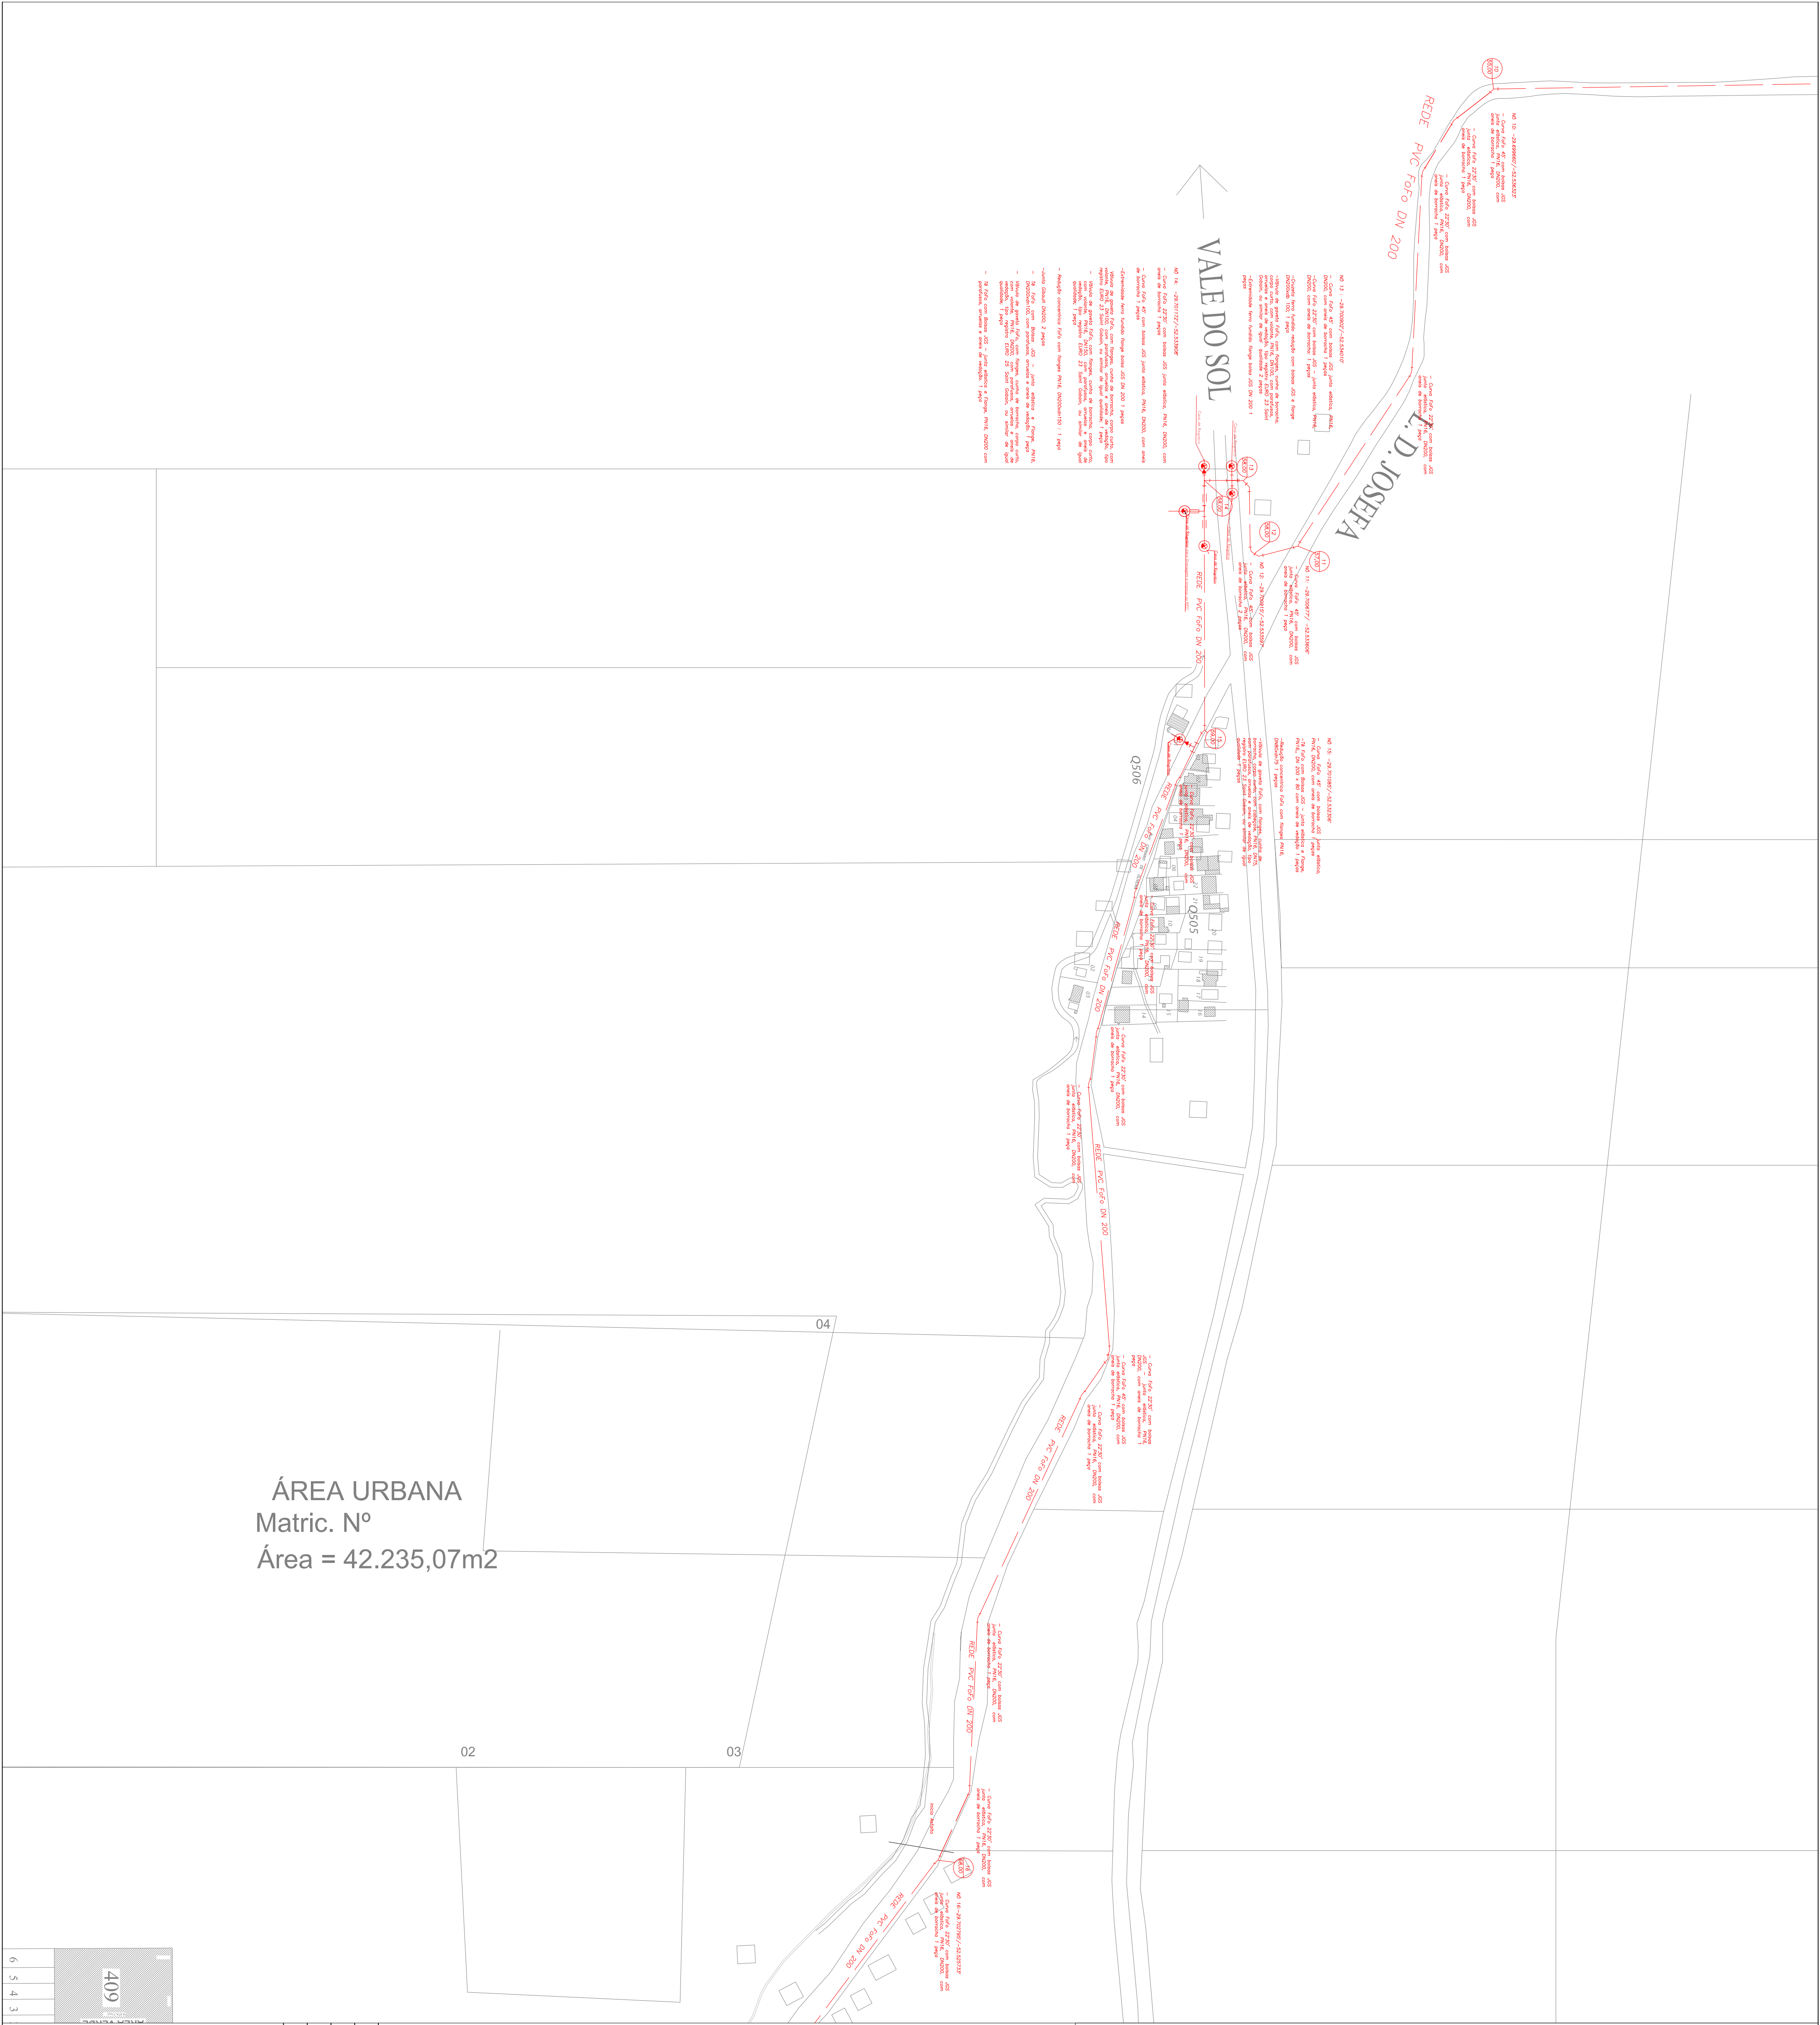

409

6 5 4 3

TRACADADO ADUTORIA FONTE DIEHL

OSS: Projeto Original de Resp. Luis Carlos Klueber

PROJETO: RARO

RESPONSÁVEL TÉCNICO

ENGº Irmel Ricardo Bossel - CREA RS 171544

DATA: Outubro/2025

REVISÃO: 00

PRANCHAS: 04

RESENHO

Irmel Bossel

Santa Cruz do Sul - RS, Rua Carlos Klueber, Nº 204, Fone: (51) 99863-7330

Vale do Sol - RS, Av. 15 de setembro, Nº 209, Fone: (51) 99839203

www.ideiaeng.com.br

1

CAIXA DE REGISTRO

ESCALA: 1:25

PLANTA ALTA

CORTE A-A

TRABALHO EM TERRE

ANEL 1 TIPO LAMPO OU SEMELHAR

ABERTURA

VAR.

TUBO

LAJOTAS DE CONCRETO

BRANCO DE FIBRA

RESERVATÓRIO

SI

30 cm

1

CAIXA DE REGISTRO

ESCALA: 1:25

PLANTA ALTA

CORTE A-A